
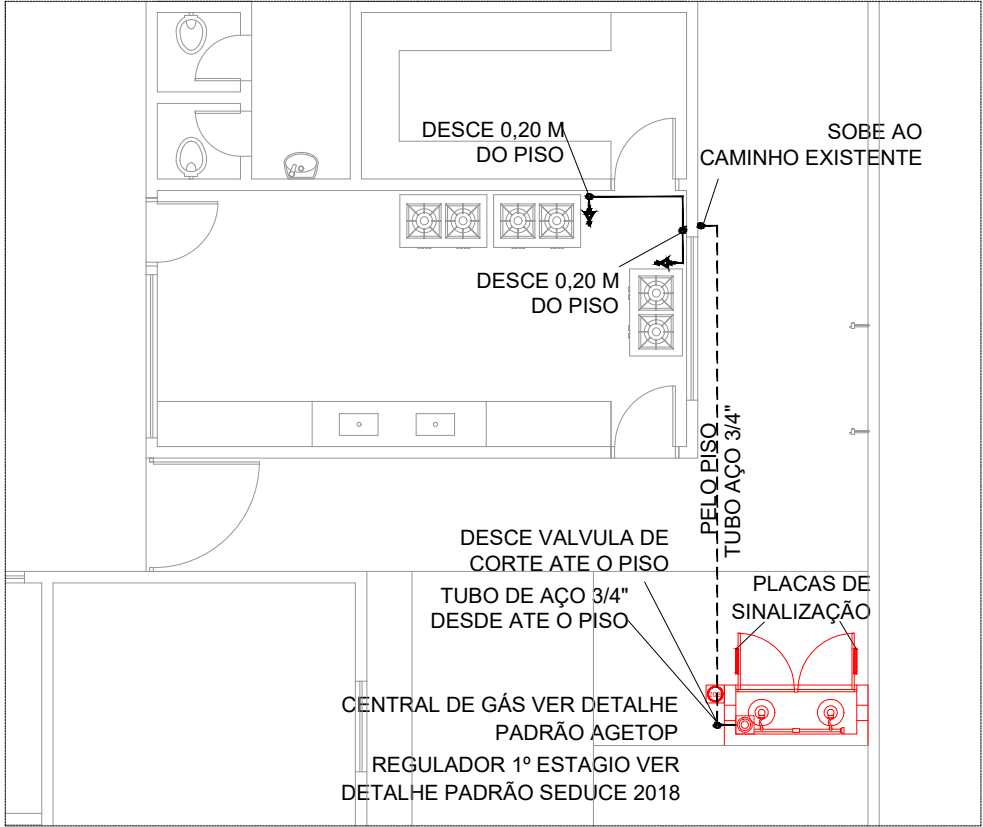



Planta de situação - Instalação de Gás  
Escala 1:400

CODIGO	SIMBOLO	SIGNIFICADO	FORMA E COR	APLICAÇÃO
1		Proibido fumar	Símbolo: Circular Fundo: branco Pictograma: preto Faixa circular e barra diametral: vermelhas	Todo local onde o fumo possa aumentar o risco de incêndio
6		Cuidado, Risco de incêndio	Símbolo: Triangular Fundo: amarelo Pictograma: preto Faixa triangular: preto	Proximo a materiais ou áreas com presença de produtos altamente inflamáveis

REDE PRIMARIA = ENTRE REGULADORES DE 1º E 2º ESTAGIO = 150 kPa  
REDE SECUNDARIA - APOS O REGULADORES DE 2º ESTAGIO = 5kPa

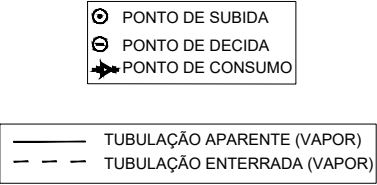

Planta baixa - Instalação de Gás  
Escala 1:100

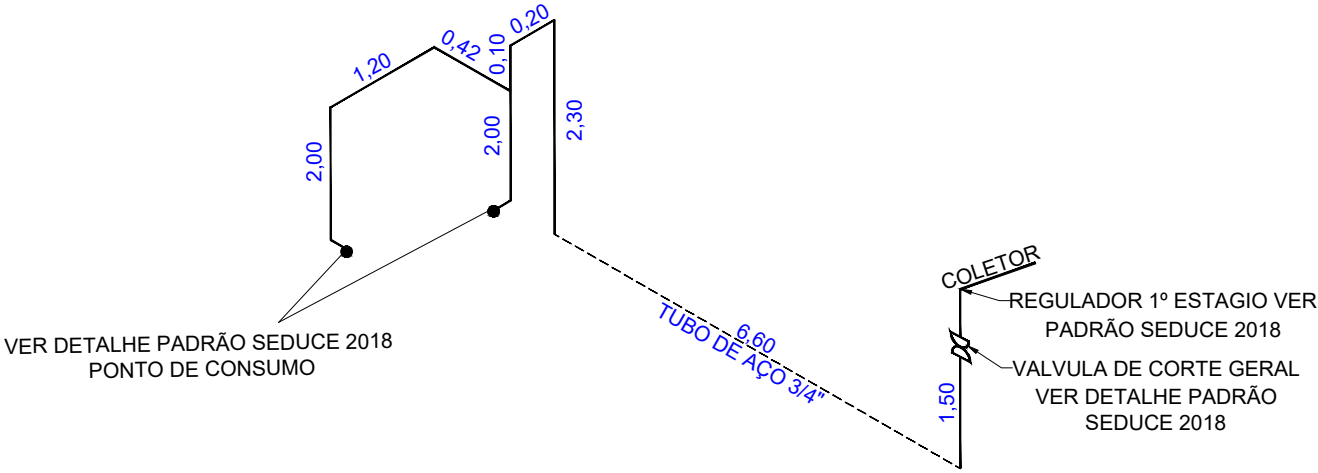

ISOMÉTRICO DA REDE DE DISTRIBUIÇÃO DE GLP  
SEM ESCALA



MUNICÍPIO: BELA VISTA  
ESCOLA: ESCOLA ESTADUAL DOUTOR BELÉM  
ENDEREÇO: Av. Senador Pedro Ludovico, s/n, Centro.

Projeto:  
GÁS CANALIZADO

AUTOR: MICHELLY DE JESUS LIMA - ENGENHEIRA CIVIL - CREA: 1017822387D-GO

Prop. Secretaria de Estado de Educação

Área terreno:  
2.382,25M2

Descrição:  
Instalação do Gás Canalizado  
Composta por 2- P45

Área Existente:  
1.306,07M2

Data:  
01/04/2019

Prancha:  
01/01