

Planta Baixa  
Escala: 1:100

**LEGENDA**


BA - BANHEIRA  
BI - BIDE  
CH - CHUVEIRO  
DH - DUCHA HIGIENICA  
FIL - FILTRO  
LV - LAVATORIO  
MLL - MAQUINA DE LAVAR LOUCA  
MLR - MAQUINA DE LAVAR ROUPA  
PIA - PIA  
RG - REGISTRO DE GAVETA  
RP - REGISTRO DE PRESSAO  
TJ - TORNEIRA DE JARDIM  
TLR - TANQUE DE LAVAR ROUPA  
TUBULAÇÃO DE ÁGUA FRIA  
TUBULAÇÃO DE ÁGUA FRIA PELO PISO  
TUBULAÇÃO DE ÁGUA QUENTE  
TUBULAÇÃO DE ÁGUA QUENTE PELO PISO  
TUBULAÇÃO DE ALIMENTAÇÃO  
TUBULAÇÃO DE ALIMENTAÇÃO PELO PISO

BE - BEBEDOR  
LV - LAVATORIO  
PIA - PIA  
RG - REGISTRO DE GAVETA  
TLR - TANQUE DE LAVAR ROUPA


Registo bruto gireto ABNT c/PVC soldável - RG  
Registo de gaveta c/anoeta cromada c/PVC soldável - RG  
Bucha de Redução  
Registo de Pressão com PVC soldável - 25 mm - 3/4"

Água Fria  
Diâmetro da Prumada  
Água Quente  
Diâmetro da Prumada  
Alimentação  
Diâmetro do Rocalque


COLUNA DE ÁGUA FRIA  
COLUNA DE ÁGUA QUENTE  
COLUNA DE ALIMENTAÇÃO

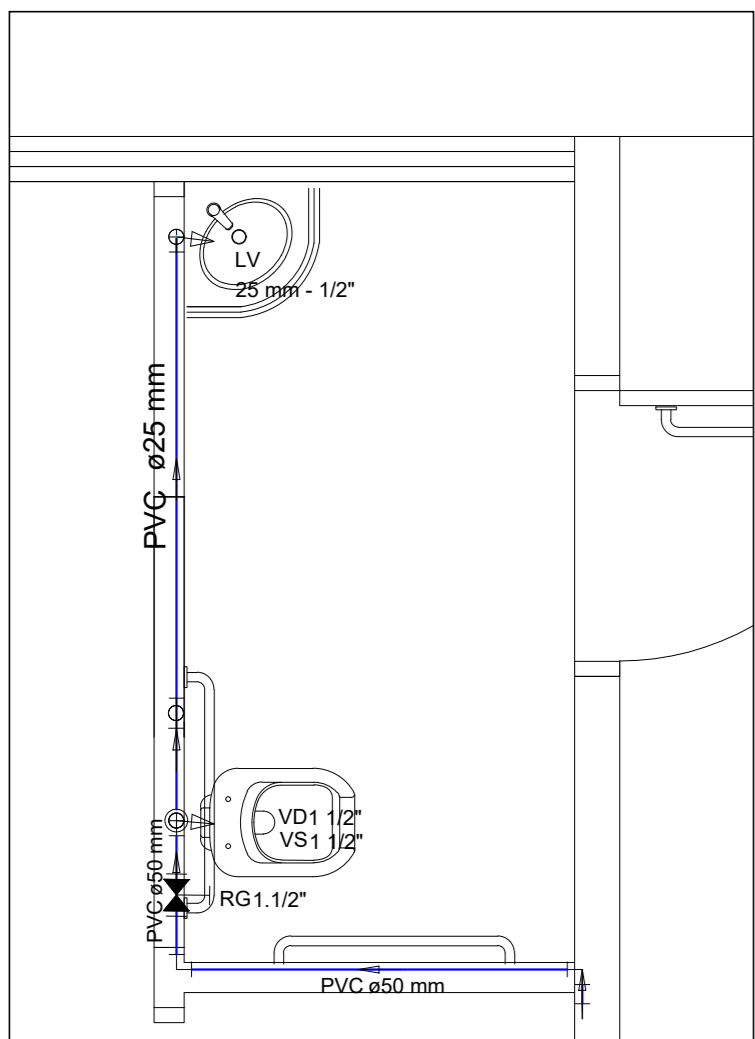


DETALHE - H1  
ESCALA 1:25

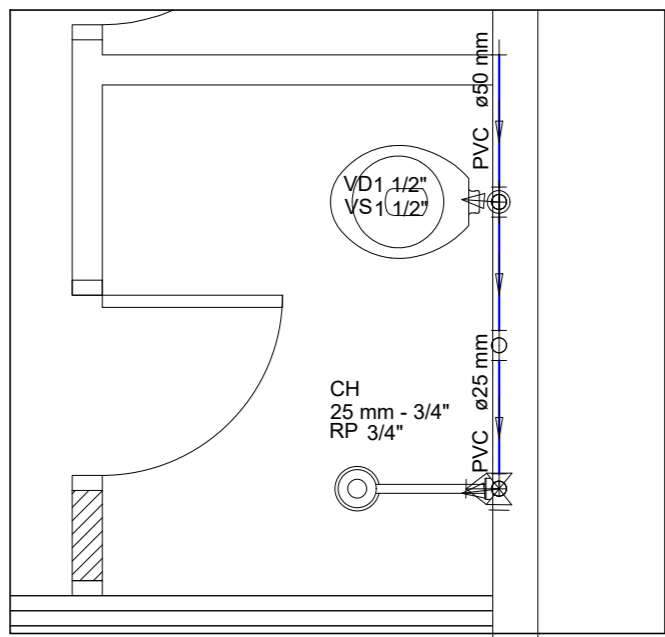

DETALHE - H2  
ESCALA 1:25

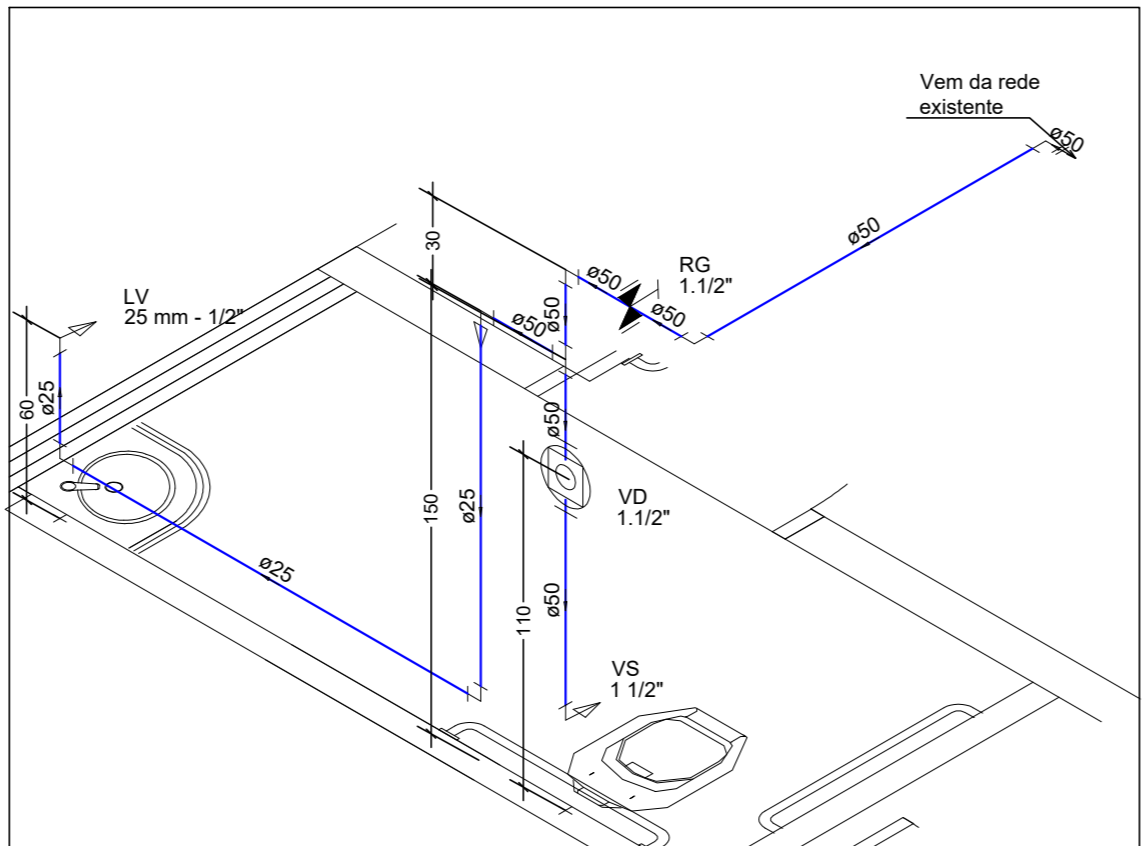

DETALHE ISOMÉTRICO - H1  
ESCALA 1:25

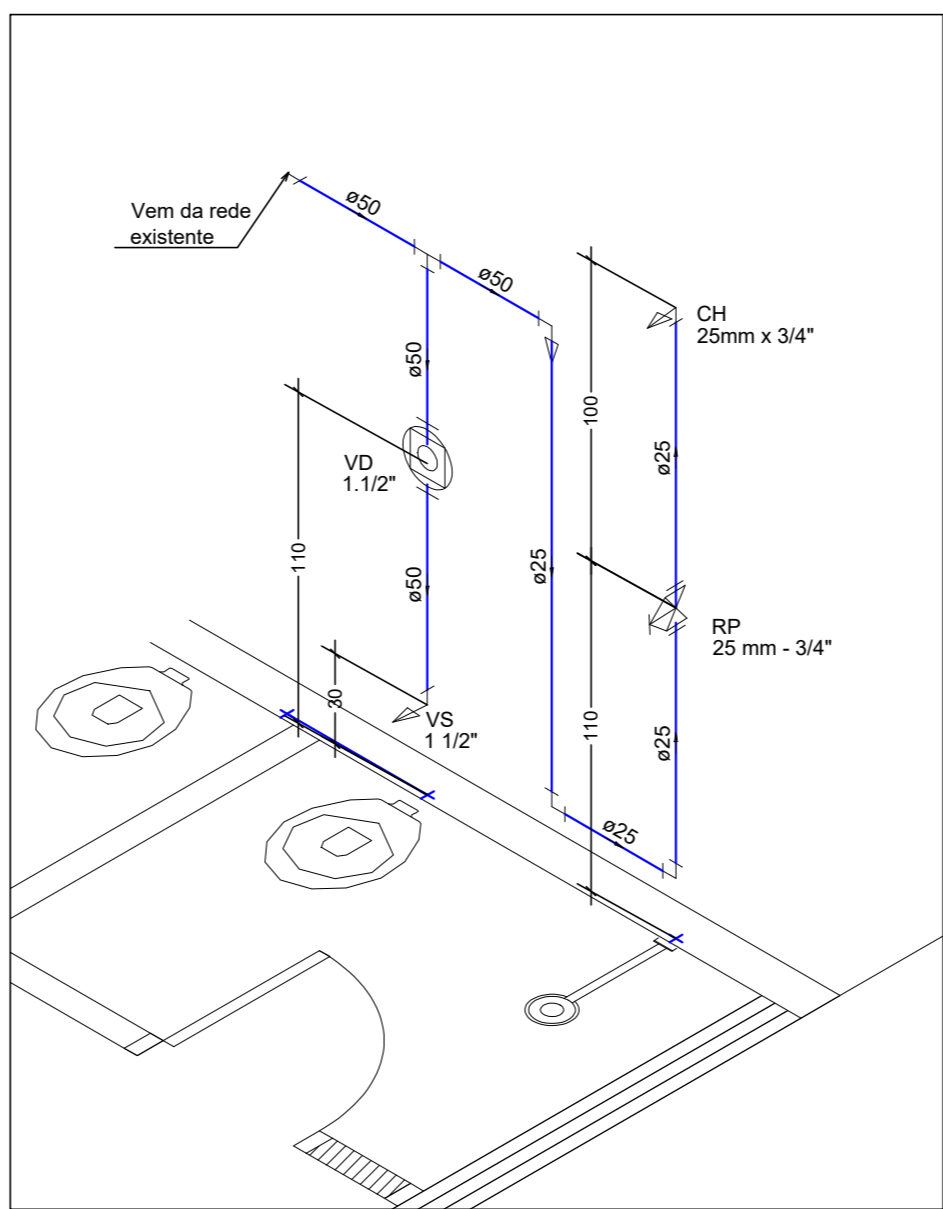

DETALHE ISOMÉTRICO - H2  
ESCALA 1:25



ESTADO DE GOIÁS  
SECRETARIA DE ESTADO DA EDUCAÇÃO  
SUPERINTENDÊNCIA DE INFRAESTRUTURA  
GERÊNCIA DE PROJETOS E INFRAESTRUTURA

GERÊNCIA DE PROJETOS E INFRAESTRUTURA  
APROVADO  
TÉCNICO RESPONSÁVEL PELA APROVAÇÃO

CE ADONIRO MARTINS DE ANDRADE

AMPLIAÇÃO/ REFORMA

ENDEREÇO  
Rua V7, Nº 76, Vila Vitória II, Itumbiara - GO.

ÁREA DO TERRENO	ÁREA PERMEÁVEL	ÁREA EXISTENTE	ÁREA A DEMOLIR	ÁREA A CONSTRUIR	ÁREA TOTAL CONSTRUÇÃO
2.849,27M <sup>2</sup>		1.251,49M <sup>2</sup>		21,88M <sup>2</sup>	1.273,37M <sup>2</sup>

AUTOR: *Michelly de Jesus Lima*  
MICHELLELY DE JESUS LIMA - ENG. CIVIL - Nº CREA: 10178223870-GO

RT DA OBRA: *Michelly de Jesus Lima*  
MICHELLELY DE JESUS LIMA - ENG. CIVIL - Nº CREA: 10178223870-GO

PROPRIETÁRIO: SECRETARIA DE ESTADO DA EDUCAÇÃO  
PREPOSTO: GUSTAVO DE MORAIS VEIGA JARDIM

CNPJ: 01.408.705/0001-20  
CPF: 026.024.351-77

HIDROSSANITÁRIO

TIPO DE PROJETO

PLANTA BAIXA  
LEGENDAS  
DETALHES

ASSUNTO:

DATA: JUNHO/2020  
ESCALA: INDICADA  
REVISÃO: 000  
Nº RRT/ART: 10203012190

REV.	DATA	DESCRIÇÃO	VISTO

1/2

FOLHA: