
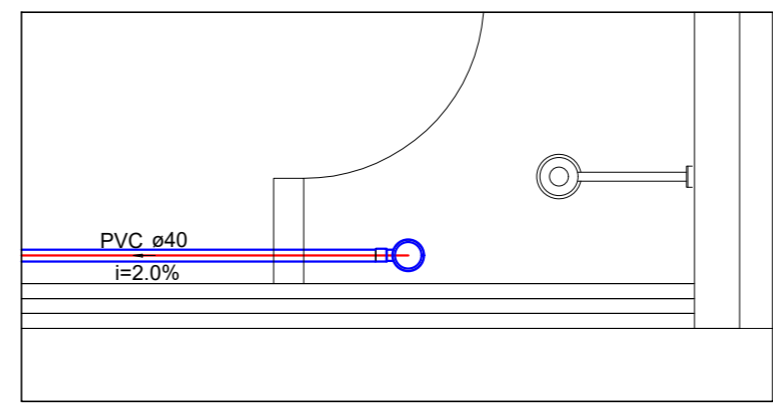
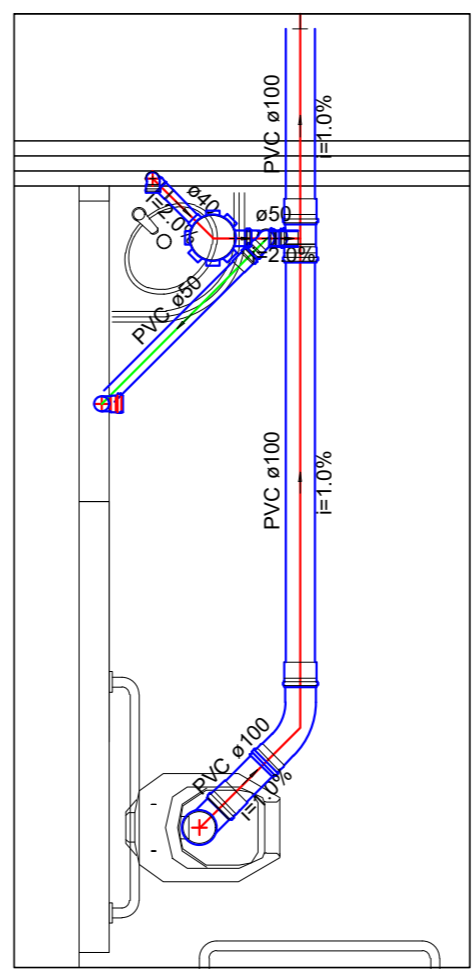
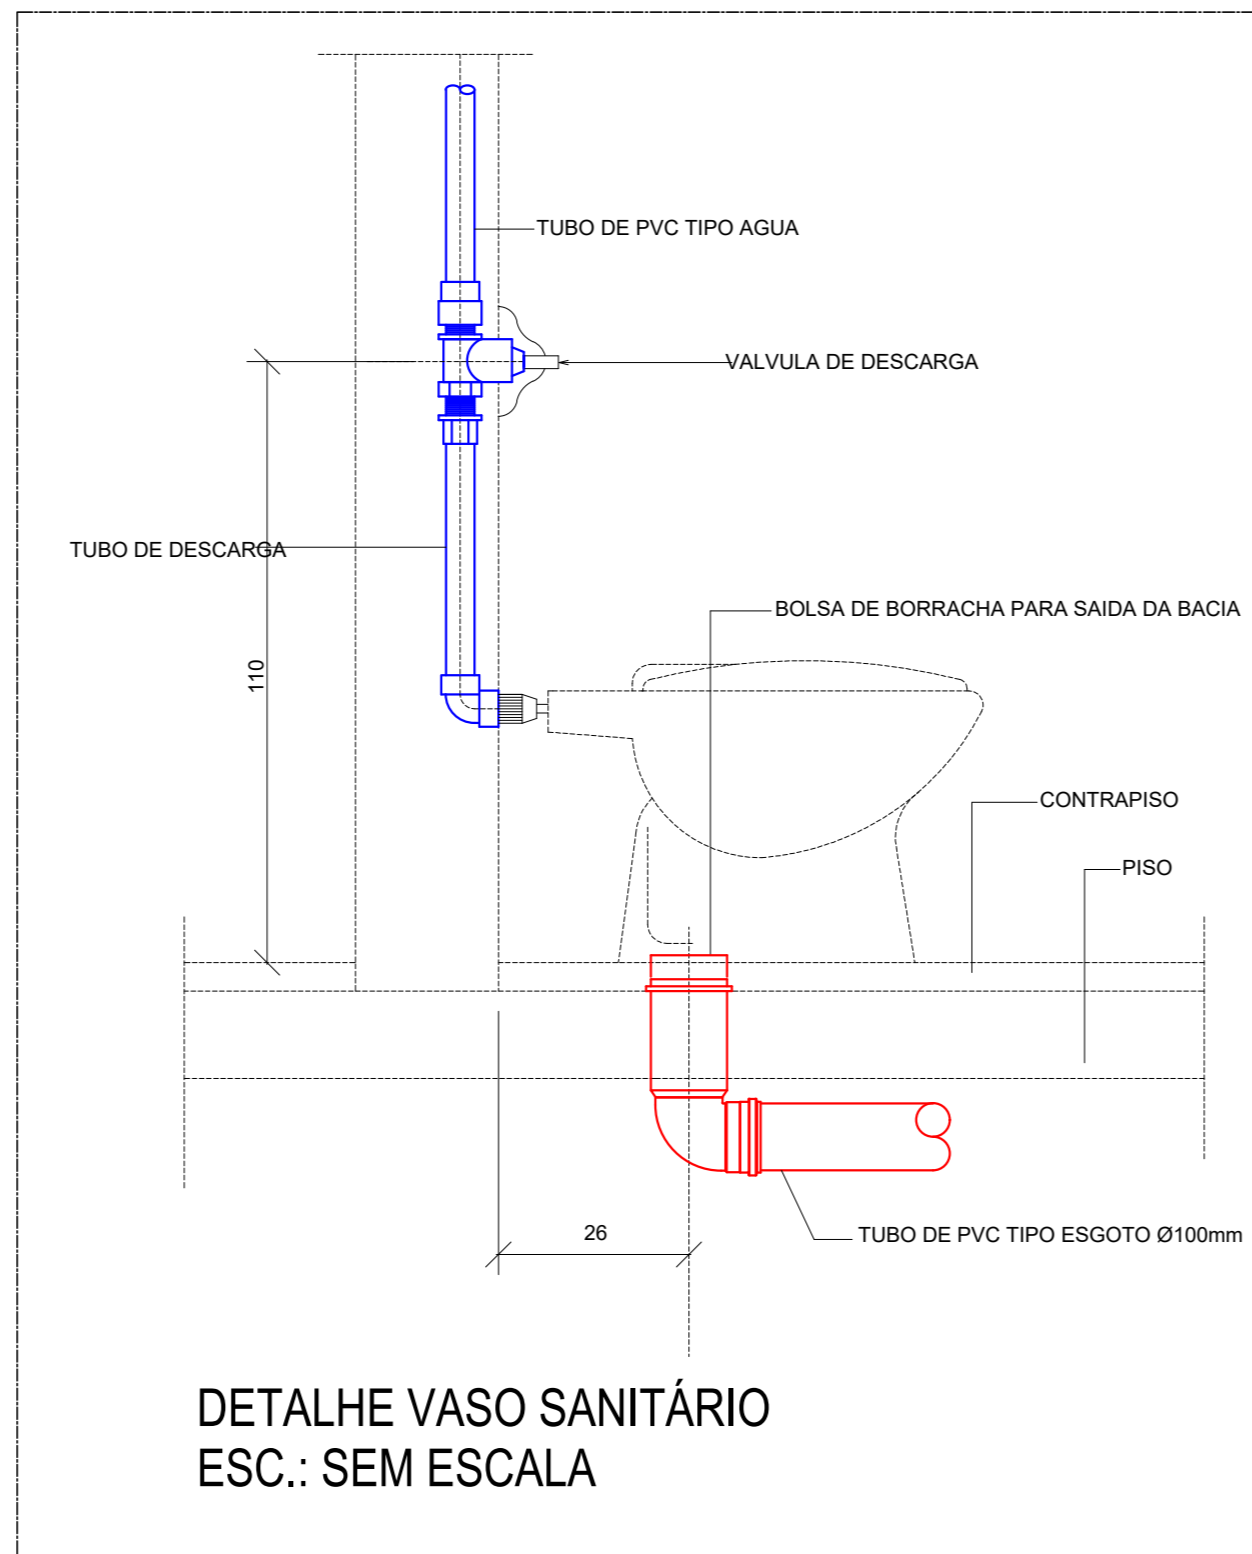


Planta Baixa  
Escala: 1:100

LEGENDA		LEGENDA DETALHADA	
	Caixa de gordura		Caixa Sifonada
	Caixa sifonada		PVC Residencial
	Ralo sifonado		Chuveiro Residencial
	Joelho 45° Ø 40mm		Ralo sifonado alt. res. saída 40
	Joelho 45° Ø 50mm		PVC Esgoto
	Joelho 45° Ø 100mm		Curva 90° curta 100 mm
	Joelho 90° Ø 40mm		Curva 90° curta 50 mm
	Joelho 90° Ø 50mm		Curva 90° curta-desce 100 mm
	Joelho 90° Ø 100mm		Curva 90° longa-desce 100 mm
	Tê 050mm		Curva 90° longa-desce 50 mm
	Junção simples Ø40mm		Curva 90° longa 100 mm
	Junção simples Ø100x50		Curva 90° longa 50 mm
	Curva longa 45° Ø 100mm		Joelho 45 100 mm
	Curva longa 90° Ø 100mm		Junção simples PVC Esgoto
	Caixa de passagem		Junção simples 100 mm - 50 mm
	Caixa de areia com grelha		Lavatório Residencial com sifão
	Fossa séptica		Curva 90° curta 40 mm
	Indicação do sentido da queda		Joelho 90° clanel p/ esgoto secundário 40 mm - 1,1/2
	Coluna de ventilação		Tê sanitário 50 mm - 50 mm
	Tubo de queda		Vaso Sanitário c/ Joelho 90°
	Coluna de águas pluviais		Joelho 50 100 mm
	Tubulação de ventilação		Tubulação de águas pluviais
	Tubulação de esgoto		

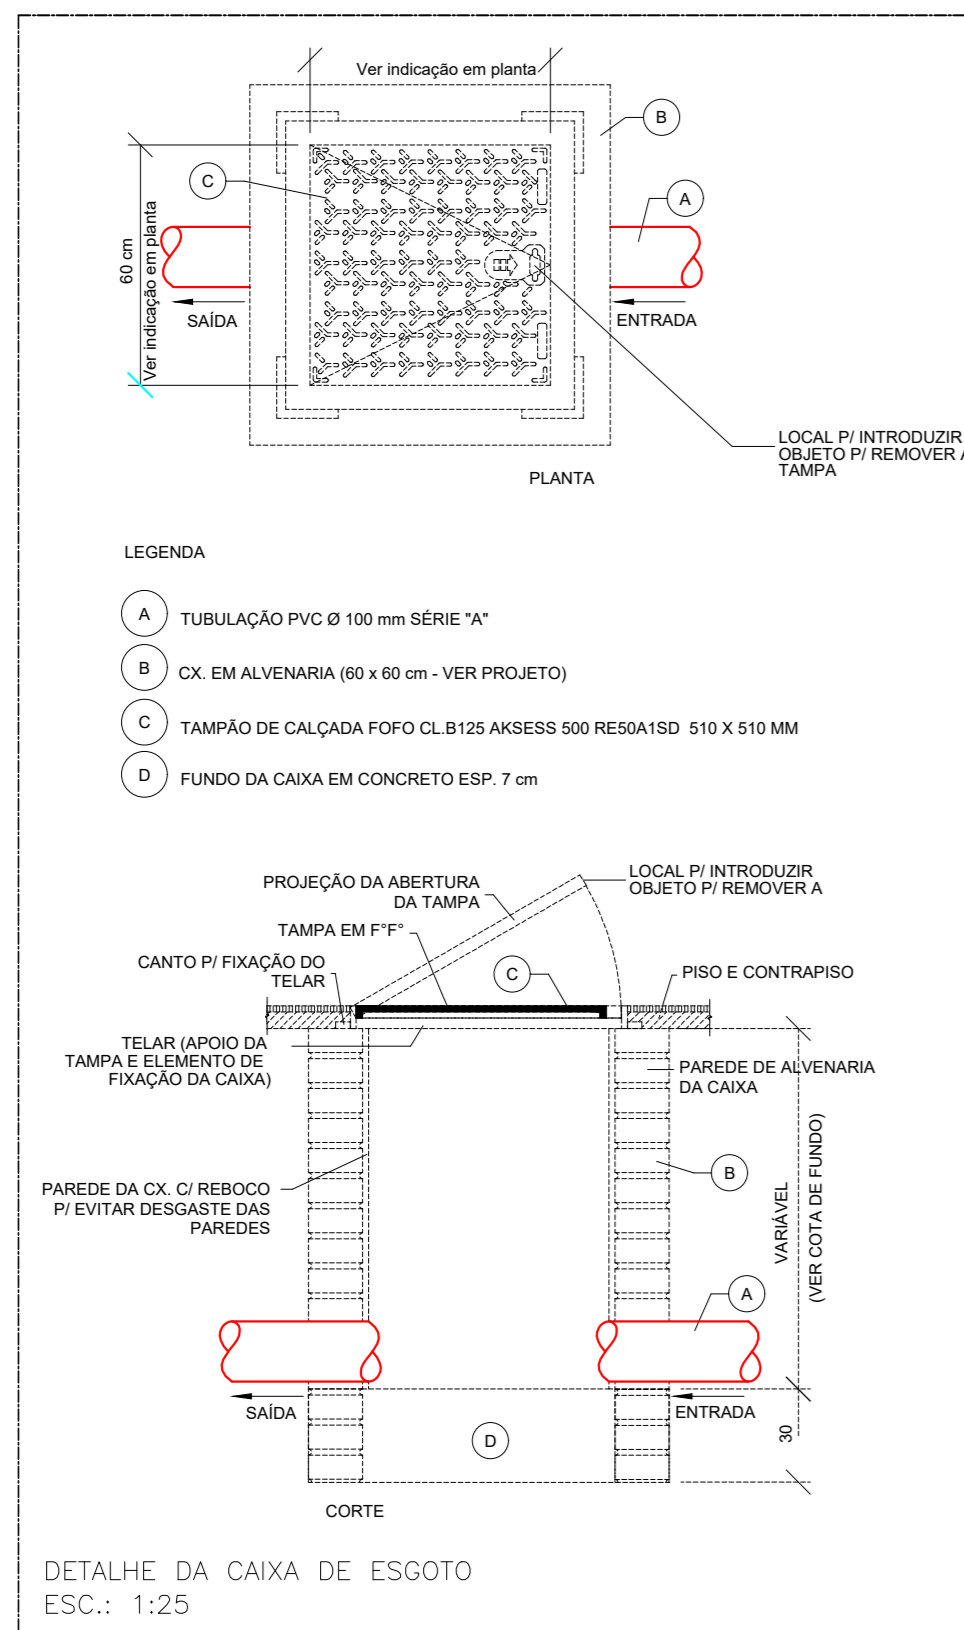

Detalhe S2  
Escala: 1:25

**ESTADO DE GOIÁS**  
SECRETARIA DE ESTADO DA EDUCAÇÃO  
SUPERINTENDÊNCIA DE INFRAESTRUTURA  
GERÊNCIA DE PROJETOS E INFRAESTRUTURA

GERÊNCIA DE PROJETOS E INFRAESTRUTURA

APROVADO

EDMILSON DE JESUS SILVA

**CE ADONIRO MARTINS DE ANDRADE**

**AMPLIAÇÃO/ REFORMA**

ENDEREÇO

Rua V7, Nº 76, Vila Vitória II, Itumbiara - GO.

ÁREA DO TERRENO	ÁREA PERMEÁVEL	ÁREA EXISTENTE	ÁREA A DEMOLIR	ÁREA A CONSTRUIR	ÁREA TOTAL CONSTRUÇÃO
2.849,27M <sup>2</sup>		1.251,49M <sup>2</sup>		21,88M <sup>2</sup>	1.273,37M <sup>2</sup>

AUTOR: MICHELLE DE JESUS SILVA - ENG. CIVIL - Nº CREA 10176223870-GO

RT DA OBRA:

PROPRIETÁRIO: SECRETARIA DE ESTADO DA EDUCAÇÃO  
PREPOSTO: GUSTAVO DE MORAES VEIGA JARDIM

CNPJ: 01.408.705/0001-20  
CPF: 020.094.351-77

**HIDROSSANITÁRIO**

PLANTA, BAXIA, LEGENDAS, DETALHES

ASSUNTO:

DATA:	ESCALA:	REVISÃO:	Nº RBT/ART:
JUNHO/2020	INDICADA	000	10203012190

REV.	DATA	DESCRIÇÃO	VISTO

**2/2**

FOLHA: