

 EXTINTOR DE CARGA DE PÓ BC  
CAPACIDADE EXTINTORA DE NO MÍNIMO 80-B:C SOBRE RODAS

O quadro resumo das instalações Preventivas de Proteção Contra Incêndio e Pânico conforme modelo constante na Norma Técnica do CBMGO 01.

LEI Nº 15.802 - N.T. Nº 41/2019/CBMGO - ANEXO A

#### QUADRO RESUMO DAS MEDIDAS DE SEGURANÇA

Acesso de Viatura	Conforme Norma Técnica - NT 06
Segurança Estrutural Edificações	Conforme Norma Técnica - NT 08
Controle de Materiais de Acabamento e Revestimento	Conforme Norma Técnica - NT 10
Saída de Emergência	Conforme Norma Técnica - NT 11
Iluminação de Emergência	Conforme Norma Técnica - NT 18
Sinalização de Emergência	Conforme Norma Técnica - NT 20
Extintores	Conforme Norma Técnica - NT 21

#### CLASSIFICAÇÃO QUANTO A OCUPAÇÃO E USO

GRUPO	OCUPAÇÃO	DIVISÃO	DESCRIÇÃO	TIPIFICAÇÃO
E	Educacional e Cultura Física	E-1	Escola Geral	Escola de Primeiro, Segundo e Terceiro Grau

## CARGA DE INCÊNDIO - NT 14/201

Ocupação/uso	Descrição	Divisão	Carga de Incêndio em MJ/m <sup>2</sup>
Educacional e Cultura Física	Escola Geral	E-1	300 MJ/m <sup>2</sup>

## MEMÓRIA DE CÁLCULO DA CARGA DE INCÊNDIO - NT-14 Anexo

- Carga de Incêndio adotada = 300 MJ/m<sup>2</sup>

## CONTROLE DE MATERIAIS DE ACABAMENTO E REVESTIMENTO (NT 10)

Piso	acabamento	CLASSE I
	revestimento	
Parede	acabamento	CLASSE I
	revestimento	
Teto e forro	acabamento	CLASSE I
	revestimento	

### CLASSIFICAÇÃO DAS EDIFICAÇÕES E ÁREAS DE RISCO QUANTO À CARGA DE INCÊNDIO

RISCO	CARGA DE INCÊNDIO EM MJ/m <sup>2</sup>
Baixo	300 MJ/m <sup>2</sup>

## TIPOS DE COMPARTIMENTAÇÃO

horizontal	Conforme Norma Técnica - NT 09
------------	--------------------------------

## SEGURANÇA ESTRUTURAL

TRRF - TEMPO REQUERIDO DE RESISTÊNCIA AO FOGO	Conforme Norma Técnica - NT 08
---	--------------------------------

## CONTROLE DE MATERIAIS DE ACABAMENTO


REPRESENTADOS EM CORTES OU NOTAS	Conforme Norma Técnica - NT 10
-------------------------------------	--------------------------------

## ACESSO DE VIATURA NA EDIFICAÇÃO


Conforme Norma Técnica - NT 06

**NOTA**


\* O quadro resumo das Instalações Preventivas de Proteção Contra Incêndio e Pânico, conforme modelo constante na Norma Técnica do CBMGO 01.

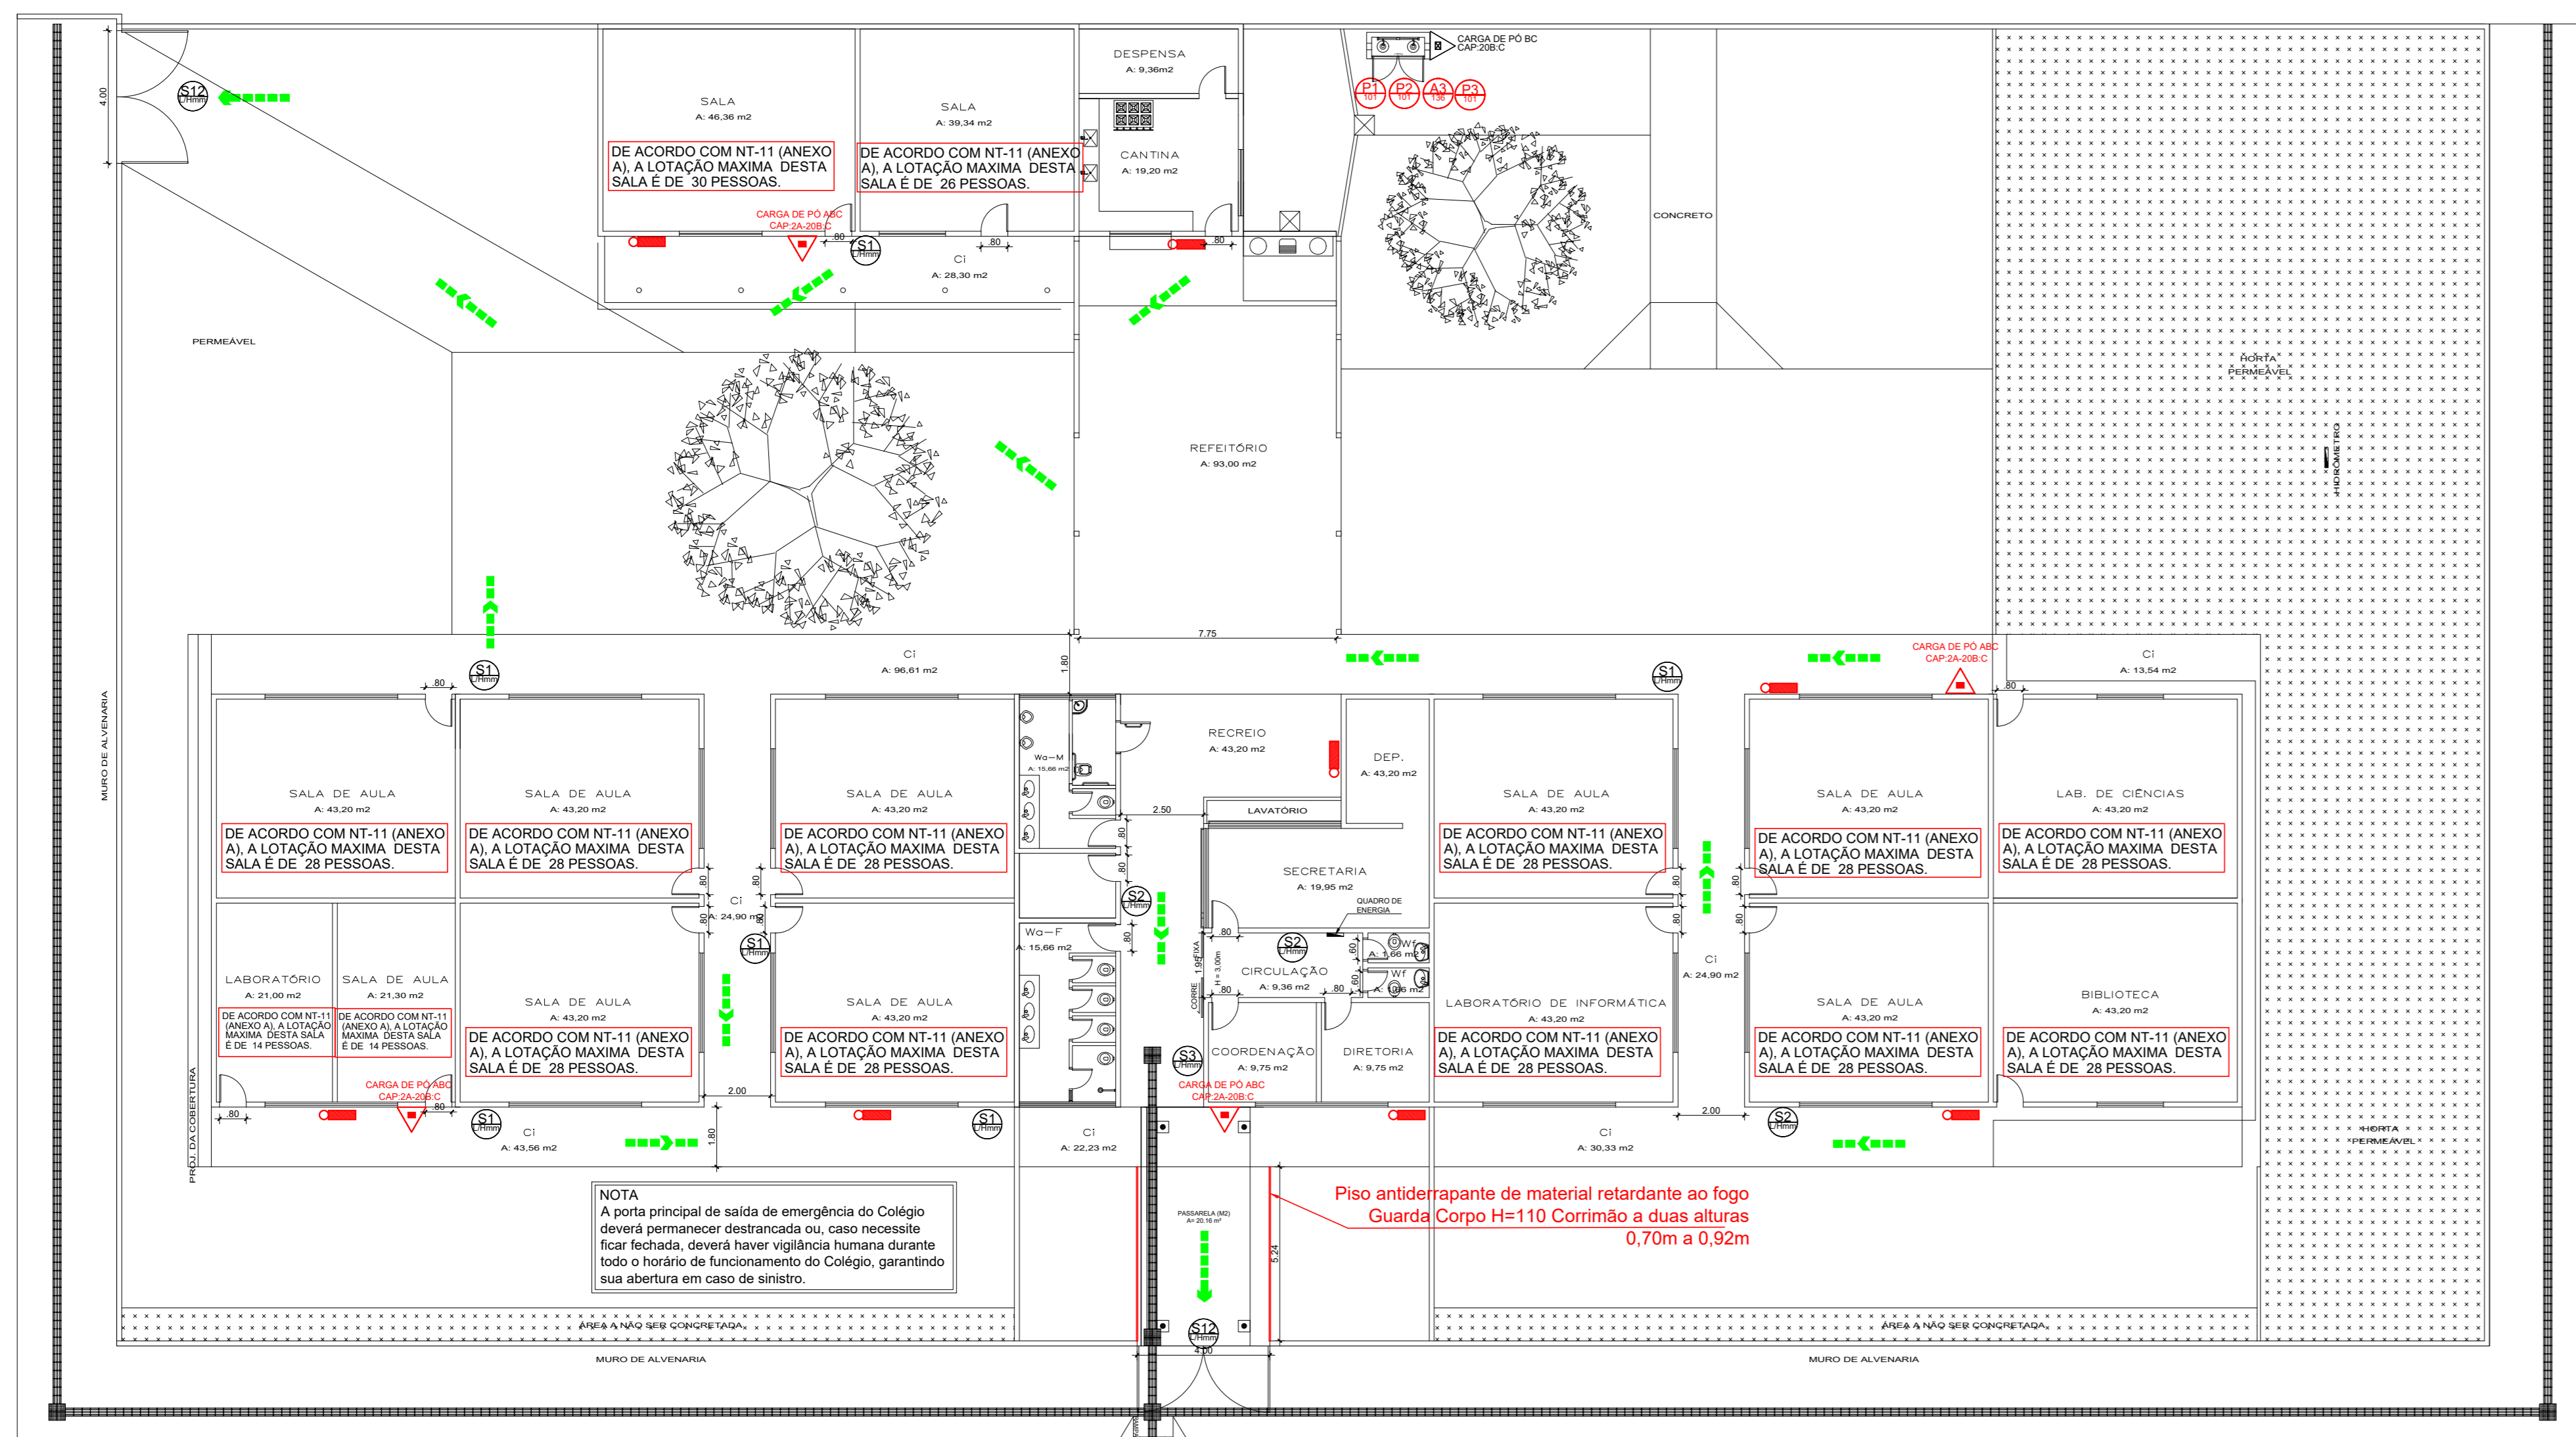


Planta Baixa  
Escala: 1:150

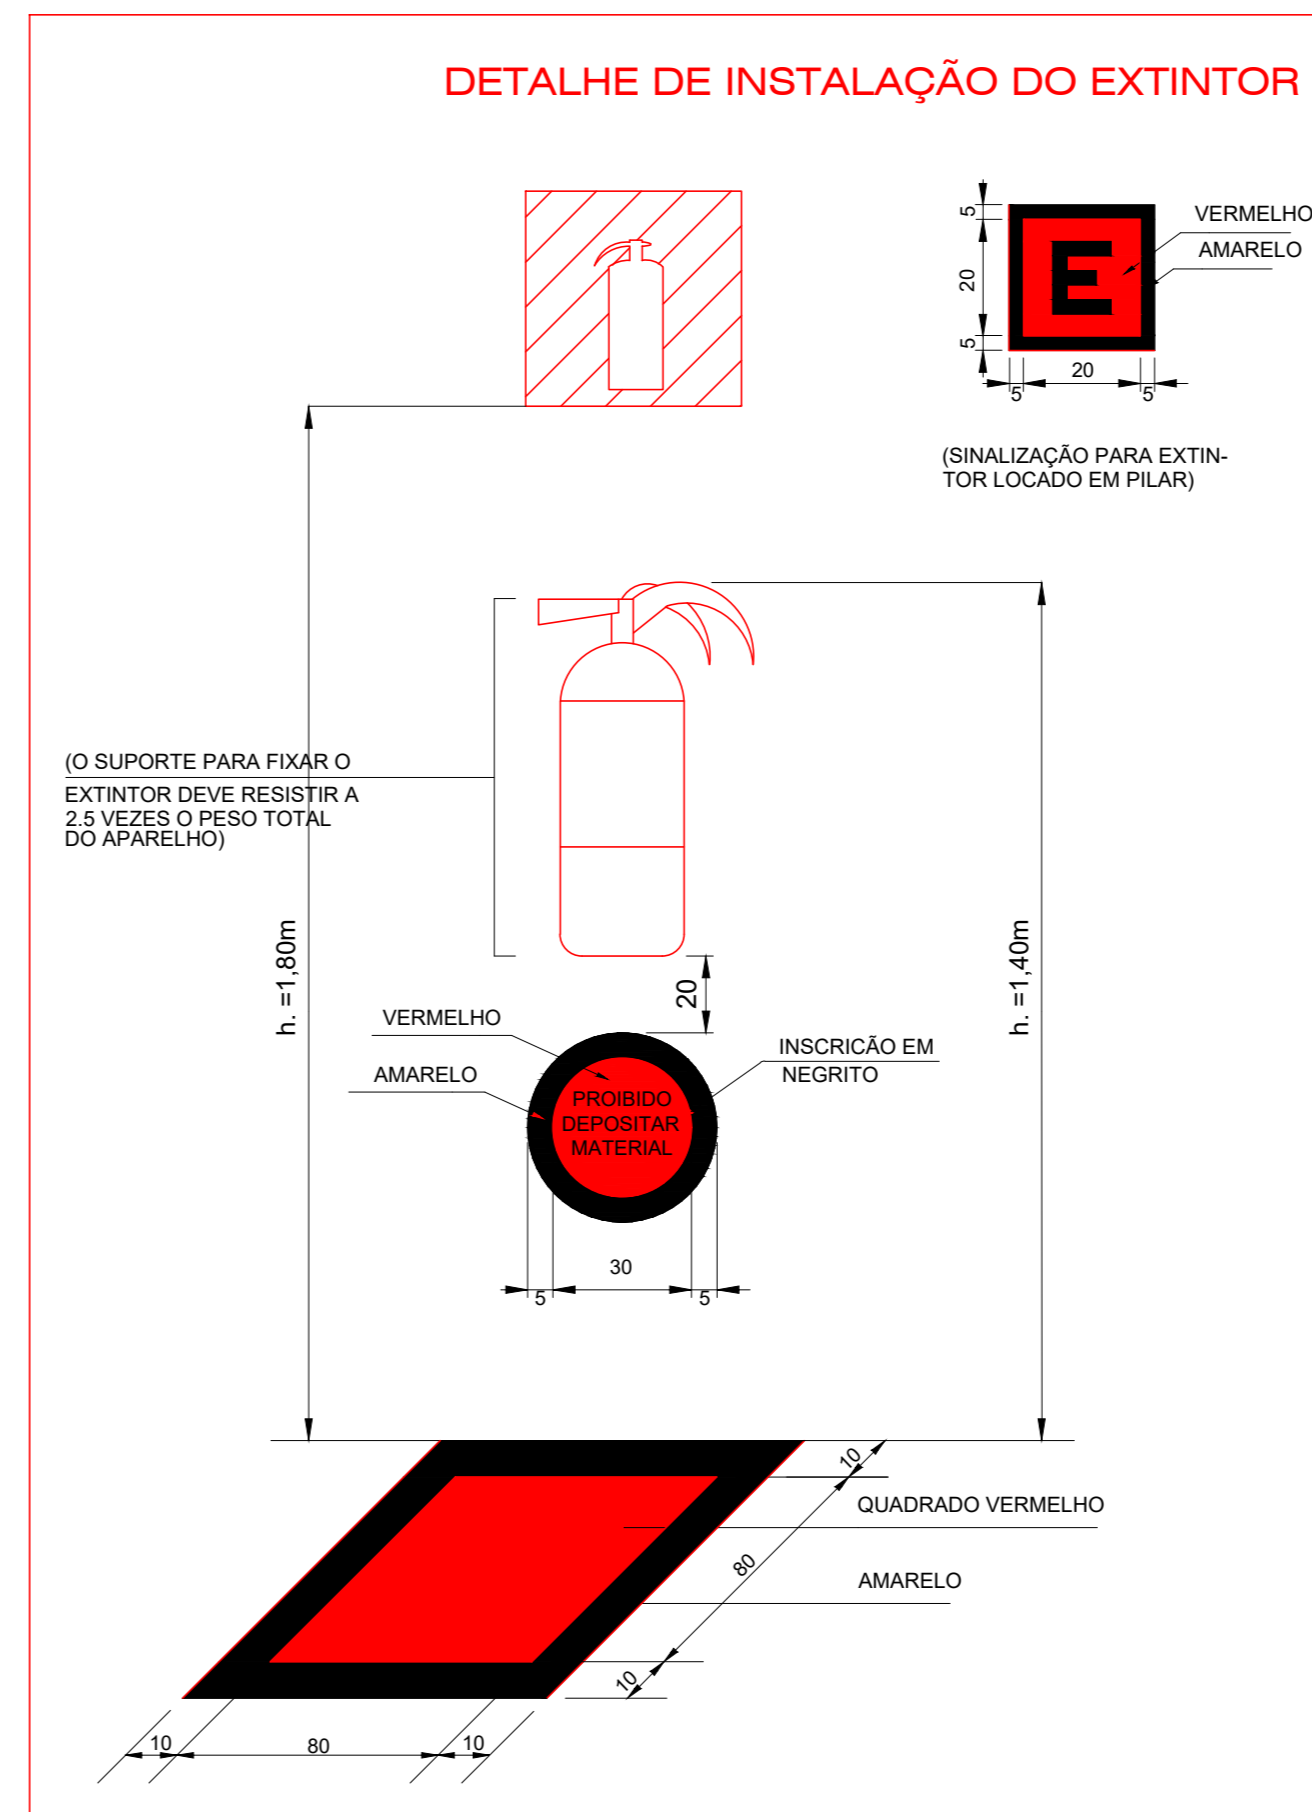



Detalhe De Extintor de Incêndio  
Sem Escala

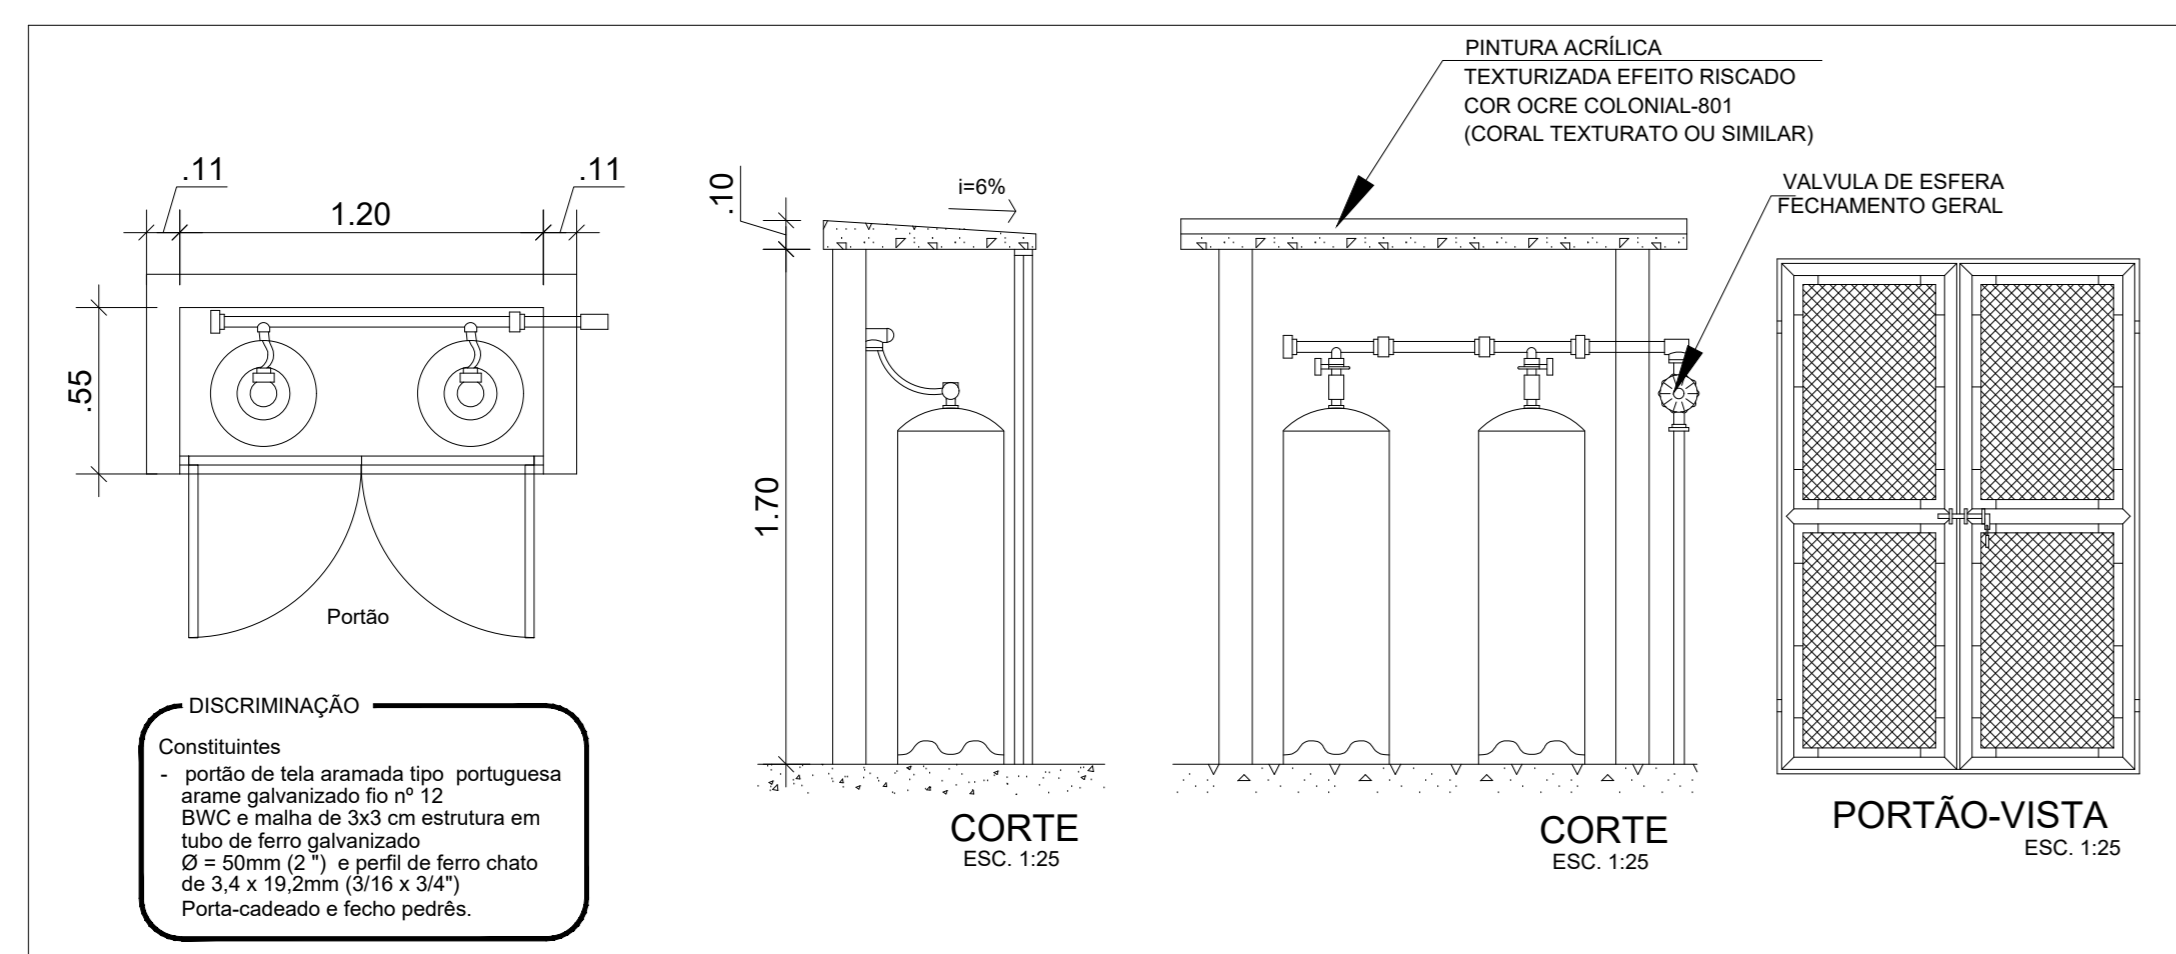


Detalhe Central de Gás

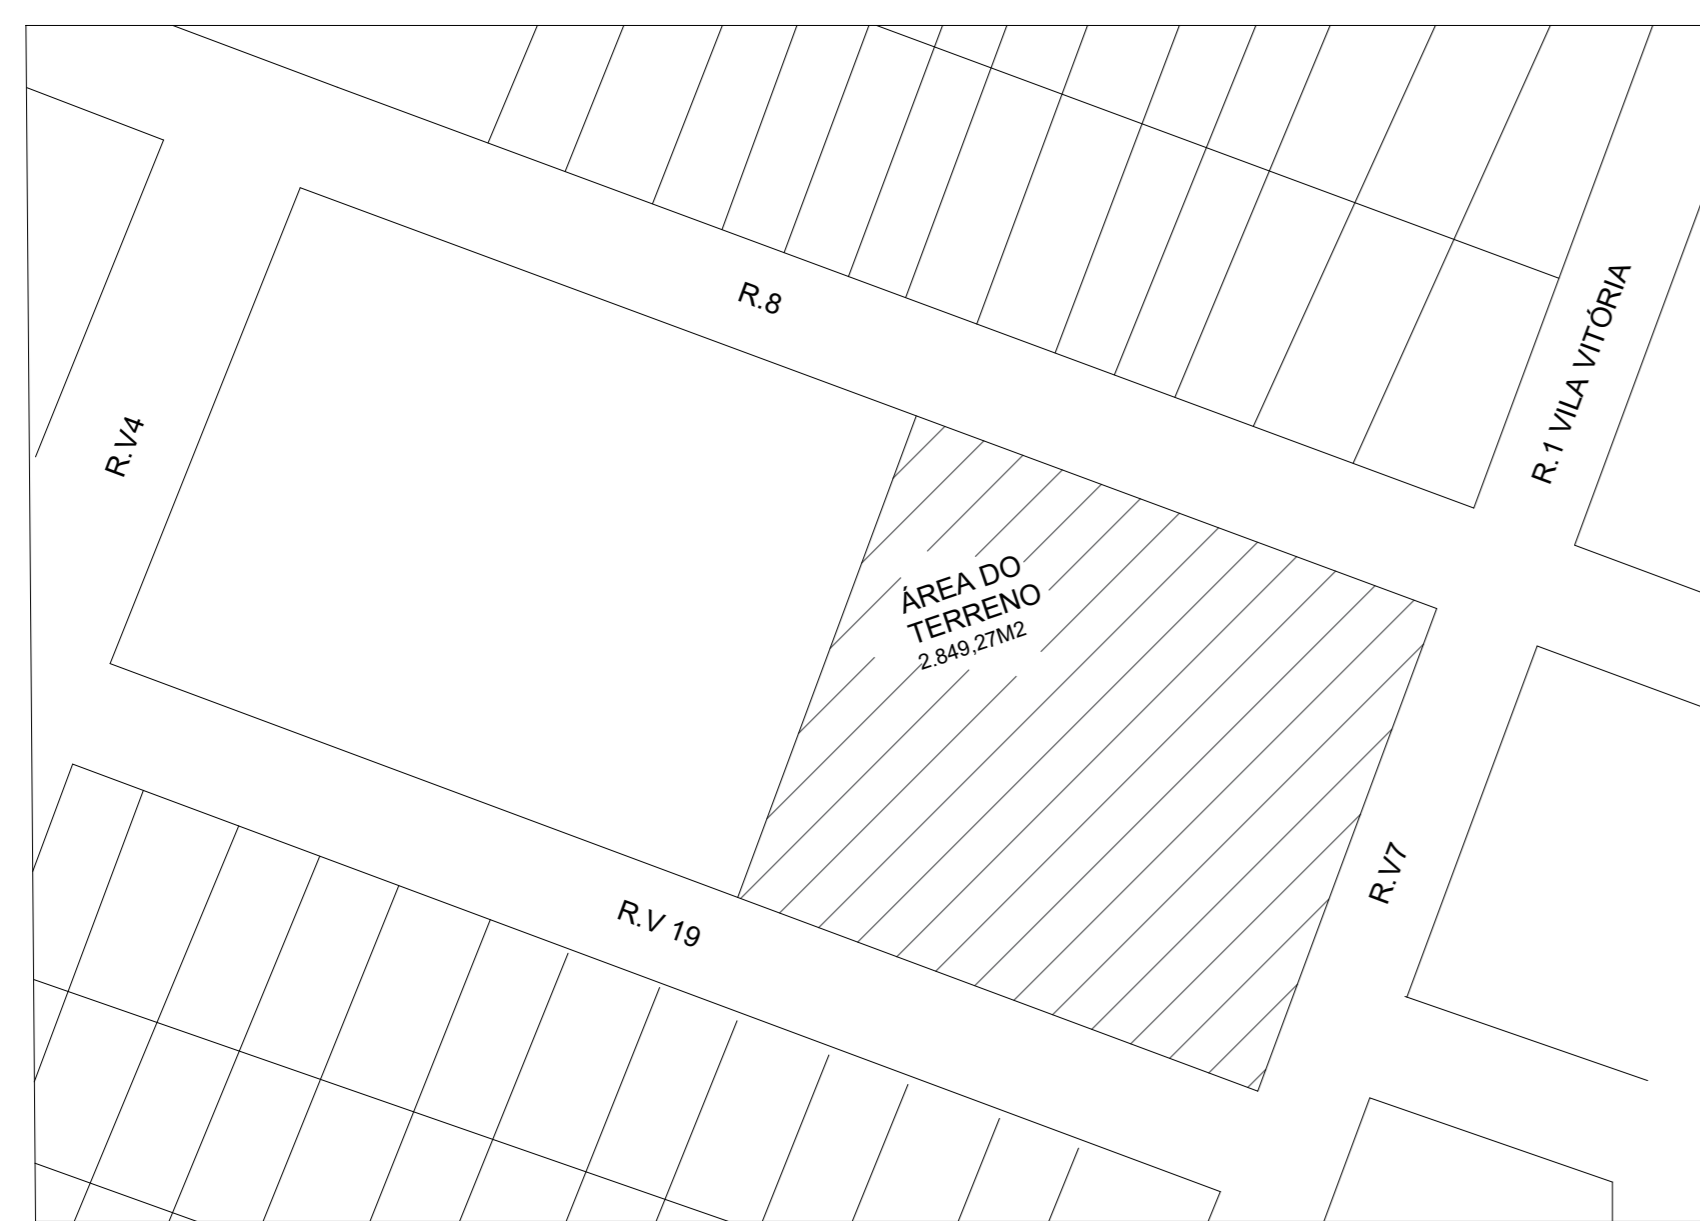

Planta de Situação  
Escala 1:500

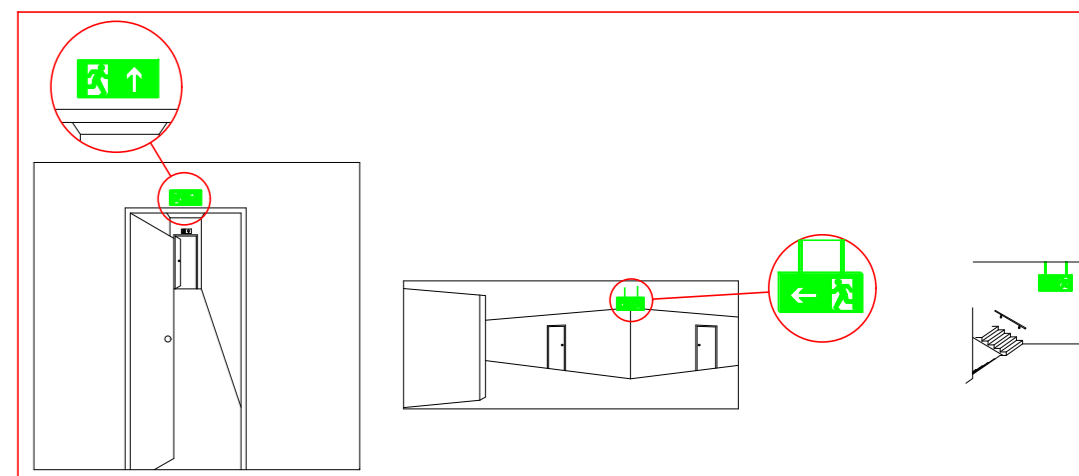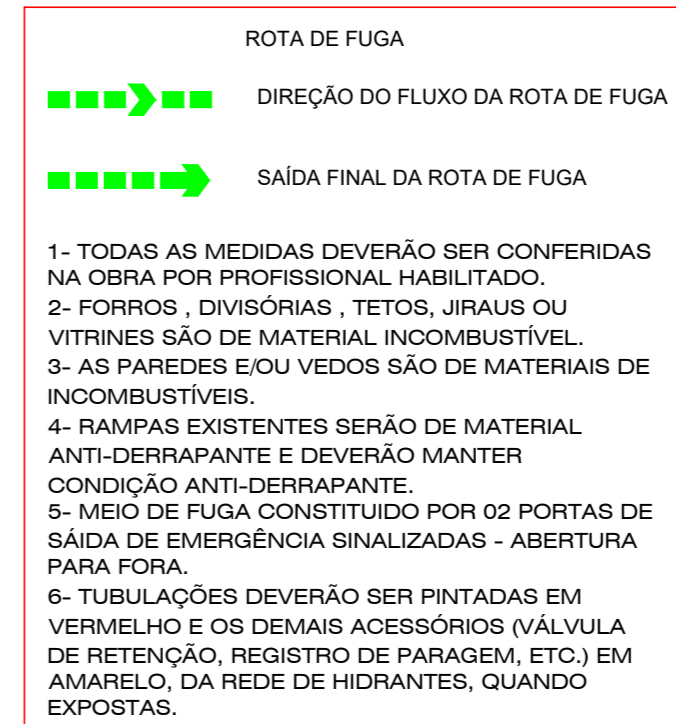

 **Detalhe de Placa de Sinalização**  
Sem Escala

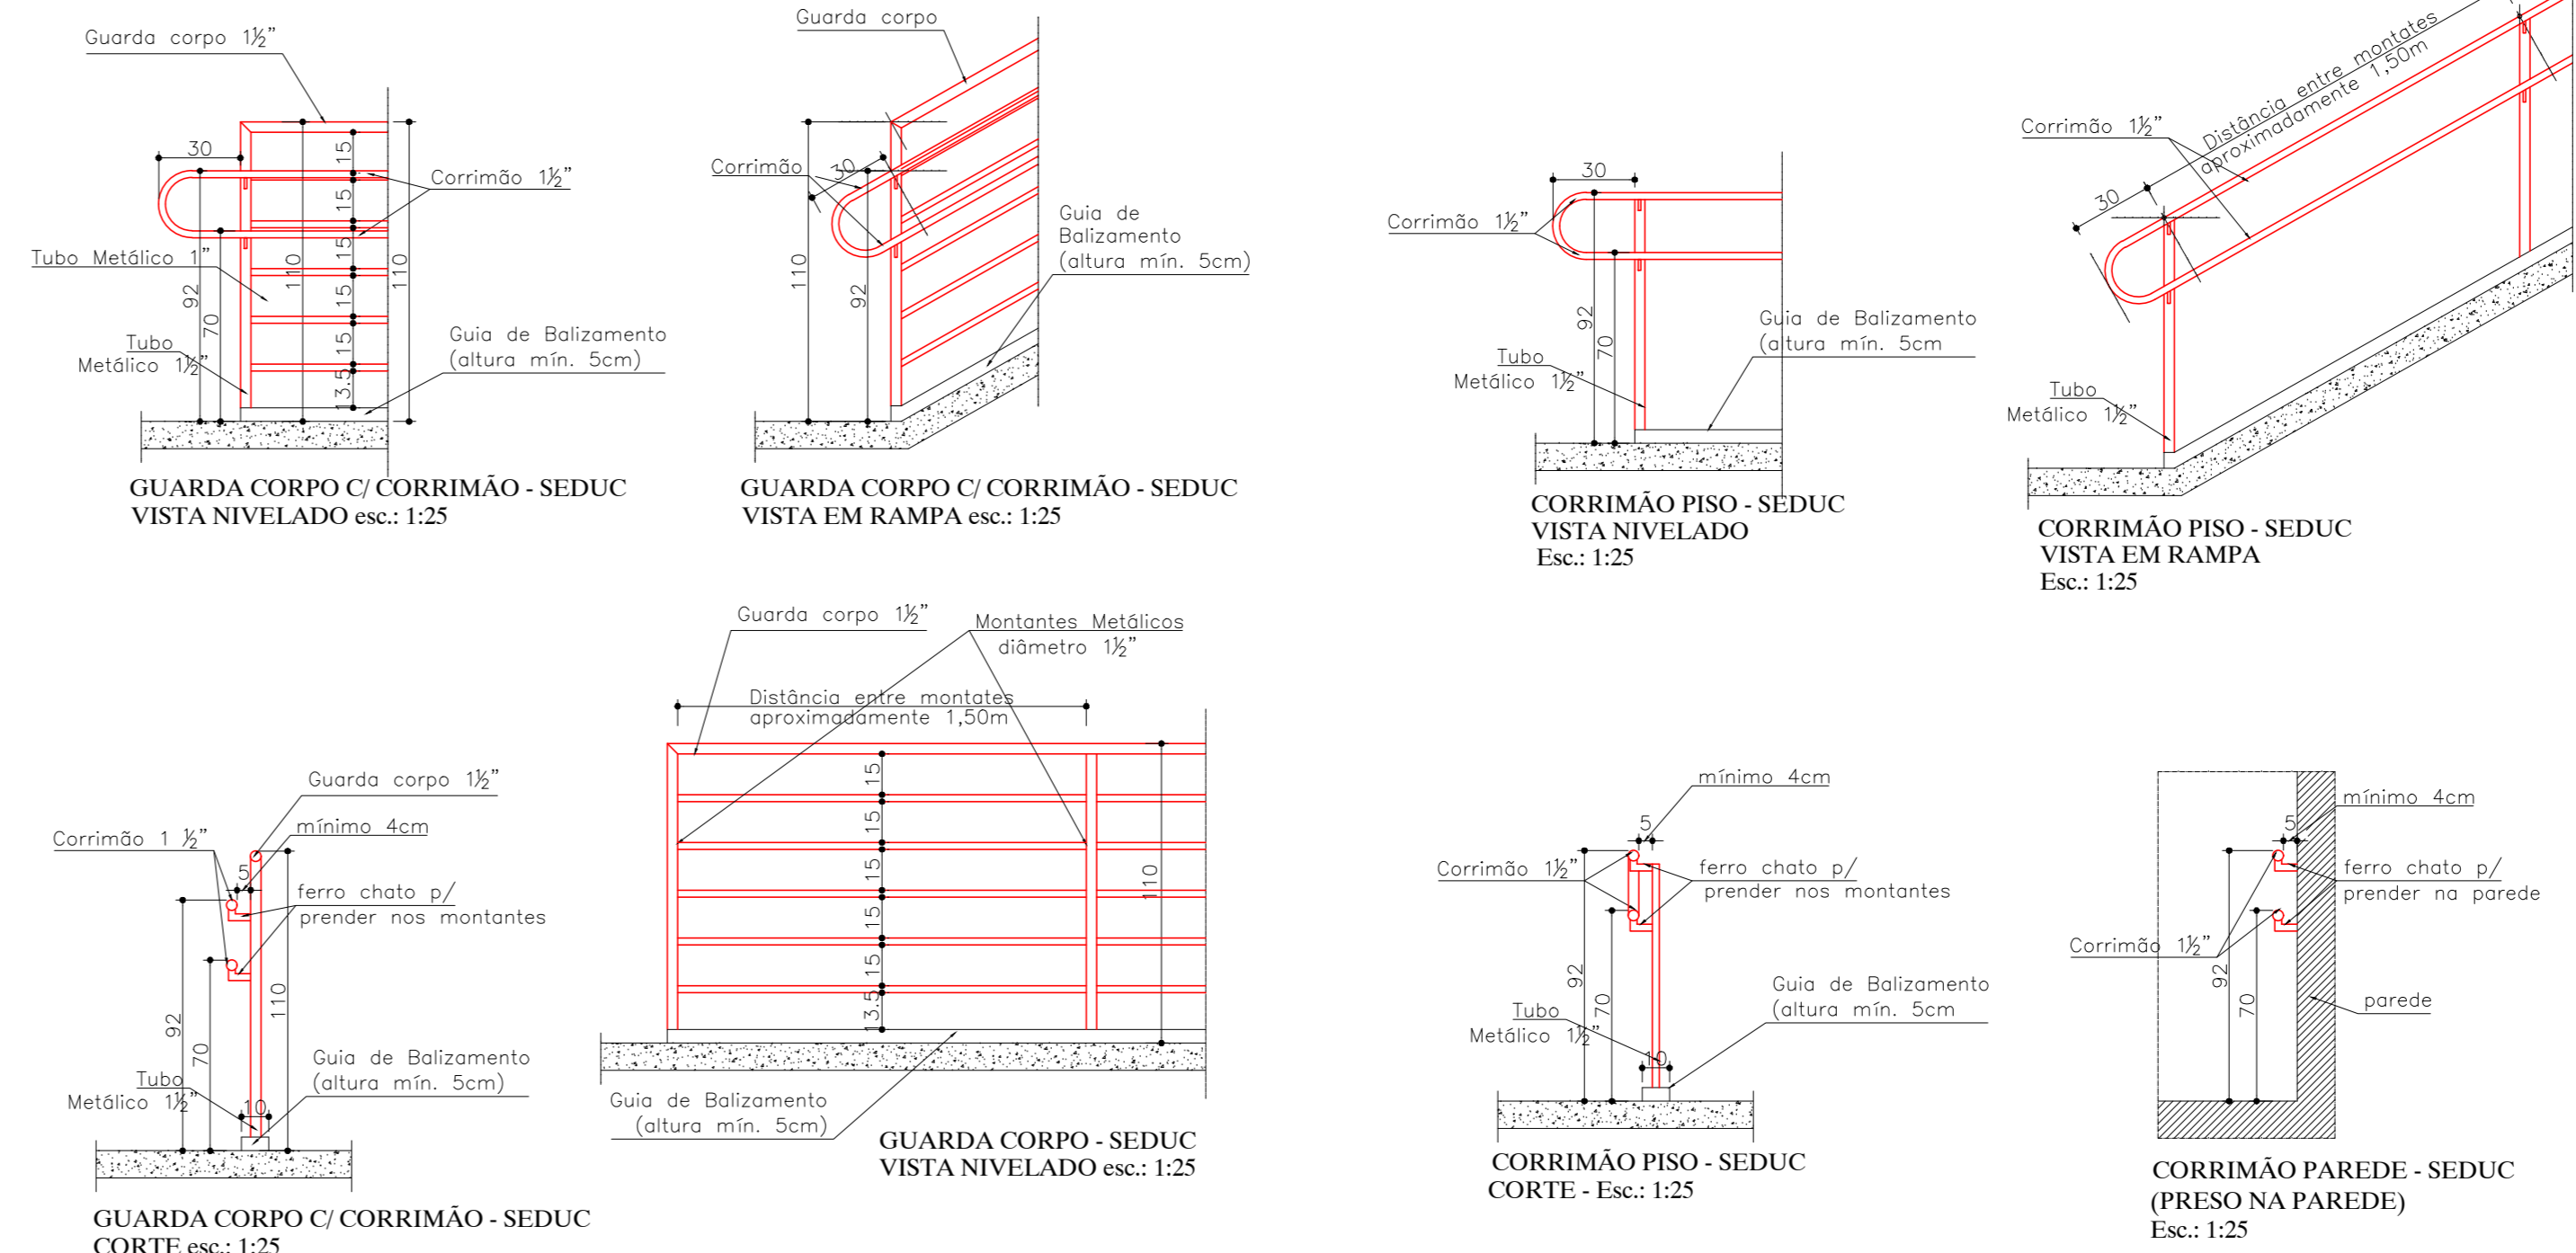

Detalhe de Guarda Corpo / Corrimão  
Sem Escala

[illegible]