

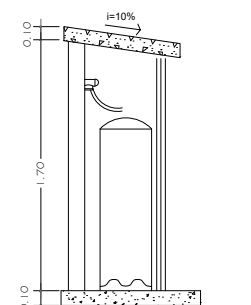
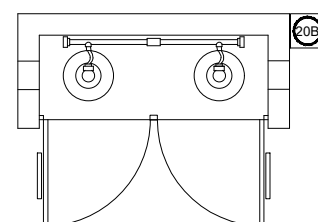
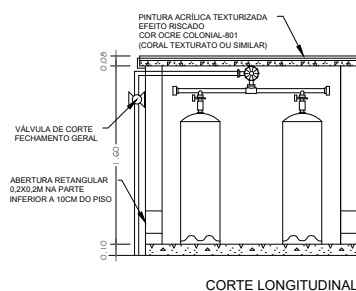


Planta baixa - Instalação de Gás
Escala 1:150

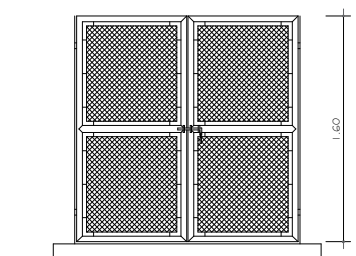

CORTE PERPENDICULAR

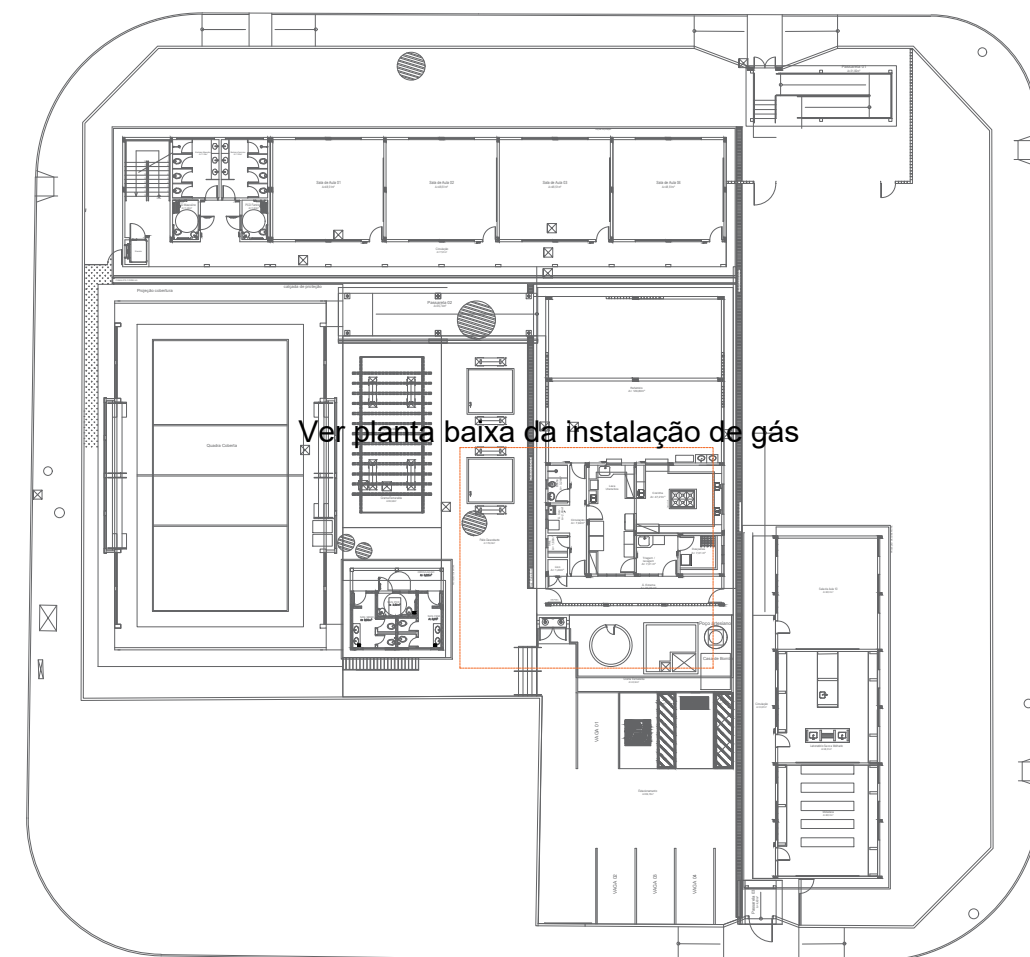

Planta de situação - Instalação de Gás
Escala 1:500

REGULADOR 1º ESTAGIO
VER PADRÃO SEDUCE 2018

COLETOR

VALVULA DE CORTE GERAL
VER DETALHE PADRÃO
SEDUCE 2018

7,45

7,20

TUBO DE AÇO 3/4"


VER DETALHE PADRÃO SEDUCE 2018
PONTO DE CONSUMO

ISOMÉTRICO DA REDE DE
DISTRIBUIÇÃO DE GLP
SEM ESCALA

- ⊙ PONTO DE SUBIDA
- ⊖ PONTO DE DECIDA
- ➔ PONTO DE CONSUMO

- TUBULAÇÃO APARENTE (VAPOR)
- - - TUBULAÇÃO ENTERRADA (VAPOR)

CODIGO	SÍMBOLO	SIGNIFICADO	FORMA E COR	APLICAÇÃO
1		Proibido fumar	Símbolo: Circular Fundo: branco Pictograma: preto Faixa circular e barra diametral: vermelhas	Todo local onde o fumo possa aumentar o risco de incêndio
6		Cuidado, Risco de incêndio	Símbolo: Triangular Fundo: amarelo Pictograma: preto Faixa triangular: preto	Proximo a materiais ou áreas com presença de produtos altamente inflamáveis

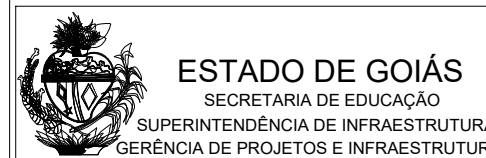

Projeto:
GÁS CANALIZADO

MUNICÍPIO: APARECIDA DE GOIÂNIA
ESCOLA: CE ANTÔNIO ALVES FORTE
ENDEREÇO: PRAÇA DAS BANDEIRAS, S/N,
JARDIM CRISTAL

AUTOR: JOÃO PEDRO MOREIRA PIRES - ARQUITETO E URBANISTA - CAU: A187684-8 - RRT: 13421612

PROPRIETÁRIO: SECRETARIA DE ESTADO DA EDUCAÇÃO CNPJ: 01.409.705.0001-20
PREPOSTO: SABRINA SILVA VIEIRA CPF: 041.530.091-64

Área terreno:
3.014,03M2

Descrição:
Instalação do Gás Canalizado
Composta por 2- P45

Área Existente:
883,68M2

Data:
22/08/2023

Prancha:
01/01