




PLANTA BAIXA - ESGOTO
ESCALA 1:150

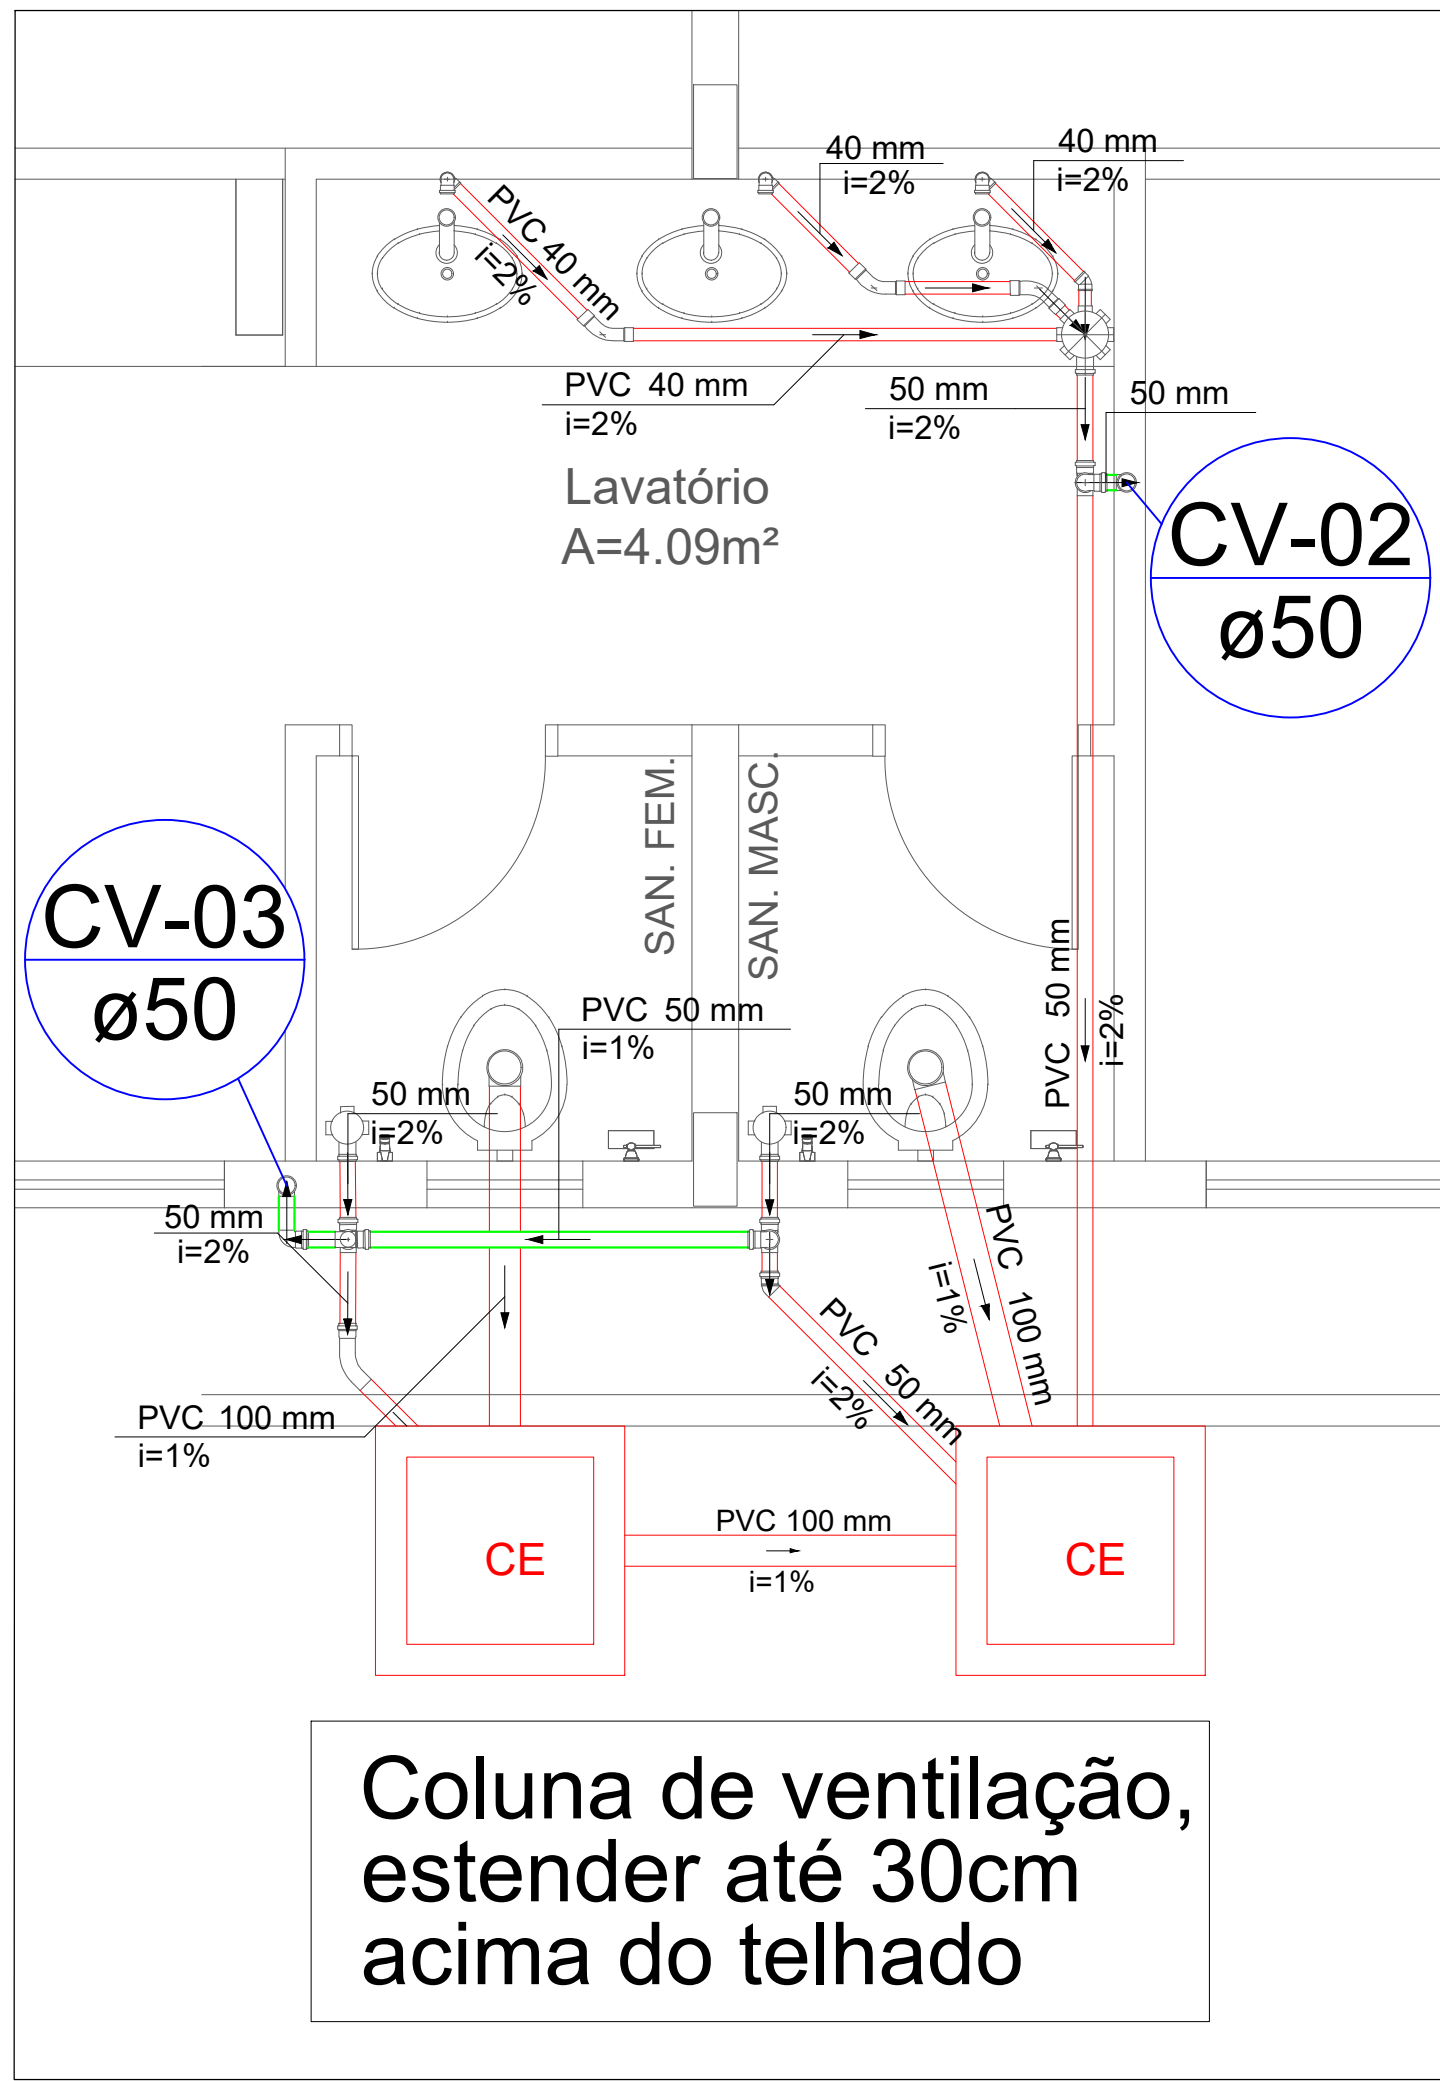


DETALHE - S2
ESCALA 1:25

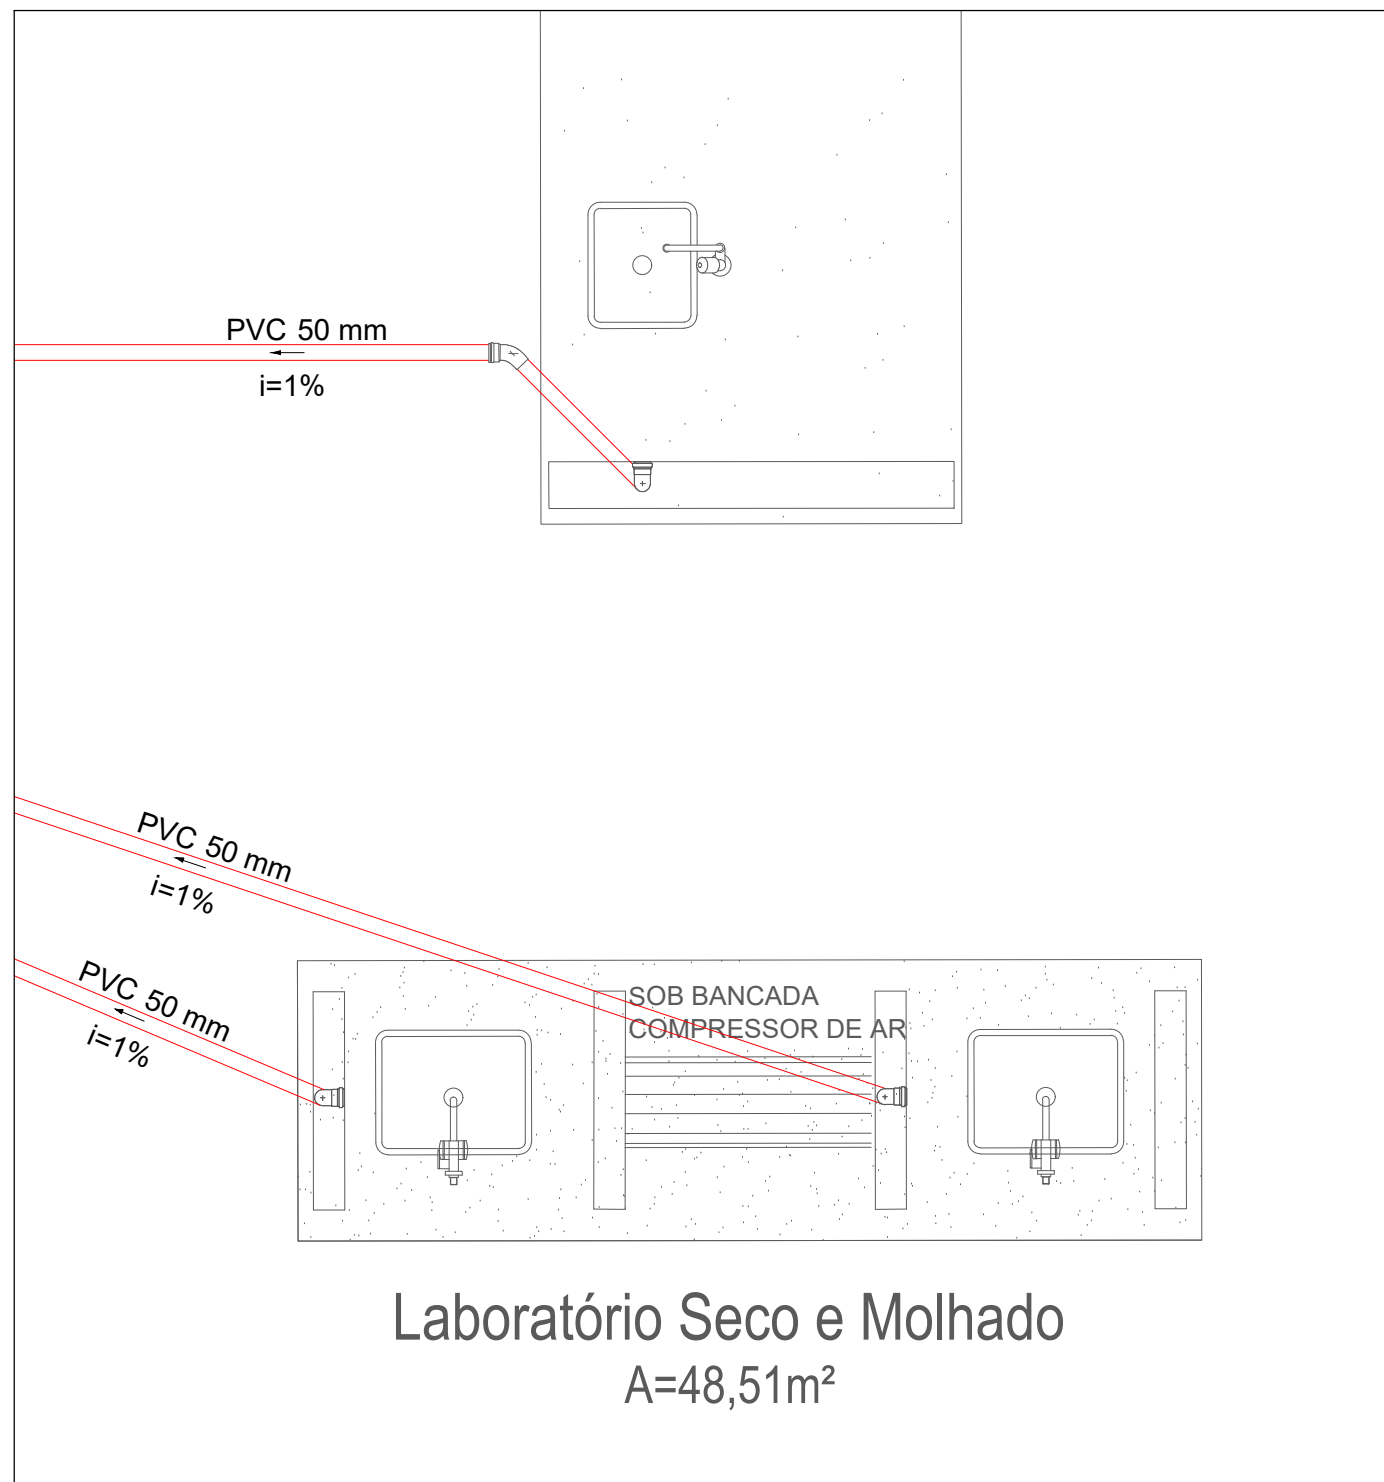


DETALHE - S2
ESCALA 1:25

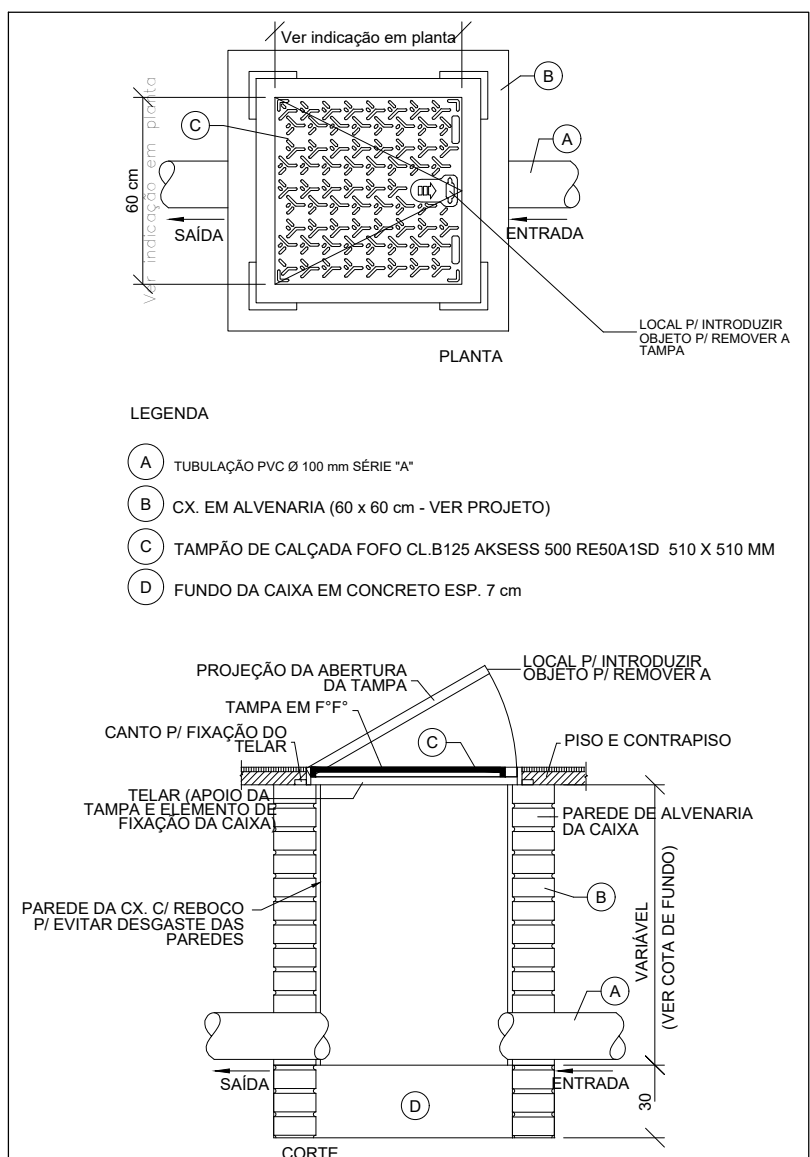

DETALHE CAIXA DE ESGOTO
SEM ESCALA

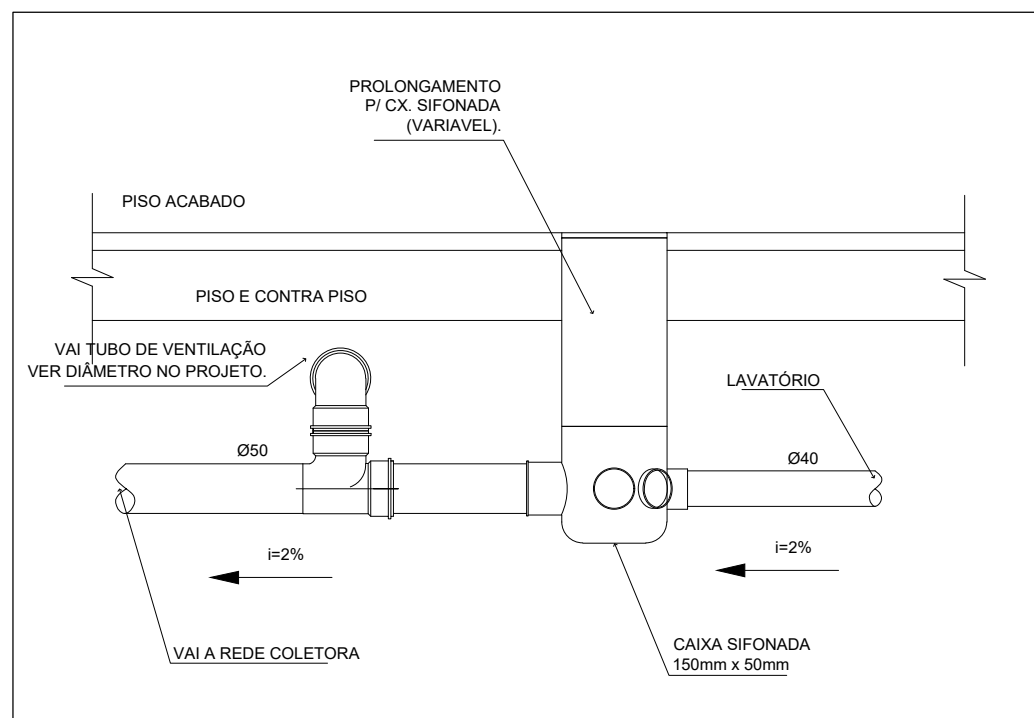

DETALHE CAIXA SIFONADA
SEM ESCALA

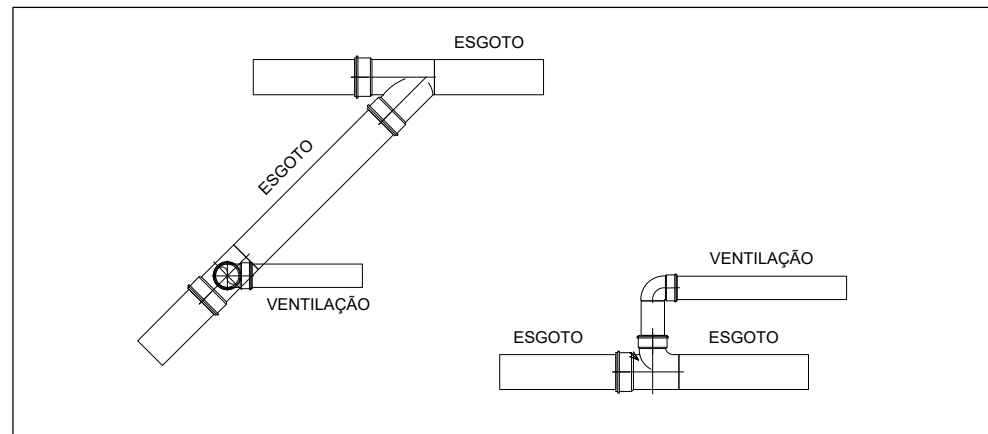

DETALHE TUBO DE VENTILAÇÃO
SEM ESCALA

Legenda	
1	Caixa Sifonada
2	Caixas de Gordura
3	Chuveiro Coletivo
4	Curva 45 Longa para Esgoto Sanitário
5	Curva 45 longa Amarrado
6	Curva 45° curtos Amarrado
7	Joelho 45
8	Joelho 90
9	Joelho 90 - coluna
10	Junção simples
11	Lavatório de Uso Geral
12	Pis de Cozinha Industrial - Lavagem de panelas com Sifão
13	Ramais de Ventilação
14	Tanque de Lavar Fritas DN 40mm
15	Vaso Sanitário c/ 360°

Observações:
- Favor conferir medidas no local.
- Qualquer dúvida consultar o autor do projeto ou a Rede Física do Seduc.



ESTADO DE GOIÁS
SECRETARIA DE ESTADO DA EDUCAÇÃO
SUPERINTENDÊNCIA DE INFRAESTRUTURA
GERÊNCIA DE PROJETOS E INFRAESTRUTURA

GERÊNCIA DE CONTROLE DE REDE FÍSICA
APROVADO
TECNICO RESPONSÁVEL PELA APROVAÇÃO

COLÉGIO ESTADUAL ANTÔNIO ALVES FORTES

AMPLIAÇÃO/ REFORMA

ENDEREÇO Praça das Bandeiras, s/nº, Jardim Cristal, CEP: 74.982-310, Aparecida de Goiânia -GO					
ÁREA DO TERRENO	ÁREA PERMEAR	ÁREA EXISTENTE	ÁREA A DEMOLIR	ÁREA A CONSTRUIR	ÁREA TOTAL CONSTRUÇÃO
3.014,00m²		883,68m²	693,42m²	1.536,38m²	1.726,64m²

Brenda Bárbara F. Moreira
AUTOR: BRENDA BÁRBARA F. MOREIRA - CREA 101510586/GO

RT DA OBRA: *Arquiteto: Brenda Bárbara F. Moreira*

PROPRIETÁRIO: SECRETARIA DE ESTADO DA EDUCAÇÃO CNPJ: 01.409.705/0001-20
PREPOSTO: BARBARA SILVA VIEIRA VALENTE CPF: 041.530.051-64

HIDROSSANITÁRIO

PLANTA BAIXA - ESGOTO
DETALHES / LEGENDAS

DATA: SET/23		ESCALA: INDICADAS	REVISÃO: 000	ART: 1030230230050
REV.	DATA	DESCRIÇÃO	VISTO	

2/3

FOLHA