




PLANTA DE COBERTURA- ÁGUA PLUVIAL
ESCALA 1:150

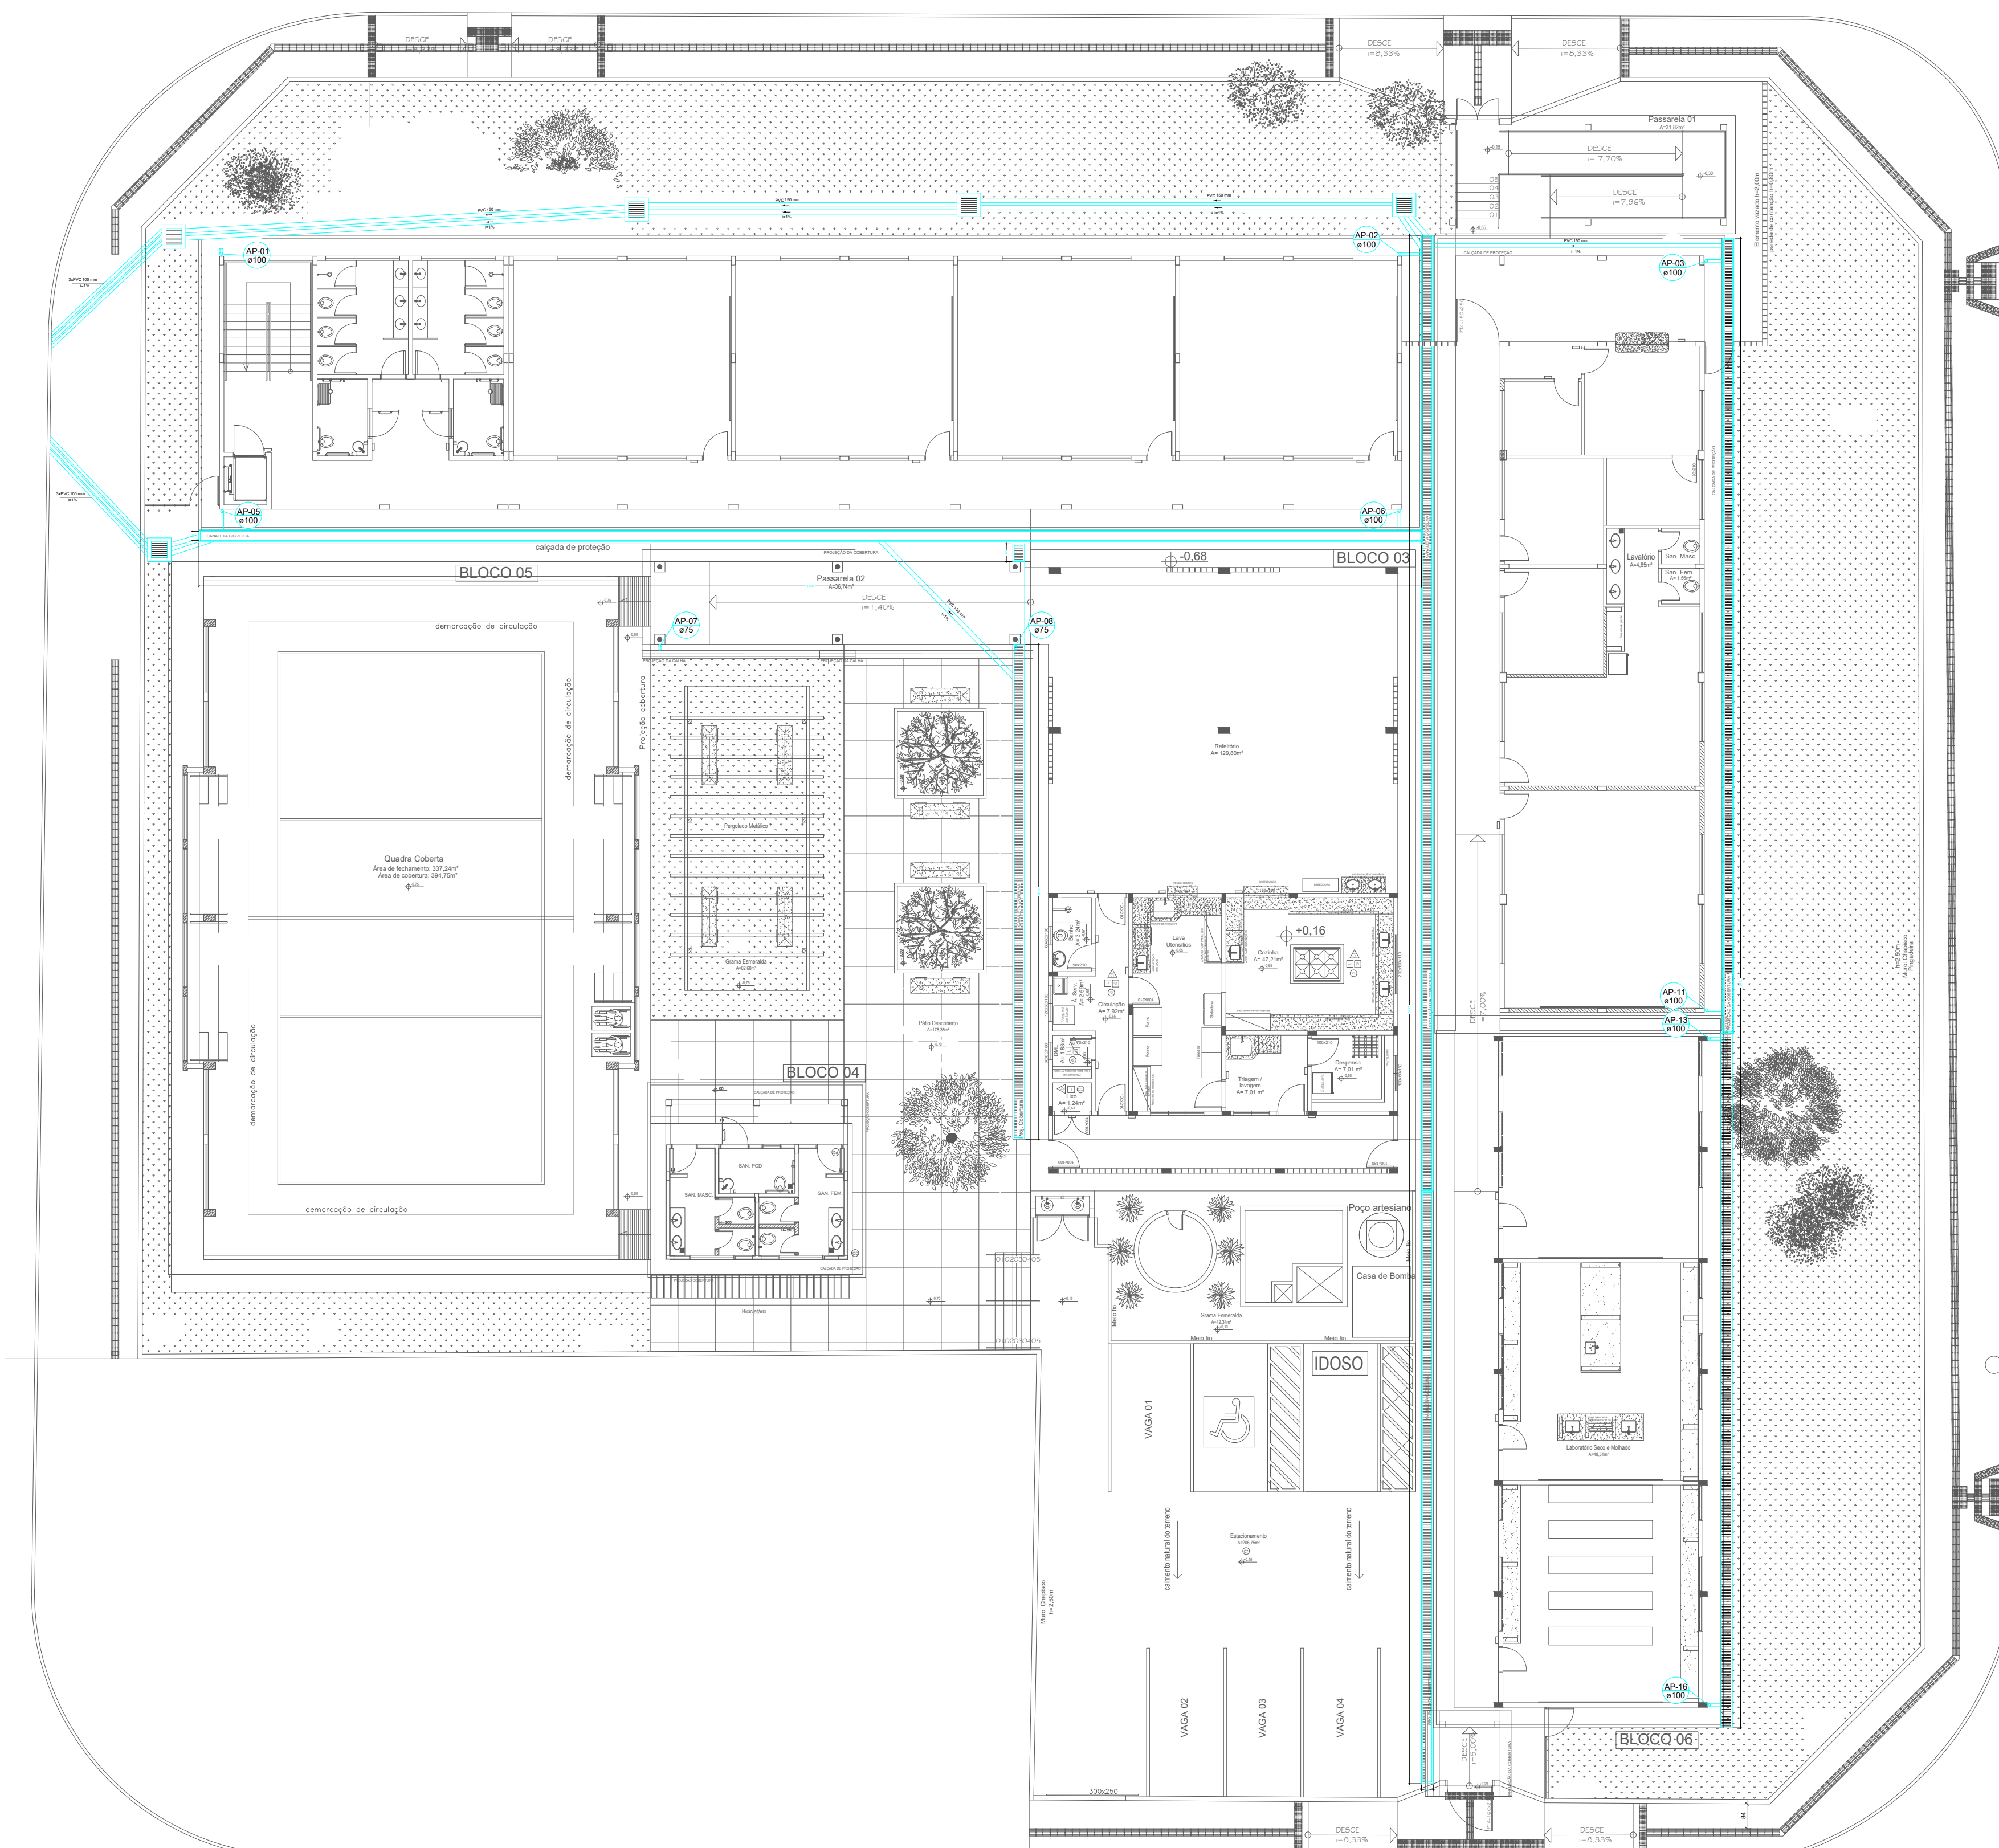


PLANTA DE BAIXA - TÉRREO
ÁGUA PLUVIAL
ESCALA 1:150

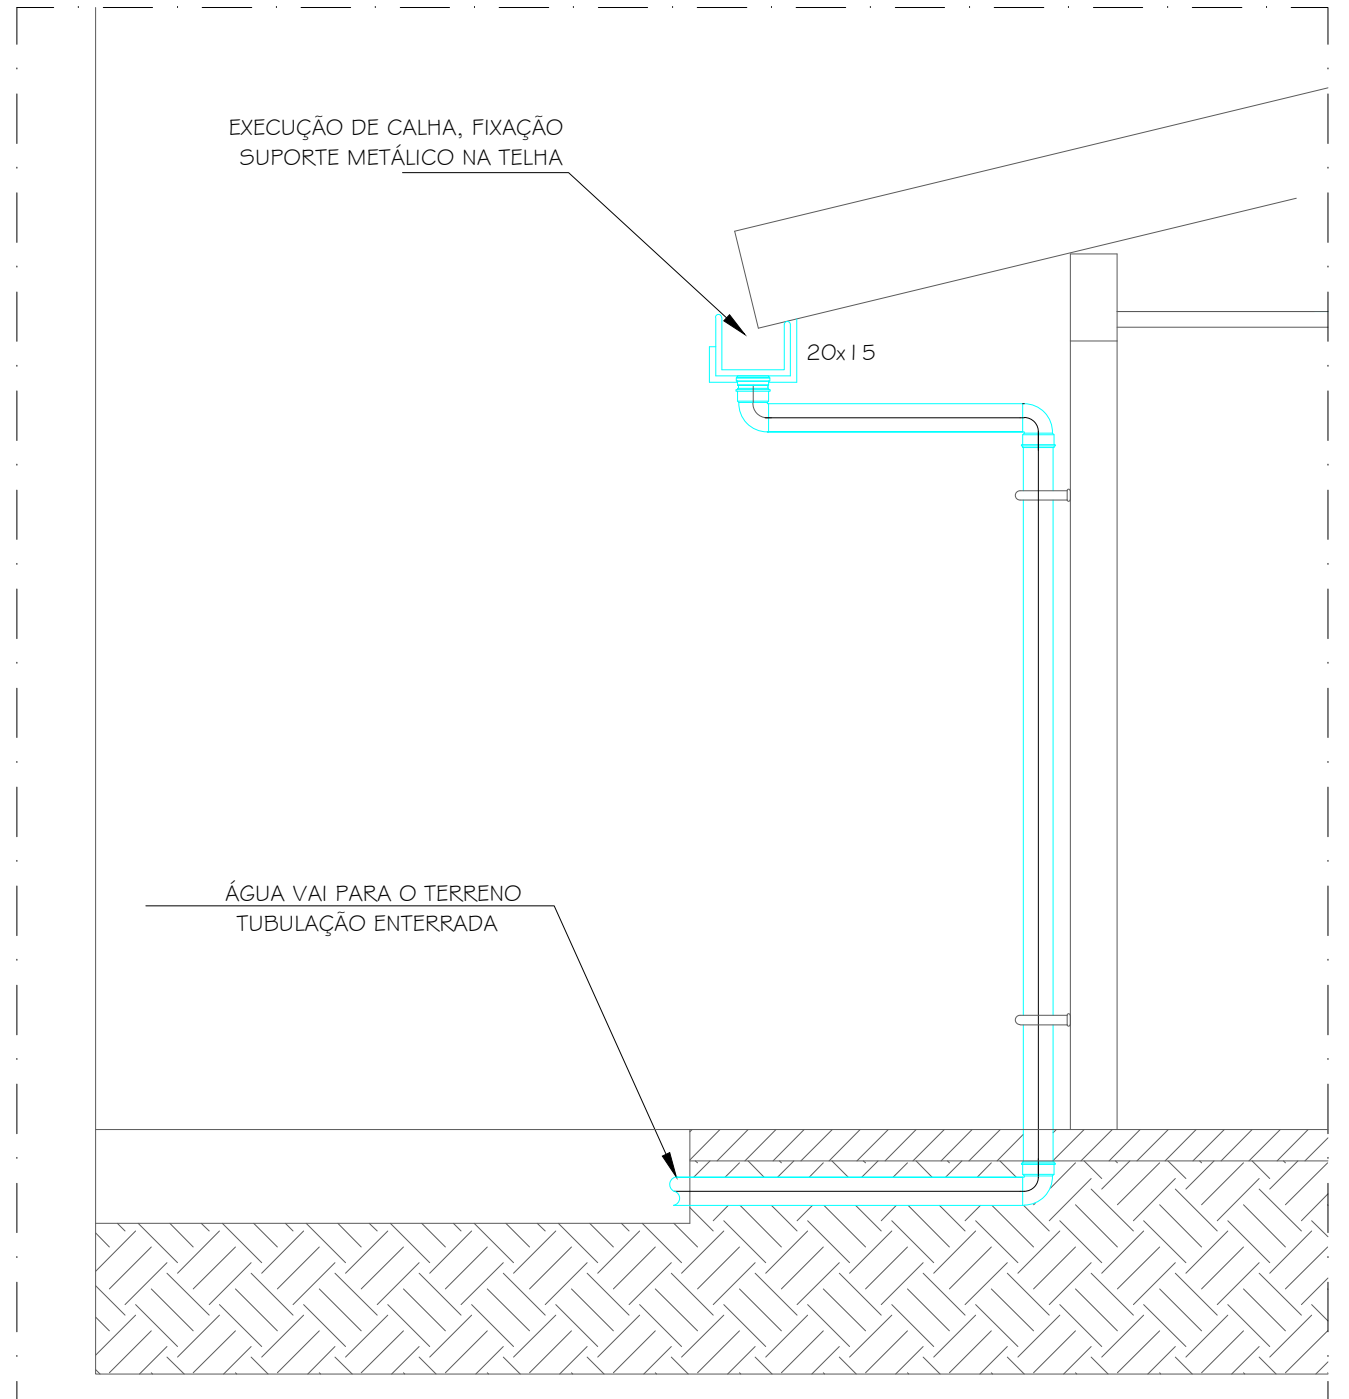

DETALHE CALHA
ESCALA 1:25

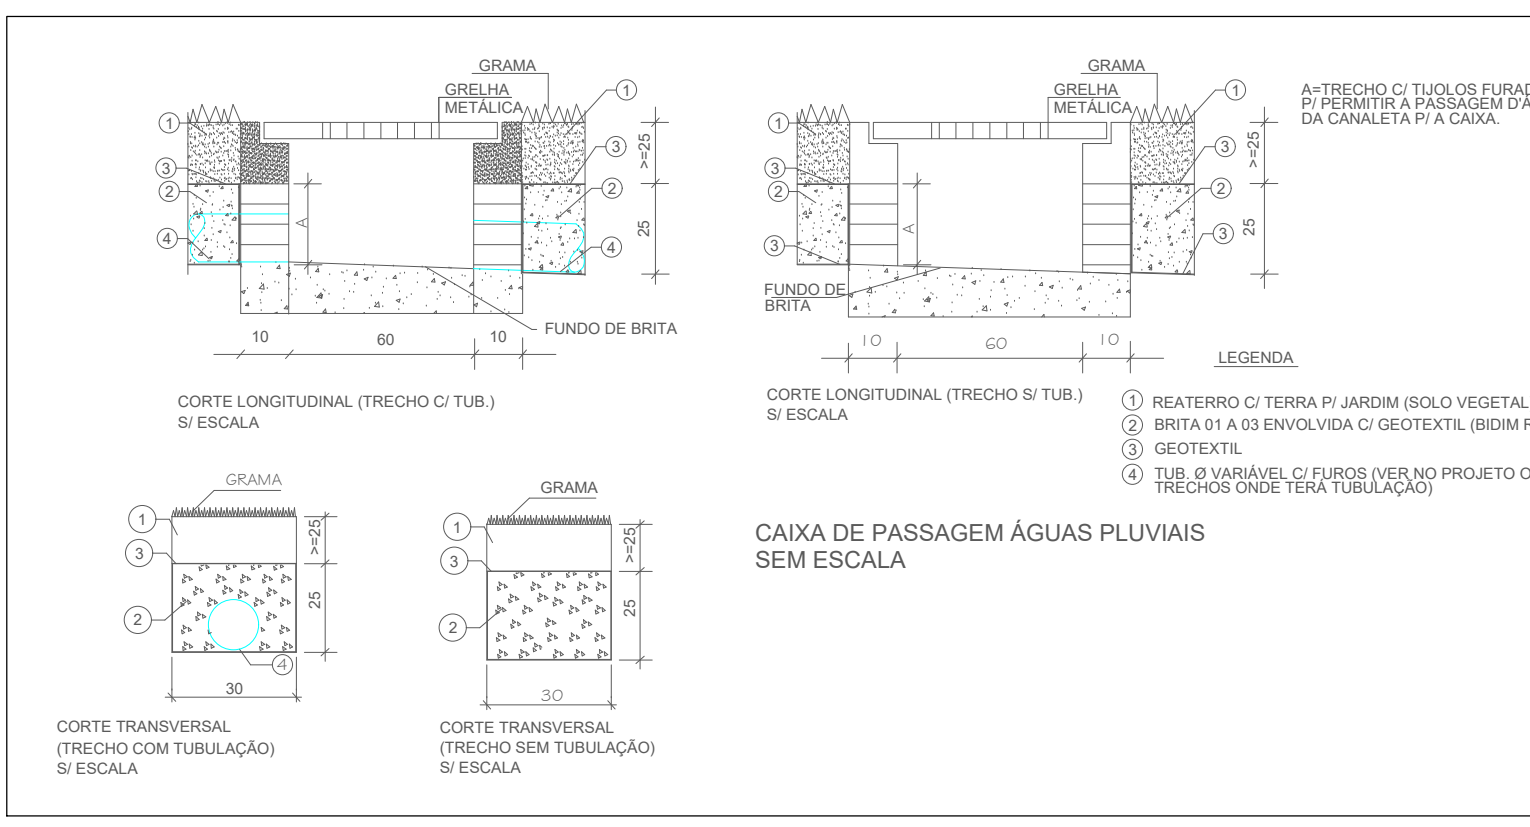


DETALHE CAIXA ÁGUA PLUVIAL
ESC. 1 : 20

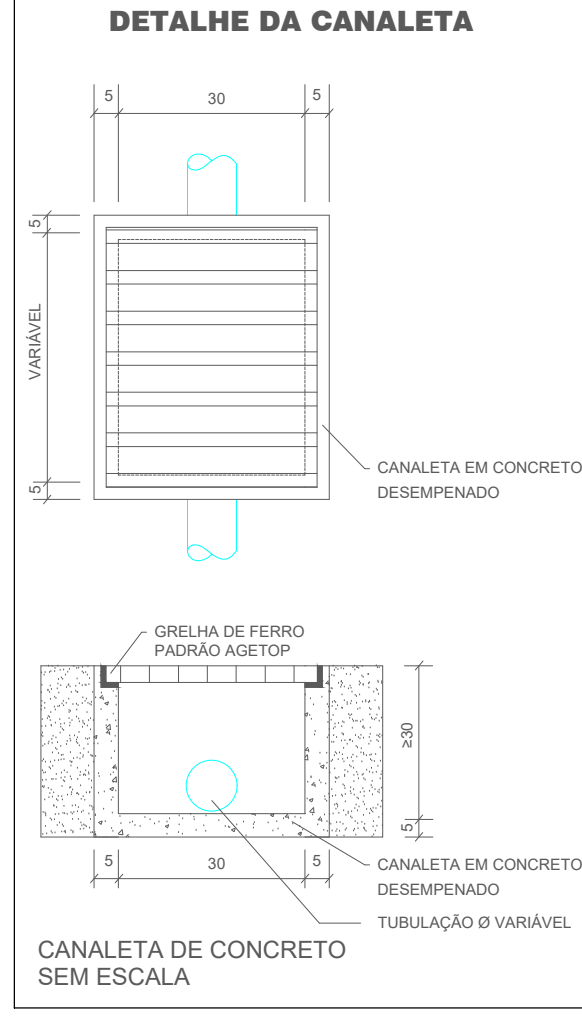

DETALHE DA CANALETA

Observações:
- Favor conferir medidas no local.
- Qualquer dúvida consultar o autor do projeto ou a Rede Física do Seduc.



ESTADO DE GOIÁS
SECRETARIA DE ESTADO DA EDUCAÇÃO
SUPERINTENDÊNCIA DE INFRAESTRUTURA
GERÊNCIA DE PROJETOS E INFRAESTRUTURA

GERÊNCIA DE CONTROLE DE REDE FÍSICA
APROVADO
TECNICO RESPONSÁVEL PELA APROVAÇÃO

COLÉGIO ESTADUAL ANTÔNIO ALVES FORTES
AMPLIAÇÃO/ REFORMA

ENDEREÇO
Praça das Bandeiras, s/nº, Jardim Cristal, CEP: 74.982-310, Aparecida de Goiânia -GO

ÁREA DO TERRENO	ÁREA PERMEAR	ÁREA EXISTENTE	ÁREA A DEMOLIR	ÁREA A CONSTRUIR	ÁREA TOTAL CONSTRUÇÃO
3.014,03m²		883,88m²	693,42m²	1.536,38m²	1.726,64m²

Brenda Bárbara F. Moreira
AUTOR: BRENDA BARBARA F. MOREIRA - CREA 10151058665-GO

RT DA OBRA
SARINHA SILVA VIEIRA VALENTE
PROPRIETÁRIO: SECRETARIA DE ESTADO DA EDUCAÇÃO CNPJ: 01.408.705/0001-20
PREPOSTO: SARRINHA SILVA VIEIRA VALENTE CPF: 041.530.091-44

HIDROSSANITÁRIO
TIPO DE PROJETO
PLANTA BAIXA-ÁGUA PLUVIAL
-ASSUNTO-

DATA	SET/23	ESCALA	INDICADAS	REVISÃO	ART
				000	1020230230050

REV.	DATA	DESCRIÇÃO	VISTO

3/3
FOLHA: