



VER PLANTA-BAIXA DA INSTALAÇÃO DE GÁS





Planta de Situação - Instalação de Gás
Escala 1:500

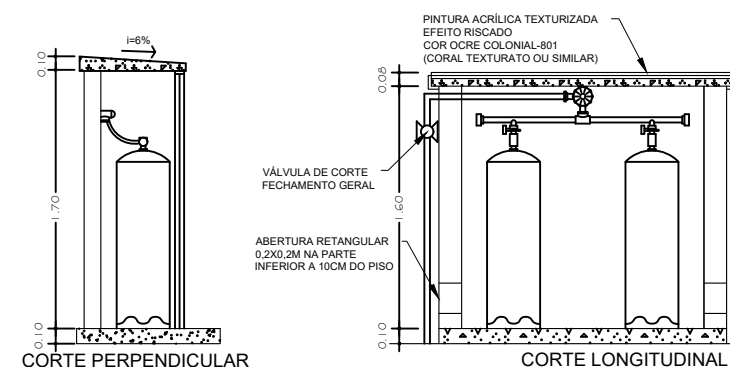


Cortes - Central de Gás
Escala 1:50

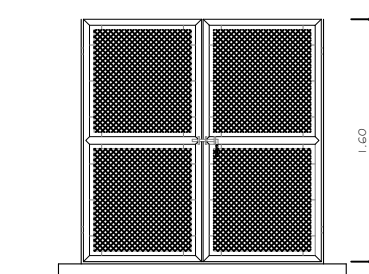

Portão - Central de Gás
Escala 1:50

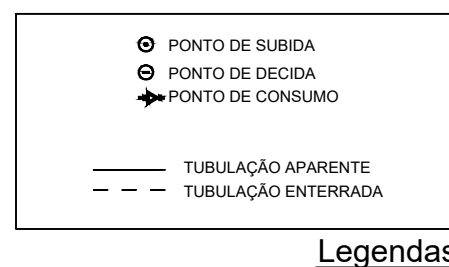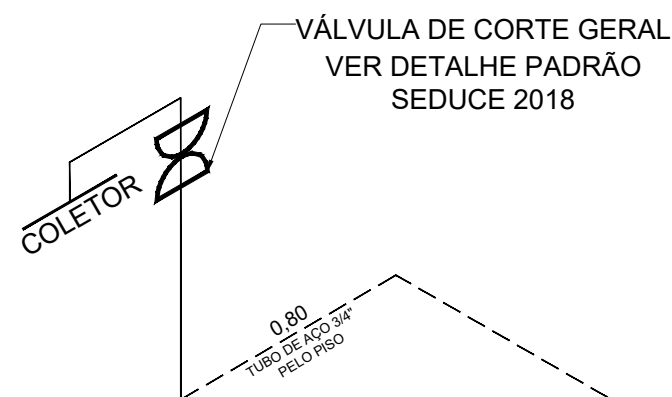

Legenda

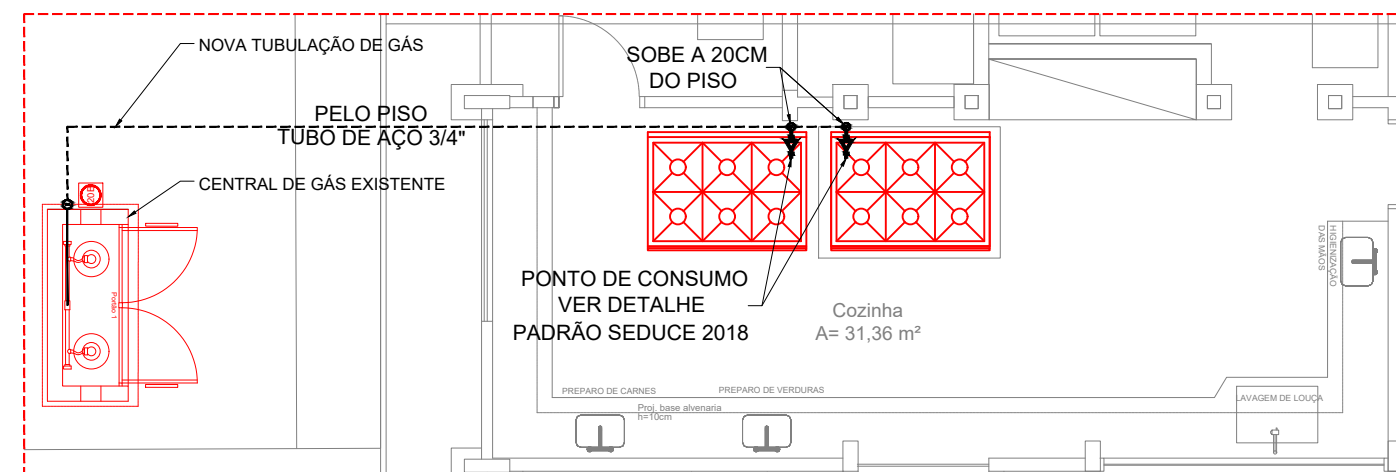

Planta baixa - Instalação de Gás
Escala 1:75

CÓDIGO	SÍMBOLO	SIGNIFICADO	FORMA E COR	APLICAÇÃO
1		Proibido fumar	Símbolo: Circular Fundo: branco Pictograma: preto Faixa circular e barra diametral: vermelhas	Todo local onde o fumo possa aumentar o risco de incêndio
6		Cuidado, Risco de incêndio	Símbolo: Triangular Fundo: amarelo Pictograma: preto Faixa triangular: preto	Proximo a materiais ou áreas com presença de produtos altamente inflamável

REDE PRIMARIA = ENTRE REGULADORES DE 1º E 2º ESTAGIO = 150 kPa
REDE SECUNDARIA - APOS O REGULADORES DE 2º ESTAGIO = 5kPa

Vista Isométrica - Instalação de Gás
Sem Escala

OBSEVAÇÕES:

FAVOR CONFERIR MEDIDAS NO LOCAL; QUALQUER DÚVIDA CONSULTAR O AUTOR DO PROJETO OU A GERÊNCIA DE PROJETOS DA SEDUC.



Projeto:

GÁS CANALIZADO

Área Terreno:
5.6918,85M2

Descrição:
Instalação do Gás Canalizado
Composta por 2- P45

MUNICÍPIO: LUZIÂNIA - GO

ESCOLA: CEPÍ MARIA ABADIA SALOMÃO

ENDEREÇO: R. JK QD.1 LT.24, S. KENNEDY, S/N, 1º ANDAR
BAIRRO ROSÁRIO, CEP: 72810-600

Autor: João Pedro Moreira Pires

AUTOR: JOÃO PEDRO MOREIRA PIRES - ARQUITETO E URBANISTA - CAU: A187684-8 - RRT: 12547224

PROPRIETÁRIO: SECRETARIA DE ESTADO DA EDUCAÇÃO CNPJ: 01.409.705.0001-20
PREPOSTO: JÉSSICA ALVES BUENO SOUSA CPF: 033.178.021-62

Área Existente:
2.464,03M2

Data:
NOV/2022

Prancha:
01/01