




Detalhe H1
Escala 1:25

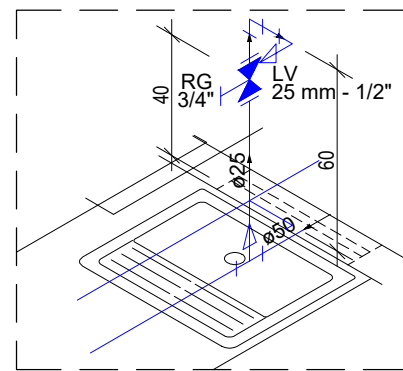


Detalhe H2
Escala 1:25

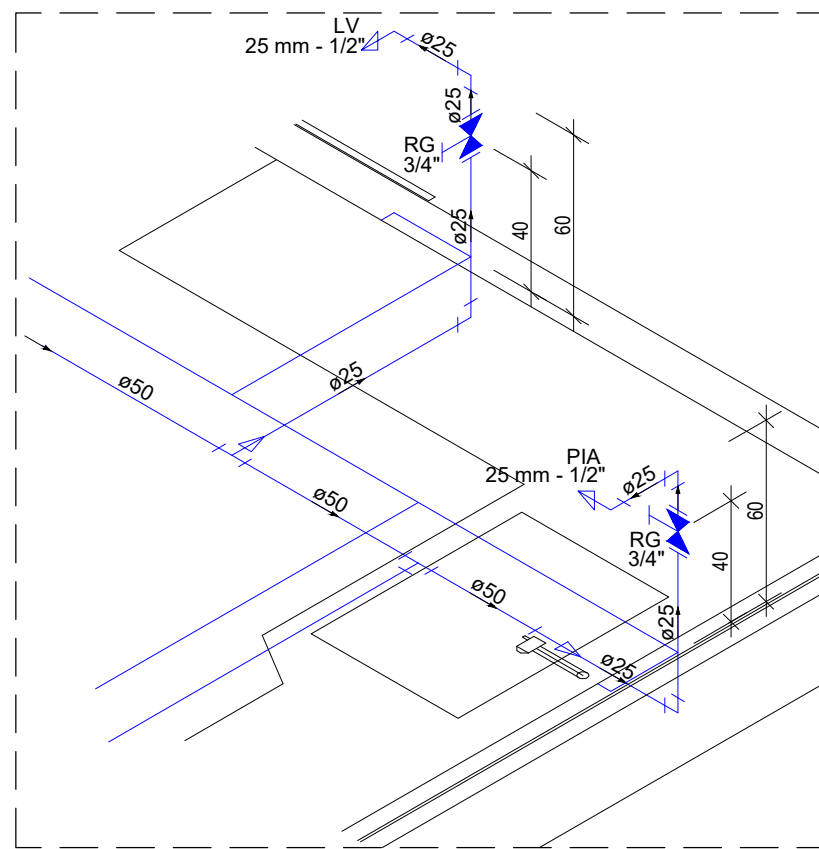


Detalhe H3
Escala 1:25

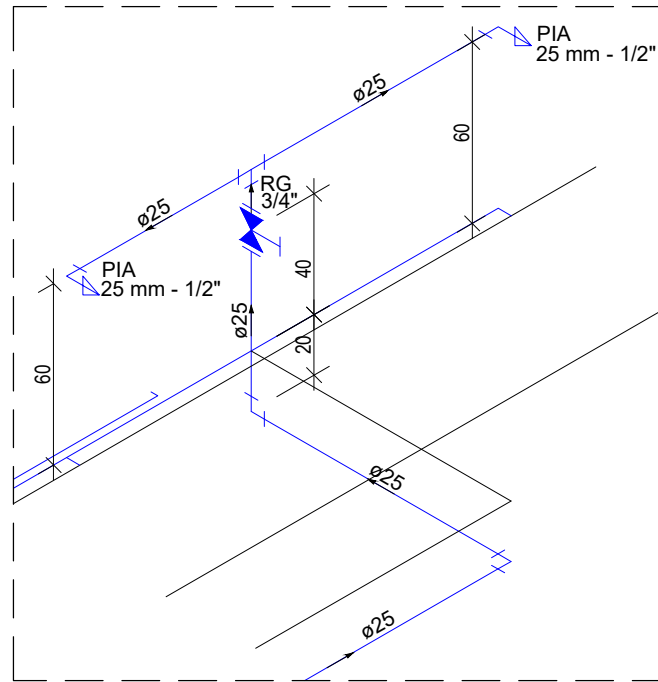


Detalhe H4
Escala 1:25

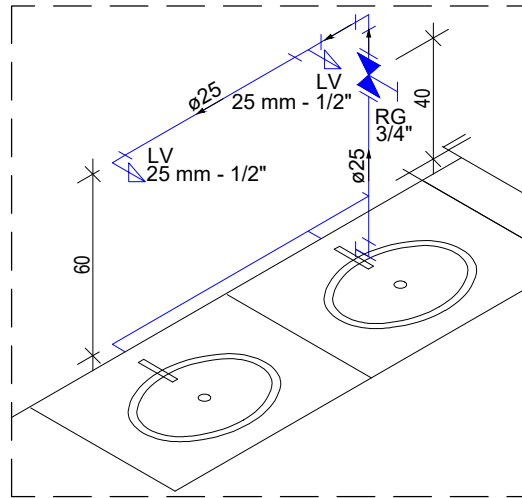


Detalhe H5
Escala 1:25

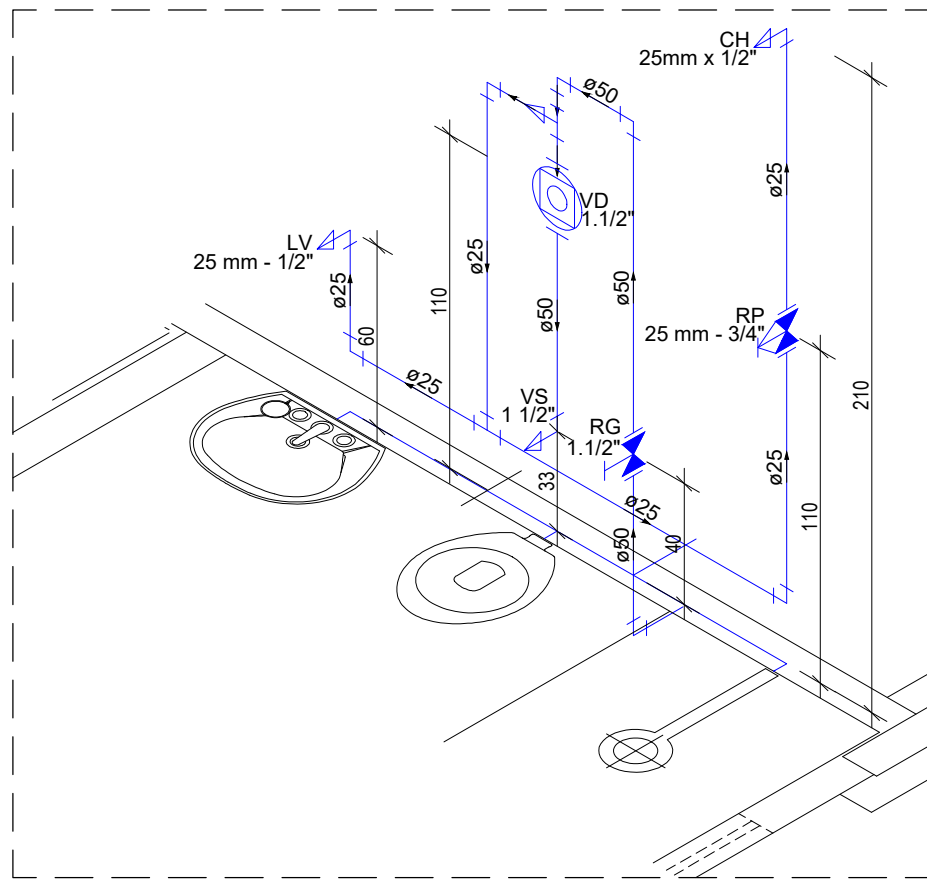


Detalhe H6
Escala 1:25

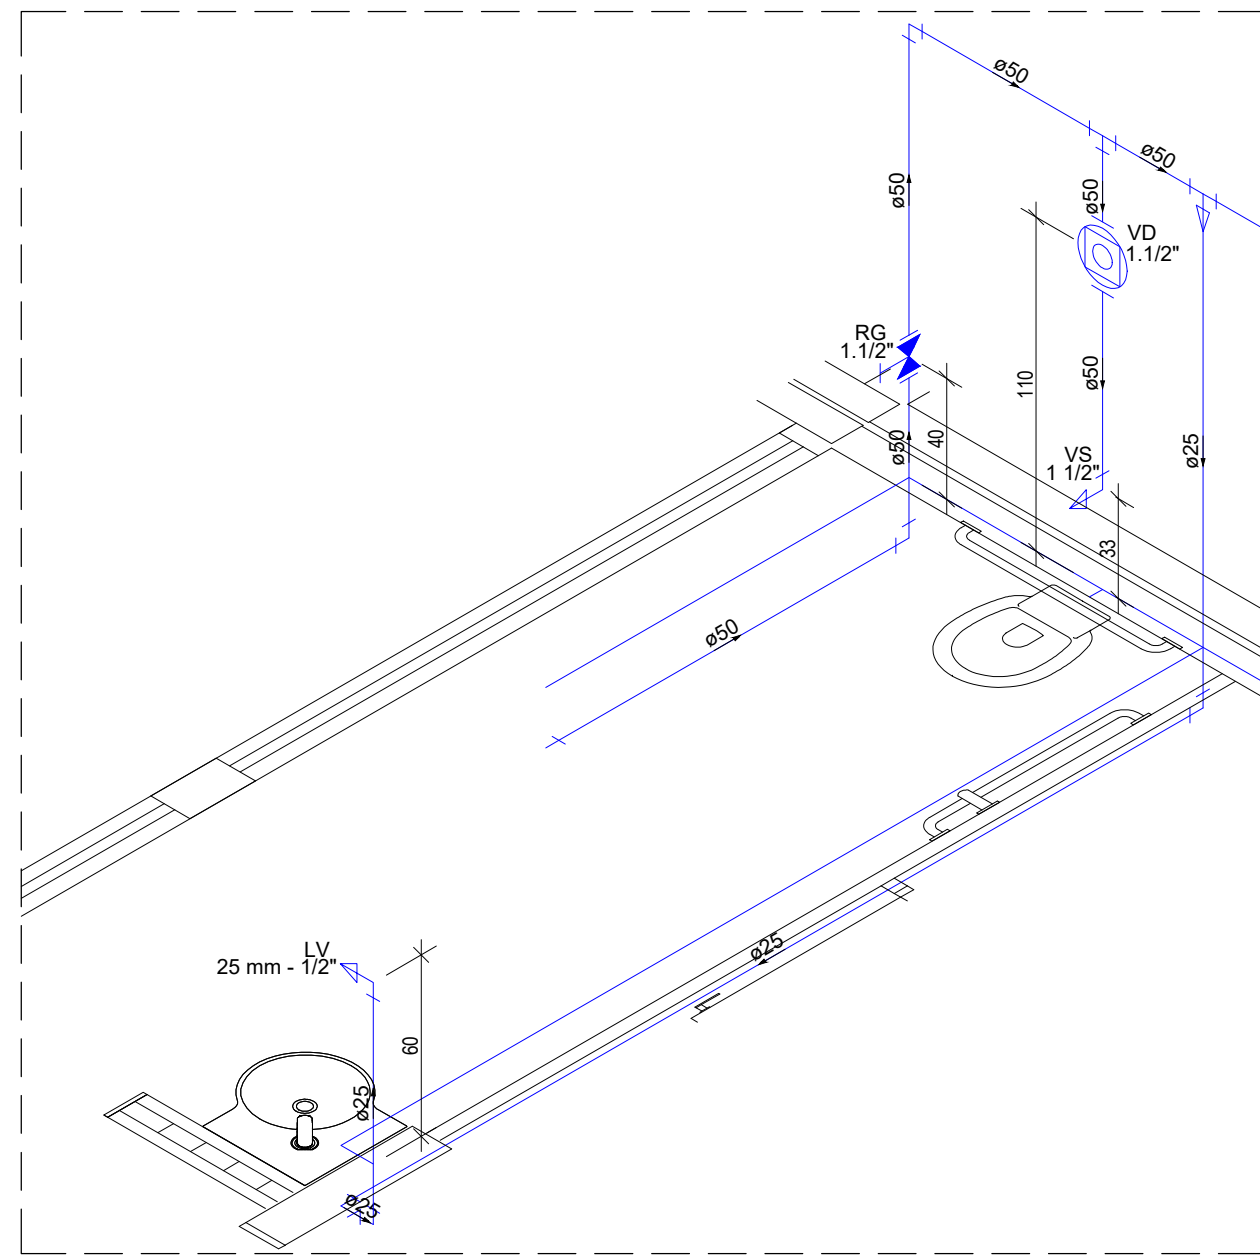


Detalhe H7
Escala 1:25

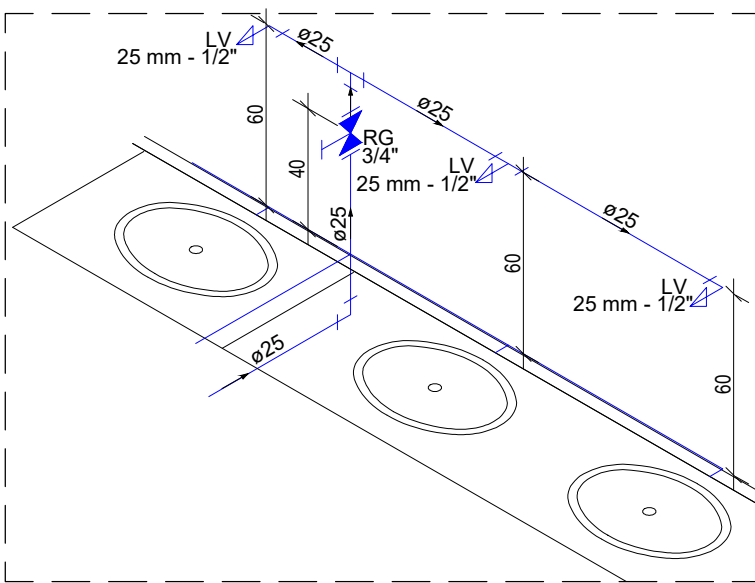


Detalhe H8
Escala 1:25

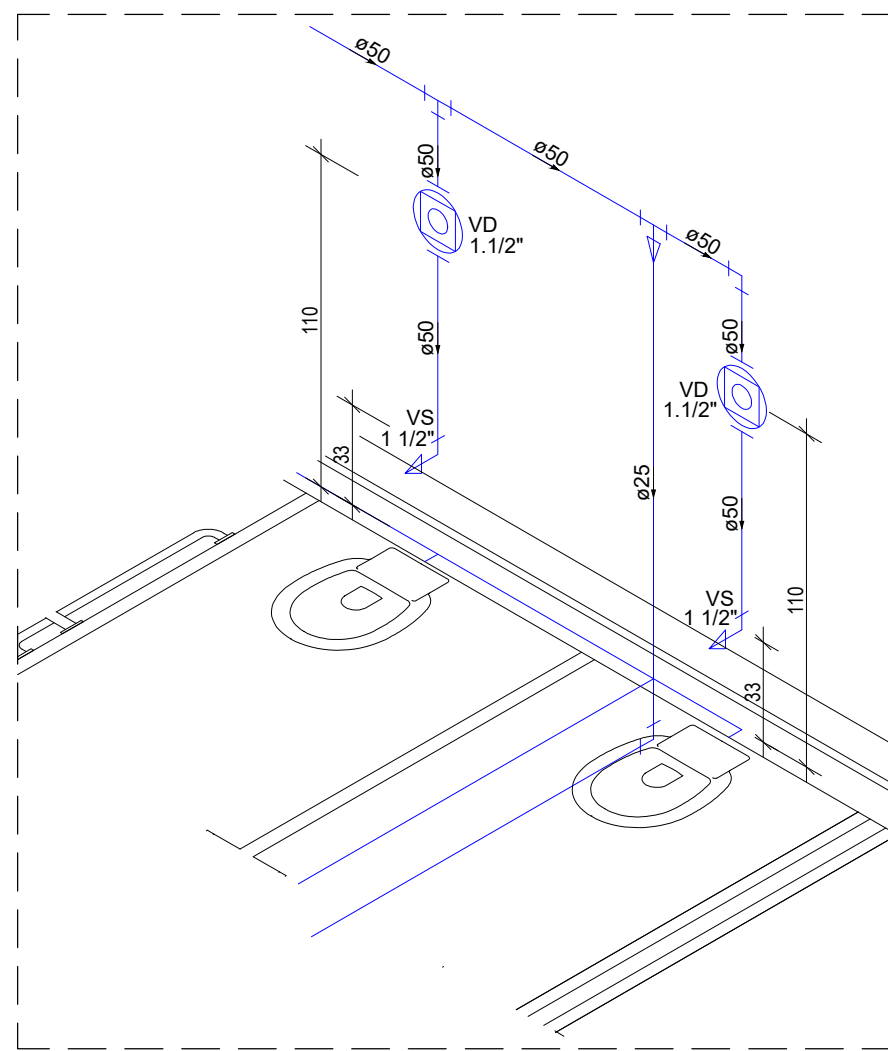


Detalhe H9
Escala 1:25

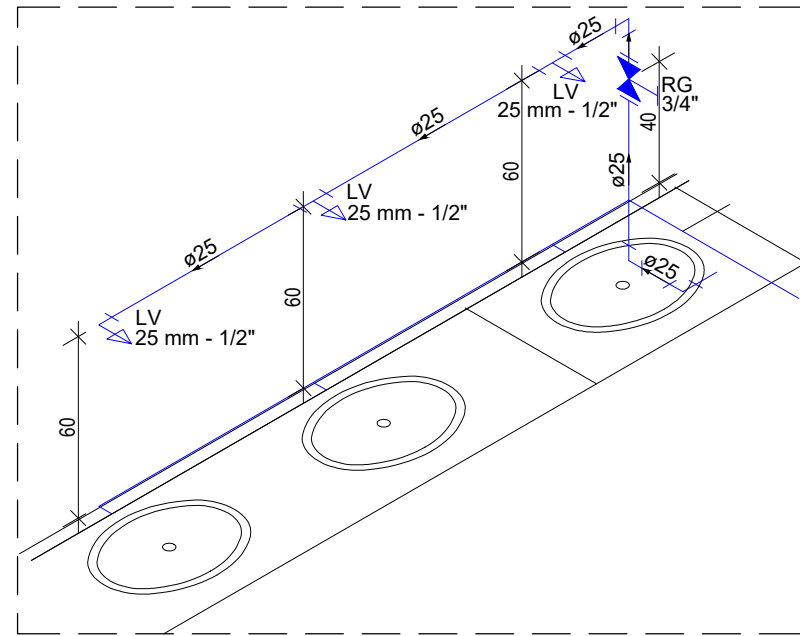


Detalhe H10
Escala 1:25

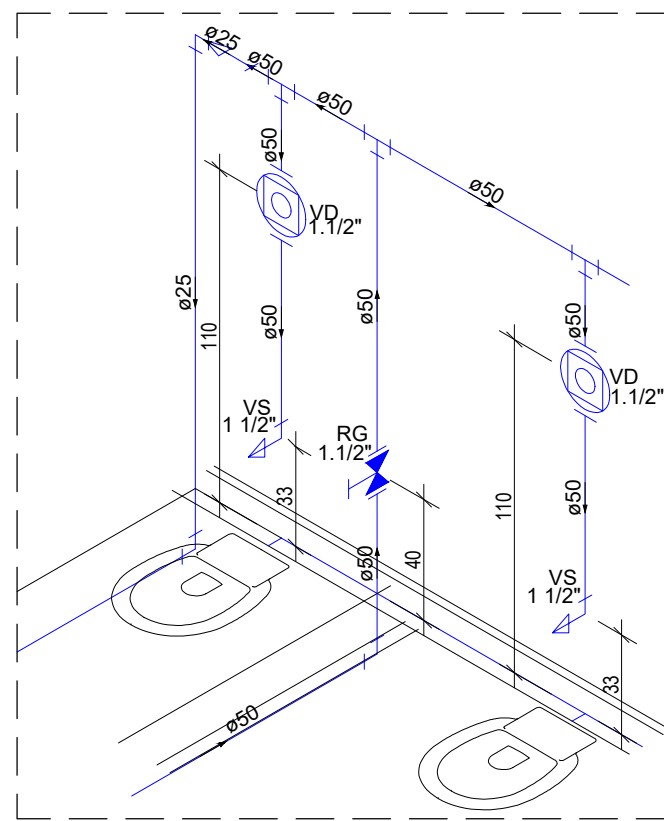

Detalhe H11
Escala 1:25

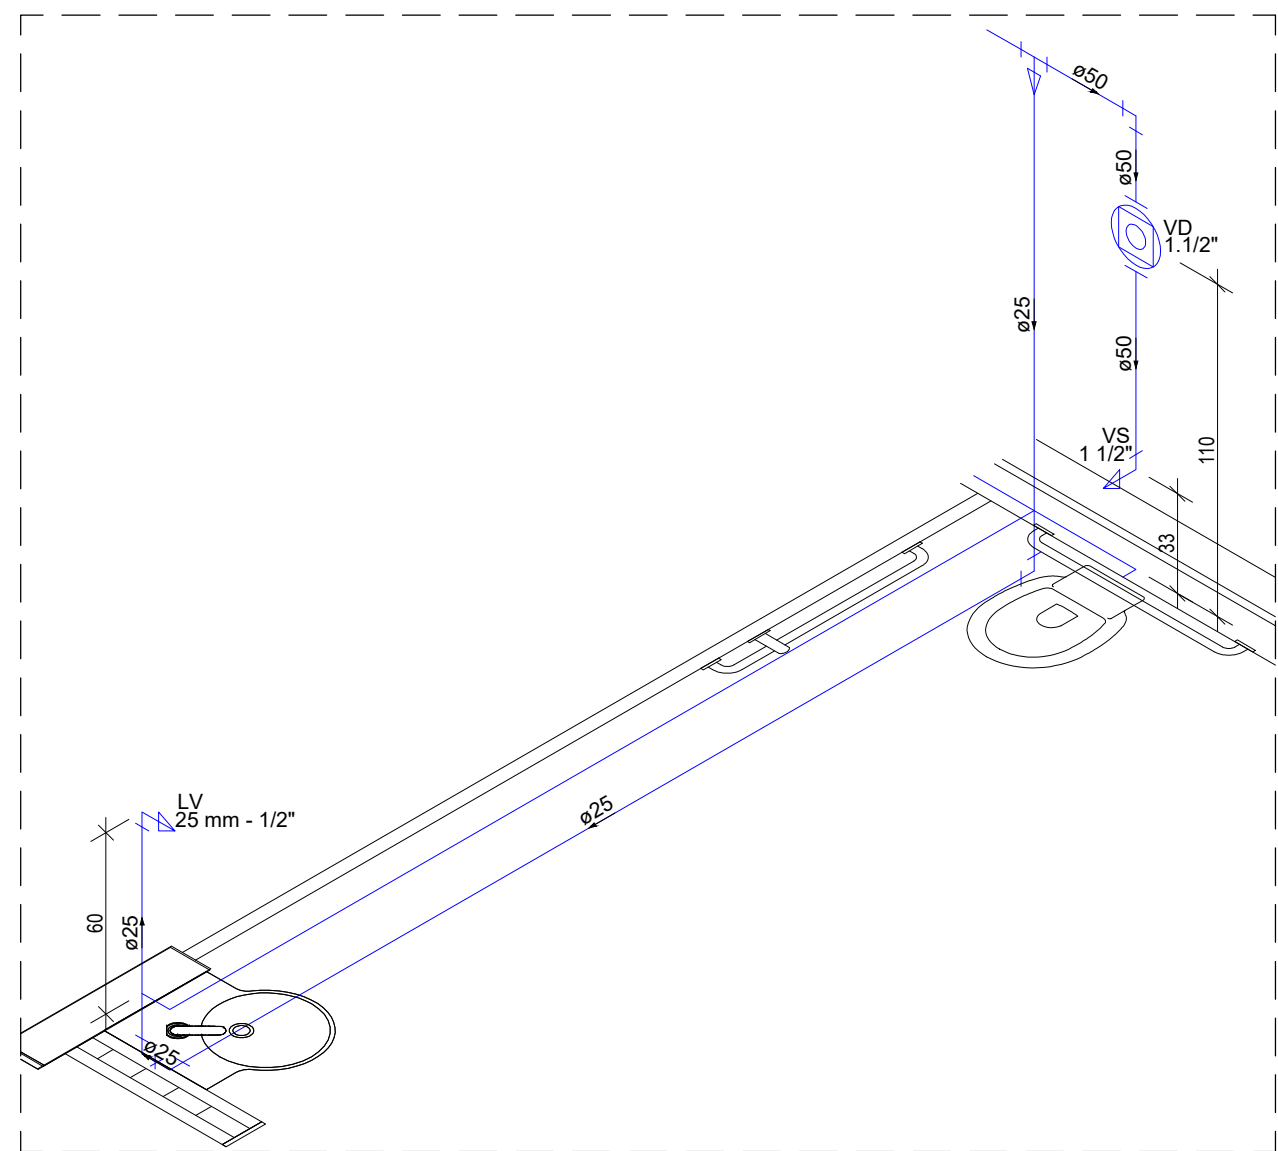

Detalhe H12
Escala 1:25

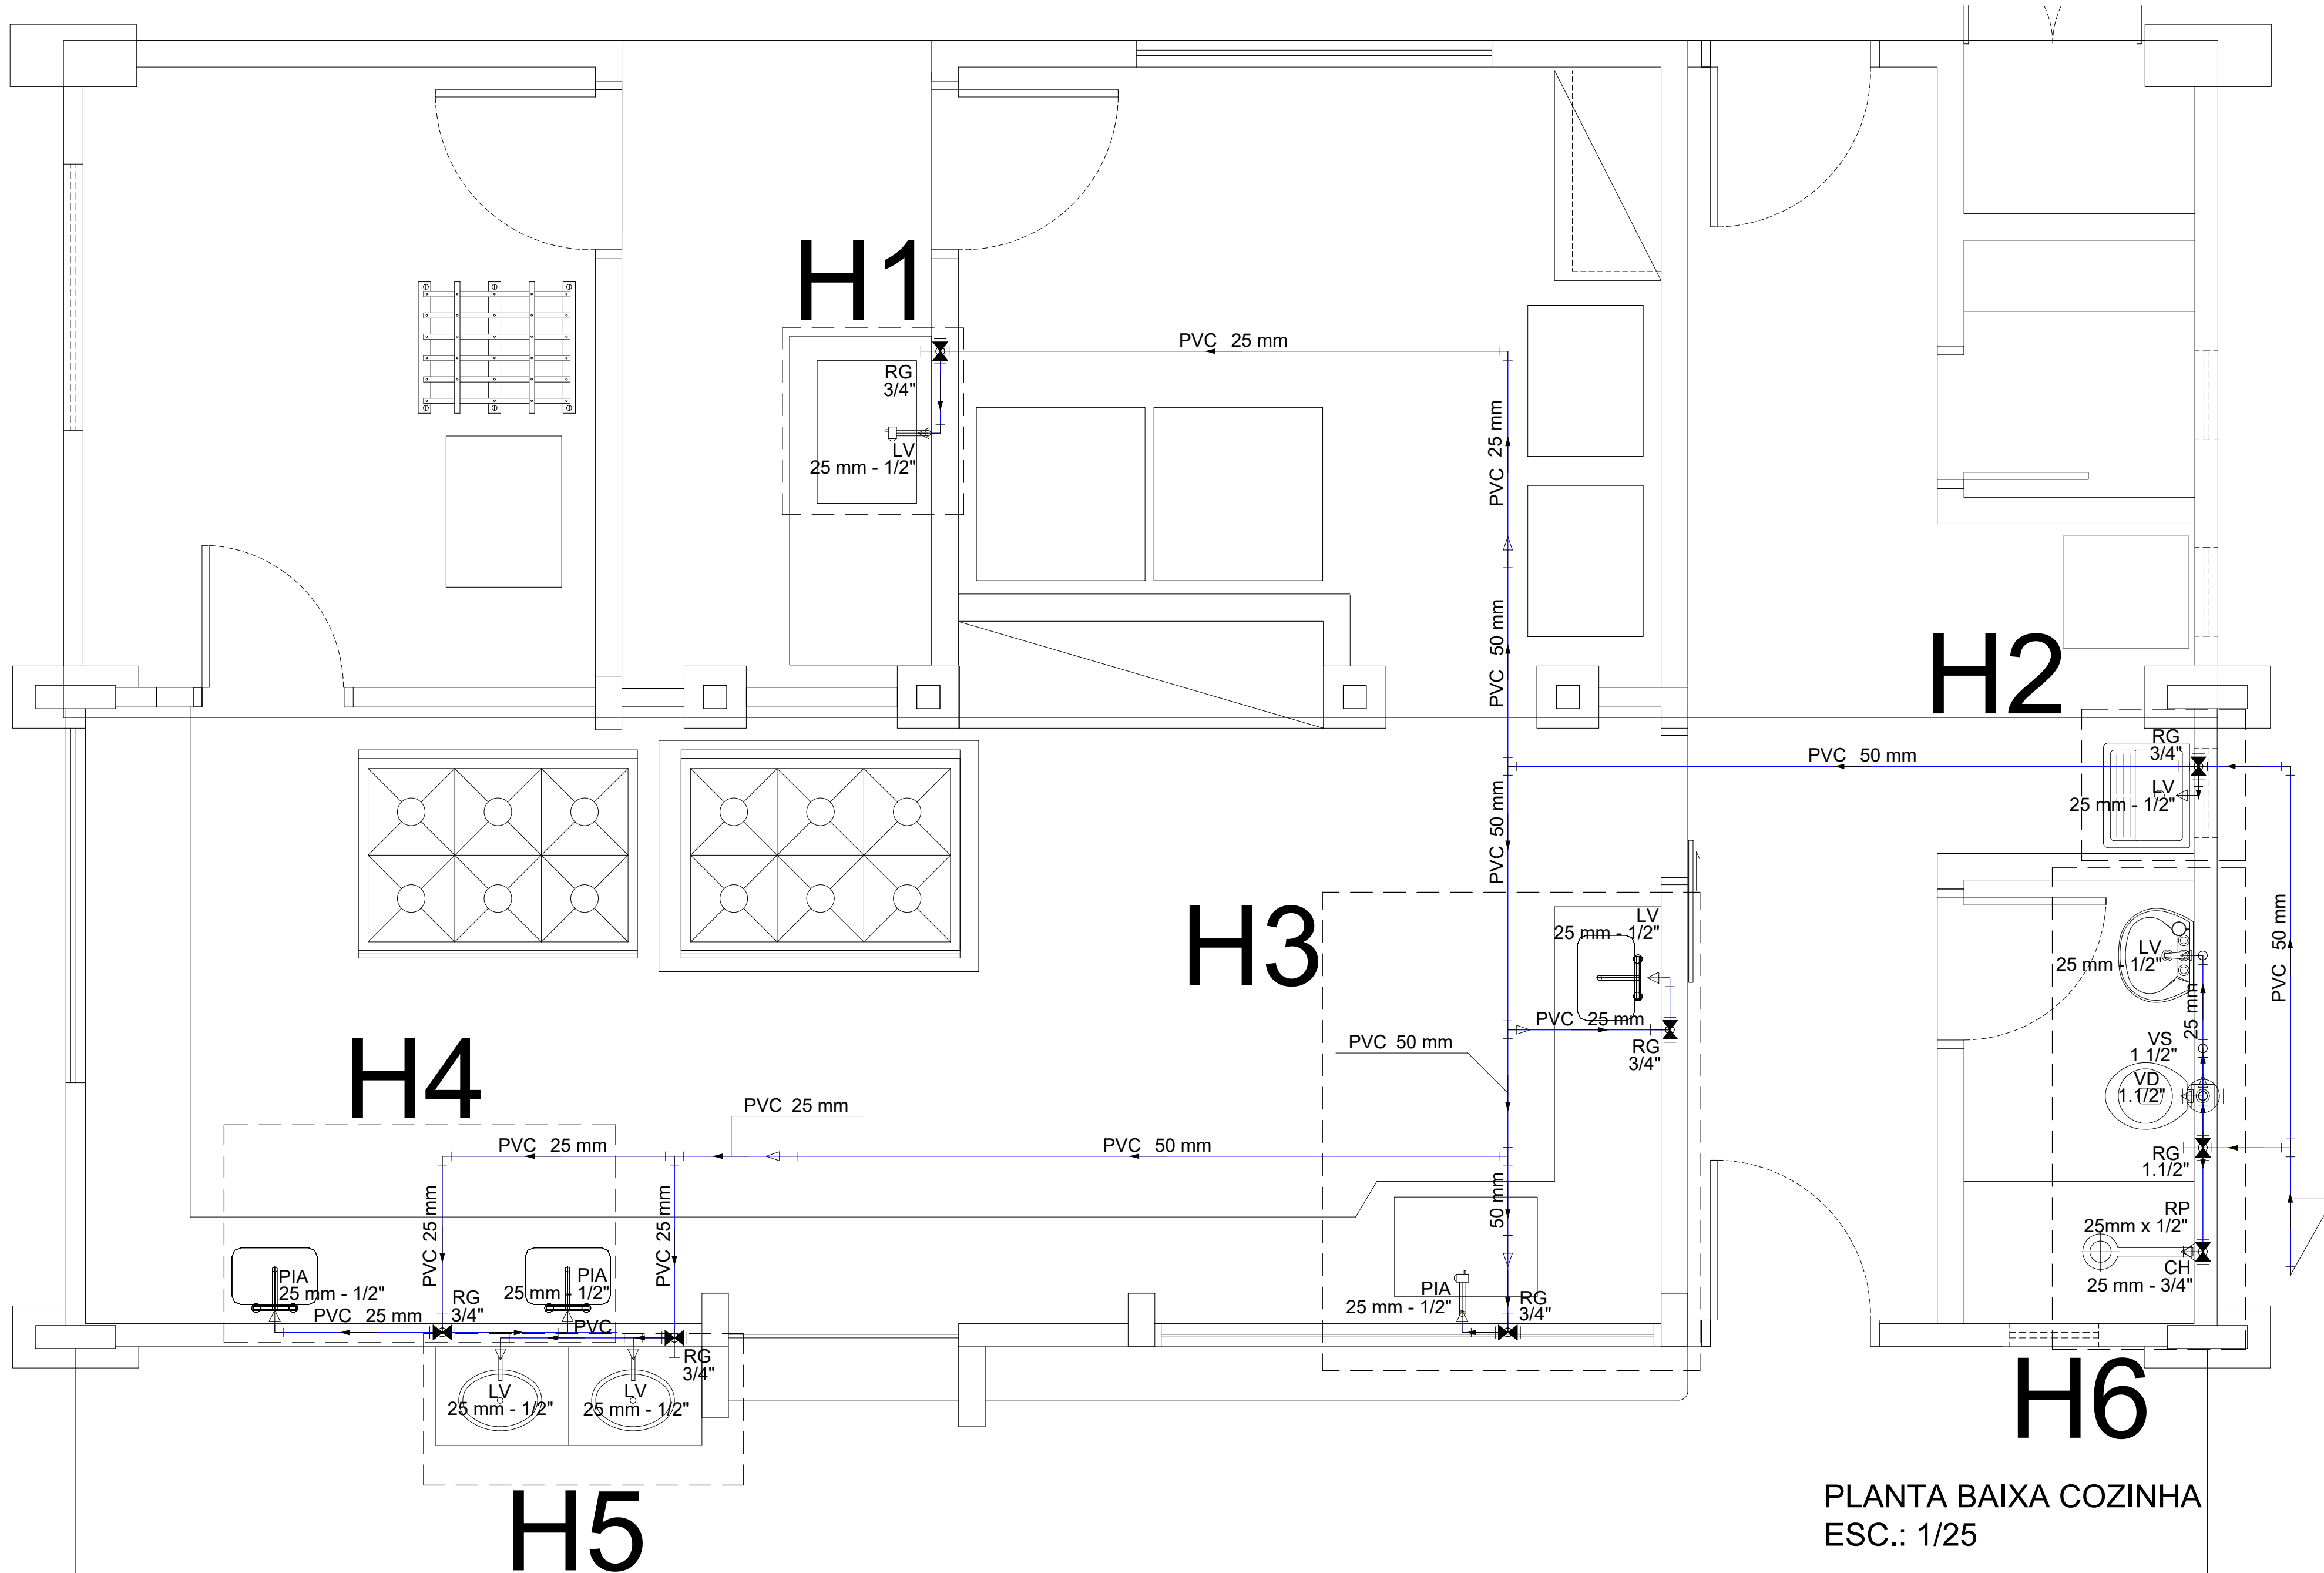

PLANTA BAIXA COZINHA
ESC.: 1/25

LEGENDA	
BE	BEBEDOR
LV	LAVATÓRIO
PIA	PIA
RG	REGISTRO DE GAVETA
TLR	TANQUE DE LAVAR ROUPA
---	TUBULAÇÃO DE ÁGUA FRIA
---	TUBULAÇÃO DE ÁGUA FRIA PELO PISO
---	TUBULAÇÃO DE ÁGUA QUENTE
---	TUBULAÇÃO DE ÁGUA QUENTE PELO PISO
---	TUBULAÇÃO DE ALIMENTAÇÃO
---	TUBULAÇÃO DE ALIMENTAÇÃO PELO PISO
RG	Registro bruto gaveta ABNT c/PVC soldável - RG
RG	Registro de gaveta c/anoela cromada c/PVC soldável - RG
RG	Bucha de Redução
RG	Registro de Pressão com PVC soldável - 25 mm - 3/4"

LEGENDA	
BA	BANHEIRA
BE	BEBE
CH	CHUVEIRO
DH	DUCHA HIGIÊNICA
FL	FILTRO
LV	LAVATÓRIO
MLL	MÁQUINA DE LAVAR LOUÇA
MLR	MÁQUINA DE LAVAR ROUPA
PIA	PIA
RG	REGISTRO DE GAVETA
RP	REGISTRO DE PRESSÃO
TJ	TORNEIRA DE JARDIM
TLR	TANQUE DE LAVAR ROUPA
---	TUBULAÇÃO DE ÁGUA FRIA
---	TUBULAÇÃO DE ÁGUA FRIA PELO PISO
---	TUBULAÇÃO DE ÁGUA QUENTE
---	TUBULAÇÃO DE ÁGUA QUENTE PELO PISO
---	TUBULAÇÃO DE ALIMENTAÇÃO
---	TUBULAÇÃO DE ALIMENTAÇÃO PELO PISO
Água Fria	AF
Diâmetro da Preambula	e
Água Quente	AQ
Diâmetro da Preambula	e
Alimentação	AL
Diâmetro da Preambula	e
	COLUNA DE ÁGUA FRIA
	COLUNA DE ÁGUA QUENTE
	COLUNA DE ALIMENTAÇÃO



ESTADO DE GOIÁS
SECRETARIA DE ESTADO DA EDUCAÇÃO
SUPERINTENDÊNCIA DE INFRAESTRUTURA
GERÊNCIA DE PROJETOS E INFRAESTRUTURA

GERÊNCIA DE PROJETOS E INFRAESTRUTURA
APROVADO _____
TÉCNICO RESPONSÁVEL PELA APROVAÇÃO

CEPI MARIA ABADIA SALOMÃO

AMPLIAÇÃO/ REFORMA

ENDEREÇO
RUA JK OD. 1 LT. 24 SETOR KENNEDY S/N 1 ANDAR, BAIRRO ROSÁRIO, LUZIANIA - GO.
72810-000

ÁREA DO TERRENO	ÁREA PERMEÁVEL	ÁREA EXISTENTE	ÁREA A DEMOLIR	ÁREA A CONSTRUIR	ÁREA TOTAL CONSTRUÇÃO
6.6918,85M2		2.464,03 M2	00 M2	368,81 M2	2.832,84 M2

AUTOR: ENG. CIVIL WILGNER FREDERICK CUNHA PIRHARDT - Nº CREA: 10198007550-GO

RT DA OBRA:
PROPRIETÁRIO: SECRETARIA DE ESTADO DA EDUCAÇÃO CNPJ: 01.409.705/0001-20
PREPOSTO: JESSICA ALVES BUENO SOUZA CPF: 033.178.021-42

HIDROSSANITÁRIO

TIPO DE PROJETO

PLANTA BAIXA

LEGENDA

DETALHES

ASSUNTO:

DATA: NOV/2022

ESCALA: INDICADA

REVISÃO: 000

Nº ORÇAMENTO: 1020220314799

REV. DATA DESCRIÇÃO VISTO

2/4

FOLHA: