




PLANTA BAIXA
Escala: 1:50

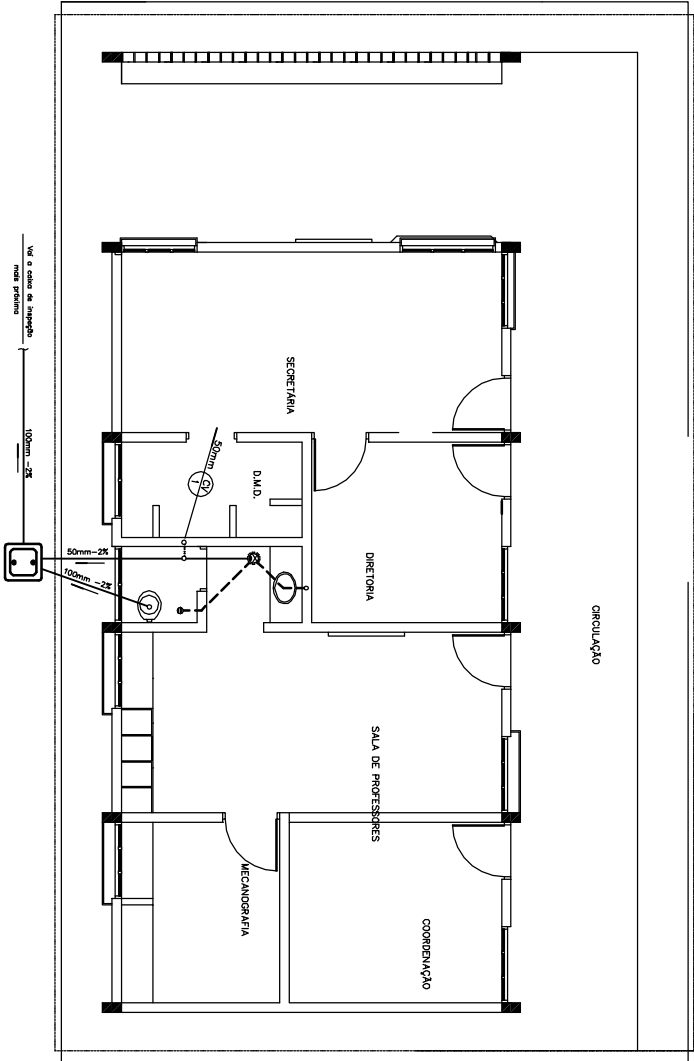


PLANTA BAIXA
Escala: 1:50

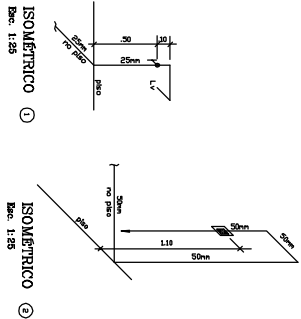


LIGAÇÃO DE LAVATÓRIO DE BANCADA SEM ESCALA

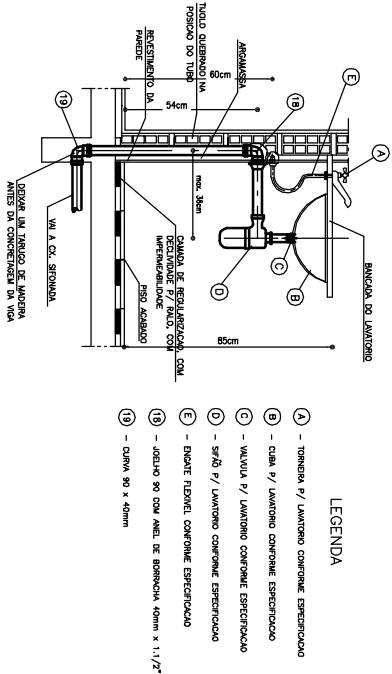


- LEGENDA
- A - TUBERIA P/ LAVATÓRIO CONFORME ESPECIFICAÇÃO
 - B - CAVA P/ LAVATÓRIO CONFORME ESPECIFICAÇÃO
 - C - VALVULA P/ LAVATÓRIO CONFORME ESPECIFICAÇÃO
 - D - SIFÃO P/ LAVATÓRIO CONFORME ESPECIFICAÇÃO
 - E - ENCADE FLEXÍVEL CONFORME ESPECIFICAÇÃO
 - F - JOELHO 90 COM ANG. DE BORDACHA 40mm x 1 1/2"
 - G - CAVA 90 x 40mm

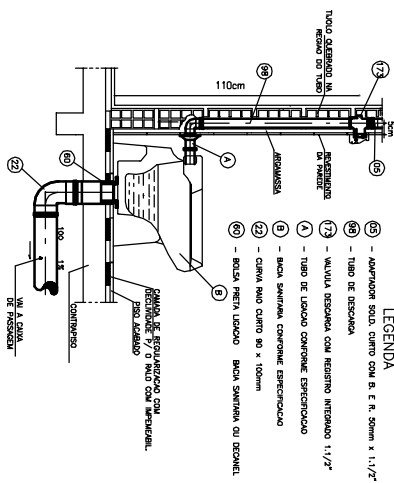




LIGAÇÃO DE VASO SANITÁRIO C/ VALVULA DE DESCARGA SEM ESCALA

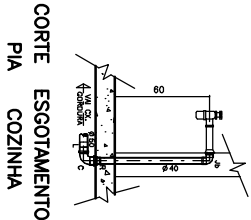


CORTE ESCOTAMENTO PIA COZINHA

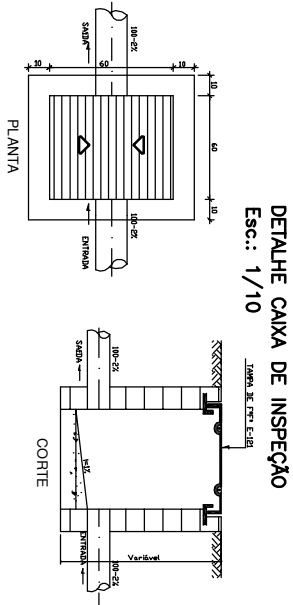

DETALHE CAIXA DE INSPEÇÃO
Esc.: 1/10

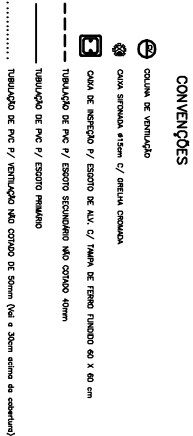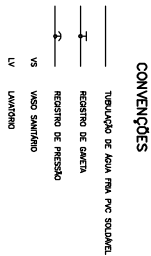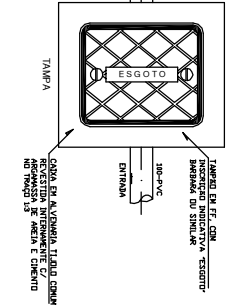

UNID. ESC. LAJE PLANA - TERREO
BLOCO CRISA-97-ADMINISTRAÇÃO-BLOCO 01-REV-ago2003
BLOCO ADMINISTRATIVO S/ COZINHA

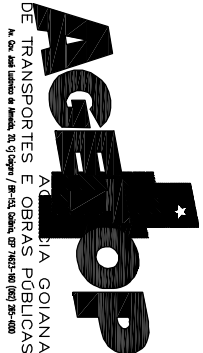

AUTOR DO PROJETO: Eng. Civil: Pedro Augusto da Almeida Neto CREA - GO 20092/D

R.T. DA OBRA:

ÁREA DO TERRENO:		ÁREA CONSTRUTIVA:		JOGADA	
DATA: 27/01/2004		ESCALA: 100,00x2		HS	
ÍNDICE:		DESENHO:		UNICA	

HIDRO - SANITÁRIO

PLANTA, ISOMETRICOS, DETALHES