


QUADRO DE ESQUADRIAS PÓS REFORMA					
JANELAS	CODIGO	COMPR.	ALTURA	PRET.	QUANT.
J1	1.00	1.40	1.20	37	
J2	1.00	1.40	1.20	02	
J3	2.00	1.20	0.90	29	
J4	1.00	0.60	2.10	01	
J5	0.80	0.60	2.10	02	
J6	2.40	1.20	1.20	01	
J7	1.00	1.20	0.80	01	
J8	3.00	0.60	2.00	02	
J9	3.00	0.60	2.10	04	
J10	2.10	0.60	2.10	04	
J11	0.80	0.45	1.60	04	
J12	1.00	1.80	0.80	01	
J13	1.00	1.80	0.80	02	
J14	1.20	0.60	1.80	03	
J15	1.80	0.60	1.80	01	
J16	0.80	0.60	1.80	02	
J17	2.00	1.20	1.00	01	
J18	2.10	0.60	1.10	04	
J19	0.80	0.60	2.10	02	

QUADRO DE ACABAMENTO					
PISO	CODIGO	COMPR.	ALTURA	QUANT.	DESCRIÇÃO
1	1	4.80	1.10	26	PISO METALICA, 01 FOLHA, TIPO ABRE
2	2	0.80	1.10	66	PISO METALICA, 01 FOLHA, TIPO ABRE
3	3	0.80	1.10	16	PISO METALICA, 01 FOLHA, TIPO ABRE
4	4	0.80	1.10	26	PISO METALICA, 01 FOLHA, TIPO ABRE
5	5	2.00	1.10	01	PISO METALICA, 01 FOLHA, TIPO ABRE
6	6	1.00	1.10	01	PISO METALICA, 01 FOLHA, TIPO ABRE
7	7	0.80	1.10	01	PISO METALICA, 01 FOLHA, TIPO ABRE
8	8	0.70	2.10	01	PISO METALICA, 01 FOLHA, TIPO ABRE
9	9	1.20	1.80	01	PISO METALICA, 01 FOLHA, TIPO ABRE
10	10	2.10	1.80	01	PISO METALICA, 01 FOLHA, TIPO ABRE
11	11	1.80	2.00	02	PISO METALICA, 01 FOLHA, TIPO ABRE
12	12	1.80	2.10	01	PISO METALICA, 01 FOLHA, TIPO ABRE

LEGENDA CONSTRUÇÃO					
1	1	1	1	1	1
2	2	2	2	2	2
3	3	3	3	3	3
4	4	4	4	4	4
5	5	5	5	5	5

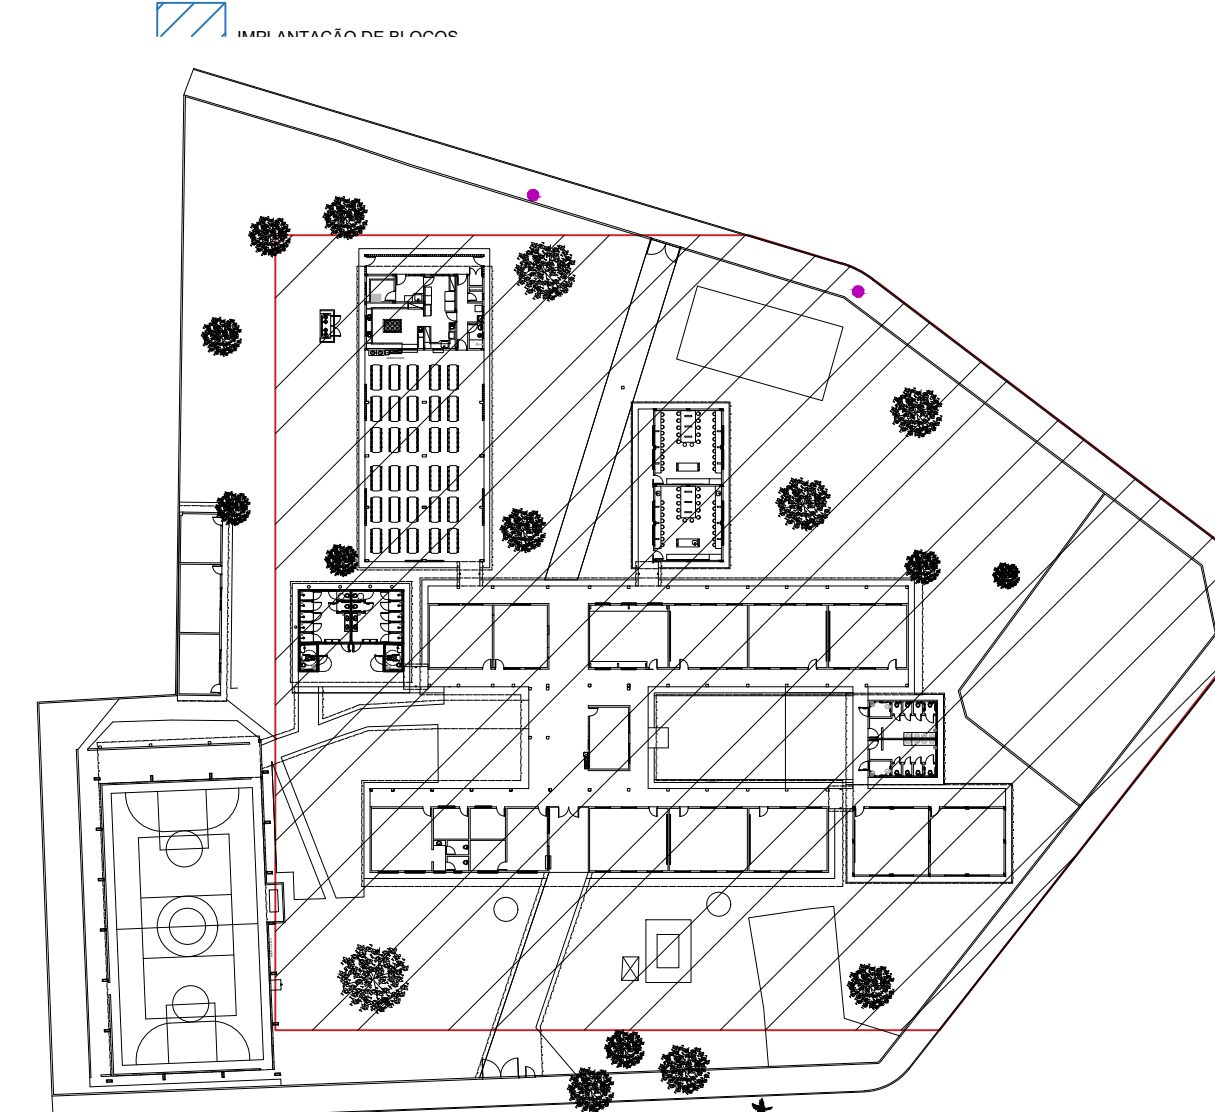

PLANTA BAIXA - PÓS REFORMA E AMPLIAÇÃO PARTE 03
ESCALA: 1:750



GERÊNCIA DE PROJETOS E INFRAESTRUTURA APROVADO

TÉCNICO RESPONSÁVEL PELA APROVAÇÃO

CEPI ÁGUA QUENTE

AMPLIAÇÃO E REFORMA

AV. JOSÉ DIAS GUIMARÃES, N428.CENTRO - RIO QUENTE - GO

ÁREA DO TERRENO

ÁREA EXISTENTE

ÁREA DE REFORMA

ÁREA A CONSTRUIR DAS PASSARELAS

ÁREA TOTAL A CONSTRUIR

ÁREA TOTAL

VER PRANCHAS 01

VER PRANCHAS 01

VER PRANCHAS 01

VER PRANCHAS 01

VER PRANCHAS 01

VER PRANCHAS 01

AUTOR: CARLOS ALBERTO DIAS JÚNIOR | CREA-SP 5062414910

RT DA OBRA:

PROPRIETÁRIO: SECRETARIA DE ESTADO DA EDUCAÇÃO CNPJ: 01.408.705.0001-30

PREPOSTO: SÁBINA SILVA VIEIRA VALENTE CPF: 041.530.091-64

ARQUITETURA

TIPO DE PROJETO

PLANTA BAIXA PÓS REFORMA - Esc.: 1/100

ASSUNTO:

DATA: JUNHO/2024

ESCALA: INDICADA

REVISÃO: 000

Nº FORTAINT:

REV. DATA

DESCRIÇÃO

VISTO

15/28

FOLHA: