


Legenda - térreo	
	Caixa Sifonada
	Curva 45 Longa para Esgoto Sanitário
	Curva 45 Longa para Esgoto Sanitário- sobe
	Joelho 45
	Junção simples
	Lavatório Residencial com sifão
	Ralo sifonado quadrado branco
	Ramais de Ventilação
	Vaso Sanitário c/ curva 90°

DETALHE SANITÁRIO - W.C COZINHA

ESCALA: 1/50

Lista de materiais - térreo	
Esgoto	
PVC Acessórios	
Caixa sifonada 150x150x50	1 pç
Ralo eifo. quadr. saída 40 p/ terraço 100x100x53x40	1 pç
Sifão de copo p/ pia e lavatório 1" - 1.1/2"	1 pç
Válvula p/ lavatório e tanque 1"	1 pç
PVC Esgoto	
Curva 45 longa 50 mm	1 pç
Curva 90 curta 100 mm	1 pç
40 mm	1 pç
Joelho 45 40 mm	1 pç
50 mm	1 pç
Joelho 90 c/anel p/ esgoto secundário 40 mm - 1.1/2"	1 pç
Junção simples 100 mm - 50 mm	1 pç
50 mm - 50 mm	1 pç
Tubo rígido c/ ponta lisa 100 mm - 4"	2.23 m
40 mm	2.89 m
50 mm - 2"	2.28 m
Ventilação	
PVC Esgoto	
Curva 45 longa 50 mm	1 pç
Joelho 45 50 mm	1 pç
Joelho 90 50 mm	1 pç
Tubo rígido c/ ponta lisa 50 mm - 2"	4.60 m
Tê sanitário 50 mm - 50 mm	1 pç

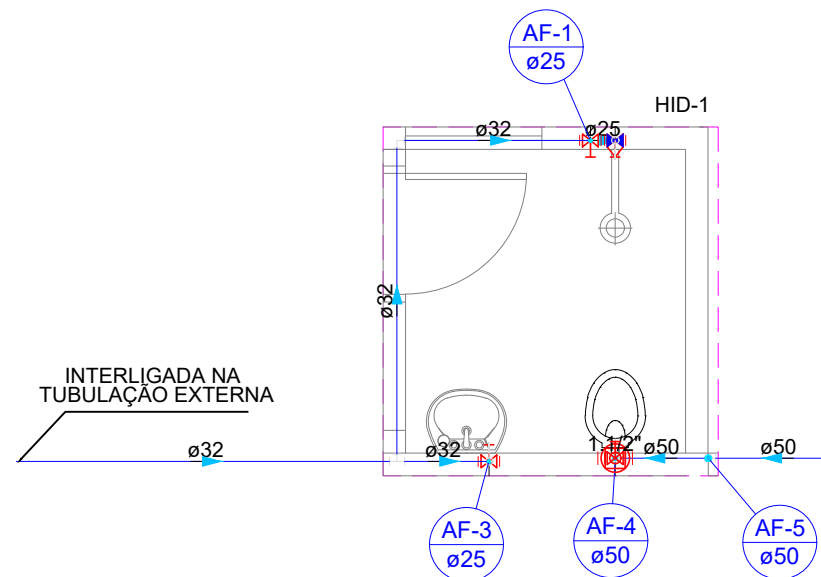

Legenda das indicações - térreo	
CH	Chuveiro - 25mm x 3/4"
PIA	Pia de cozinha com joelho de 90° - 25 mm - 1/2"
RG	Registro bruto gaveta ABNT c/PVC soldável - 1.1/2"
RG	Registro bruto gaveta ABNT c/PVC soldável - 3/4"
RP	Registro de Pressão com PVC soldável - 25 mm - 3/4"
VD	Valvula de descarga c/PVC soldável - 1.1/2"
VS	Vaso Sanitário com válvula de descarga - 1 1/2"


Legenda - térreo	
	Registro bruto gaveta ABNT c/PVC soldável
	Registro de Pressão com PVC soldável
	Valvula de descarga c/PVC soldável

Legenda de condutos - térreo	
Água fria	

PLANTA BAIXA PROJETO HIDRÁULICO - W.C COZINHA

ESCALA: 1/50

Lista de materiais - térreo	
Água fria	
Aparelho	
Chuveiro 25mm x 3/4"	1 pç
Torneira de Pia de Cozinha 25 mm - 1/2"	1 pç
Vaso Sanitário p/ Válvula de Descarga de 1 1/2" 40mm - 1 1/2"	1 pç
Metais	
Registro de gaveta bruto ABNT 1.1/2"	1 pç
3/4"	2 pç
Registro de pressão c/ canopia cromada 3/4"	1 pç
Válvula de descarga baixa pressão 1.1/2"	1 pç
PVC Acessórios	
Bolsa de ligação p/ vaso sanitário 1.1/2"	1 pç
Tubo de descarga VDE: 38 mm	1 pç
Tubo de ligação latão cromado c/ canopia p/ vaso Sa. 38 mm	1 pç
PVC misto soldável	
Luva soldável c/ rosca 25 mm -3/4"	1 pç
PVC rígido soldável	
Adapt sold.curto c/bolsa-rosca p registro 25 mm - 3/4"	5 pç
50 mm - 1.1/2"	3 pç
Curva 90 soldável 25 mm	2 pç
32 mm	1 pç
50 mm	3 pç
Joelho de redução 90 soldável 32 mm - 25 mm	2 pç
Tubos 25 mm	6.44 m
32 mm	6.27 m
50 mm	7.16 m
Tê 90 soldável 32 mm	1 pç
PVC soldável azul c/ bucha latão	
Joelho 90° soldável com bucha de latão 25 mm - 3/4"	1 pç
Joelho de redução 90° soldável com bucha de latão 25 mm- 1/2"	1 pç

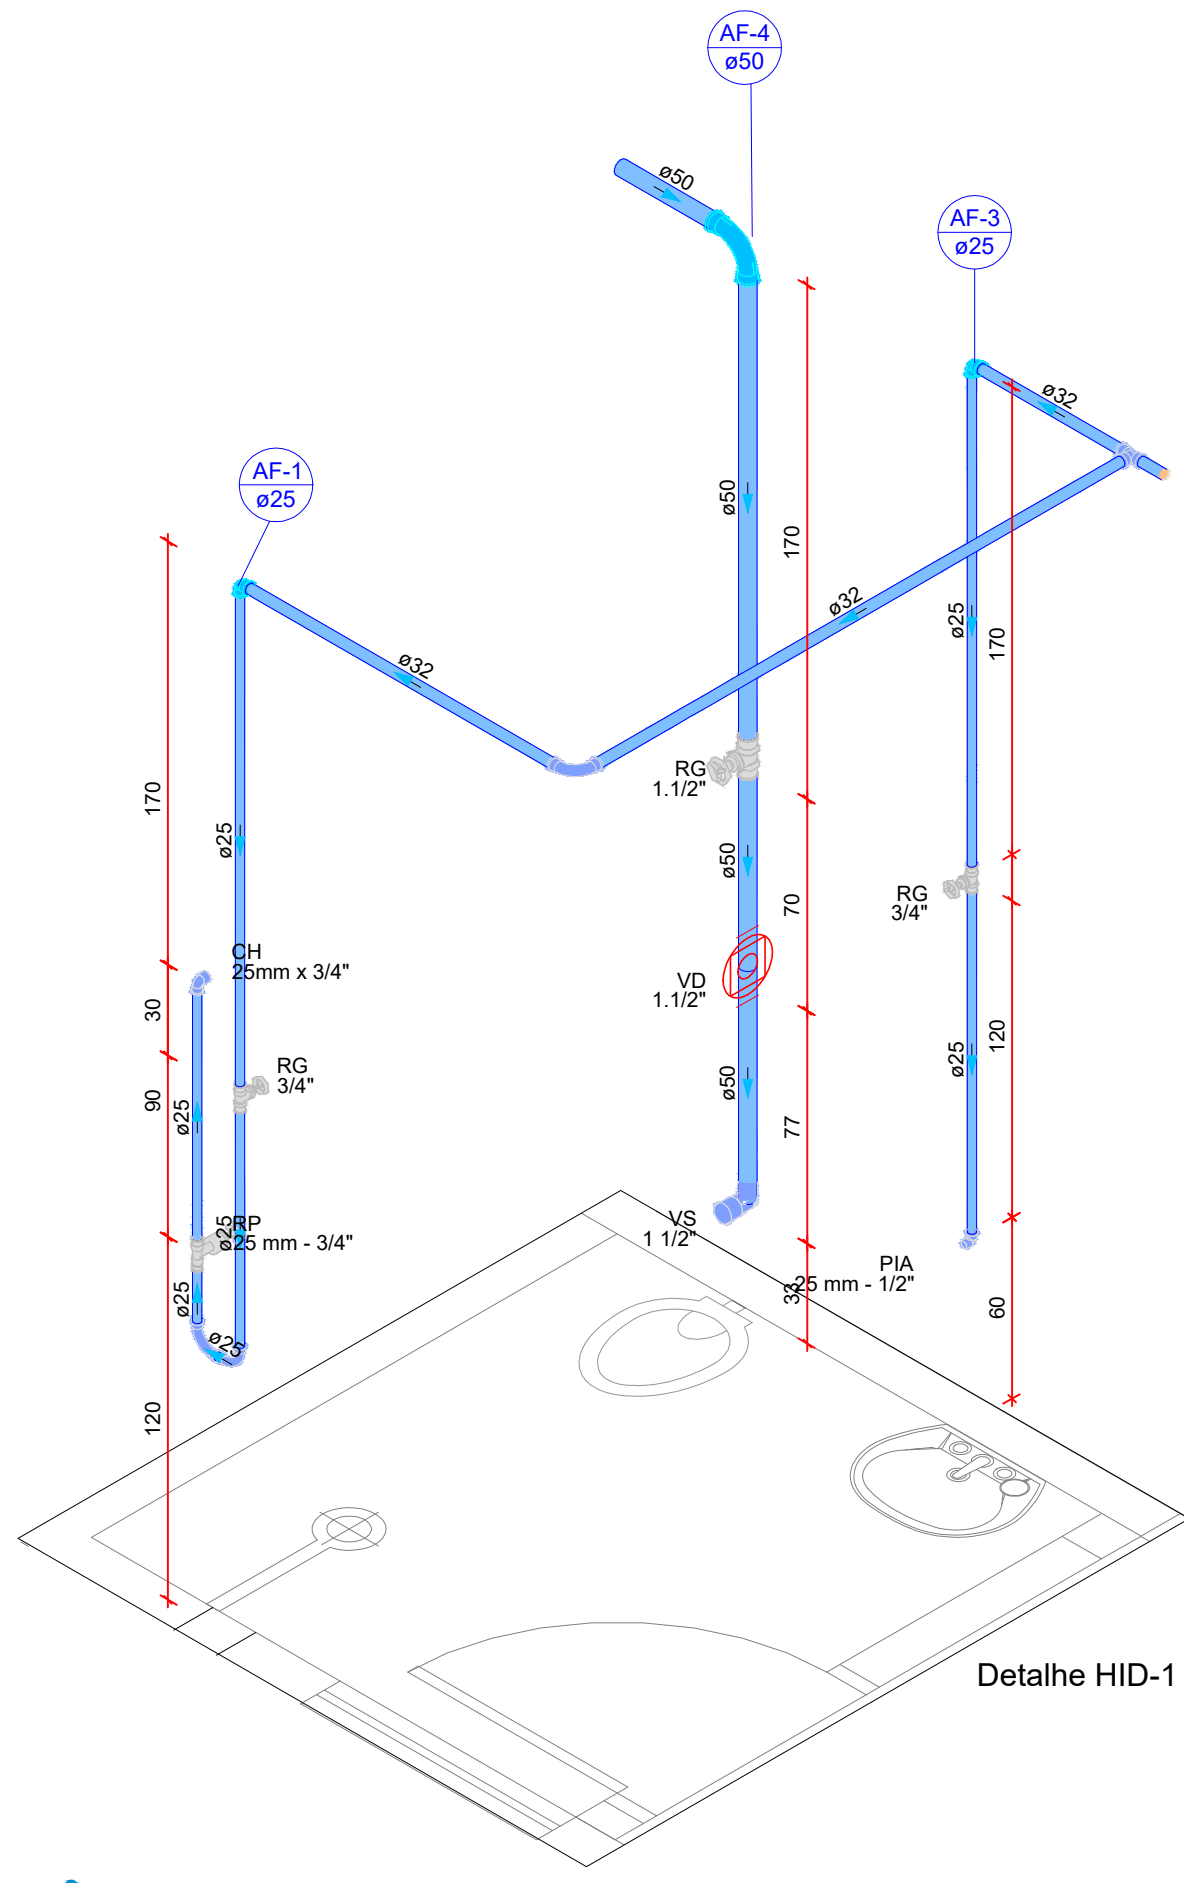


DETALHE ISOMÉTRICO - W.C COZINHA

ESCALA: 1/25


Legenda das indicações - térreo	
CH	Chuveiro - 25mm x 3/4"
PIA	Pia de cozinha com joelho de 90° - 25 mm - 1/2"
RG	Registro bruto gaveta ABNT c/PVC soldável - 1.1/2"
RG	Registro bruto gaveta ABNT c/PVC soldável - 3/4"
RP	Registro de Pressão com PVC soldável - 1.1/2"
VD	Valvula de descarga c/PVC soldável - 1.1/2"
VS	Vaso Sanitário com válvula de descarga - 1 1/2"

Legenda - térreo	
	Registro bruto gaveta ABNT c/PVC soldável
	Registro de Pressão com PVC soldável
	Valvula de descarga c/PVC soldável


Legenda de condutos - térreo	
Água fria	

 

Lista de materiais	
Esgoto	
Caixas de Passagem	
Caixa de inspeção de esgoto sifonada CES- 60x80 cm	1 pç
PVC Acessórios	
Caixa sifonada 150x150x50	1 pç
PVC Esgoto	
Curva 90 curta 40 mm	2 pç
Curva 45 Longa 50 mm	3 pç
Joelho 45 40 mm	1 pç
Joelho 90 c/anel p/ esgoto secundário 40 mm - 1.1/2"	2 pç
Tubo rígido c/ ponta lisa 40 mm	2.74 m
50 mm - 2"	6.40 m

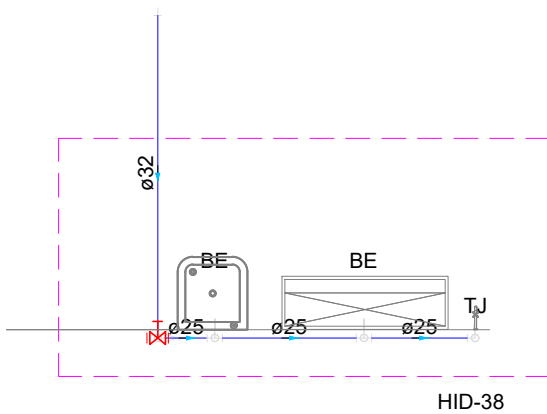

Lista de materiais	
Água fria	
Aparelho	
Bebedouro 25mmx 1/2"	2 pç
Torneira de Jardim 25 mm x 3/4"	1 pç
Metais	
Registro de gaveta bruto ABNT 1"	1 pç
PVC Acessórios	
Engate flexível plástico 1/2 - 30cm	2 pç
PVC rígido soldável	
Adapt sold.curto c/bolsa-rosca p registro 32 mm - 1"	2 pç
Curva 90 soldável 25 mm	1 pç
32 mm	1 pç
Joelho de redução 90 soldável 32 mm - 25 mm	1 pç
Tubos 25 mm	3.88 m
32 mm	3.77 m
Tê 90 soldável 25 mm	2 pç
PVC soldável azul c/ bucha latão	
Joelho 90° soldável com bucha de latão 25 mm - 3/4"	1 pç
Joelho de redução 90° soldável com bucha de latão 25 mm- 1/2"	2 pç

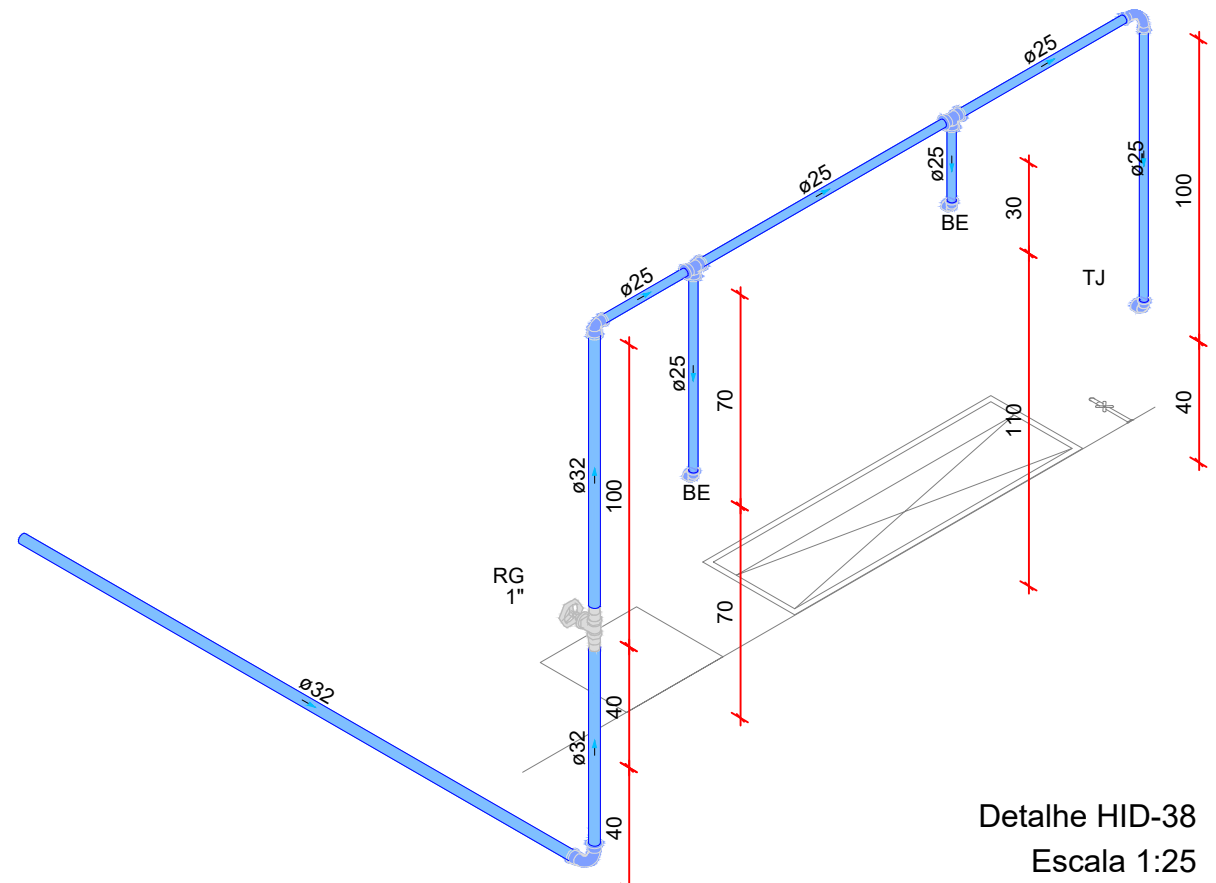

DETALHE ISOMÉTRICO - BEBEDOURO PCD E INDUSTRIAL

ESCALA: 1/25

PLANTA BAIXA PROJETO SANITÁRIO - BEBEDOURO PCD E INDUSTRIAL

ESCALA: 1/25

PLANTA BAIXA PROJETO HIDRÁULICO - BEBEDOURO PCD E INDUSTRIAL

ESCALA: 1/25



GERÊNCIA DE PROJETOS E INFRAESTRUTURA
APROVADO _____
TECNICO RESPONSÁVEL PELA APROVAÇÃO

C.E.P.I. DOM BOSCO

AMPLIAÇÃO E REFORMA

ENDEREÇO
RUA ALMIRANTE BARROSO S/N ESQ.COM AV.CACULÉ - BAIRRO SÃO FRANCISCO JUSSARA/GO

ÁREA DO TERRENO	ÁREA PERMEAB.	ÁREA EXISTENTE	ÁREA A DEMOLIR	ÁREA A CONSTRUIR	ÁREA TOTAL CONSTRUÇÃO
Idem ARQ 1	Idem ARQ 1	Idem ARQ 1	—	Idem ARQ 1	Idem ARQ 1

AUTOR: CARLOS ALBERTO DIAS JUNIOR | CREA-SP: 5062414910

RT DA OBRA:

PROPRIETÁRIO: SECRETARIA DE ESTADO DA EDUCAÇÃO CNPJ: 01.409.705.0001-20
PREPOSTO: SABRINA SILVA VIEIRA VALENTE CPF: 041.530.091-64

HIDROSSANITÁRIO

TIPO DE PROJETO

PLANTA BAIXA - PROJETO SANITÁRIO - WC COZINHA E BEBEDOUROS
PLANTA BAIXA - PROJETO HIDRÁULICO - WC COZINHA E BEBEDOUROS
DETALHES ISOMÉTRICOS - WC COZINHA E BEBEDOUROS
DETALHES / LEGENDAS

ASSUNTO:

DATA: MAIO/2024 ESCALA: INDICADA REVISÃO: 000 Nº RRT/ART:

REV.	DATA	DESCRIÇÃO	VISTO

6/10

FOLHA: