




PLANTA BAIXA - PAVIMENTO TERREO SANITARIO
ESCALA 1:125

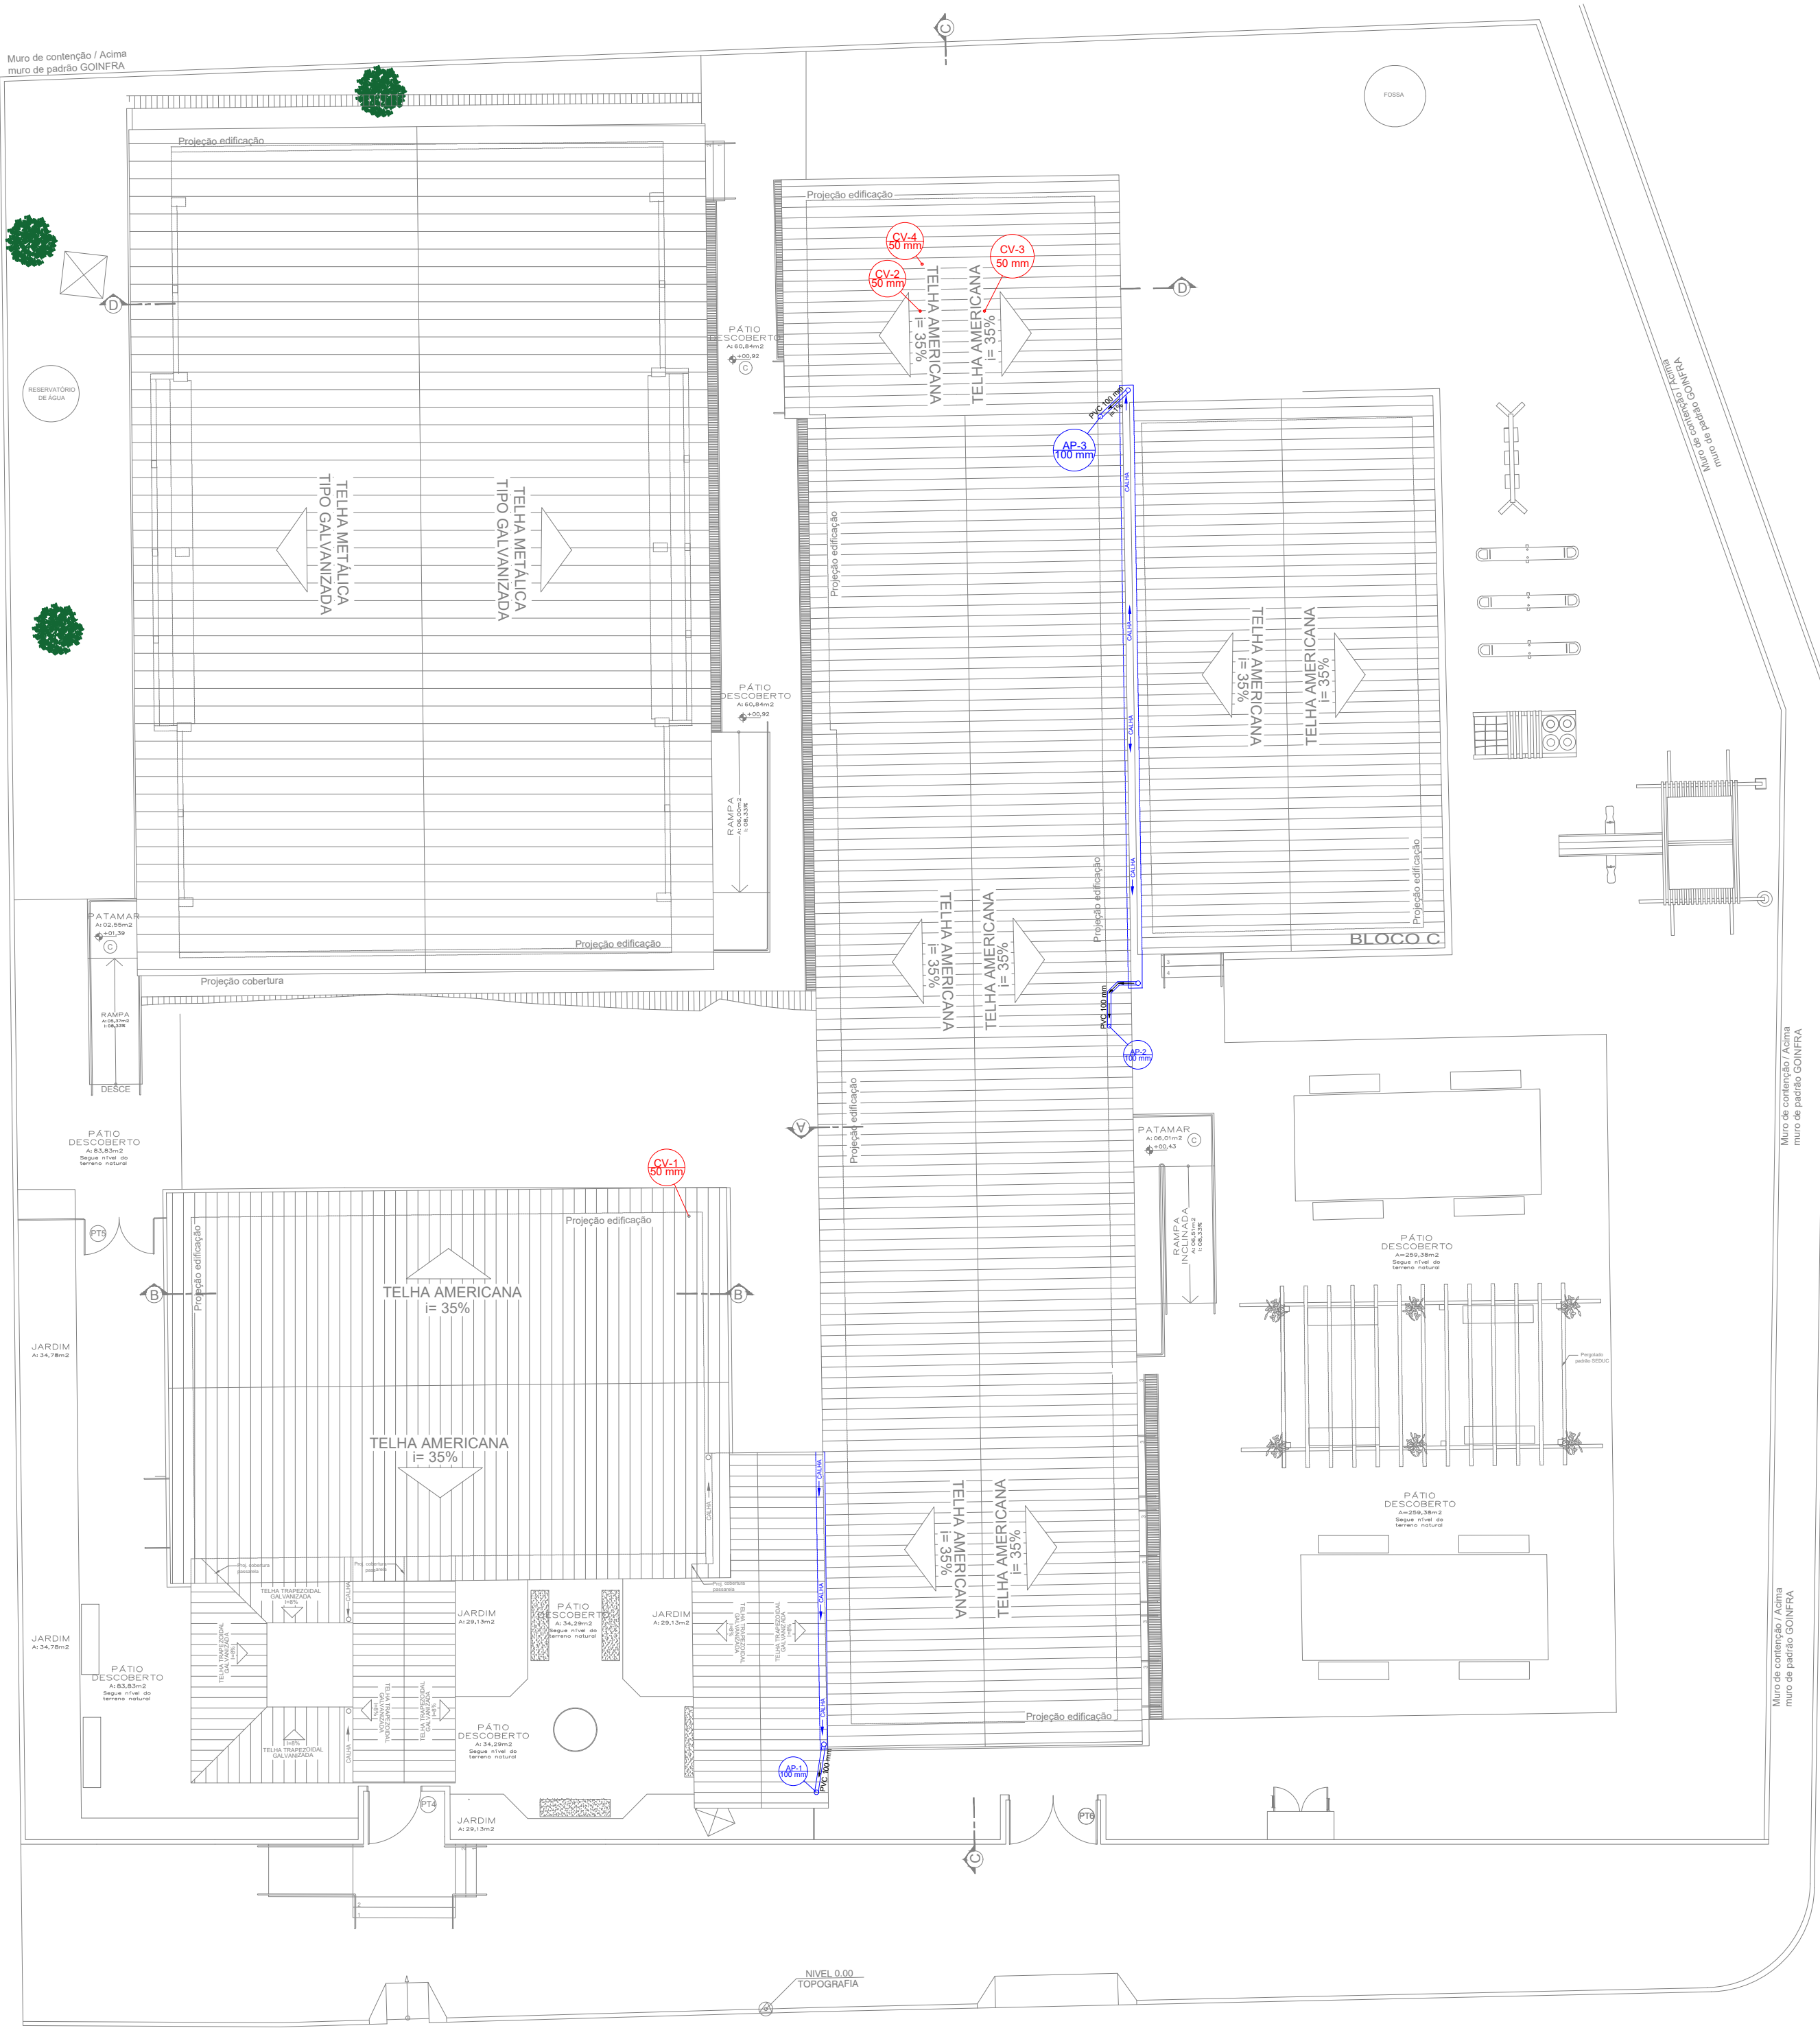


PLANTA BAIXA - COBERTURA SANITARIO
ESCALA 1:125

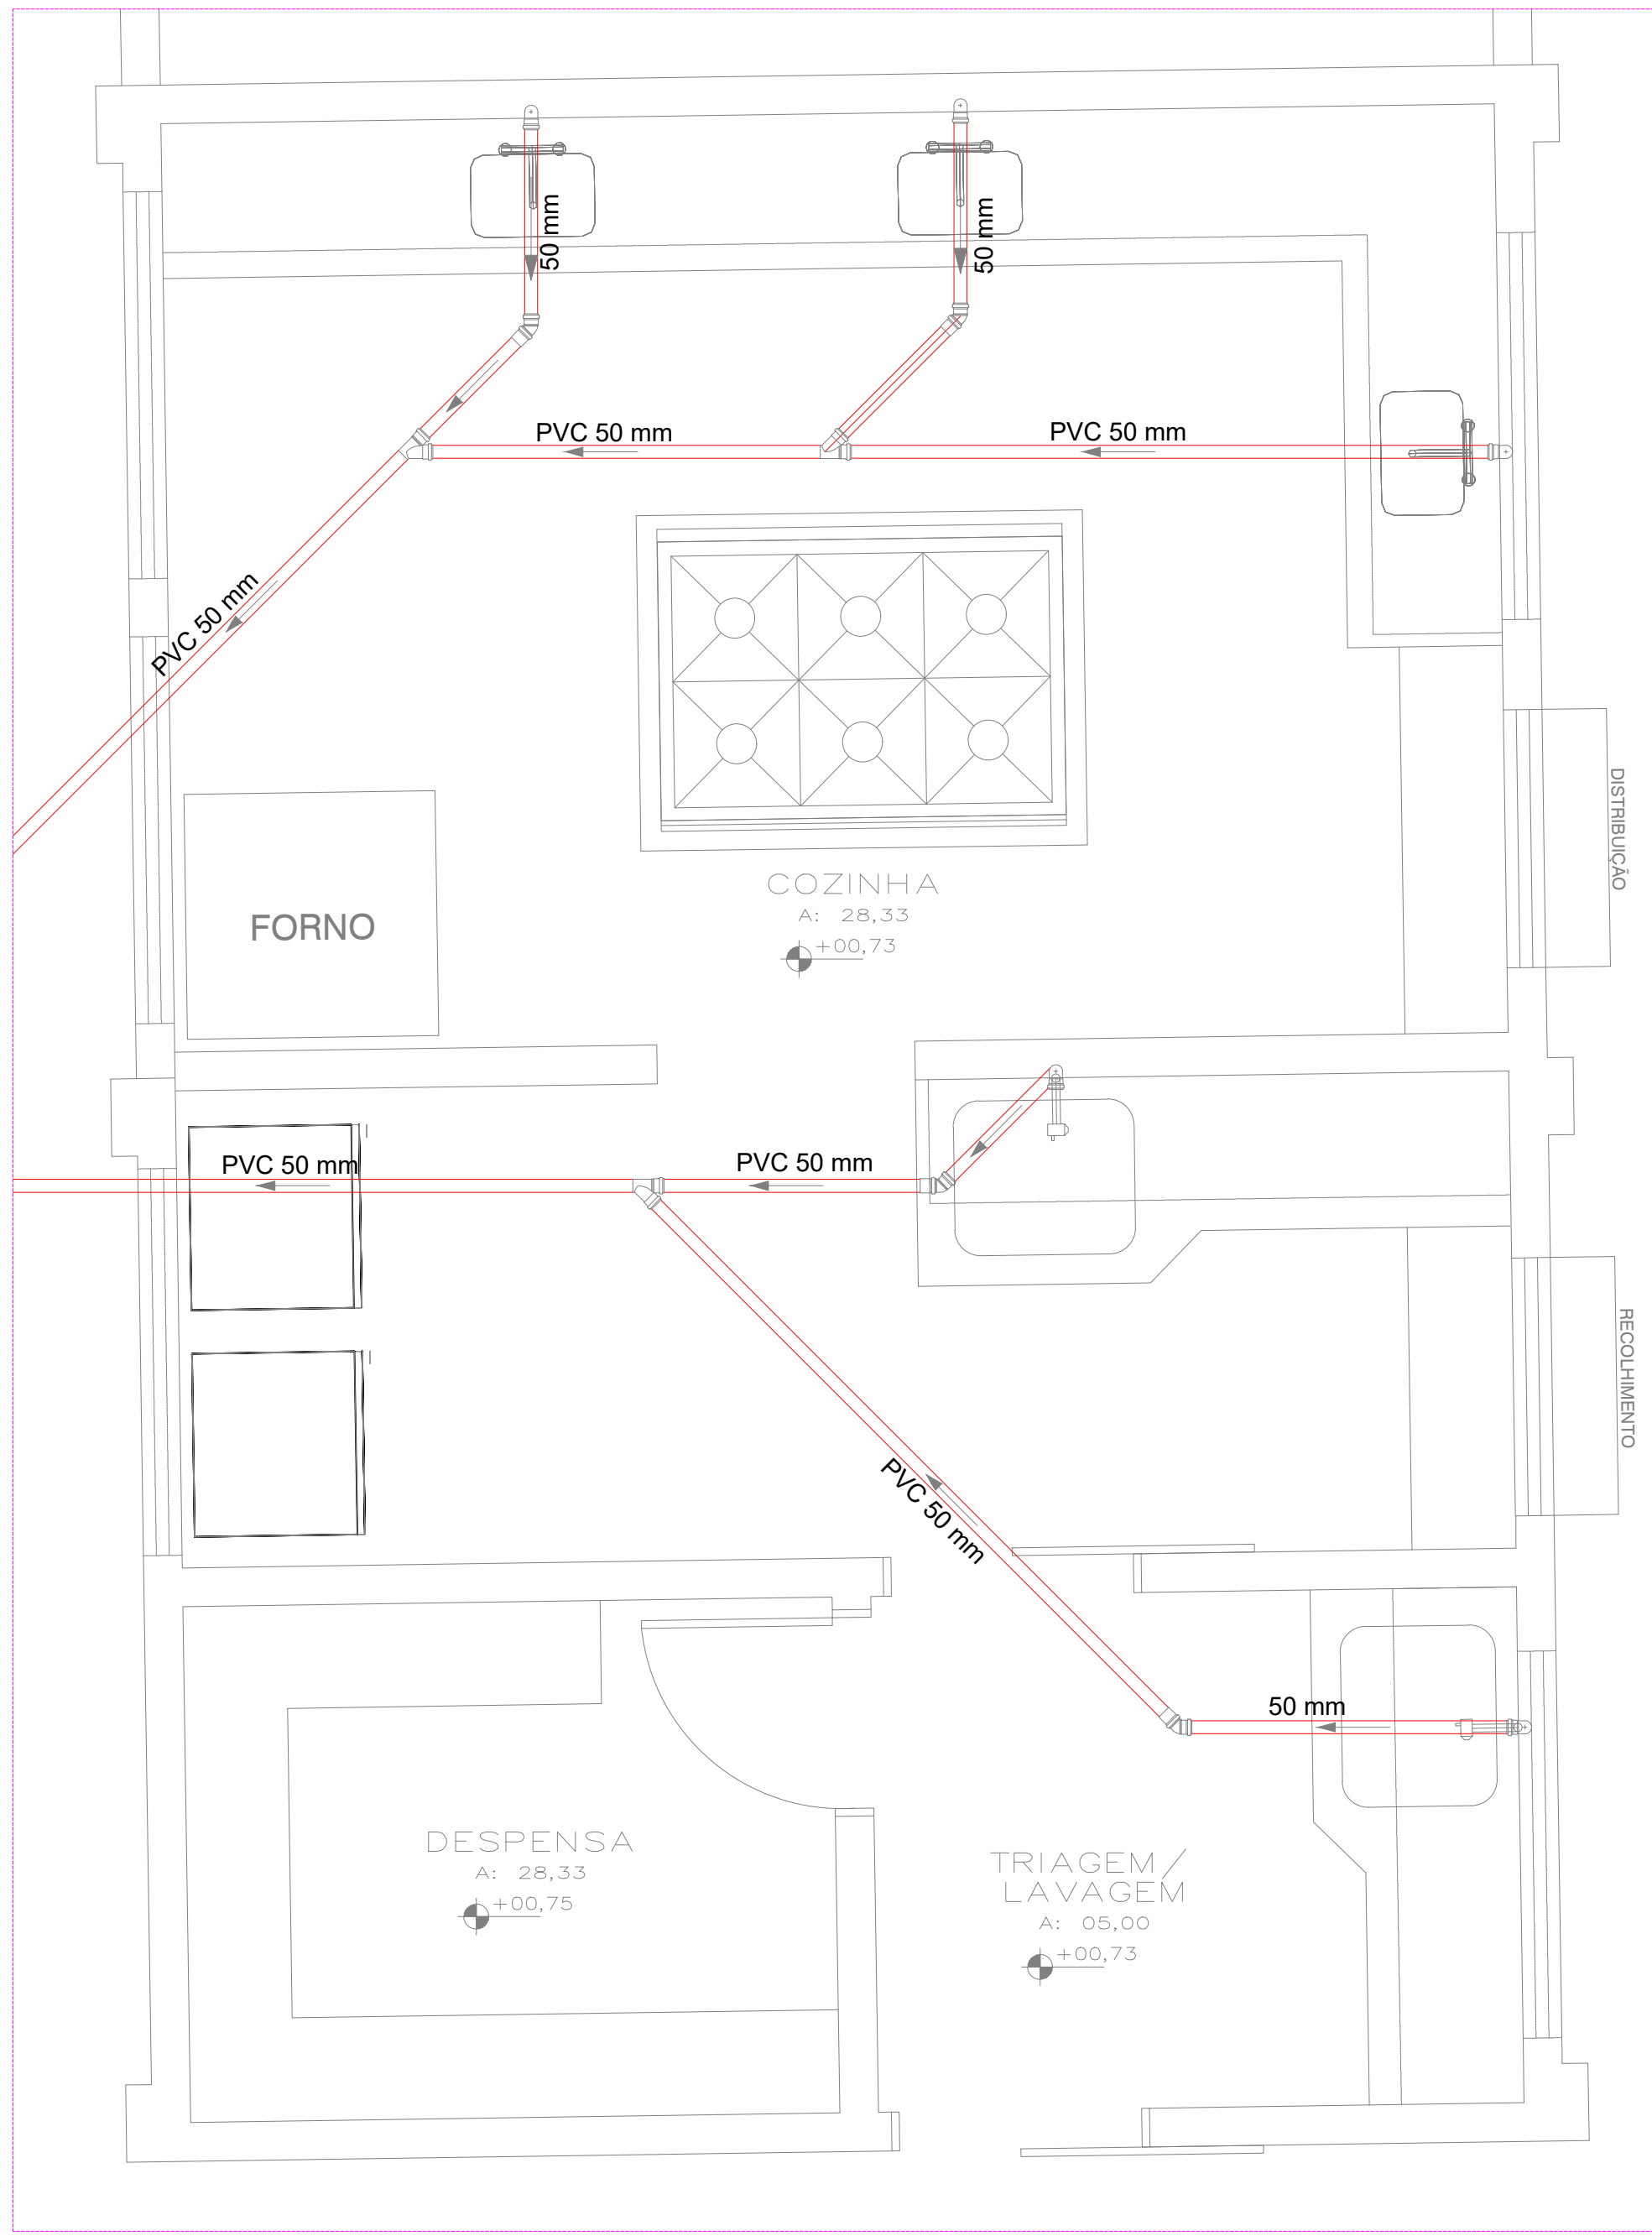


DETALHE S6
ESCALA 1:25

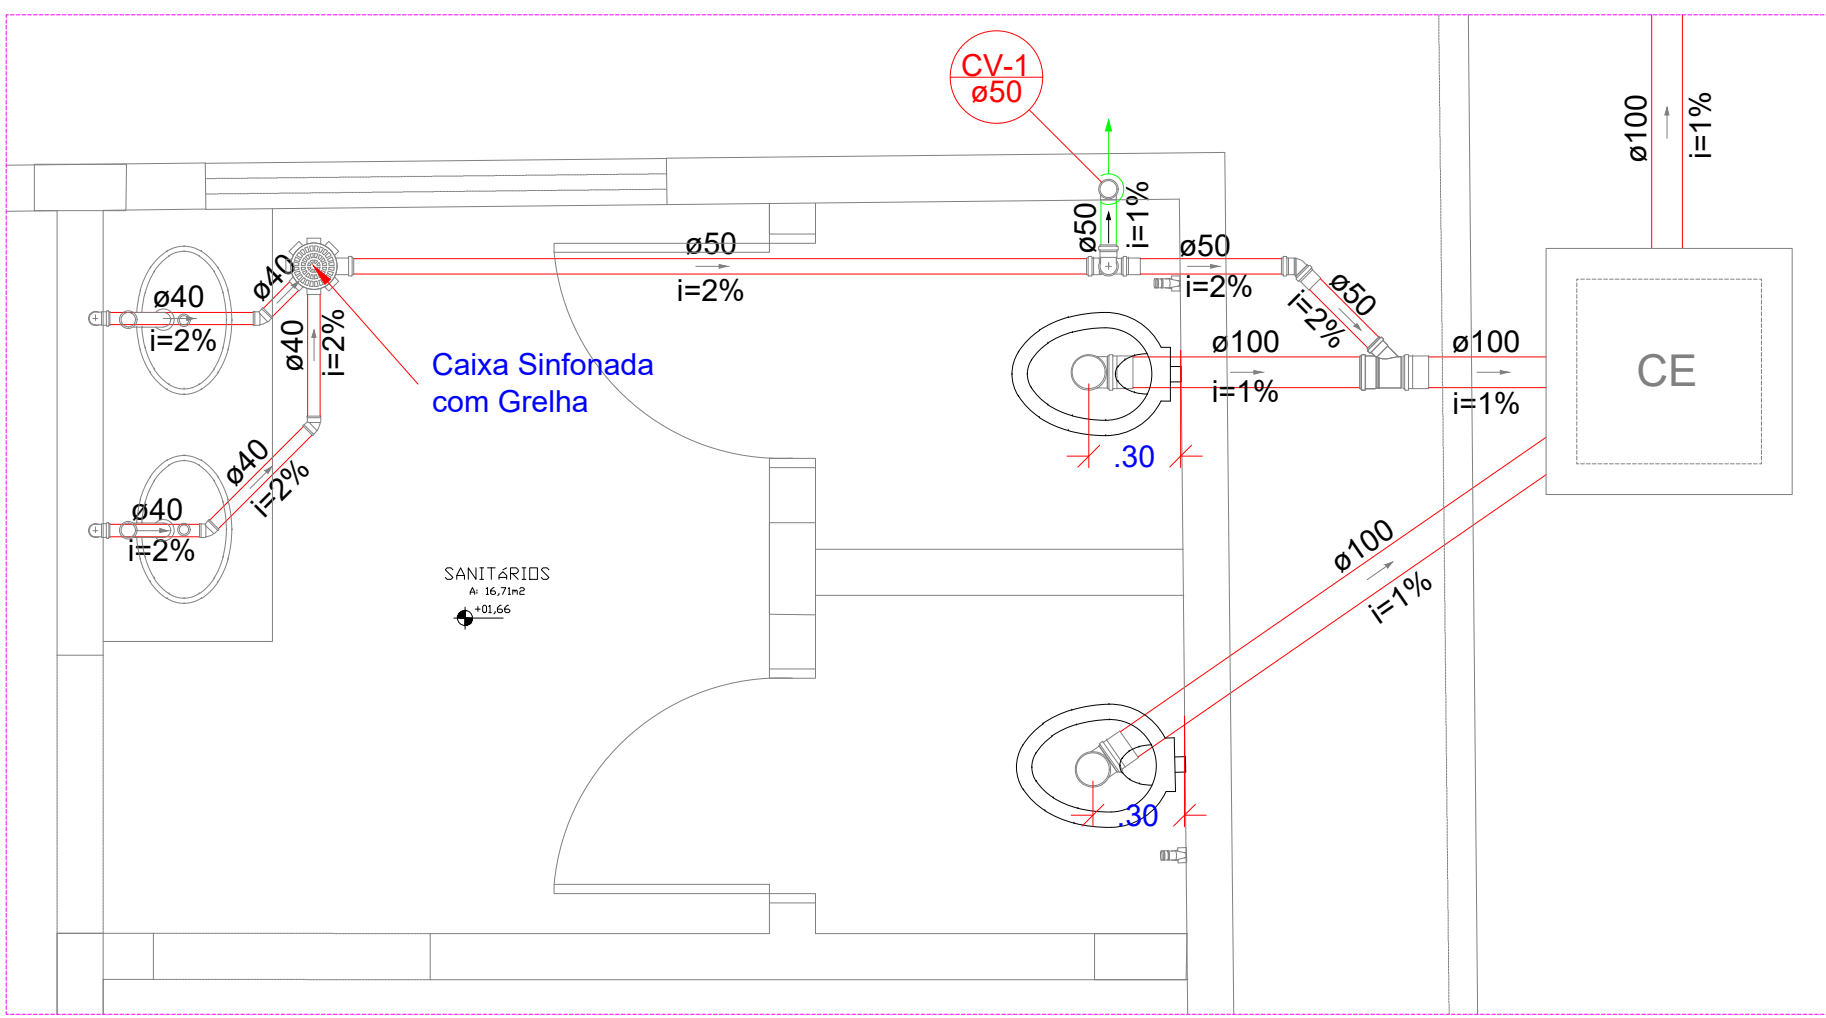


DETALHE S1
ESCALA 1:25

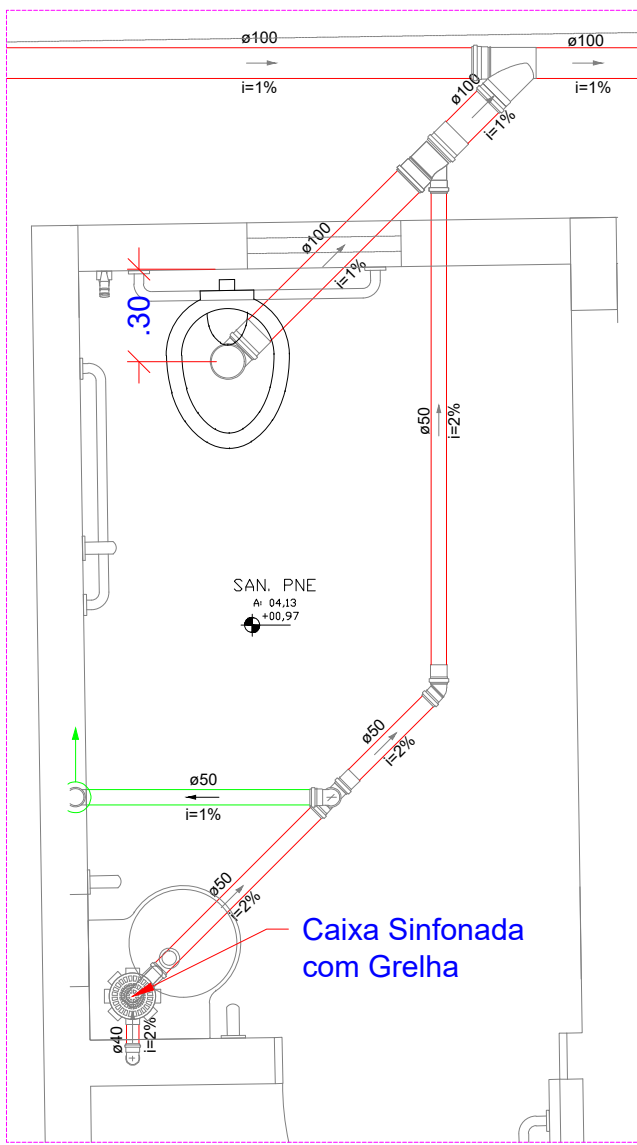


DETALHE S3
ESCALA 1:25

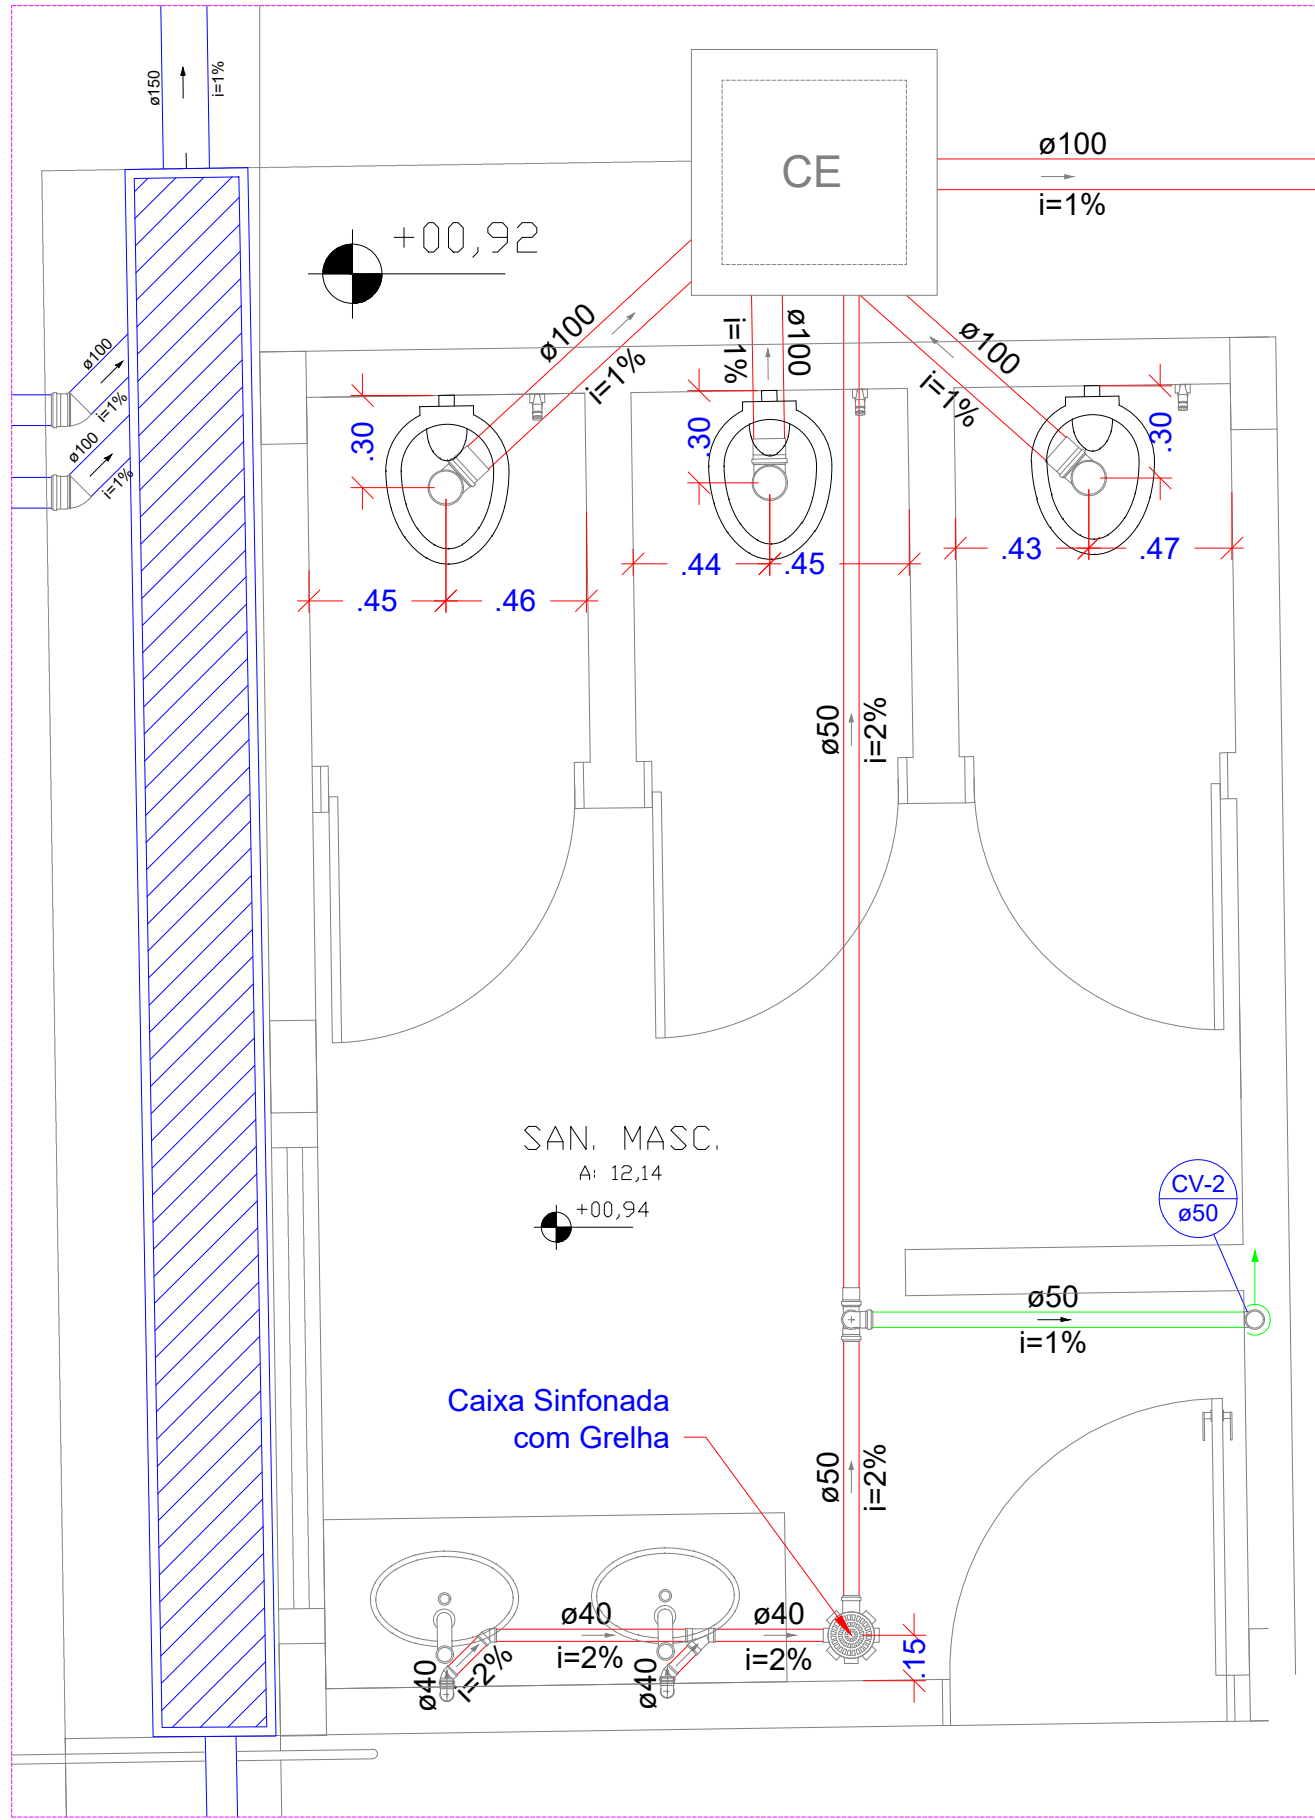

DETALHE S2
ESCALA 1:25

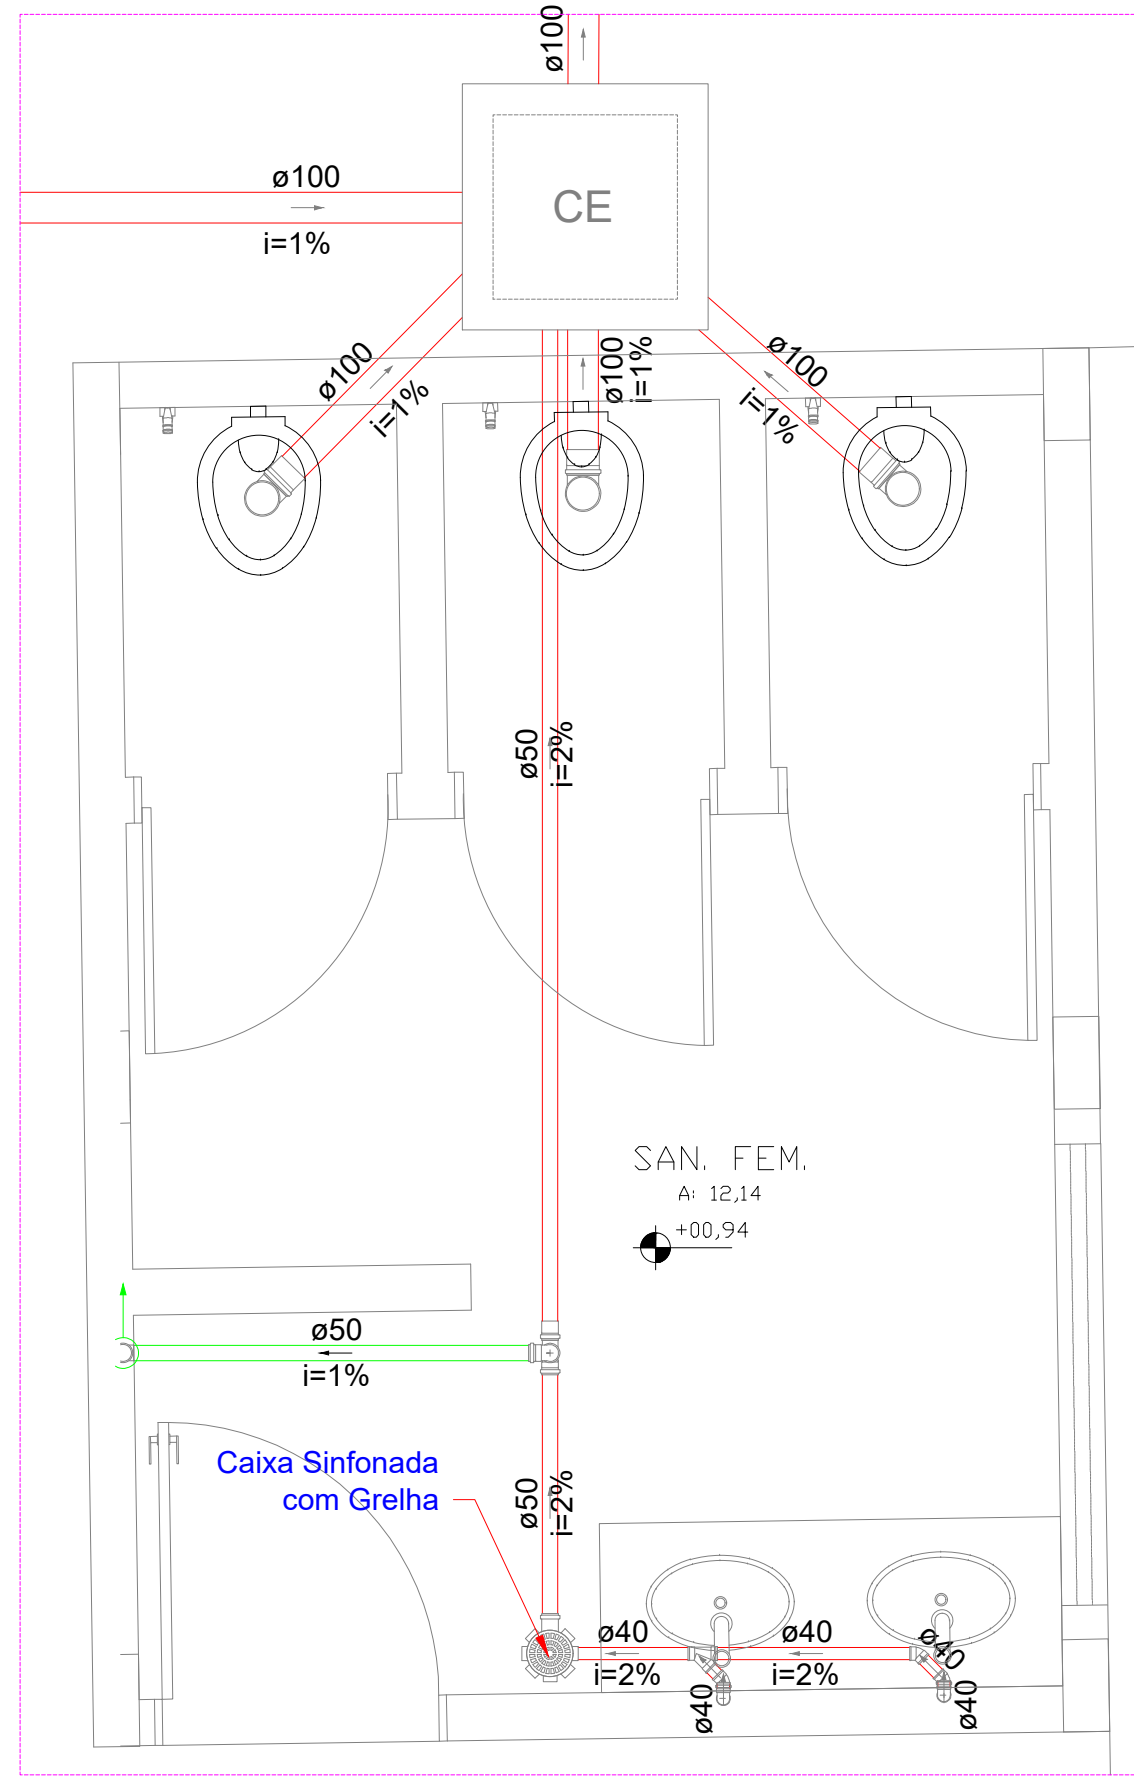

DETALHE S4
ESCALA 1:25

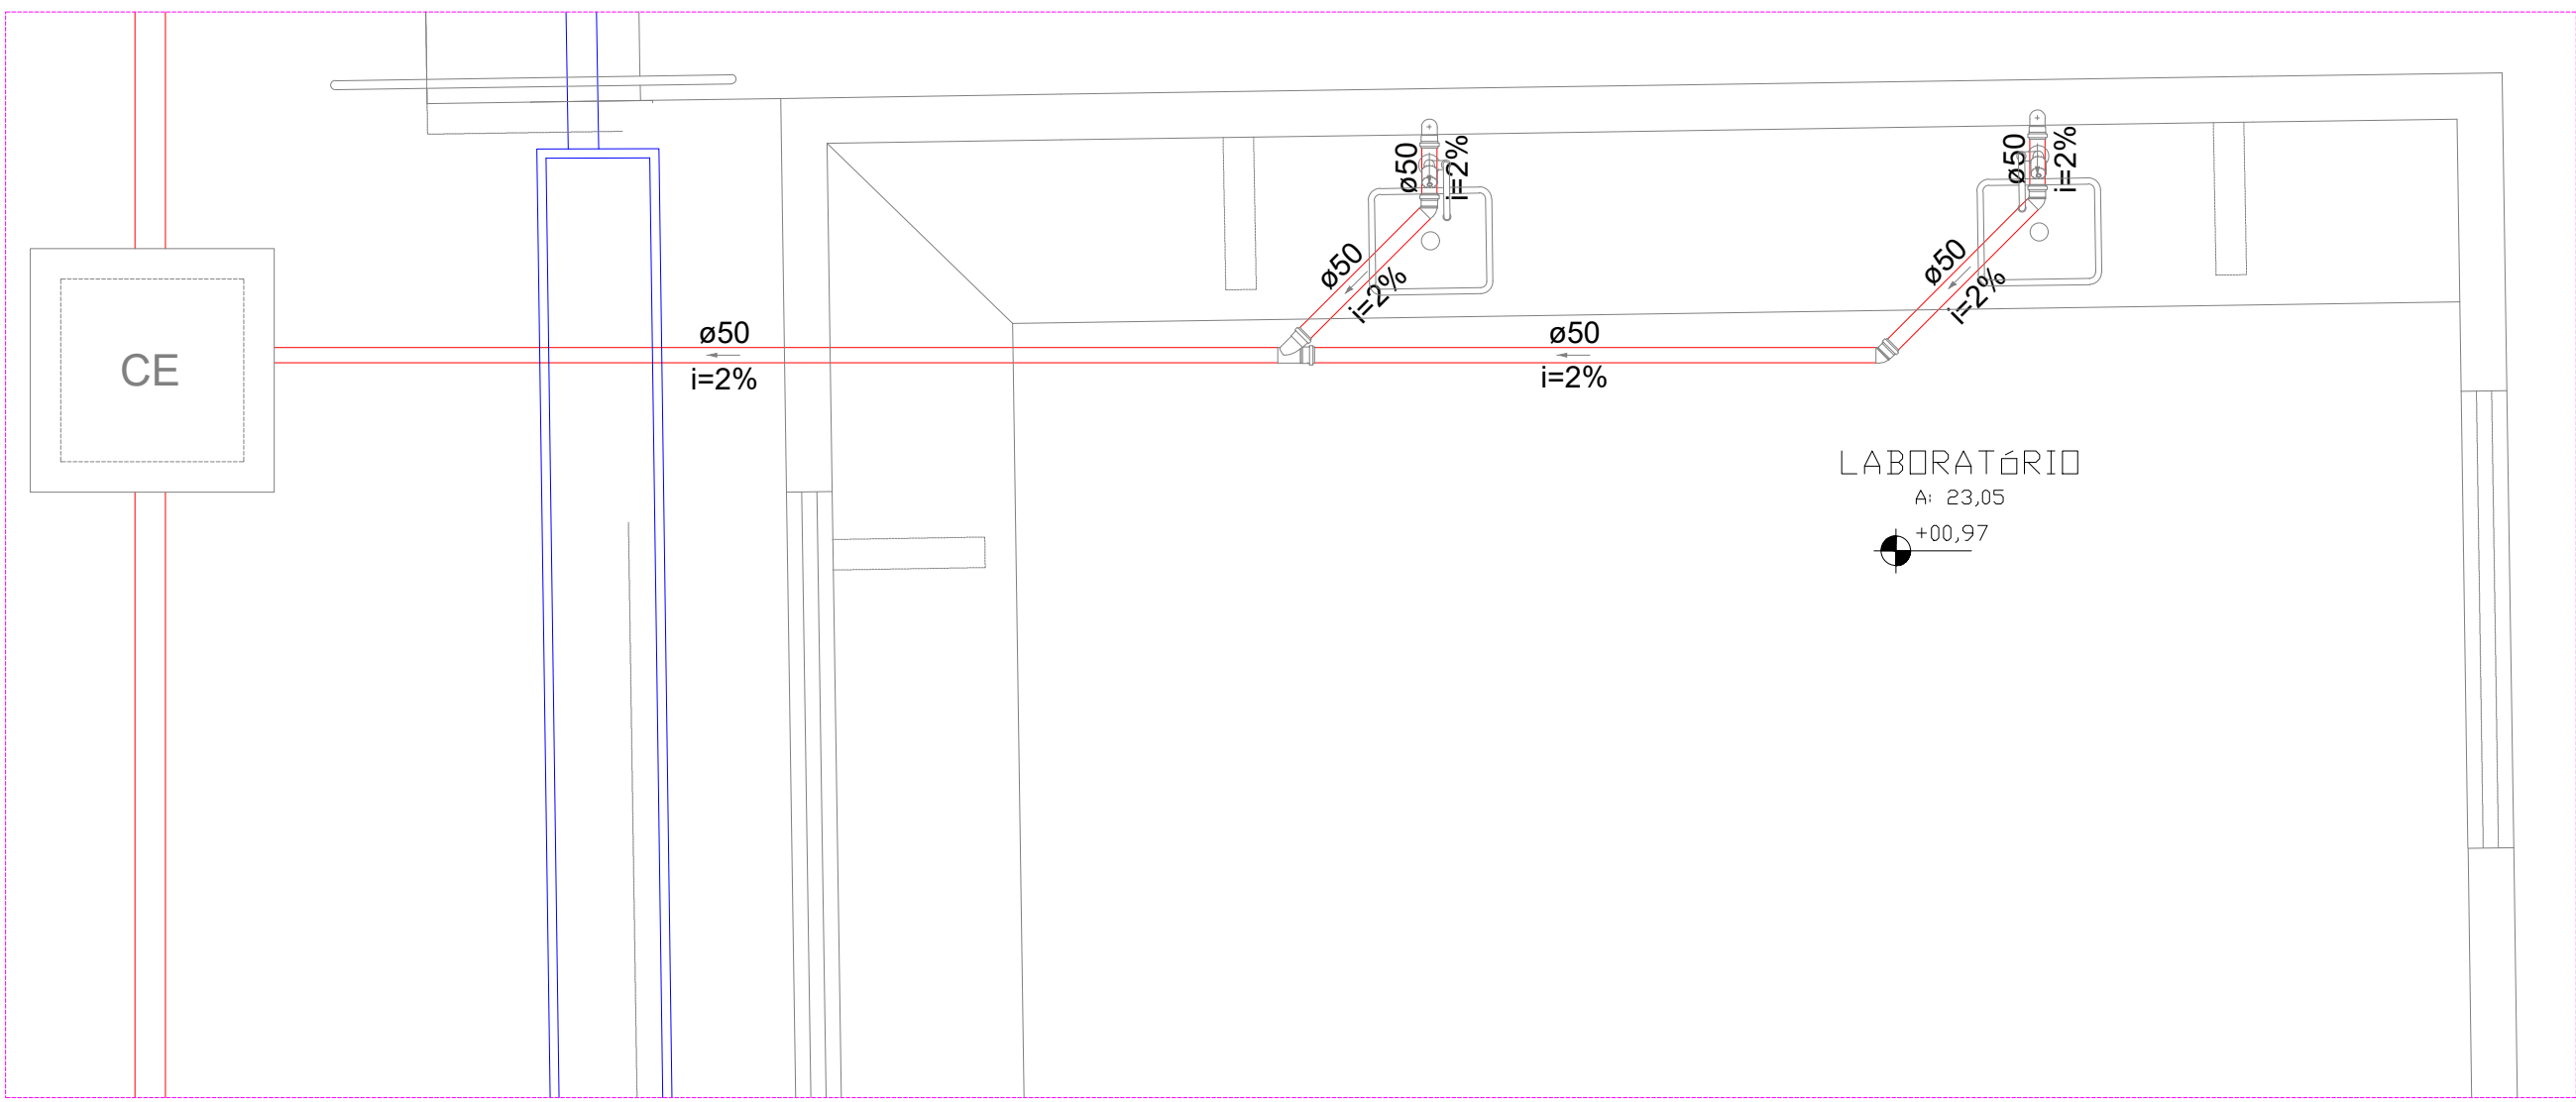

DETALHE S5
ESCALA 1:25



ESTADO DE GOIÁS
SECRETARIA DE ESTADO DA EDUCAÇÃO
SUPERINTENDÊNCIA DE INFRAESTRUTURA
GERÊNCIA DE PROJETOS E INFRAESTRUTURA

GERÊNCIA DE PROJETOS E INFRAESTRUTURA
APROVADO _____
TÉCNICO RESPONSÁVEL PELA APROVAÇÃO

COLEGIO ESTADUAL VILA SÃO JOSÉ

AMPLIAÇÃO/ REFORMA

ENDERECO
RUA SANTA CRUZ - VILA SAO JOSE - ITAPURANGA-GO CEP: 76680-000

ÁREA DO TERRENO	ÁREA PERMEÁVEL	ÁREA EXISTENTE	ÁREA A DEMOLIR	ÁREA A CONSTRUIR	ÁREA TOTAL CONSTRUÇÃO
2.509,69M²					1.009.449,2

AUTOR: ENG. CIVIL BRUNO FRANÇA DE MOURAS - CREA: 10212091380-GO

RT DA OBRA: *Sabrina Silva Vieira Valente*
Projeto e Execução: *Sabrina Silva Vieira Valente*
Assinatura e Rubrica: *Sabrina Silva Vieira Valente*

PROPRIETÁRIO: SECRETARIA DE ESTADO DA EDUCAÇÃO - CNPJ: 01.409.705.0001-20
PROPOSTO: SABRINA SILVA VIEIRA VALENTE - CPF: 041.530.091-64

HIDROSSANITÁRIO

TIPO DE PROJETO
PLANTA BAIXA - PAVIMENTO TERREO SANITARIO
DETALHES SANITARIOS

ASSUNTO: _____

DATA: AGOSTO/2024 ESCALA: INDICADA REVISÃO: 000 Nº FRT/ART: 1020240229340

REV	DATA	DESCRIÇÃO	VISTO

1/3
FOLHA
PROJETA
BRUNO FRANÇA