

RASCUNHO DA ART Nº 1020230011265

Rascunho

BRUNO FRANCA DE MORAIS - Engenheiro CivilEmpresa contratada: **SECRETARIA DE ESTADO DA EDUCACAO - Registro CREA-GO: 089P****2. Dados do Contrato**

Contratante: SECRETARIA DE ESTADO DA EDUCAÇÃO	CPF/CNPJ: 01.409.705/0001-20
Avenida 5º, Nº 212	Bairro: LESTE VILA NOVA CEP: 74633-030
Quadra: 71 Lote: 0	Complemento: Cidade: GOIÂNIA -GO
E-Mail:	Fone: (62)32209500
Contrato: 0	Celebrado em: 06/10/2022
	Valor Obra/Serviço R\$: 0,00
	Tipo de contratante: Pessoa Jurídica de Direito Público

Ação institucional: Órgão Público

3. Dados da Obra/Serviço

Avenida Quinta Avenida, Nº 212	Bairro: Setor Leste Vila Nova CEP: 74643-030
Quadra: 71 Lote: 0	Complemento: Cidade: Goiania-GO
Data de Início: 11/01/2023	Previsão término: 11/01/2024
Finalidade: Escolar	Coordenadas Geográficas: -16.6645138,-49.2456579
Proprietário: BLOCO PADRAO BARRACAO DE OBRAS	CPF/CNPJ: 01.409.705/0001-20
E-Mail: bruno.moraes@seduc.go.gov.br	Fone: (62) 32209500
	Tipo de proprietário: Pessoa Jurídica de Direito Público

4. Atividade Técnica

ATUACAO	Quantidade	Unidade
PROJETO REDE HIDRO-SANITARIA EM EDIFICACAO	29,04	METROS QUADRADOS

O registro da A.R.T. não obriga ao CREA-GO a emitir a Certidão de Acervo Técnico (C.A.T.), a confecção e emissão do documento apenas ocorrerá se as atividades declaradas na A.R.T. forem condizentes com as atribuições do Profissional. As informações constantes desta ART são de responsabilidade do(a) profissional. Este documento poderá, a qualquer tempo, ter seus dados, preenchimento e atribuições profissionais conferidos pelo CREA-GO.

Após a conclusão das atividades técnicas o profissional deverá proceder a baixa desta ART

5. Observações

PROJETO HIDROSSANITARIO PADRÃO - BARRAÇÃO DE OBRAS (PADRÃO "A") - PADRÃO GOINFRA REVISÃO 2022 - ELABORADO PARA IMPLANTAÇÃO NAS UNIDADES ESCOLARES DO ESTADO DE GOIÁS, CONFORME NECESSIDADE ENCONTRADA NO LOCAL. PARA SUA IMPLANTAÇÃO DEVE-SE OBSERVAR O ENDEREÇO DA OBRA ATRAVES DO PROJETO ESPECÍFICO E PROFISSIONAL. OBS.: CABE A CADA PROFISSIONAL RESPONSÁVEL PELO PROJETO DE IMPLANTAÇÃO AVALIAR A NECESSIDADE E CONFERIR AS CONDIÇÕES LOCAIS PARA IMPLANTAÇÃO, ASSIM COMO NORMAS LOCAIS VIGENTES E POSSÍVEIS ATUALIZAÇÕES DAS MESMAS QUE POSSAM VIR A OCORRER APOS A ELABORAÇÃO DO PROJETO.

6. Declarações

Acessibilidade: Sim: Declaro atendimento às regras de acessibilidade previstas nas normas técnicas da ABNT, na legislação específica e no Decreto nº 5.296, de 2 de dezembro de 2004.



DETALHE SANITARIO BARRACÃO DE OBRAS
ESCALA 1:25

DETALHE ISOMETRICO H2
ESCALA 1:25

DETALHE HIDRAULICO BARRAÇÃO DE OBRAS

ESCALA 1:25

DETALHE ISOMETRICO H3
ESCALA 1:25

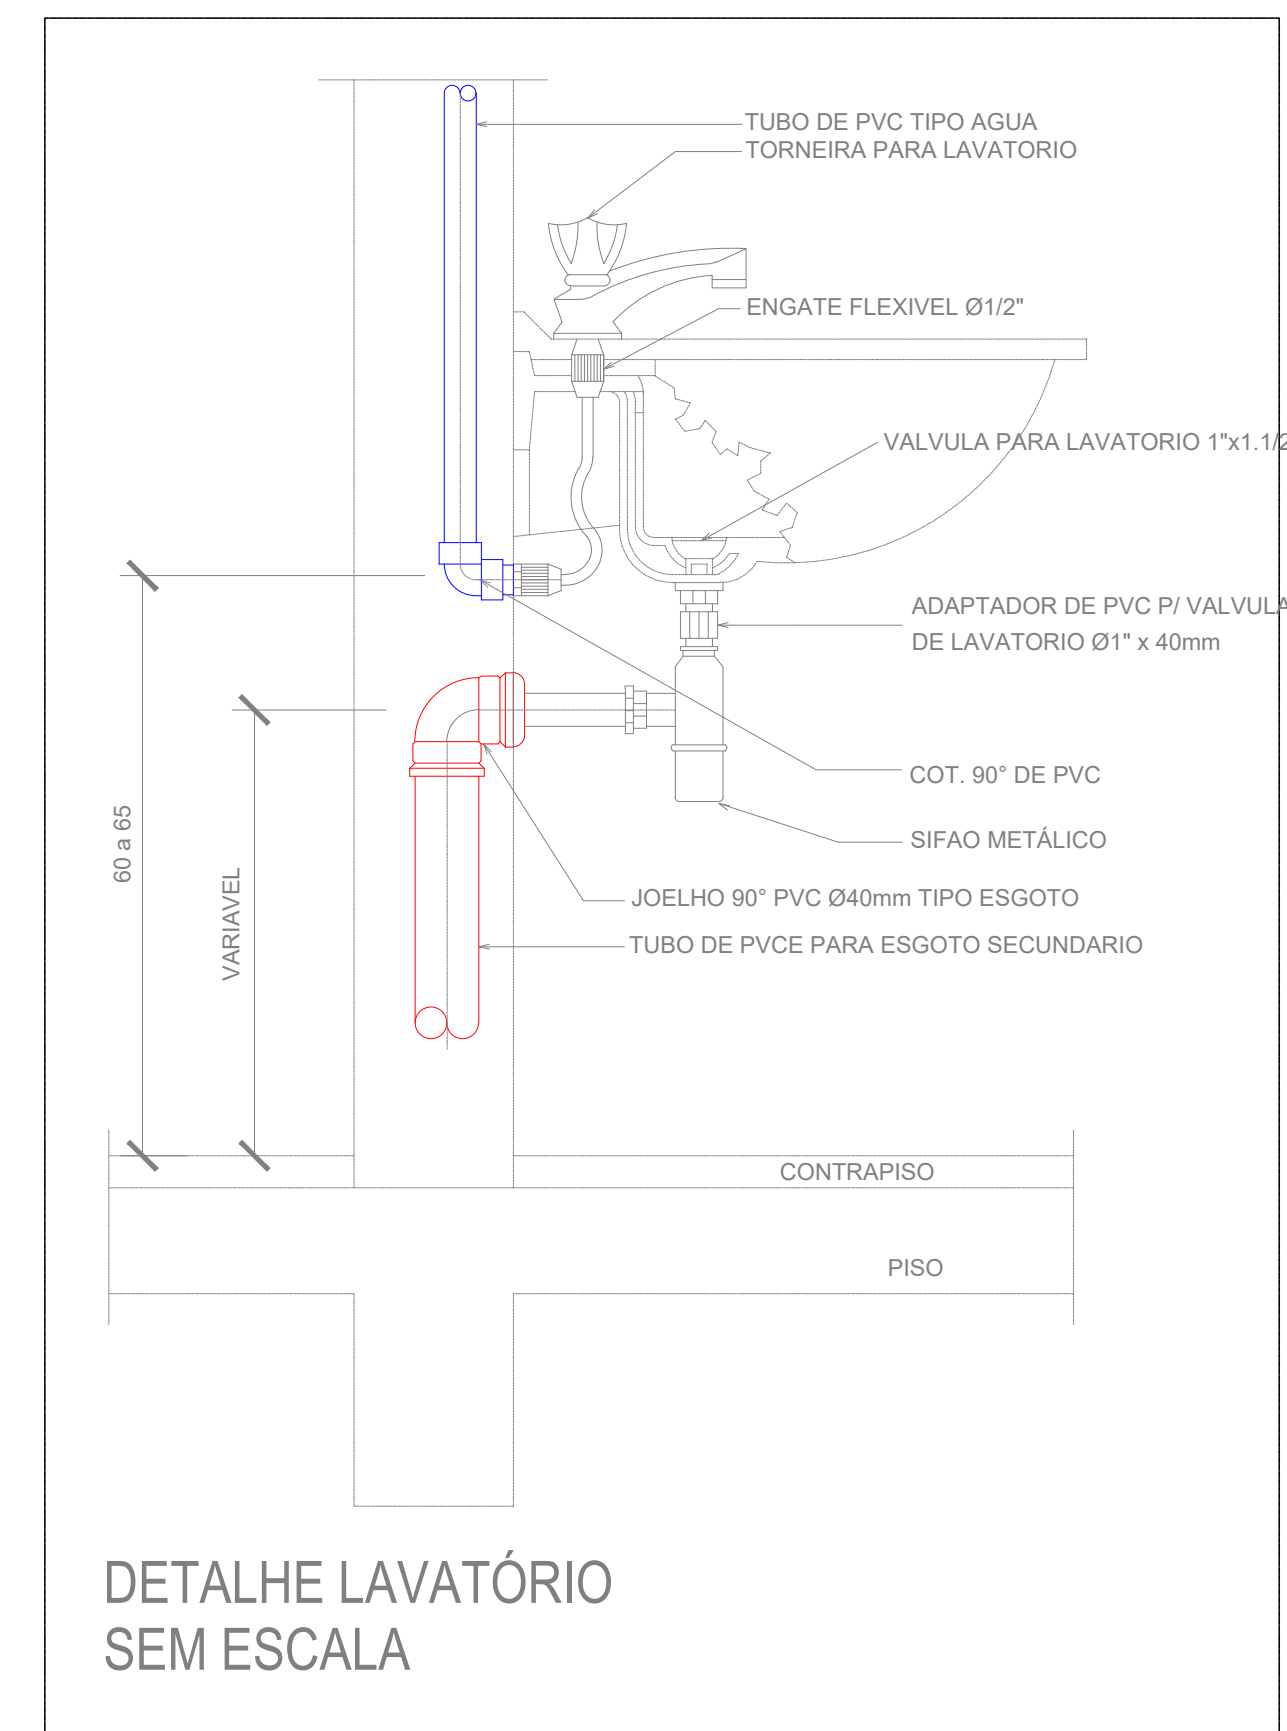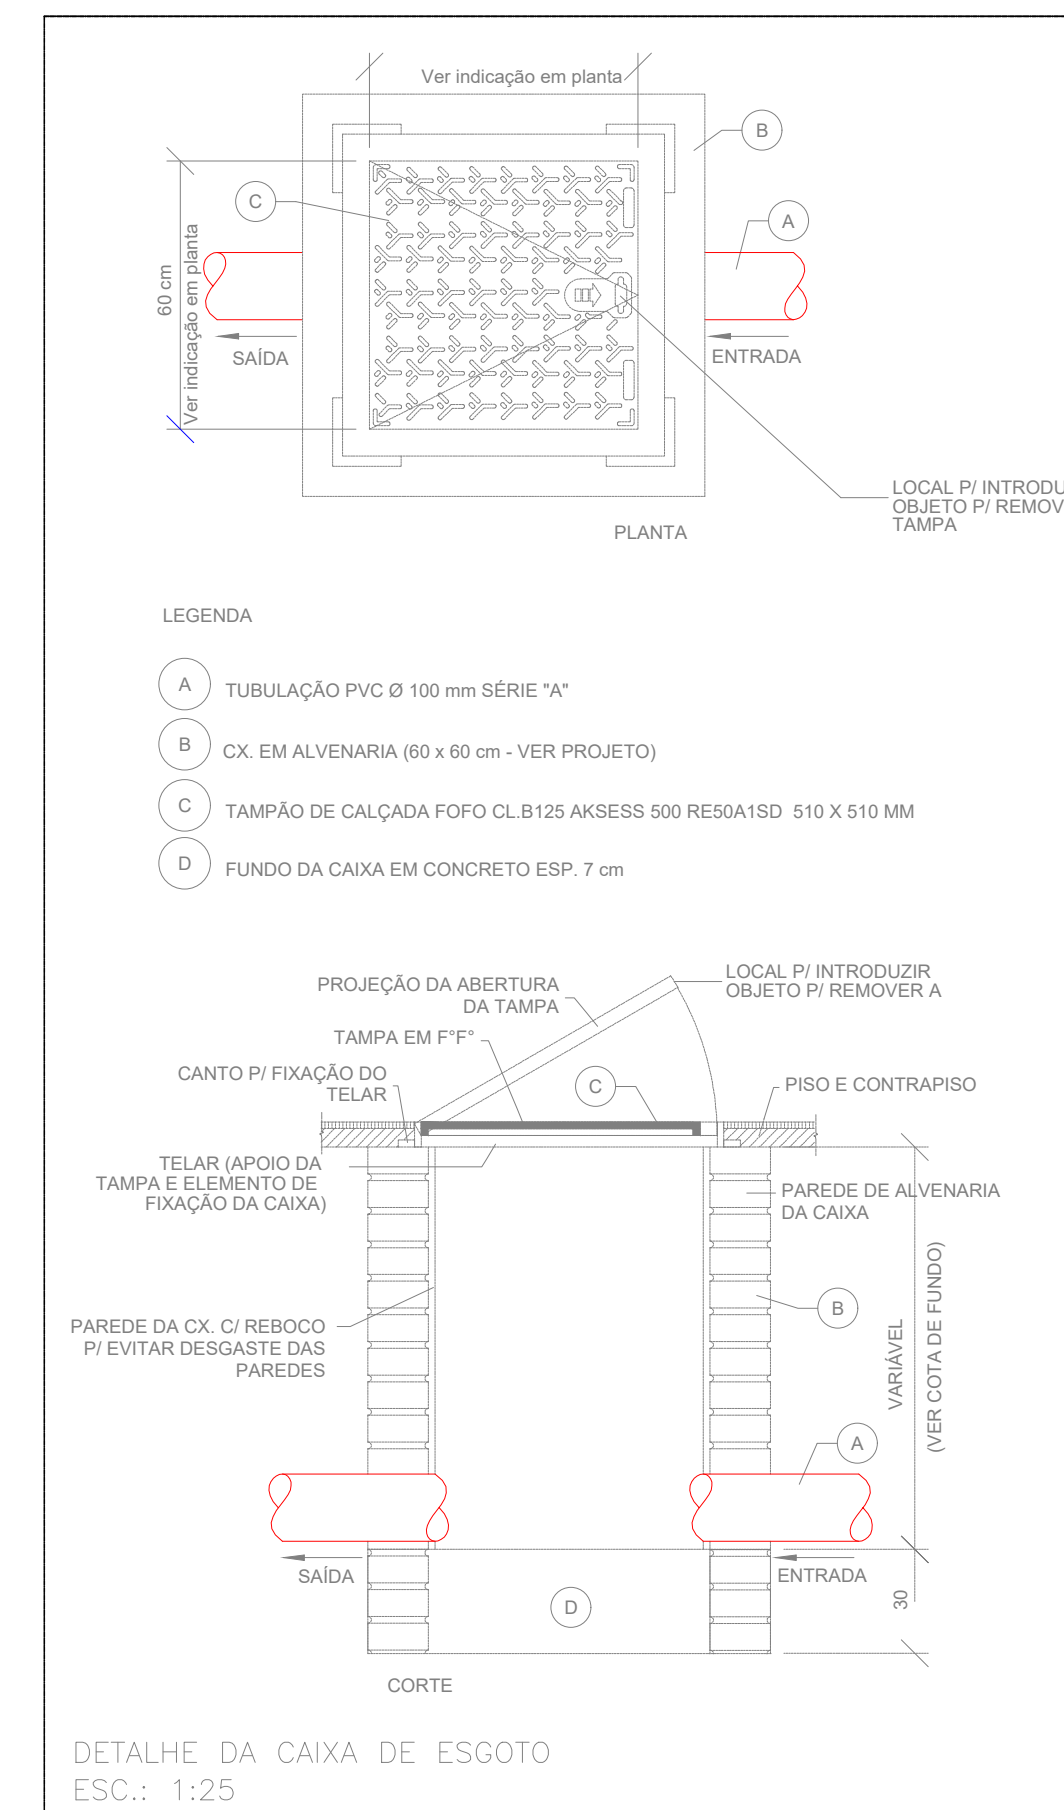

LISTA DE MATERIAIS

[illegible]

ESTADO DE GOIÁS
SECRETARIA DE ESTADO DA EDUCAÇÃO
SUPERINTENDÊNCIA DE INFRAESTRUTURA
GERÊNCIA DE PROJETOS E INFRAESTRUTURA

GERÊNCIA DE PROJETOS E INFRAESTRUTURA
APROVADO / /

TÉCNICO RESPONSÁVEL PELA APROVAÇÃO

BLOCO PADRÃO

BARRAÇÃO DE OBRAS, PADRÃO "A" - PADRAO GOINFRA
REVISAO 2022

ENDEREÇO _____
A SER CONSTRUÍDO EM DIVERSOS LOCAIS DO ESTADO ONDE FOR SOLICITADO

ÁREA DO TERRENO	ÁREA PERMEAB.	ÁREA EXISTENTE	ÁREA A DEMOLIR	ÁREA A CONSTRUIR	ÁREA TOTAL CONSTRUÇÃO
—	—	—	45,00M2	29,04M2	29,05M2

AUTOR: ENGENHEIRO CIVIL BRUNO PADOUEIRA MORAIS, CREA: 1021209139D-GO

RT DA OBRA:
Jéssica Alves Bueno Sousa

PROPRIETÁRIO: SECRETARIA DE ESTADO DA EDUCAÇÃO CNPJ: 01.409.705.0001-20
PREPOSTO: JÉSSICA ALVES BUENO SOUZA CPF: 033.178.021-62

HIDROSSANITÁRIO

TIPO DE PROJETO

PLANTA BAIXA - INSTALAÇÕES SANITÁRIA
PLANTA BAIXA - INSTALAÇÕES HIDRÁULICAS
DETALHES ISOMÉTRICOS
DETALHES DE INSTALAÇÕES / LEGENDAS

ASSUNTO: _____

DATA: 25/05/2020 ESCALA: INDICADA REVISÃO: 000 Nº RRT/ART: 1

DEZEMBRO/2022	INDICADA	000	
---------------	----------	-----	--

REV.	DATA	DESCRIÇÃO	VISTO

1/1

FOLHA:

PROJETISTA:

BRUNO FRANÇA