


Detalhe HID-1 Detalhe HID-2

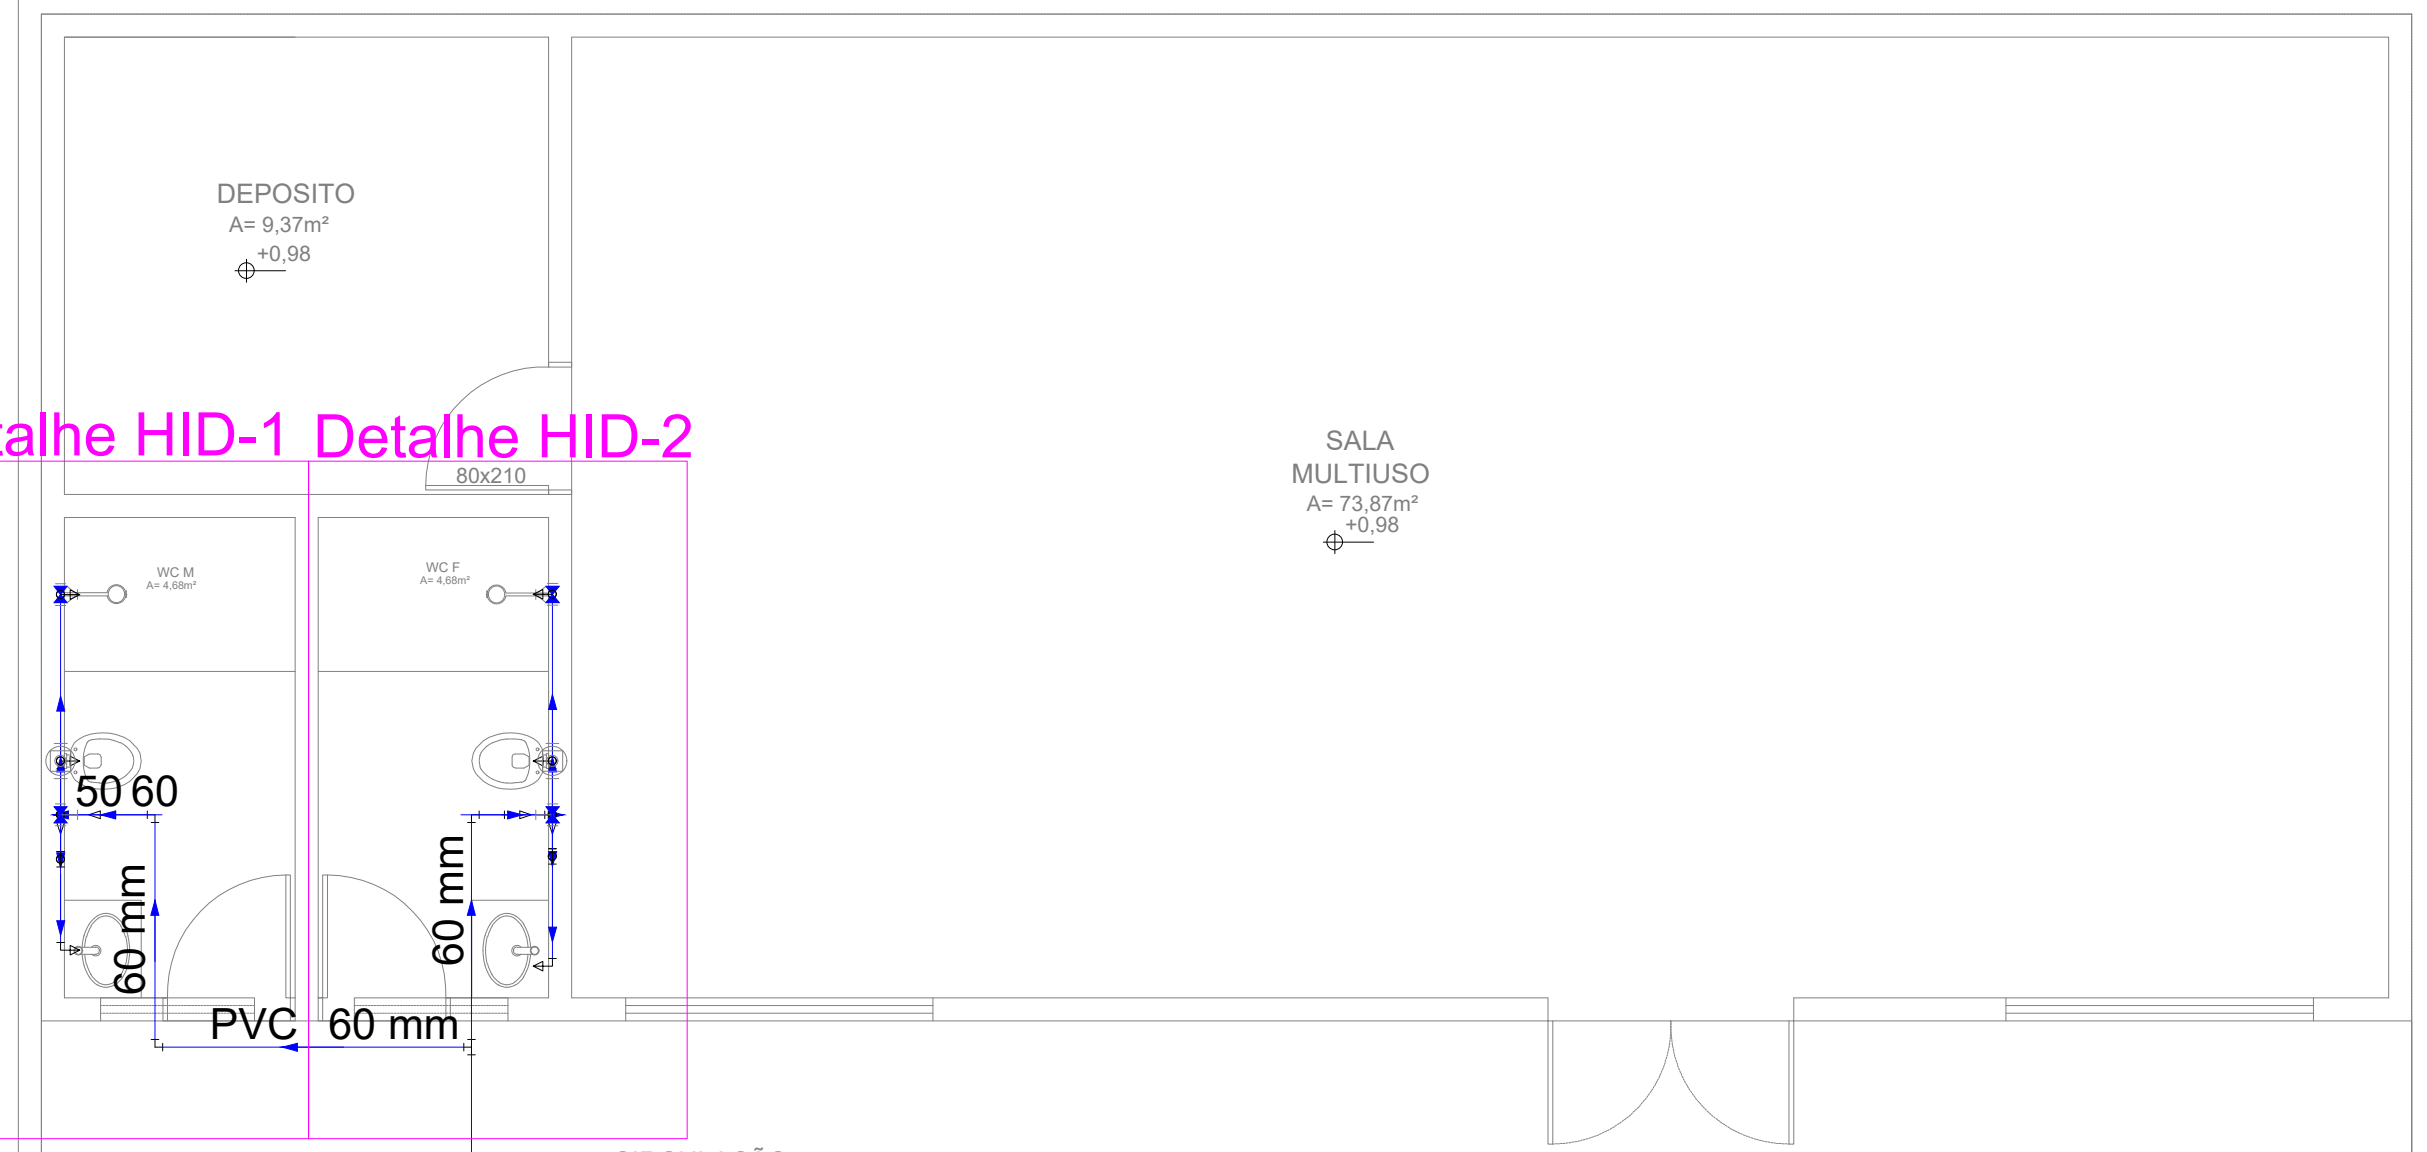

CIRCULACAO

25mm 3/4" TJ

Pelo piso

Pelo piso

25mm 3/4" TJ

25mm 3/4" TJ

PLANTA BAIXA - PAVIMENTO TERREO HIDRAULICO
ESCALA 1:50


BLOCO 03

BLOCO 02


BLOCO 01

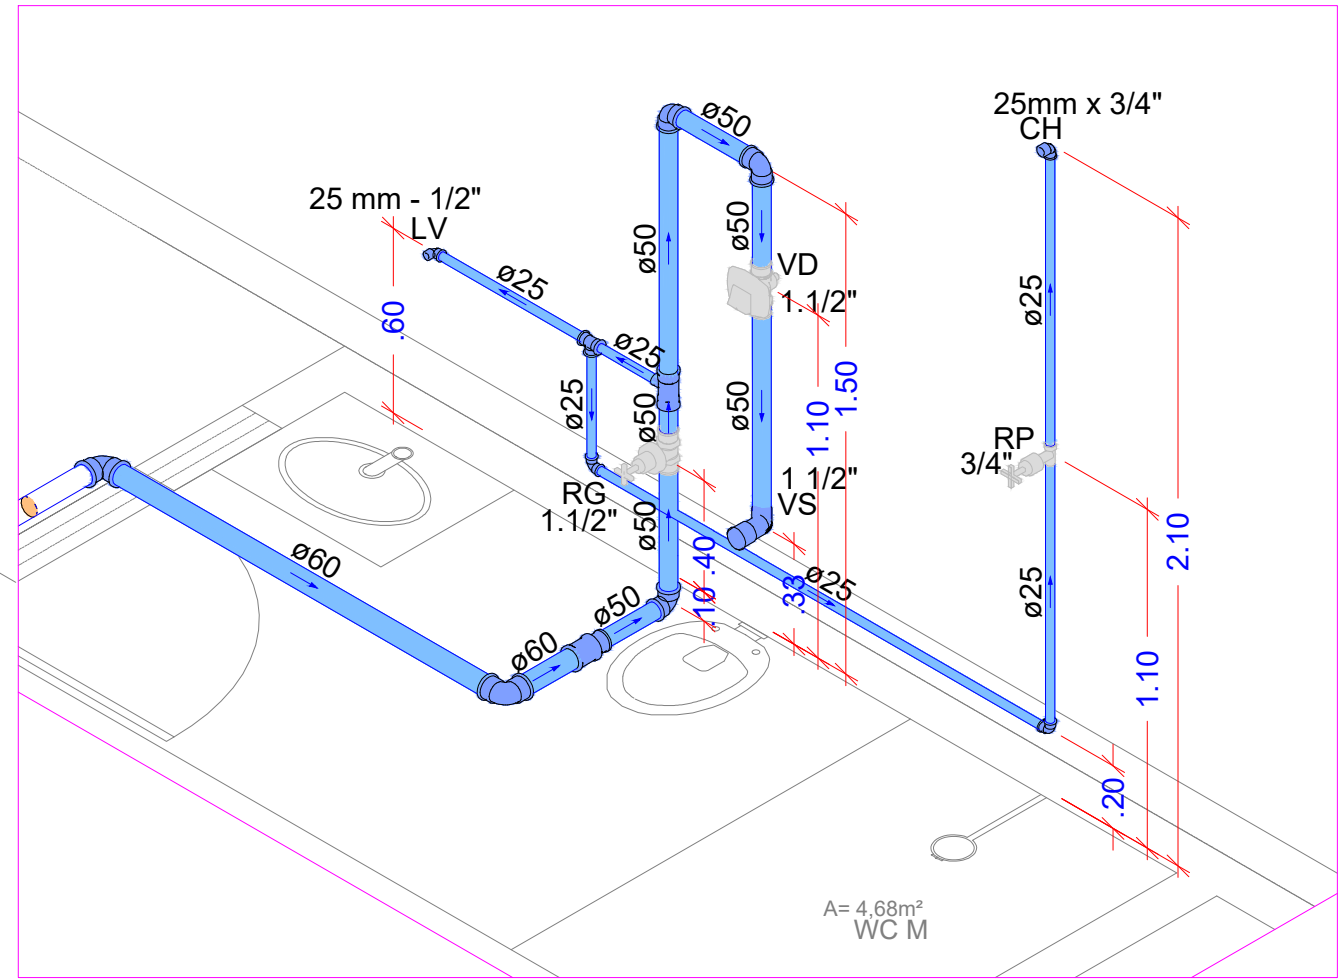


DETALHE ISOMETRICO H1
ESCALA 1:25

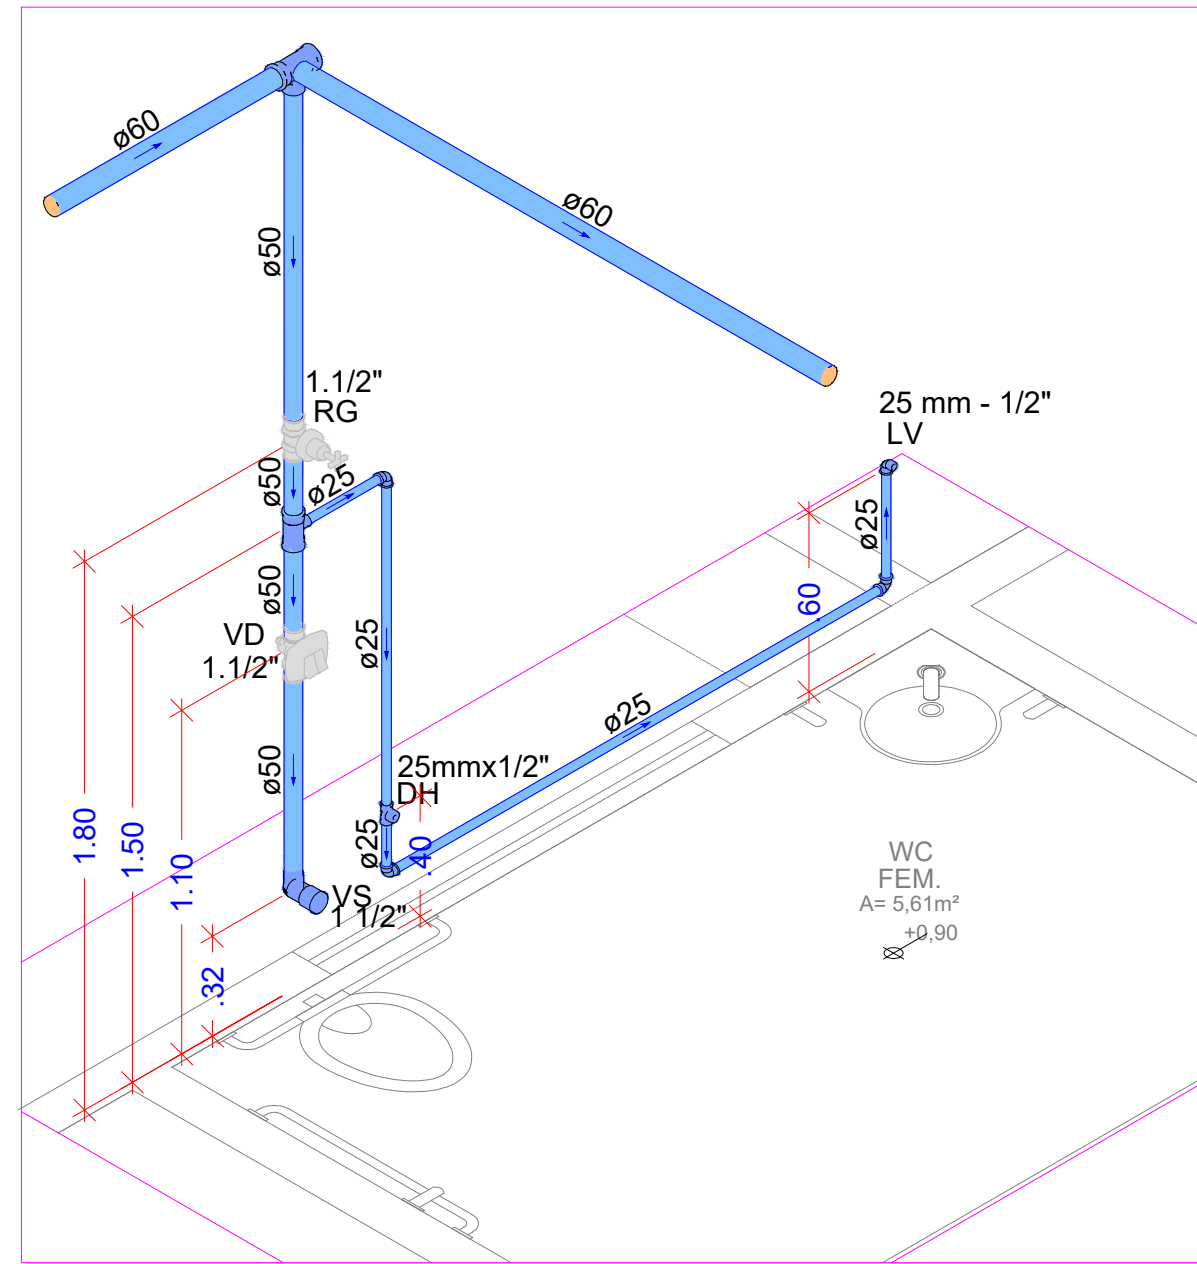


DETALHE ISOMETRICO H3
ESCALA 1:25

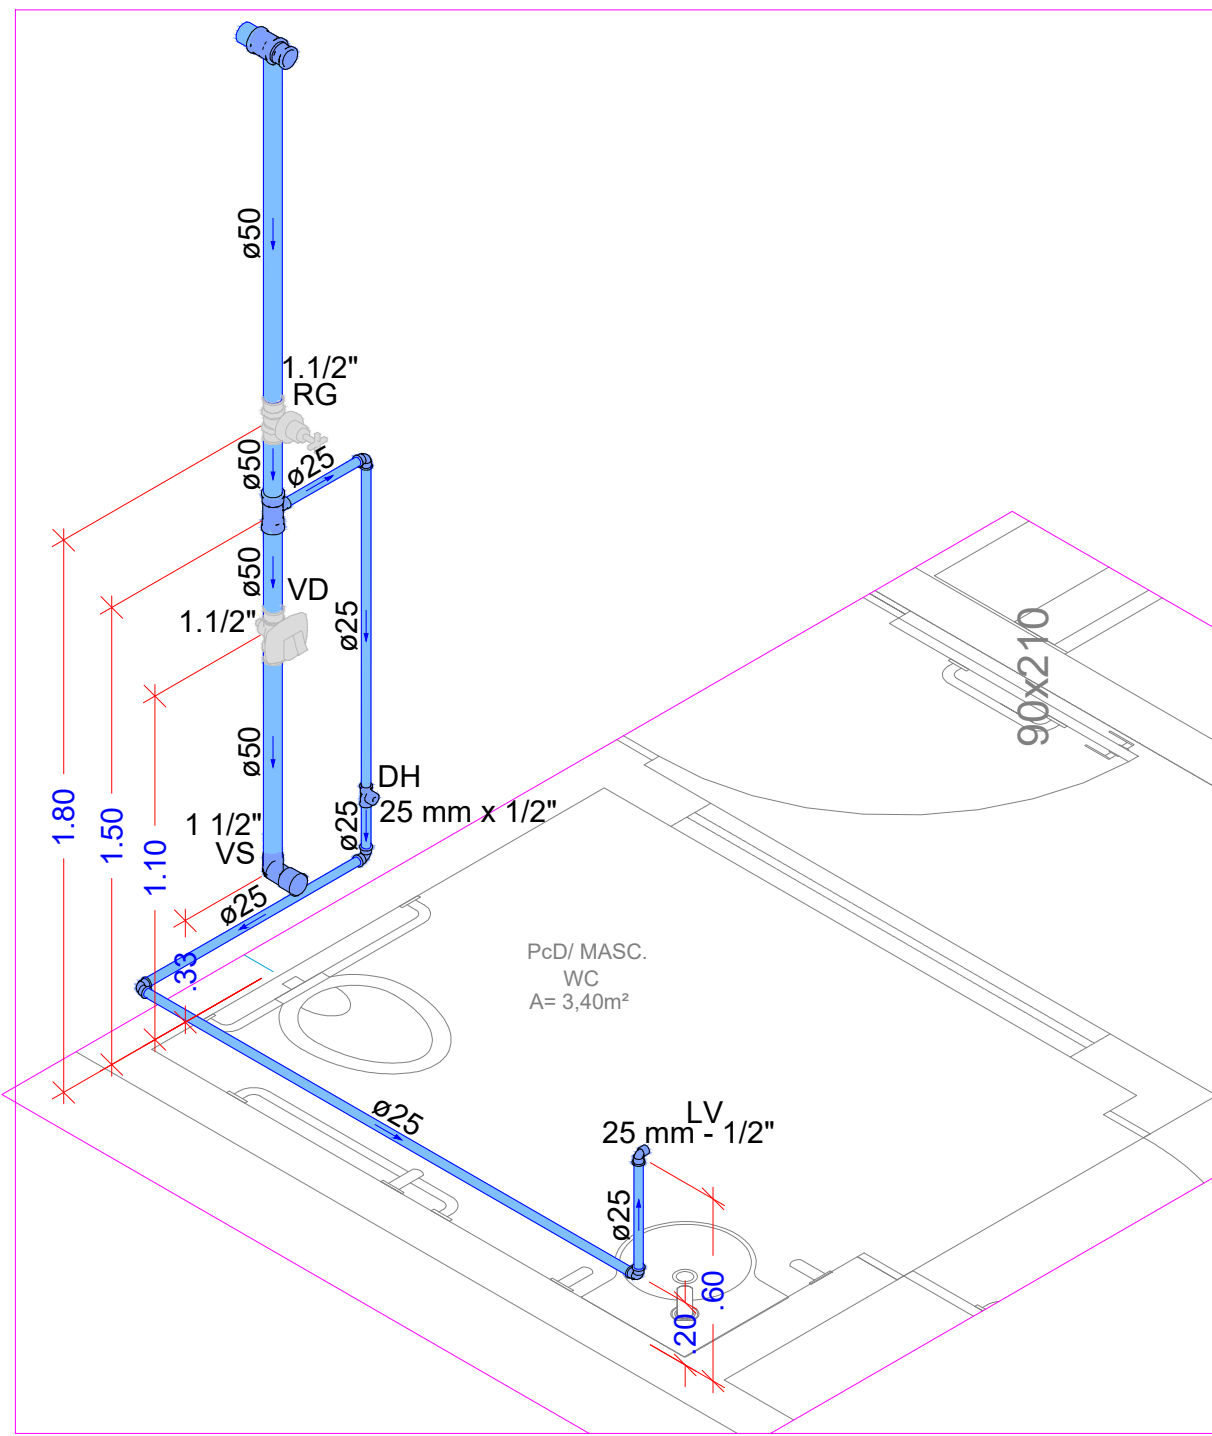

DETALHE ISOMETRICO H4
ESCALA 1:25

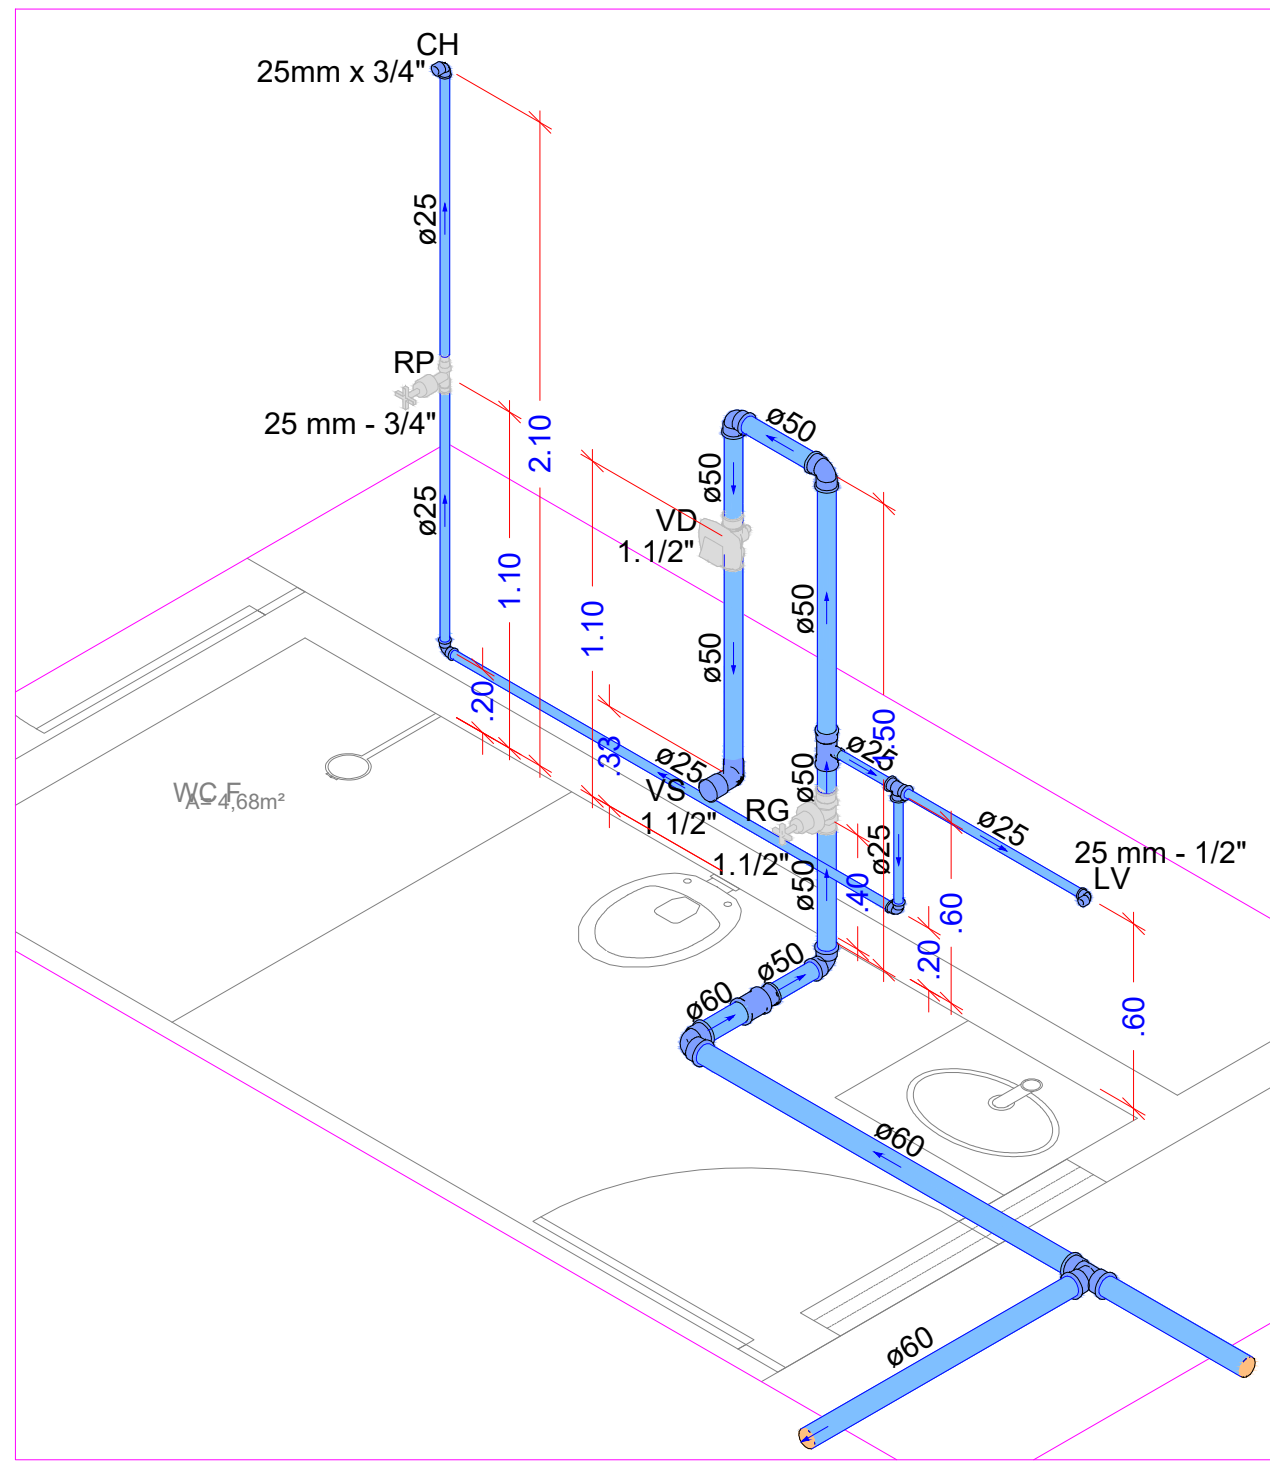

DETALHE ISOMETRICO H2
ESCALA 1:25

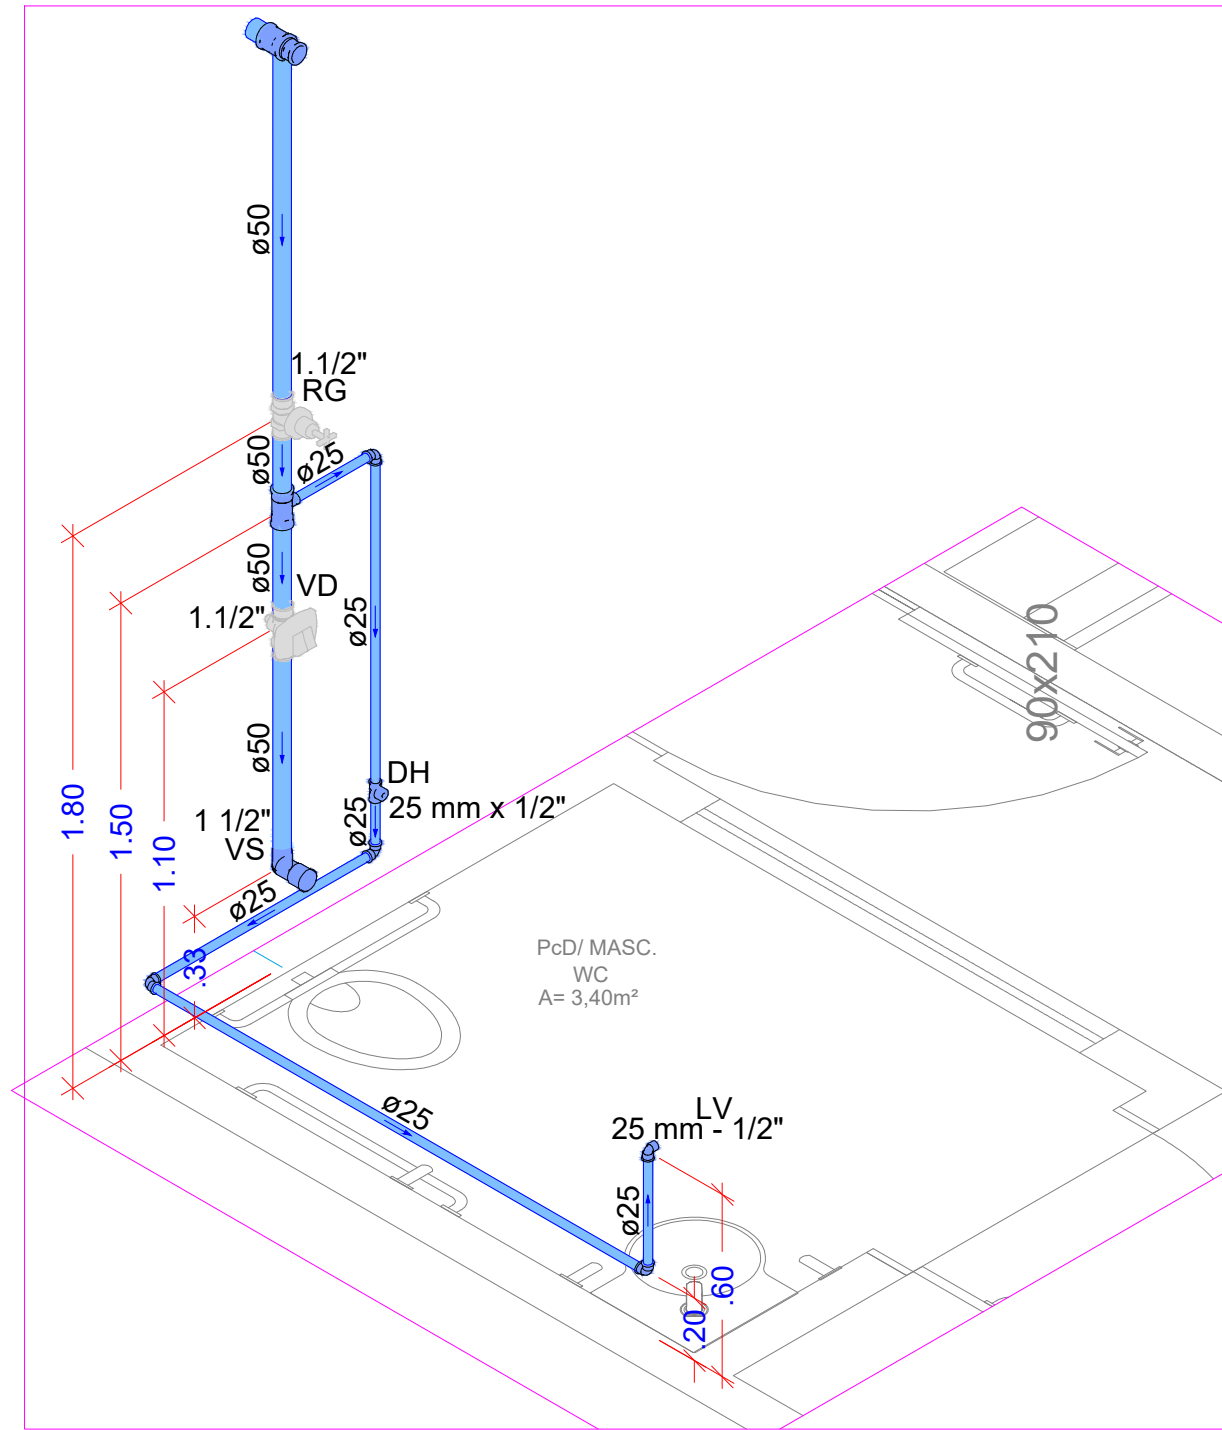


DETALHE ISOMETRICO H4
ESCALA 1:25

Legenda	
AF	Água Fria
Ø	Diâmetro da Tubulação
AL	Alimentação
Ø	Diâmetro da Tubulação
AR	Dreno Ar Condicionado
Ø	Diâmetro da Tubulação
Tubulação - Água Fria	
Tubulação no Piso	
Tubulação Enterrada	

LEGENDA


- VS VASO SANITARIO
- DH DUCHA HIGIENICA
- CH CHUVEIRO
- DH DUCHA HIGIÊNICA
- BE FILTRO
- LV LAVATÓRIO
- MLL MÁQUINA DE LAVAR LOUÇA
- MLR MÁQUINA DE LAVAR ROUPA
- PIA PIA
- RG REGISTRO DE GAVETA
- RP REGISTRO DE PRESSÃO
- TJ TORNEIRA DE JARDIM
- TLR TANQUE DE LAVAR ROUPA
- TUBULAÇÃO DE ÁGUA FRIA
- TUBULAÇÃO DE ALIMENTAÇÃO

Água Fria
Diâmetro
da Prumada

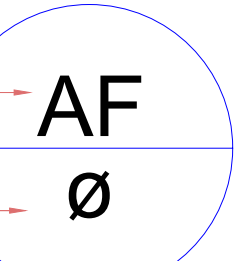

COLUNA DE ÁGUA FRIA

Alimentação
Diâmetro
do Recalque

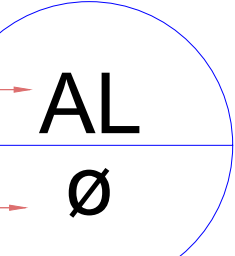

COLUNA DE ALIMENTAÇÃO



ESTADO DE GOIÁS
SECRETARIA DE ESTADO DA EDUCAÇÃO
SUPERINTENDÊNCIA DE INFRAESTRUTURA
GERÊNCIA DE PROJETOS E INFRAESTRUTURA

GERÊNCIA DE PROJETOS E INFRAESTRUTURA

APROVADO

TECNICO RESPONSÁVEL PELA APROVAÇÃO

CRE SILVÂNIA

AMPLIAÇÃO/ REFORMA

ENDEREÇO

RUA SANTO ANTÔNIO - Nº 195 - CENTRO - SILVÂNIA/GO - CEP:75.180-000

ÁREA DO TERRENO

490,36 m²

ÁREA EXISTENTE

396,74 m²

AUTOR: ENG. CIVIL BRUNO FRANÇA DE MORAIS - CREA: 102/129813RD-GO

RT DA OBRA:

PROPRIETÁRIO: SECRETARIA DE ESTADO DA EDUCAÇÃO - CNPJ: 01.409.705/0001-20

PREPOSTO: SABRINA SILVA VIEIRA VALENTE - CPF: 041.530.691-64

HIDROSSANITÁRIO

TIPO DE PROJETO

PLANTA BAIXA - PAVIMENTO TERREO HIDRAULICO

DETALHES ISOMETRICOS

LEGENDA

ASSUNTO

DATA: OUTUBRO/2024

ESCALA: INDICADA

REVISÃO: 000

Nº PROJETO: 1020240284911

REV. DATA. DESCRIÇÃO. VISTO.

COLUNA PROJETISTA: BRUNO FRANÇA

2/3