



PLANTA BAIXA MODIFICADA - EXECUÇÃO
ESCALA: 1/100

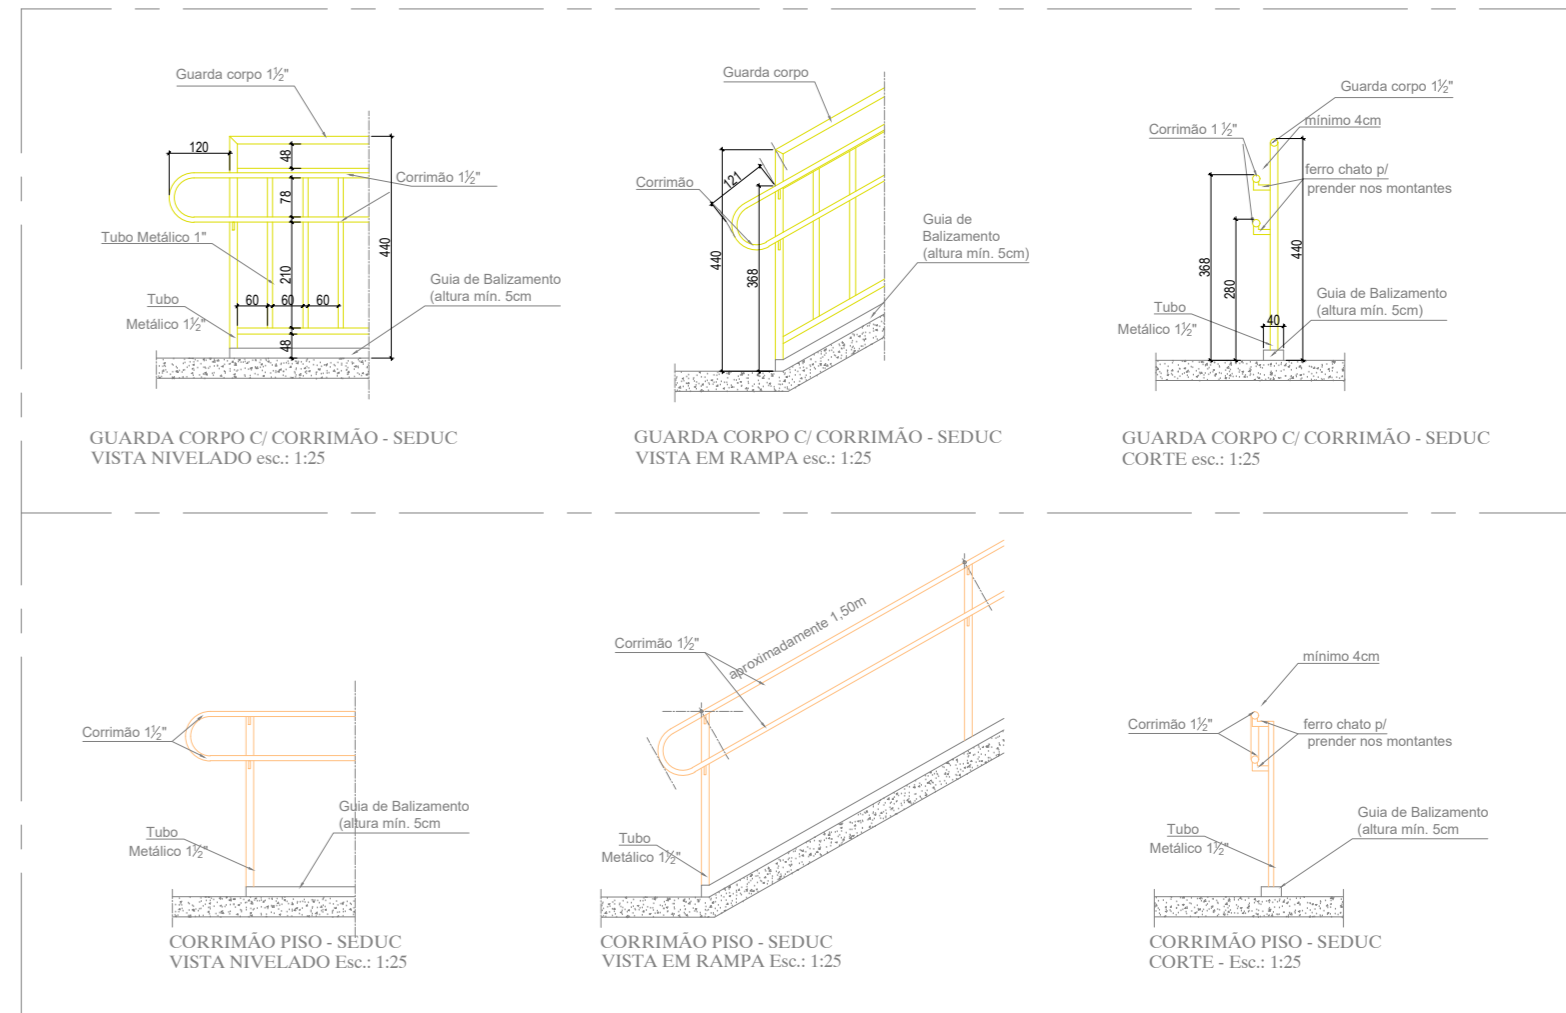

DETALHAMENTOS
SEM ESCALA

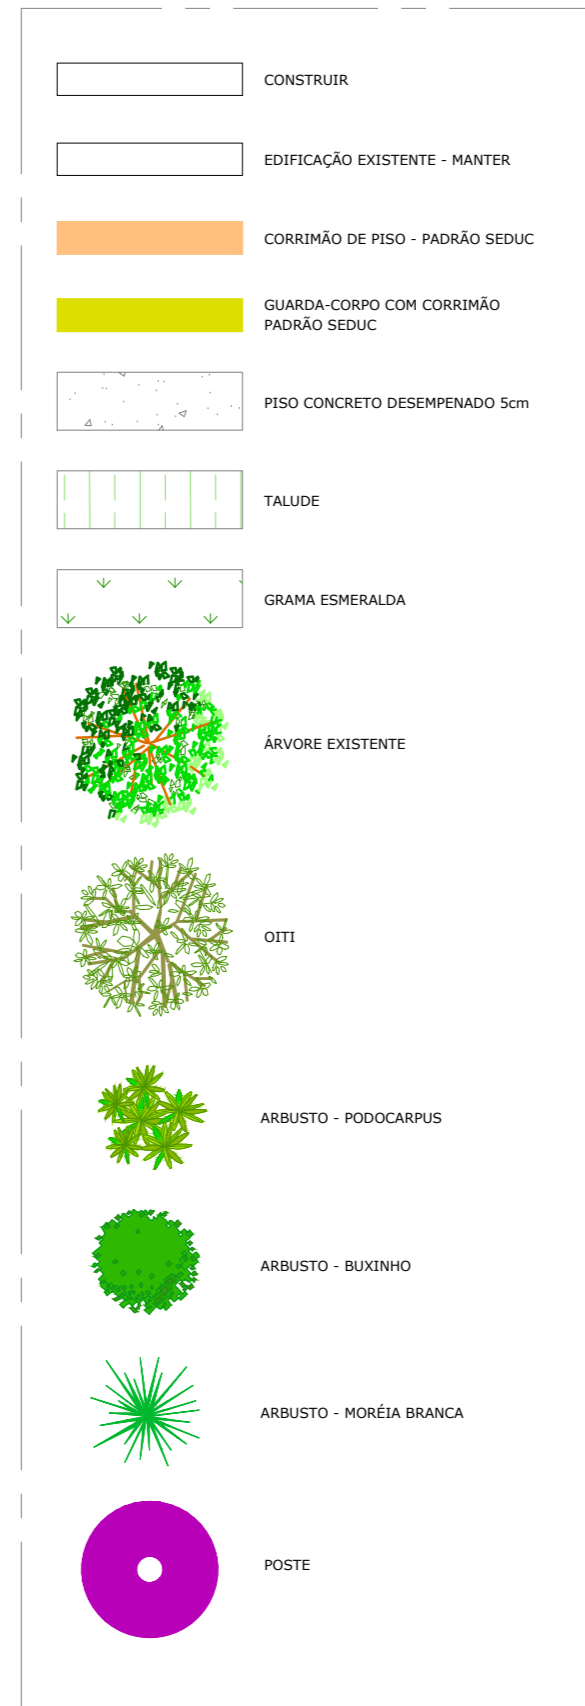

LEGENDA
SEM ESCALA

- OBSERVAÇÕES:
- Onde não tiver especificação de acabamento, seguir projeto específico;
 - Favor conferir medidas no local;
 - Qualquer dúvida consultar o autor do projeto ou a Gerência de Projetos e Infraestrutura.



ESTADO DE GOIÁS
SECRETARIA DE ESTADO DA EDUCAÇÃO
SUPERINTENDÊNCIA DE INFRAESTRUTURA
GERÊNCIA DE PROJETOS E INFRAESTRUTURA

GERÊNCIA DE PROJETOS E INFRAESTRUTURA
APROVADO
TECNICO RESPONSÁVEL PELA APROVAÇÃO

COLÉGIO ESTADUAL BALTAZAR PARREIRA

REFORMA E AMPLIAÇÃO

ENDEREÇO	ÁREA DO TERRENO	ÁREA CONSTRUIDA	ÁREA DE REFORMA	ÁREA A DEMOLIR	ÁREA A CONSTRUIR	ÁREA TOTAL CONSTRUÇÃO
Avenida José Possidônio, Qd. 3, L13, S/N, Bairro Centro - São Patrício/GO. CEP: 76.343-000	8.084,51 m²	739,98	646,04 m²	93,04 m²	624,96 m²	1.271,88 m²

AUTOR: LUCAS TIAGO PELISSON - CAU: A242792-5
CNPJ: 01.408.705.0001-20
CPF: 041.530.091-64

PROPRIETÁRIO: SECRETARIA DE ESTADO DA EDUCAÇÃO
PREPOSTO: SABRINA SILVA VIEIRA VALENTE

ARQUITETURA

PLANTA BAIXA MODIFICADA - EXECUÇÃO
LEGENDA

DATA	ESCALA	INDICADA	REVISÃO	Nº FOLHA
MARÇO/2024	000	000	14117321	2/5