



PLANTA BAIXA - REDE DE ÁGUA FRIA (PARTE 01)

Escala 1 : 75

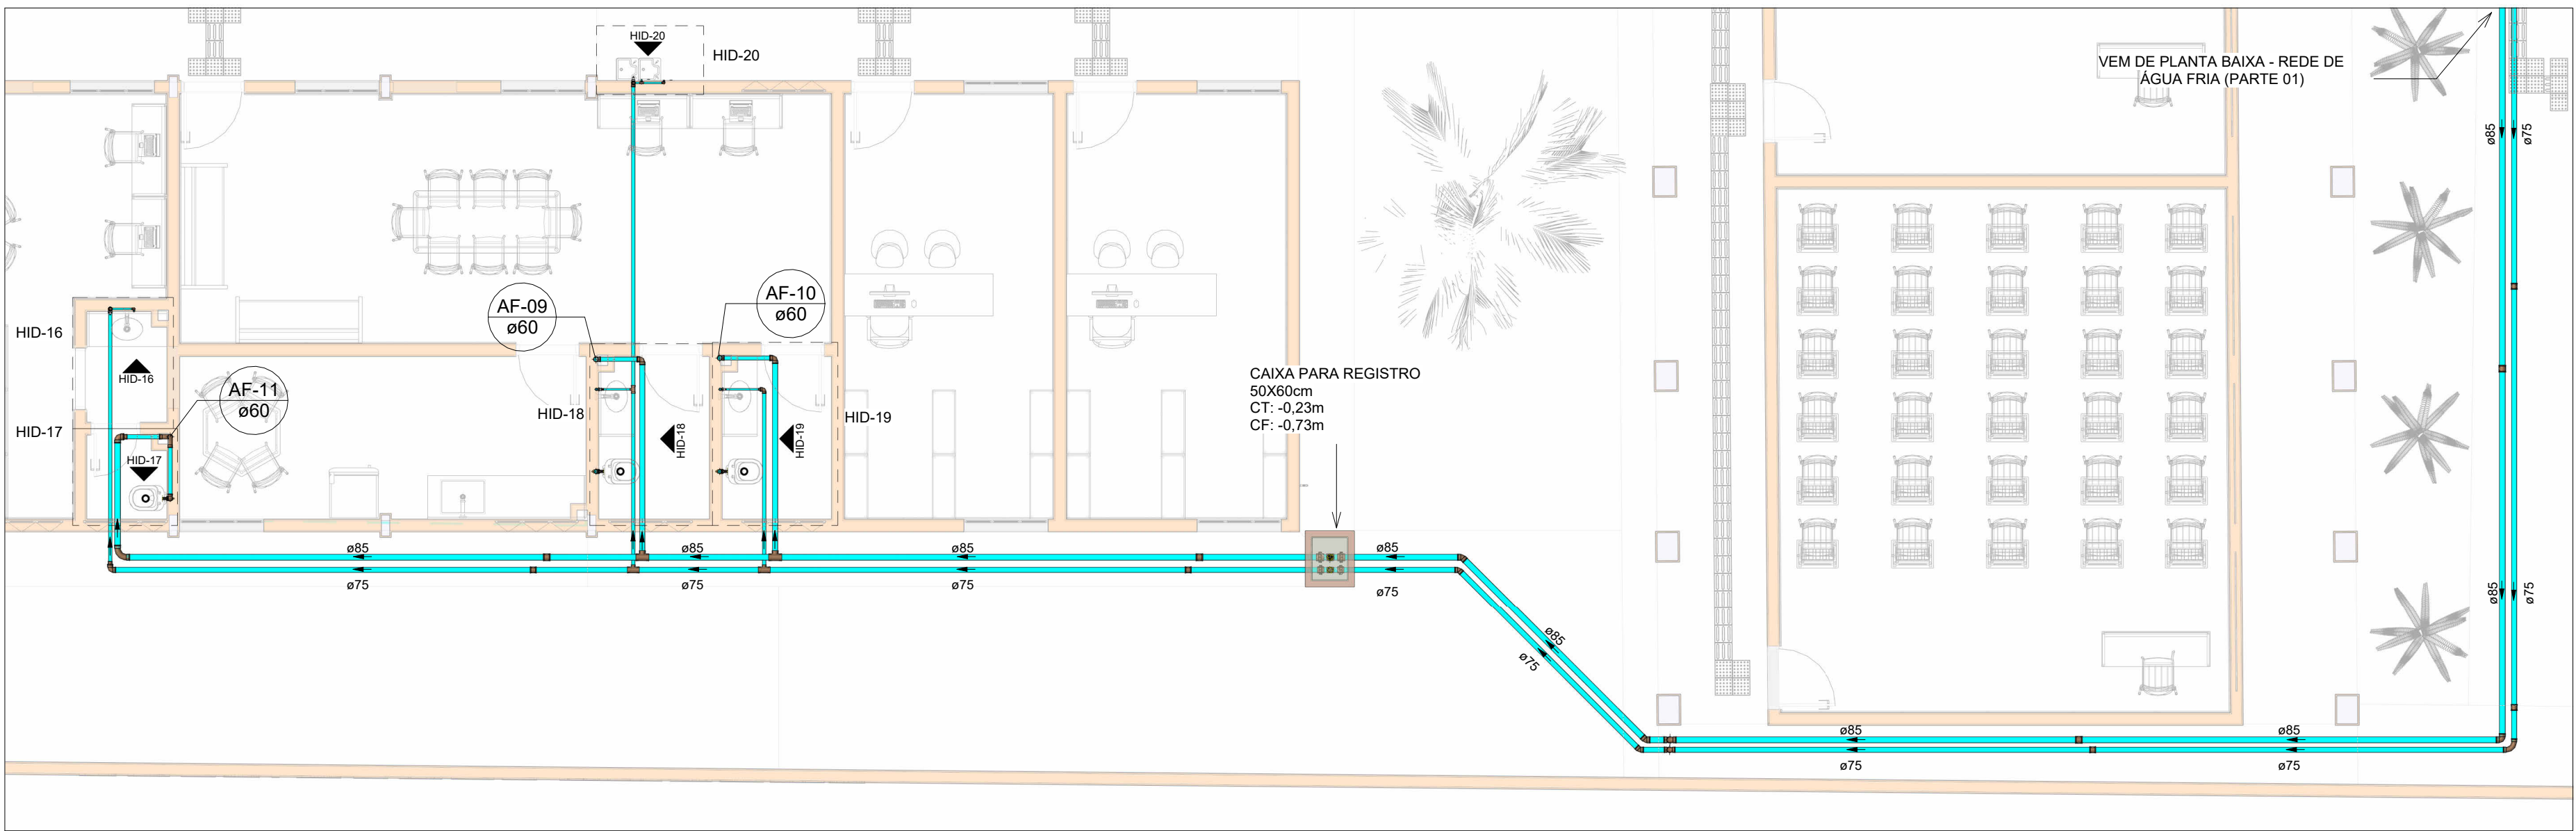


PLANTA BAIXA - REDE DE ÁGUA FRIA (PARTE 02)

Escala 1 : 75

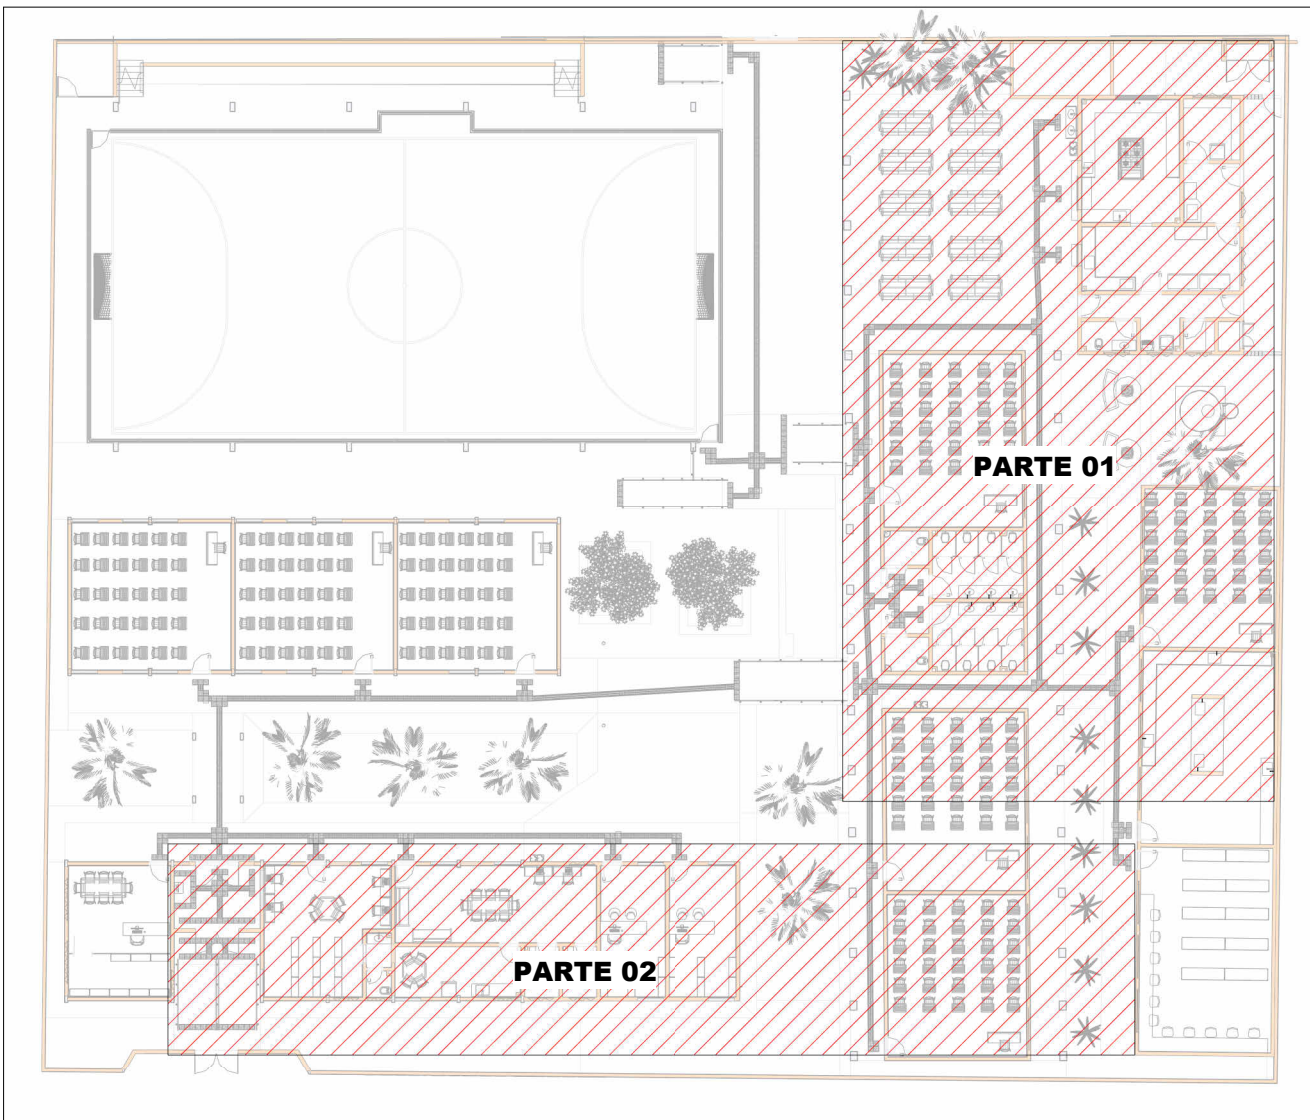

MAPA CHAVE

Escala 1 : 350

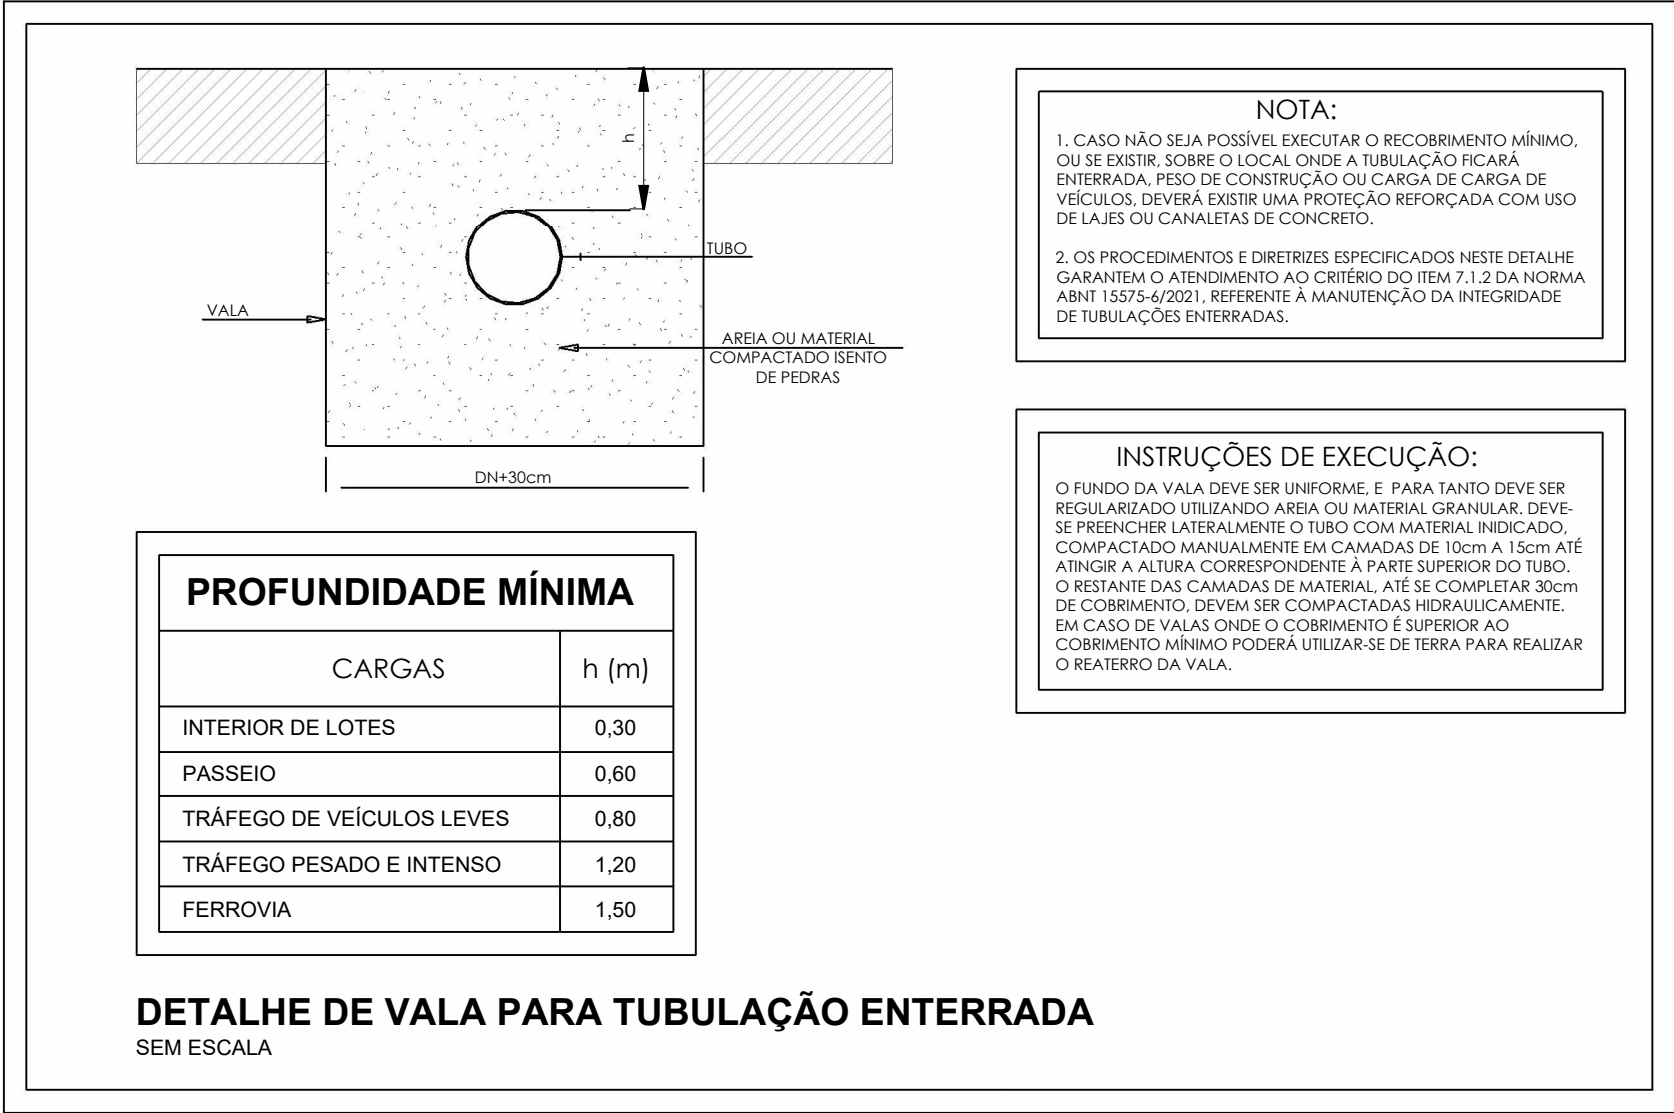

LEGENDA DE TUBULAÇÃO	
CORES	
—	Água fria - Consumo
—	Água fria - Extravasar
—	Alimentação

ALTURA DOS PONTOS	
PONTO DE ÁGUA	
Lavatório Bancada	60cm
Lavatório Parede	100cm
Bacia Sanitária	20cm
Pia Bancada	60cm
Pia Parede	100cm
Máquina de Lavar	60cm
Tanque Bancada	60cm
Tanque Parede	100cm



ESTADO DE GOIÁS
SECRETARIA DE ESTADO DA EDUCAÇÃO
SUPERINTENDÊNCIA DE INFRAESTRUTURA
GERÊNCIA DE PROJETOS E INFRAESTRUTURA

GERÊNCIA DE PROJETOS E INFRAESTRUTURA
APROVADO / /
TÉCNICO RESPONSÁVEL PELA APROVAÇÃO

CEPI PRESIDENTE VARGAS

ENDEREÇO					
AVENIDA LAGOA FEIA - FORMOSINHA, FORMOSA - GO, 73813-370					
ÁREA DO TERRENO	ÁREA PERMEAB.	ÁREA EXISTENTE	ÁREA A DEMOLIR	ÁREA A CONSTRUIR	ÁREA TOTAL CONSTRUÇÃO
3818,34 m²	424,66 m²	1408,20 m²	453,05	192,00 m²	1600,20 m²



CONSÓRCIO DIAMANTE ENGENHARIA
AV. BARÃO HOMEM D E MELO, Nº 3280 - NOVA GRANADA
BELO HORIZONTE - MG - CEP: 30.404-080
TEL: (31) 3347-4405 / (31) 3347-7079 / (31) 3371-1920
EMAIL: contato@grupoprotejaengenharia.com.br

AUTOR: ENGENHEIRA JULIANA GONÇALVES OLIVEIRA CREA: 239787/D

RT DA OBRA:

PROPRIETÁRIO: SECRETARIA DE ESTADO DA EDUCAÇÃO CNPJ: 01.409.705.0001-20
PREPOSTO: SABRINA SILVA VIEIRA VALENTE CPF: 041.530.091-64

PROJETO HIDROSSANITÁRIO

TIPO DE PROJETO
PLANTA BAIXA - REDE DE ÁGUA FRIA (PARTE 01)
PLANTA BAIXA - REDE DE ÁGUA FRIA (PARTE 02)
DETALHE CONSTRUCTIVO
ASSUNTO:

DATA:	DEZ/2024	ESCALA:	INDICADA	REVISÃO:	01	Nº RRT/ART:	
REV.	DATA	DESCRIÇÃO	VISTO				
01	DEZ/2024	PARA APROVAÇÃO	JGO				
				FOLHA:			

06/13