

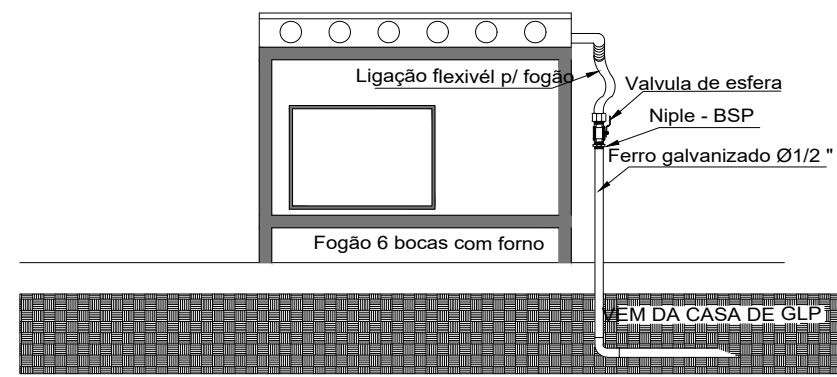
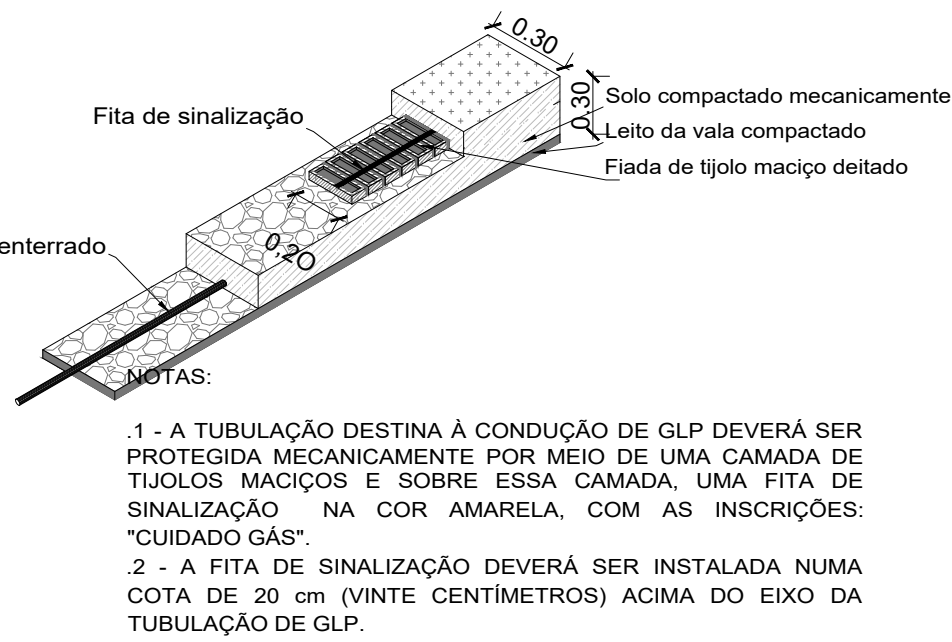
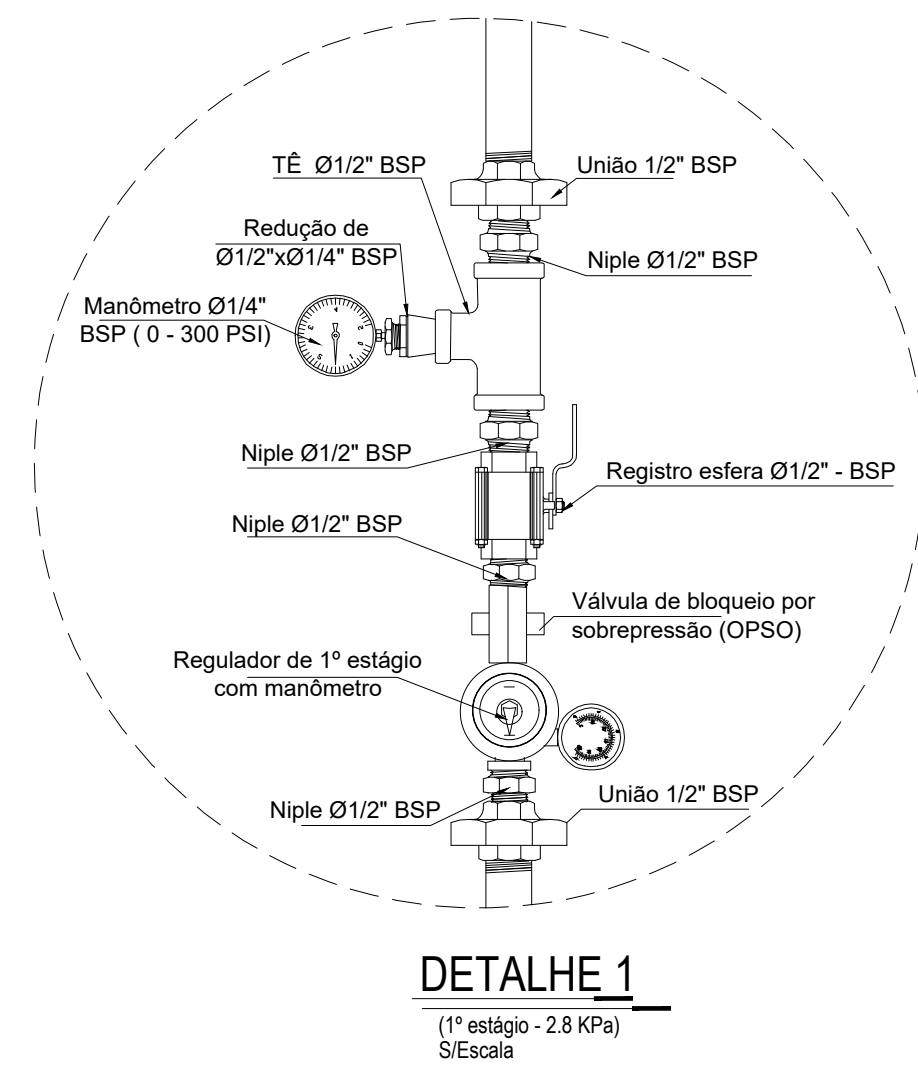
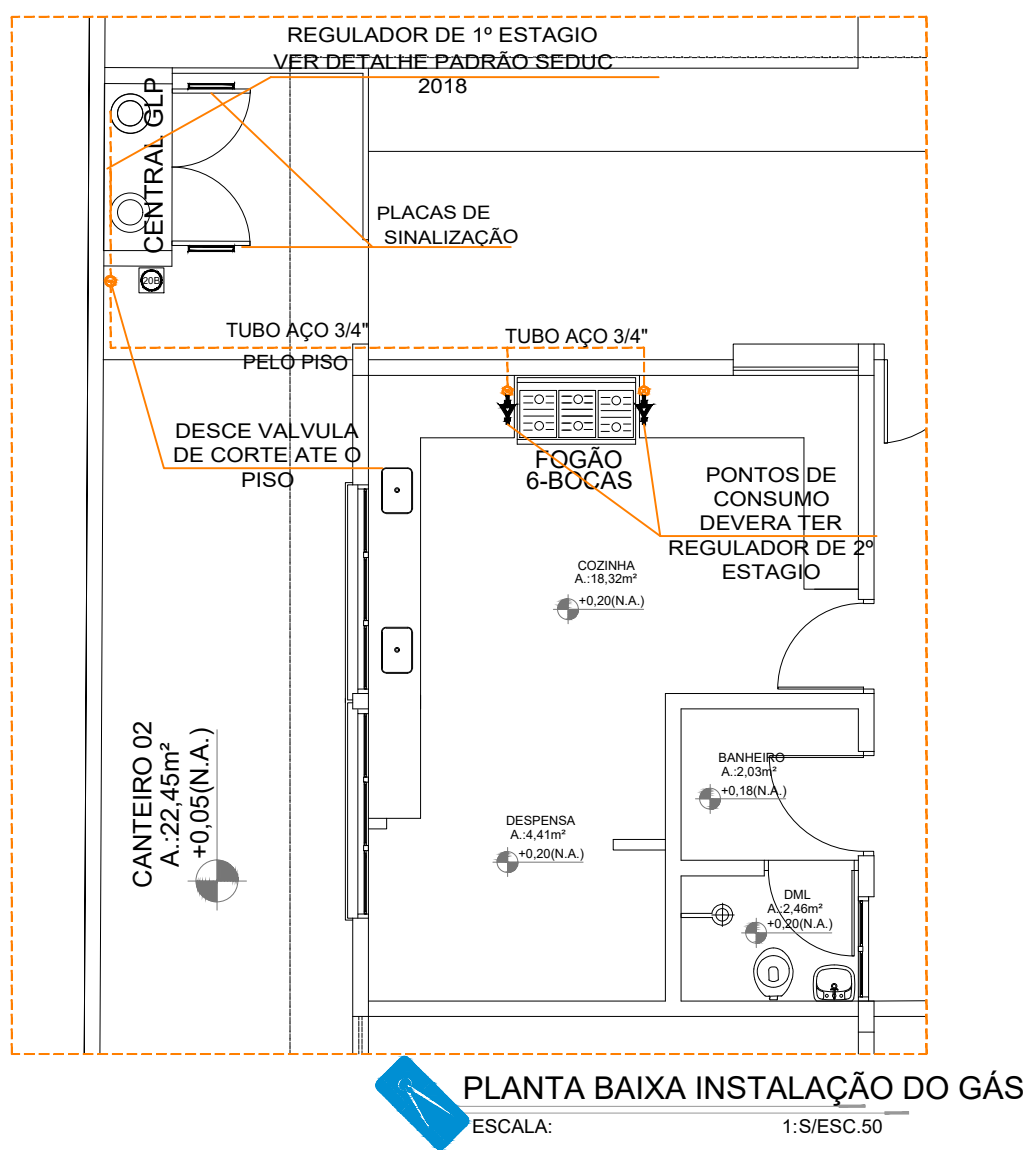


Ver planta baixa
da instalação de gás

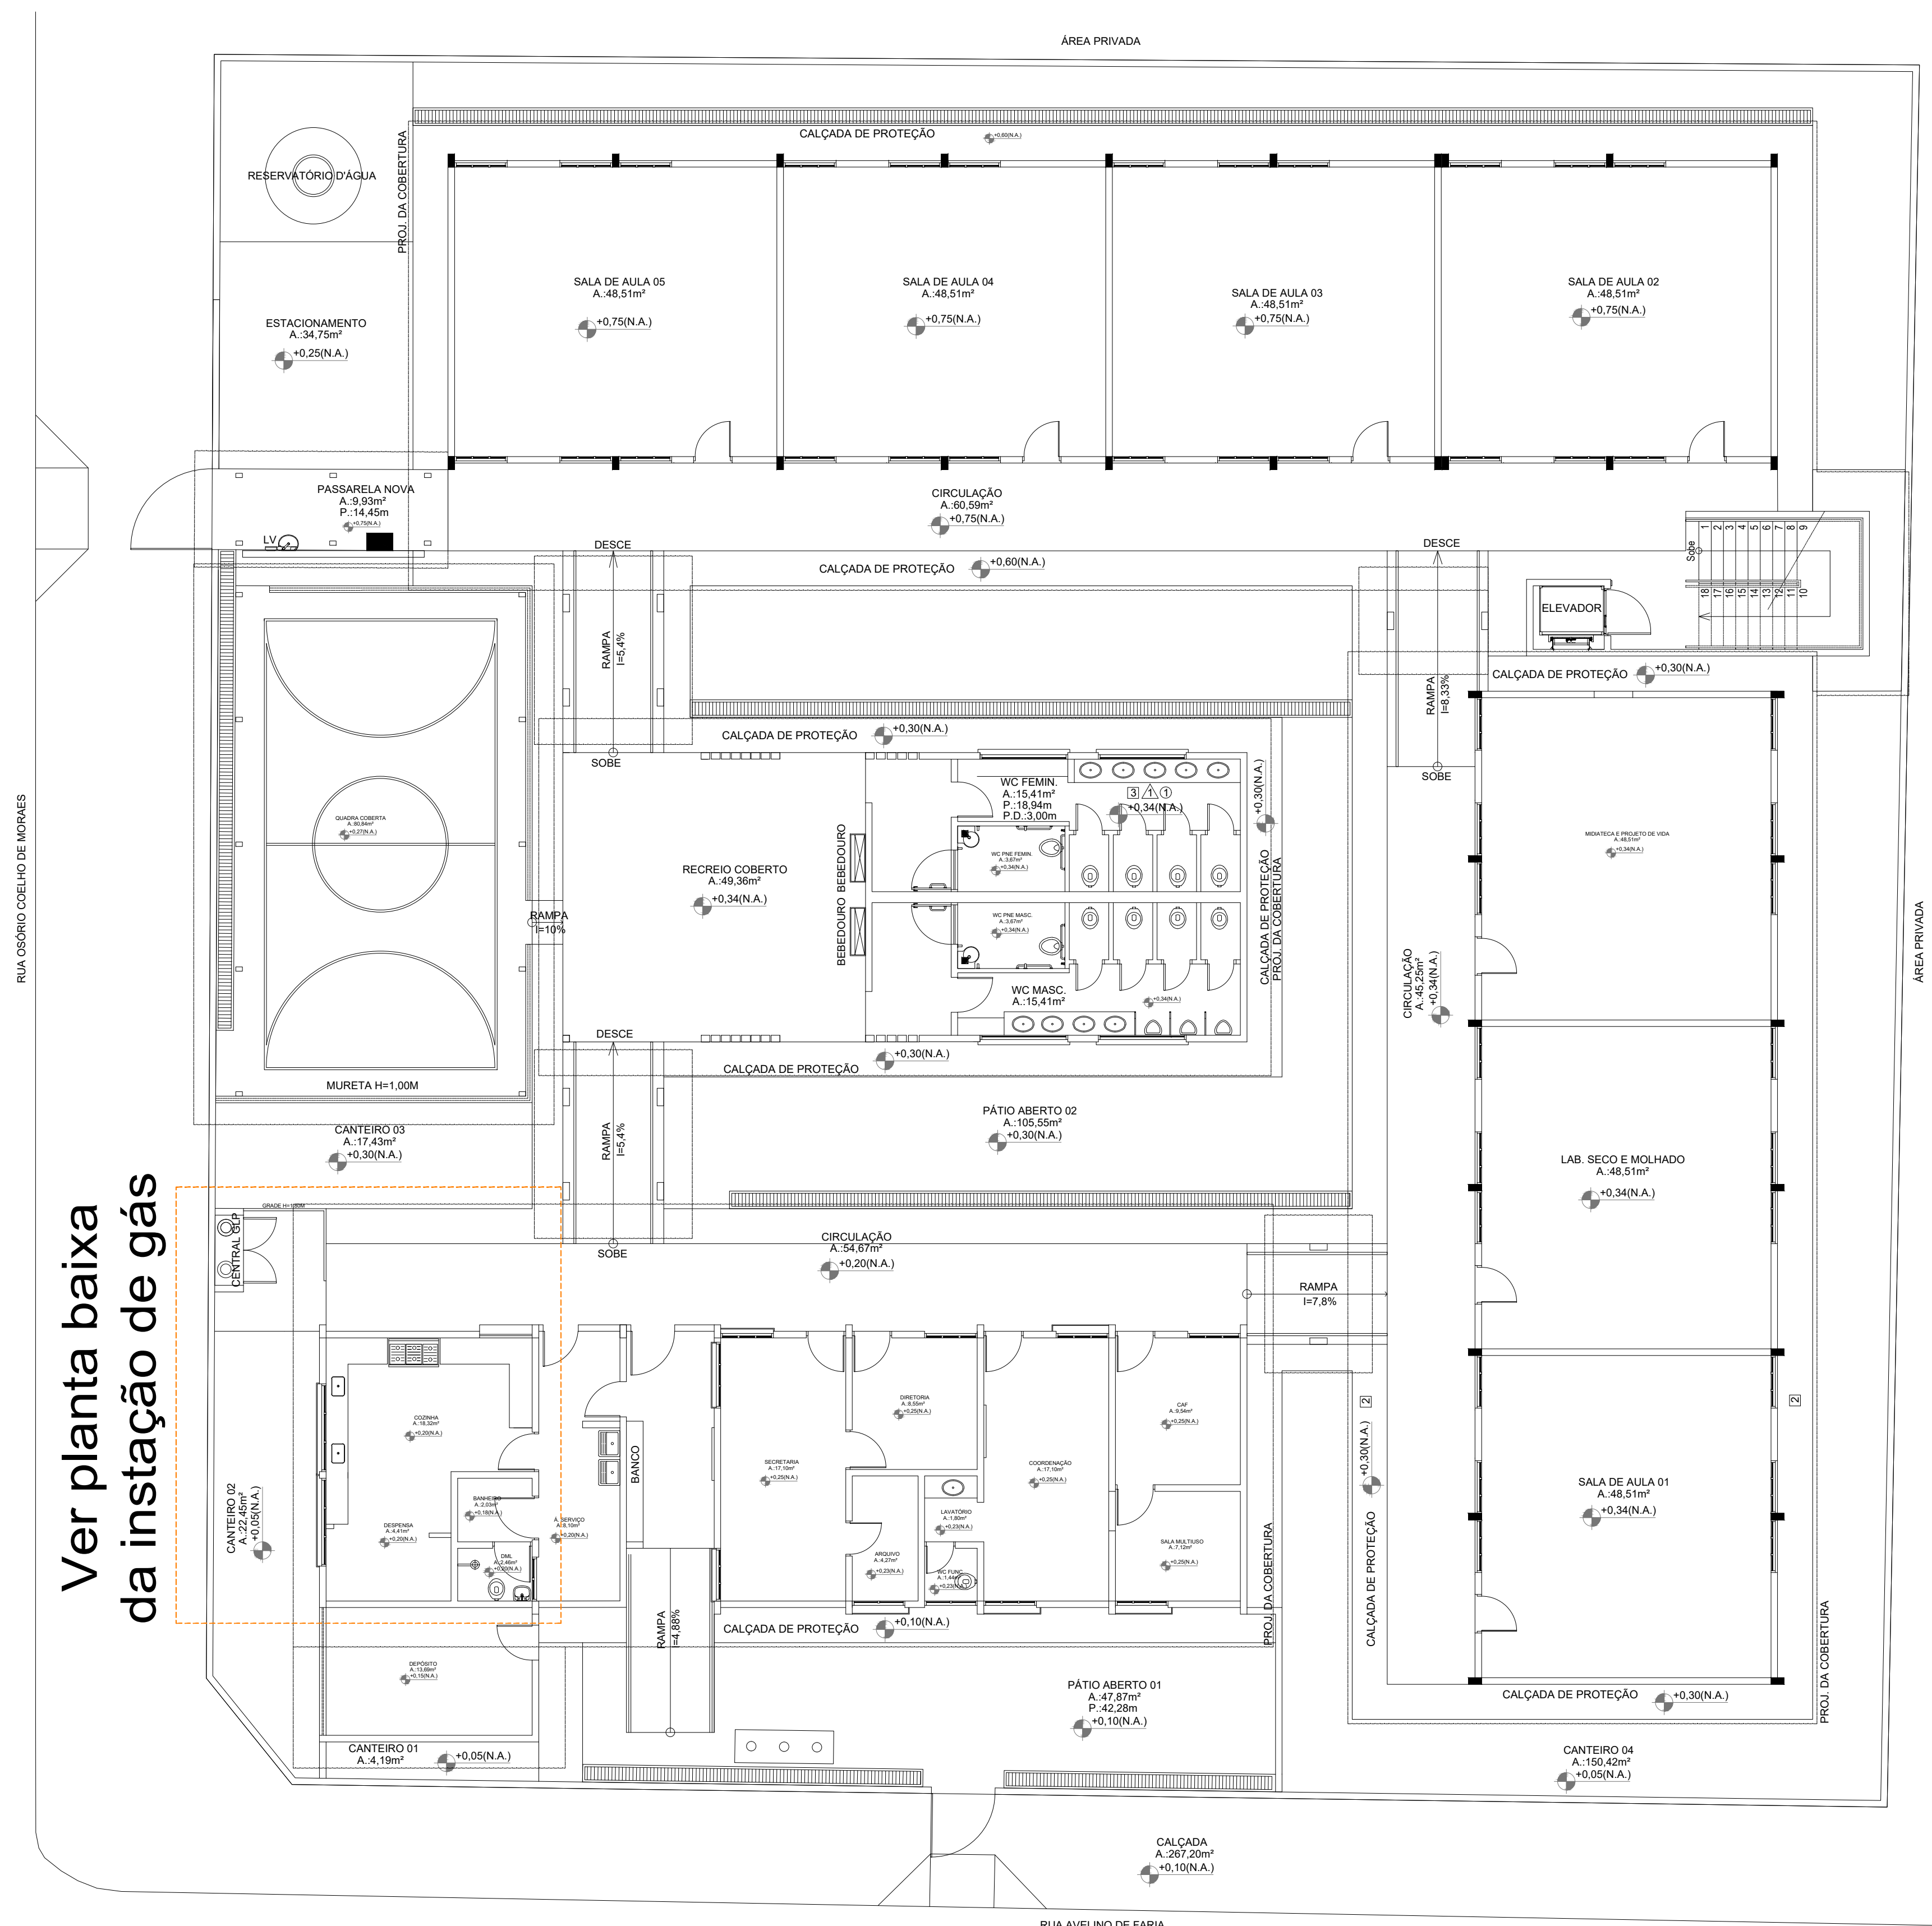


CODIGO	SÍMBOLO	SIGNIFICADO	FORMA E COR	APLICAÇÃO
1		Proibido fumar	Símbolo: Circular Fundo: branco Pictograma: preto Faixa circular e barra diametral: vermelhas	Todo local onde o fumo possa aumentar o risco de incêndio
6		Cuidado, Risco de incêndio	Símbolo: Triangular Fundo: amarelo Pictograma: preto Faixa triangular: preto	Proximo a materiais ou áreas com presença de produtos inflamáveis


REDE PRIMARIA = ENTRE REGULADORES DE 1º E 2º ESTAGIO = 150 kPa
REDE SECUNDARIA - APOS OS REGULADORES DE 2º ESTAGIO = 5kPa

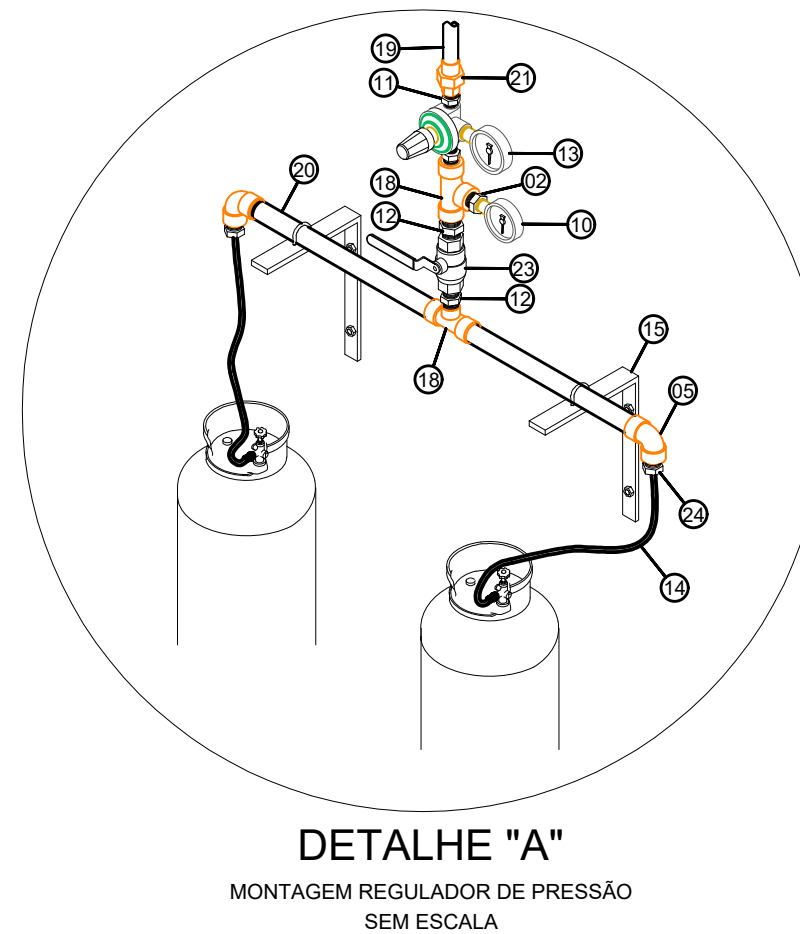

NOTAS:
O PONTO DE UTILIZAÇÃO DEVE SER IDENTIFICADO COM A
PALAVRA "GÁS". A IDENTIFICAÇÃO DEVE SER REALIZADA DE
FORMA PERMANENTE.

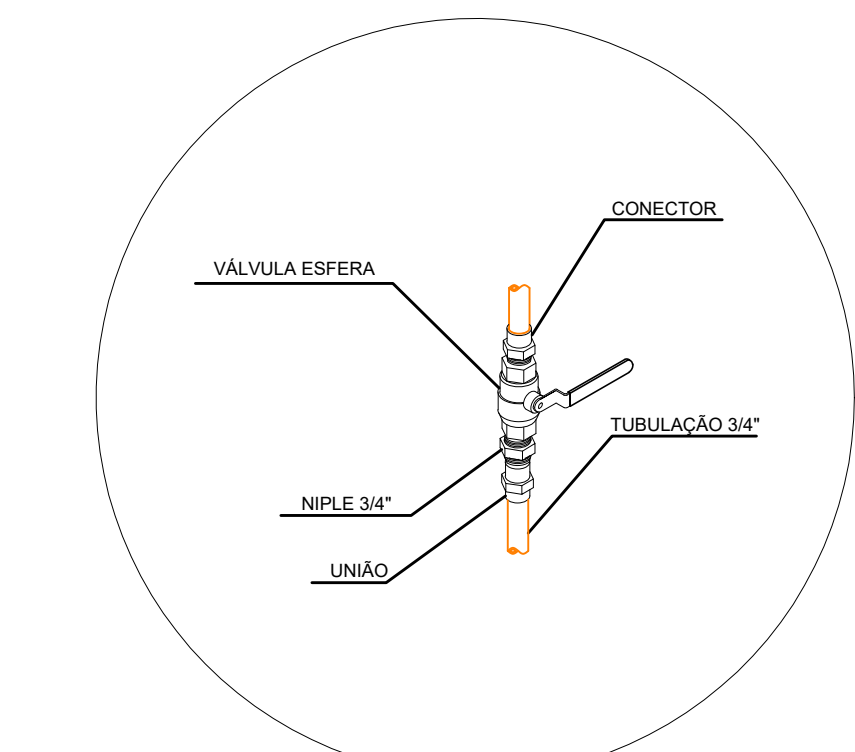






DETALHE "C" VALVULA DE CORTE GERAL A SER
INSTALADA NA PARTE EXTERNA DA CENTRAL DE GÁS

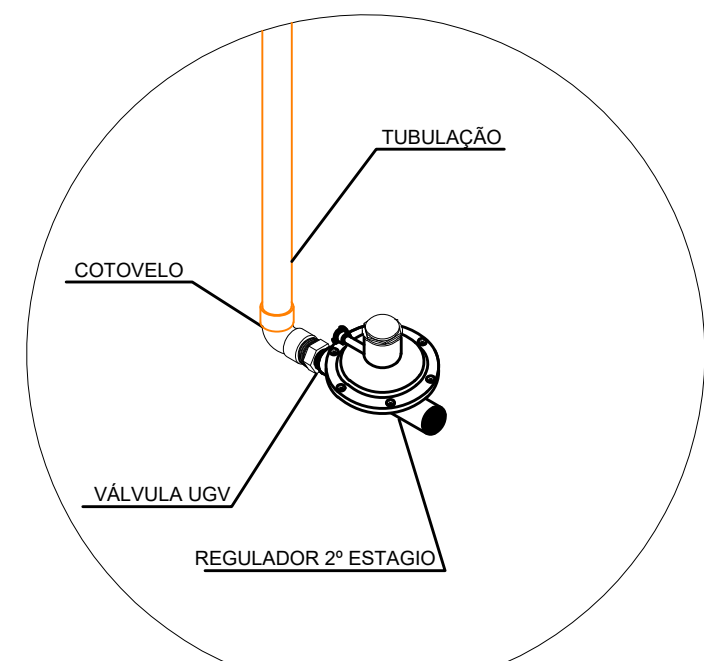

DETALHE "D" REGULADOR DE 2º ESTAGIO
INSTALADO NAS PAREDES PROXIMA AOS
PONTO DE CONSUMO

PLANTA BAIXA PAVIMENTO TERREO
ESCALA: 1:50 ESC. 200

DETALHE DA CENTRAL DE GAS
ESCALA: 1:50 ESC. 200

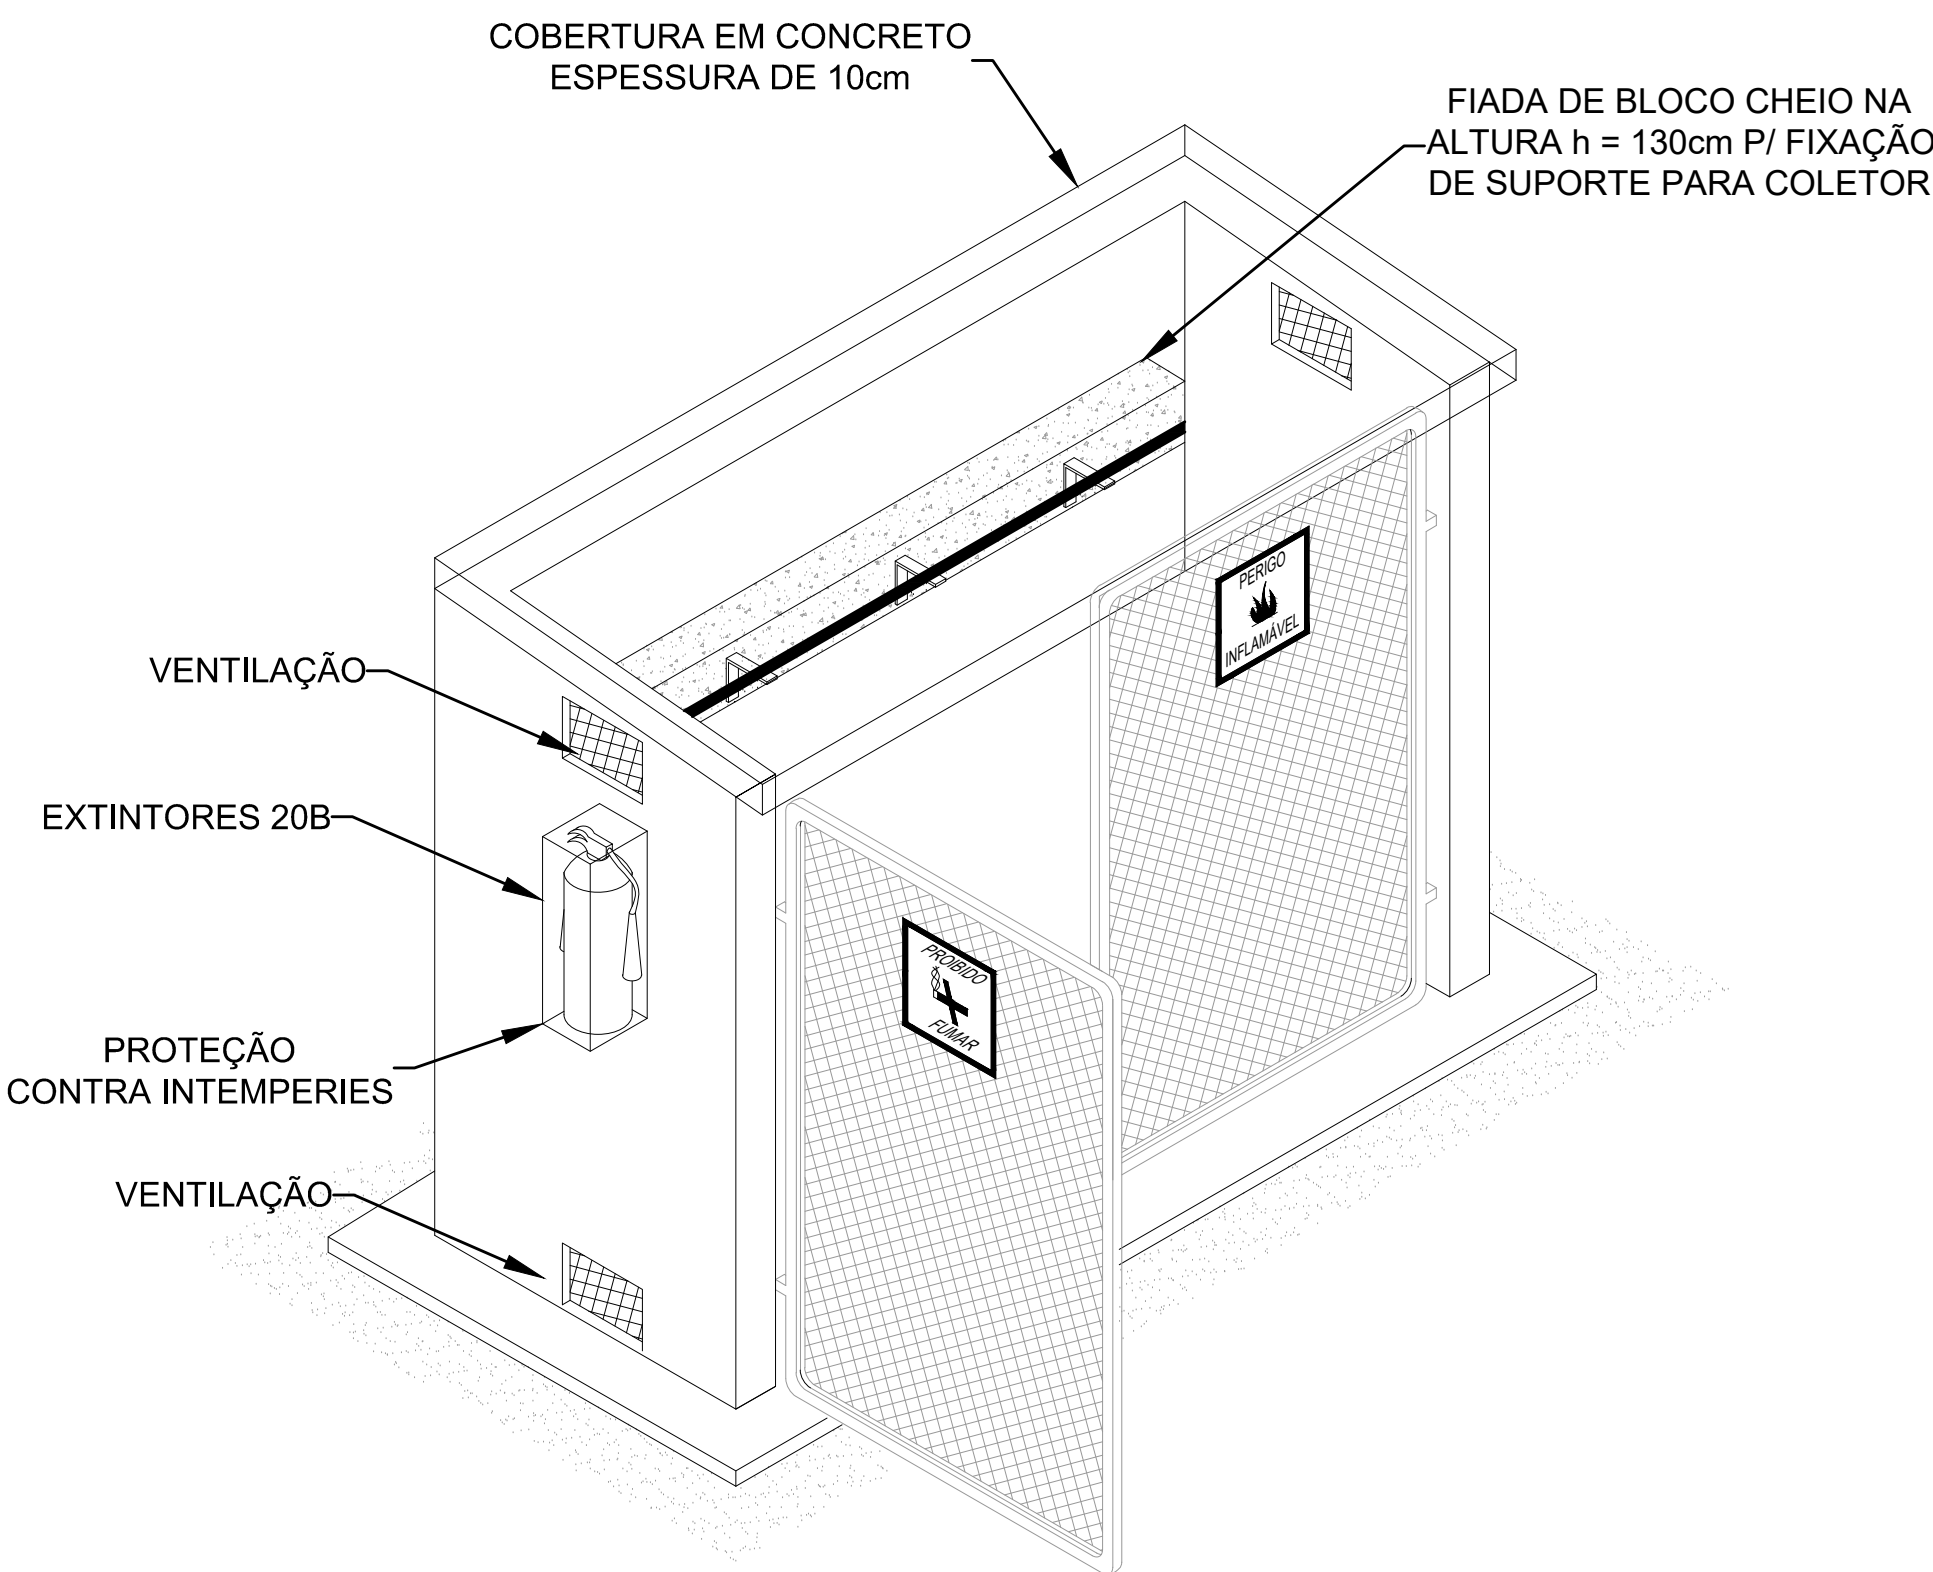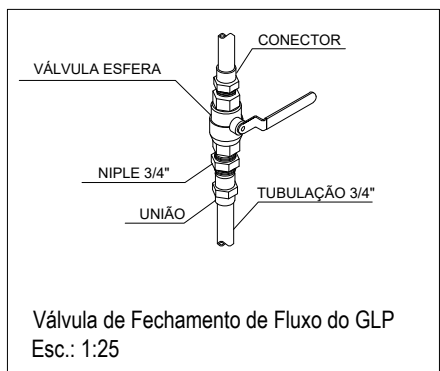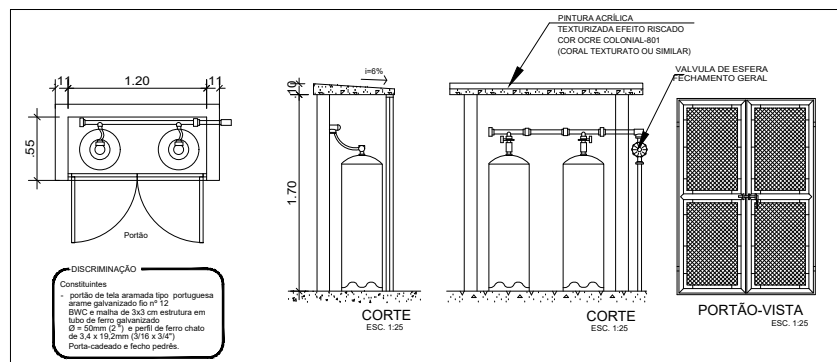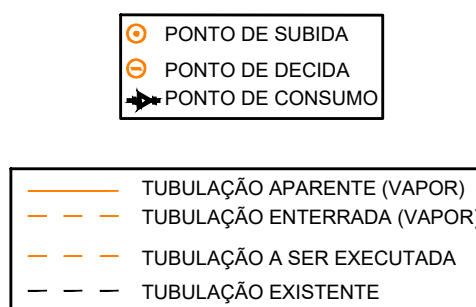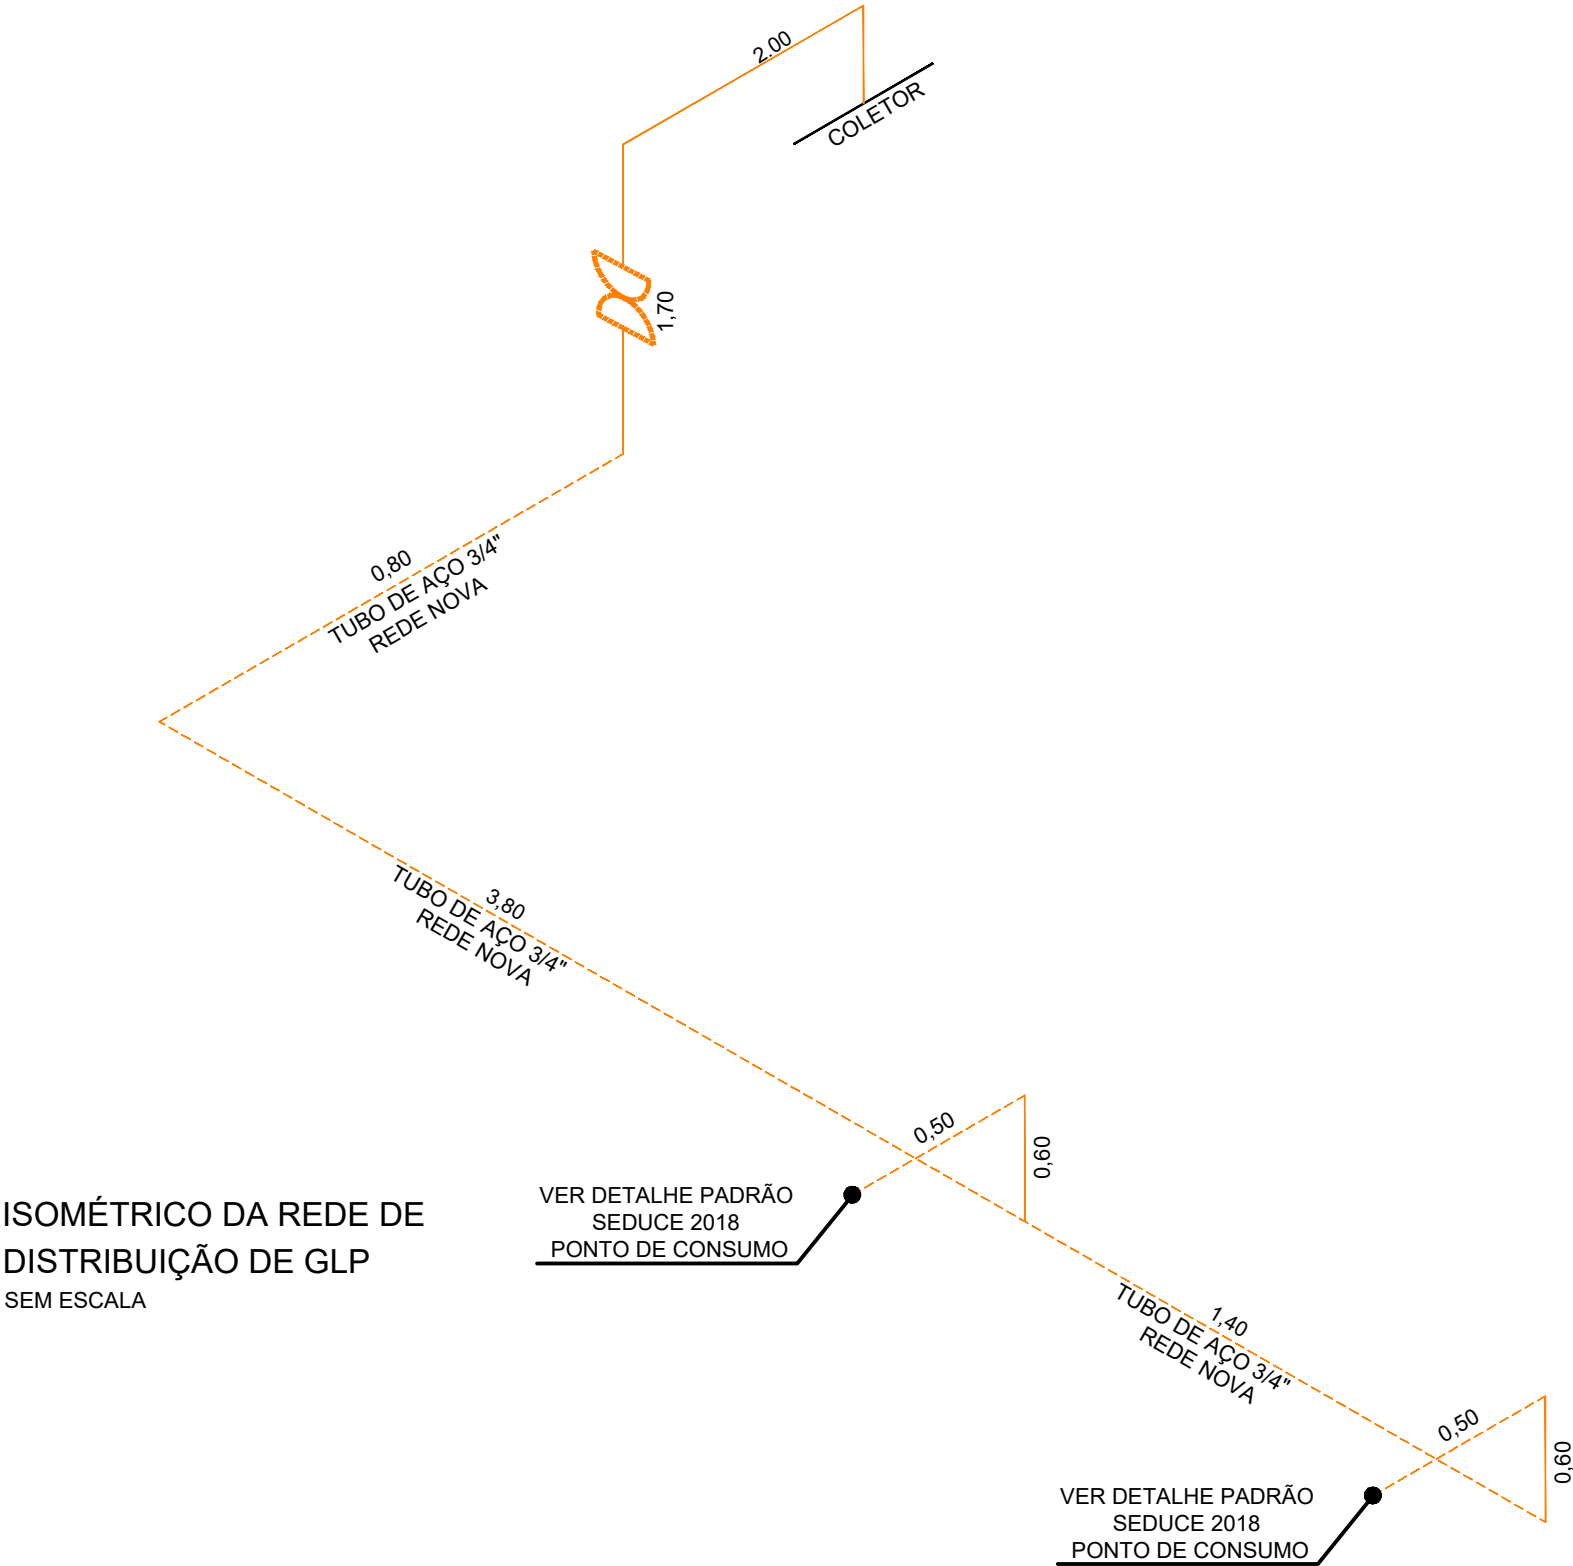

- Onde não tiver especificação de acabamento, seguir projeto específico.
- Favor conferir medidas no local.
- Qualquer dúvida consultar o autor do projeto.



CENTRO DE ENSINO EM PERÍODO INTEGRAL
CUNHA BASTOS

AMPLIAÇÃO E REFORMA

ÁREA DO TERRENO	ÁREA EXISTENTE	ÁREA DE REFORMA	ÁREA A CONSTRUIR (DAS PASSARELAS)	ÁREA TOTAL A CONSTRUIR	ÁREA TOTAL
1.526,13m²	816,68m²	816,68m²	9,93m²	293,55m²	1.110,23m²

AUTOR: CARLOS ALBERTO DIAS CREA: SP.5062414810

RT DA OBRA:

PROPRIETÁRIO: SECRETARIA DE ESTADO DA EDUCAÇÃO - CNPJ: 01.426.765.0001-20
PREPOSTO: SABRINA SILVA VIEIRA VALENTE CPF: 041.530.091-64

GLP

PLANTA BAIXA - INSTALAÇÃO DO GÁS	ISOMÉTRICO DA REDE DE DISTRIBUIÇÃO DO GÁS	DETALHES	CORTE DA CENTRAL DE GÁS / VISTA FRONTAL DA CENTRAL
DATA: MAIO/2024	ESCALA: INDICADA	REVISÃO: 000	Nº RT/ART: 01/01
REV.	DATA	DESCRIÇÃO	VISTO