


PLANTA BAIXA - PROJETO HIDRÁULICO - WC'S PCD
ESCALA: 1/50

Lista de materiais - TERREO		
Água fria		
Aparelho		
Ducha higiênica	25mm x 1/2"	2 pç
Torneira de lavatório	25 mm - 1/2"	2 pç
Vaso Sanitário p/ Válvula de Descarga de 1 1/2"	40mm - 1 1/2"	2 pç
Metais		
Registro de gaveta bruto ABNT	1"	1 pç
1 1/2"	1 pç	
Válvula de descarga baixa pressão	1 1/2"	2 pç
PVC Acessórios		
Bolsa de ligação p/ vaso sanitário	1 1/2"	2 pç
Engate flexível plástico	1/2 - 30cm	2 pç
Tubo de descarga VDE:	38 mm	2 pç
Tubo de ligação latão cromado c/ canopia p/ vaso Sa.	38 mm	2 pç
PVC rígido soldável		
Adapt sold.corto c/bolsa-rosca p registro	32 mm - 1"	2 pç
50 mm - 1 1/2"	4 pç	
Curva 90 soldável	25 mm	5 pç
32 mm	1 pç	
50 mm	6 pç	
Joelho de redução 90 soldável	32 mm - 25 mm	1 pç
Tubos		
25 mm	10.88 m	
32 mm	6.27 m	
50 mm	14.06 m	
Tê 90 soldável	25 mm	1 pç
50 mm	1 pç	
Tê de redução 90 soldável	50 mm - 25 mm	2 pç
50 mm - 32 mm	1 pç	
PVC soldável azul c/ bucha latão		
Joelho de redução 90° soldável com bucha de latão	25 mm- 1/2"	4 pç

Legenda - TERREO	
	Registro bruto gaveta ABNT c/PVC soldável
	Válvula de descarga c/PVC soldável

Legenda das indicações - TERREO	
DH	Ducha Higiênica - 25 mm x 1/2"
LV	Lavatório com joelho de 90° - 25 mm - 1/2"
VS	Vaso Sanitário com válvula de descarga - 1 1/2"

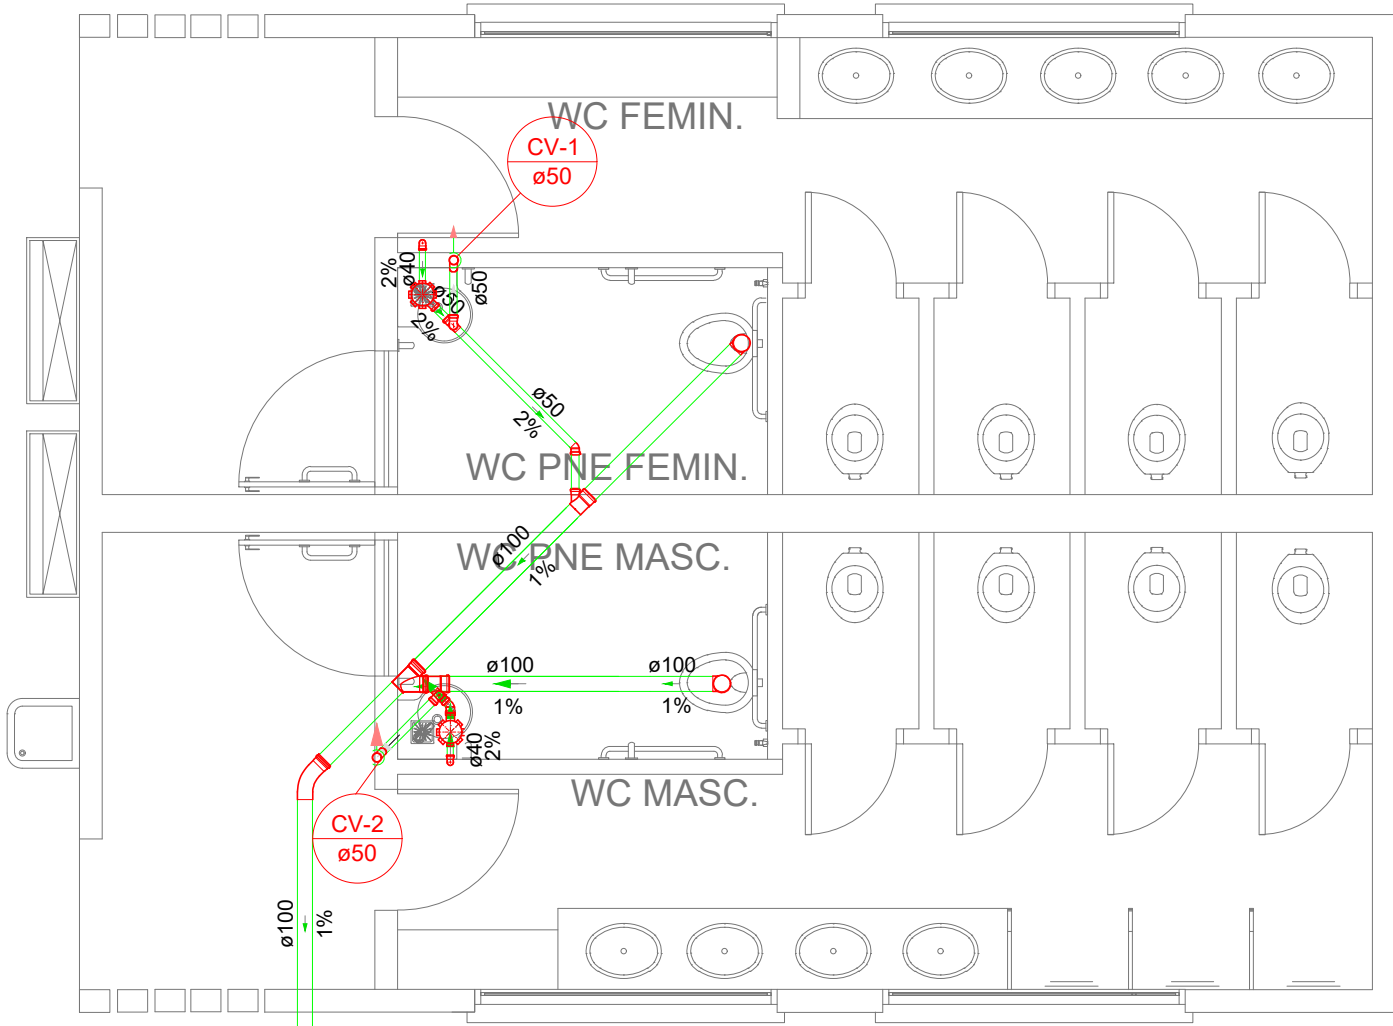


Detalhe SAN-30
Escala 1:50

PLANTA BAIXA - PROJETO SANITÁRIO - WC'S PCD
ESCALA: 1/50

Lista de materiais - TERREO	
Esgoto	
Caixas de Passagem	
Caixa de inspeção de esgoto sifonada	CES- 60x60 cm
1 pç	
PVC Acessórios	
Caixa sifonada	150x150x50
2 pç	
Sifão de copo p/ pia e lavatório	1" - 1 1/2"
2 pç	
Válvula p/ lavatório e tanque	1"
2 pç	
PVC Esgoto	
Curva 45 longa	100 mm
1 pç	
Curva 90 curta	40 mm
2 pç	
Joelho 45	50 mm
2 pç	
Joelho 90	100 mm
2 pç	
Joelho 90 c/anel p/ esgoto secundário	40 mm - 1 1/2"
2 pç	
Junção simples	100 mm - 50 mm
2 pç	
100 mm - 100 mm	1 pç
Tubo rígido c/ ponta lisa	100 mm - 4"
8.25 m	
40 mm	1.59 m
50 mm - 2"	2.14 m
Ventilação	
PVC Esgoto	
Curva 45 longa	50 mm
2 pç	
Joelho 90	50 mm
2 pç	
Tubo rígido c/ ponta lisa	50 mm - 2"
9.50 m	
Tê sanitário	50 mm - 50 mm
2 pç	

Legenda - TERREO	
	Caixa Sifonada
	Caixa Inspeção Esgoto Sifonada
	Curva 45 Longa para Esgoto Sanitário
	Curva 45 Longa para Esgoto Sanitário- sobre
	Joelho 45
	Junção simples
	Lavatório de Uso Geral
	Ramais de Ventilação
	Vaso Sanitário c/ J90°

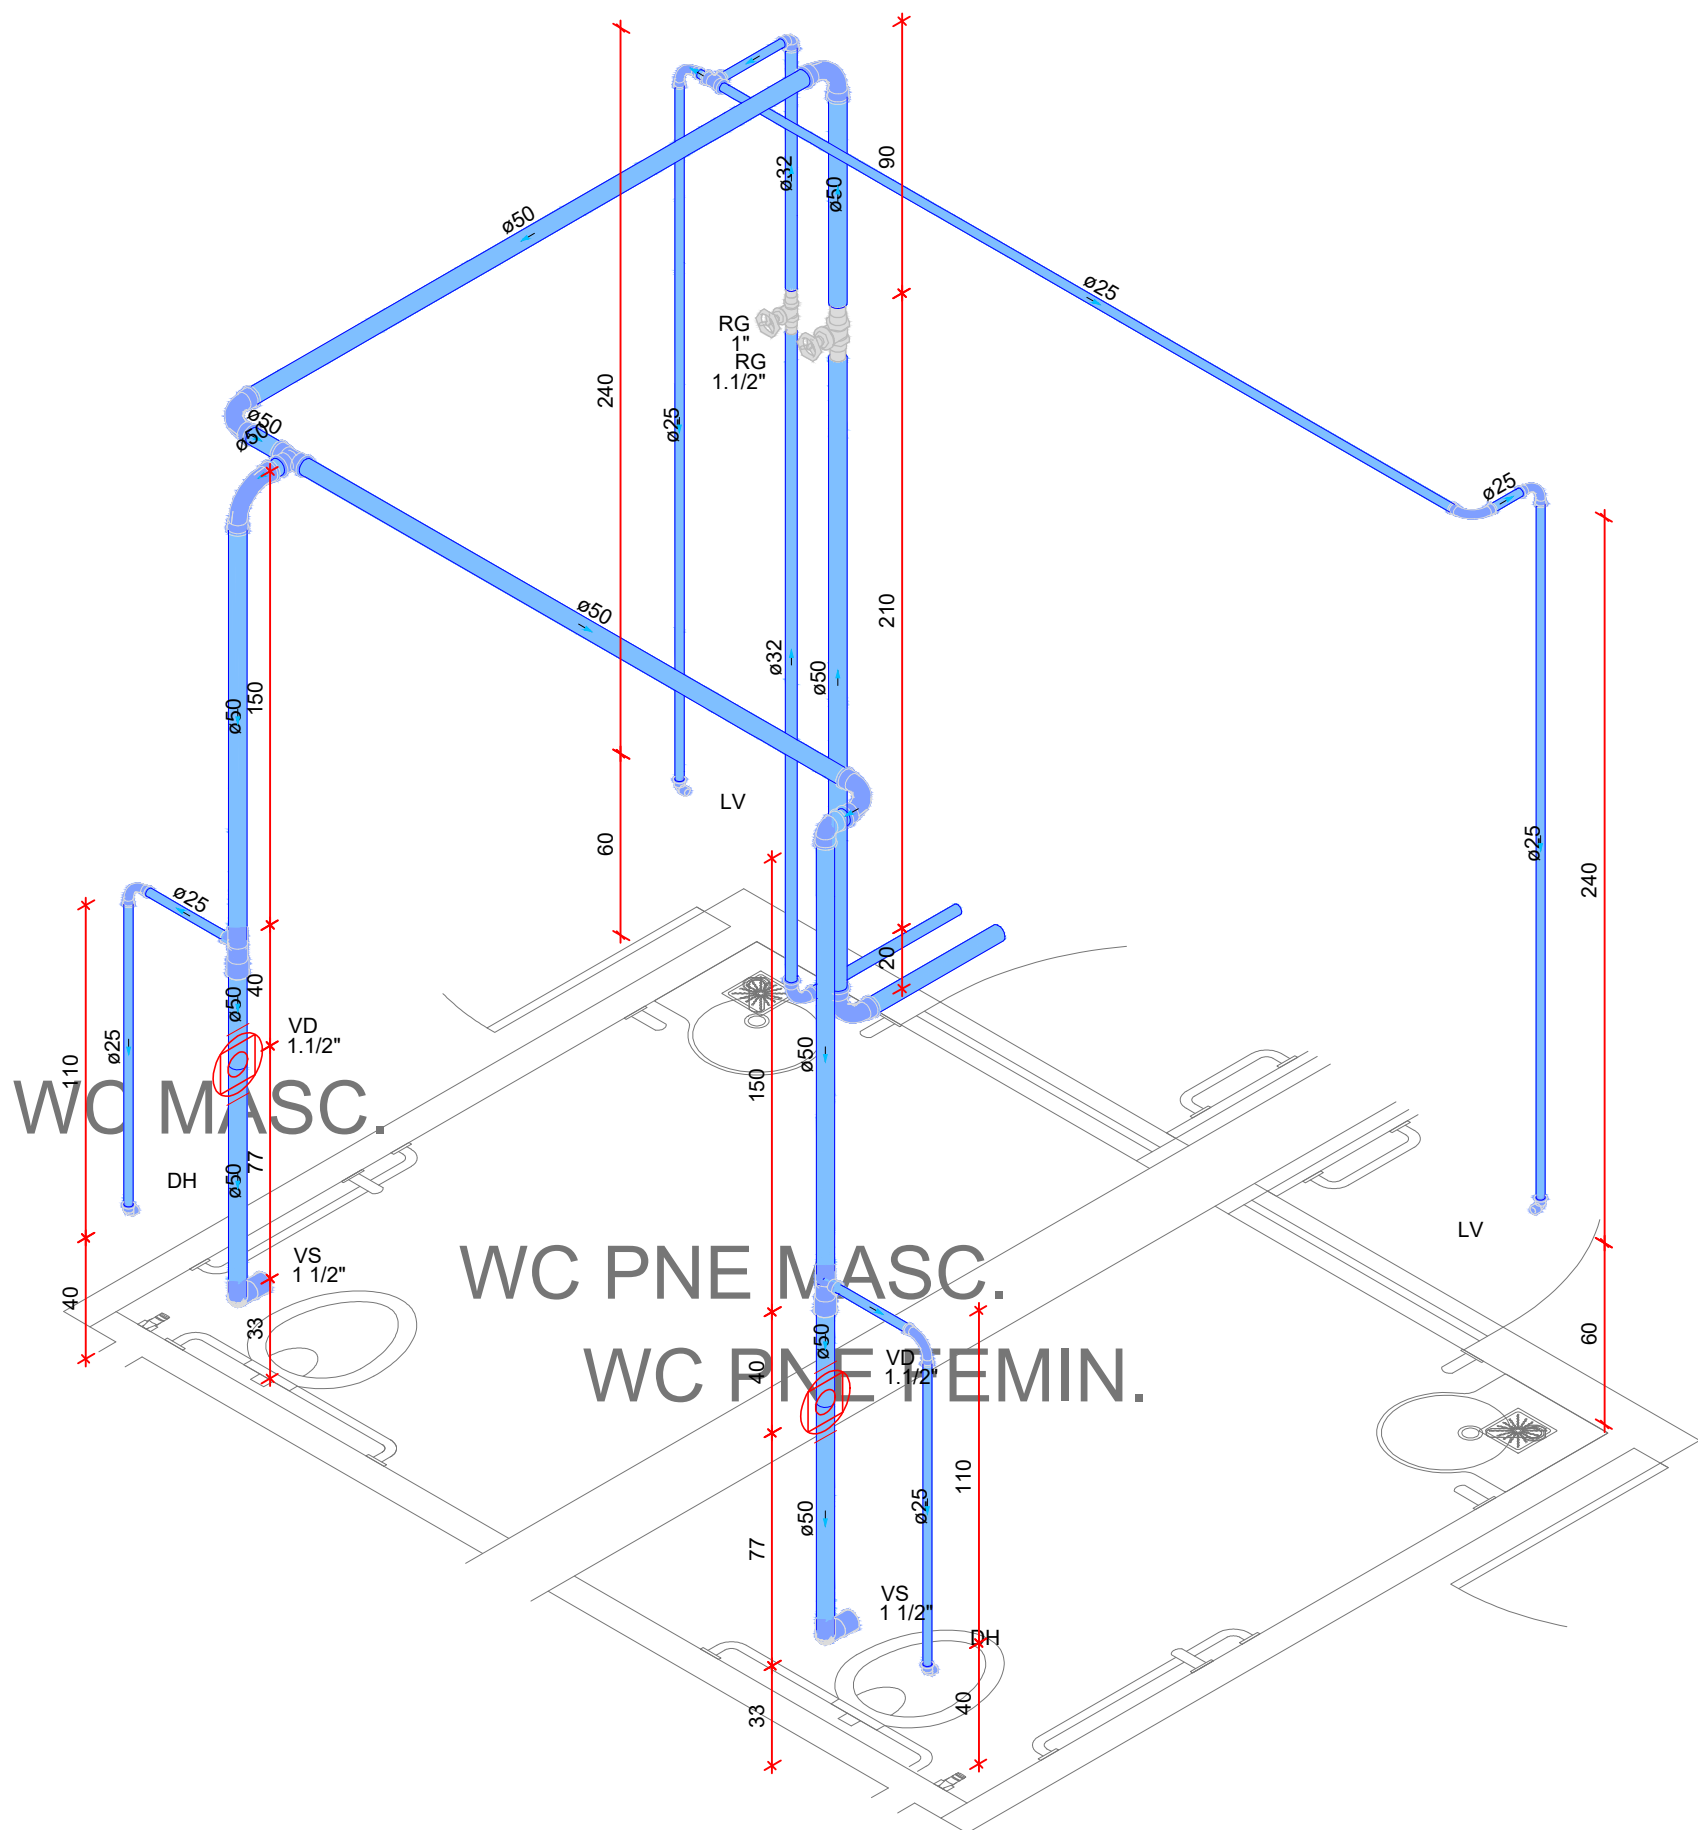

Detalhe HID-91
Escala 1:25

DETALHE ISOMÉTRICO - WC'S PCD
ESCALA: 1/25

Legenda das indicações - TERREO	
DH	Ducha Higiênica - 25 mm x 1/2"
LV	Lavatório com joelho de 90° - 25 mm - 1/2"
RG	Registro bruto gaveta ABNT c/PVC soldável - 1"
RG	Registro bruto gaveta ABNT c/PVC soldável - 1 1/2"
VD	Válvula de descarga c/PVC soldável - 1 1/2"
VS	Vaso Sanitário com válvula de descarga - 1 1/2"

Legenda - TERREO	
	Registro bruto gaveta ABNT c/PVC soldável
	Válvula de descarga c/PVC soldável



GERÊNCIA DE PROJETOS E INFRAESTRUTURA
APROVADO _____
TÉCNICO RESPONSÁVEL PELA APROVAÇÃO

CENTRO DE ENS. P. I. CUNHA BASTOS

AMPLIAÇÃO E REFORMA

ENDEREÇO
RUA AVELINO DE FARIA, Nº 488, CENTRO - RIO VERDE/GO

ÁREA DO TERRENO	ÁREA PERMEAB.	ÁREA EXISTENTE	ÁREA A DEMOLIR	ÁREA A CONSTRUIR	ÁREA TOTAL CONSTRUÇÃO
Idem ARQ 1	Idem ARQ 1	Idem ARQ 1	—	Idem ARQ 1	Idem ARQ 1

AUTOR: CARLOS ALBERTO DIAS JUNIOR | CREA-SP: 5062414910

RT DA OBRA:

PROPRIETÁRIO: SECRETARIA DE ESTADO DA EDUCAÇÃO CNPJ: 01.409.705.0001-20
PREPOSTO: SABRINA SILVA VIEIRA VALENTE CPF: 041.530.091-64

HIDROSSANITÁRIO

TIPO DE PROJETO

PLANTA BAIXA PROJETO SANITÁRIO - WC'S PCD
PLANTA BAIXA PROJETO HIDRÁULICO - WC'S PCD
DETALHES ISOMÉTRICOS - WC'S PCD
DETALHES / LEGENDAS

ASSUNTO:

DATA: MAIO/2024 ESCALA: INDICADA REVISÃO: 000 Nº RRT/ART:

REV.	DATA	DESCRIÇÃO	VISTO

3/07

FOLHA: