


PLANTA BAIXA - PROJETO HIDRÁULICO - LABORATÓRIO
ESCALA: 1/50

Lista de materiais - TERREO		
Água fria		
Aparelho		
Torneira de Pia de Cozinha 32mm x 3/4"	2	pç
Metais		
Registro de gaveta bruto ABNT 1"	2	pç
PVC misto soldável		
Joelho de redução soldável c/ rosca 32 mm - 25mm	2	pç
PVC rígido soldável		
Adapt sold curto c/bolsa-rosca p registro 32 mm - 1"	4	pç
Curva 90 soldável 32 mm	2	pç
Tubos 32 mm	10.18	m
Tê 90 soldável 32 mm	1	pç

Legenda das indicações - TERREO
PIA Pia de cozinha com joelho de 90° - 32 mm - 3/4"


Legenda - TERREO
RG Registro bruto gaveta ABNT c/PVC soldável

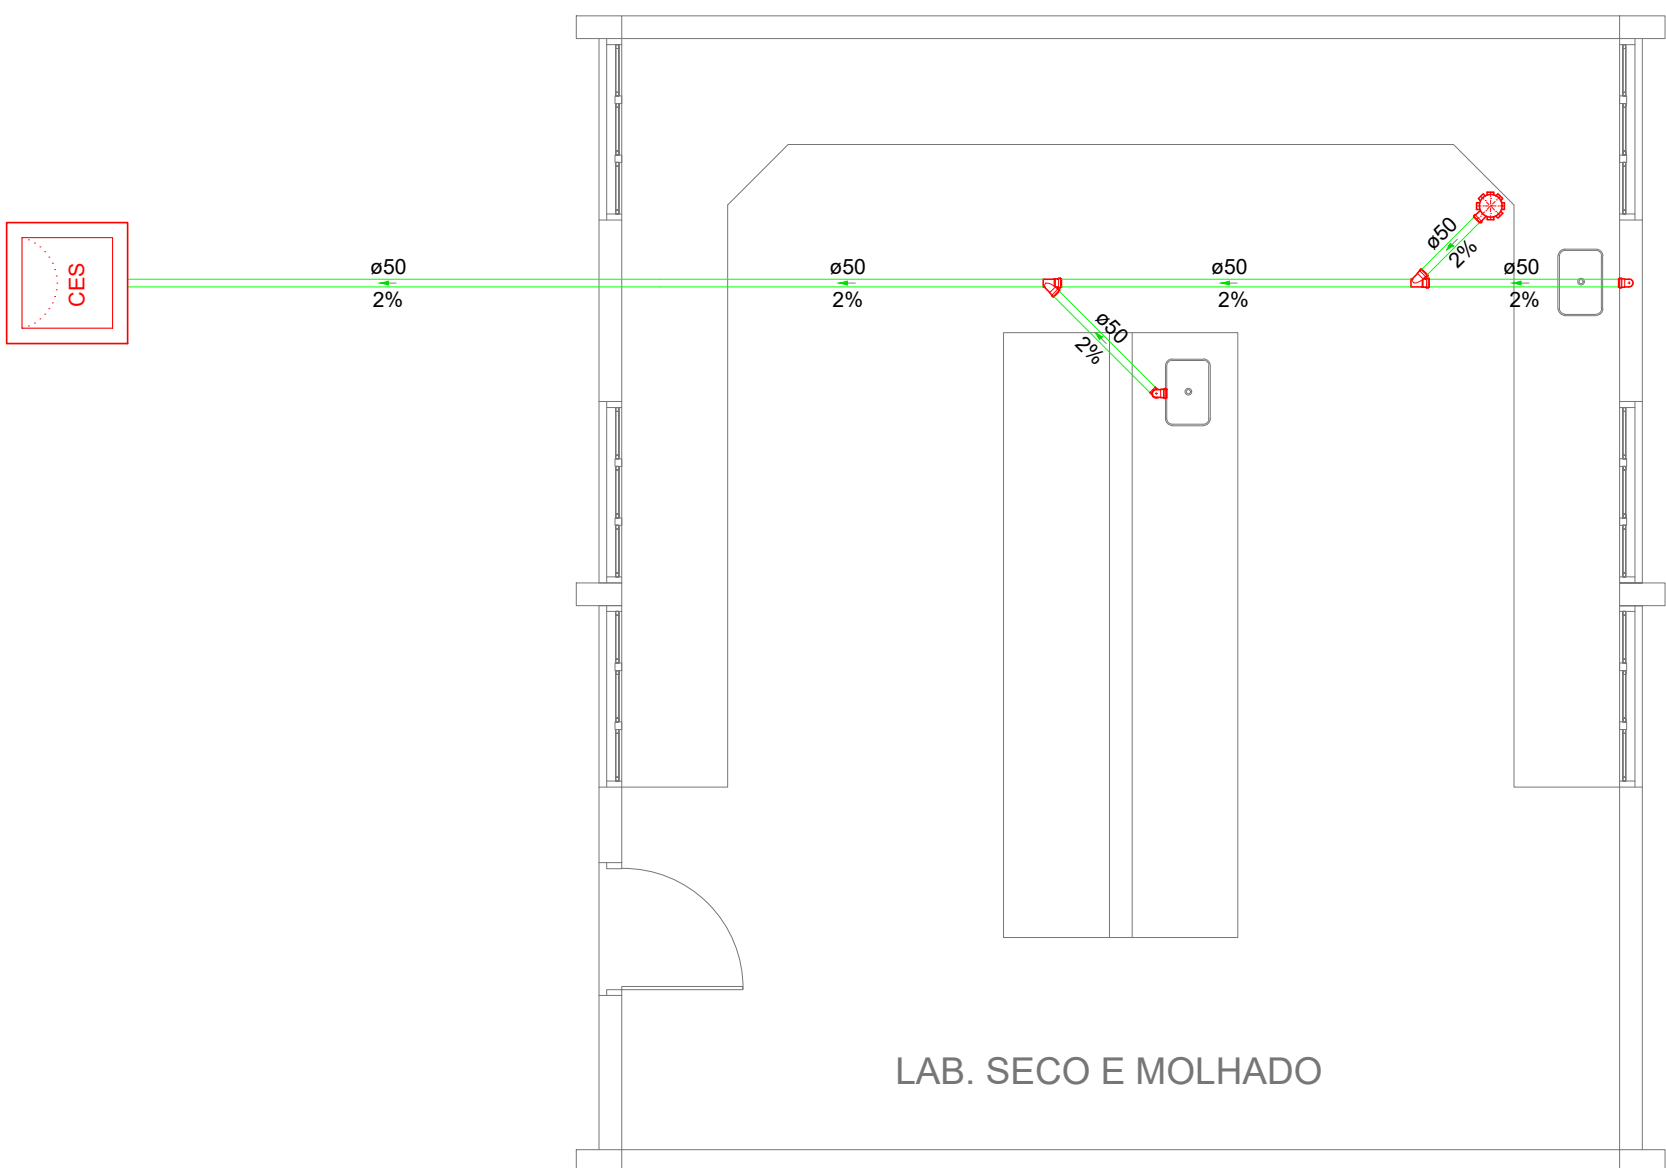

PLANTA BAIXA - PROJETO SANITÁRIO - LABORATÓRIO
ESCALA: 1/50

Lista de materiais - TERREO		
Esgoto		
Caixas de Passagem		
Caixa de inspeção de esgoto sifonada CES- 60x60 cm	1	pç
PVC Acessórios		
Caixa sifonada 150x150x50	1	pç
Sifão de copo p/ pia e lavatório 1" - 2"	2	pç
Válvula p/ pia 1"	2	pç
PVC Esgoto		
Joelho 90 50 mm	4	pç
Junção simples 50 mm - 50 mm	2	pç
Tubo rígido c/ ponta lisa 50 mm - 2"	12.33	m

Legenda - TERREO	
CES	Caixa Sifonada
RV	Caixas Inspeção Esgoto Sifonada
JS	Junção simples
PC	Pia de Cozinha Residencial com Sifão 50mm
RV	Ramais de Ventilação

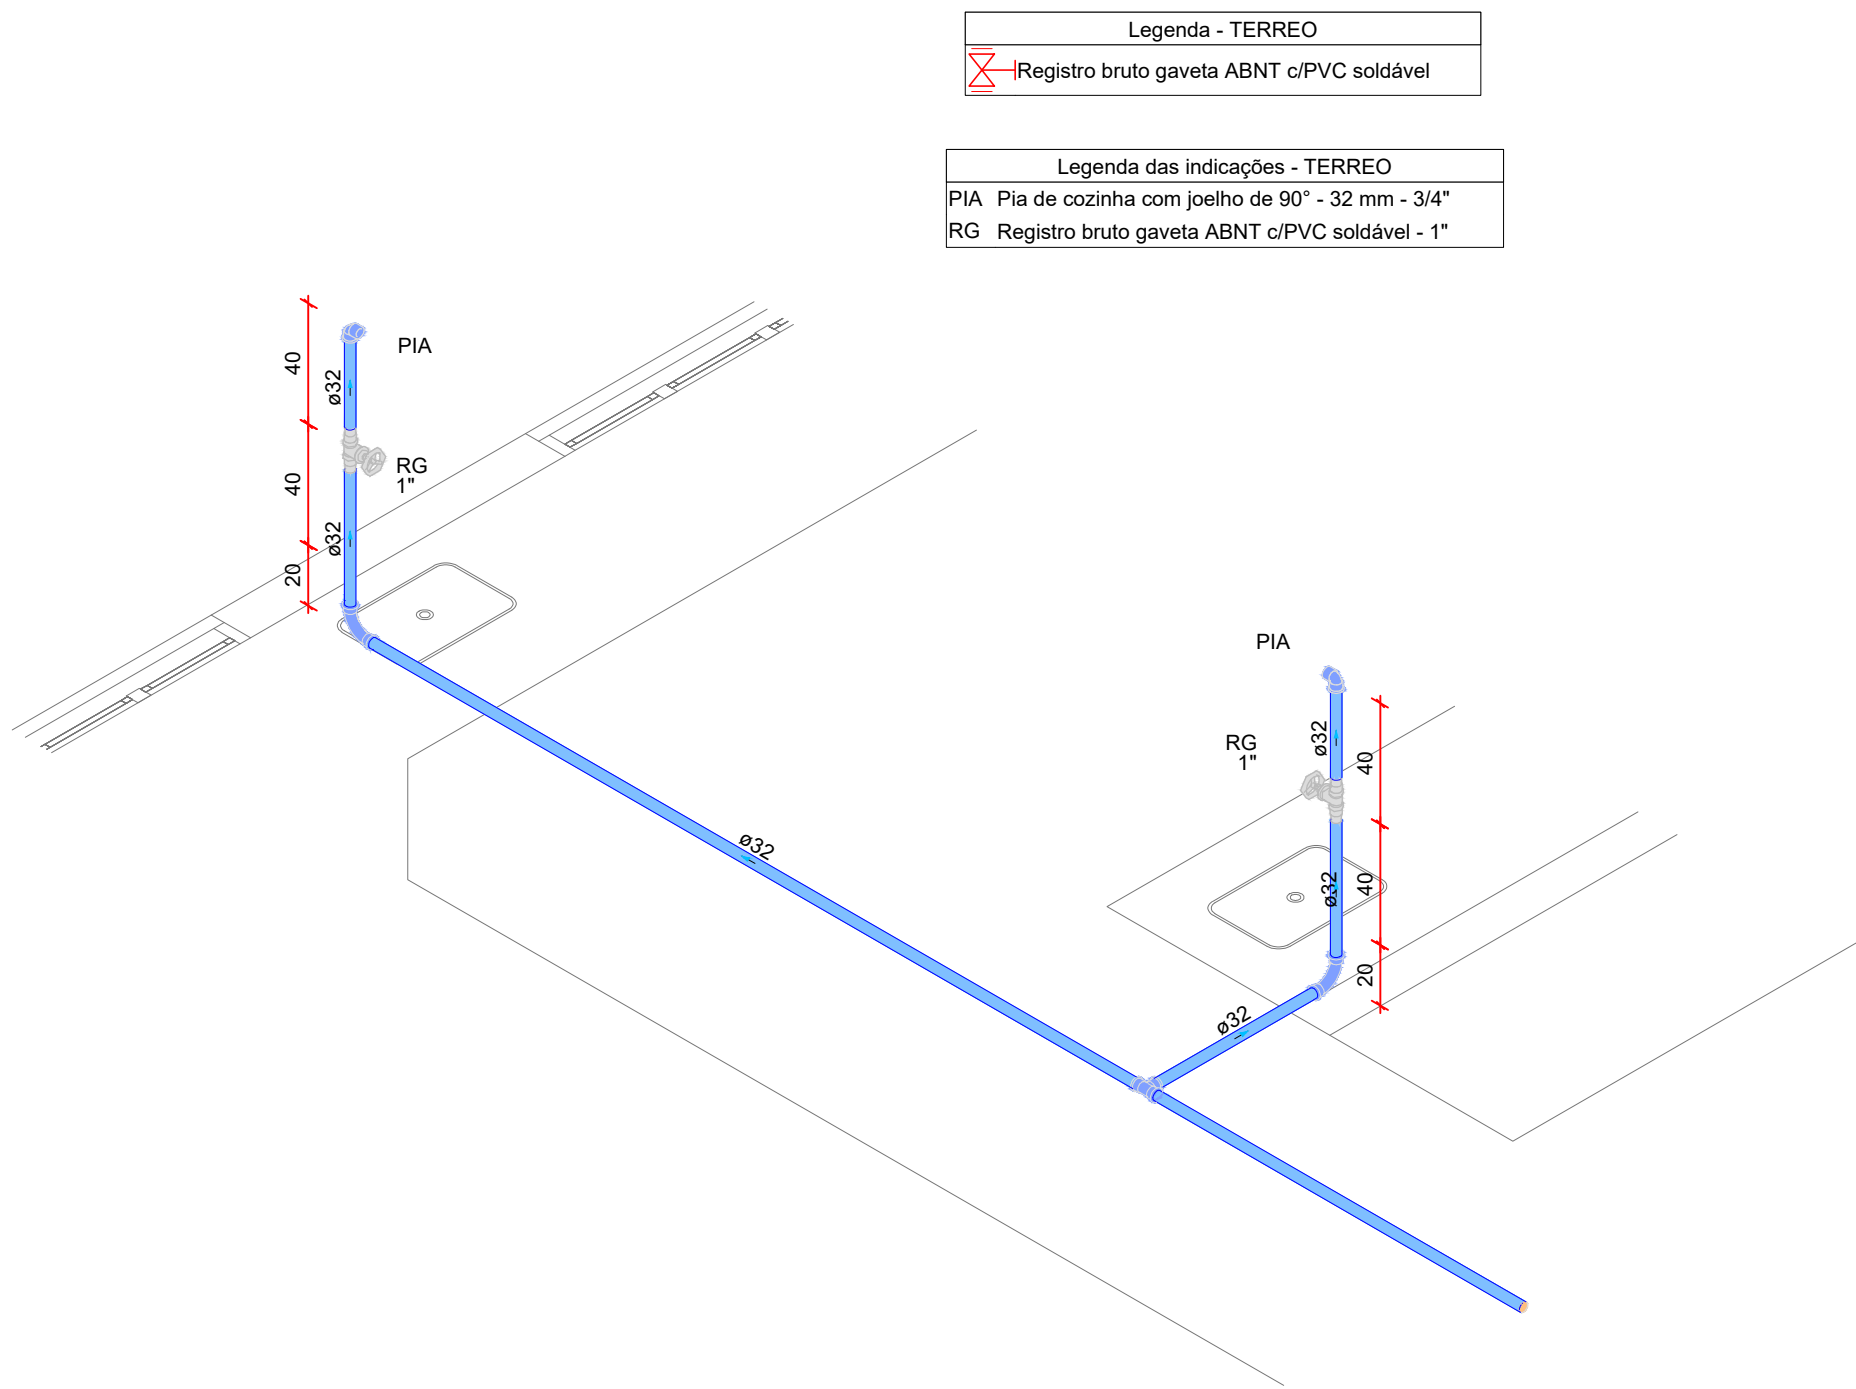

DETALHE ISOMÉTRICO - LABORATÓRIO
ESCALA: 1/25

Detalhe HID-93
Escala 1:25



GERÊNCIA DE PROJETOS E INFRAESTRUTURA
APROVADO _____
TÉCNICO RESPONSÁVEL PELA APROVAÇÃO

CENTRO DE ENS. P. I. CUNHA BASTOS

AMPLIAÇÃO E REFORMA

ENDEREÇO
RUA AVELINO DE FARIA, Nº 488, CENTRO - RIO VERDE/GO

ÁREA DO TERRENO	ÁREA PERMEAB.	ÁREA EXISTENTE	ÁREA A DEMOLIR	ÁREA A CONSTRUIR	ÁREA TOTAL CONSTRUÇÃO
Idem ARQ 1	Idem ARQ 1	Idem ARQ 1	—	Idem ARQ 1	Idem ARQ 1

AUTOR: CARLOS ALBERTO DIAS JUNIOR | CREA-SP: 5062414910

RT DA OBRA:

PROPRIETÁRIO: SECRETARIA DE ESTADO DA EDUCAÇÃO CNPJ: 01.409.705.0001-20
PREPOSTO: SABRINA SILVA VIEIRA VALENTE CPF: 041.530.091-64

HIDROSSANITÁRIO

TIPO DE PROJETO

PLANTA BAIXA PROJETO SANITÁRIO - LABORATÓRIO
PLANTA BAIXA PROJETO HIDRÁULICO - LABORATÓRIO
DETALHE ISOMÉTRICO - LABORATÓRIO
DETALHES / LEGENDAS

ASSUNTO:

DATA: MAIO/2024 ESCALA: INDICADA REVISÃO: 000 Nº RRT/ART:

REV.	DATA	DESCRIÇÃO	VISTO

4/07

FOLHA: