

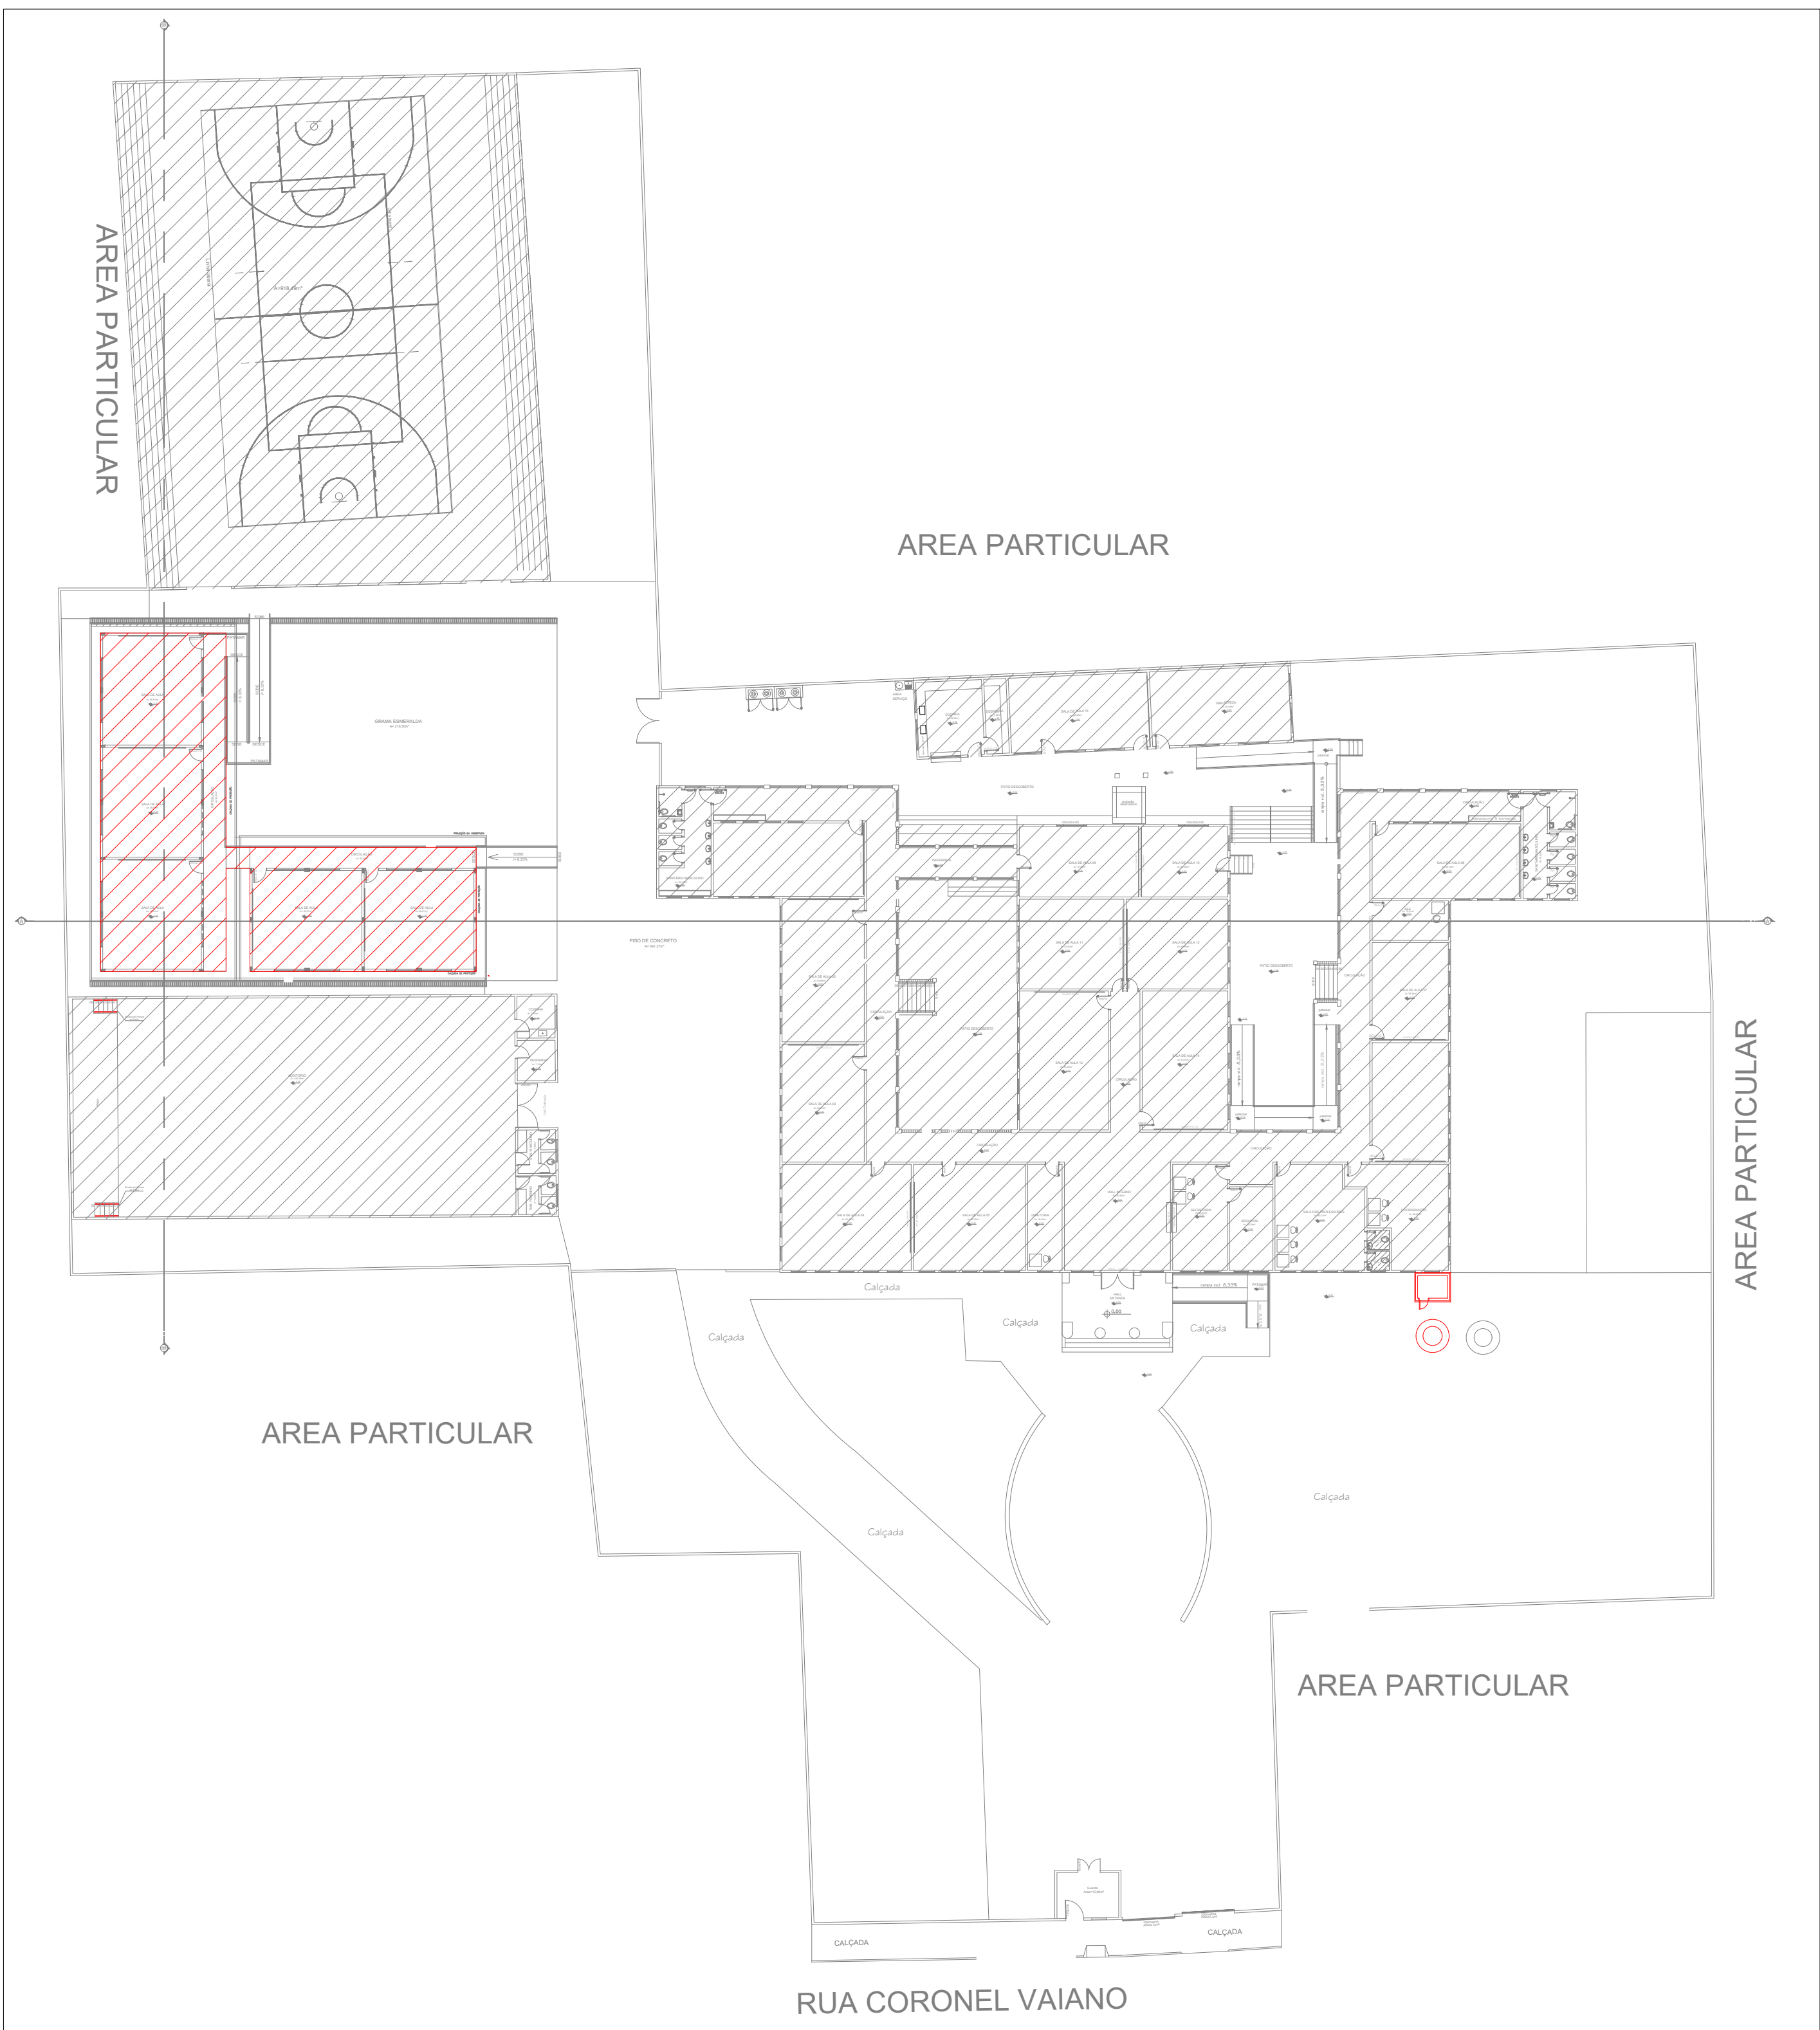


PLANTA BAIXA - COBERTURA  
ESCALA 1:250


RUA CORONEL VAIANO

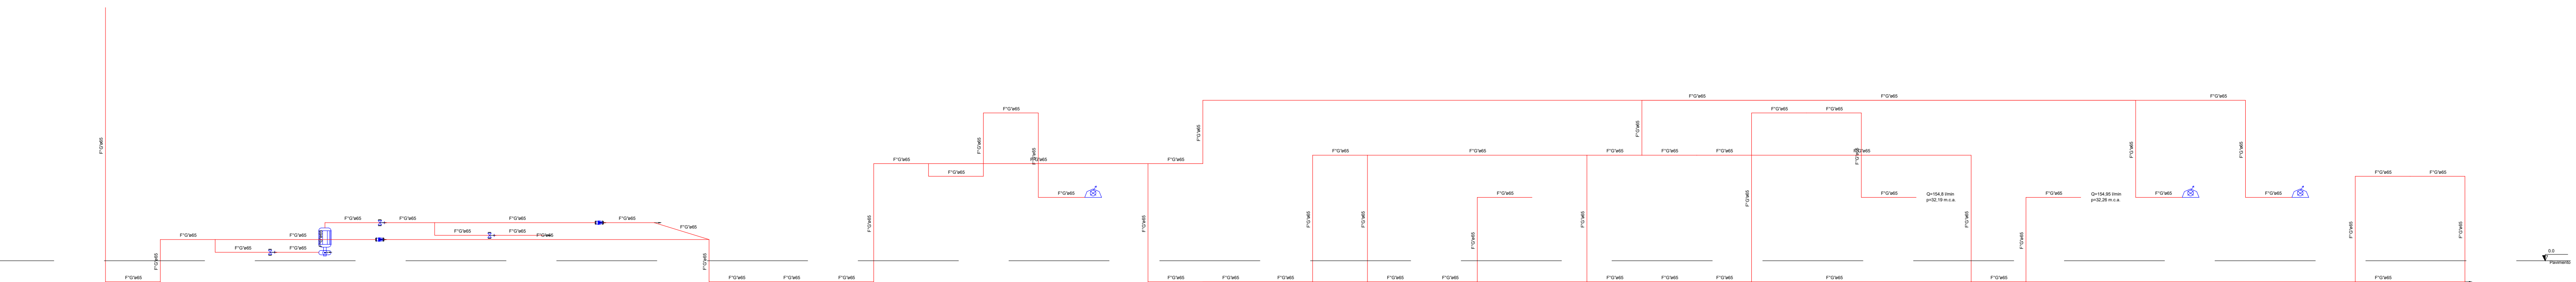

Planta de Locação e Implantação

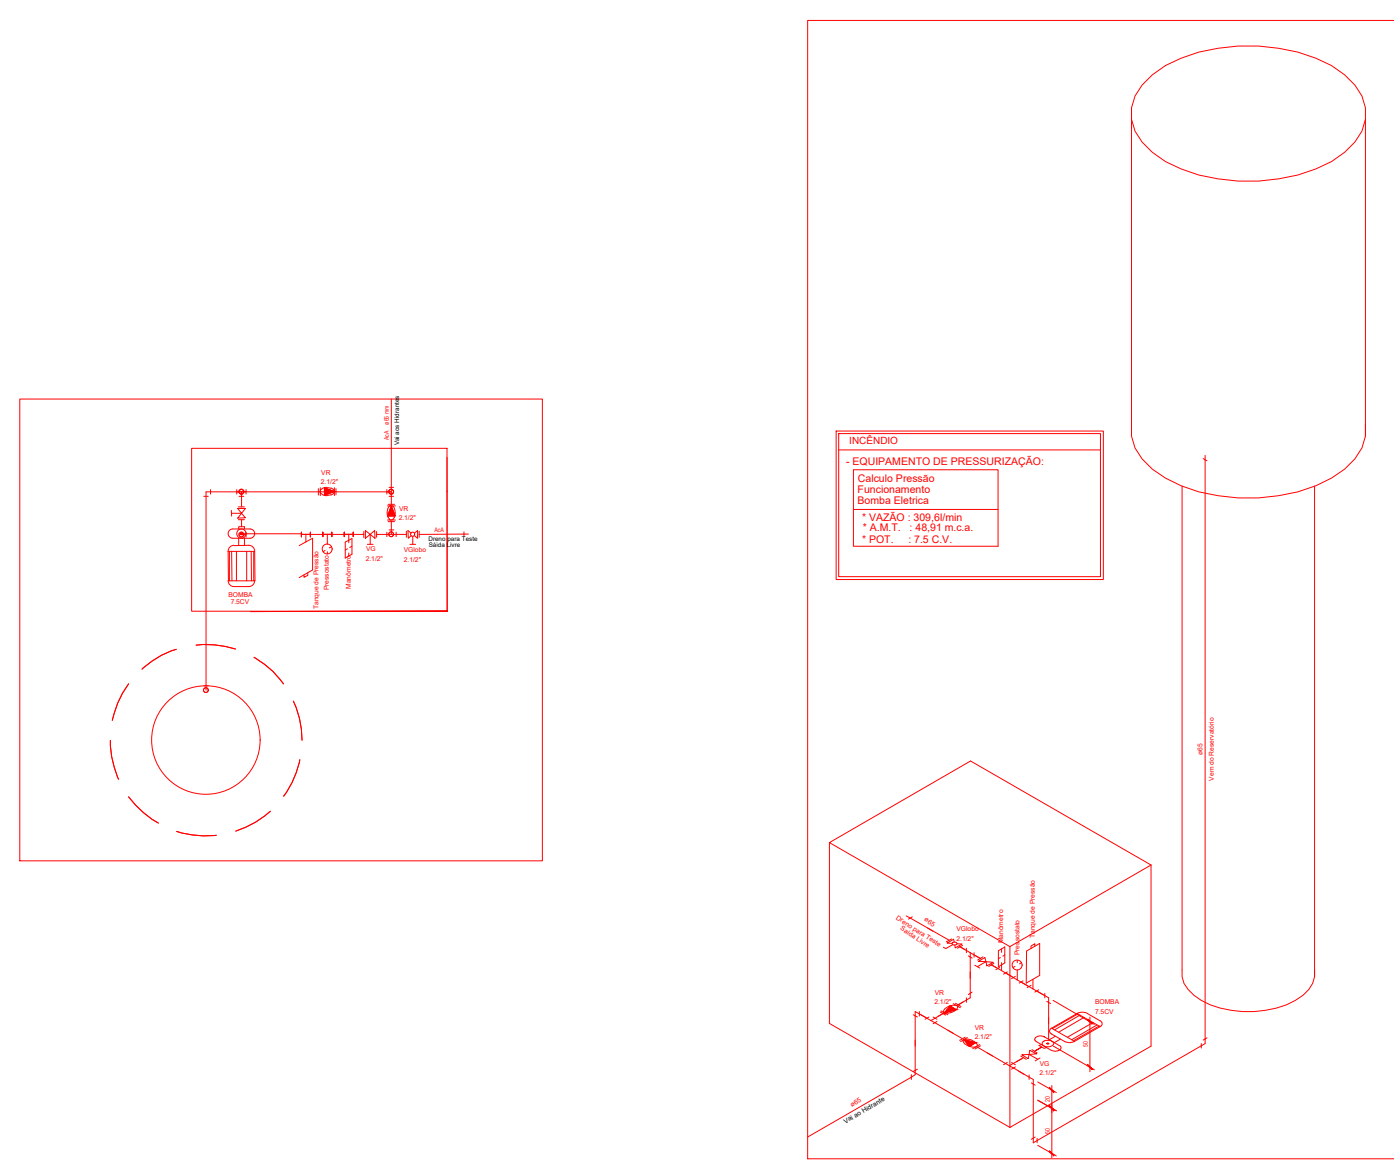


ESQUEMA VERTICAL  
SEM ESCALA




ESTADO DE GOIÁS  
CORPO DE BOMBEIROS MILITAR  
PROCESSO N° 75197 / 24

1. ( ) Aprovação inicial do projeto;  
2. (X) Substituição do Projeto. Protocolo original nº 7882117  
( ) Com C.T.C.I.D. Protocolo nº: \_\_\_\_\_  
(X) Projeto de Arquiteto - Data de construção da edificação: 15/10/1945  
(\*) Somente para edificações comprovadamente construídas em data anterior a 15/10/2007, conforme N1411.

ANALISADO E APROVADO  
DIGITALMENTE POR:  
NOME: CAP. QOA. 01.717 JUNIOR  
DATA: 09/08/2024  
CODIGO: 88c8728ba27c



Escaneie o QR CODE ao lado ou acesse o site  
www.cadastros.bombeiros.go.gov.br/consultas para  
verificar a autenticidade da aprovação utilizando o código  
verificador.



ESTADO DE GOIÁS  
SECRETARIA DE ESTADO DA EDUCAÇÃO  
SUPERINTENDÊNCIA DE INFRAESTRUTURA  
GERÊNCIA DE PROJETOS E INFRAESTRUTURA

GERÊNCIA DE PROJETOS E INFRAESTRUTURA  
APROVADO  
\_\_\_\_\_  
TERMO RESPONSÁVEL PELA APROVAÇÃO

## COLEGIO ESTADUAL MARTINS BORGES AMPLIAÇÃO/ REFORMA

ENDEREÇO  
RUA CORONEL VAIANO Nº 461 - CENTRO RIO VERDE - GO

ÁREA DO TERRENO	ÁREA PERMEÁVEL	ÁREA EXISTENTE	ÁREA A DEMOLIR	ÁREA A CONSTRUIR	ÁREA TOTAL CONSTRUÇÃO
8.095,10M²	—	2.816,84M²	—	3.175,58M²	3.175,58M²

AUTOR: ENGENHEIRO CIVIL BRUNO FRANÇA DE MORAIS - CREA: 10212091390-GO  
RÉ: DA OBRA:   
PROPRIETÁRIO: SECRETARIA DE ESTADO DA EDUCAÇÃO - CNPJ: 01.409.705.0001-20  
PREPOSTO: SABRINA SILVA VIEIRA VALENTE - CPF: 041.130.081-44

## INCÊNDIO

TIPO DE PROJETO  
PLANTA BAIXA - COBERTURA  
DETALHE ISOMÉTRICO DA REDE HIDRANTES  
DETALHES

—ASSINTO—  
DATA: JUNHO/2024 ESCALA: INDICADA REVISÃO: 03 Nº PARTIAR: 1020240106842

REV.	DATA	DESCRIÇÃO	VISTO
1			