


PLANTA BAIXA - EXAUSTÃO COZINHA
Escala 1:40




LEGENDA

1.10m	COIFA ILHA CONVENCIONAL 110 X 190mm
1.90m	TITAN LSC - ACIONAMENTO DIRETO 500 SICFLUX C/ BANDEJA
▲	INDICAÇÃO DE PONTO DE FORÇA
U	UNIDADE RENOVADORA DE AR MAX ION 200 C/FILTRO
G	GRELHA ACABAMENTO 200mm SICFLUX TUBO 200mmx400mm
R	REGULADOR DE VAZÃO 200mm SICFLUX TUBO 200mmx400mm

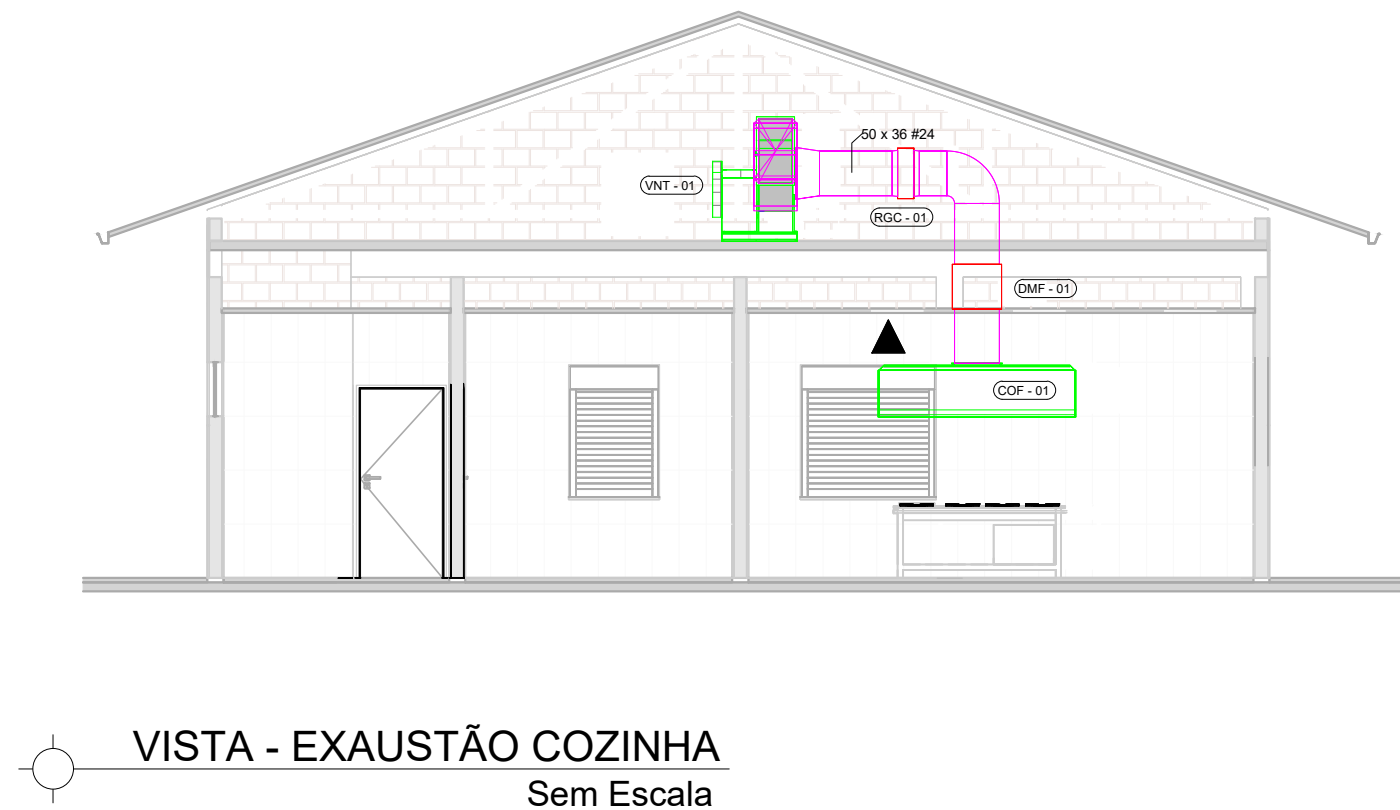

TAG	ITEM	LOCAL	MARCA	MODELO	VAZÃO (M3/h)	QUANTIDADE
ETAPA 01						
COF - 01	COIFA CONVENCIONAL SOB MEDIDA	COZINHA	NA	INOX 1800X1100X60mm	5.253	1
VNT - 01	VENTILADOR DE EXAUSTÃO	COZINHA	SICFLUX	EXAUSTOR TITAN LSC	5.253	1
RGC - 01	REGISTRO PARA CONTROLE	COZINHA	TROX	JN-A	NA	1
DMF - 01	DAMPER CORTA FOGO	COZINHA	TROX	FKA-TA-BR90	NA	1

PARÂMETROS DE ENTRADA	
VAZÃO	5.253,12m3/h
TEMPERATURA	75 °C
CONSTANTE DO GÁS	287,058 J/kg.K
PRESSÃO ESTÁTICA DISPONÍVEL	3,38 mmCA
PERDA POR ACESSÓRIOS	6mmCA
PRESSÃO DE OPERAÇÃO	669,99mmHg
FREQUÊNCIA	60Hz
ALTITUDE	453,00m
DENSIDADE DO FLUIDO	0,89Kg/m3

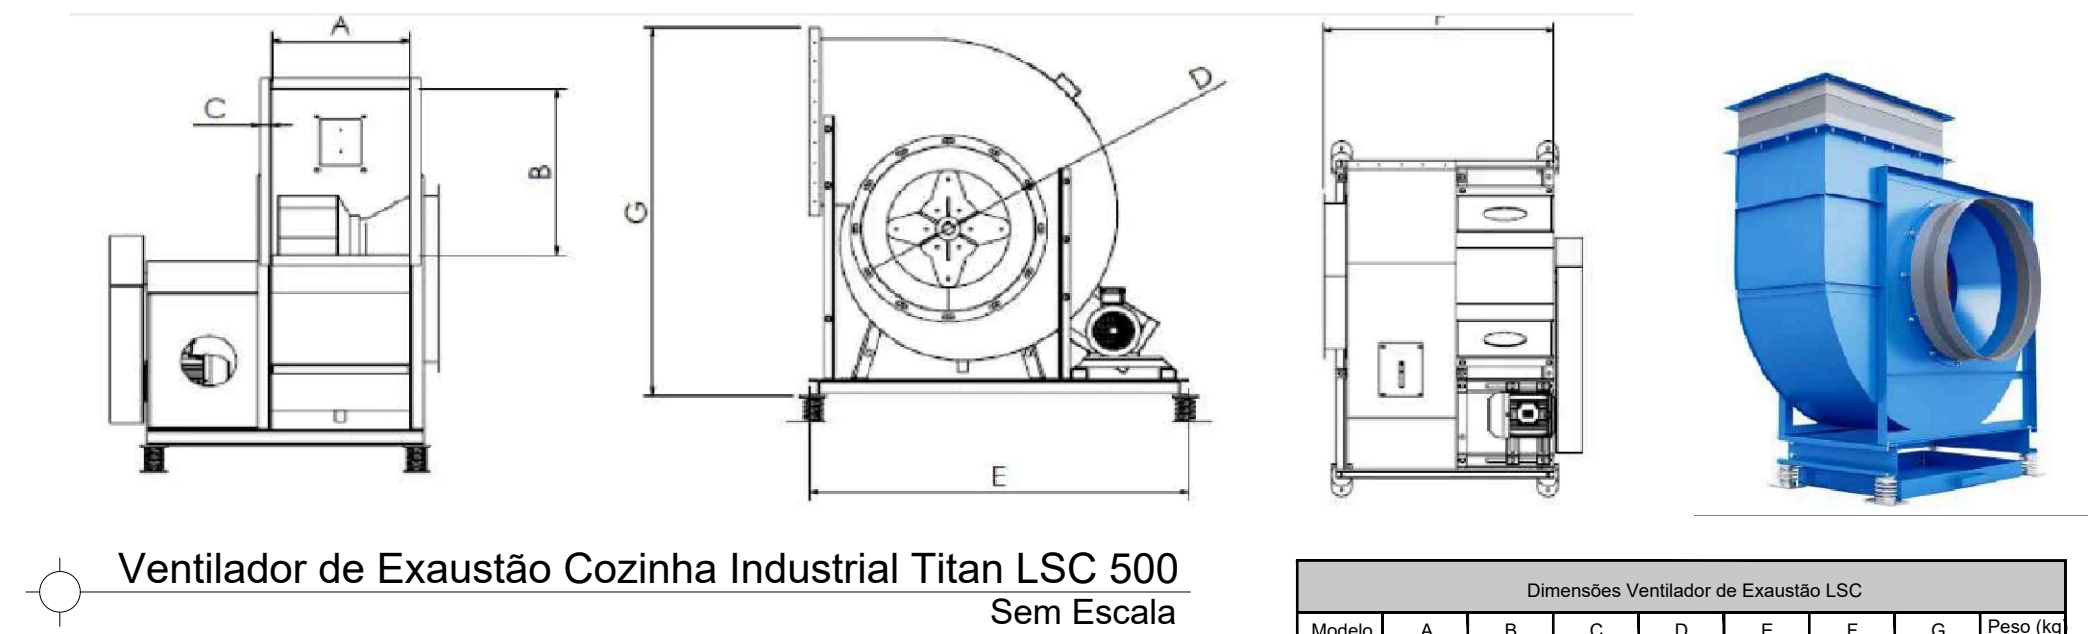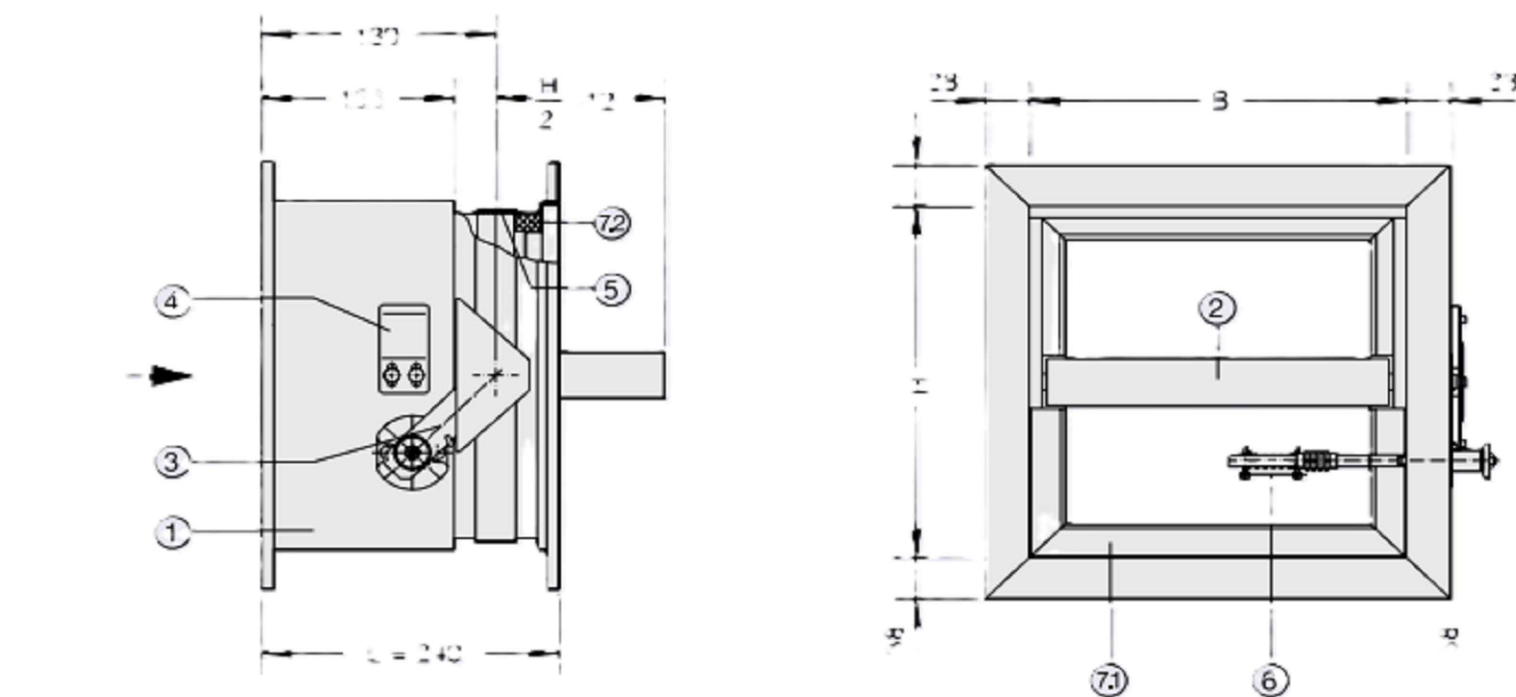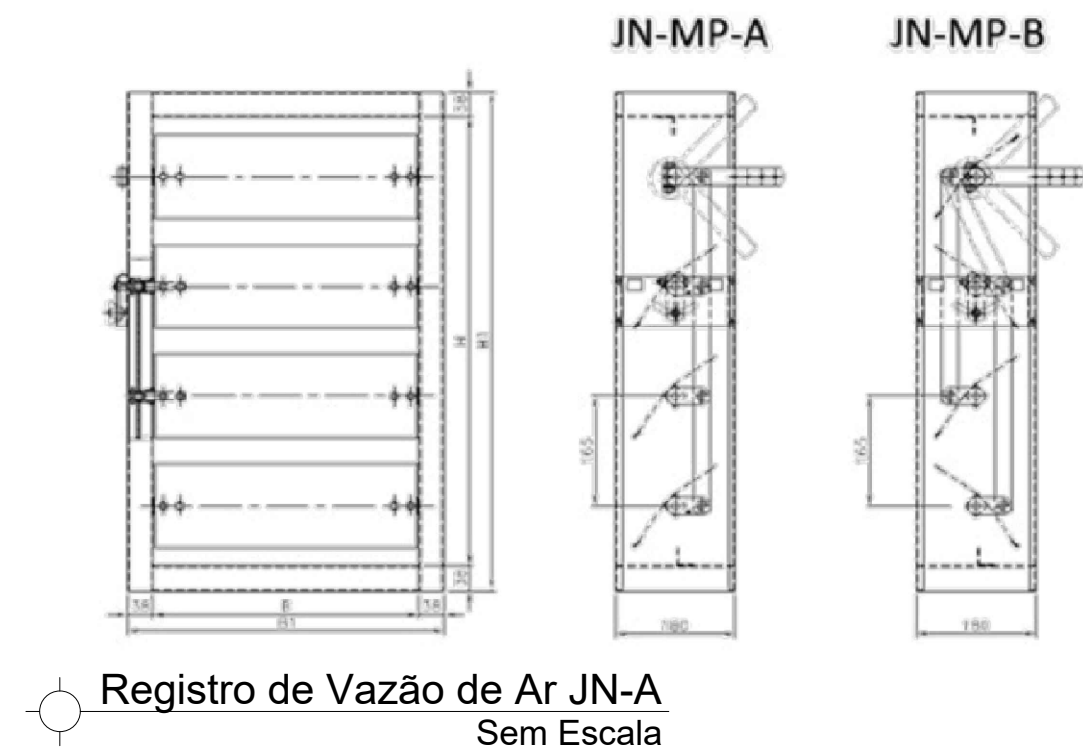

Dimensões Ventilador de Exaustão LSC									
Modelo	A	B	C	D	E	F	G	Peso (kg)	
500	400	500	40	500	1276	840	1100	120	

- OBSERVAÇÕES:
- Onde não tiver especificação de acabamento, seguir projeto específico.
 - Favor conferir medidas no local.
 - Qualquer dúvida consultar o autor do projeto ou a Gerência de Projetos e Infraestrutura.



ESTADO DE GOIÁS
SECRETARIA DE ESTADO DA EDUCAÇÃO
SUPERINTENDÊNCIA DE INFRAESTRUTURA
GERÊNCIA DE PROJETOS E INFRAESTRUTURA

GERÊNCIA DE PROJETOS E INFRAESTRUTURA
APROVADO ____/____/____
TECNICO RESPONSÁVEL PELA APROVAÇÃO

CENTRO DE ENSINO EM PERÍODO INTEGRAL VALDOMIRO LOPES REZENDE

PROJETO EXECUTIVO DE CLIMATIZAÇÃO

ENDEREÇO
RUA LUIZA GONÇALVES DE OLIVEIRA, S/Nº, SETOR RODOVIÁRIO
ESTRELA DO NORTE - GO

ÁREA DO TERRENO	ÁREA PERMEAB.	ÁREA EXISTENTE	ÁREA A DEMOLIR	ÁREA A CONSTRUIR	ÁREA TOTAL CONSTRUÇÃO
5.720,47 m²					1.462,95 m²

ELABORAÇÃO:
Consórcio Diamante Engenharia
AV. BARÃO HOMEM DE MELO, Nº 3280, NOVA GRANADA
SELO HORIZONTE - MG - CEP: 30494-080
TEL.: (31) 3347-4465 / (31) 3347-7079 / (31) 3571-1000
EMAIL: contato@grupoprojetoenharia.com.br

AUTOR: THIAGO REZENDE TOLEDO 1022842846 D-GO

RT DA OBRA:

PROPRIETÁRIO: SECRETARIA DE ESTADO DA EDUCAÇÃO CNPJ: 01.409.705.0001-20
PREPOSTO: SABRINA SILVA VIEIRA VALENTE CPF: 041.530.091-64

CLIMATIZAÇÃO

TIPO DE PROJETO
PLANTA BAIXA EXAUSTÃO COZINHA - Esc. 1:40
VISTA EXAUSTÃO COZINHA - Sem Esc.
QUADRO DE LEGENDAS
TABELAS DE EQUIPAMENTOS
DETALHES - Sem Escala
ASSUNTO:

DATA: MARÇO/2025	ESCALA: INDICADA	REVISÃO: 001	Nº RRT/ART:
REV.	DATA	DESCRIÇÃO	VISTO

2/2

FOLHA: