




Planta Baixa Térreo e Locação - Modificada
Esc.:1/150

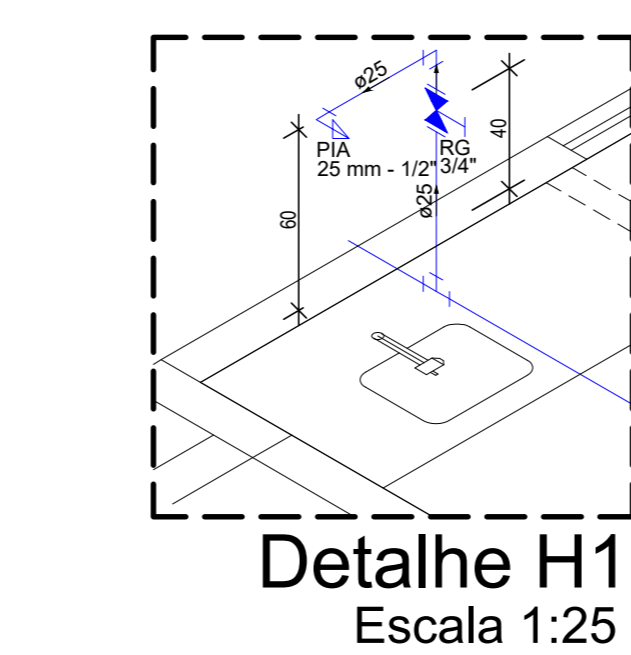


Detalhe H1
Escala 1:25

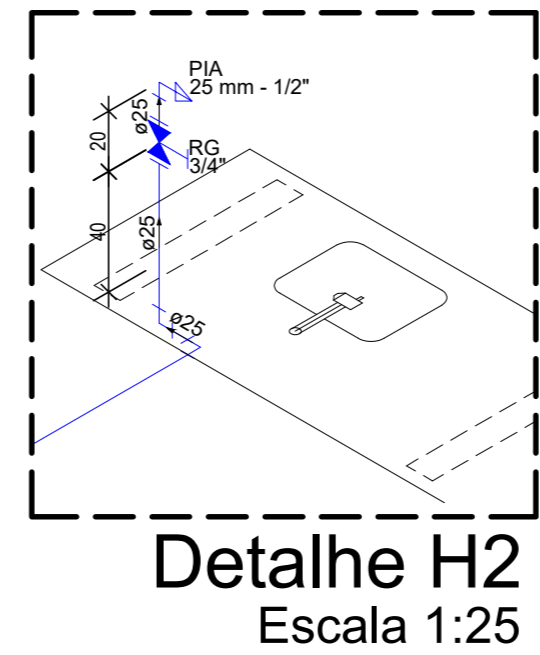


Detalhe H2
Escala 1:25

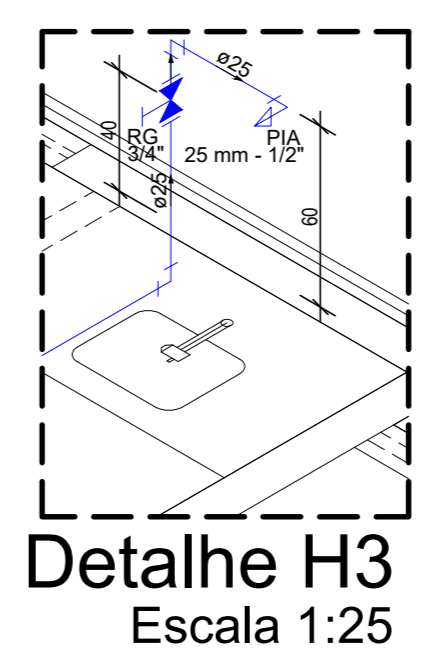


Detalhe H3
Escala 1:25

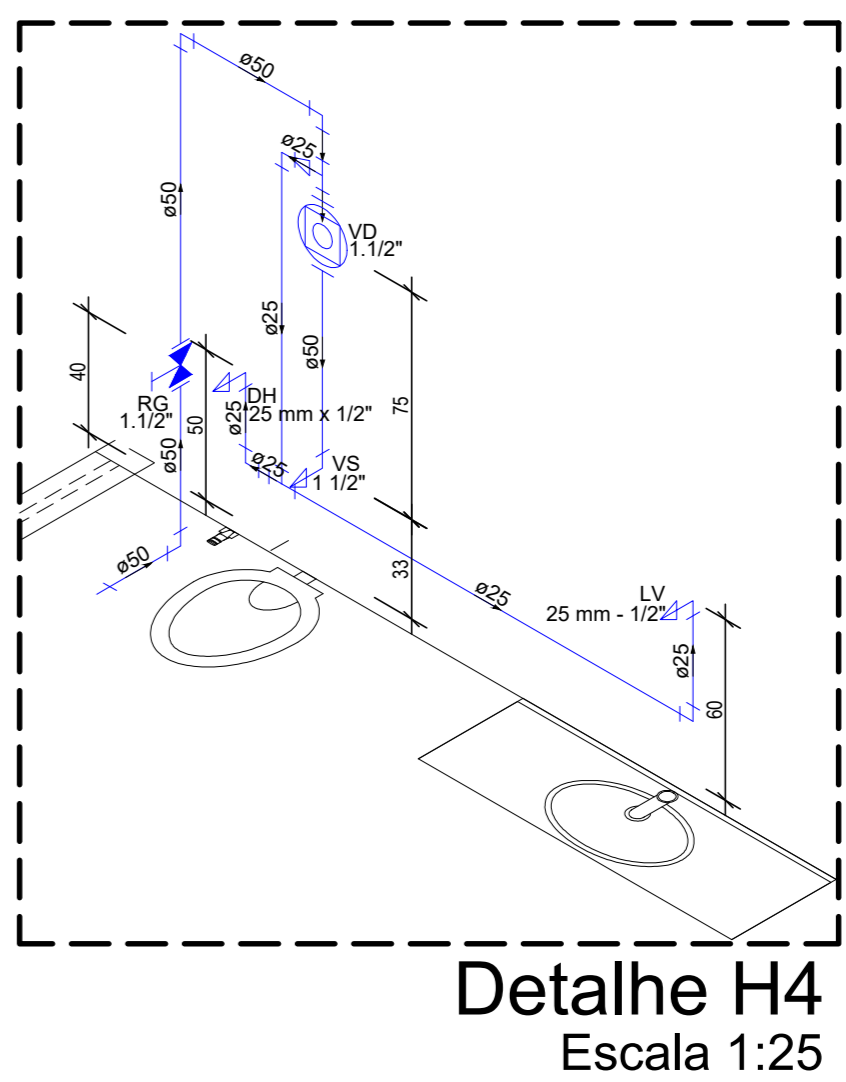


Detalhe H4
Escala 1:25

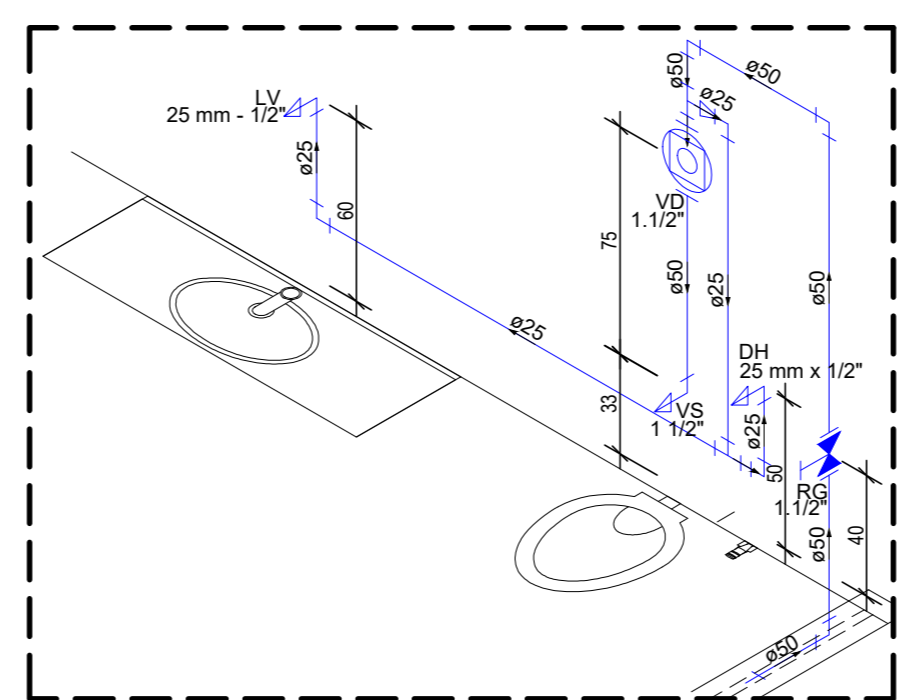


Detalhe H5
Escala 1:25

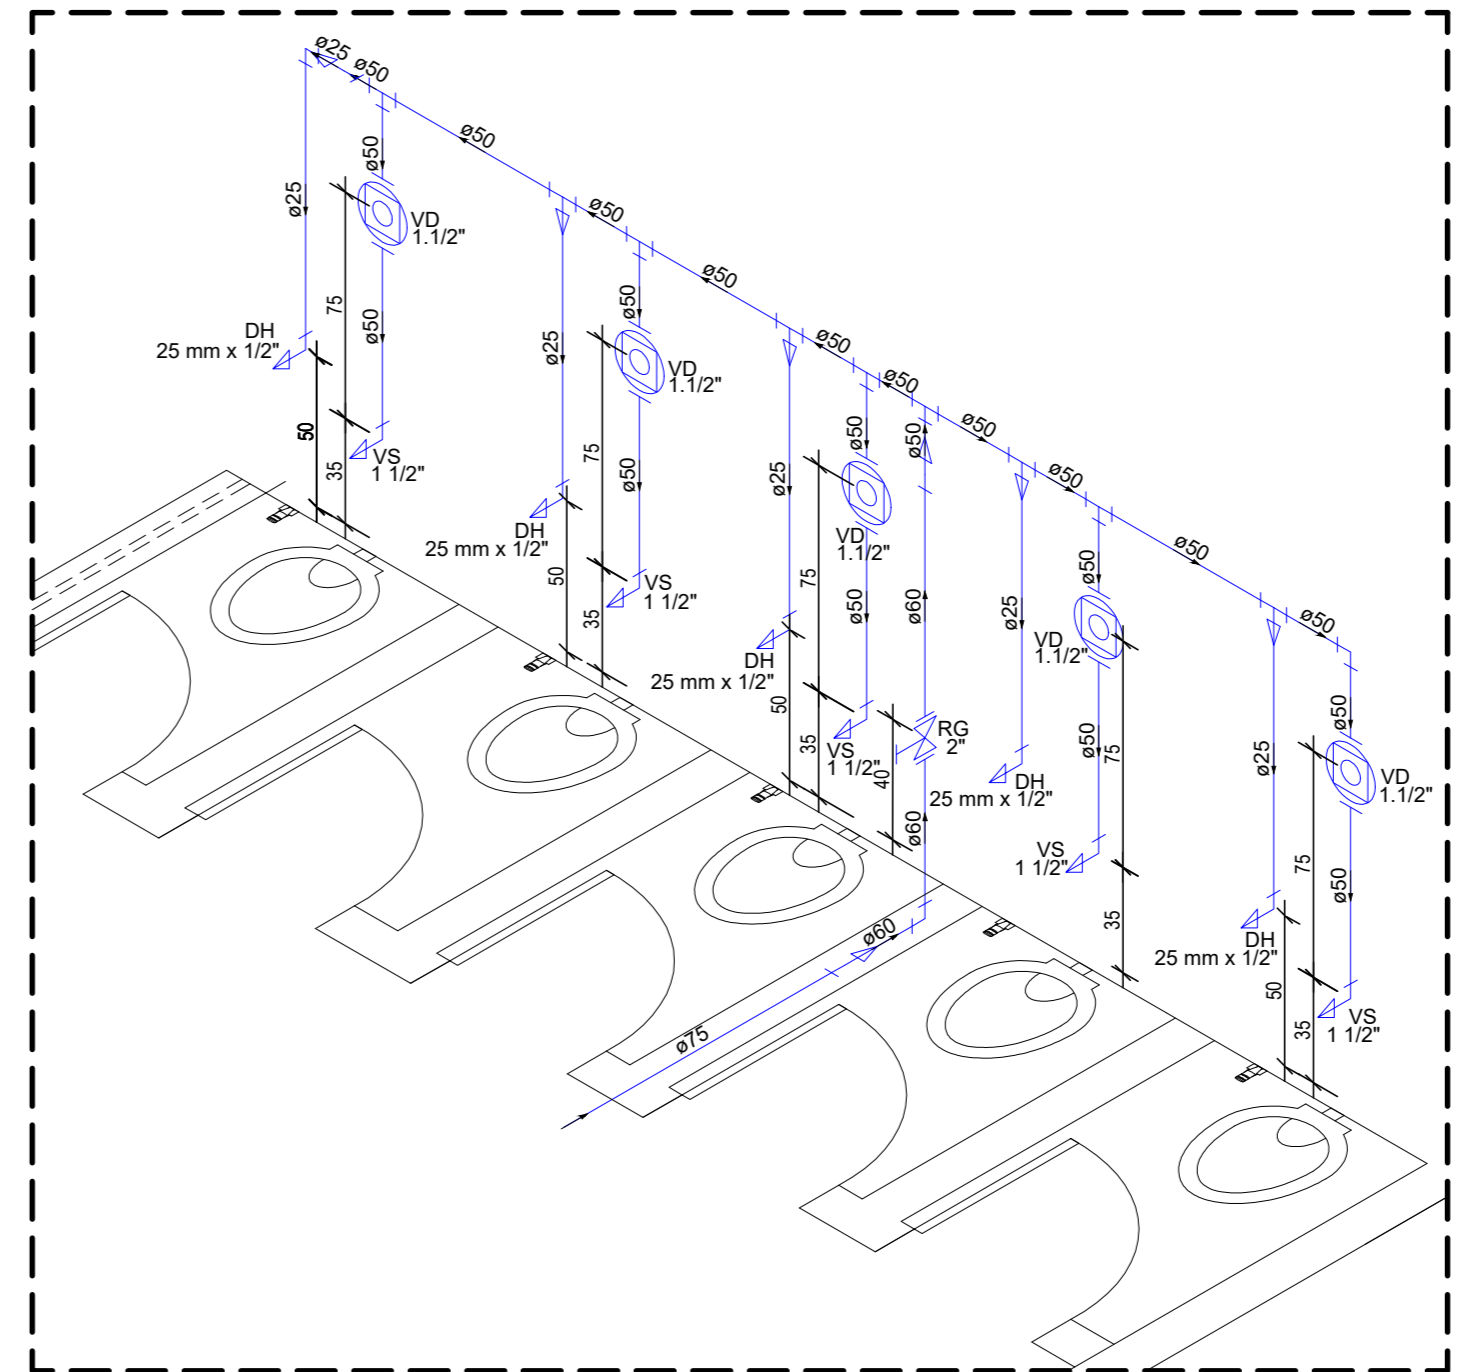


Detalhe H6
Escala 1:25

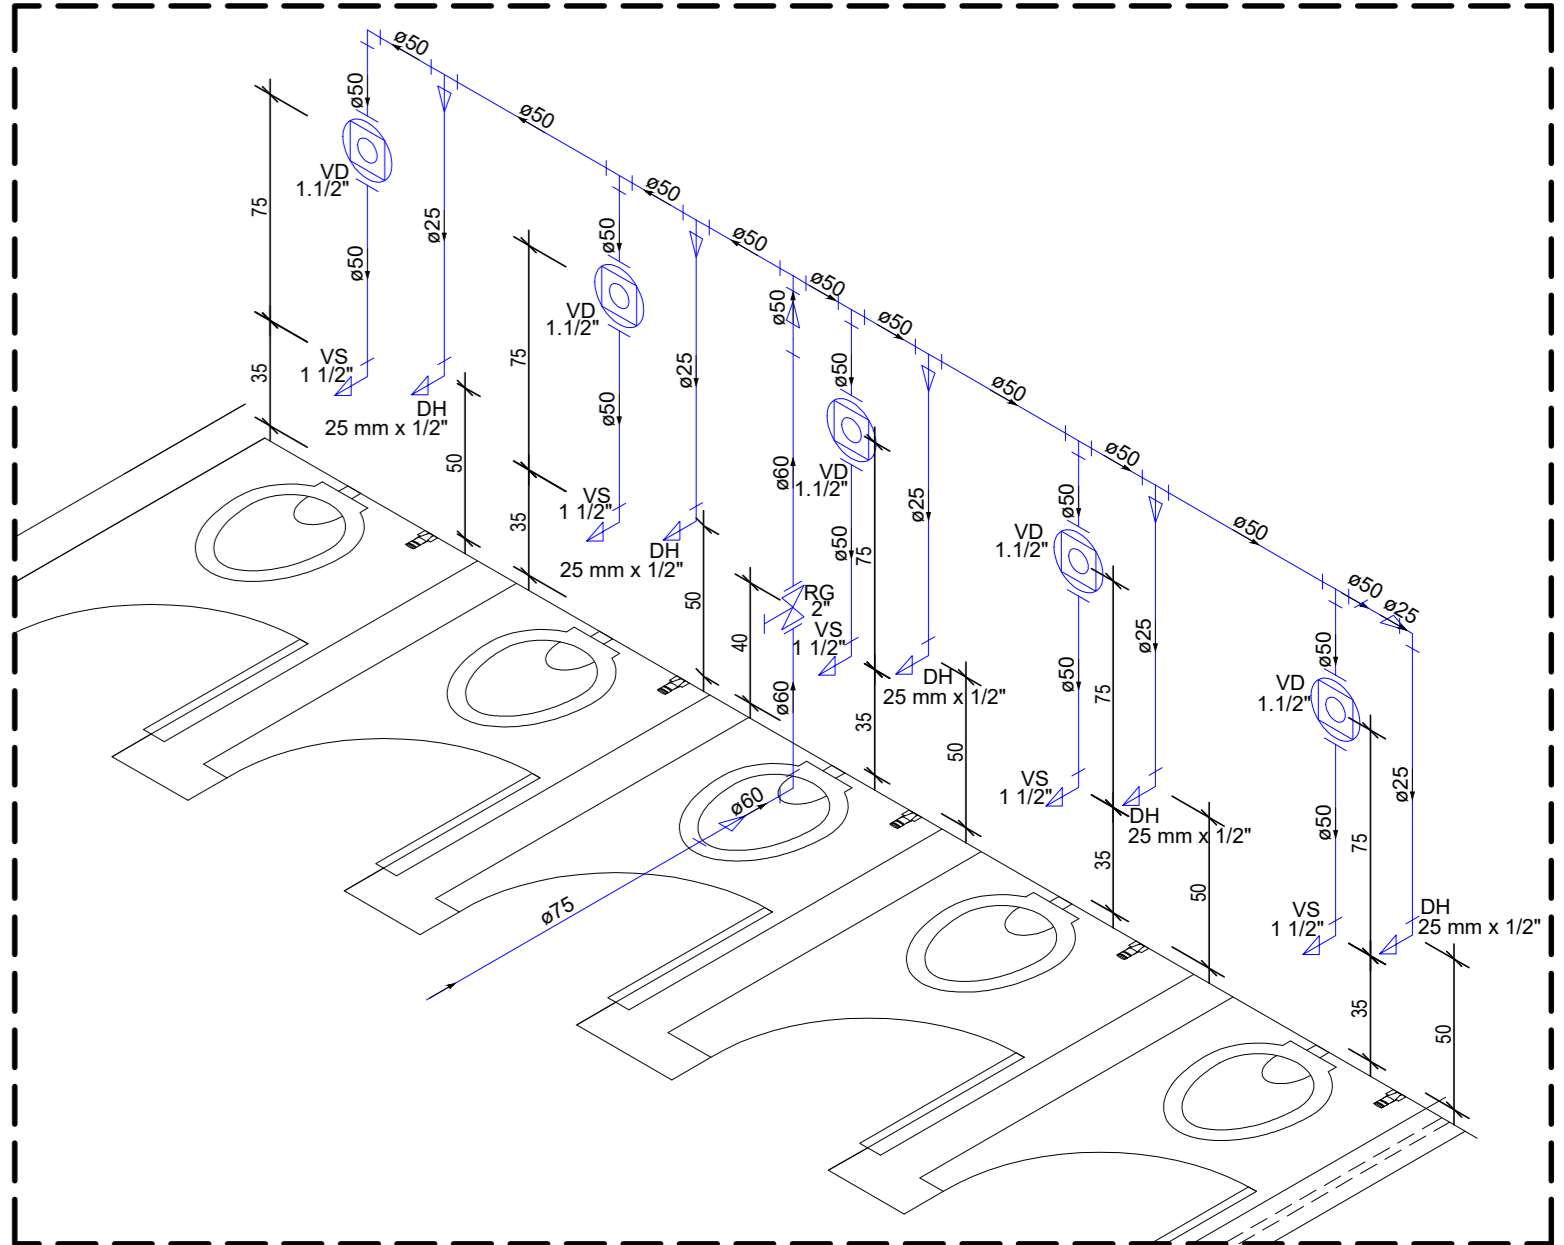

Detalhe H7
Escala 1:25

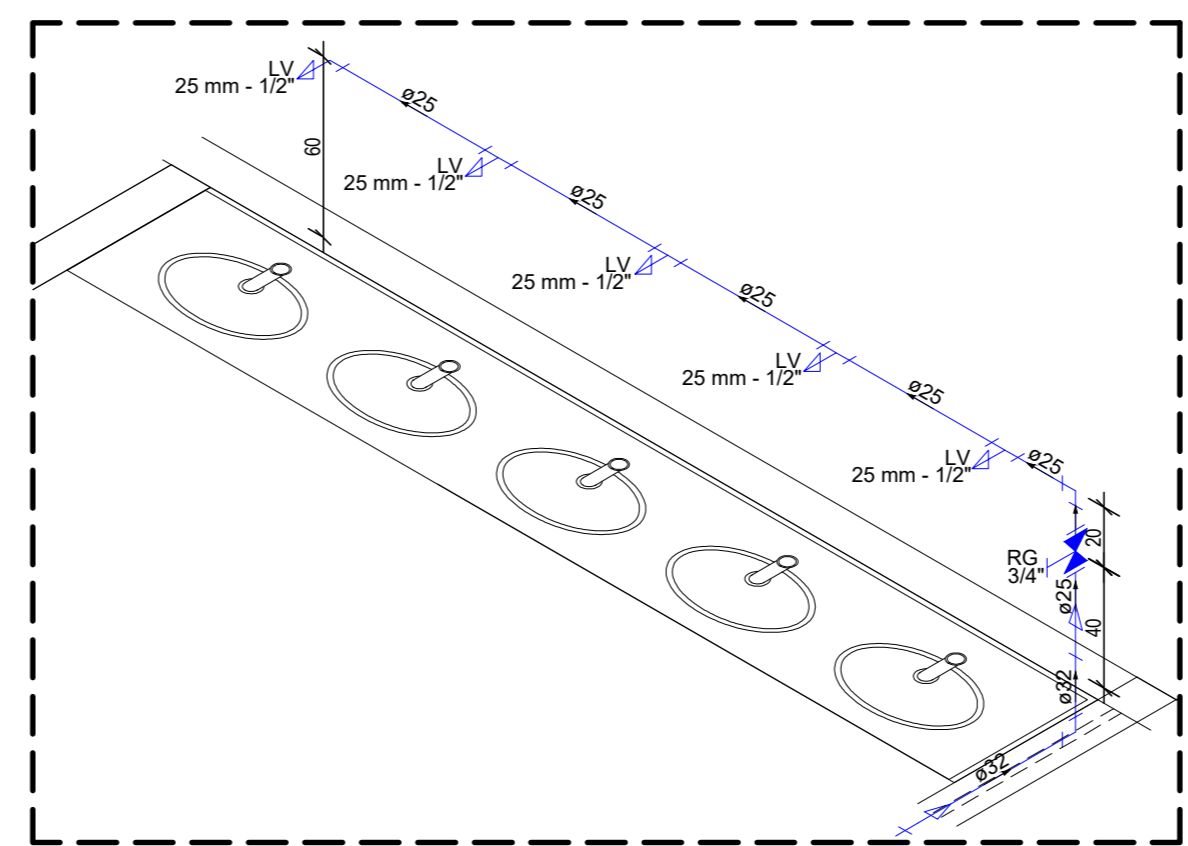

Detalhe H8
Escala 1:25

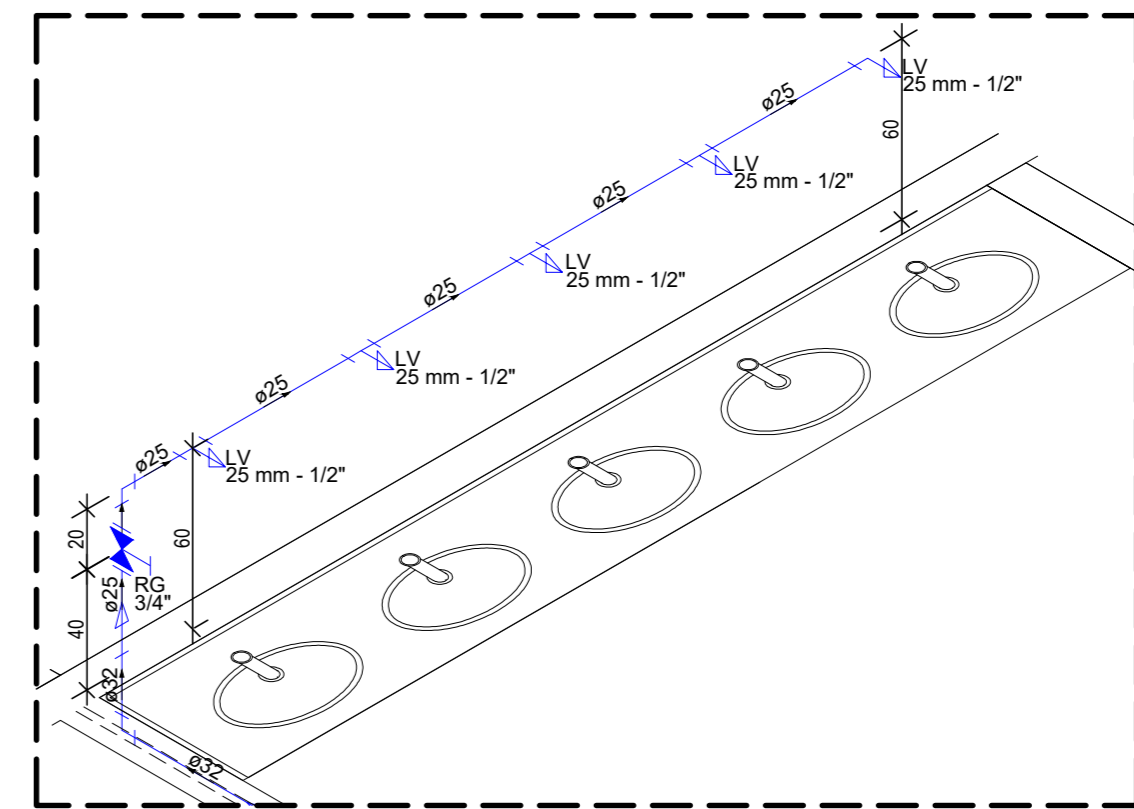

Detalhe H9
Escala 1:25

LEGENDA

- BE BEBEDOR
- LV LAVATÓRIO
- PIA PIA
- RG REGISTRO DE GAVETA
- TANQUE DE LAVAR ROUPA
- TUBULAÇÃO DE ÁGUA FRIA
- TUBULAÇÃO DE ÁGUA FRIA PELO PISO
- RG Registro bruto gaveta ABNT cPVC soldável - RG
- RG Registro de gaveta c/cano cromada cPVC soldável - RG
- RG Registro de Pressão com PVC soldável - 25 mm - 3/4"

LEGENDA

- BA BANHEIRA
- BI BIDE
- CH CHUVEIRO
- DH DUCHA HIGIÊNICA
- FIL FILTRO
- LV LAVATÓRIO
- ML MÁQUINA DE LAVAR LOUÇA
- MLR MÁQUINA DE LAVAR ROUPA
- PIA PIA
- RG REGISTRO DE GAVETA
- RP REGISTRO DE PRESSÃO
- TJ TORNEIRA DE JARDIM
- TLR TANQUE DE LAVAR ROUPA
- TUBULAÇÃO DE ÁGUA FRIA
- TUBULAÇÃO DE ÁGUA FRIA PELO PISO
- TUBULAÇÃO DE ÁGUA QUENTE
- TUBULAÇÃO DE ÁGUA QUENTE PELO PISO
- TUBULAÇÃO DE ALIMENTAÇÃO
- TUBULAÇÃO DE ALIMENTAÇÃO PELO PISO
- Água Fria AF COLUNA DE ÁGUA FRIA
- Água Quente AQ COLUNA DE ÁGUA QUENTE
- Alimentação AL COLUNA DE ALIMENTAÇÃO

ESTADO DE GOIÁS
SECRETARIA DE ESTADO DA EDUCAÇÃO
SUPERINTENDÊNCIA DE INFRAESTRUTURA
GERÊNCIA DE PROJETOS E INFRAESTRUTURA

GERÊNCIA DE PROJETOS E INFRAESTRUTURA
APROVADO
TENDO RESPONSÁVEL PELA APROVAÇÃO

CEPI PROF. JOÃO REZENDE DE ARAÚJO

AMPLIAÇÃO/ REFORMA

ENDEREÇO
RUA HERCULINO GOMES ARANTES, 485, CENTRO,
TURVÂNIA - GO

ÁREA DO TERRENO	ÁREA PERMEAB.	ÁREA EXISTENTE	ÁREA A DEMOLIR	ÁREA A CONSTRUIR	ÁREA TOTAL CONSTRUÇÃO
6.338,26 m²		2.279,66 m²	20,20 m²	643,19m²	2.900,05m²

AUTOR: ENG. CIVIL WILGNER FRIEDERICK CUNHA PIKARDOT - N° CREA: 10188007950-GO

RT DA OBRA:

PROPRIETÁRIO: SECRETARIA DE ESTADO DA EDUCAÇÃO - CNPJ 01.409.705/0001-20
PREPOSTO: SARBINA SILVA VIEIRA VALENTE - CPF 041.530.091-64

HIDROSSANITÁRIO

TIPO DE PROJETO
PLANTA BAIXA
LEGENDA
DETALHES

ASSUNTO:

DATA	ESCALA	REVISÃO	Nº PROJETO
MAI/2025	INDICADA	000	1020250143210

REV.	DATA	DESCRIÇÃO	VISTO