


PLANTA BAIXA - PROJETO SANITÁRIO - COZINHA
ESCALA: 1/50

Lista de materiais - TERREO	
Esgoto	
Caixas de Passagem	
Caixa de gordura concreto 600 Litros 150x70x80 cm	1 pç
Caixa de inspeção de esgoto sifonada CES- 60x60 cm	1 pç
PVC Acessórios	
Caixa sifonada 150x150x50	6 pç
Ralo sifonado alt. reg. saída 40	1 pç
100 mm - 40 mm	1 pç
Sifão de copo p/ pia e lavatório	1 pç
1" - 1.1/2"	1 pç
1" - 2"	5 pç
Sifão flexível c/ Adaptador 1.1/2" - 1.1/2"	1 pç
Válvula p/ lavatório e tanque 1"	1 pç
Válvula p/ pia 1"	5 pç
Válvula p/ tanque 1 1/2"	1 pç
PVC Esgoto	
Curva 45 longa 100 mm	1 pç
50 mm	5 pç
Curva 90 curta 100 mm	1 pç
40 mm	4 pç
Joelho 45 40 mm	1 pç
50 mm	1 pç
Joelho 90 50 mm	12 pç
Joelho 90 c/anel p/ esgoto secundário 40 mm - 1.1/2"	3 pç
Junção simples 100 mm - 50 mm	2 pç
50 mm - 50 mm	8 pç
Tubo rígido c/ ponta lisa 100 mm - 4"	11.46 m
40 mm	5.17 m
50 mm - 2"	49.41 m
Ventilação	
PVC Esgoto	
Curva 45 longa 50 mm	3 pç
Joelho 90 50 mm	2 pç
Tubo rígido c/ ponta lisa 50 mm - 2"	7.95 m
Tê sanitário 50 mm - 50 mm	2 pç

Legenda - TERREO	
	Caixa Sifonada
	Caixas Inspeção Esgoto Sifonada
	Caixas de Gordura
	Chuveiro Residencial
	Curva 45 Longa para Esgoto Sanitário
	Curva 45 Longa para Esgoto Sanitário- sobe
	Joelho 45
	Junção simples
	Lavatório Residencial com sifão
	Máquina de Lavar Roupas- DN 40mm
	Pia de Cozinha Industrial - Lavagem de painéis com Sifão
	Ramais de Ventilação
	Tanque de Lavar Roupas DN 40mm
	Vaso Sanitário c/ curva 90°

Legenda	
	Coluna de Ventilação
	Diâmetro da Tubulação
	Tubulação - Esgoto

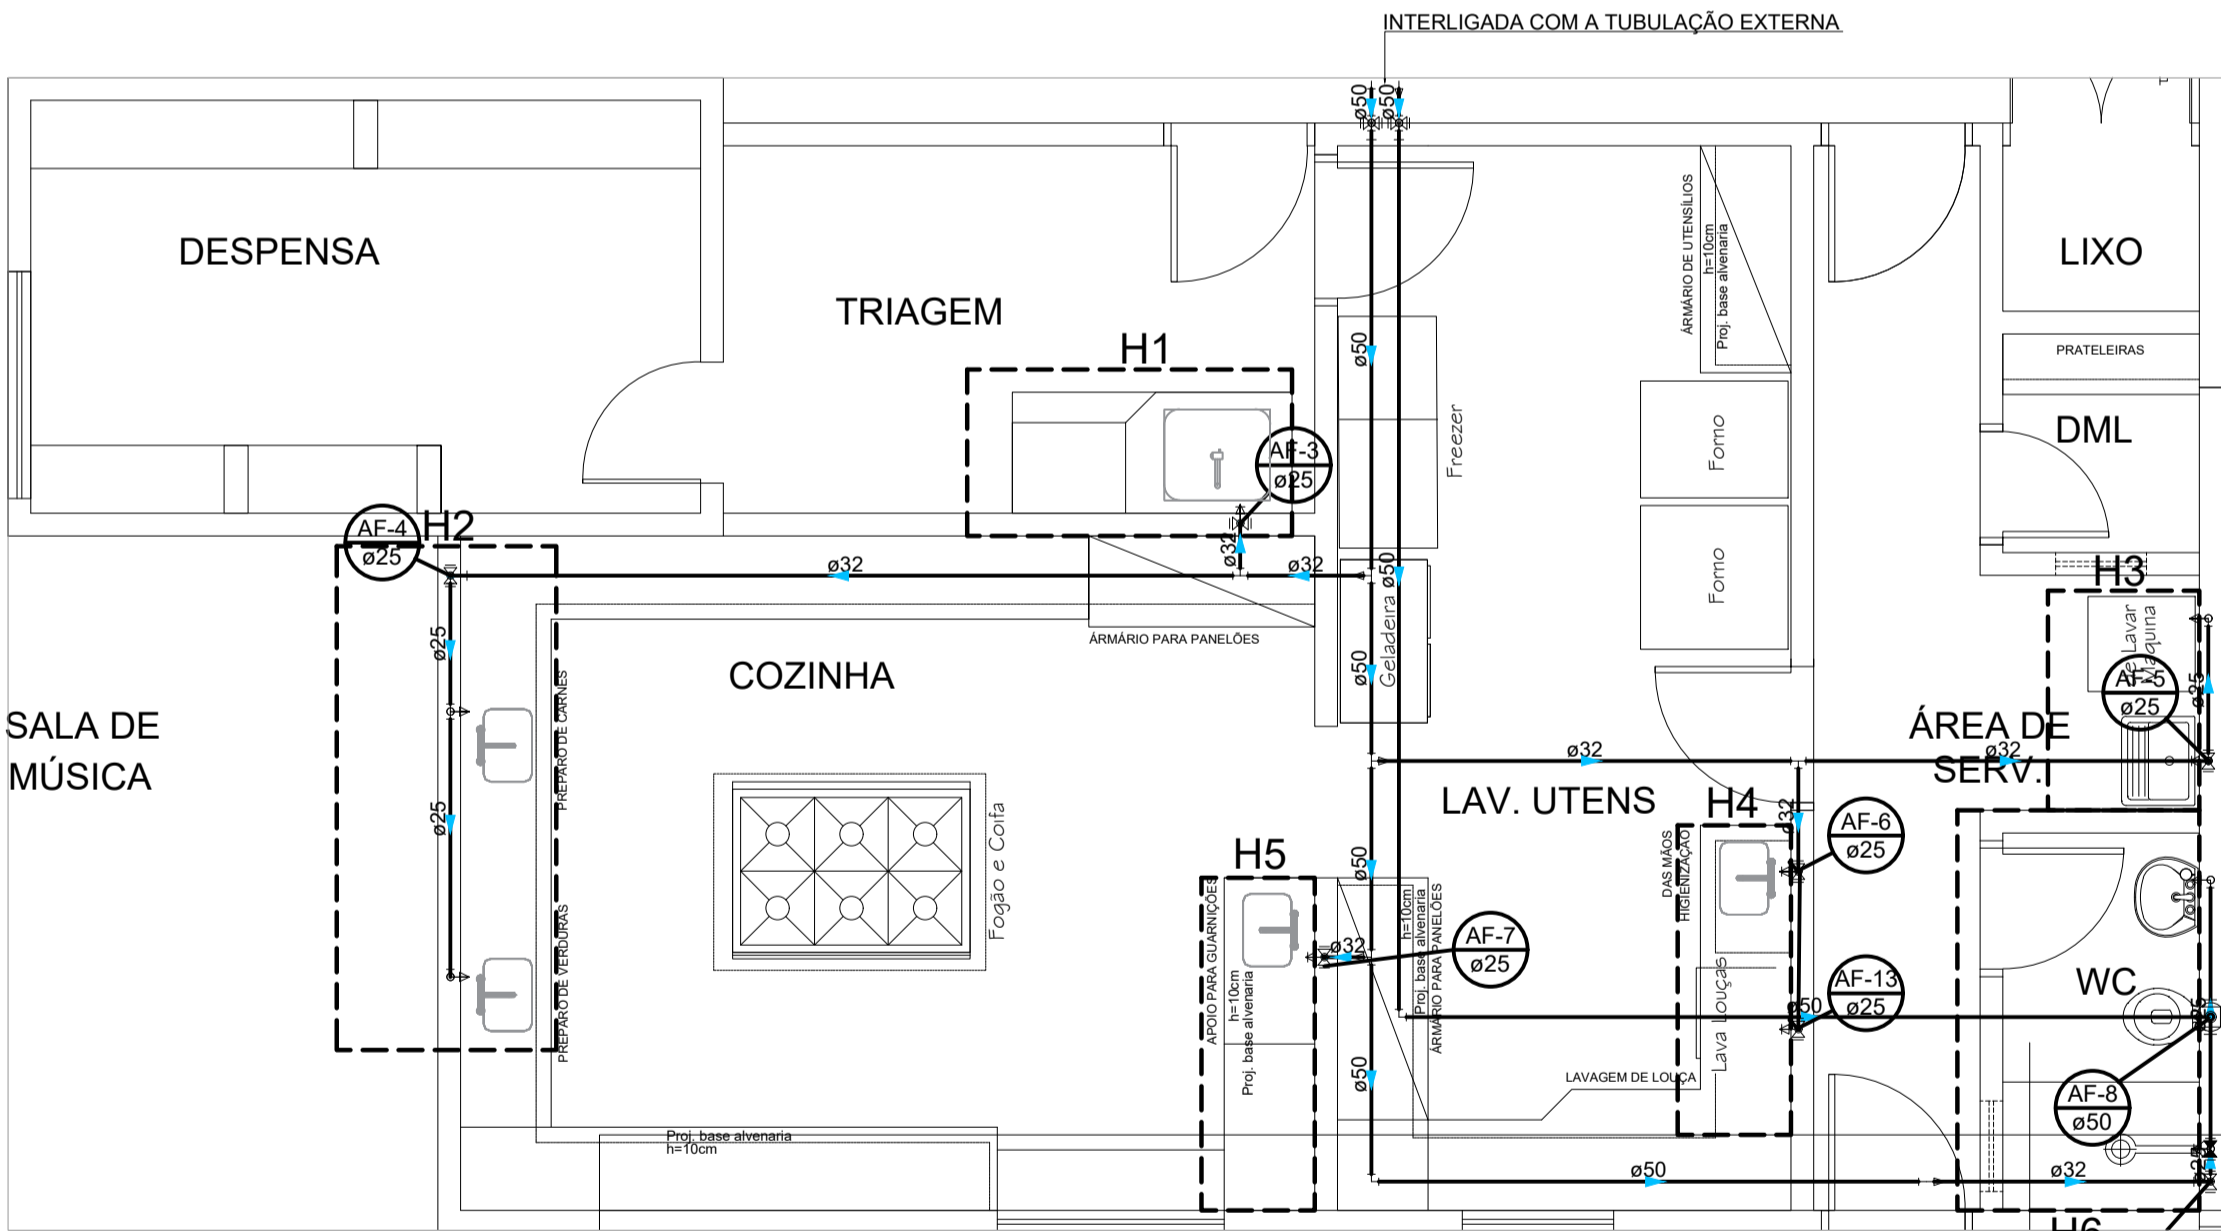

PLANTA BAIXA - PROJETO HIDRÁULICO - COZINHA
ESCALA: 1/50

Lista de materiais - TERREO	
Água fria	
Aparelho	
Chuveiro 25mm x 3/4"	1 pç
Máquina de Lavar Roupa 25mm x 3/4"	1 pç
Torneira de Pia de Cozinha 25mm - 3/4"	5 pç
Torneira de Tanque de Lavar 25mmx 3/4"	1 pç
Torneira de lavatório 25 mm - 1/2"	1 pç
Vaso Sanitário p/ Válvula de Descarga de 1 1/2" 40mm - 1 1/2"	1 pç
Metais	
Registro de gaveta bruto ABNT 1.1/2"	2 pç
3/4"	7 pç
Registro de pressão c/ canopla cromada 3/4"	1 pç
Válvula de descarga baixa pressão 1.1/2"	1 pç
PVC Acessórios	
Bolsa de ligação p/ vaso sanitário 1.1/2"	1 pç
Engate flexível plástico 1/2 - 30cm	1 pç
Tubo de descarga VDE. 38 mm	1 pç
Tubo de ligação latão cromado c/ canopla p/ vaso Sa. 38 mm	1 pç
PVC misto soldável	
Luva soldável c/ rosca 25 mm -3/4"	1 pç
PVC rígido soldável	
Adapt sold. curto c/bolsa-rosca p registro 25 mm - 3/4"	15 pç
50 mm - 1.1/2"	5 pç
Bucha de redução sold. longa 50 mm - 32 mm	4 pç
Curva 90 soldável 25 mm	5 pç
50 mm	8 pç
Joelho de redução 90 soldável 32 mm - 25 mm	6 pç
Tubos 25 mm	23.21 m
32 mm	14.51 m
50 mm	36.18 m
Tê 90 soldável 25 mm	4 pç
32 mm	2 pç
50 mm	3 pç
PVC soldável azul c/ bucha latão	
Joelho 90° soldável com bucha de latão 25 mm - 3/4"	9 pç
Joelho de redução 90° soldável com bucha de latão 25 mm- 1/2"	1 pç

Legenda das indicações - TERREO	
CH	Chuveiro - 25mm x 3/4"
LV	Lavatório com joelho de 90° - 25 mm - 1/2"
MLR	Máquina de lavar roupa com joelho de 90° - 25 mm - 3/4"
PIA	Pia de cozinha com joelho de 90° - 25 mm - 3/4"
RG	Registro bruto gaveta ABNT c/PVC soldável - 1.1/2"
RG	Registro bruto gaveta ABNT c/PVC soldável - 3/4"
RP	Registro de Pressão com PVC soldável - 25 mm - 3/4"
TLR	Tanque de lavar com joelho de 90° - 25 mm - 3/4"
VD	Válvula de descarga c/PVC soldável - 1.1/2"
VS	Vaso Sanitário com válvula de descarga - 1 1/2"

Legenda	
	Coluna de Água fria
	Diâmetro da Tubulação
	Tubulação - Água fria



GERÊNCIA DE PROJETOS E INFRAESTRUTURA
APROVADO _____
TECNICO RESPONSÁVEL PELA APROVAÇÃO

CEPI MOISES SANTANA

AMPLIAÇÃO E REFORMA

ENDEREÇO
PÇA RUI BARBOSA 1 S/N, CENTRO - SILVÂNIA - GO

ÁREA DO TERRENO	ÁREA PERMEAB.	ÁREA EXISTENTE	ÁREA A DEMOLIR	ÁREA A CONSTRUIR	ÁREA TOTAL CONSTRUÇÃO
Idem ARQ 1	Idem ARQ 1	Idem ARQ 1	—	Idem ARQ 1	Idem ARQ 1

AUTOR: CARLOS ALBERTO DIAS JUNIOR - CREA-SP: 5062414910

RT DA OBRA:

PROPRIETÁRIO: SECRETARIA DE ESTADO DA EDUCAÇÃO CNPJ: 01.409.705.0001-20
PREPOSTO: SABRINA SILVA VIEIRA VALENTE CPF: 041.530.091-64

HIDROSSANITÁRIO

TIPO DE PROJETO
PLANTA BAIXA PROJETO SANITÁRIO - COZINHA
PLANTA BAIXA PROJETO HIDRÁULICO - COZINHA

ASSUNTO:

DATA: MARÇO/2024 ESCALA: INDICADA REVISÃO: 000 Nº RRT/ART: _____

REV.	DATA	DESCRIÇÃO	VISTO

3/08

FOLHA: