


Legenda das indicações - TÉRREO	
DH	Ducha Higiênica com Joelho de 90° - 25 mm x 1/2"
LV	Lavatório com joelho de 90° - 25 mm - 1/2"
RG	Registro bruto gaveta ABNT c/PVC soldável - 1.1/2"
RG	Registro bruto gaveta ABNT c/PVC soldável - 3/4"
VD	Valvula de descarga c/PVC soldável - 1.1/2"
VS	Vaso Sanitário com válvula de descarga - 1.1/2"

Legenda - TÉRREO	
☒	Registro bruto gaveta ABNT c/PVC soldável
☒	Valvula de descarga c/PVC soldável

Legenda	
AF	Coluna de Água fria
Ø	Diâmetro da Tubulação
Tubulação - Água fria	

Lista de materiais - TÉRREO	
Água fria	
Aparelho	
Ducha higiênica	
25mm x 1/2"	1 pç
Torneira de lavatório	
25 mm - 1/2"	1 pç
Vaso Sanitário p/ Válvula de Descarga de 1 1/2"	
40mm - 1 1/2"	1 pç
Metais	
Registro de gaveta bruto ABNT	
1.1/2"	1 pç
3/4"	1 pç
Válvula de descarga baixa pressão	
1.1/2"	1 pç
PVC Acessórios	
Bolsa de ligação p/ vaso sanitário	
1.1/2"	1 pç
Engate flexível plástico	
1/2 - 30cm	1 pç
Tubo de descarga VDE.	
38 mm	1 pç
Tubo de ligação latão cromado c/ canopla p/ vaso Sa.	
38 mm	1 pç
PVC rígido soldável	
Adapt sold curto c/bolsa-rosca p registro	
25 mm - 3/4"	2 pç
50 mm - 1.1/2"	3 pç
Curva 90 soldável	
25 mm	2 pç
50 mm	3 pç
Tubos	
25 mm	2.52 m
50 mm	8.61 m
Tê de redução 90 soldável	
50 mm - 25 mm	1 pç
PVC soldável azul c/ bucha latão	
Joelho de redução 90° soldável com bucha de latão	
25 mm - 1/2"	2 pç

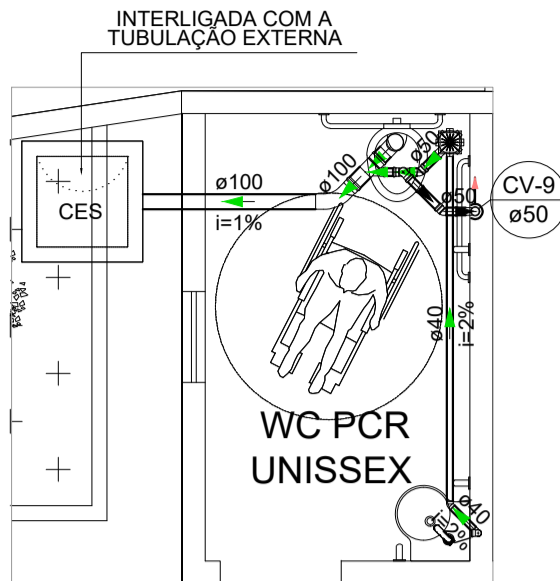


Legenda - TÉRREO	
☒	Caixa Sifonada
CES	Caixas Inspeção Esgoto Sifonada
☒	Curva 45 Longa para Esgoto Sanitário
☒	Curva 45 Longa para Esgoto Sanitário- sobre
☒	Joelho 45
☒	Junção simples
☒	Lavatório Residencial com sifão
☒	Ramais de Ventilação
☒	Vaso Sanitário c/ curva 90°

Legenda	
CV	Coluna de Ventilação
Ø	Diâmetro da Tubulação
Tubulação - Esgoto	

Lista de materiais - TÉRREO	
Esgoto	
Caixas de Passagem	
Caixa de inspeção de esgoto sifonada	
CES- 60x60 cm	1 pç
PVC Acessórios	
Caixa sifonada	
150x150x50	1 pç
Sifão de copo p/ pia e lavatório	
1" - 1.1/2"	1 pç
Válvula p/ lavatório e tanque	
1"	1 pç
PVC Esgoto	
Curva 45 longa	
100 mm	1 pç
Curva 90 curta	
100 mm	1 pç
40 mm	1 pç
Joelho 45	
40 mm	1 pç
50 mm	1 pç
Joelho 90 c/anel p/ esgoto secundário	
40 mm - 1.1/2"	1 pç
Junção simples	
100 mm - 50 mm	1 pç
Tubo rígido c/ ponta lisa	
100 mm - 4"	2.64 m
40 mm	3.17 m
50 mm - 2"	0.55 m
Ventilação	
PVC Esgoto	
Curva 45 longa	
50 mm	1 pç
Joelho 45	
50 mm	1 pç
Joelho 90	
50 mm	1 pç
Tubo rígido c/ ponta lisa	
50 mm - 2"	4.42 m
Tê sanitário	
50 mm - 50 mm	1 pç

PLANTA BAIXA - PROJETO HIDRÁULICO - WC PCD 01
ESCALA: 1/50

PLANTA BAIXA - PROJETO SANITÁRIO - WC PCD 01
ESCALA: 1/50

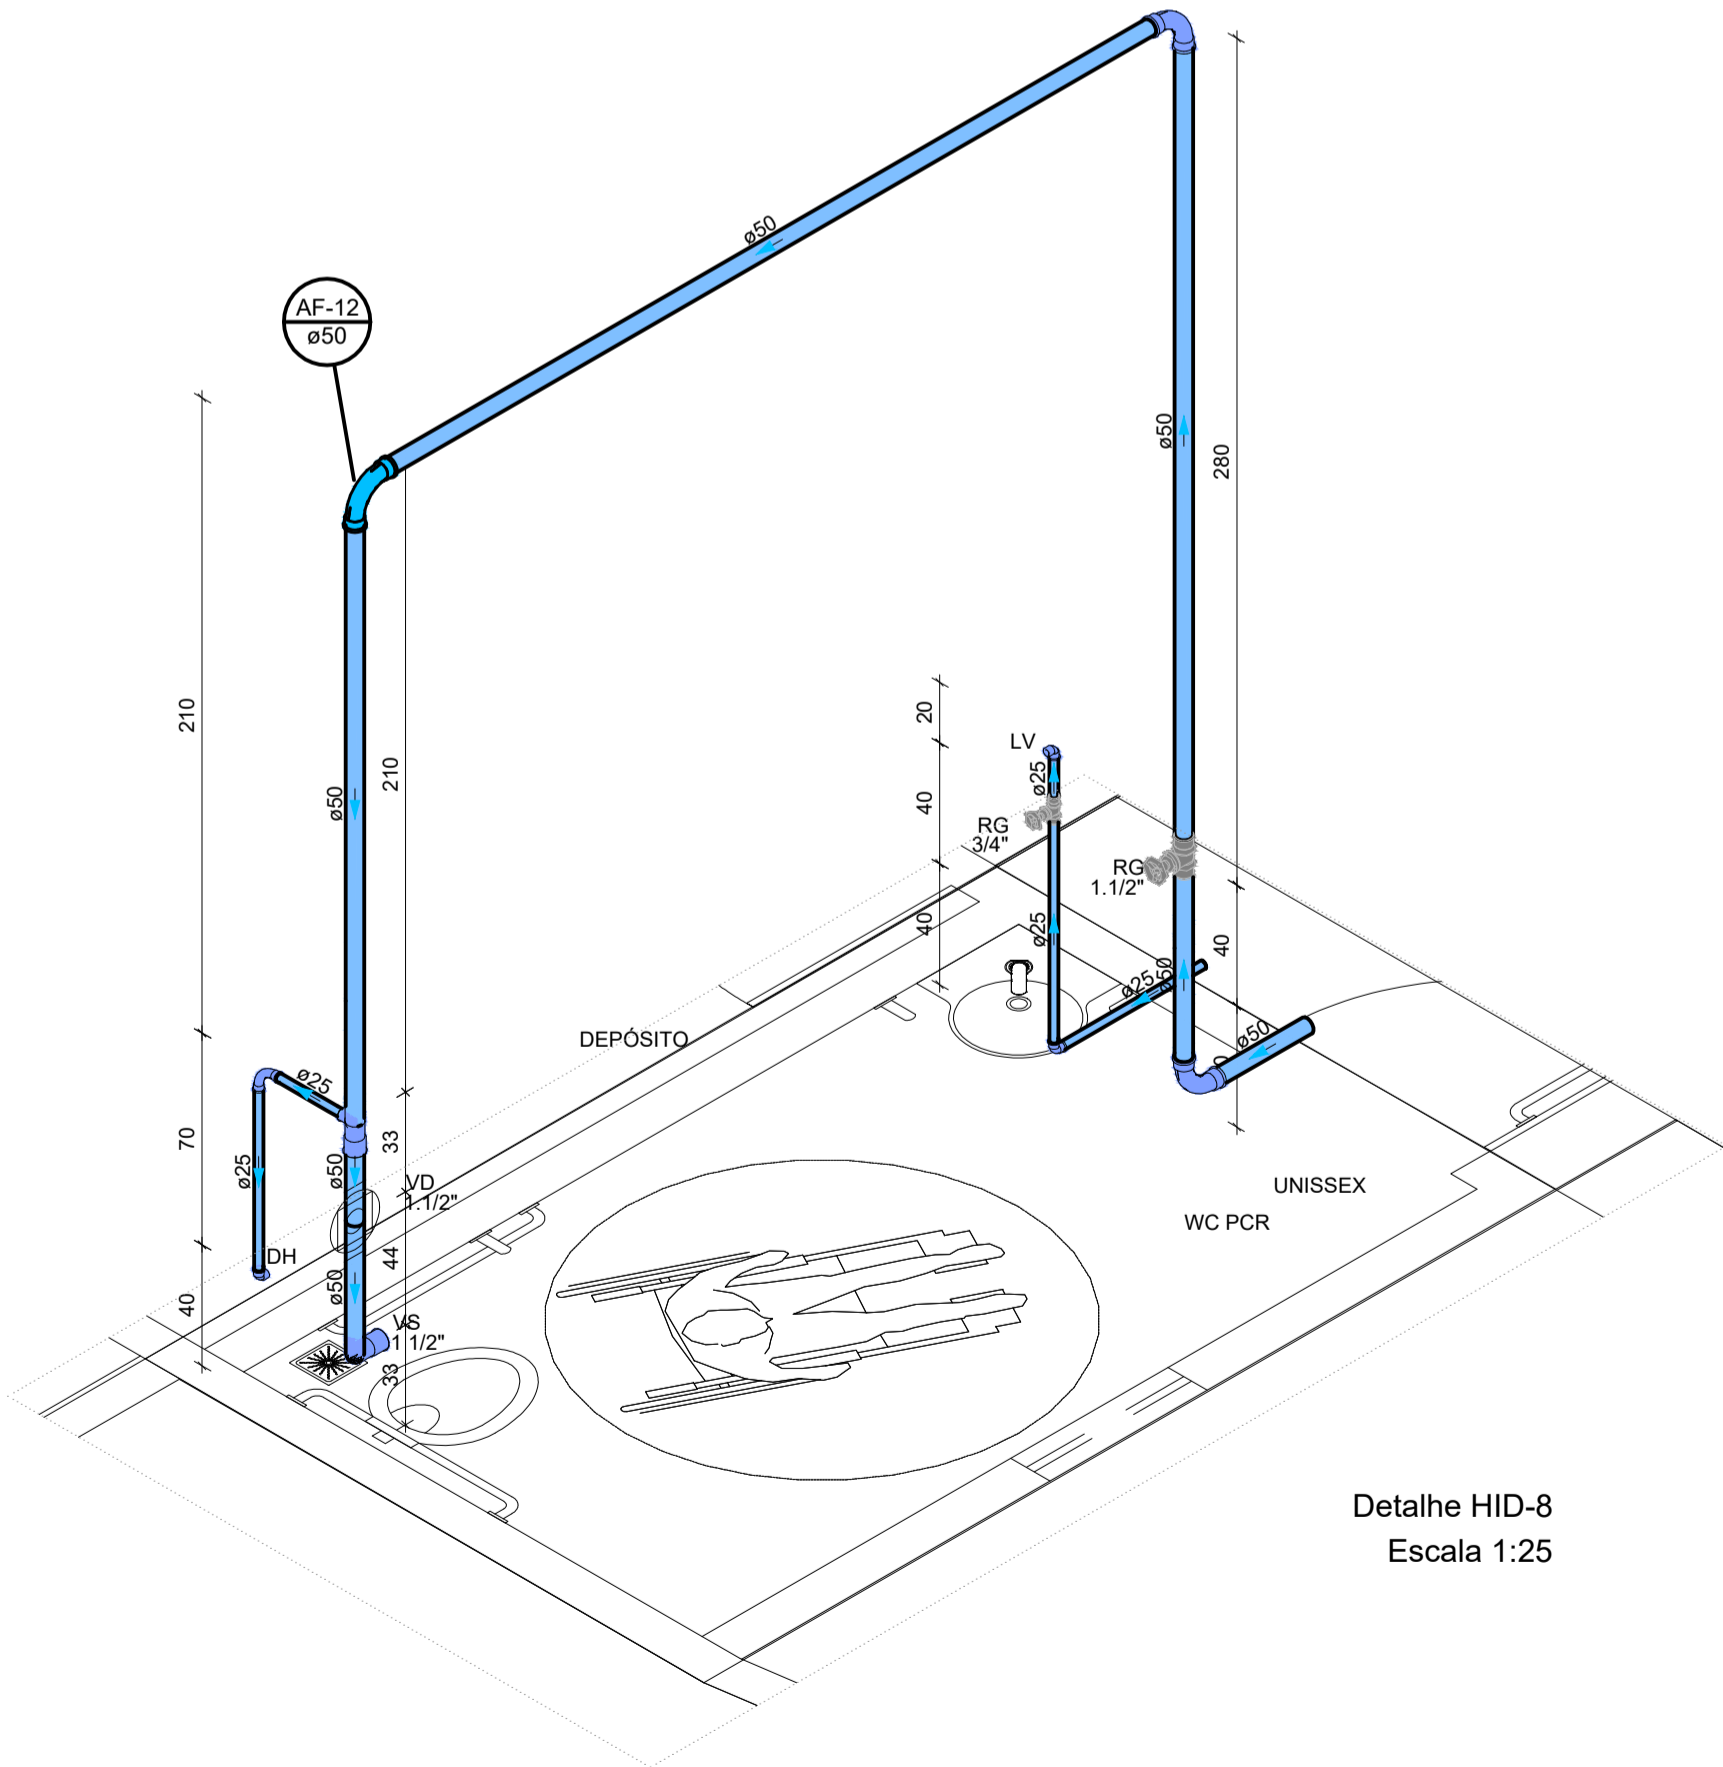

Legenda	
☒	Registro bruto gaveta ABNT c/PVC soldável - 3/4"
☒	Valvula de descarga c/PVC soldável
AF	Coluna de Água fria
Ø	Diâmetro da Tubulação
Tubulação - Água fria	

Legenda das indicações - TÉRREO	
DH	Ducha Higiênica com Joelho de 90° - 25 mm x 1/2"
LV	Lavatório com joelho de 90° - 25 mm - 1/2"
RG	Registro bruto gaveta ABNT c/PVC soldável - 1.1/2"
RG	Registro bruto gaveta ABNT c/PVC soldável - 3/4"
VD	Valvula de descarga c/PVC soldável - 1.1/2"
VS	Vaso Sanitário com válvula de descarga - 1.1/2"

Detalhe HID-8
Escala 1:25

DETALHE ISOMÉTRICO - WC PCD 01
ESCALA: 1/25



GERÊNCIA DE PROJETOS E INFRAESTRUTURA
APROVADO _____
TECNICO RESPONSÁVEL PELA APROVAÇÃO

CEPI MOISES SANTANA

AMPLIAÇÃO E REFORMA

ENDEREÇO
PÇA RUI BARBOSA 1 S/N, CENTRO - SILVÂNIA - GO

ÁREA DO TERRENO	ÁREA PERMEAB.	ÁREA EXISTENTE	ÁREA A DEMOLIR	ÁREA A CONSTRUIR	ÁREA TOTAL CONSTRUÇÃO
Idem ARQ 1	Idem ARQ 1	Idem ARQ 1	—	Idem ARQ 1	Idem ARQ 1

AUTOR: CARLOS ALBERTO DIAS JUNIOR - CREA-SP: 5062414910

RT DA OBRA:

PROPRIETÁRIO: SECRETARIA DE ESTADO DA EDUCAÇÃO - CNPJ: 01.409.705.0001-20
PREPOSTO: SABRINA SILVA VIEIRA VALENTE - CPF: 041.530.091-64

HIDROSSANITÁRIO

TIPO DE PROJETO

PLANTA BAIXA PROJETO SANITÁRIO - WC PCD 01
PLANTA BAIXA PROJETO HIDRÁULICO - WC PCD 01
DETALHES ISOMÉTRICOS - WC PCD 01

ASSUNTO:

DATA: MARÇO/2024
ESCALA: INDICADA
REVISÃO: 000
Nº RRT/ART:

REV.	DATA	DESCRIÇÃO	VISTO

5/08

FOLHA: