






PLANTA BAIXA - SANITARIO
ESCALA 1:150

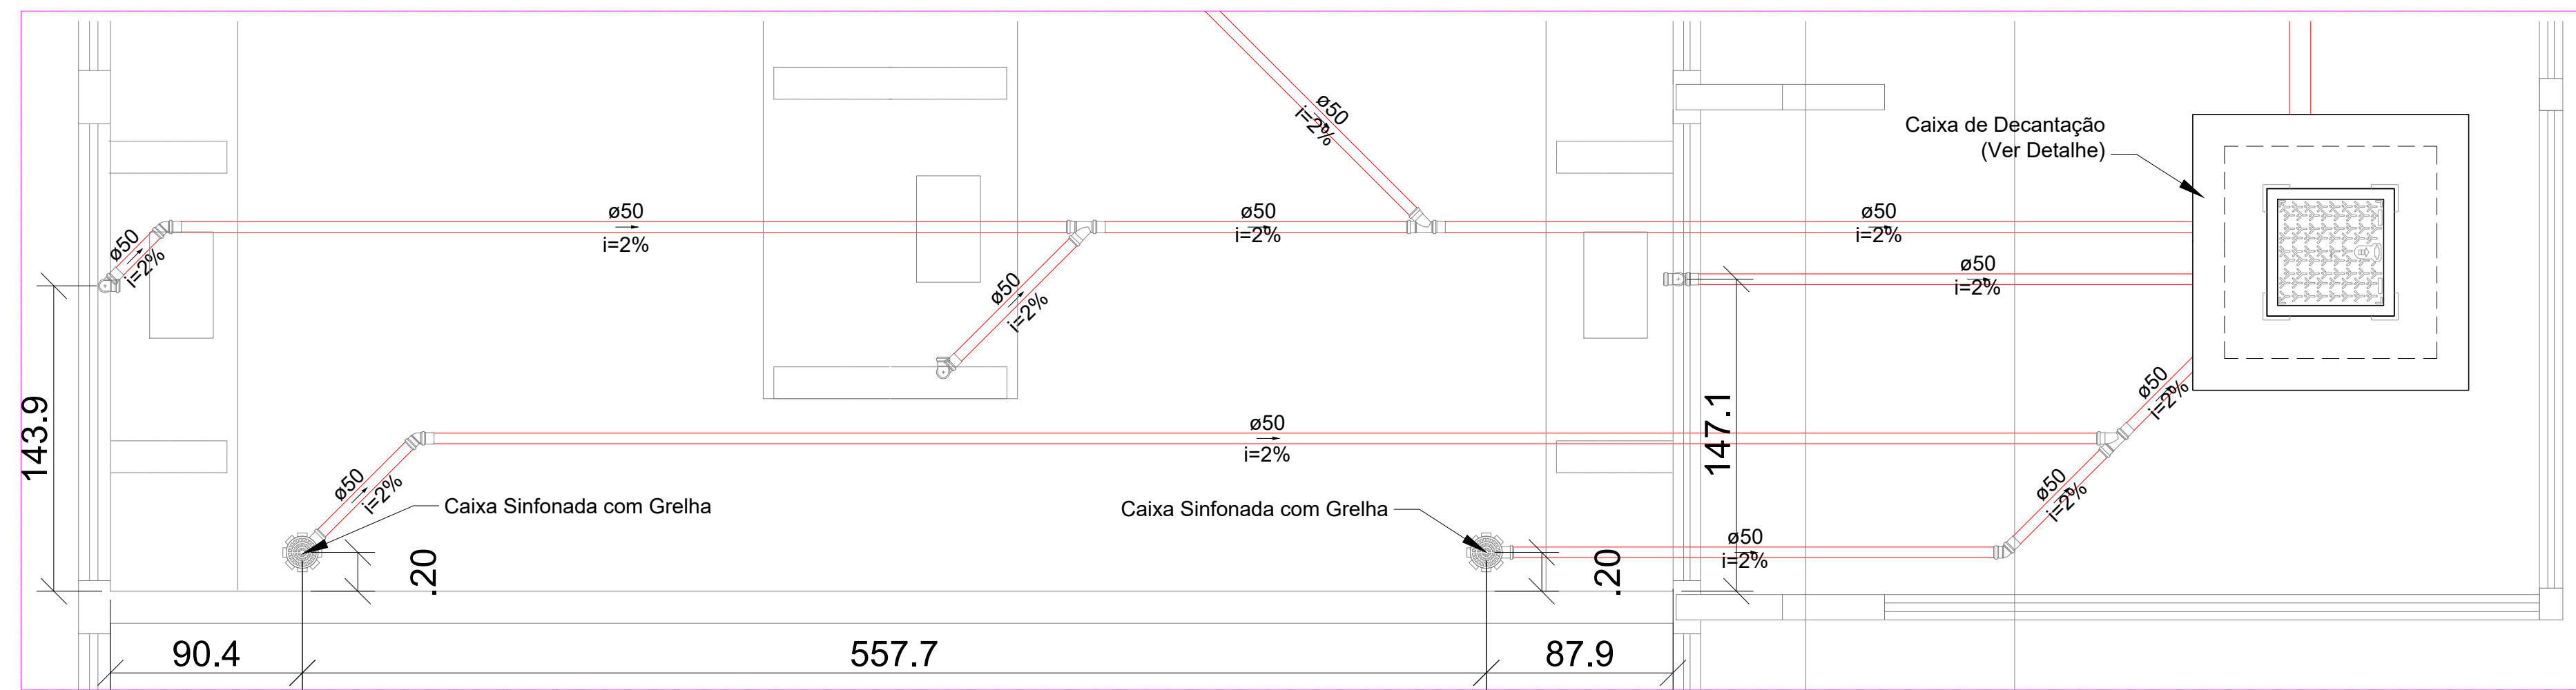


DETALHE S2
ESCALA 1:25

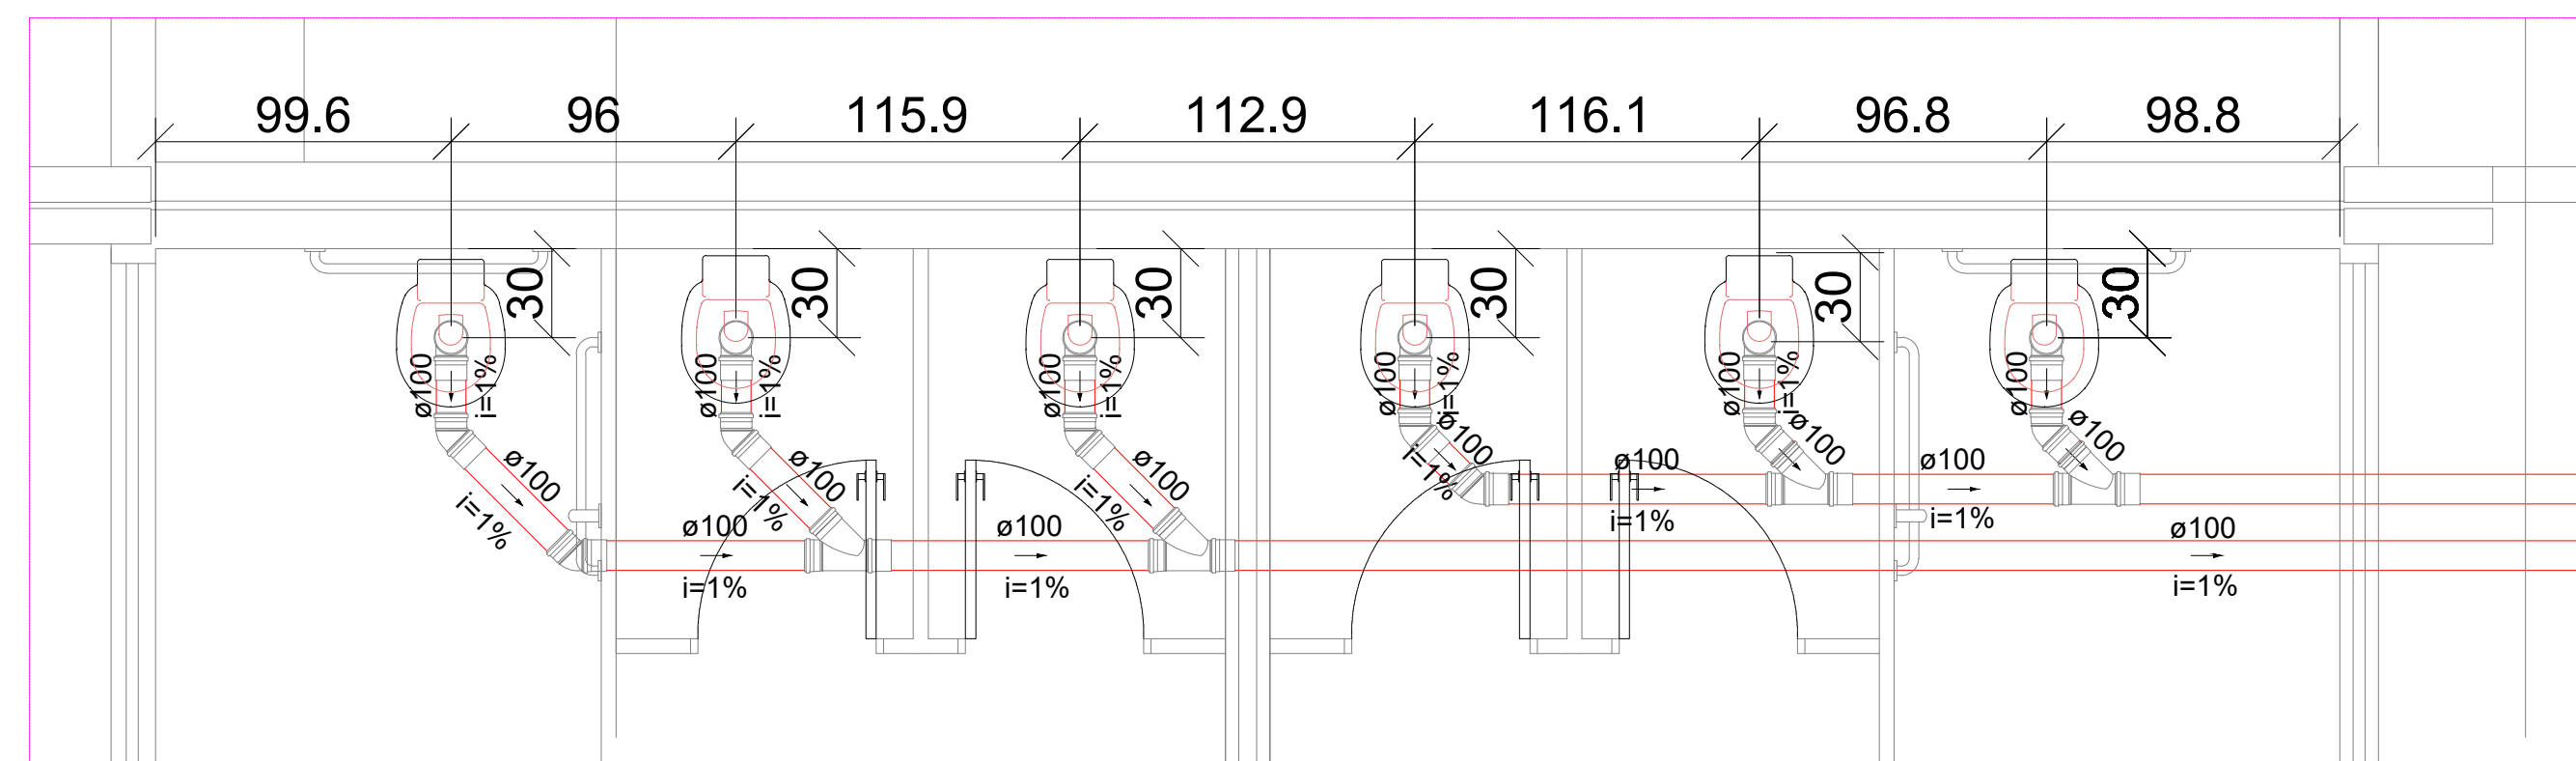


DETALHE S4
ESCALA 1:25

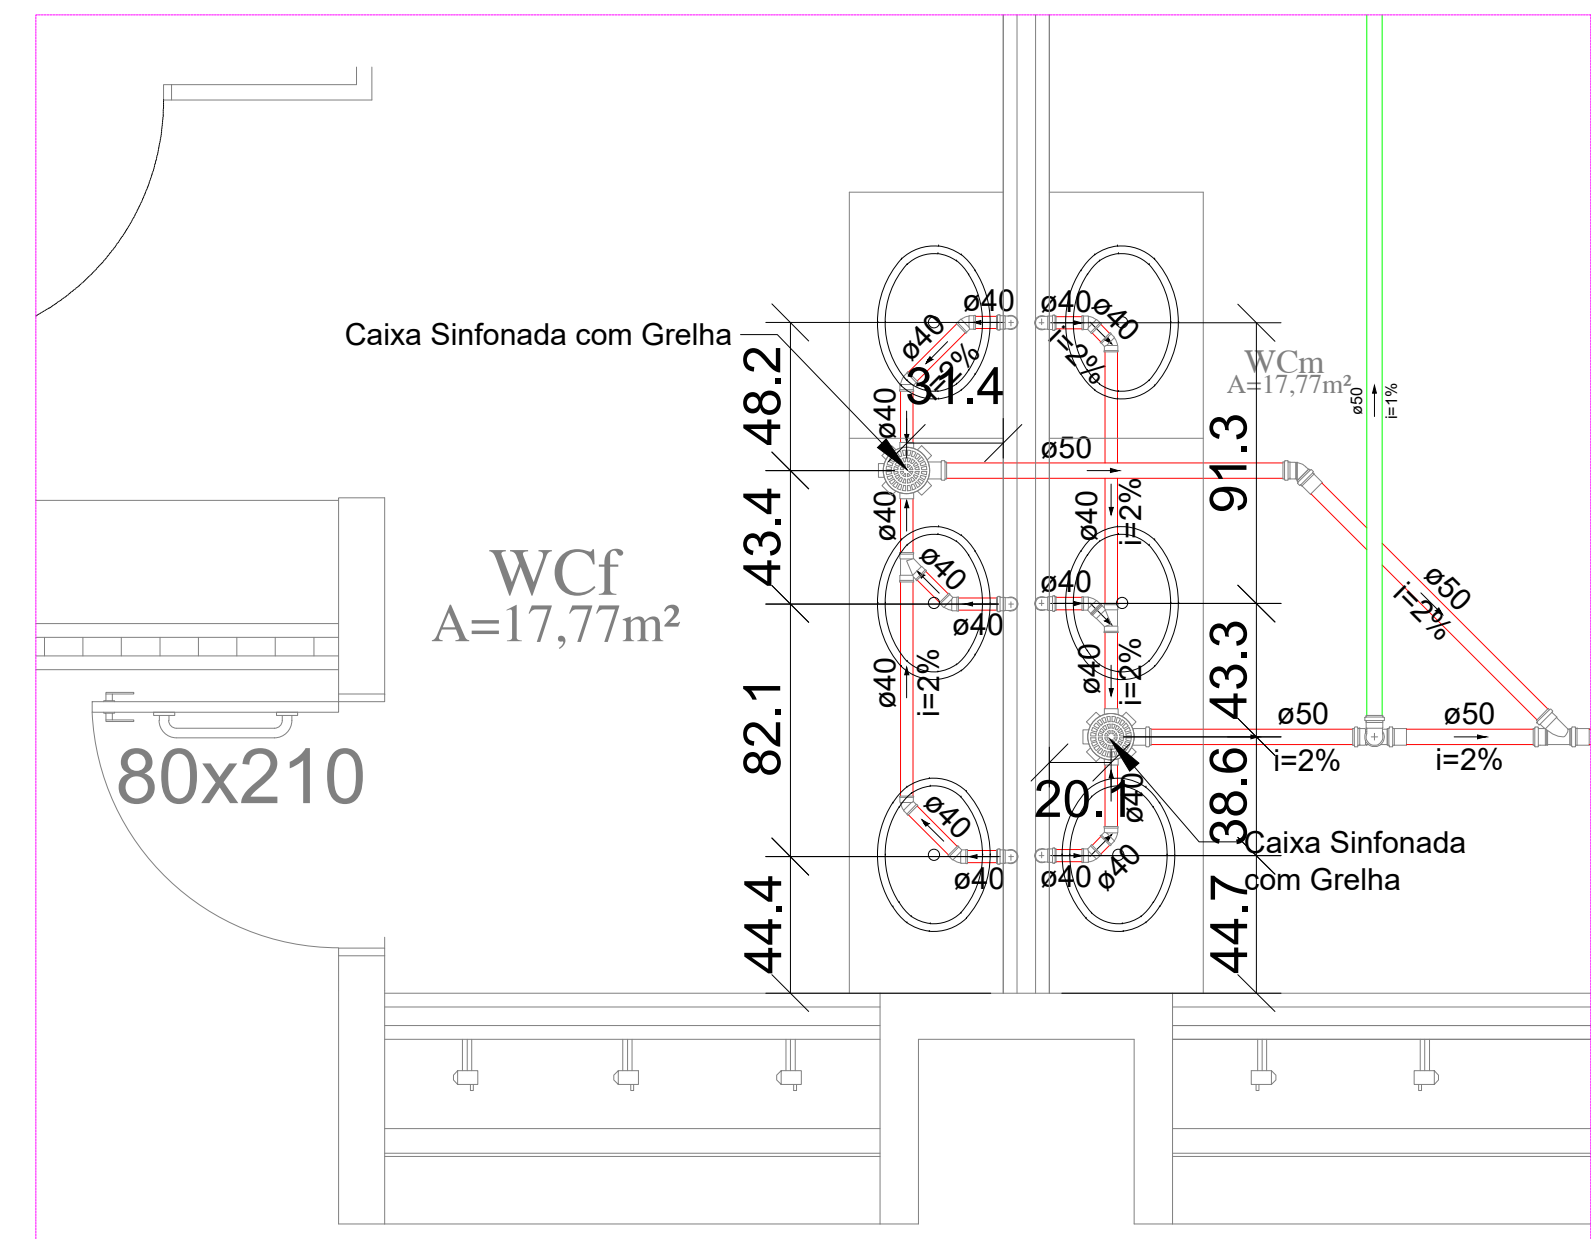

DETALHE S5
ESCALA 1:25

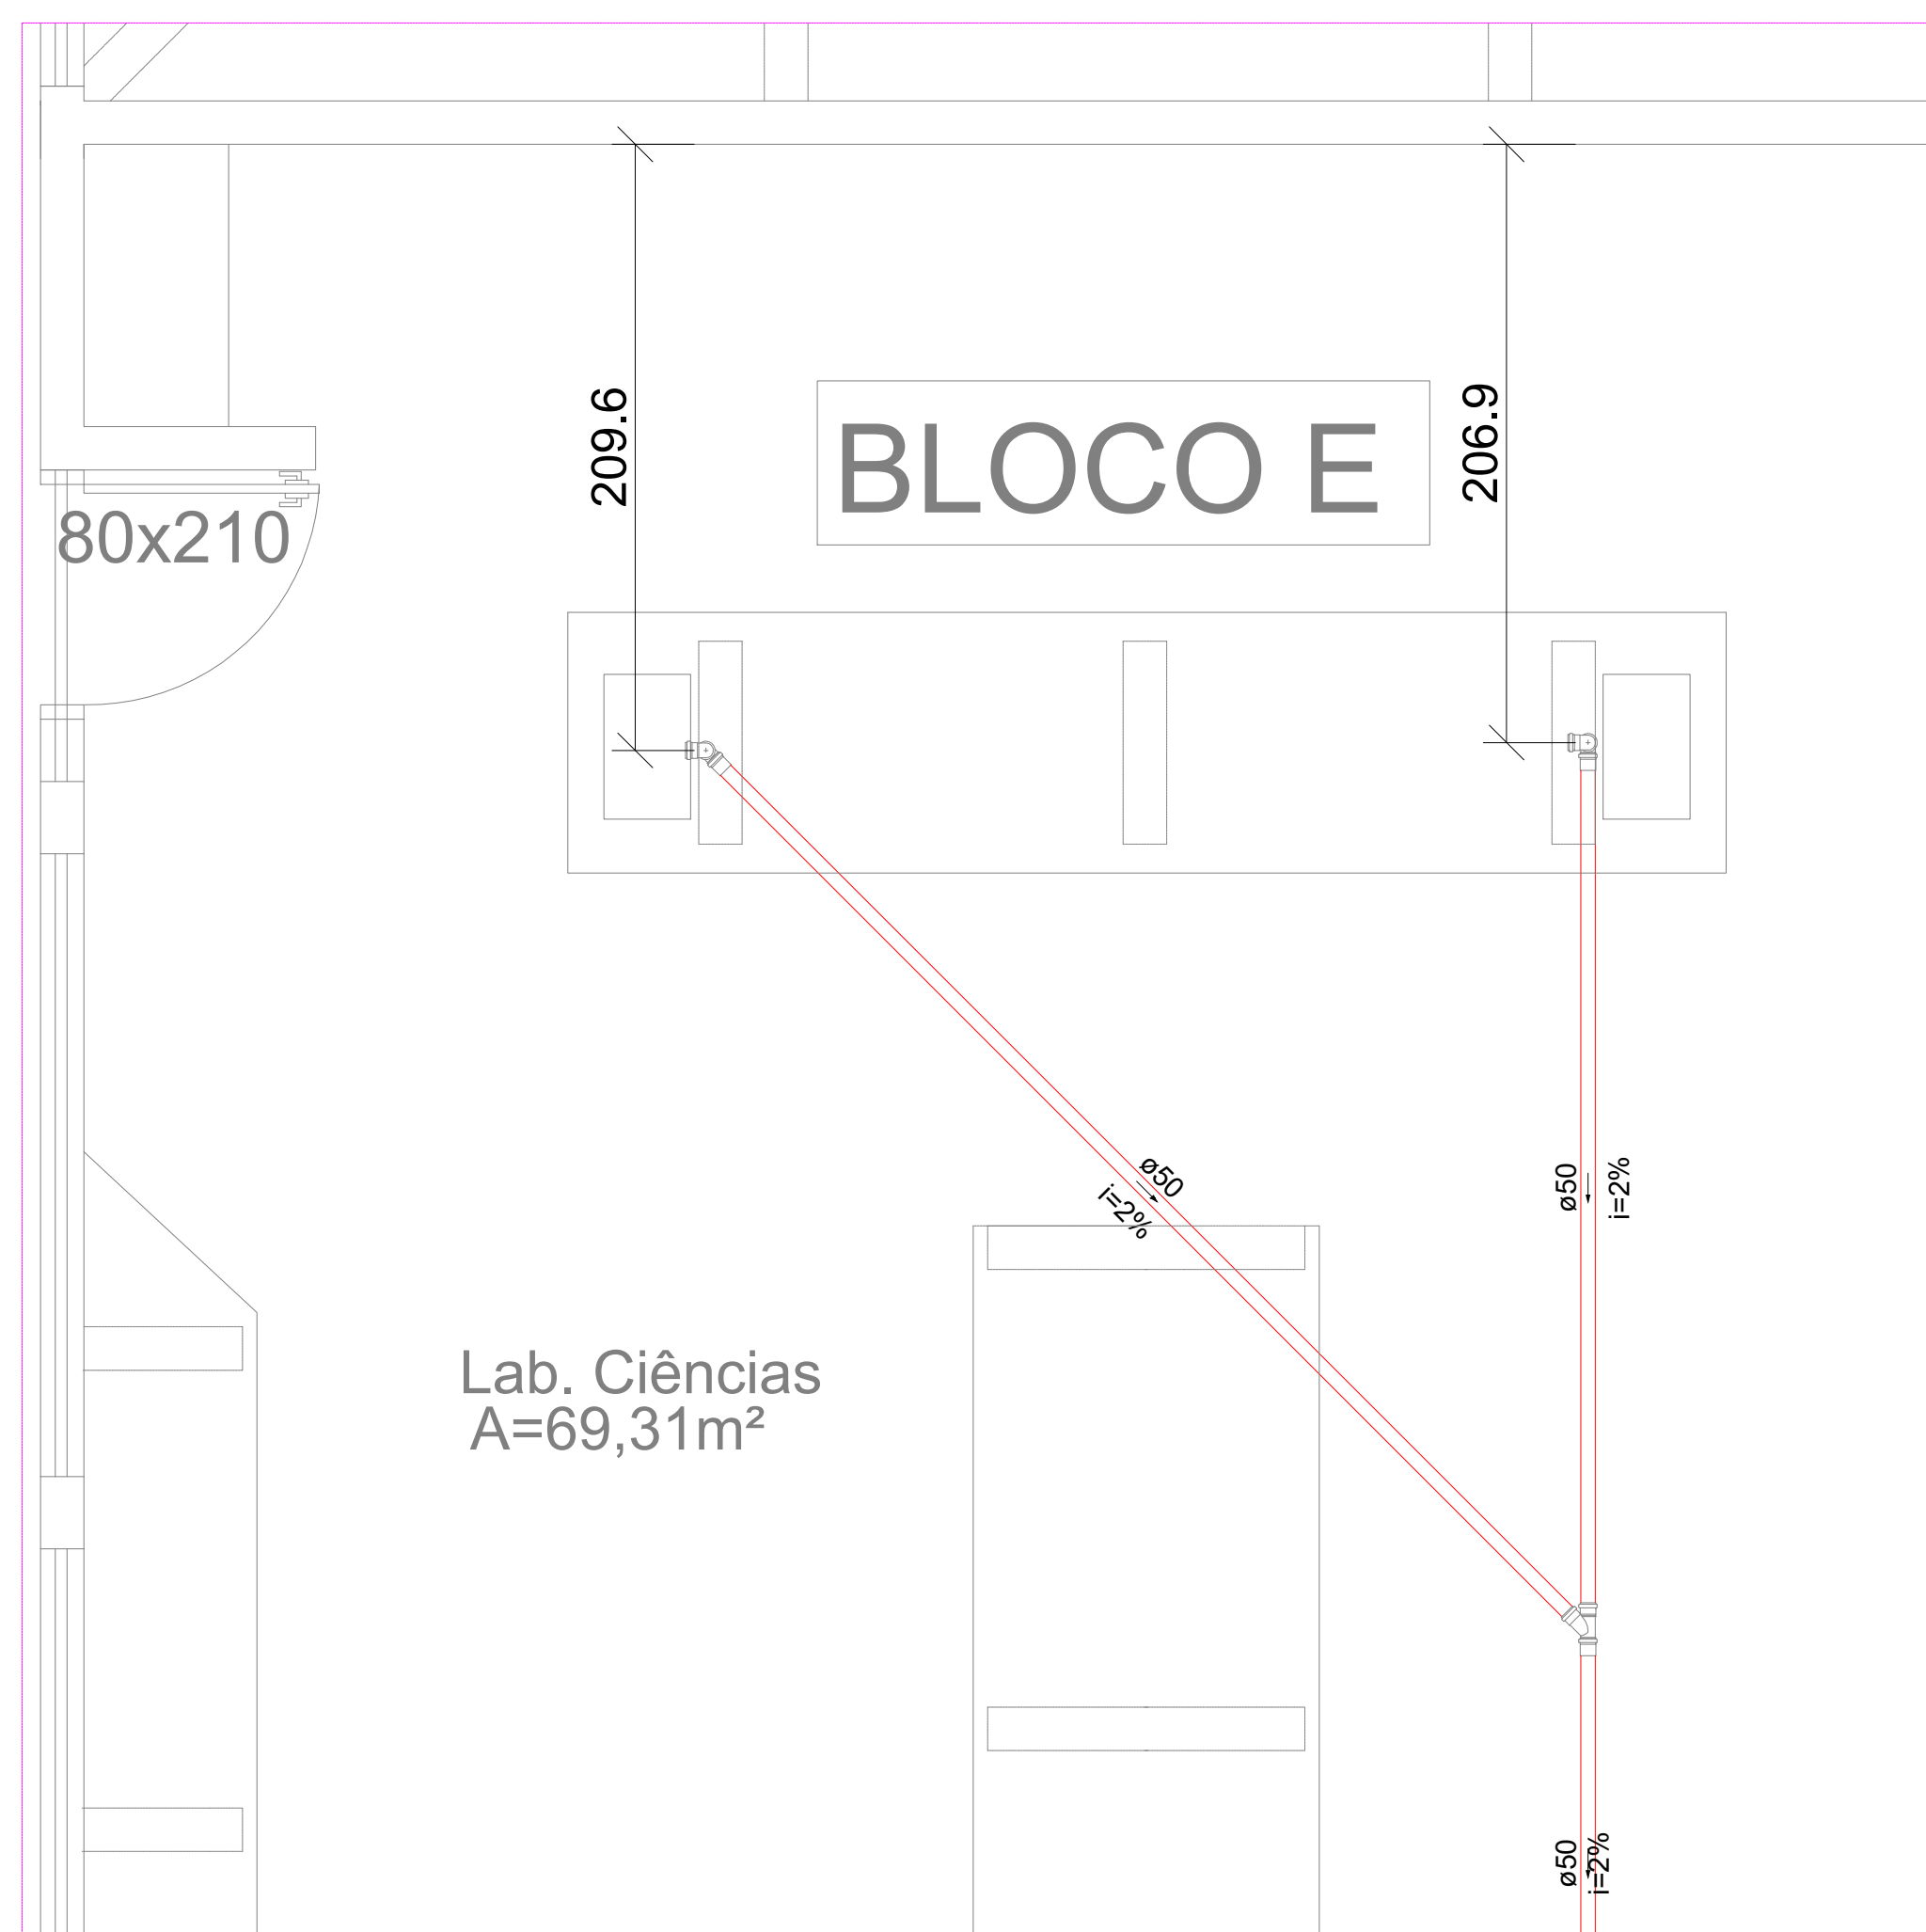

DETALHE S3
ESCALA 1:25

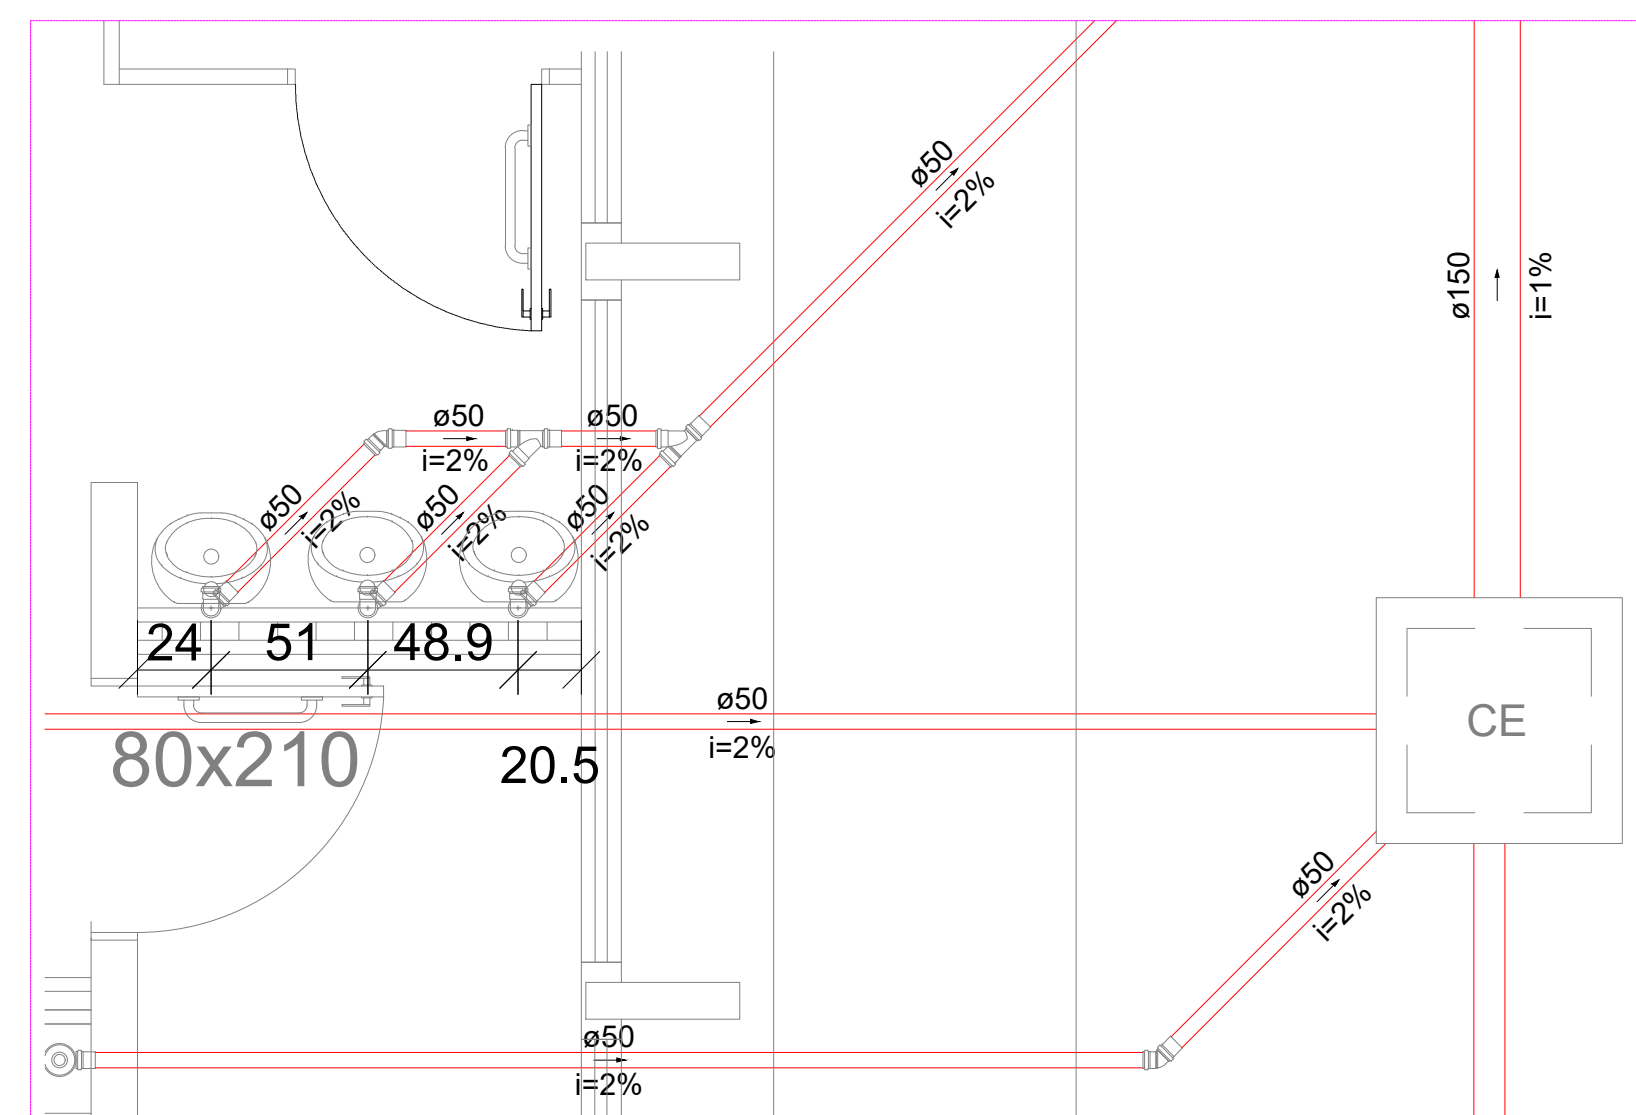

DETALHE S6
ESCALA 1:25

ESTADO DE GOIÁS
SECRETARIA DE ESTADO DA EDUCAÇÃO
SUPERINTENDÊNCIA DE INFRAESTRUTURA
GERÊNCIA DE PROJETOS E INFRAESTRUTURA

GERÊNCIA DE PROJETOS E INFRAESTRUTURA
APROVADO

TECNICO RESPONSÁVEL PELA APROVAÇÃO

CENTRO DE ENSINO EM PERÍODO INTEGRAL ESTER DA
CUNHA PERES

AMPLIAÇÃO/ REFORMA

ENDEREÇO
5ª AVENIDA, QUADRA 56 ÁREA ESPECIAL- VILA GUARA - LUZIANIA GO
CEP: 72835-340

ÁREA DO TERRENO 2.749,50m²

AUTOR: ENG. CIVIL BRUNO FRANÇA DE VILHENA, CREA: 10212081380-GO

RT DA OBRA:

PROPRIETÁRIO: SECRETARIA DE ESTADO DA EDUCAÇÃO CNPJ: 01.409.705/0001-20
PREPOSTO: SABRINA SILVA VIEIRA VALENTE CPF: 041.030.991-64

HIDROSSANITÁRIO

TIPO DE PROJETO

PLANTA BAIXA - SANITARIO
DETALHES SANITARIOS

—ASSUNTO—

DATA: JUNHO/2025 ESCALA: INDICADA REVISÃO: 000 Nº RT/ART: 1020240218018

REV. DATA DESCRIÇÃO VISTO

1/5

FOLHA PROJETISTA BRUNO FRANÇA