



PLANTA BAIXA - PAVIMENTO TERREO
ESCALA 1:150

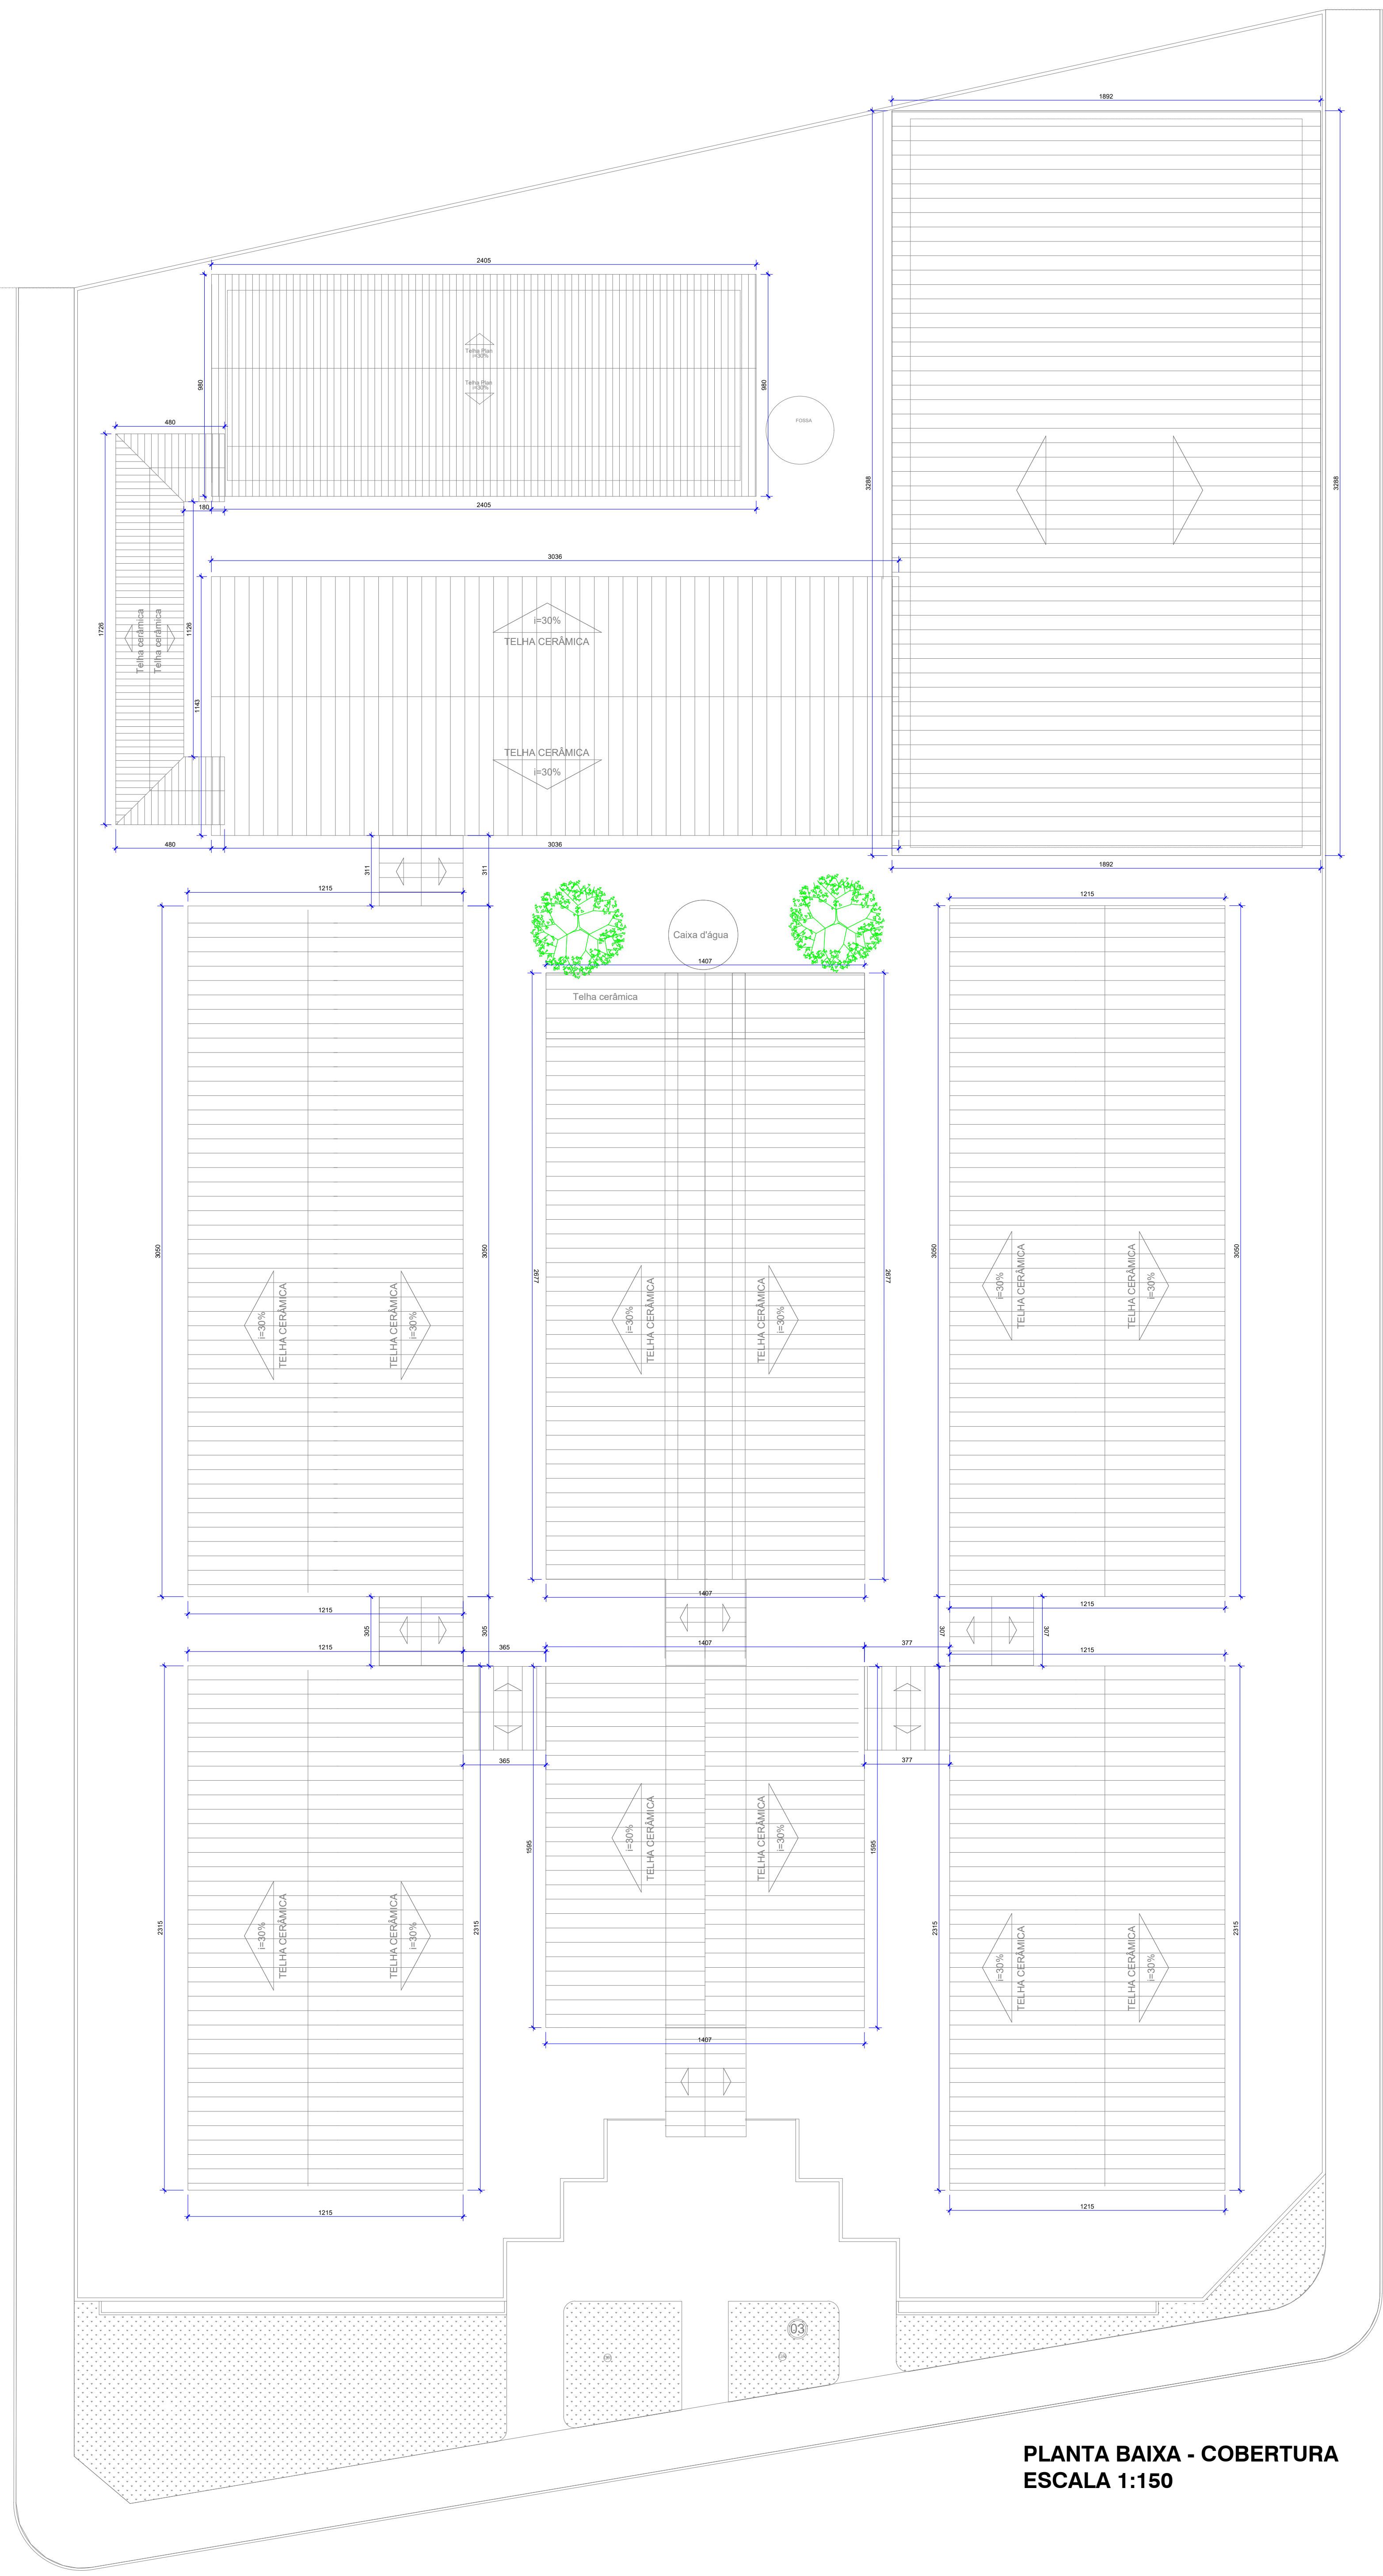

PLANTA BAIXA - COBERTURA
ESCALA 1:150

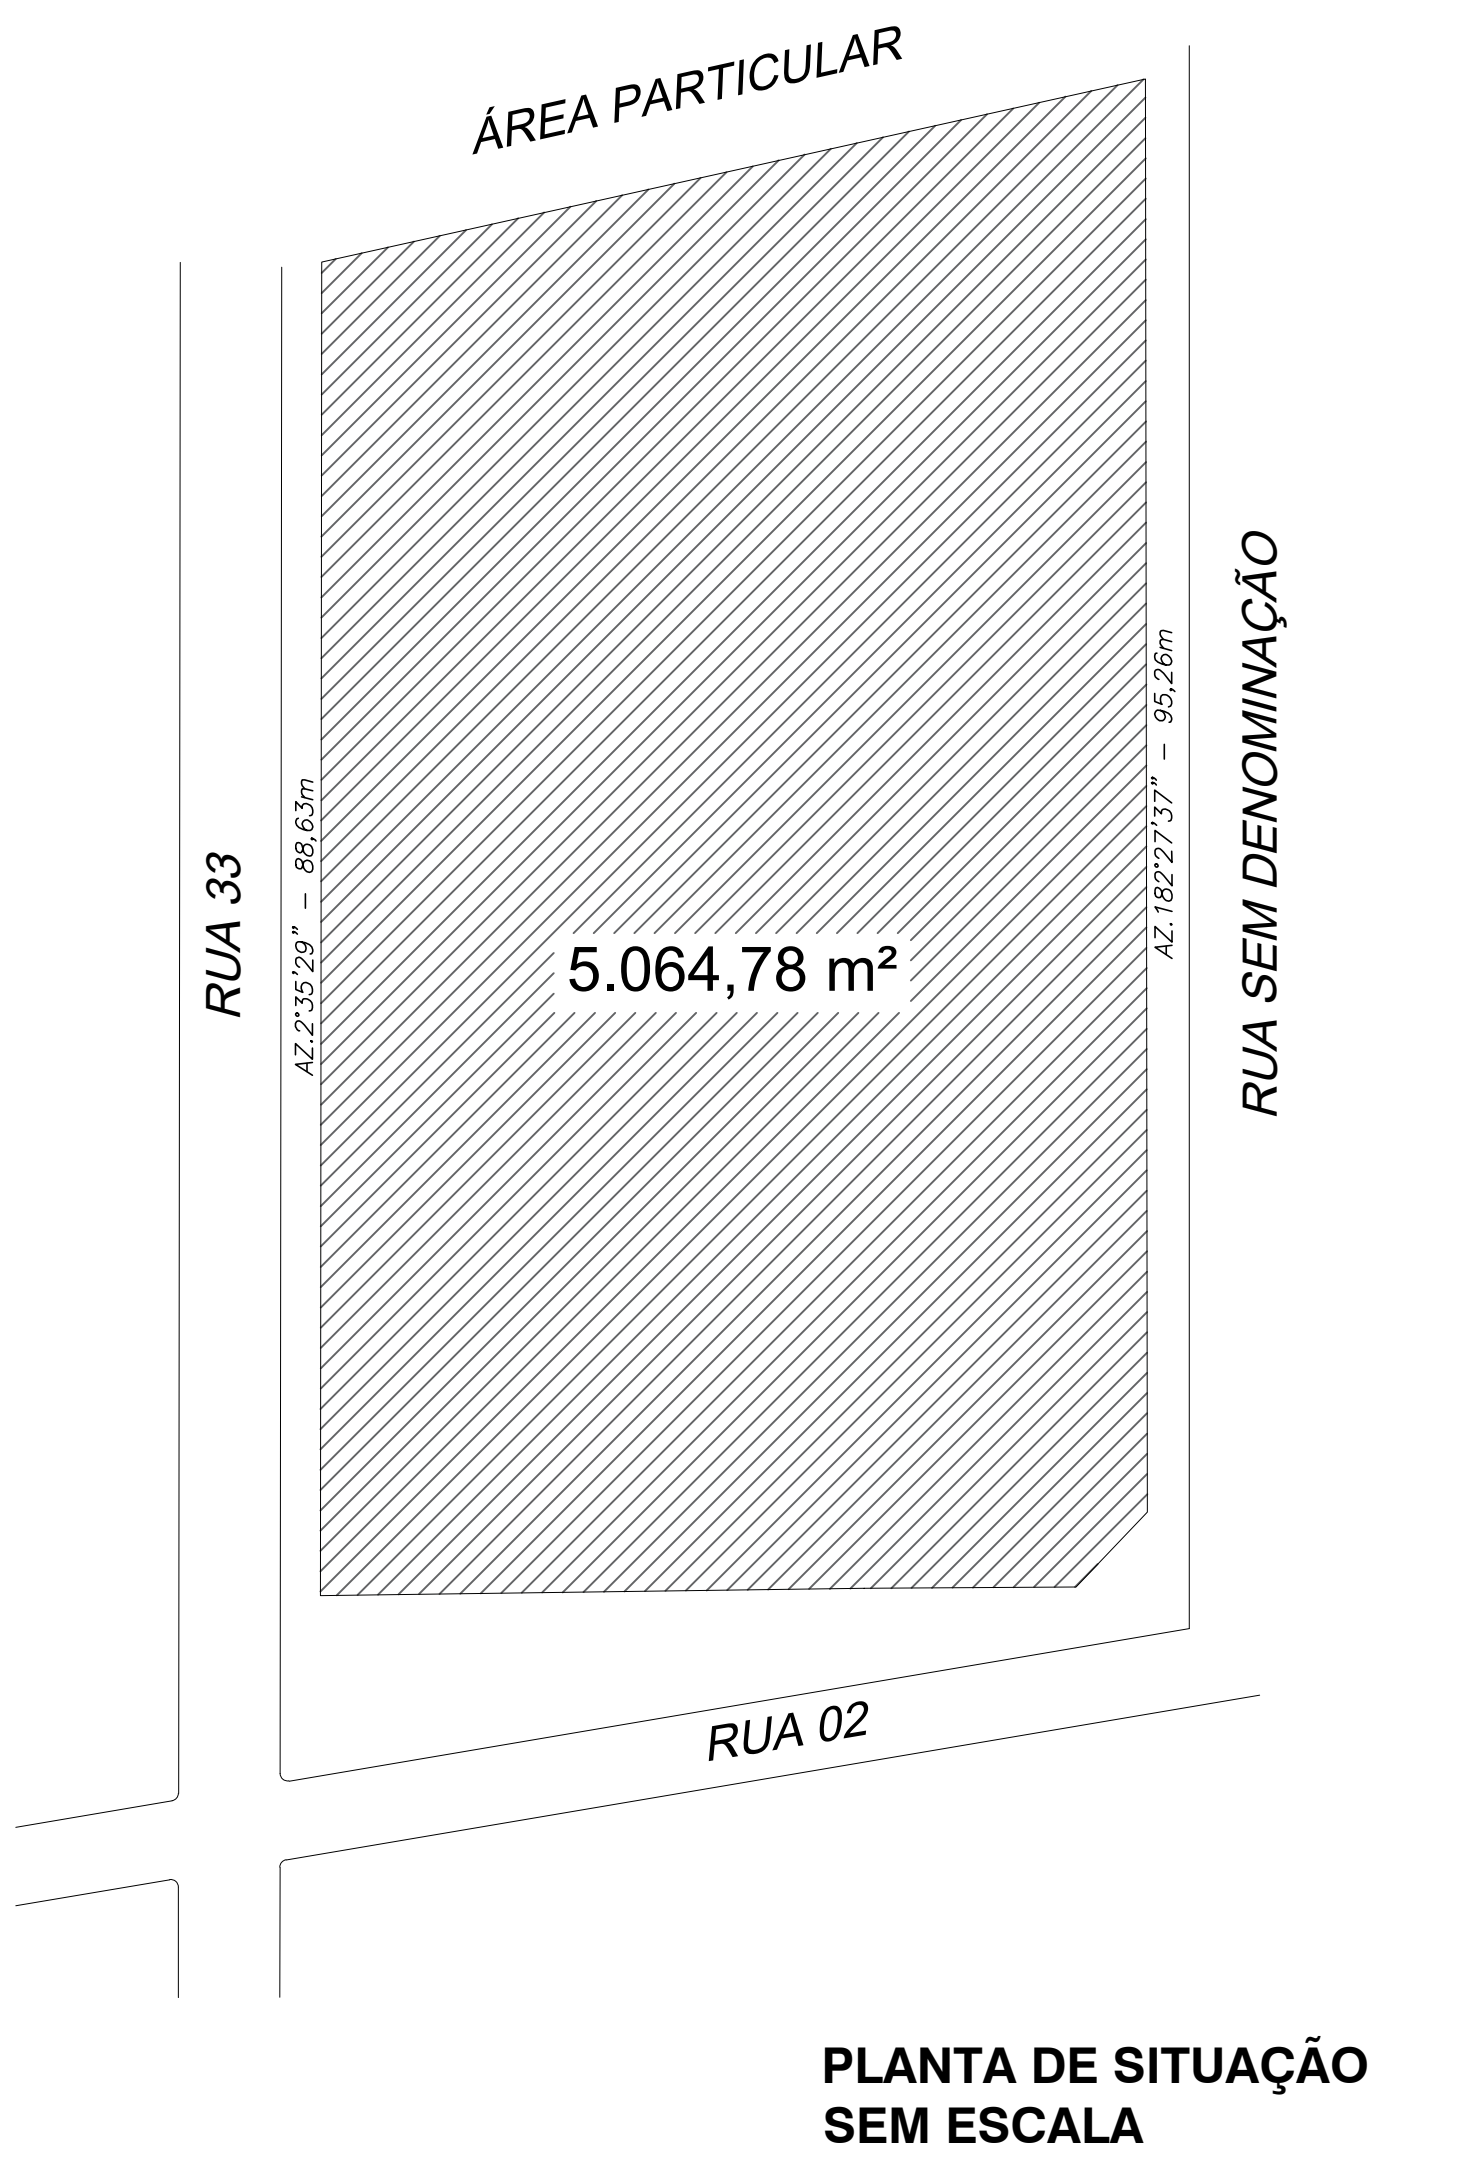

ESTADO DE GOIÁS
CORPO DE BOMBEIROS MILITAR
PROCESSO N° 37685/25

1. (X) Aprovação inicial de projeto;
2. () Substituição de Projeto, Protocolo original nº _____
() Com CTICTD, Protocolo nº _____
() Projeto de Alteração, Data de construção da edificação: _____
() Sistema para edificações comprovadamente construídas em data anterior a 10/03/2007, conforme NT-41.

ANALISADO E APROVADO
DIGITALMENTE POR:

NOME: _____
DATA: _____
CÓDIGO: _____
VERIFICADOR: _____

Escaneie o QR CODE ao lado ou acesse o site
https://www.bombeiros.go.gov.br/central/verificador/verificador
para verificar a autenticidade de aprovação utilizando o código verificador.

ESTADO DE GOIÁS
SECRETARIA DE ESTADO DA EDUCAÇÃO
SUPERINTENDÊNCIA DE INFRAESTRUTURA
GERÊNCIA DE PROJETOS E INFRAESTRUTURA

GERÊNCIA DE PROJETOS E INFRAESTRUTURA
APROVADO _____
TÉCNICO RESPONSÁVEL PELA APROVAÇÃO _____

CENTRO DE ENSINO EM PERÍODO INTEGRAL ESTER DA
CUNHA PERES

AMPLIAÇÃO / REFORMA

ENDEREÇO
RUA 05, QUADRA 56 ÁREA ESPECIAL- VILA GUARA - LUZIANIA GO CEP:
72835-340

ÁREA DO TERRENO	ÁREA PERMEÁVEL	ÁREA EXISTENTE	ÁREA A DEMOLIR	ÁREA A CONSTRUIR	ÁREA TOTAL CONSTRUÇÃO
					2.749,55m²

AUTOR: ENG. CIVIL BRUNO FRANÇA DE MOURA/CREA: 10212091350-GO

RT DA OBRA: _____

PROPRIETÁRIO: SECRETARIA DE ESTADO DA EDUCAÇÃO CNPJ: 01.409.755.0001-20
PROFESSOR: SABRINA SILVA VIEIRA VALENTE CNPJ: 041.530.091-54

INCÊNDIO

TIPO DE PROJETO

PLANTA BAIXA - PAVIMENTO TERREO
PLANTA BAIXA - COBERTURA
PLANTA DE SITUAÇÃO

—ANEXO—

DATA	ESCALA	REVISÃO	Nº FRT/ART
MARÇO/2025	INDICADA	03	1020240218018

REV.	DATA	DESCRIÇÃO	VISTO

2/3
FOLHA