

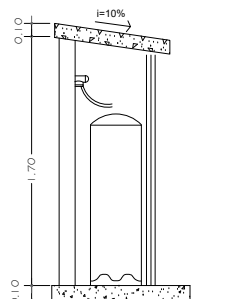
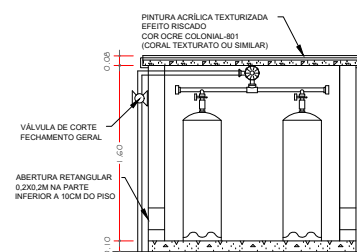


Planta baixa - Instalação de Gás  
Escala 1:110

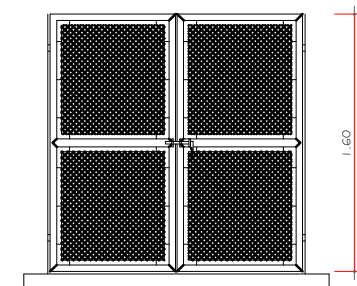


CORTE PERPENDICULAR

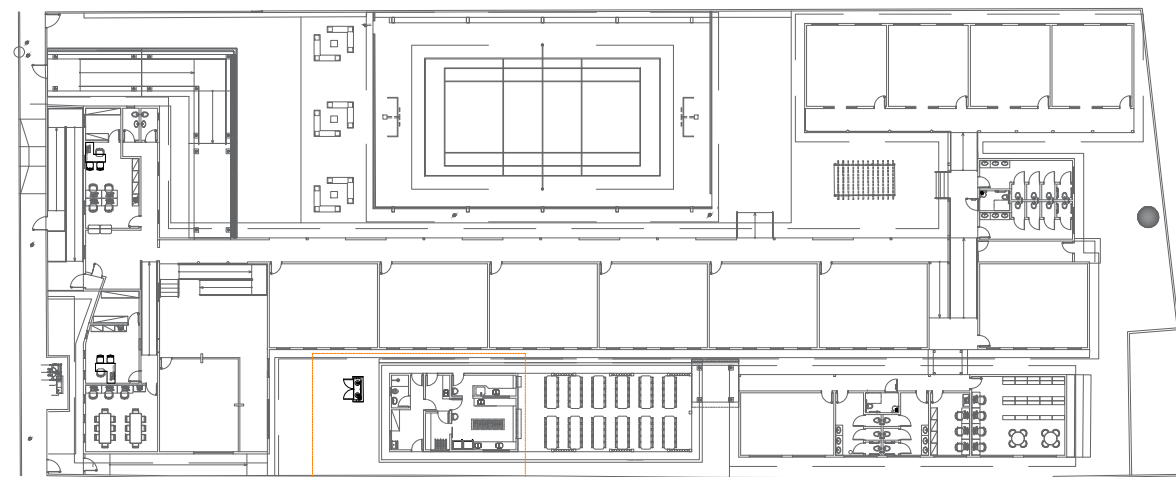


Ver planta baixa da instalação de gás

Planta de situação - Instalação de Gás  
Escala 1:550

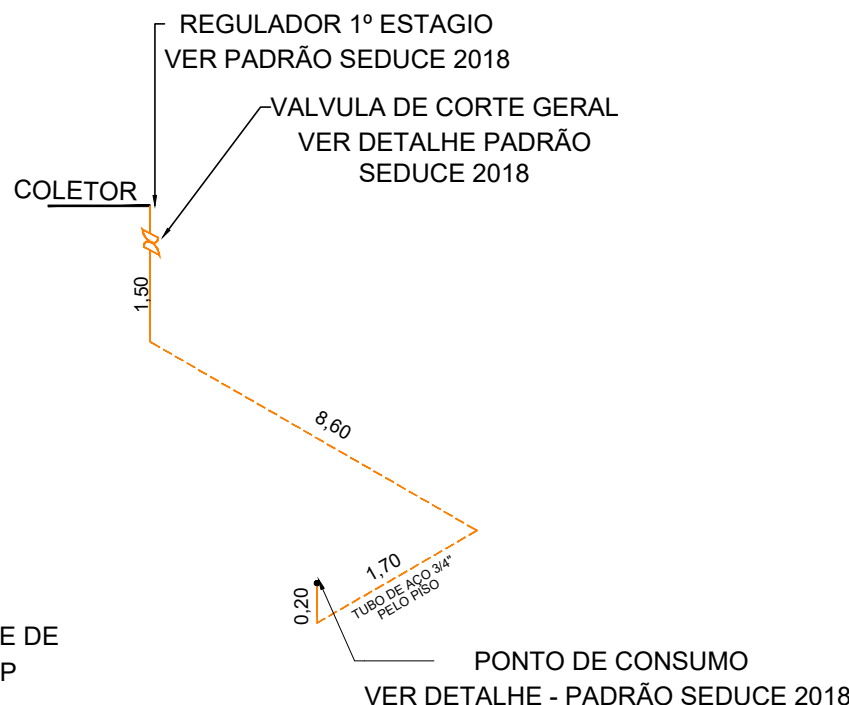

ISOMÉTRICO DA REDE DE DISTRIBUIÇÃO DE GLP  
SEM ESCALA

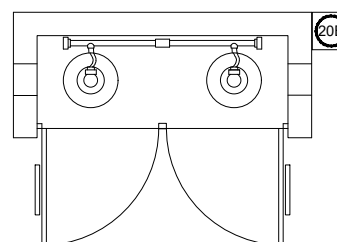

- PONTO DE SUBIDA
- PONTO DE DECIDA
- PONTO DE CONSUMO

- TUBULAÇÃO APARENTE (VAPOR)
- TUBULAÇÃO ENTERRADA (VAPOR)

CODIGO	SIMBOLO	SIGNIFICADO	FORMA E COR	APLICAÇÃO
1		Proibido fumar	Símbolo: Circular Fundo: branco Pictograma: preto Faixa circular e barra diametral: vermelhas	Todo local onde o fumo possa aumentar o risco de incêndio
6		Cuidado, Risco de Incêndio	Símbolo: Triangular Fundo: amarelo Pictograma: preto Faixa triangular: preto	Proximo a materiais ou áreas com presença de produtos altamente inflamáveis



Projeto:  
**GÁS CANALIZADO**

Área terreno:  
3.064,55M2

Descrição:  
Instalação do Gás Canalizado  
Composta por 2- P45

Área Existente:  
1.625,15M2

Data:  
09/07/2024

Prancha:  
**01/01**

MUNICÍPIO: CATALÃO  
ESCOLA: CE Dº DAVID PERSICANO  
ENDEREÇO: AV. JOSÉ MARCELINO, Nº 288  
NOSSA SENHORA DE FÁTIMA

AUTOR: JOAO PEDRO MOREIRA PIRES - ARQUITETO E URBANISTA - CAU: A187684-8 - RRT:14490483

PROPRIETÁRIO: SECRETARIA DE ESTADO DA EDUCAÇÃO CNPJ: 01.409.705.0001-20  
PREPOSTO: SABRINA SILVA VIEIRA VALENTE CPF: 041.530.091-64