


AV. INDEPENDÊNCIA

ACESSO PEDESTRES


FACHADA 1

ACESSO VEÍCULOS

DETALHE DE INSTALAÇÃO DA LUMINÁRIA DE EMERGÊNCIA

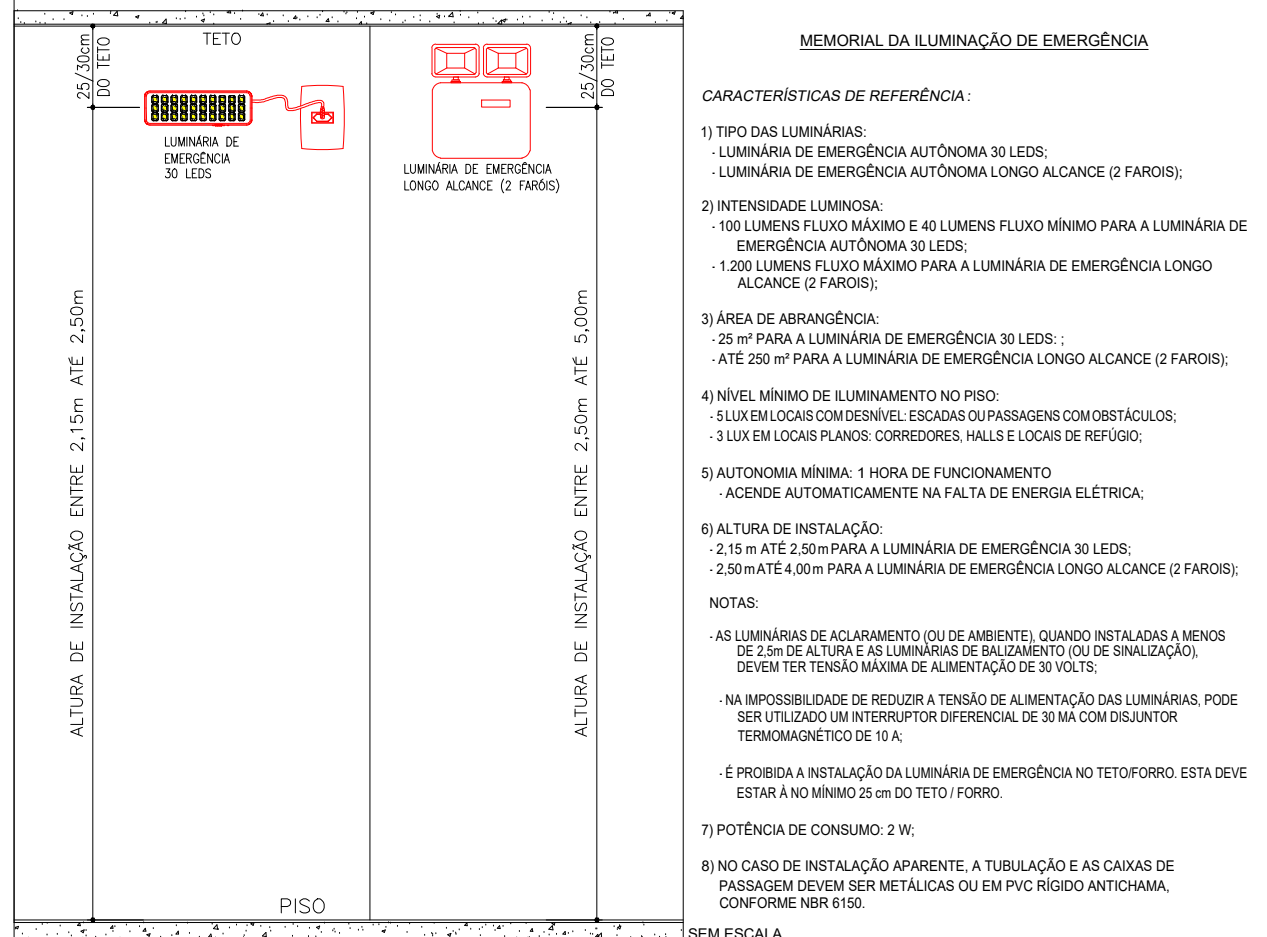

LEGENDA GERAL	
SIMBOLOGIA	ESPECIFICAÇÃO
	CORRIMAÇÃO (ALTURA ENTRE 80cm E 90cm)
	DIREÇÃO DO FLUXO DA ROTA DE FUGA
	SAÍDA FINAL DA ROTA DE FUGA
	CENTRAL PREDIAL DE GLP OU GÁS NATURAL
	PARADES CORTA FOGO - TRRF 120 MINUTOS
	PONTO DE LUMINACAO DE EMERGENCIA - FLUXO LUMINOSO DE 300 LUMENS
	PONTO DE LUMINACAO DE EMERGENCIA TIPO "FAROL DE MLHA" - 750 LUMENS
	ACIONADOR DE BOMBA DE INCENDIO (BOTÃO TIPO LIGA/DESLIGA)
	BOMBA DE INCENDIO
	HIDRANTE INTERNO (H.I.) SIMPLES
	HIDRANTE RECALQUE (H.R.) SEM VÁLVULA DE RETENÇÃO
	RESERVA DE INCENDIO
	EXTINTOR DE CARGA DE PÓ ABC - 2A:20-B:C
	EXTINTOR DE CARGA DE PÓ ABC NO ABRIGO - 2A:20-B:C
	CENTRAL DE DETECÇÃO E ALARME
	BATERIAS DO SISTEMA DE DETECÇÃO E ALARME
	ACIONADOR MANUAL DO SISTEMA DE DETECÇÃO E ALARME
	AVISADOR SONORO TIPO SIRENE
	AVISADOR SONORO E VISUAL COM SIRENE

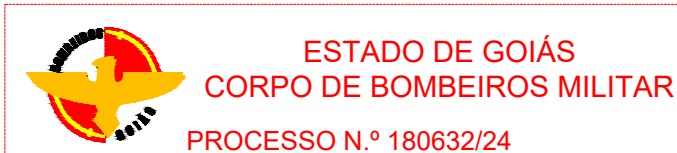


ESTADO DE GOIÁS
CORPO DE BOMBEIROS MILITAR
PROCESSO N° 180632/24

1. (X) Aproveitamento inicial de projeto;
2. () Substituição de Projeto. Protocolo original nº: _____
() Com C.T.C.T.O. Protocolo nº: _____
() Projeto de As-built. Data de construção da edificação: ____/____/____
() Alteração de projeto. Data de construção da edificação: ____/____/____
() Alteração de projeto. Data de construção da edificação: ____/____/____

ANALISADO E APROVADO
DIGITALMENTE POR:

N O M E : CAP QOC 02862 GOMES
D A T A : 30/01/2025
CÓDIGO: 145917200302
VERIFICADOR

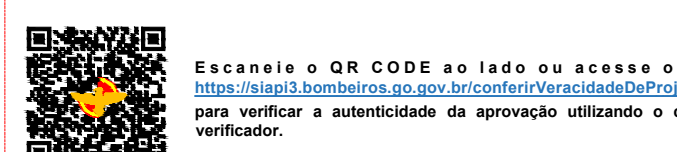

ESTADO DE GOIÁS
SECRETARIA DE ESTADO DA EDUCAÇÃO
SUPERINTENDÊNCIA DE INFRAESTRUTURA
GERÊNCIA DE PROJETOS E INFRAESTRUTURA

GERÊNCIA DE PROJETOS E INFRAESTRUTURA
APROVADO
TECNICO RESPONSÁVEL PELA APROVAÇÃO

CEPI IRMÃ ANGÉLICA

PROJETO LEGAL

ENDEREÇO
AV. INDEPENDÊNCIA, S/N, BAIRRO JARDIM MONTE CRISTO, APARECIDA DE GOIÂNIA - GO

ÁREA DO TERRENO 4.702,30 M2 ÁREA PERMEÁVEL 1.797,03 M2 ÁREA EXISTENTE 1.797,03 M2 ÁREA A DEMOLIR 0,00 M2 ÁREA A CONSTRUIR 1.797,03 M2 ÁREA TOTAL 1.797,03 M2

RT PROJETO: ENG. MATHEUS COMANDUCCI FERNANDES NETO - CREA GO - 38152

RT DA OBRA:

PROPRIETÁRIO: SECRETARIA DE ESTADO DA EDUCAÇÃO - CNPJ: 01.409.705/0001-20
PREPOSTO: SÁBRIA SILVA VIEIRA VALENTE - CPF: 041.530.091-64

INCÊNDIO

PLANTA BAIXA

ASSINATO:

DATA: NOVEMBRO/2024 ESCALA: INDICADA REVISÃO: 000 Nº PROJETO: 000

REV. DATA EMISSÃO INICIAL DESCRIÇÃO VISTO ASSINADO

4/6

PLANTA - PAV. TÉRREO
ESCALA 1:100
ÁREA A CONSTRUIR: 1.797,03m²
CLASSIFICAÇÃO: EDUCACIONAL E CULTURA FÍSICA - E-1
POPULAÇÃO: 404 PESSOAS