

PASSARELA 6

PASSARELA 5

PASSARELA 4





PASSARELA 7

PASSARELA 1

PASSARELA 3

PASSARELA 2

PLANTA BAIXA PASSARELAS
ESCALA: 1:100

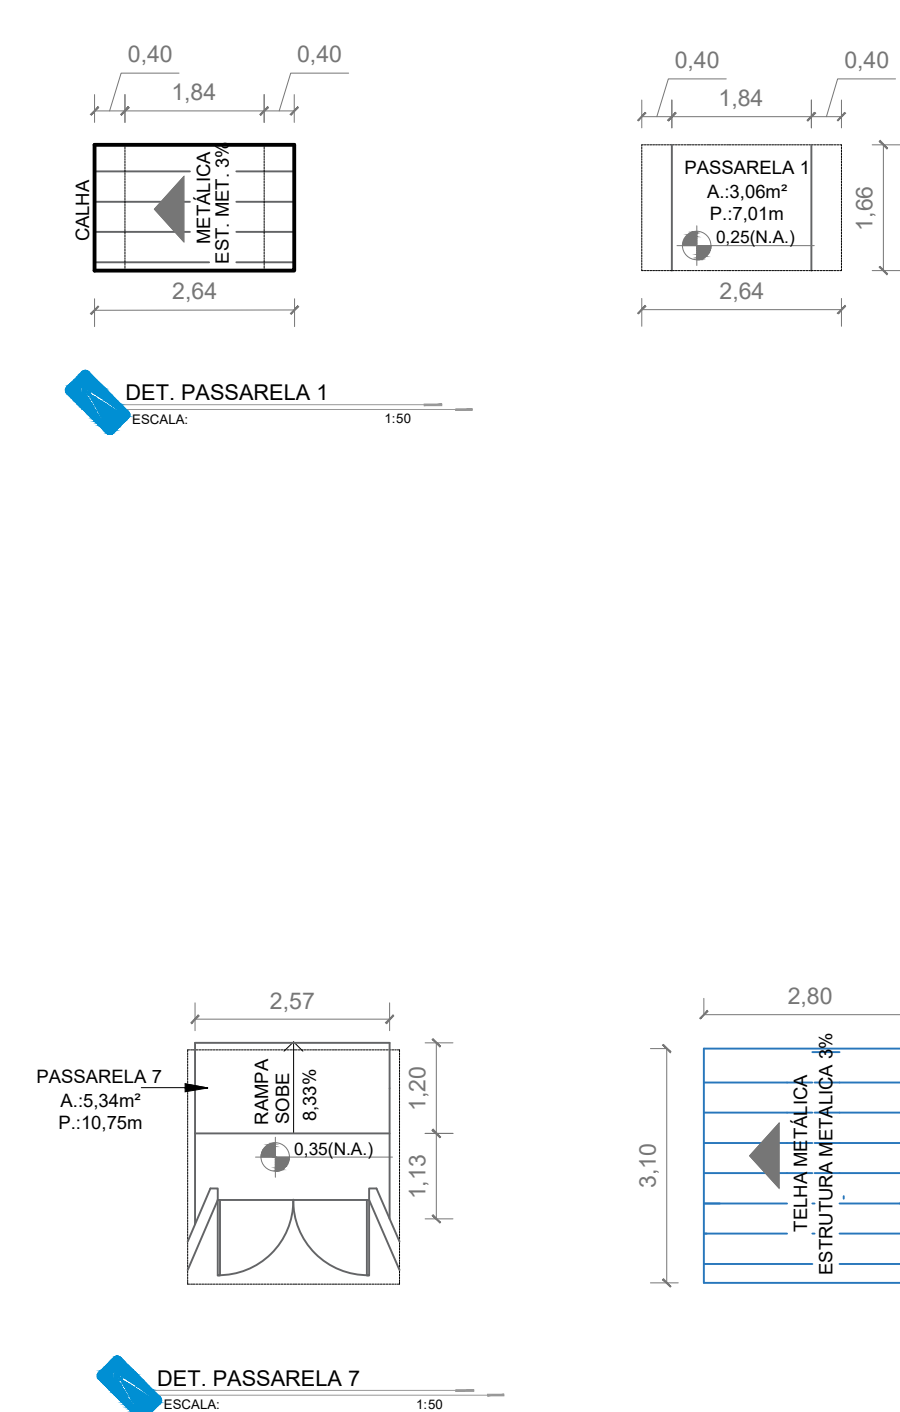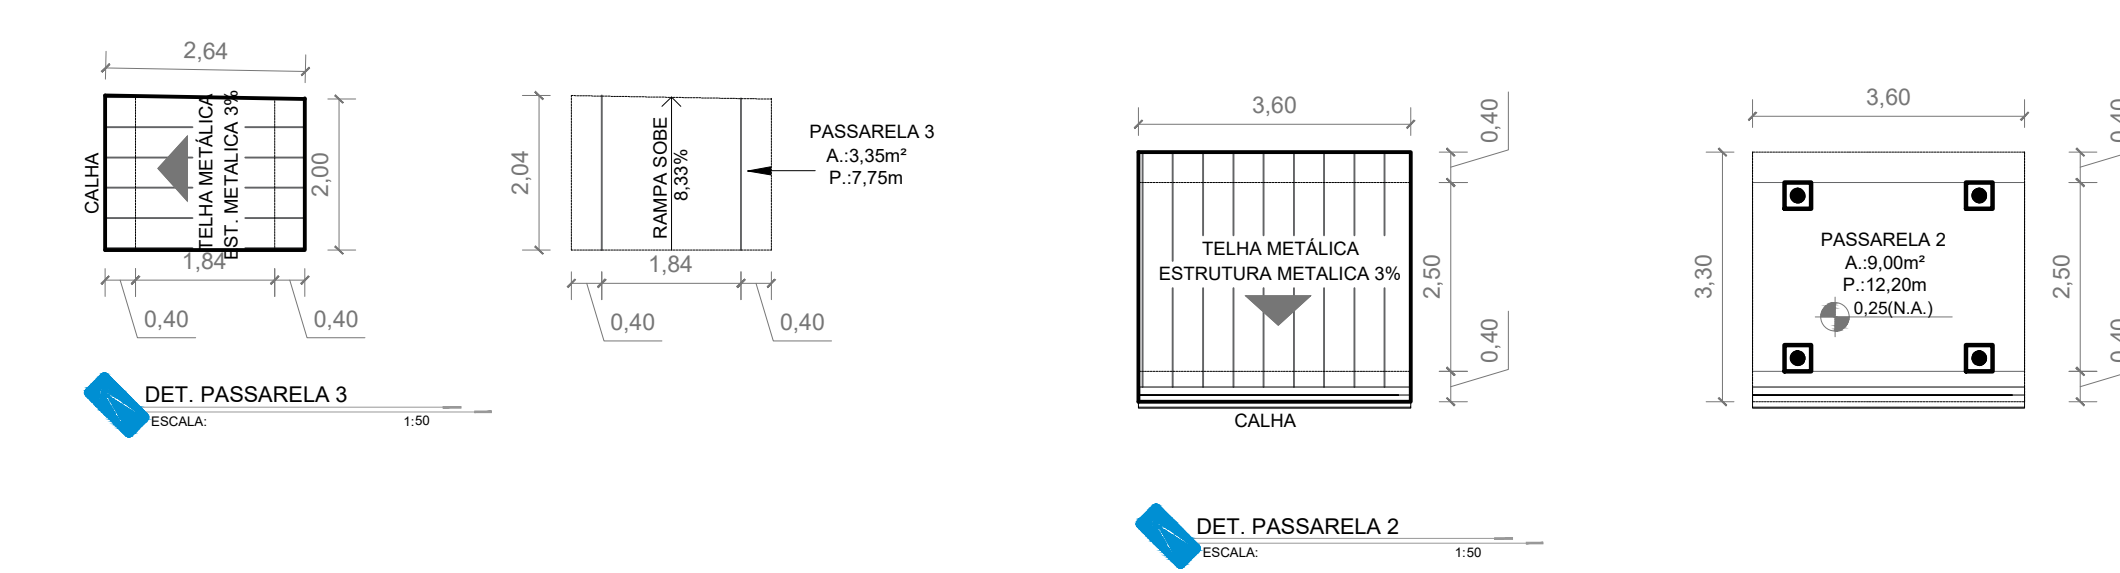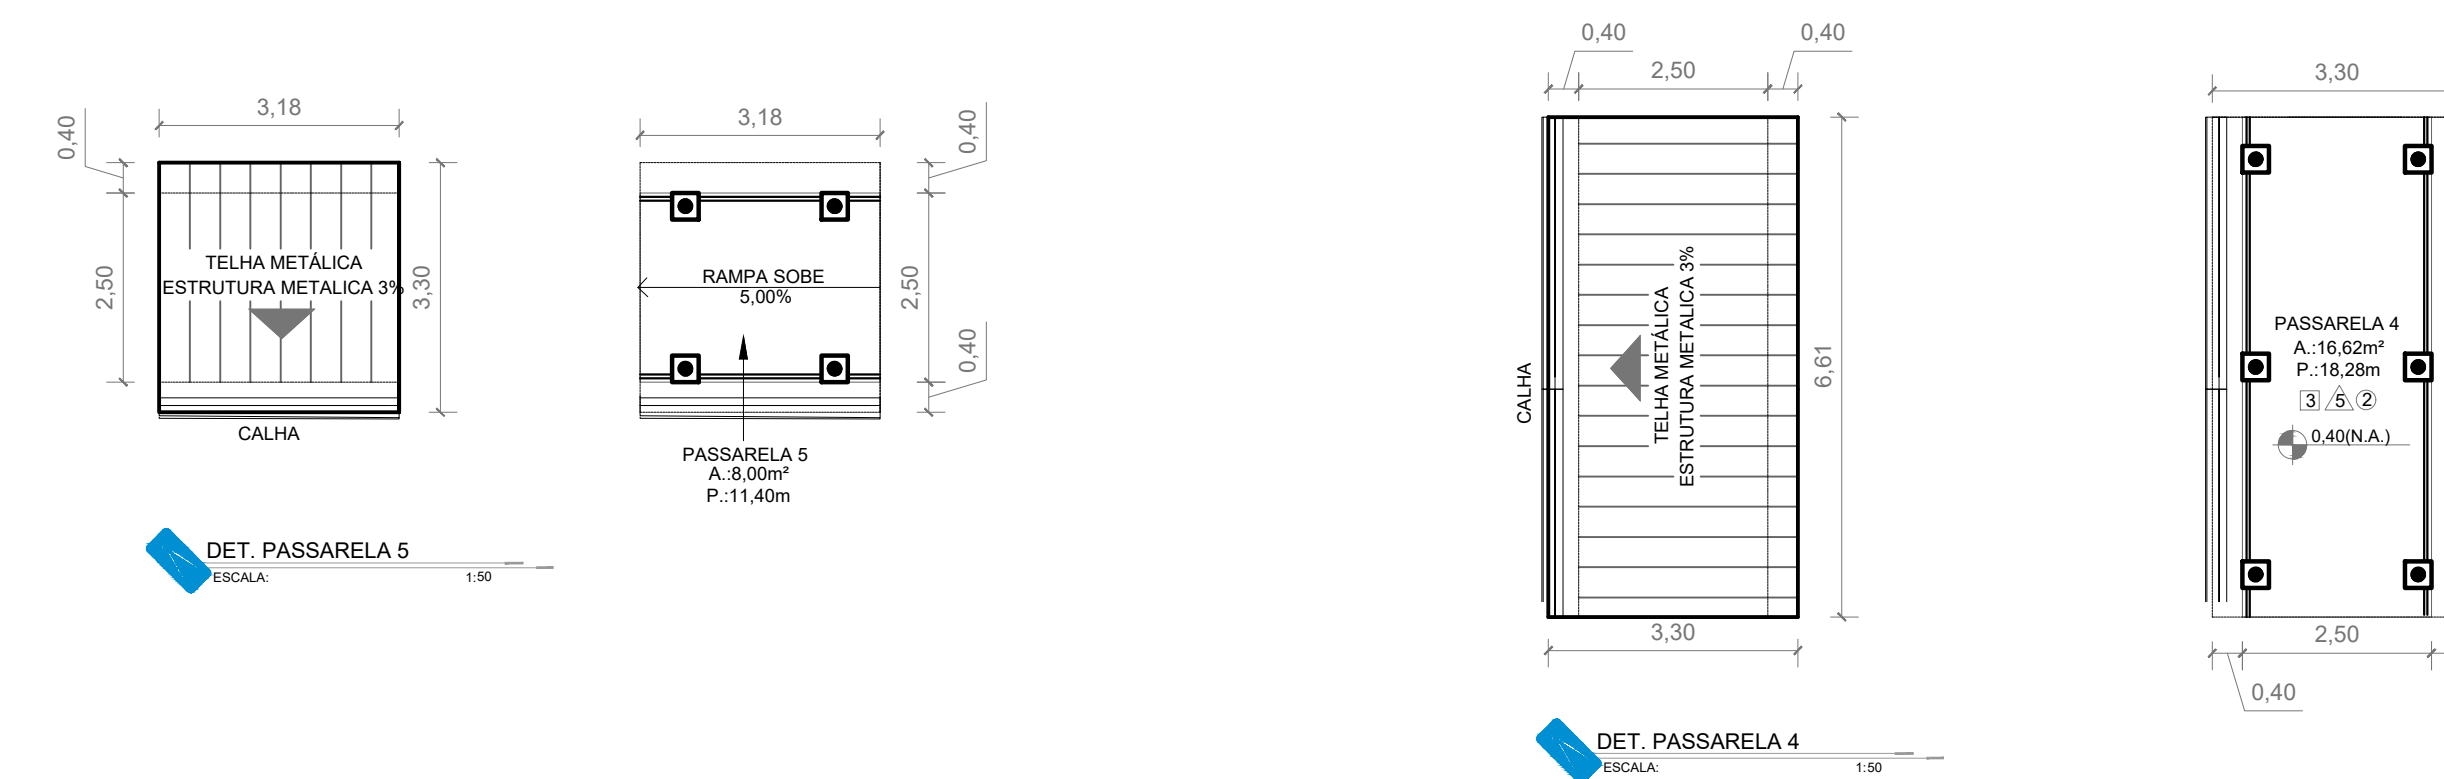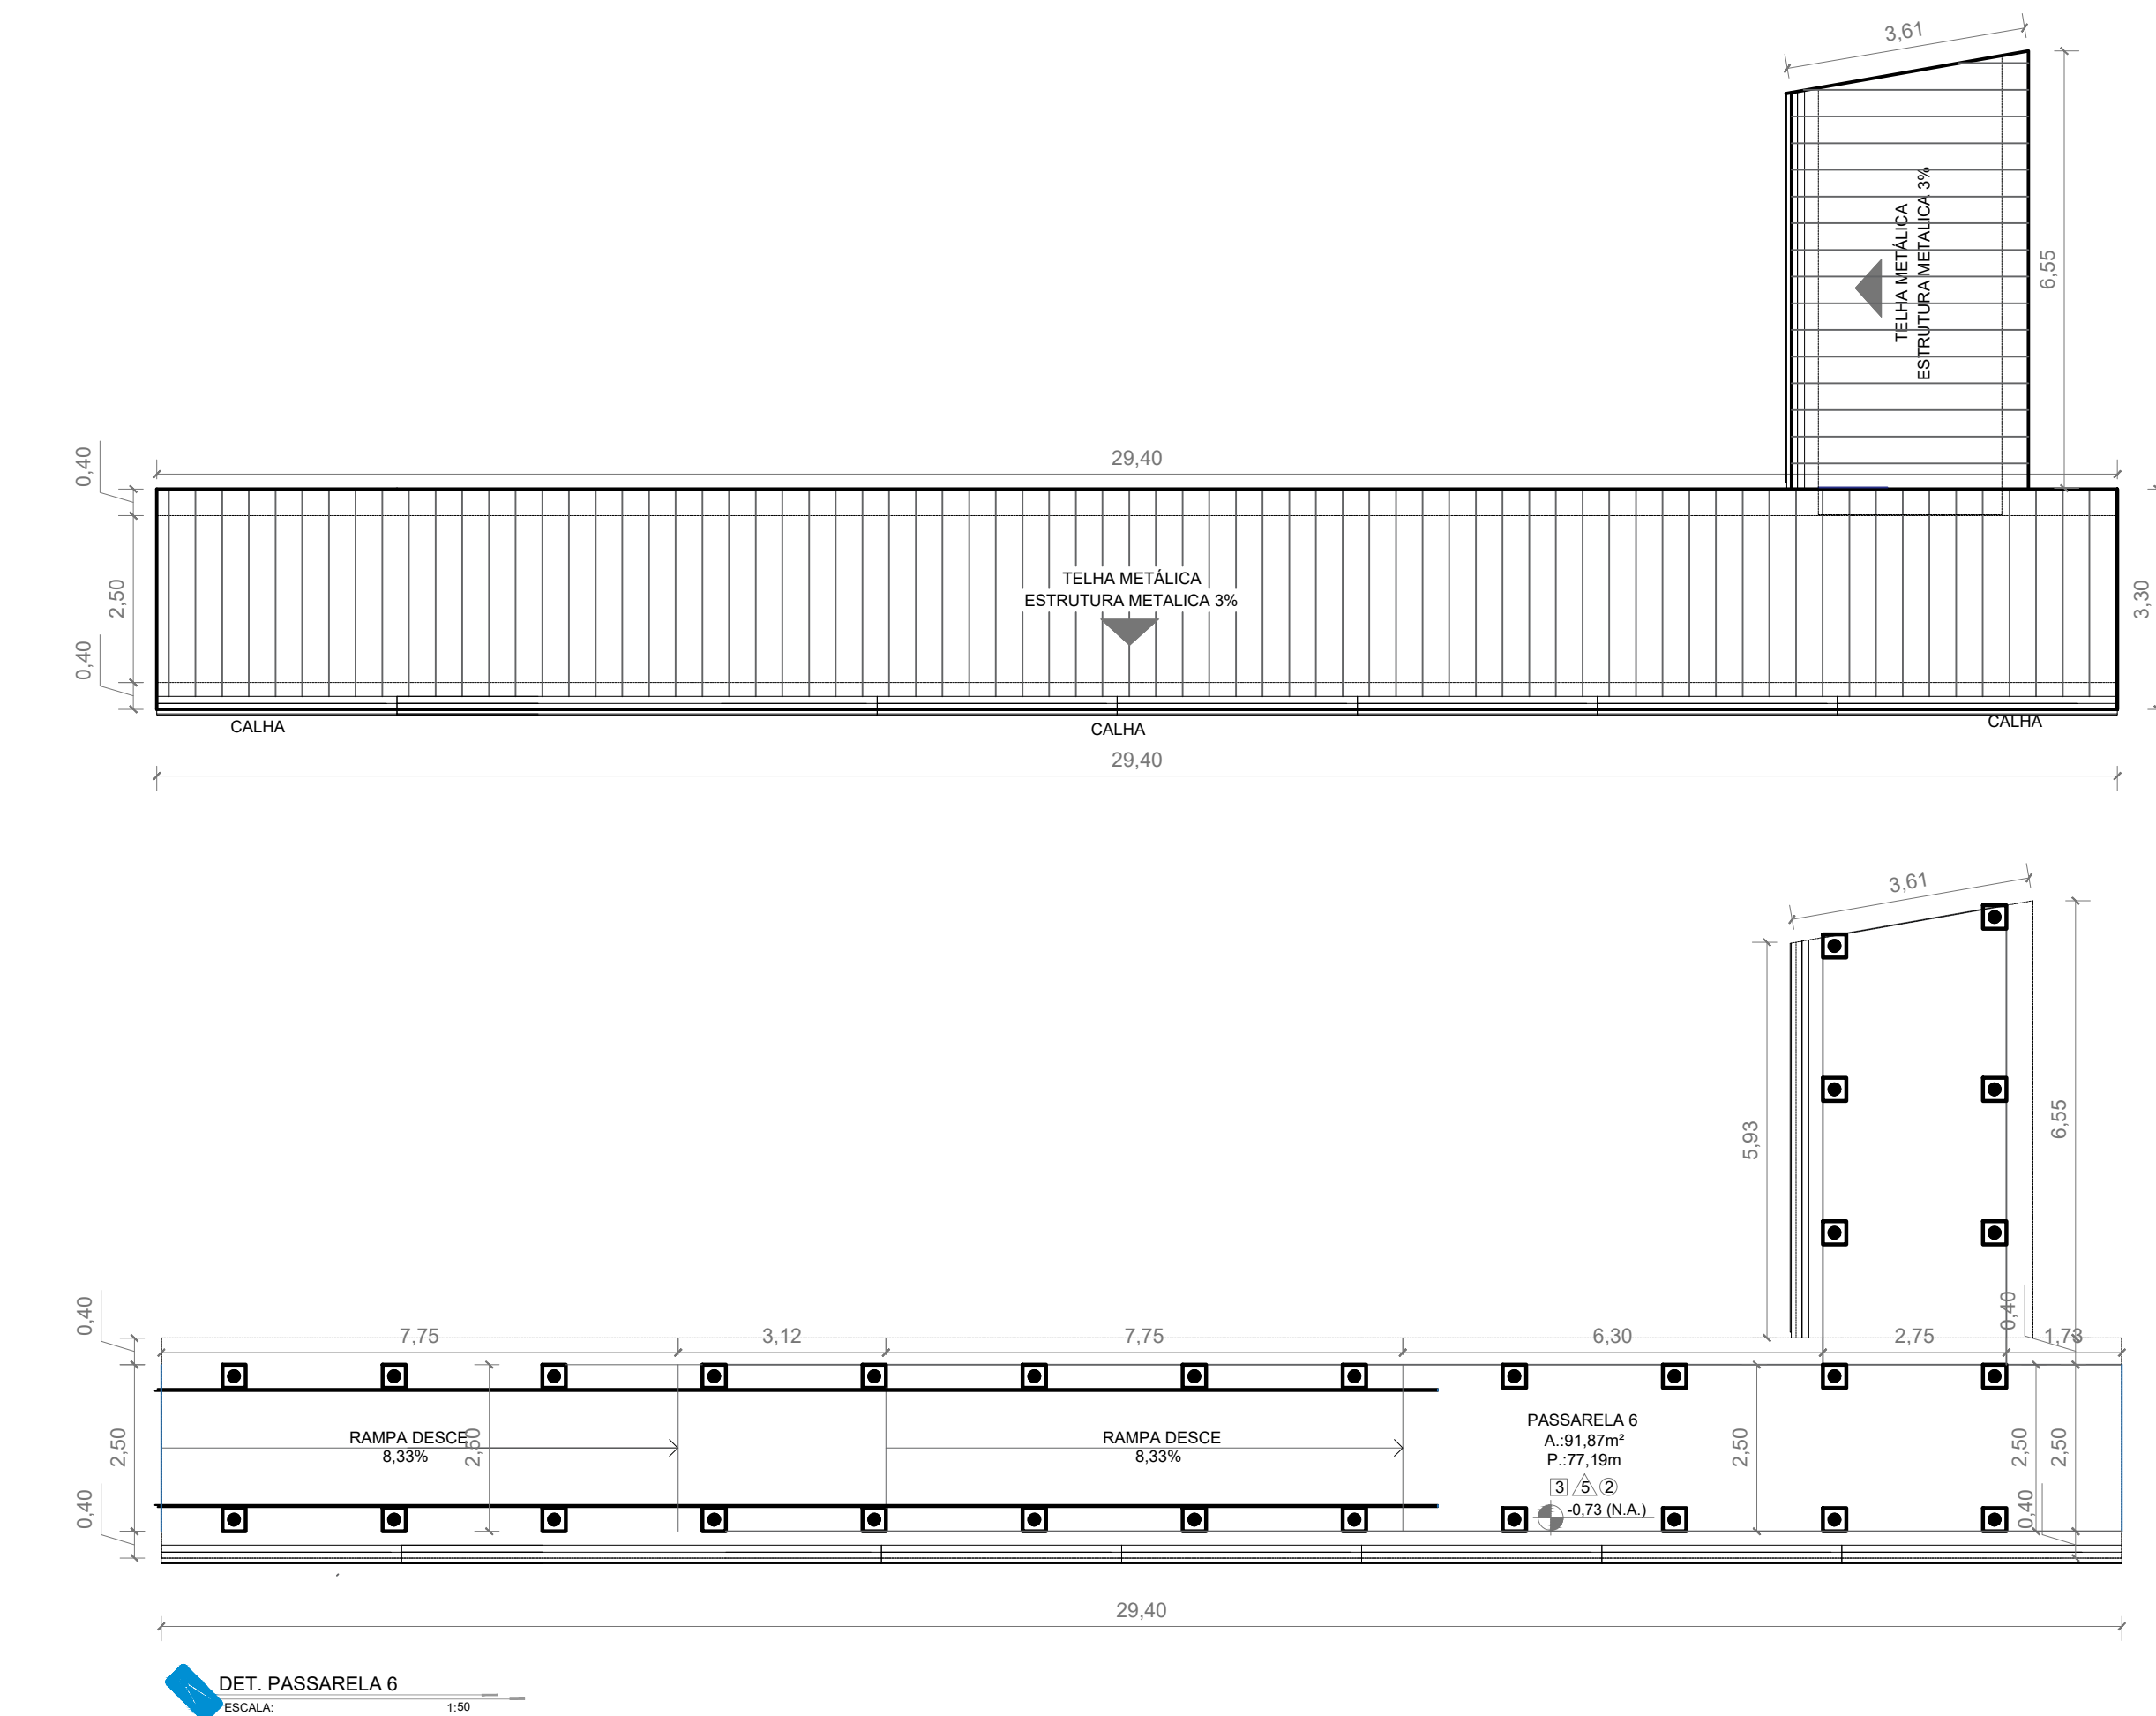

GERÊNCIA DE PROJETOS E INFRAESTRUTURA
APROVADO
TÉCNICO RESPONSÁVEL PELA APROVAÇÃO

CEPI JUSCELINO KUBITSCHKE DE OLIVEIRA
AMPLIAÇÃO E REFORMA

ENDEREÇO
RUA JOANA GUIÃO, QD 35, S/Nº, BAIRRO ILDA, AP. DE GOIÂNIA - GO

ÁREA DO TERRENO	ÁREA EXISTENTE	ÁREA DE REFORMA	ÁREA A DEMOLIR	ÁREA TOTAL A CONSTRUIR	ÁREA TOTAL
VIDE ARG 01	VIDE ARG 01	VIDE ARG 01	VIDE ARG 01	VIDE ARG 01	VIDE ARG 01

AUTOR: SILAS PIRES DE OLIVEIRA FILHO | CAD: 0041348253

RT DA OBRA:

PROPRIETÁRIO: SECRETARIA DE ESTADO DA EDUCAÇÃO CNPJ: 01.408.705/0001-20
PREPOSTO: SABRINA SILVA VIEIRA VALENTE CPF: 041.530.091-64

ARQUITETURA

TIPO DE PROJETO
PLANTA BAIXA PASSARELAS - Etc.: 1/100

ASSUNTO:

DATA: AGOSTO/2023 ESCALA: INDICADA REVISÃO: 000 Nº PARTIANT: 7/16

REV	DATA	DESCRIÇÃO	VISTO

FOLHA: