




PLANTA DE COBERTURA- ÁGUA PLUVIAL
ESCALA 1:150

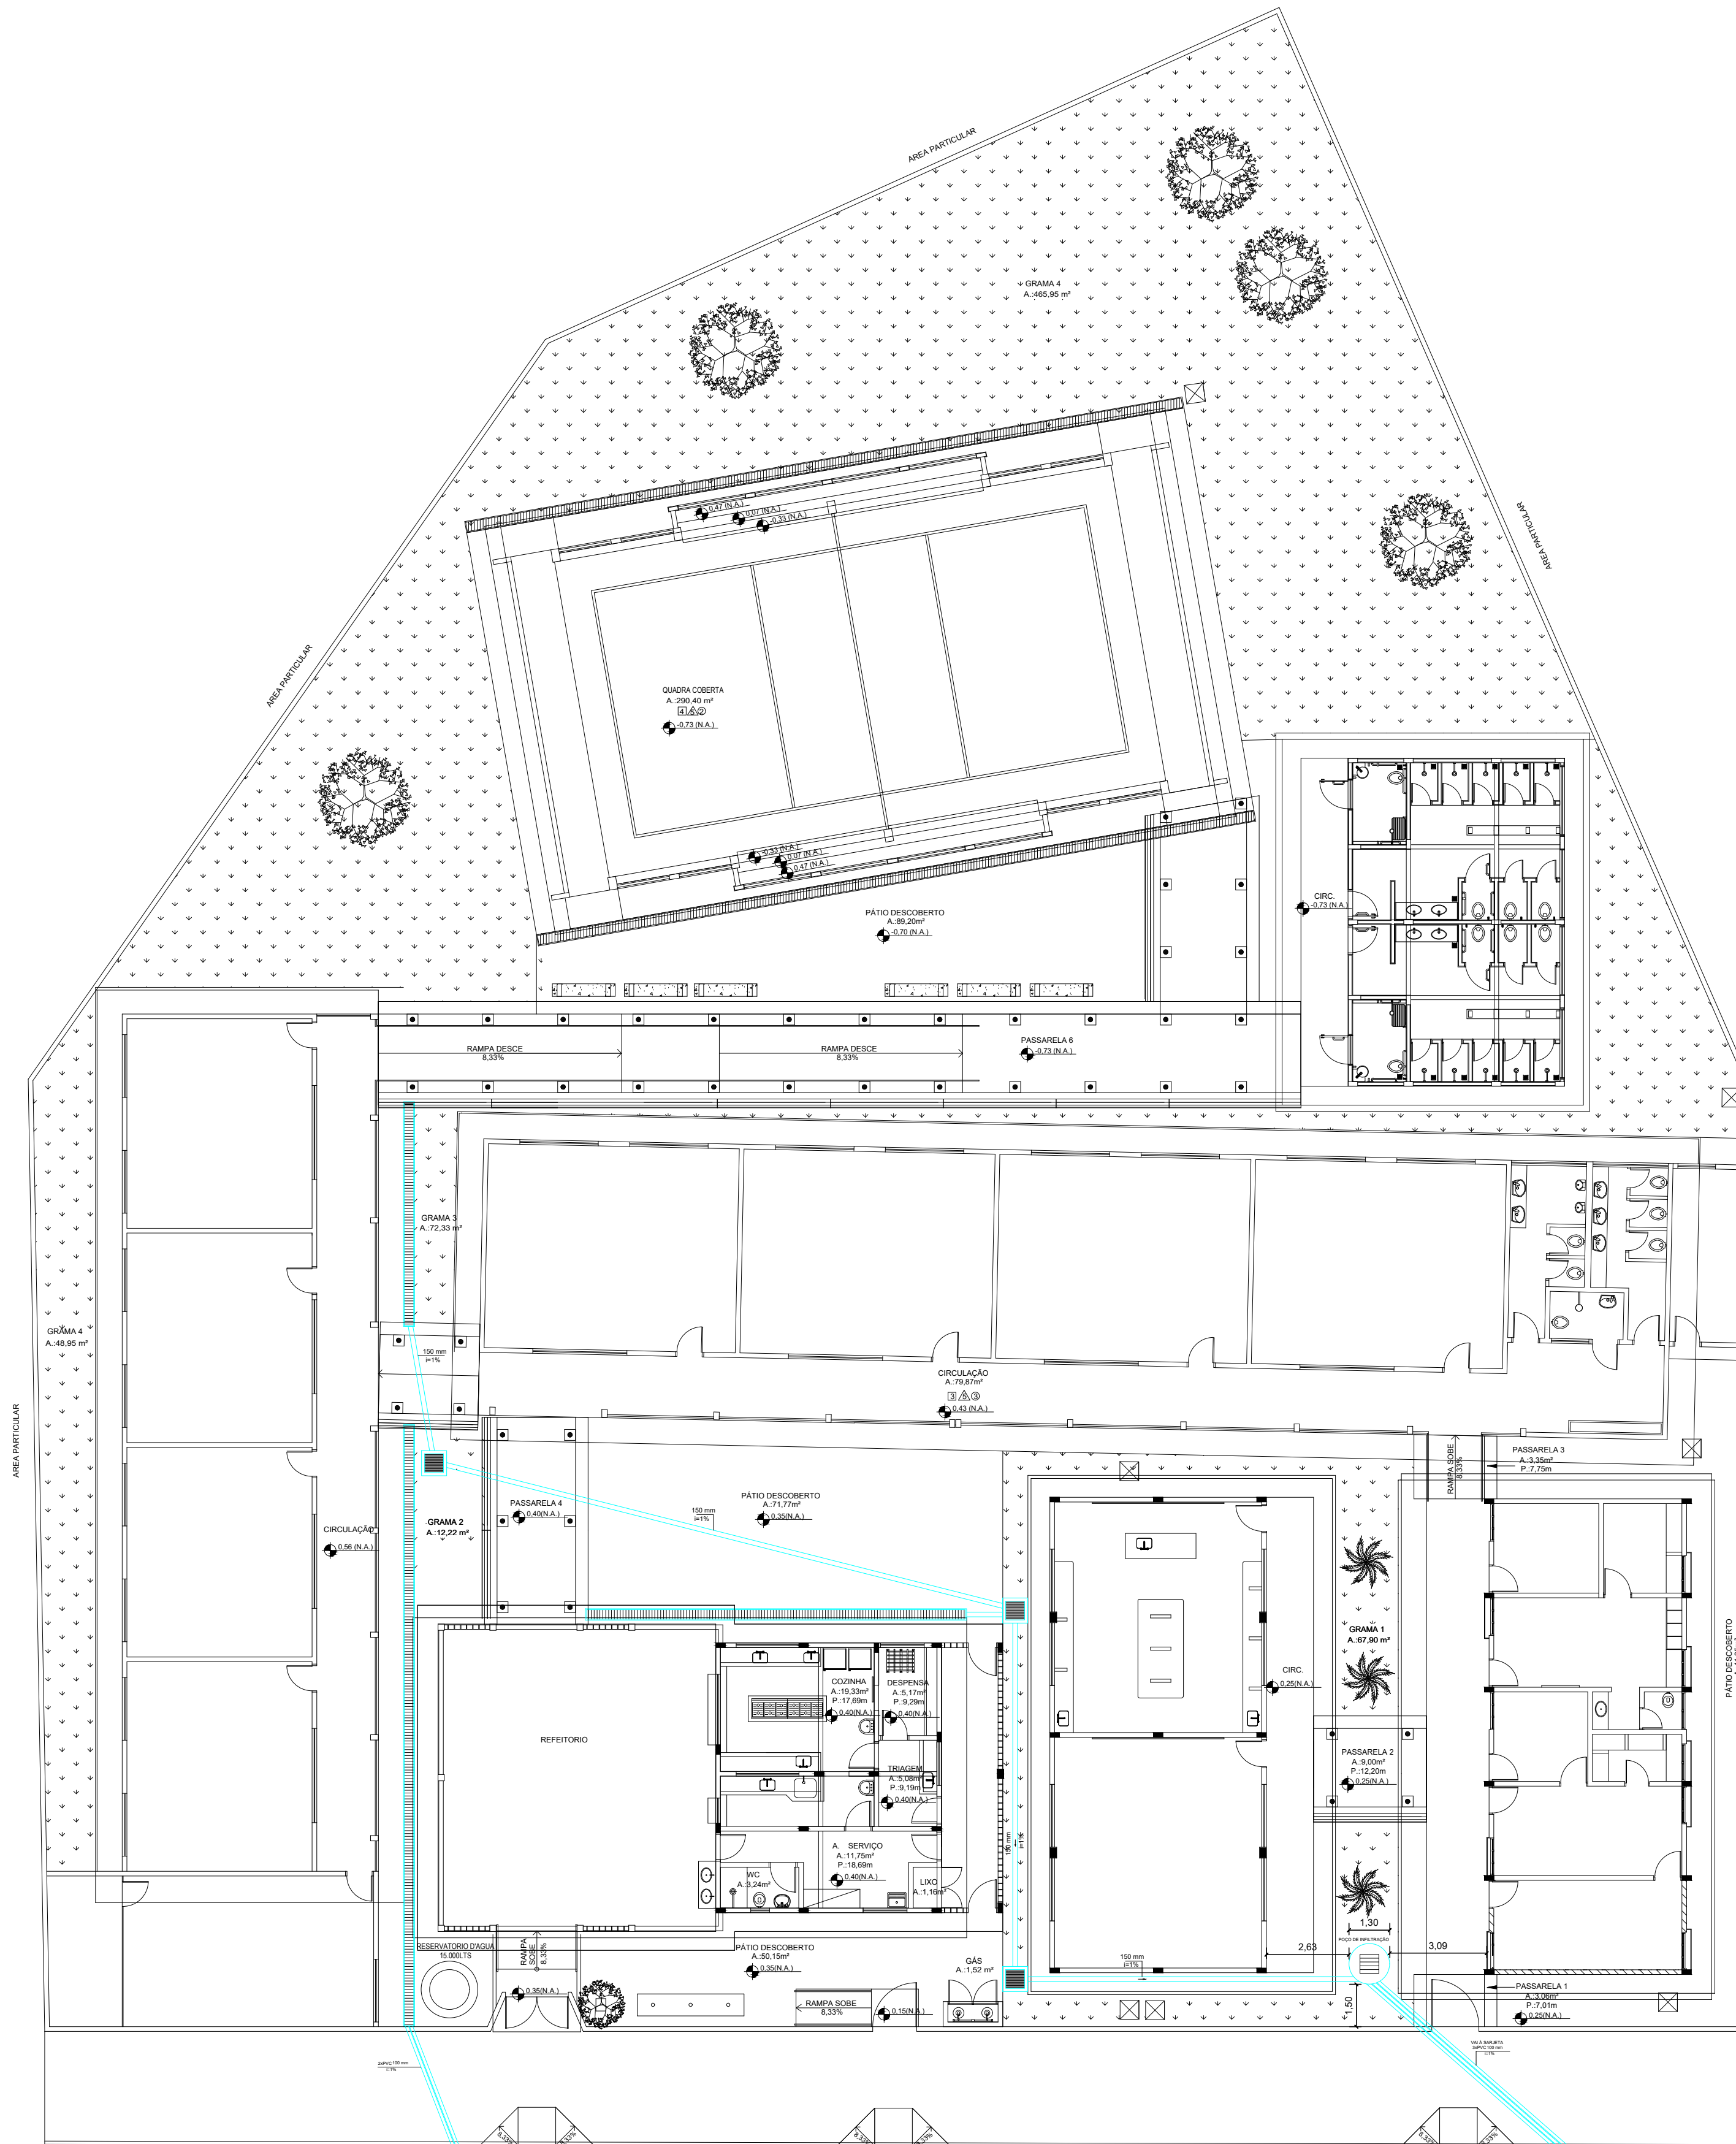



PLANTA BAIXA- ÁGUA PLUVIAL
ESCALA 1:150

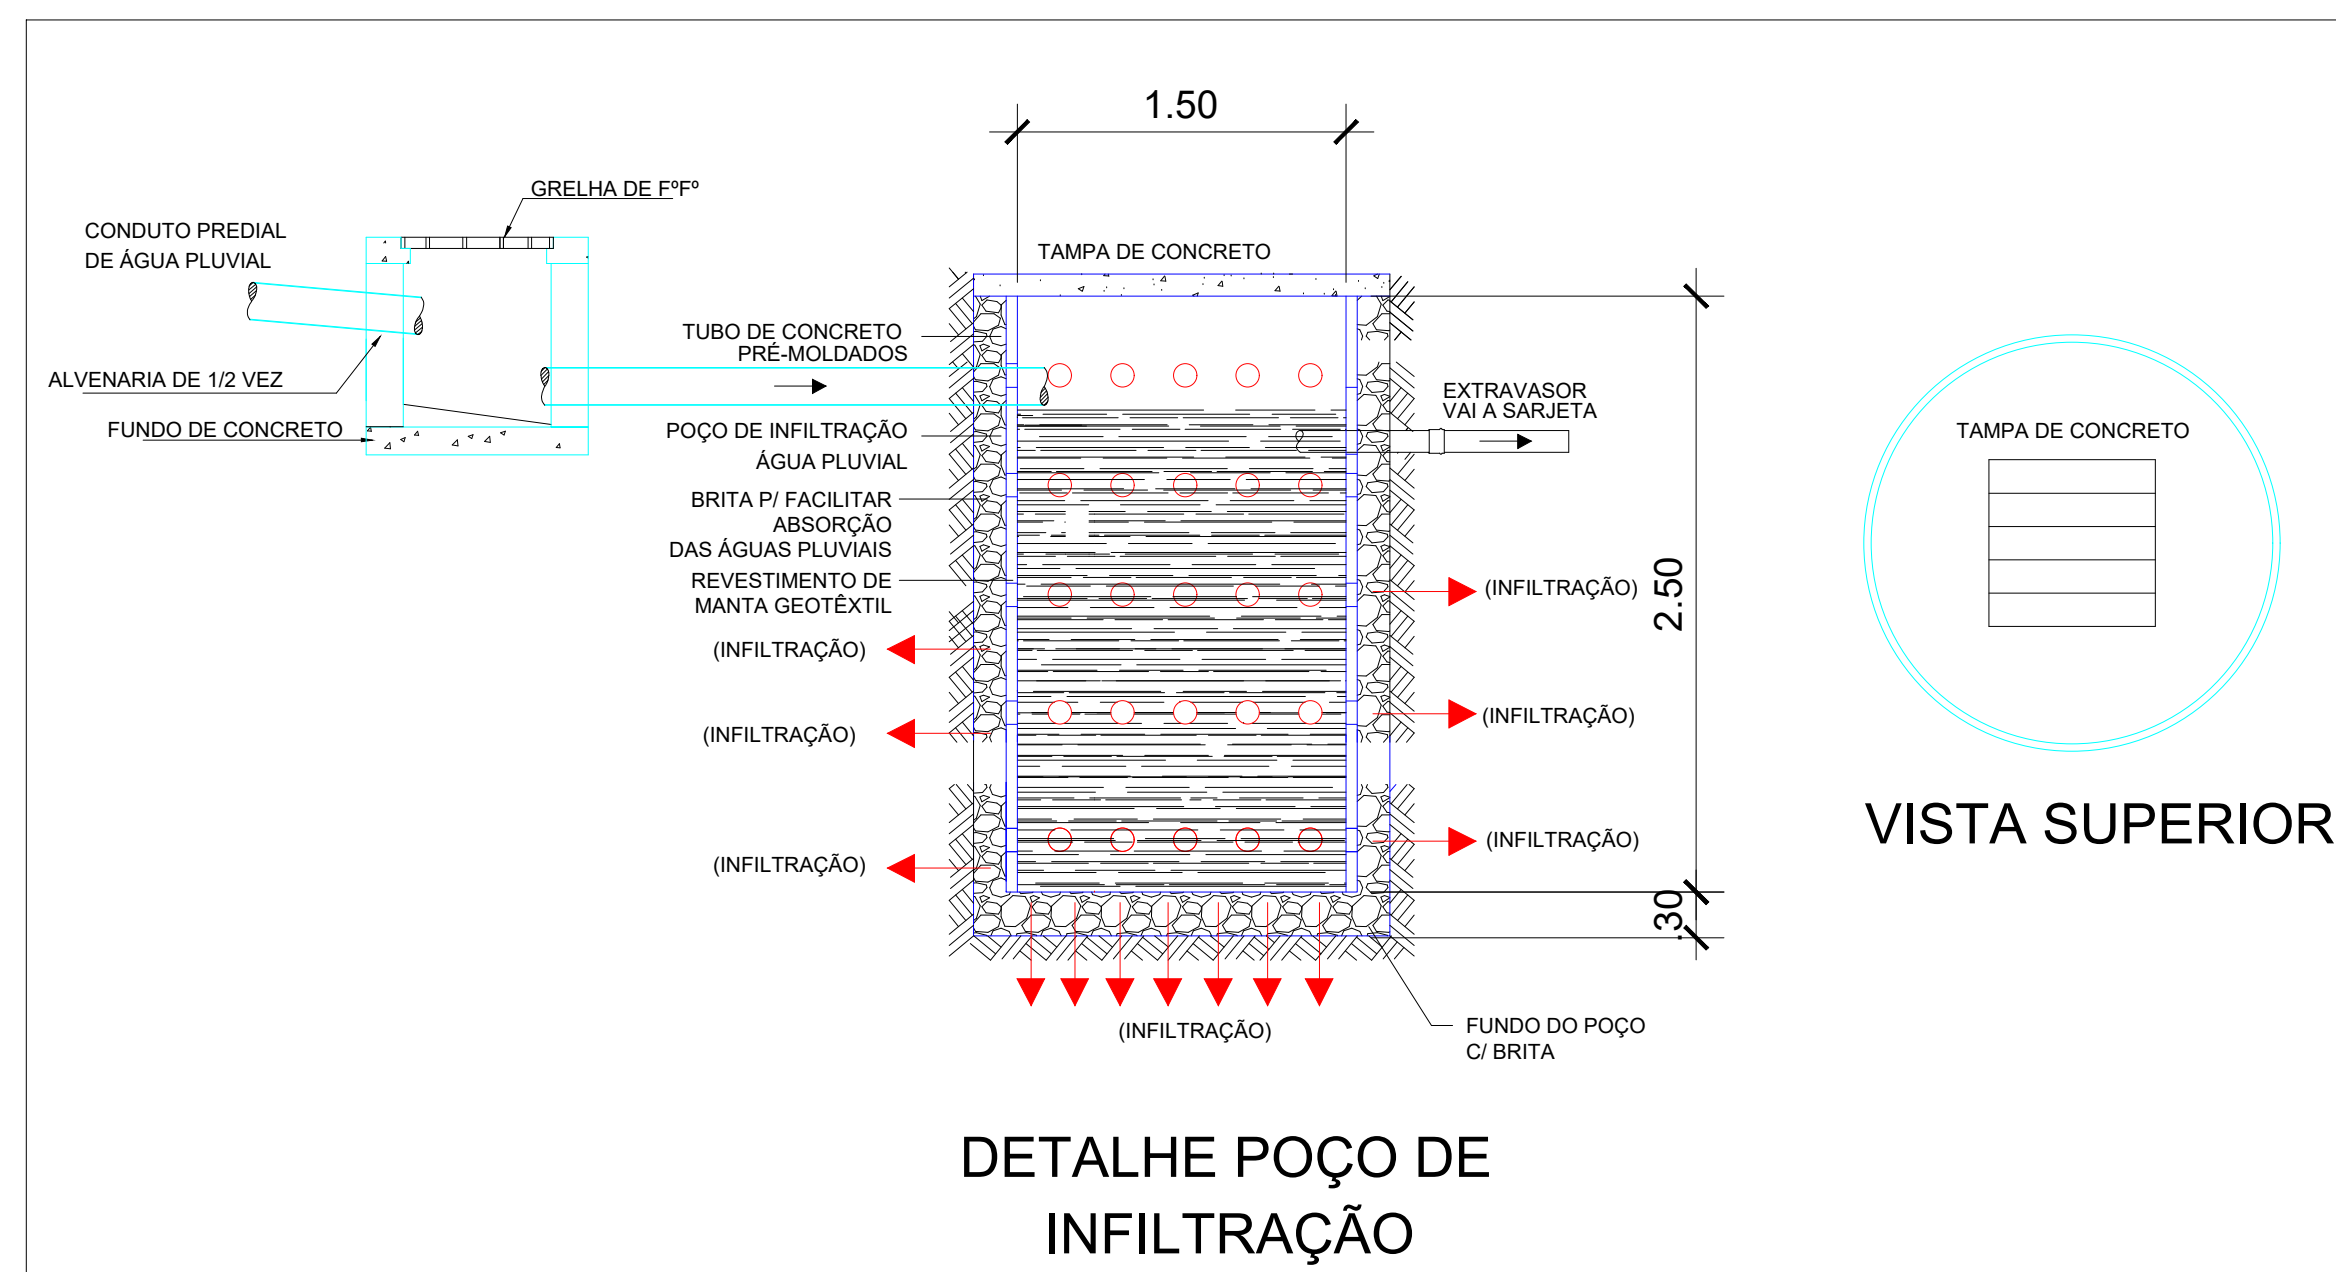

DETALHE POÇO DE
INFILTRAÇÃO

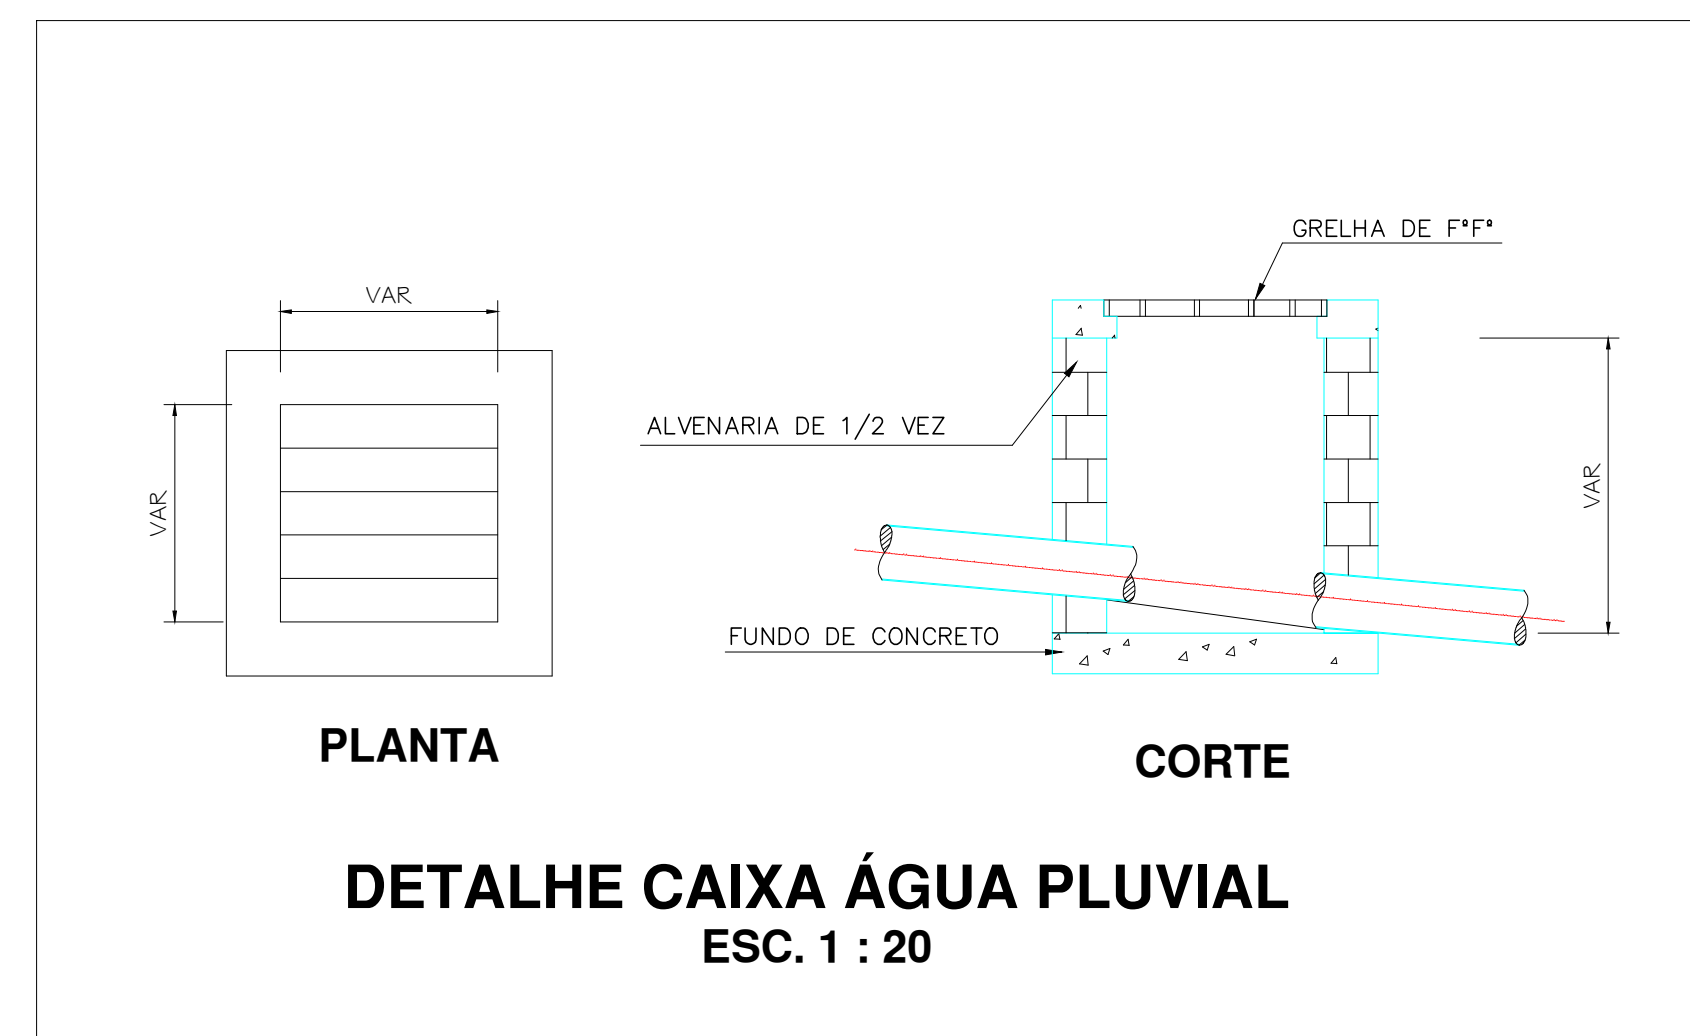

PLANTA
DETALHE CAIXA ÁGUA PLUVIAL
ESC. 1 : 20

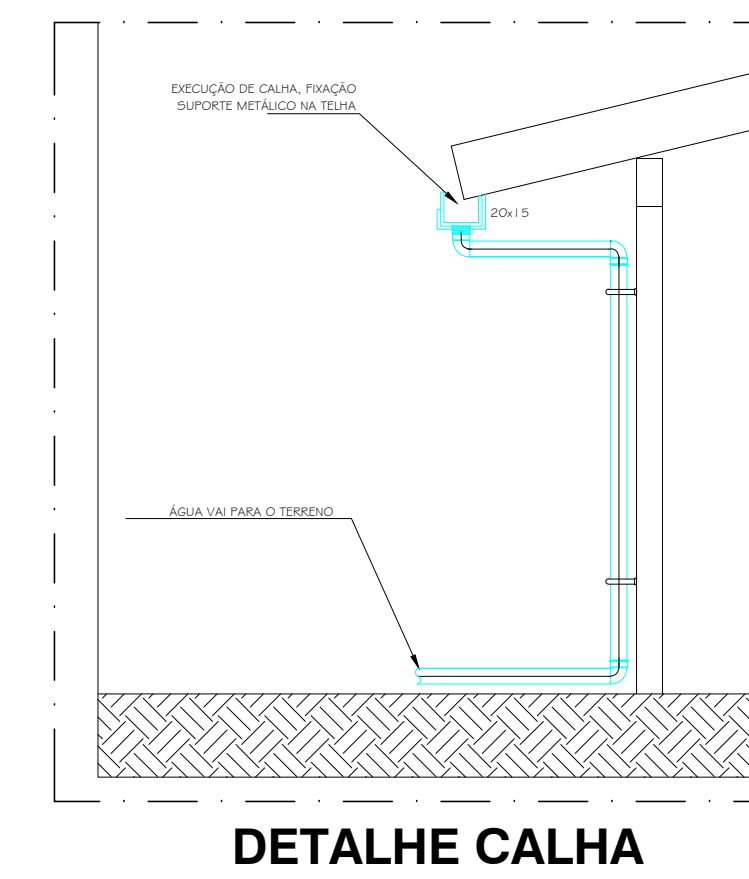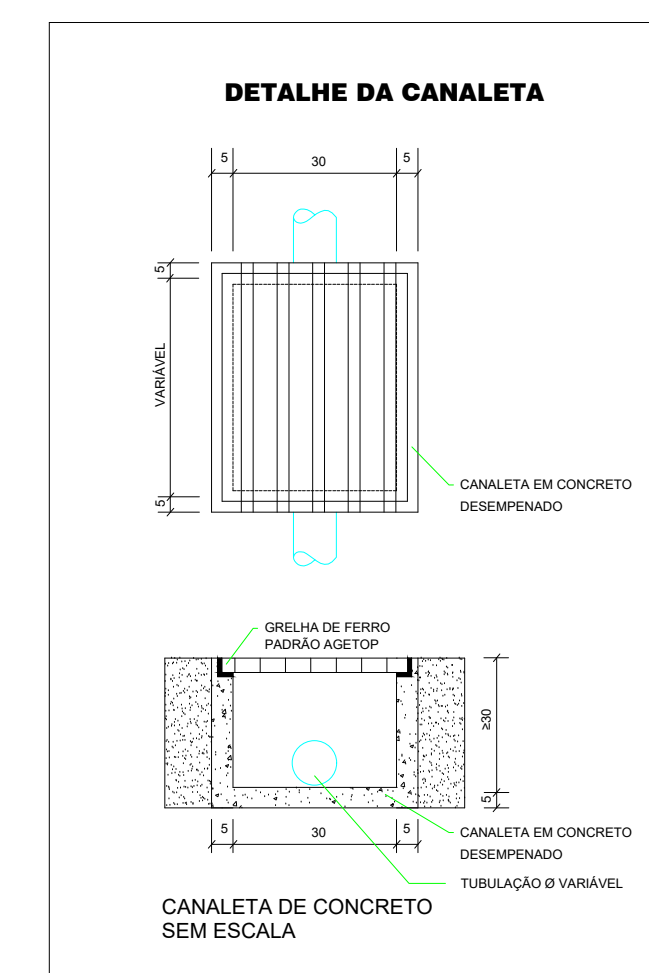

DETALHE CALHA



ESTADO DE GOIÁS
SECRETARIA DE ESTADO DA EDUCAÇÃO
SUPERINTENDÊNCIA DE INFRAESTRUTURA
GERÊNCIA DE PROJETOS E INFRAESTRUTURA

GERÊNCIA DE CONTROLE DE REDE FÍSICA
APROVADO _____
TÉCNICO RESPONSÁVEL PELA APROVAÇÃO

CEPI JUSCELINO KUBITSCHKE DE OLIVEIRA

AMPLIAÇÃO/ REFORMA

ENDEREÇO	RUA JOANA GUIÃO, QD 35, S/Nº, BAIRRO HILDA, AP. DE GOIÂNIA - GO
ÁREA DO TERRENO	2.780,40M ²
ÁREA PERMEÁVEL	1.327,34M ²
ÁREA EXISTENTE	264,08M ²
ÁREA A DEMOLIR	651,49M ²
ÁREA A CONSTRUIR	1.714,75M ²
ÁREA TOTAL CONSTRUÇÃO	

AUTOR: **Brenda Bárbara F. Moreira**
AUTOR: BRENDA BÁRBARA F. MOREIRA - CREA 101510586D-GO
RT DA OBRA: **Brenda Bárbara F. Moreira**
PROPRIETÁRIO: SECRETARIA DE ESTADO DA EDUCAÇÃO - CNPJ: 07.409.705/0001-20
PREPOSTO: BARBARA SILVA VIEIRA VALENTE - CPF: 041.530.091-64

HIDROSSANITÁRIO

PLANTA BAIXA-ÁGUA PLUVIAL

ASSUNTO: _____

DATA: _____

SET/23

ESCALA: _____

INDICADAS

REVISÃO: _____

000

ART _____

1002030224847

REV.

DATA

DESCRIÇÃO

VISTO

1 /

QUAL

1/1
FOLHA

OBSERVAÇÕES:
- Favor conferir medidas no local.
- Qualquer dúvida consultar o autor do projeto ou a Rede Física da Seduc.