



CENTRAL DE GÁS VER
DETALHE PADRÃO AGETOP

REGULADOR 1º ESTAGIO VER
DETALHE PADRÃO
SEDUCE 2018

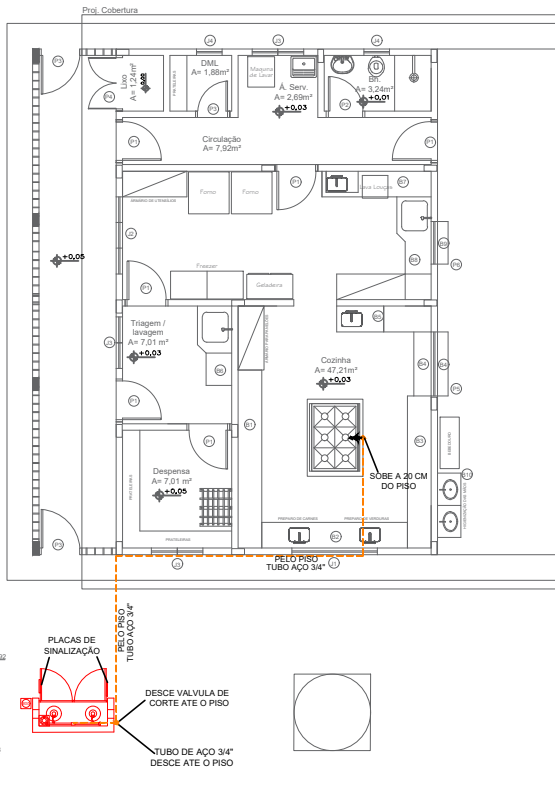

Planta baixa - Instalação de Gás
Escala 1:125

VER DETALHE PADRÃO SEDUCE 2018
PONTO DE CONSUMO

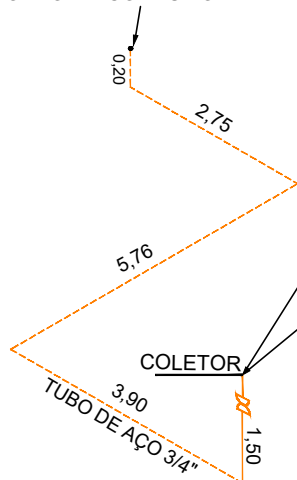





REGULADOR 1º ESTAGIO
VER PADRÃO SEDUCE 2018

VALVULA DE CORTE GERAL
VER DETALHE PADRÃO
SEDUCE 2018


COLETOR

TUBO DE AÇO 3/4\"/>

ISOMÉTRICO DA REDE DE
DISTRIBUIÇÃO DE GLP
SEM ESCALA

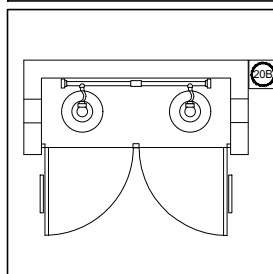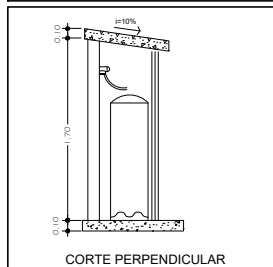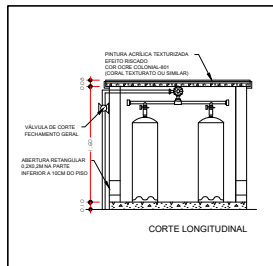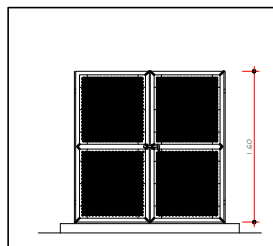

RUA CACHOEIRA

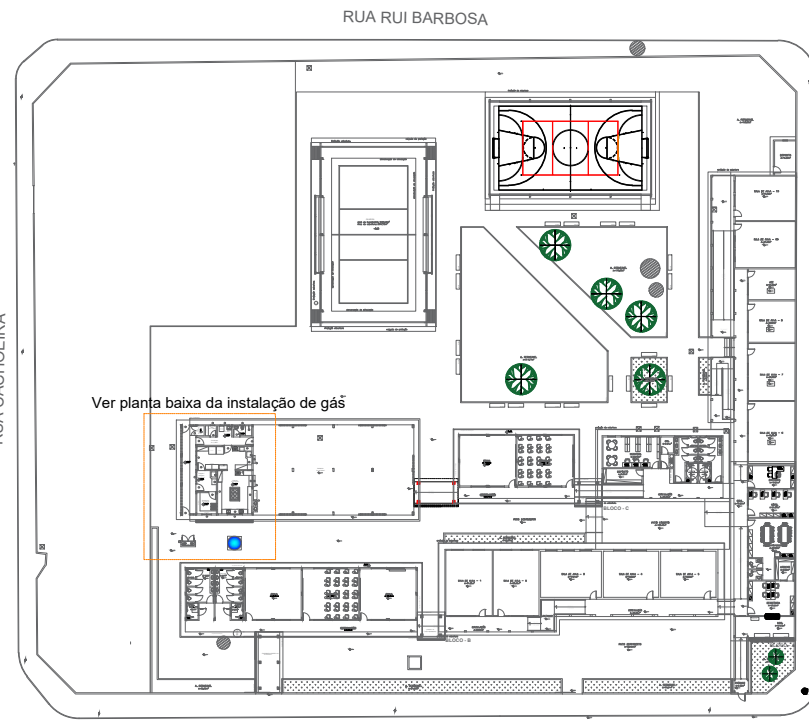


Planta de situação - Instalação de Gás
Escala 1:700

CODIGO	SÍMBOLO	SIGNIFICADO	FORMA E COR	APLICAÇÃO
1		Proibido fumar	Símbolo: Circular Fundo: branco Pictograma: preto Faixa circular e barra diagonal: vermelhas	Todo local onde o fumo possa aumentar o risco de incêndio
6		Cuidado, Risco de Incêndio	Símbolo: Triangular Fundo: amarelo Pictograma: preto Faixa triangular: preto	Proximo a materiais ou áreas com presença de produtos altamente inflamável

REDE PRIMARIA = ENTRE REGULADORES DE 1º E 2º ESTAGIO = 150 kPa
REDE SECUNDARIA - APOS O REGULADORES DE 2º ESTAGIO = 5kPa

- PONTO DE SUBIDA
- PONTO DE DECIDA
- PONTO DE CONSUMO

- TUBULAÇÃO APARENTE (VAPOR)
- TUBULAÇÃO ENTERRADA (VAPOR)

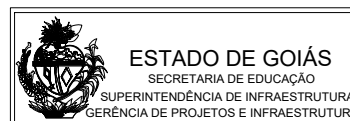

Projeto:
GÁS CANALIZADO

Área terreno:
8.212,33M2

Descrição:
Instalação do Gás Canalizado
Composta por 2- P45

Área Existente:
2.169,33M2

Data:
07/08/2024

Prancha:
01/01

MUNICÍPIO: ARAGOIANIA
ESCOLA: COLEGIO ESTADUAL JOSE CANDIDO ROSA
ENDEREÇO: AV. GOIÁS, NUMERO 567, CENTRO

AUTOR: JOÃO PEDRO MOREIRA PIRES - ARQUITETO E URBANISTA - CAU: A187684-8 - RRT: 14479742

PROPRIETÁRIO: SECRETARIA DE ESTADO DA EDUCAÇÃO - CNPJ: 01.409.705.0001-20
PREPOSTO: SABRINA SILVA VIEIRA VALENTE - CPF: 041.530.091-64