


RUA RUI BARBOSA

RUA CACHOEIRA

AV. GOIÁS




RUA NOSSA SRA. DA GUIA

PLANTA BAIXA - PROPOSTA  
Escala: 1/200

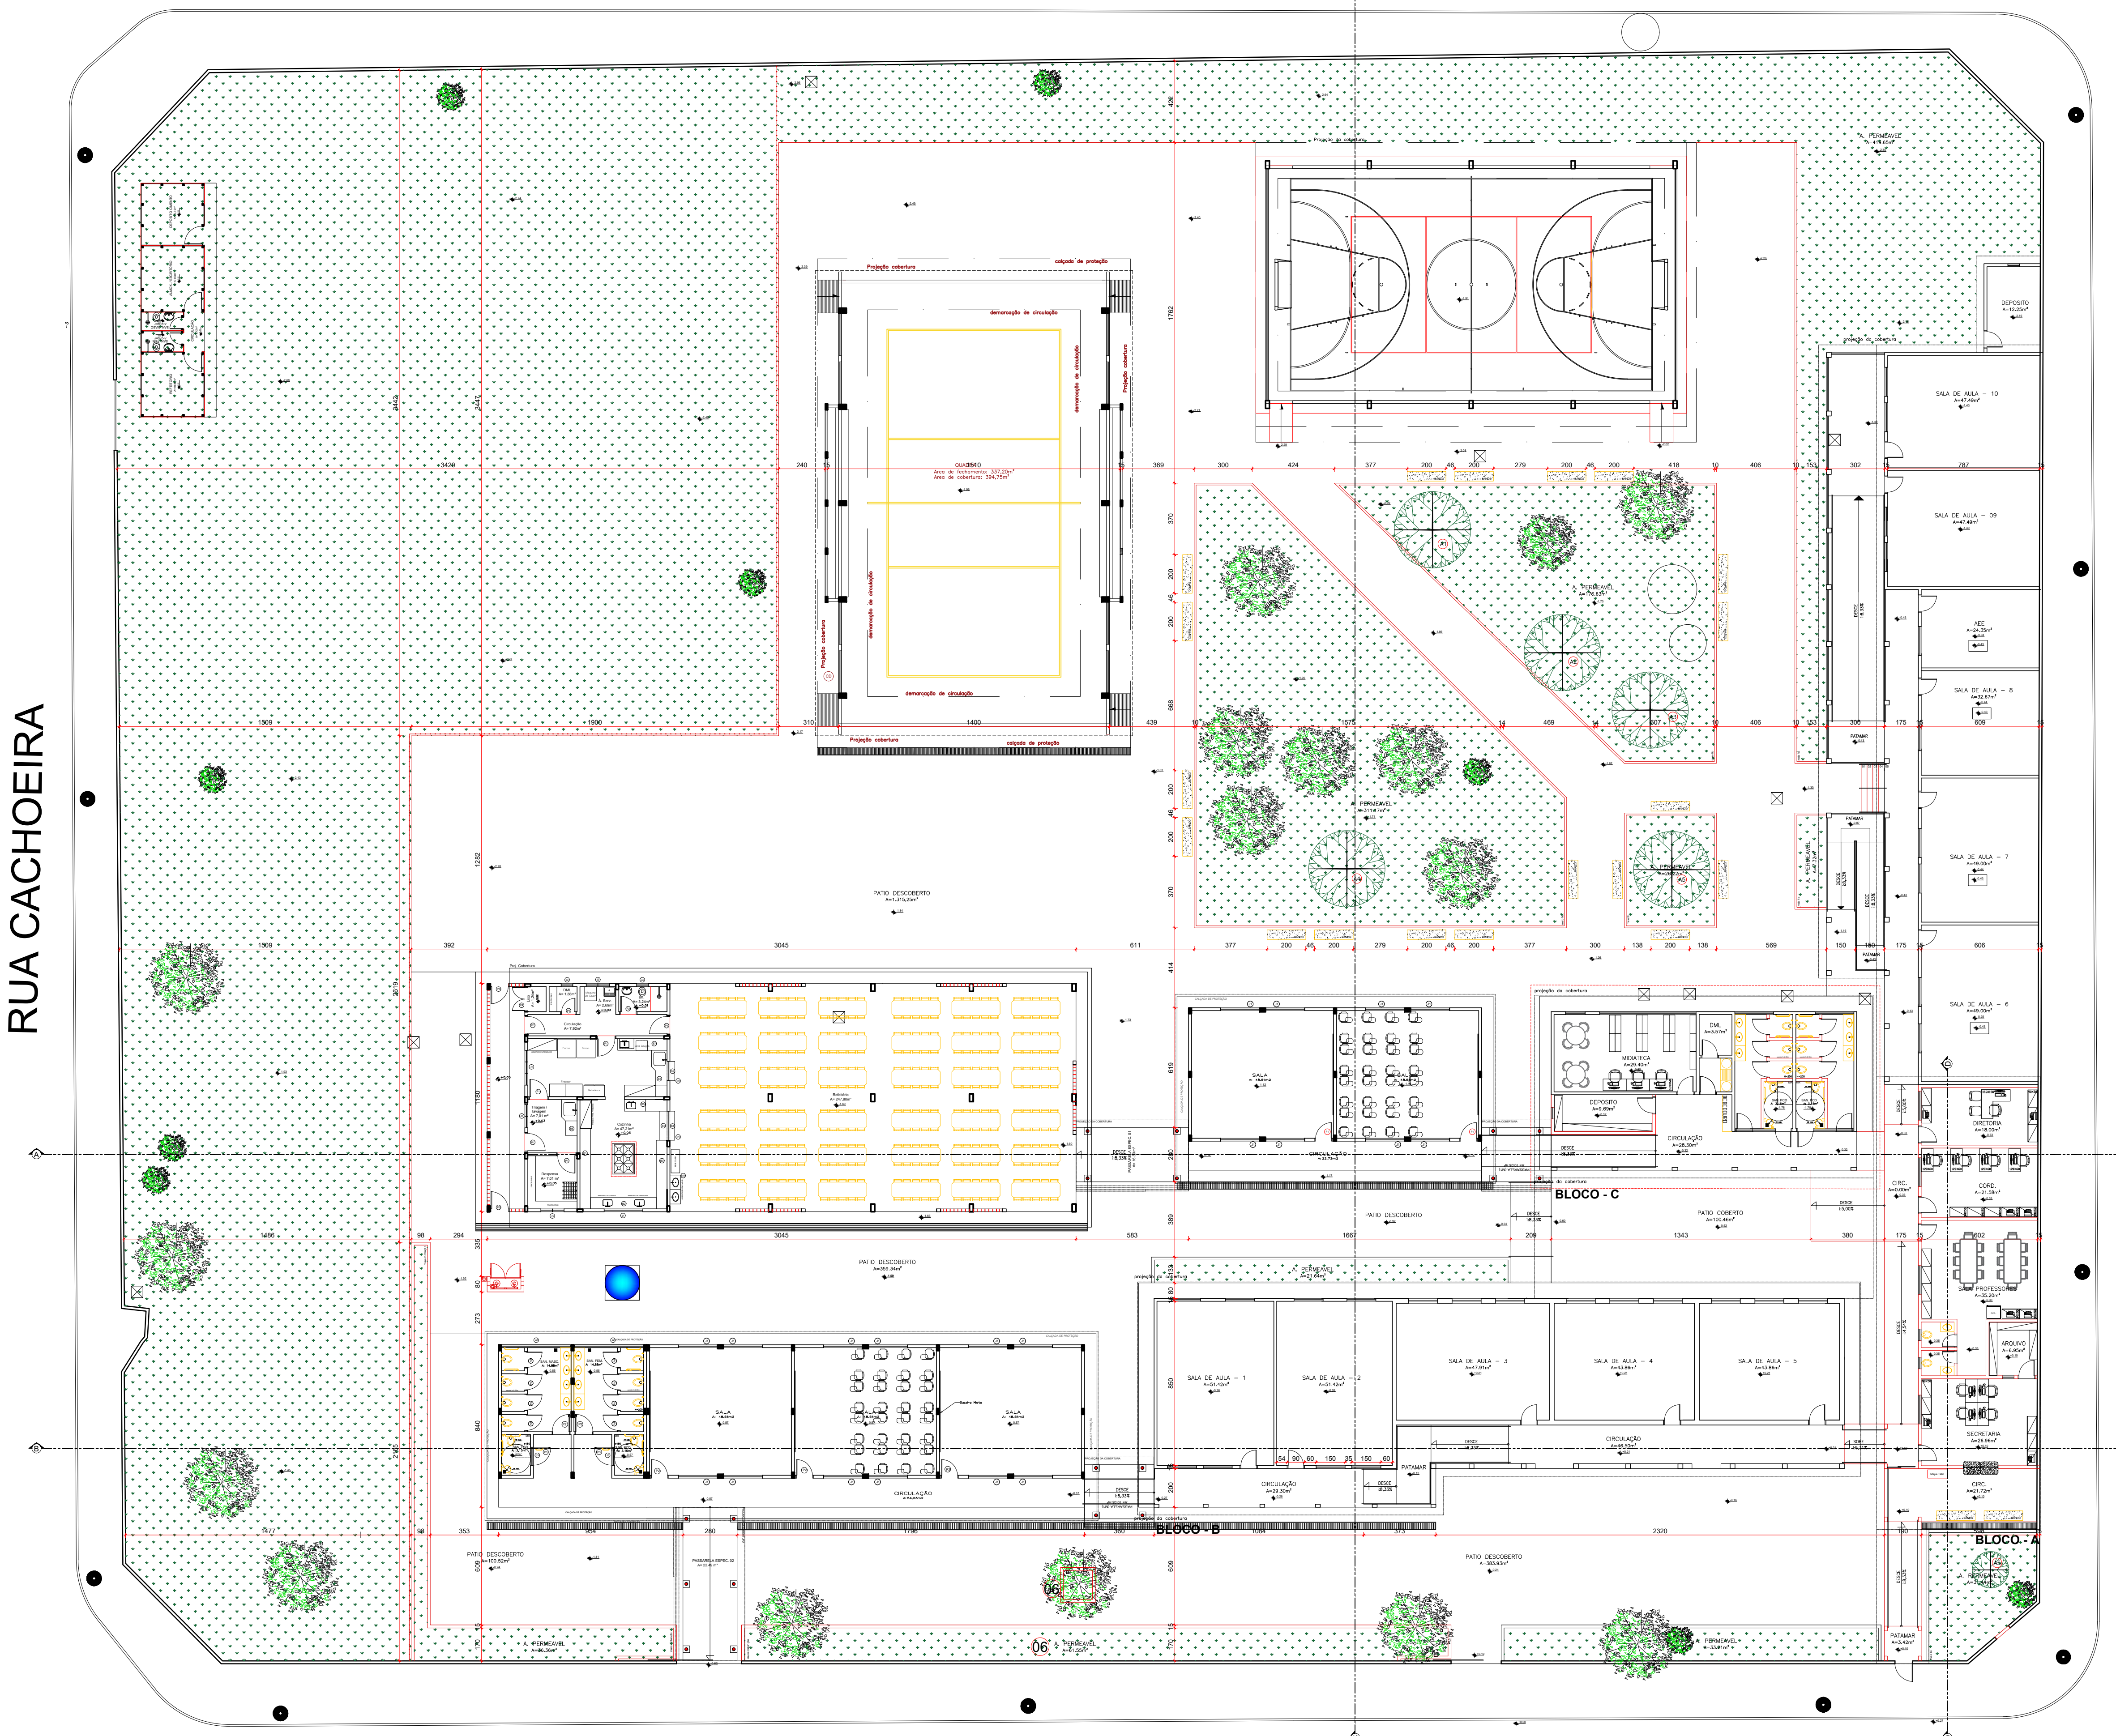


CORTE CC  
Escala: 1/175




FACHADA  
Escala: 1/175

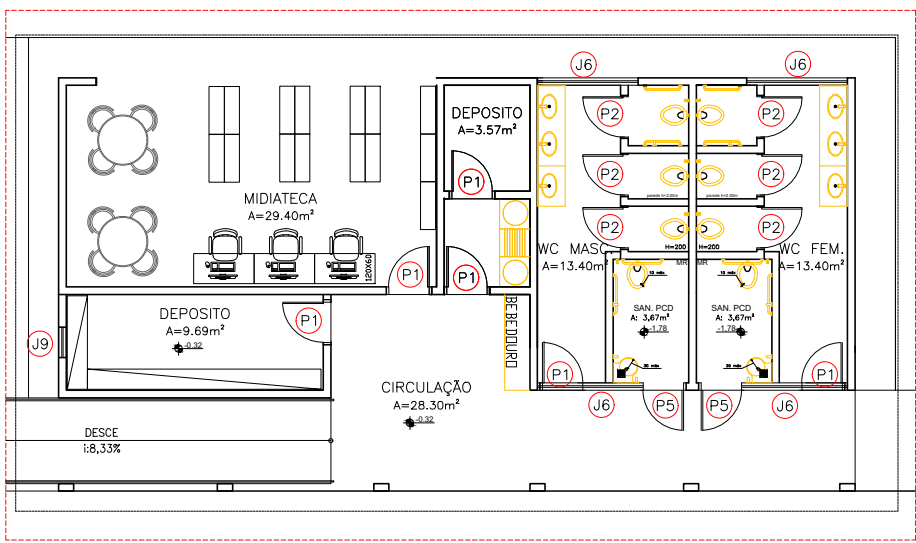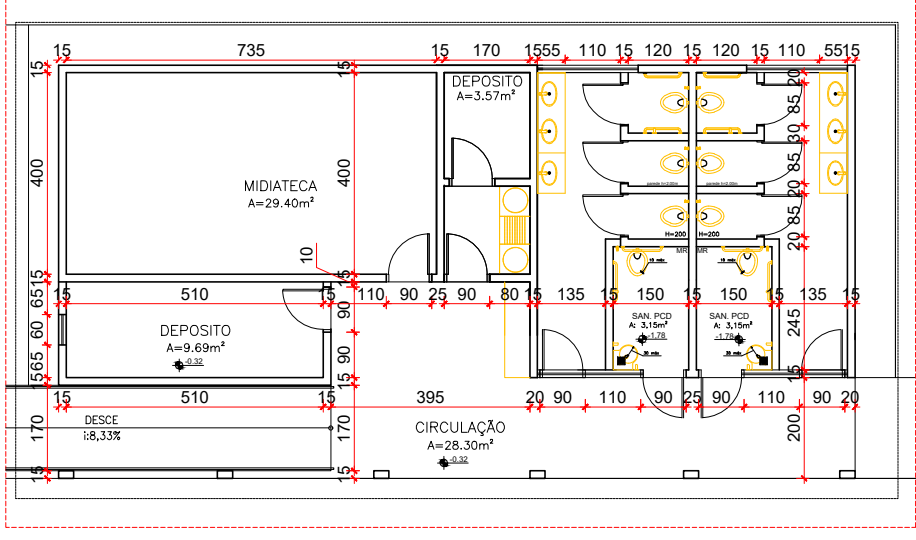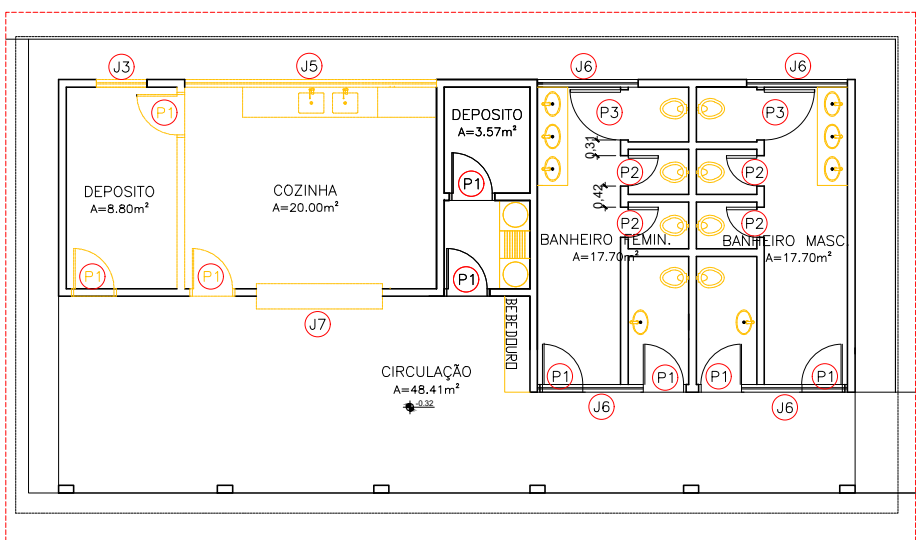


DETALHE BANHEIROS  
Escala: 1/150

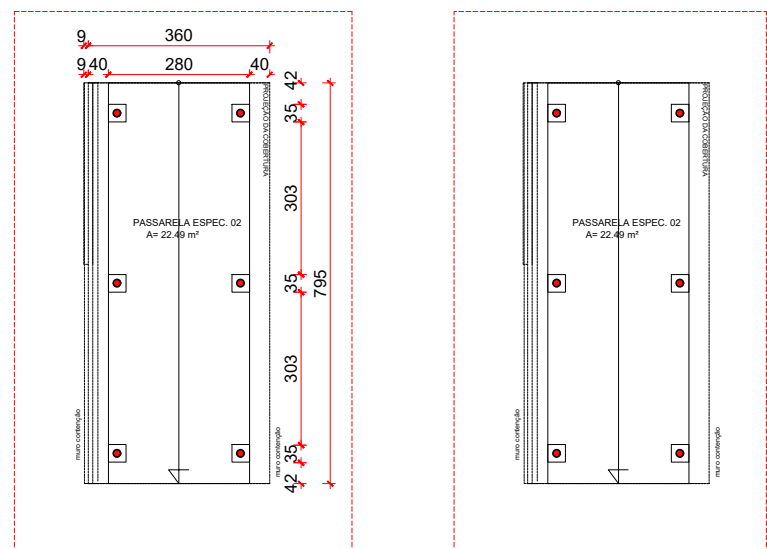






DETALHE PASS. 2  
Escala: 1/150

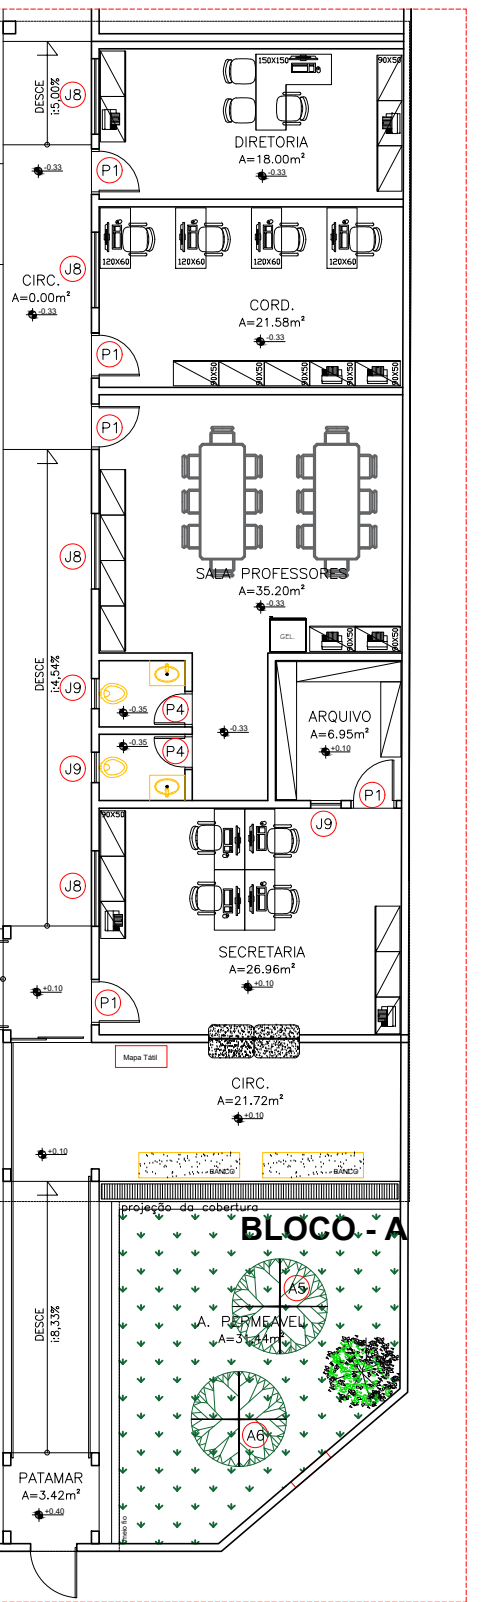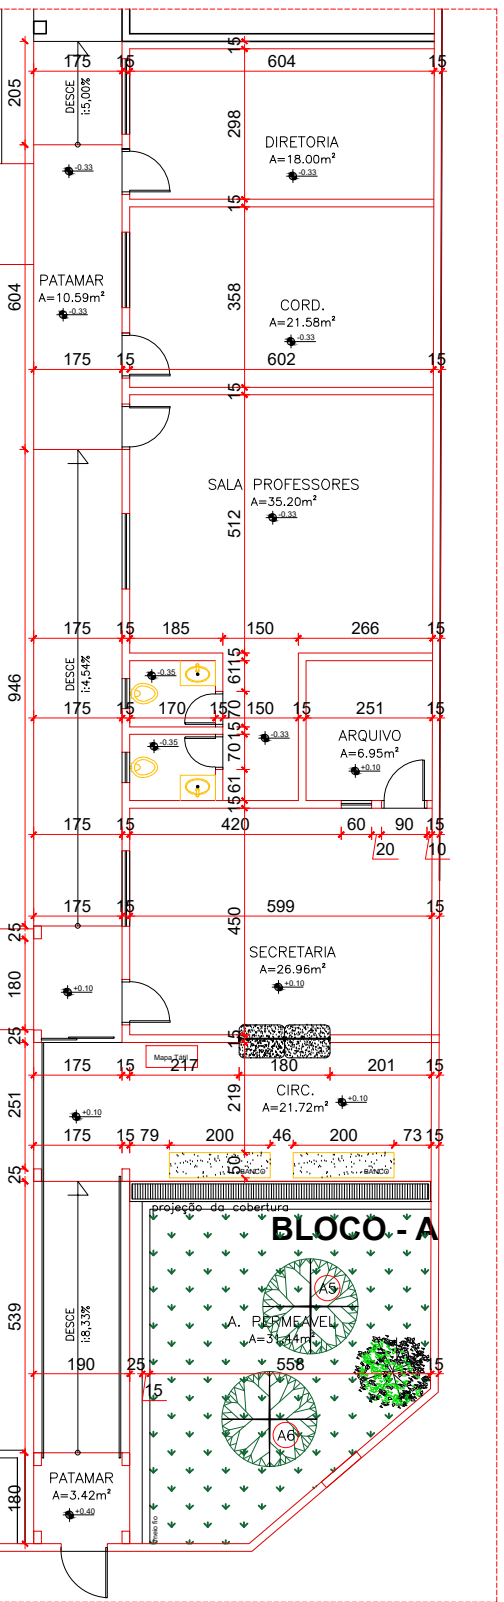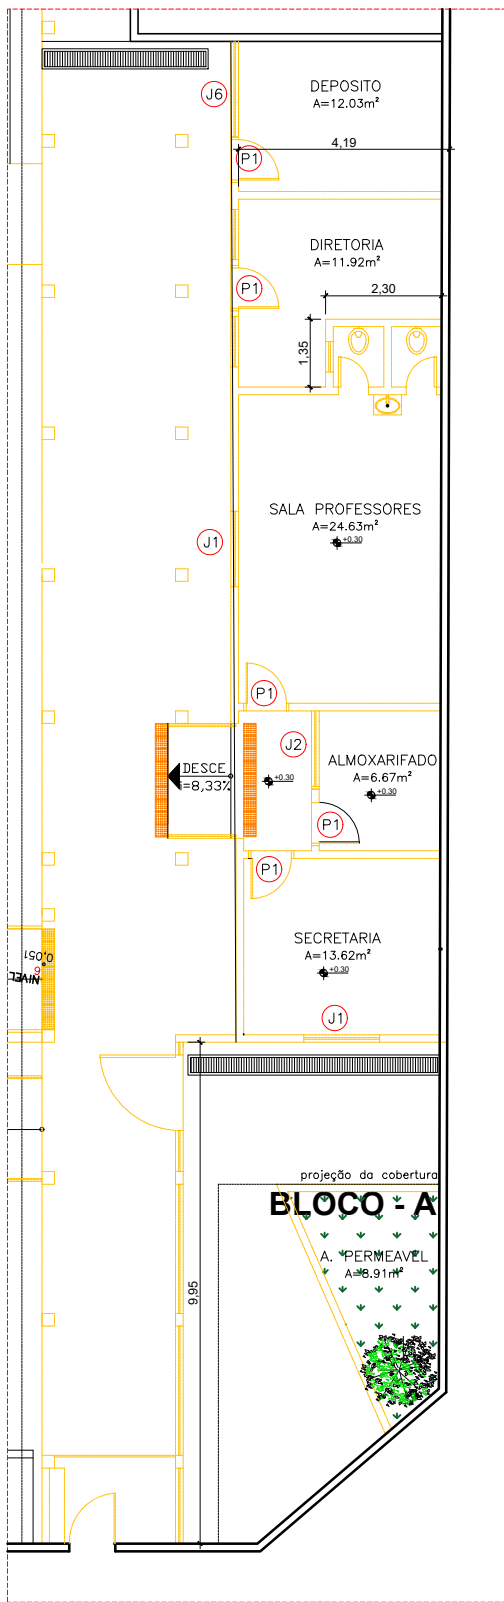

DETALHE ADM  
Escala: 1/150

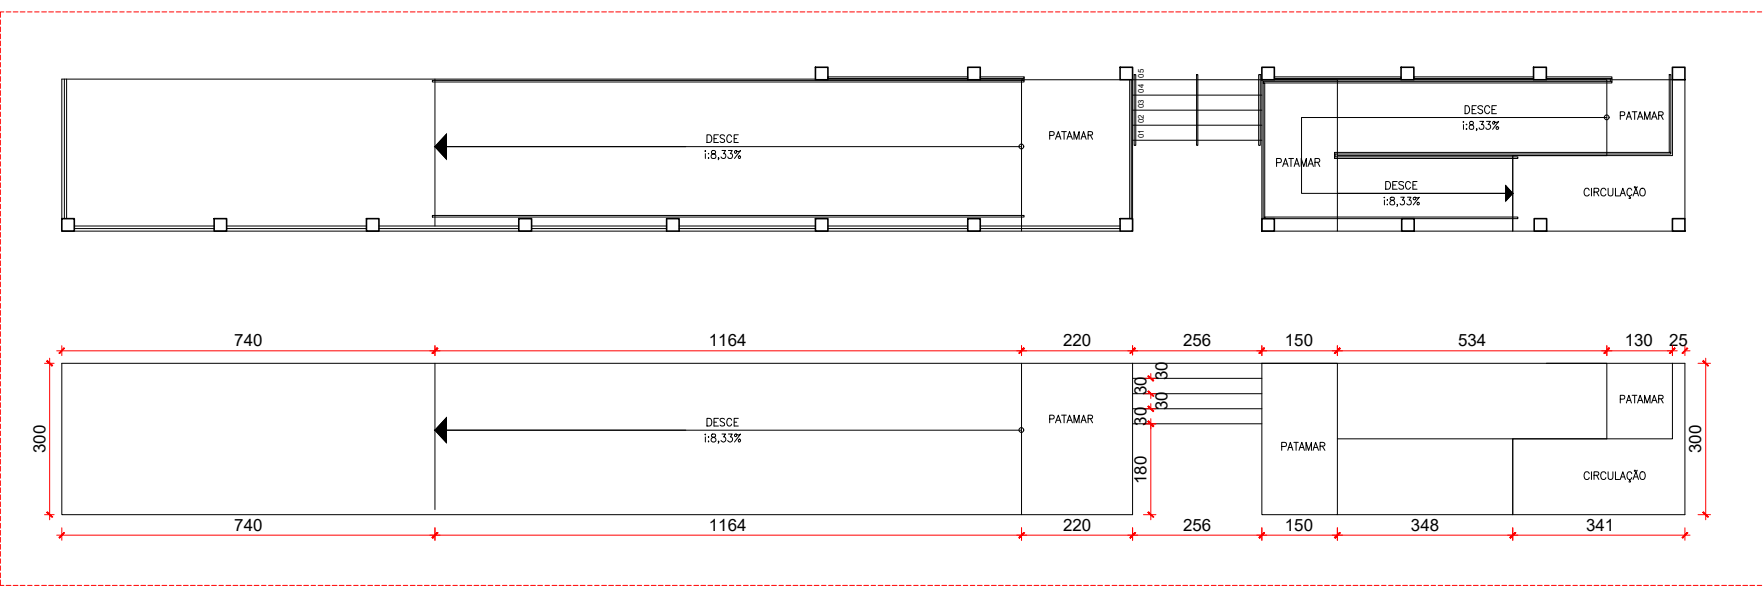

DETALHE RAMPA  
Escala: 1/150

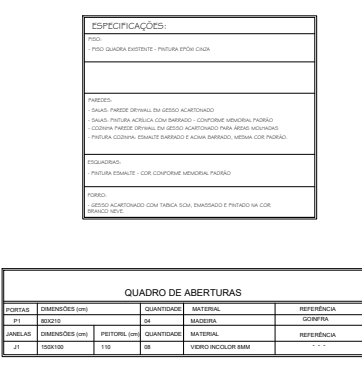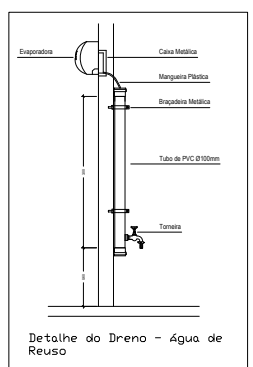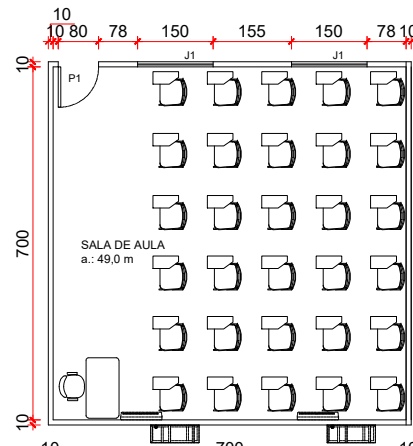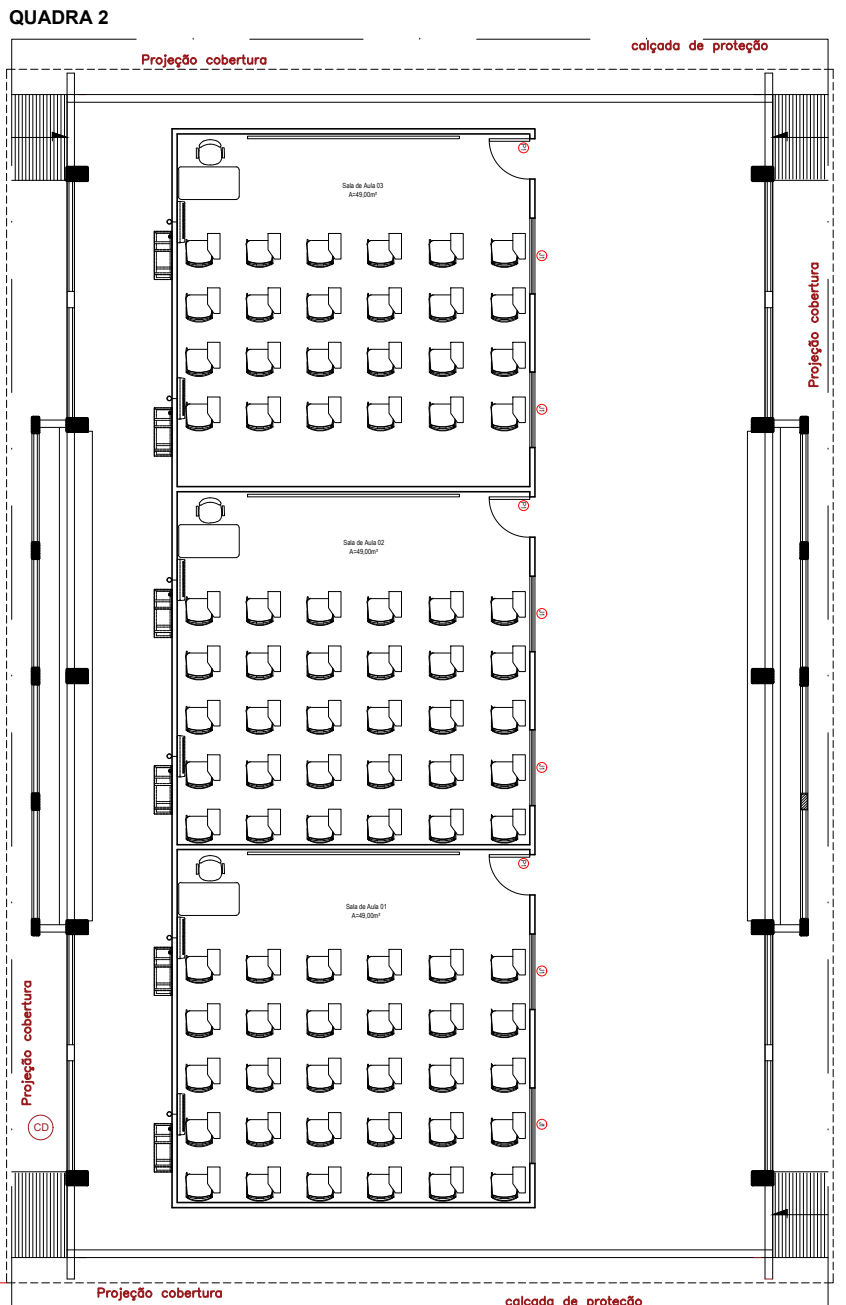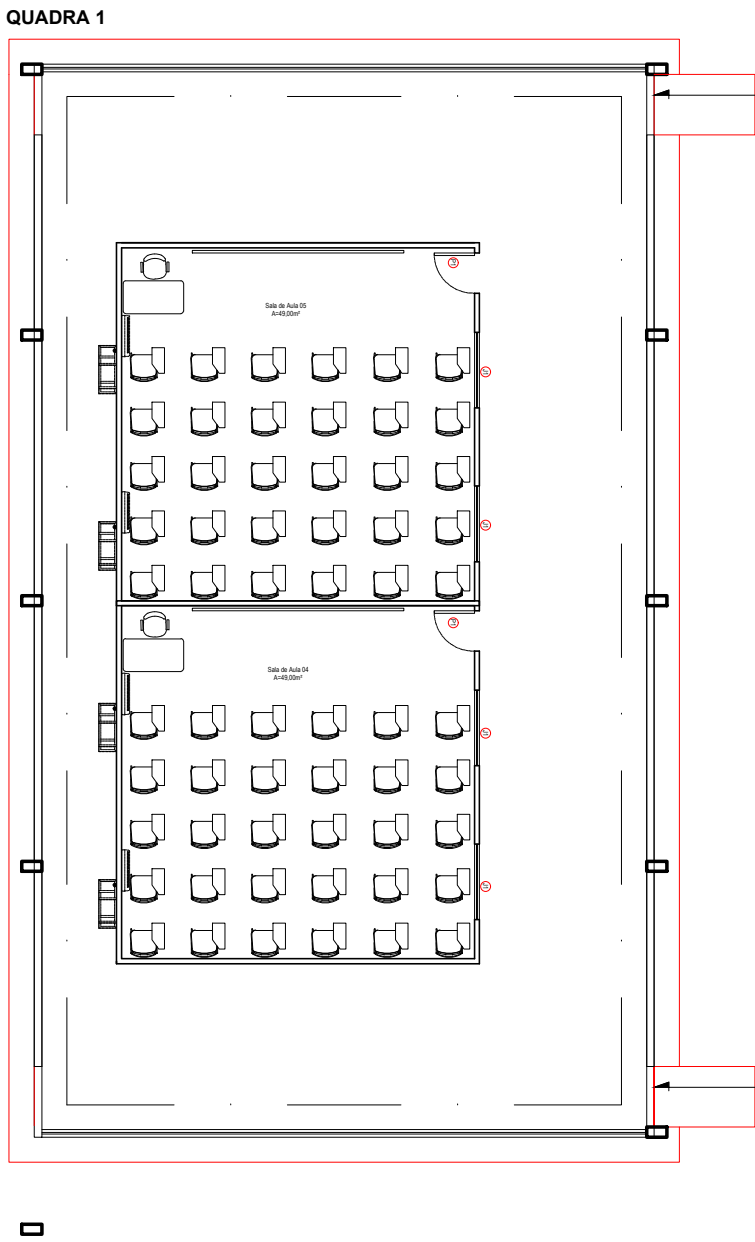

QUADRO RESUMO DOS SERVIÇOS A SEREM EXECUTADOS  
01 - Executar parede em gesso acartonado com pintura esmalte no  
banheiro (150cm interno e externo) e pintura acrílica acima do  
banheiro (interno e externo).  
- Executar rodapé de poliestireno (15cm interno e externo).  
- Executar forro de gesso acartonado com acabamento e pintura.  
- Instalar porta de madeira e grade em vidro incolor 6mm.  
- Instalar quadra escolar misto nas salas de aula.  
- Executar instalações elétricas - ver projeto.  
- Executar o dreno do ar condicionado.

SALA PROVISORIA  
Escala: 1/150

OBSERVAÇÕES:  
- Onde não tiver especificação de acabamento, seguir projeto específico.  
- Favor conferir medidas no local.  
- Qualquer dúvida consultar o autor do projeto ou a Gerência de Projetos e Infraestrutura.

ESTADO DE GOIÁS  
SECRETARIA DE ESTADO DA EDUCAÇÃO  
SUPERINTENDÊNCIA DE INFRAESTRUTURA  
GERÊNCIA DE PROJETOS E INFRAESTRUTURA

GERÊNCIA DE PROJETOS E INFRAESTRUTURA  
APROVADO  
TÉCNICO RESPONSÁVEL PELA APROVAÇÃO

COLÉGIO ESTADUAL JOSE CANDIDO ROSA  
AMPLIAÇÃO/ REFORMA

ENDEREÇO  
AV. GOIÁS, Nº 567, CENTRO- CEP 75360000 - ARAGOIÂNIA- GO

ÁREA DO TERRENO	ÁREA PERÍMETRO	ÁREA EXISTENTE	ÁREA A DEMOLIR	ÁREA A CONSTRUIR	ÁREA TOTAL CONSTRUÍDA
8.212,33M <sup>2</sup>	2.169,33M <sup>2</sup>	470,69M <sup>2</sup>	2.021,98M <sup>2</sup>	3.325,97M <sup>2</sup>	

AUTOR: ARQ. JOÃO PEDRO MOREIRA PIRES - CAU Nº A187684-5

RT DA OBRA

PROPRIETÁRIO: SECRETARIA DE ESTADO DA EDUCAÇÃO - CNPJ: 01.409.705/0001-20  
PROPOSTO: SARMAL, SILVA VIEIRA VALENTE - CPF: 041.130.001-64

ARQUITETURA

TIPO DE PROJETO  
PLANTA DE DEMOLIÇÃO  
PLANTA DE LOCALIZAÇÃO  
PLANTA DE SITUAÇÃO  
DETALHES  
LASSUNTO:

DATA: SETEMBRO/2024  
REVISÃO: 000  
Nº PROJETO: 14720134

REV.	DATA	DESCRIÇÃO	VISTO

2/4