

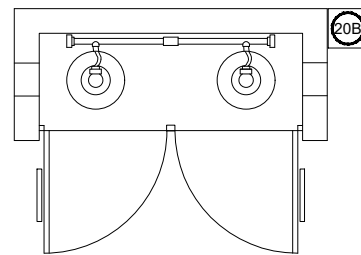
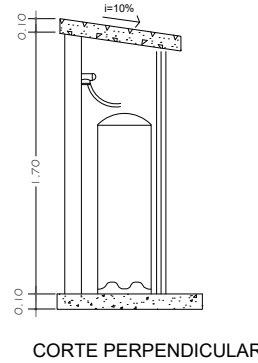
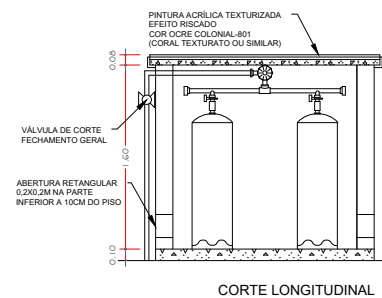



Planta baixa - Instalação de Gás  
Escala 1:100

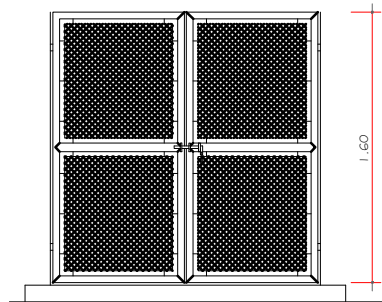

Planta de situação - Instalação de Gás  
Escala 1:850

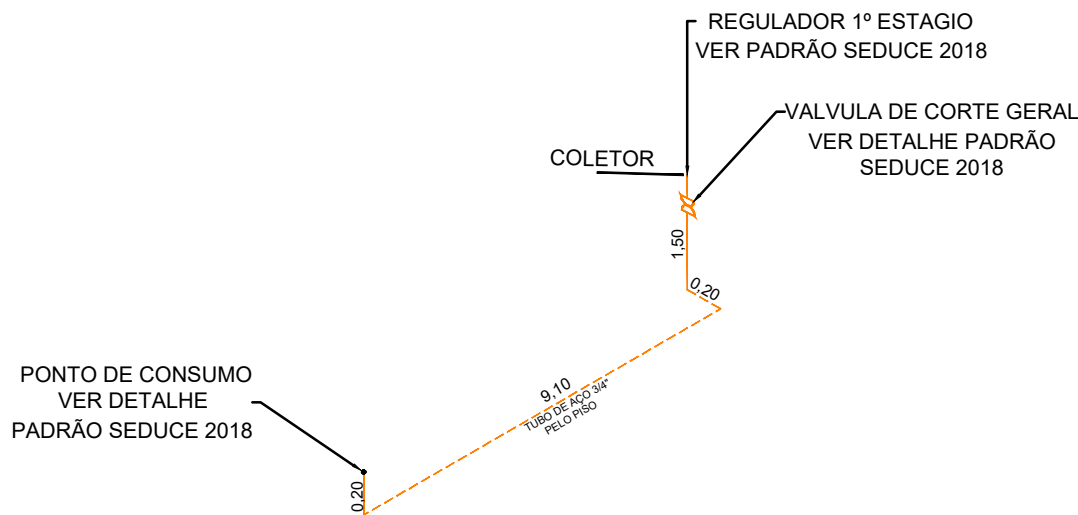

ISOMÉTRICO DA REDE DE  
DISTRIBUIÇÃO DE GLP  
SEM ESCALA

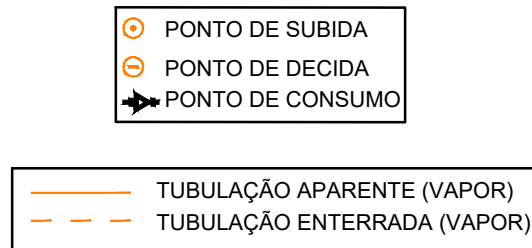

CODIGO	SÍMBOLO	SIGNIFICADO	FORMA E COR	APLICAÇÃO
1		Proibido fumar	Símbolo: Circular Fundo: branco Pictograma: preto Faixa circular e barra diametral: vermelhas	Todo local onde o fumo possa aumentar o risco de incêndio
6		Cuidado, Risco de Incêndio	Símbolo: Triangular Fundo: amarelo Pictograma: preto Faixa triangular: preto	Proximo a materiais ou áreas com presença de produtos altamente inflamáveis



Projeto:  
**GÁS CANALIZADO**

MUNICÍPIO: CAMPO LIMPO DE GOIÁS  
ESCOLA: CE RESIDENCIAL NOVO HORIZONTE  
ENDEREÇO: RUA JOÃO CAETANO SOBRINHO,  
ÁREA INST. 02

AUTOR: JOAO PEDRO MOREIRA PIRES - ARQUITETO E URBANISTA - CAU: A187684-8 - RRT: 14153965

PROPRIETÁRIO: SECRETARIA DE ESTADO DA EDUCAÇÃO CNPJ: 01.409.705.0001-20  
PREPOSTO: SABRINA SILVA VIEIRA VALENTE CPF: 041.530.091-64

Área terreno:  
7.817,37M2

Descrição:  
Instalação do Gás Canalizado  
Composta por 2- P45

Área Existente:  
\_\_\_\_\_

Data:  
04/03/2024

Prancha:  
**01/01**