

ÁREA PARTICULAR

RUA JOÃO CAETANO SOBRINHO


ÁREA PARTICULAR

RUA NH-03

PLANTA BAIXA - IMPLANTAÇÃO ELÉTRICA
Escala: 1/125

Caixa de passagem 150x150x75 a 2,80 do piso
Caixa de passagem 150x150x75 no piso
Caixa de passagem 300x300x300 no piso
Curva 90°
Entrada de serviço
Poste em aço galvanizado h-3,00m com 02 luminárias LED de 33W até 50W
Quadro de distribuição
Quadro de medição
Refletor de led
Tomada média a 1,20m do piso

Elétrica	Teto
	Média
	Piso

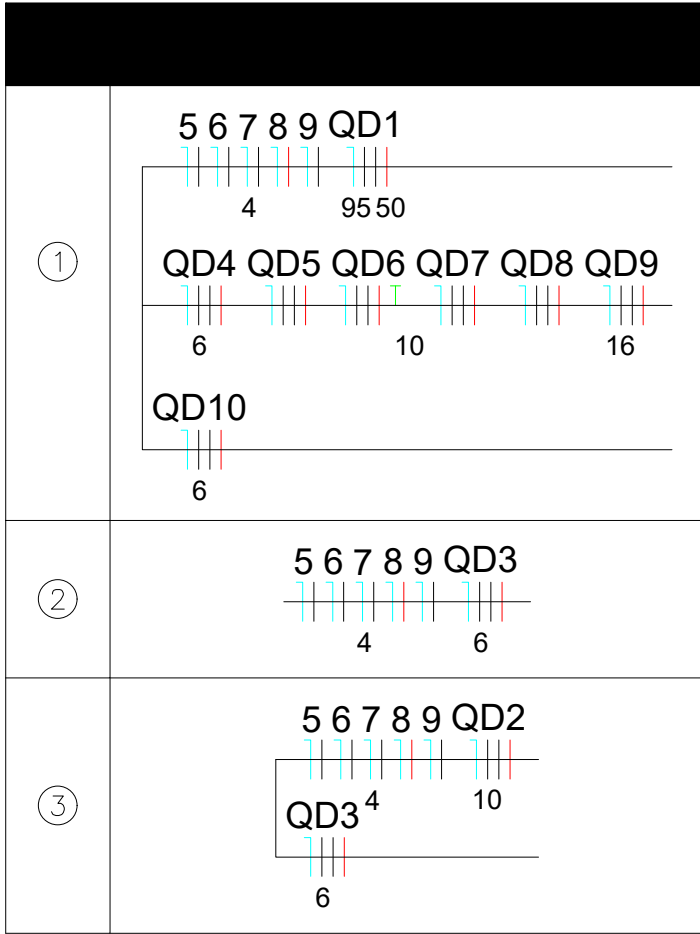

OBSERVAÇÕES:

- Onde não tiver especificação de acabamento, seguir projeto específico.
- Favor conferir medidas no local.
- Qualquer dúvida consultar o autor do projeto ou a Gerência de Projetos e Infraestrutura.



ESTADO DE GOIÁS
SECRETARIA DE ESTADO DA EDUCAÇÃO
SUPERINTENDÊNCIA DE INFRAESTRUTURA
GERÊNCIA DE PROJETOS E INFRAESTRUTURA

GERÊNCIA DE PROJETOS E INFRAESTRUTURA
APROVADO
TÉCNICO RESPONSÁVEL PELA APROVAÇÃO

COLÉGIO ESTADUAL RES. NOVO HORIZONTE

CONSTRUÇÃO

ENDEREÇO	RUA JOÃO CAETANO SOBRINHO, ÁREA INST. 02 - CAMPO LIMPO DE GOIÁS- GO				
ÁREA DO TERRENO	ÁREA PERMEAB.	ÁREA EXISTENTE	ÁREA A DEMOLIR	ÁREA A CONSTRUIR	ÁREA TOTAL CONSTRUTIVA
7.817,37M²	3.701,68M²			1.874,83M²	1.874,83M²
AUTOR: SAMANTHA C. M. BRITO - ENGENHEIRA ELETRICISTA - CREA 20.791-0-GO					
RT DA OBRA:					
PROPRIEDADE: SECRETARIA DE ESTADO DA EDUCAÇÃO - CNPJ: 01.408.705/0001-20 PROPOSTOR: JOÃO VILVA VILELA VALENTE - CPF: 041.530.091-64					

ELÉTRICO

TIPO DE PROJETO	PLANTA BAIXA - IMPLANTAÇÃO ELÉTRICA				
DATA	INDICADA	REVISÃO	Nº FOLHAS		
MARÇO/2024		000	00		
REV.	DATA	DESCRIÇÃO	VISTO		

1/2