


PLANTA BAIXA - HIDRAULICO  
ESCALA 1:200

Legenda	
	Caixa Sifonada
	Caixa de areia pluvial c/greiha
	Caixas Inspeção Esgoto Simples
	Curva 45°
	Curva 90 curta
	Joelho 45
	Joelho 90- coluna
	Junção simples
	Lavatório de Uso Geral
	Micrôrio de Caixa de Descarga- DN 50mm
	Ramais de Ventilação
	Te sanitário
	Vaso Sanitário c/ 90°

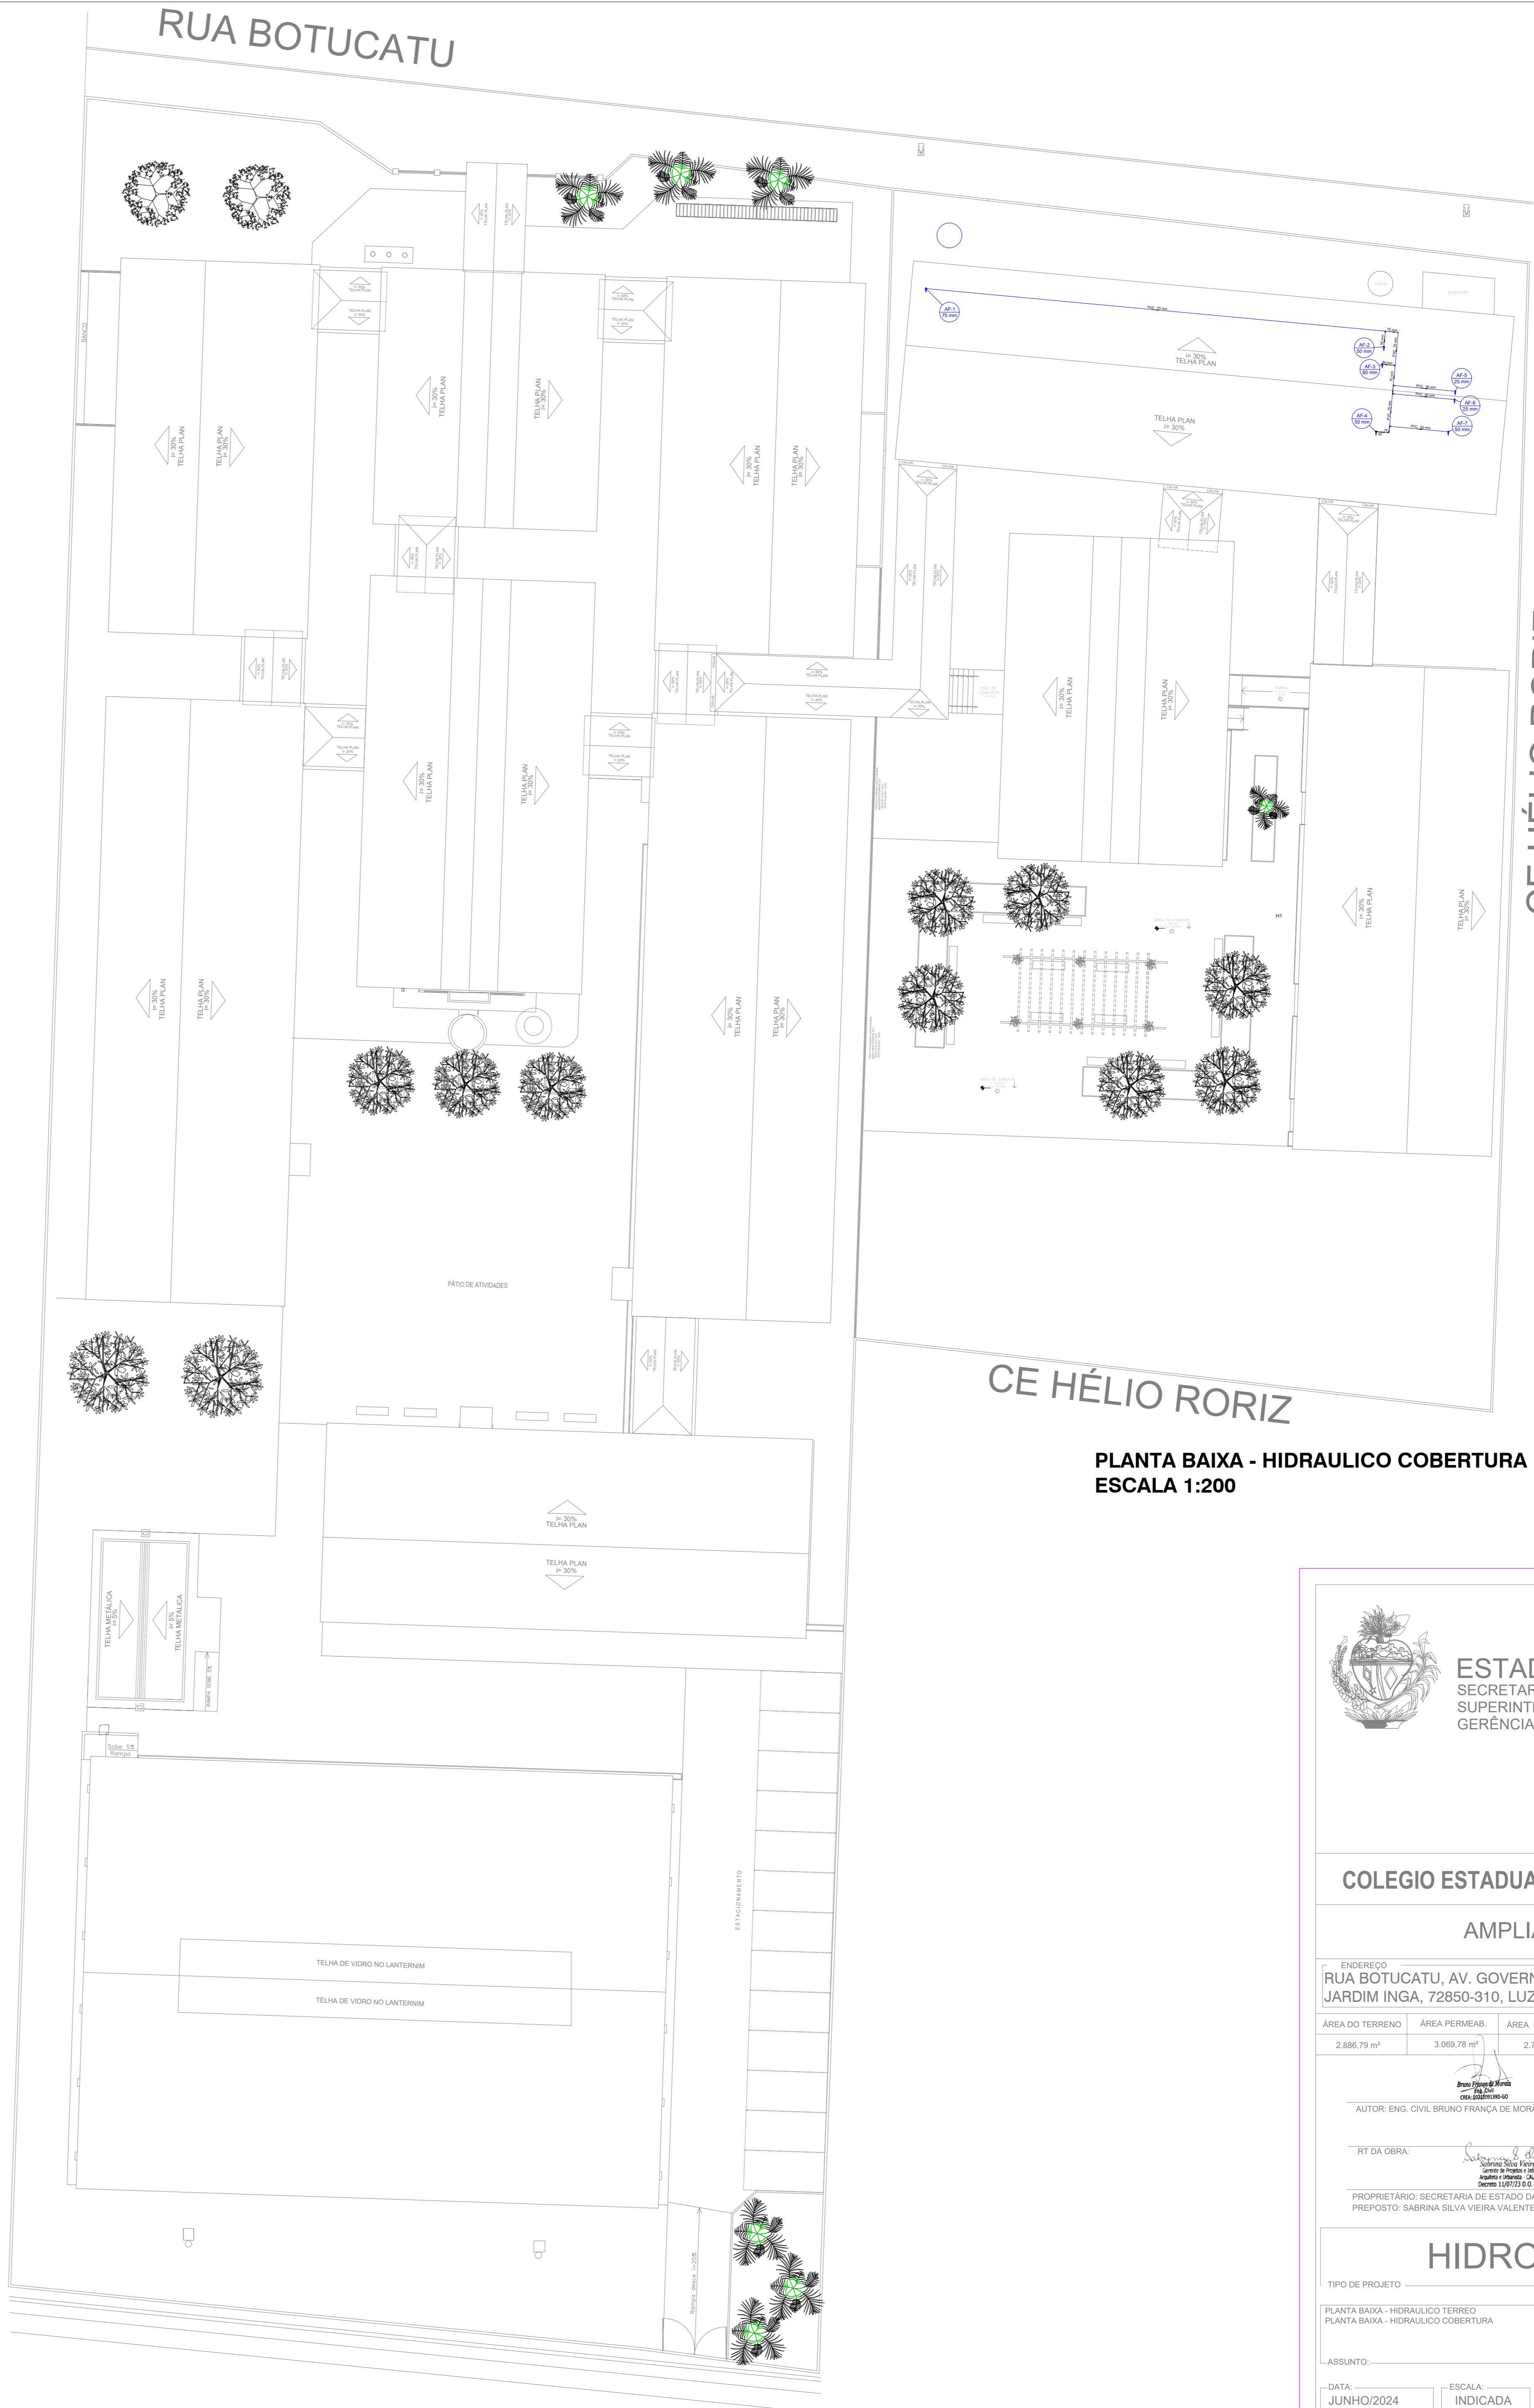

PLANTA BAIXA - HIDRAULICO COBERTURA  
ESCALA 1:200



ESTADO DE GOIÁS  
SECRETARIA DE ESTADO DA EDUCAÇÃO  
SUPERINTENDÊNCIA DE INFRAESTRUTURA  
GERÊNCIA DE PROJETOS E INFRAESTRUTURA

GERÊNCIA DE PROJETOS E INFRAESTRUTURA  
APROVADO

TECNICO RESPONSÁVEL: RUA APROVAÇÃO

COLEGIO ESTADUAL DEFINO OCLECIO MACHADO

AMPLIAÇÃO/ REFORMA

ENDEREÇO  
RUA BOTUCATU, AV. GOVERNADOR JOSÉ FELICIANO FERREIRA 02  
JARDIM INGA, 72850-310, LUZIÂNIA

ÁREA DO TERRENO	ÁREA PERMEÁVEL	ÁREA EXISTENTE	ÁREA A DEMOLIR	ÁREA A CONSTRUIR	ÁREA TOTAL CONSTRUÇÃO
2.886,78 m²	3.069,78 m²	2.748,53 m²		1.244,96 m²	3.993,49 m²

BRUNO FRANÇA DE MORAES  
CREA 10212091390-GO

AUTOR: ENG. CIVIL BRUNO FRANÇA DE MORAES - CREA 10212091390-GO

RT DA OBRA:

SABRINA SILVA VIEIRA VALENTE  
CNPJ: 01.409.705.0001-20  
CPF: 041.530.091-64

PROPRIETÁRIO: SECRETARIA DE ESTADO DA EDUCAÇÃO  
PREPOSTO: SABRINA SILVA VIEIRA VALENTE

HIDROSSANITÁRIO

TIPO DE PROJETO  
PLANTA BAIXA - HIDRAULICO TERREO  
PLANTA BAIXA - HIDRAULICO COBERTURA

ASSUNTO:

DATA	ESCALA	REVISÃO	Nº PROJETO
JUNHO/2024	INDICADA	000	1020240180315

REV.	DATA	DESCRIÇÃO	VISTO

2/3  
FOLHA  
PROJETISTA:  
BRUNO FRANÇA