

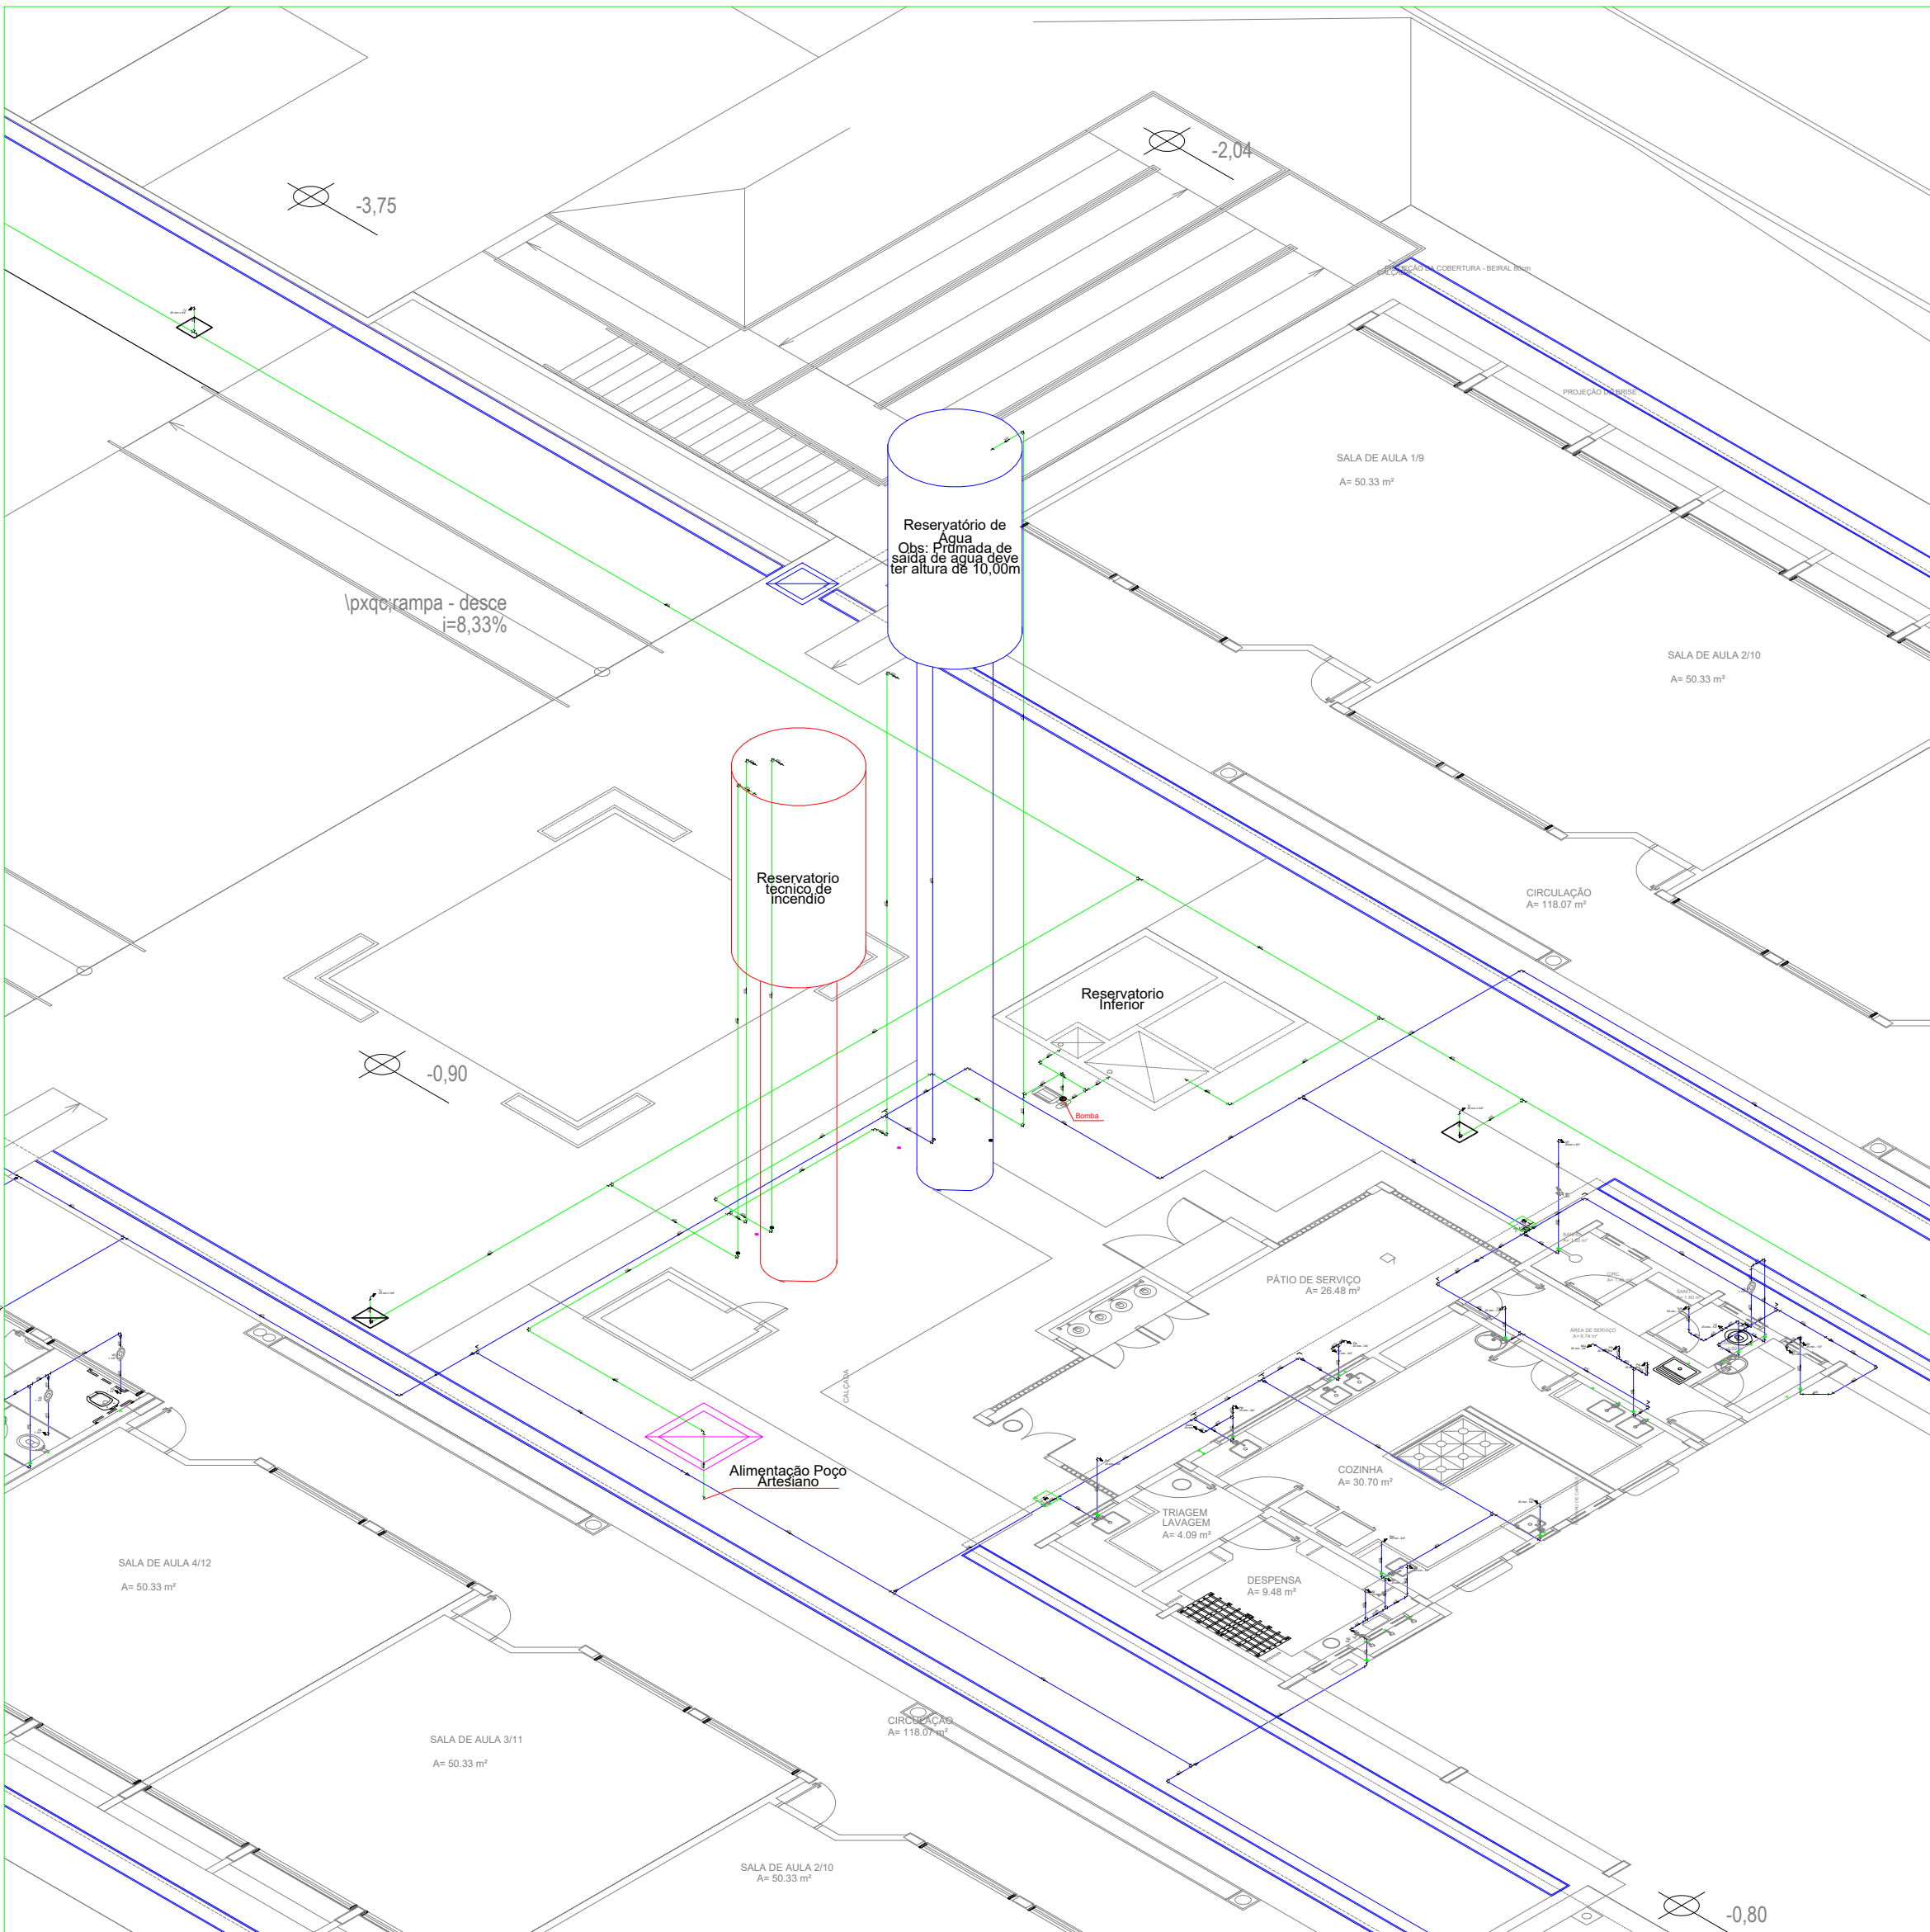
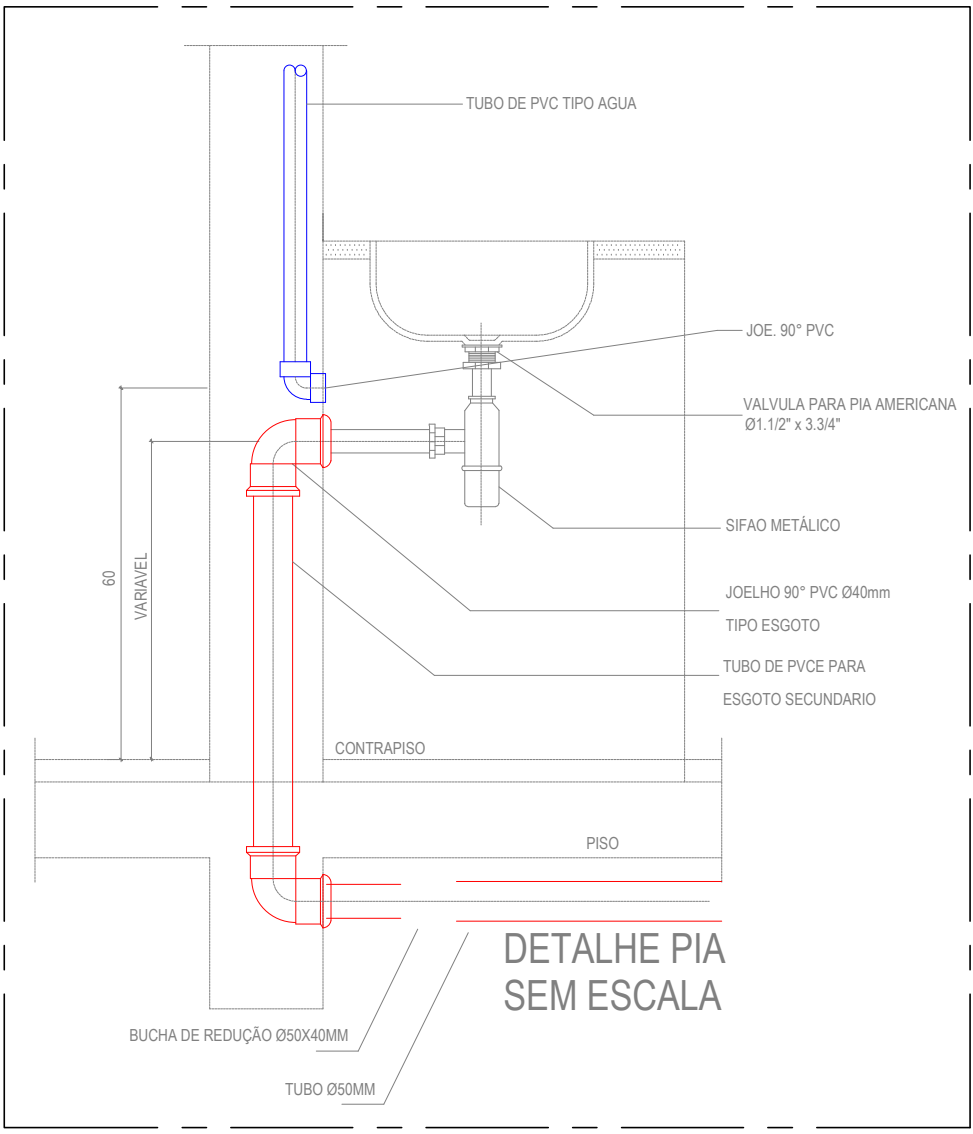
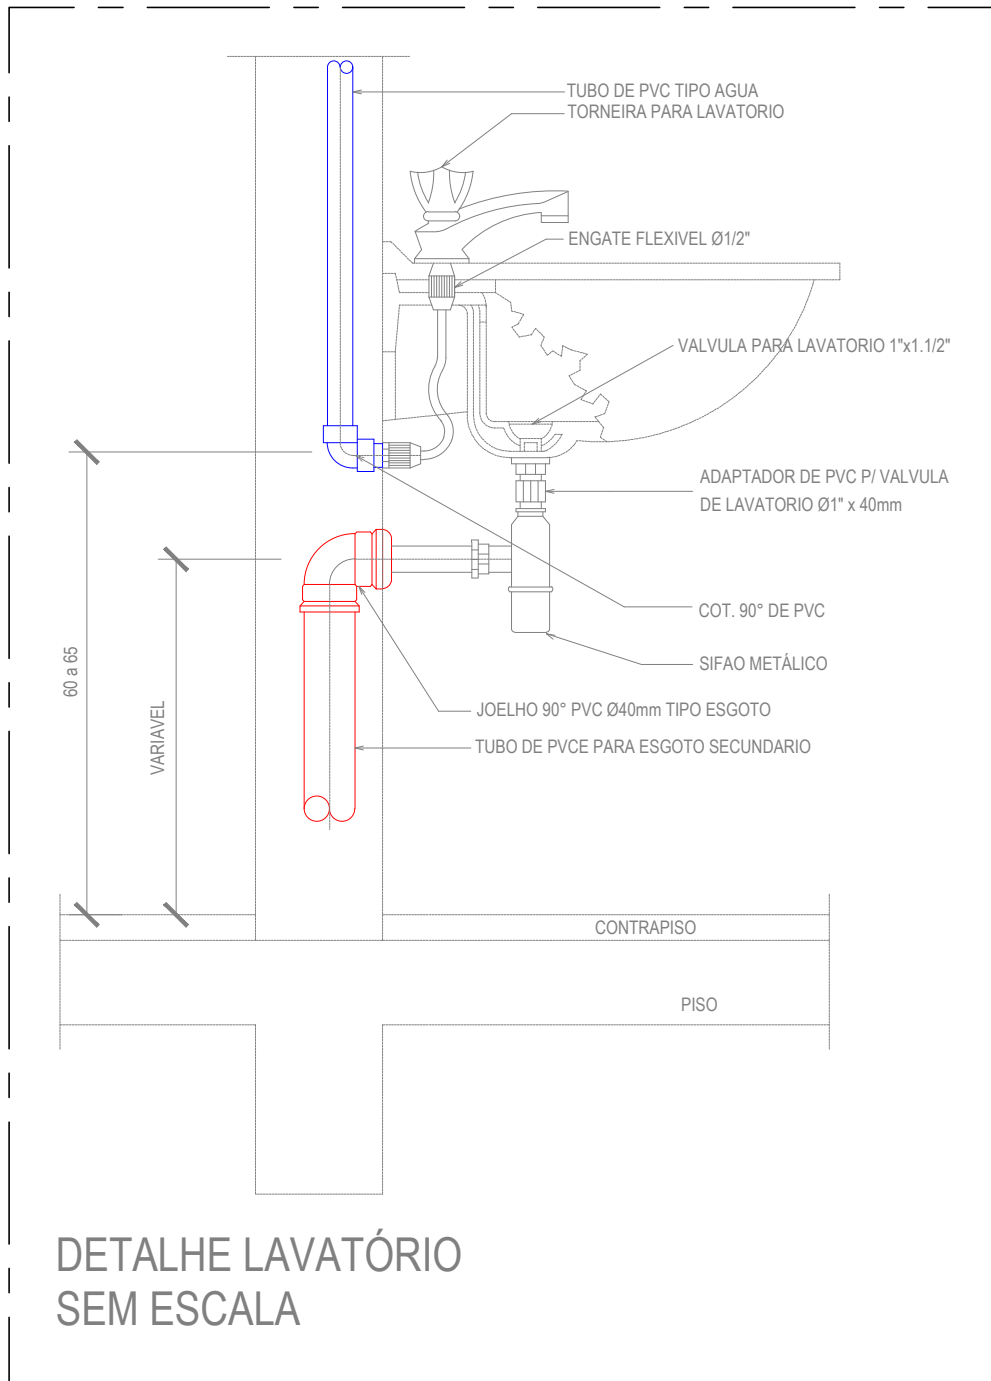


PLANTA BAIXA - PAVIMENTO TERREO AGUA FRIA
ESCALA 1:200

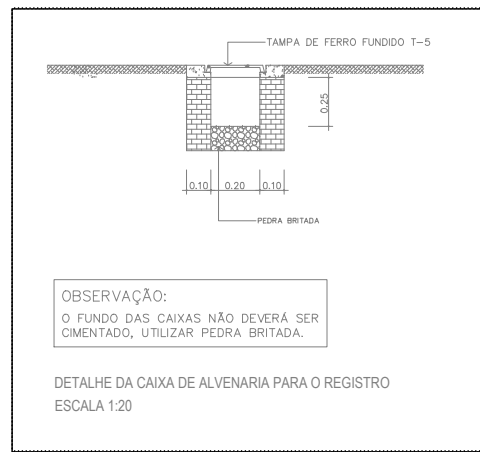

DETALHE ISOMETRICO DA REDE AGUA
SEM ESCALA

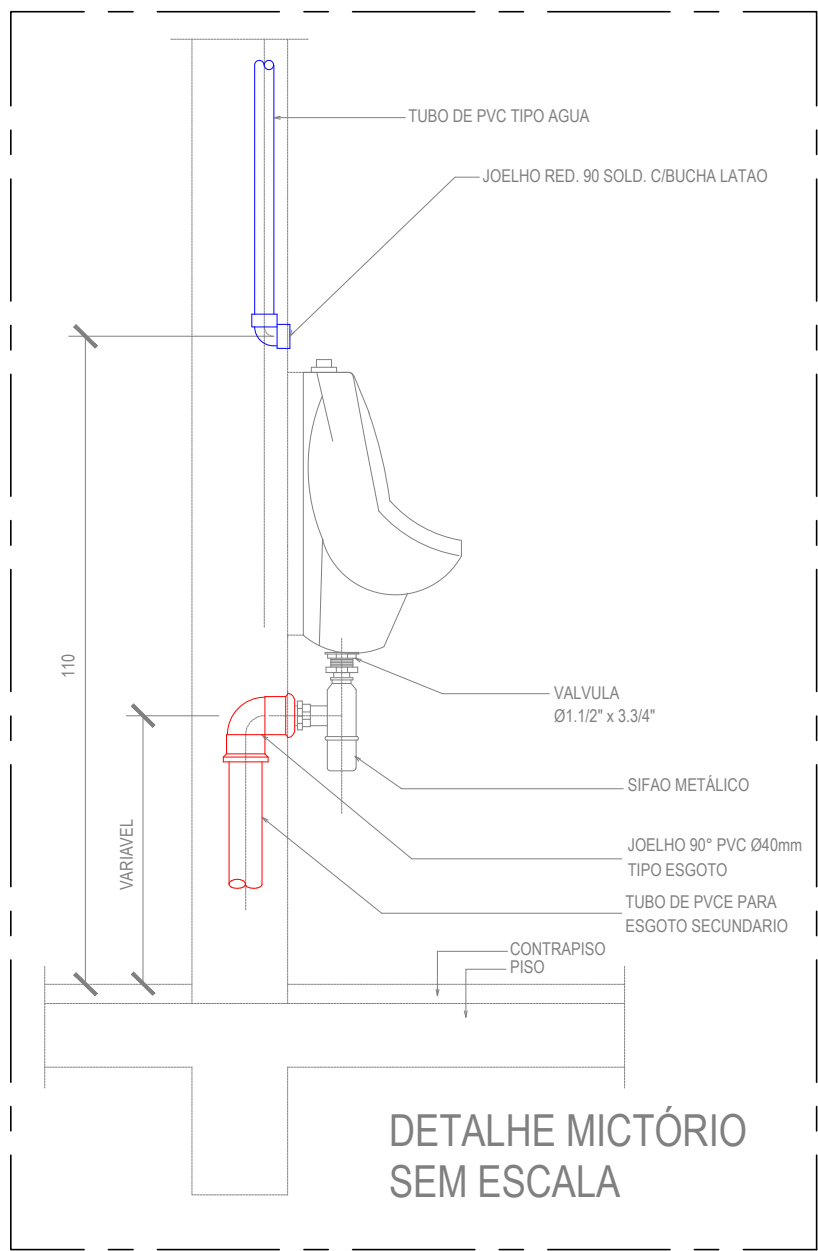

LEGENDA

- DH DUCHA HIGIENICA
- CH CHUVEIRO
- DH DUCHA HIGIENICA
- BE FILTRO
- LV LAVATÓRIO
- MLL MÁQUINA DE LAVAR LOUÇA
- MLR MÁQUINA DE LAVAR ROUPA
- PIA PIA
- RG REGISTRO DE GAVETA
- RP REGISTRO DE PRESSÃO
- TJ TORNEIRA DE JARDIM
- TLR TANQUE DE LAVAR ROUPA
- TUBULAÇÃO DE ÁGUA FRIA
- TUBULAÇÃO DE ALIMENTAÇÃO

Água Fria
Diâmetro
da Prumada

Alimentação
Diâmetro
do Rocalhe

COLUNA DE ÁGUA FRIA

COLUNA DE ALIMENTAÇÃO



ESTADO DE GOIÁS
SECRETARIA DE ESTADO DA EDUCAÇÃO
SUPERINTENDÊNCIA DE INFRAESTRUTURA
GERÊNCIA DE PROJETOS E INFRAESTRUTURA

GERÊNCIA DE PROJETOS E INFRAESTRUTURA
APROVADO
TECNICO RESPONSÁVEL PELA APROVAÇÃO

COLÉGIO ESTADUAL RITA PARANHOS BRETAS

CONSTRUÇÃO DE ESCOLA IMPLANTAÇÃO ESCOLA PADRÃO SÉCULO XXI

ENDERECO:
RUA JOSÉ ALBINO FILHO ESQ. C/ RUA JOSÉ LEÃO DA COSTA - QD. 18 S/N -
RESIDENCIAL ALVINO ALBINO - CEP: 75.711-689 - CATALÃO / GOIÁS

ÁREA DO TERRENO	ÁREA PERMEAB.	ÁREA EXISTENTE	ÁREA A DEMOLIR	ÁREA A CONSTRUIR	ÁREA TOTAL CONSTRUÇÃO
11.761,27m²				3.201,87m²	3.201,87m²

AUTOR: ENGENHEIRO CIVIL BRUNO FRANÇA DE MORAIS - CREA: 10212081390-GO

RT DA OBRA:

PROPRIETÁRIO: SECRETARIA DE ESTADO DA EDUCAÇÃO - CNPJ: 01.409.755.0001-20
PROFESSOR: SABRINA SILVA VIEIRA VALENTE - CPF: 041.030.091-64

HIDROSSANITÁRIO

TIPO DE PROJETO

PLANTA BAIXA - PAVIMENTO TERREO AGUA FRIA

DETALHES DE INSTALAÇÕES

DETALHE ISOMETRICO DA CAIXA D'AGUA

LEGENDAS

LEGENDAS

DATA: JANEIRO/2025 ESCALA: INDICADA REVISÃO: 000 Nº RT/ART:

REV. DATA DESCRIÇÃO VISTO

2/3

PROJETISTA:
BRUNO FRANÇA