




Planta Baixa Térreo - ETAPA 01  
Escala 1:100

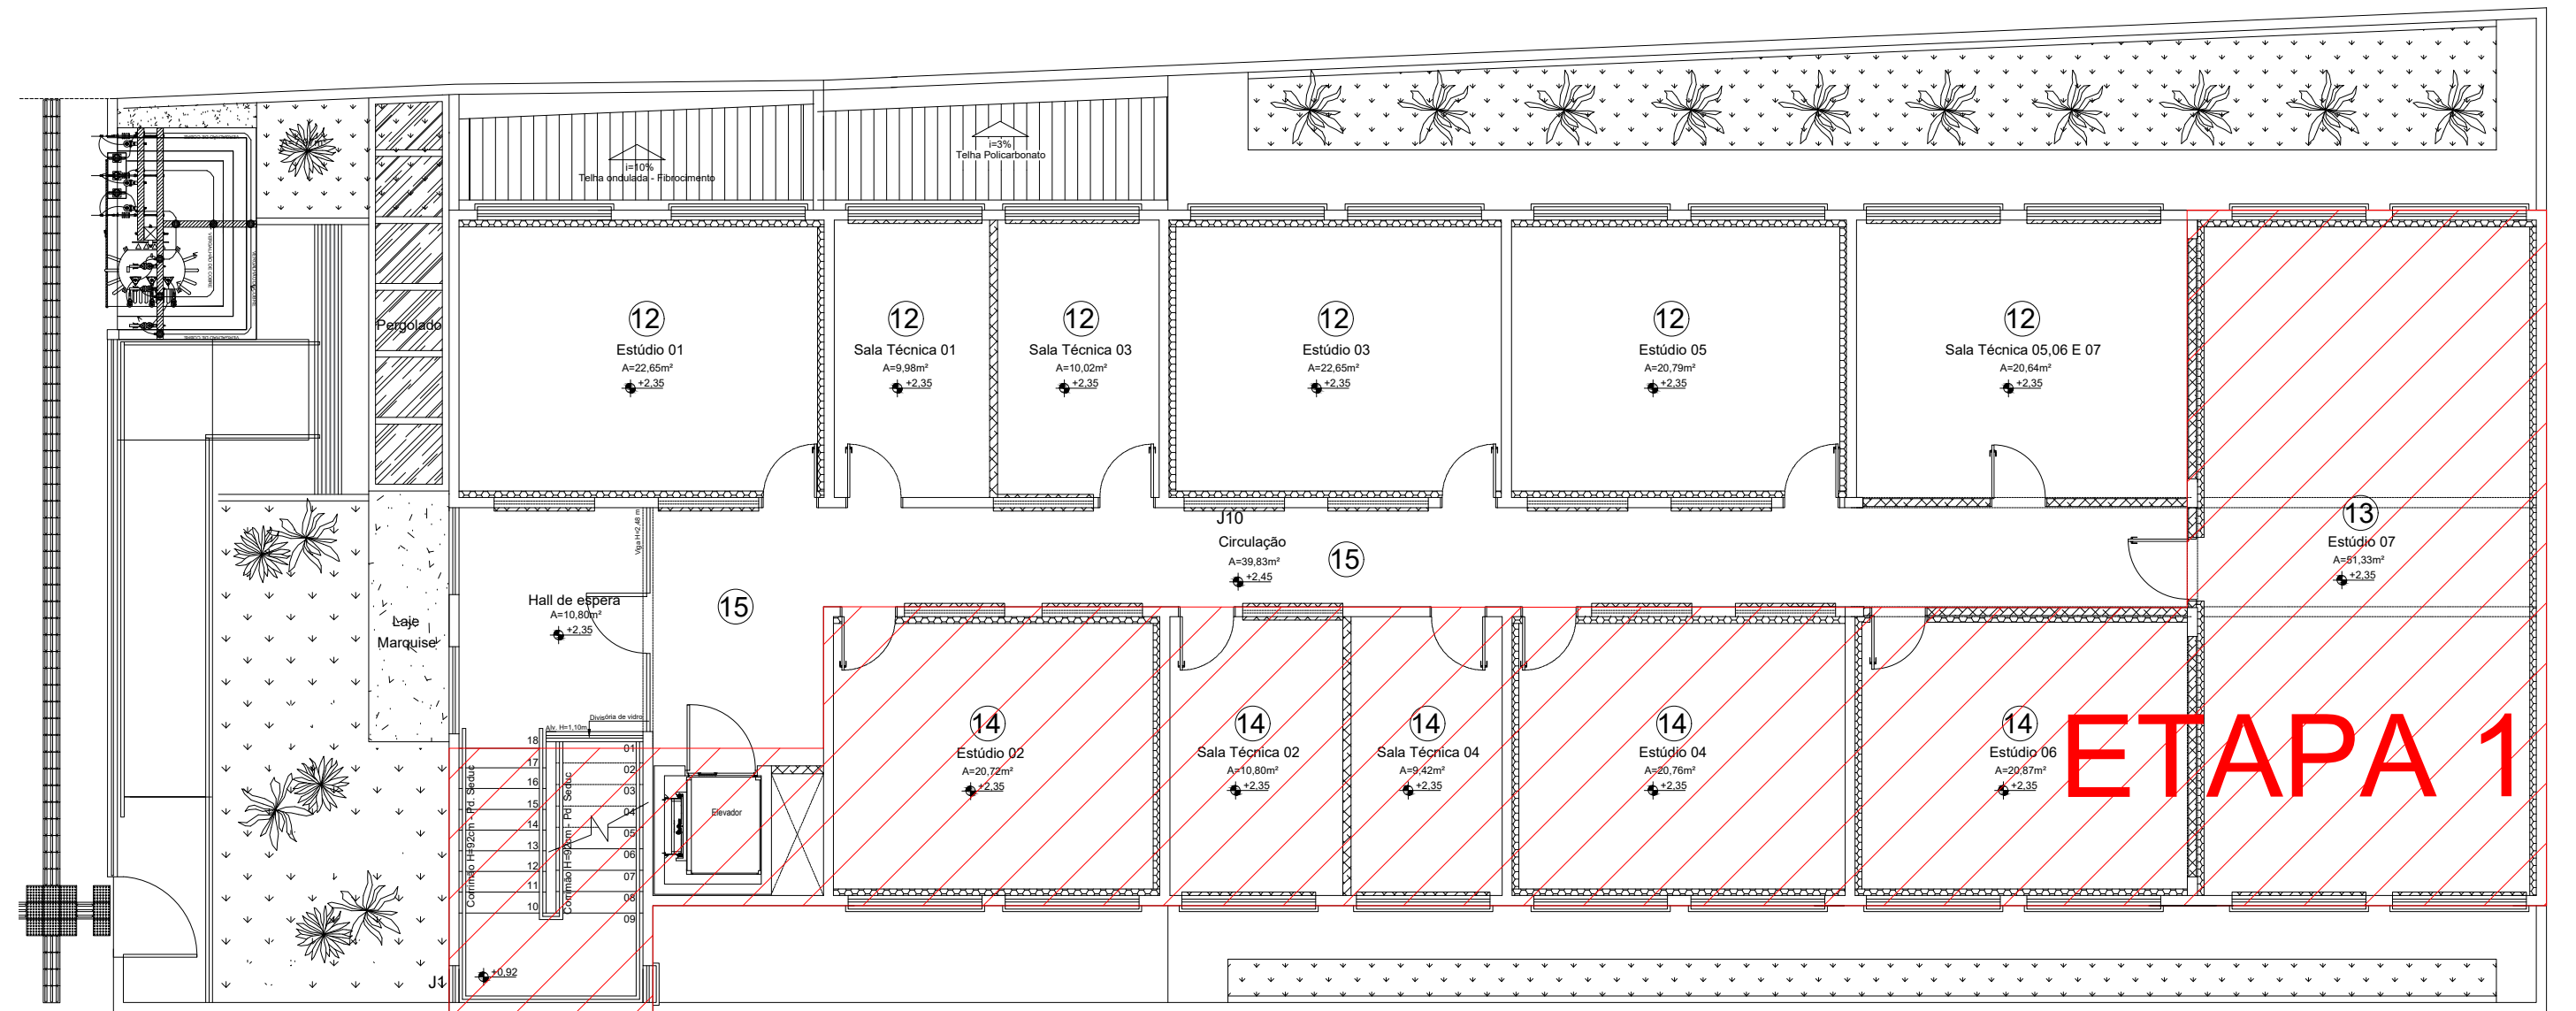

Planta Baixa 1º Pav. - ETAPA 01  
Escala 1:100

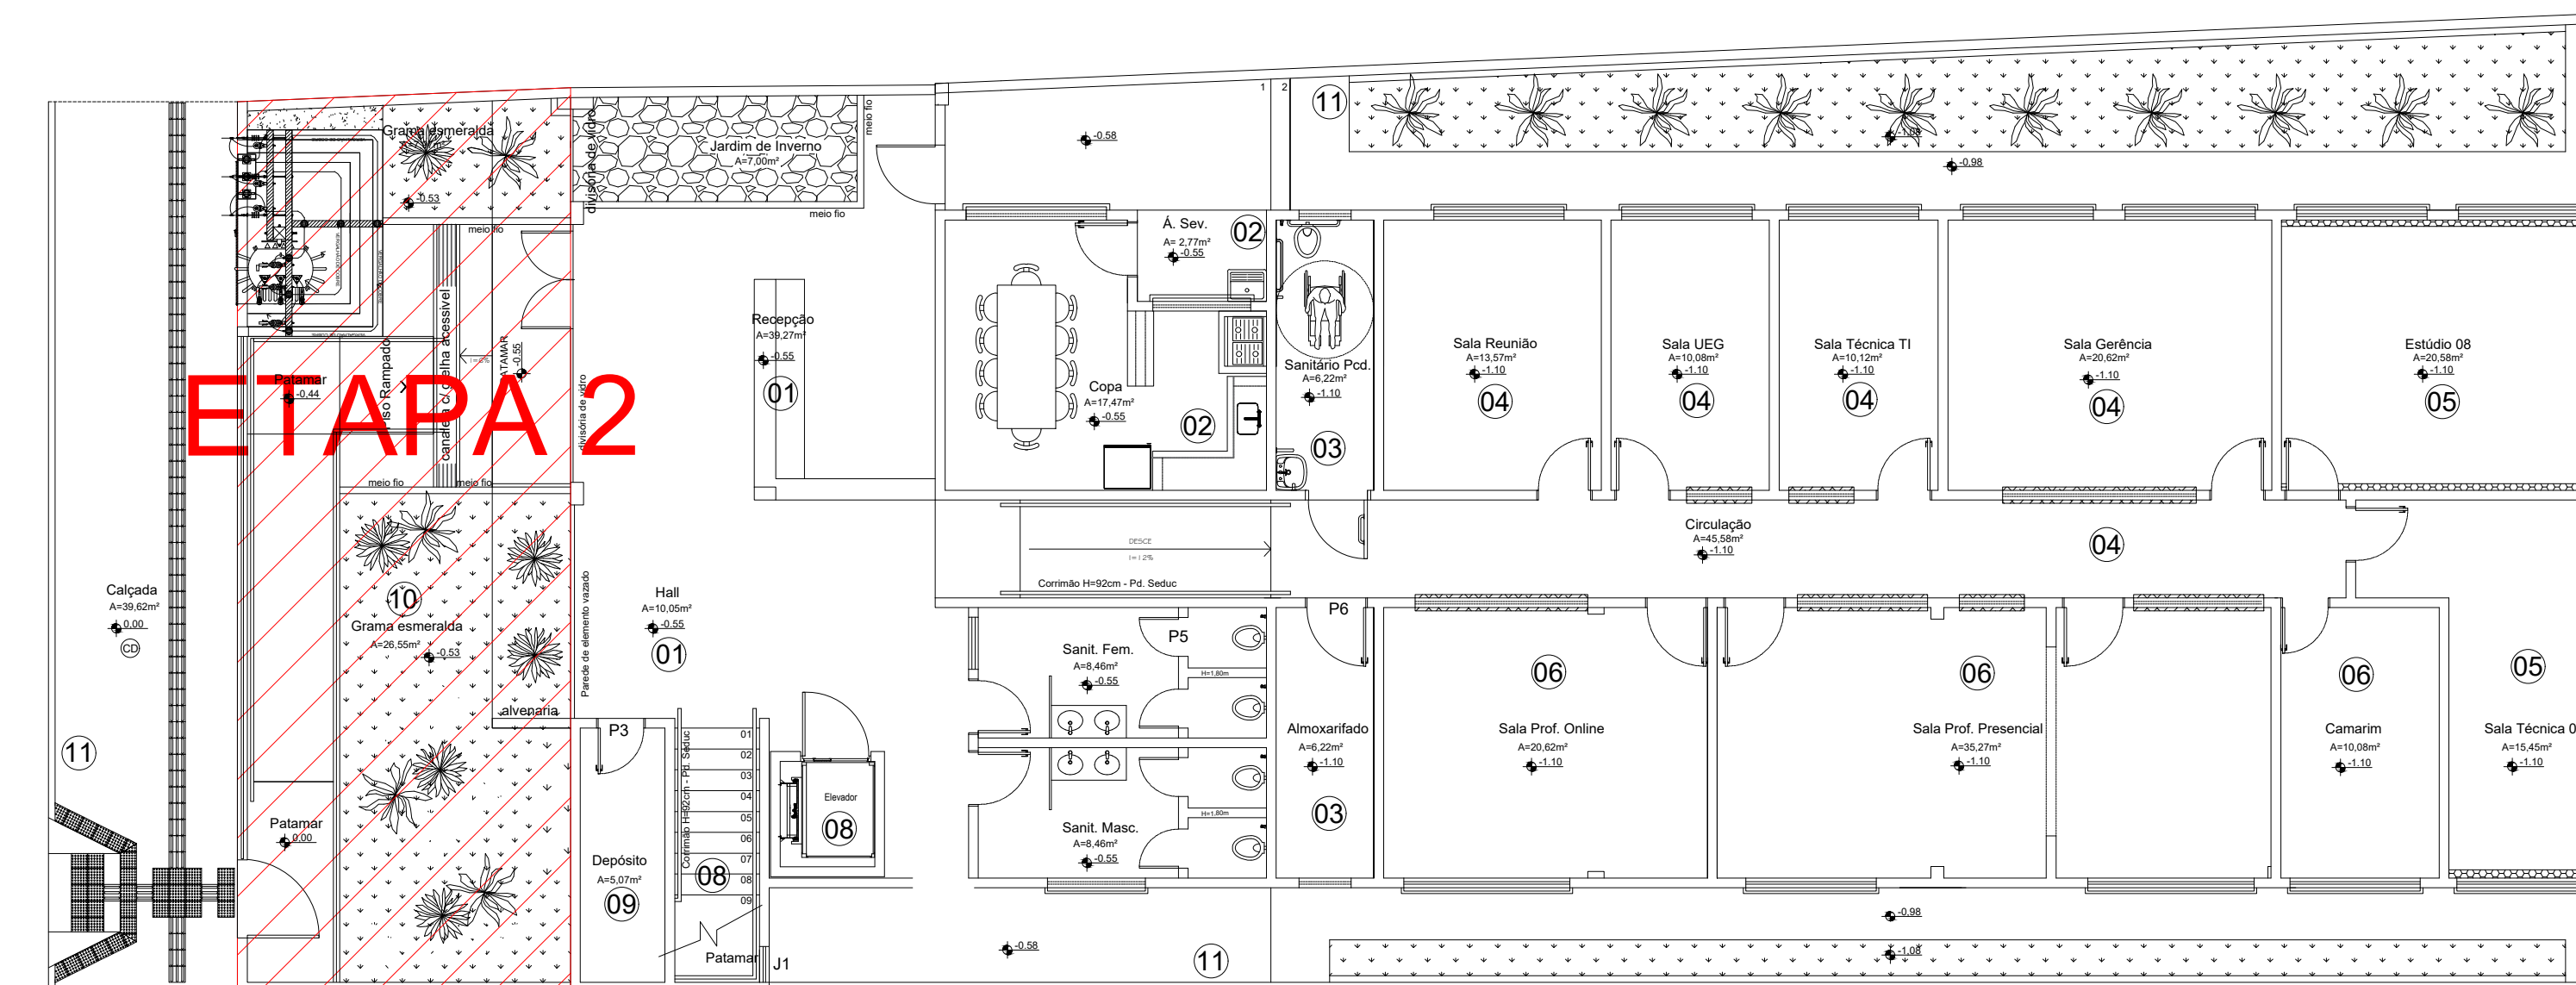

Planta Baixa Térreo - ETAPA 02  
Escala 1:100

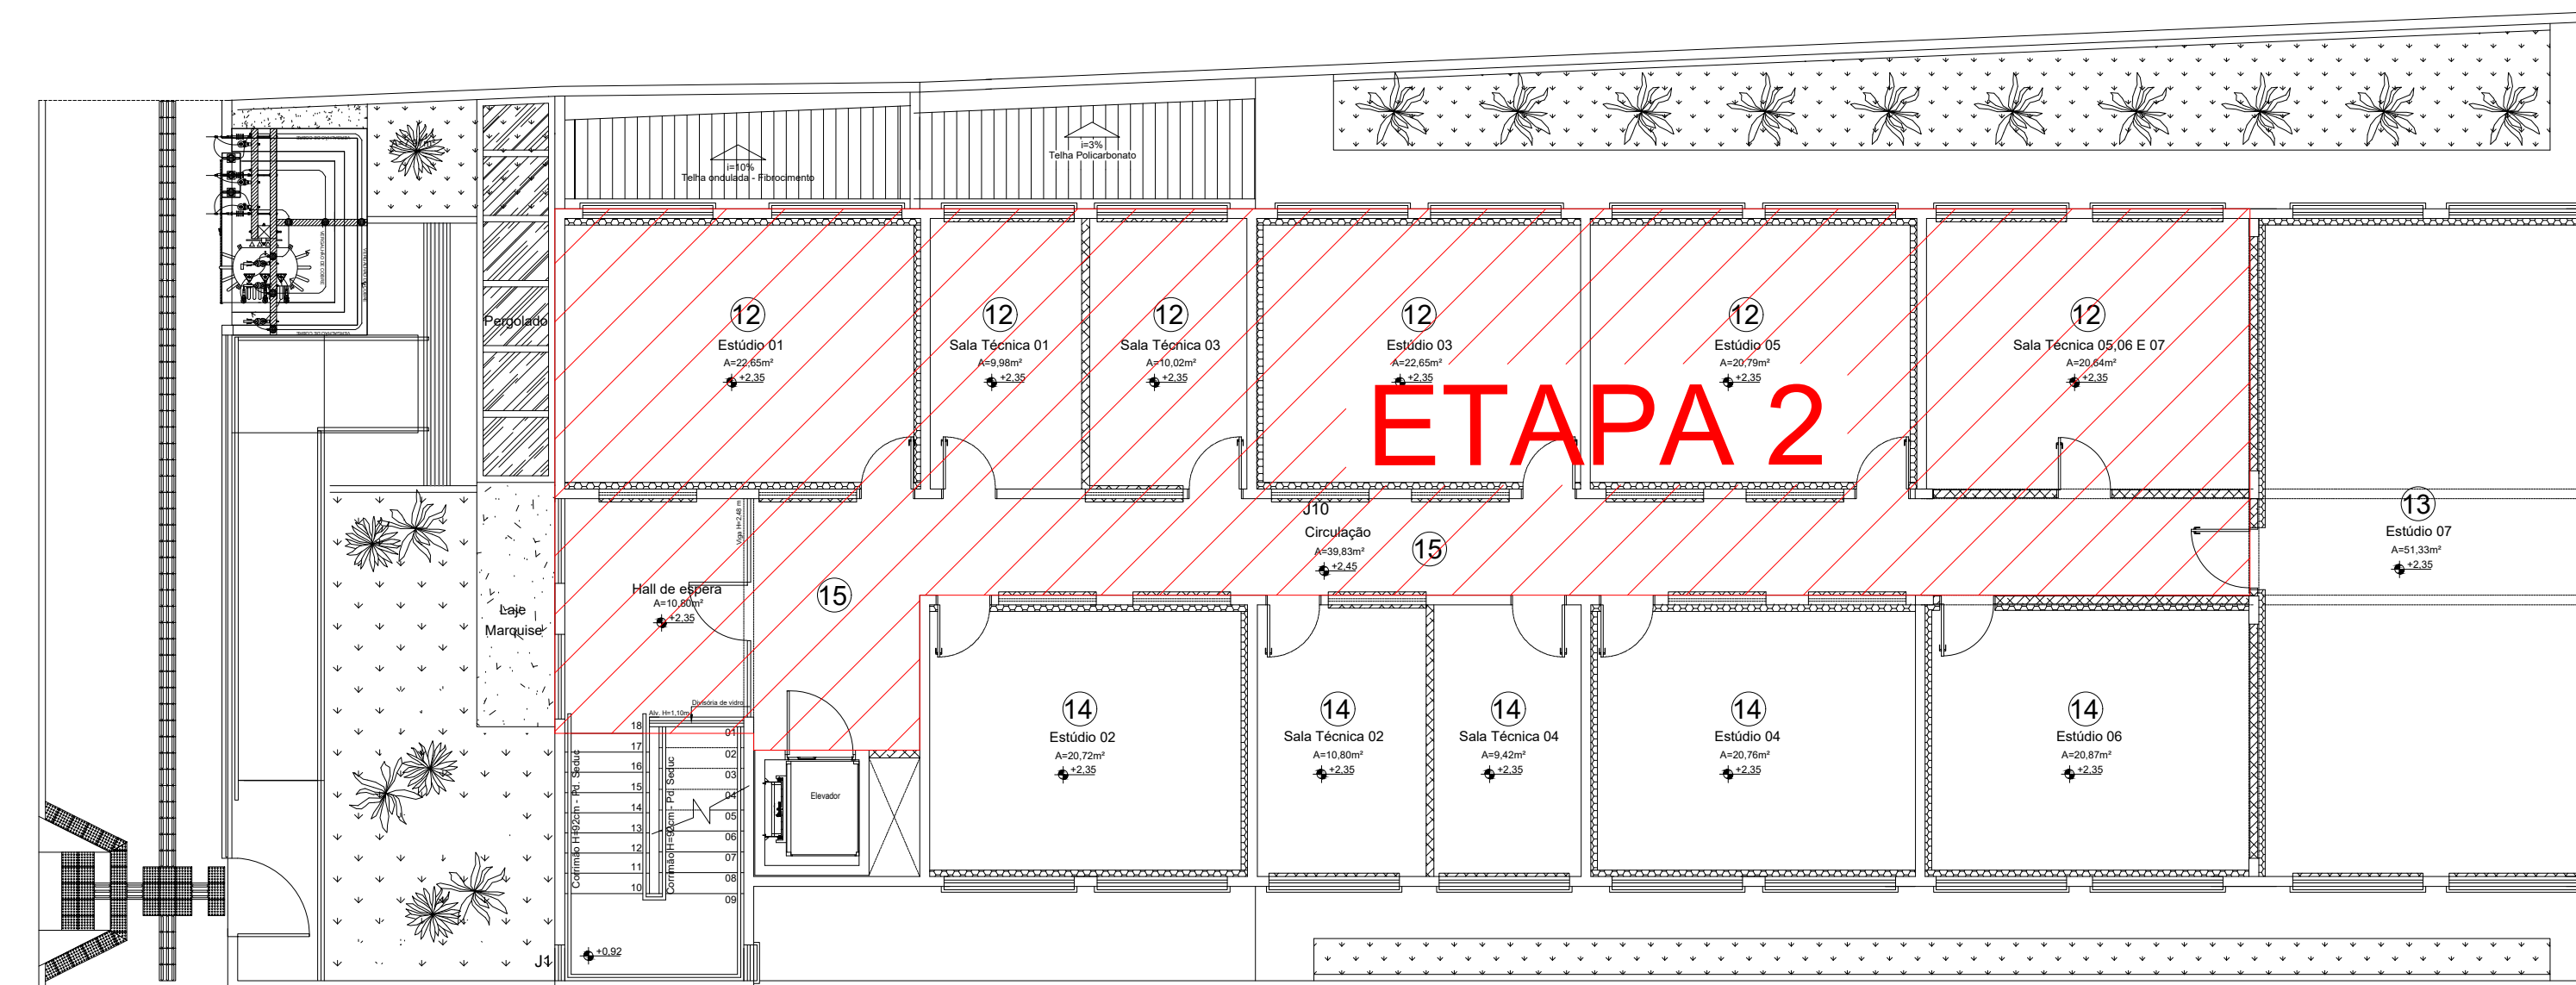

Planta Baixa 1º Pav. - ETAPA 02  
Escala 1:100

- OBSEVAÇÕES:
- Onde não tiver especificação de acabamento, seguir projeto específico.
  - Favor conferir medidas no local.
  - Qualquer dúvida consultar o autor do projeto ou a Gerência de Projetos e Infraestrutura.



ESTADO DE GOIÁS  
SECRETARIA DE ESTADO DA EDUCAÇÃO  
SUPERINTENDÊNCIA DE INFRAESTRUTURA  
GERÊNCIA DE PROJETOS E INFRAESTRUTURA

GERÊNCIA DE PROJETOS E INFRAESTRUTURA  
APROVADO  
TÉCNICO RESPONSÁVEL PELA APROVAÇÃO

## EDIFÍCIO GOIÁS TEC - CENTRO DE MÍDIAS

### REFORMA

ENDEREÇO  
RUA FRANCISCA COSTA CUNHA DA TITA, Nº 219, SETOR AEROPORTO,  
CEP: 74075-300, GOIÂNIA- GO

ÁREA DO TERRENO	ÁREA PERMEAB.	ÁREA EXISTENTE	ÁREA A DEMOLIR	ÁREA A CONSTRUIR	ÁREA TOTAL CONSTRUÇÃO
521,60 M2	—	673,90 M2	—	—	673,90 M2

AUTOR: ARQ. JOÃO PEDRO MOREIRA PIRES - CAU Nº A187884-8

RT DA OBRA: Sabrina S. Vieira Valente  
Arquiteta e Urbanista

PROPRIETÁRIO: SECRETARIA DE ESTADO DA EDUCAÇÃO - CNPJ: 01.409.705.0001-20  
PREPOSTO: SABRINA VIEIRA VALENTE CPF: 041.630.091-64

## ARQUITETURA

TIPO DE PROJETO  
PLANTA BAIXA TÉRREO - ETAPAS 01 - Esc.: 1/100  
PLANTA BAIXA 1º PAV. - ETAPAS 01 - Esc.: 1/100  
PLANTA BAIXA TÉRREO - ETAPAS 02 - Esc.: 1/100  
PLANTA BAIXA 1º PAV. - ETAPAS 02 - Esc.: 1/100

ASSUNTO:

DATA: NOVEMBRO/2024 ESCALA: INDICADA REVISÃO: 000 Nº RRT/ART: 15025395

REV.	DATA	DESCRIÇÃO	VISTO

7/8  
FOLHA: