


PLANTA BAIXA ESGOTO SANITÁRIO - TÉRREO (PARTE 02)

Escala 1 : 75

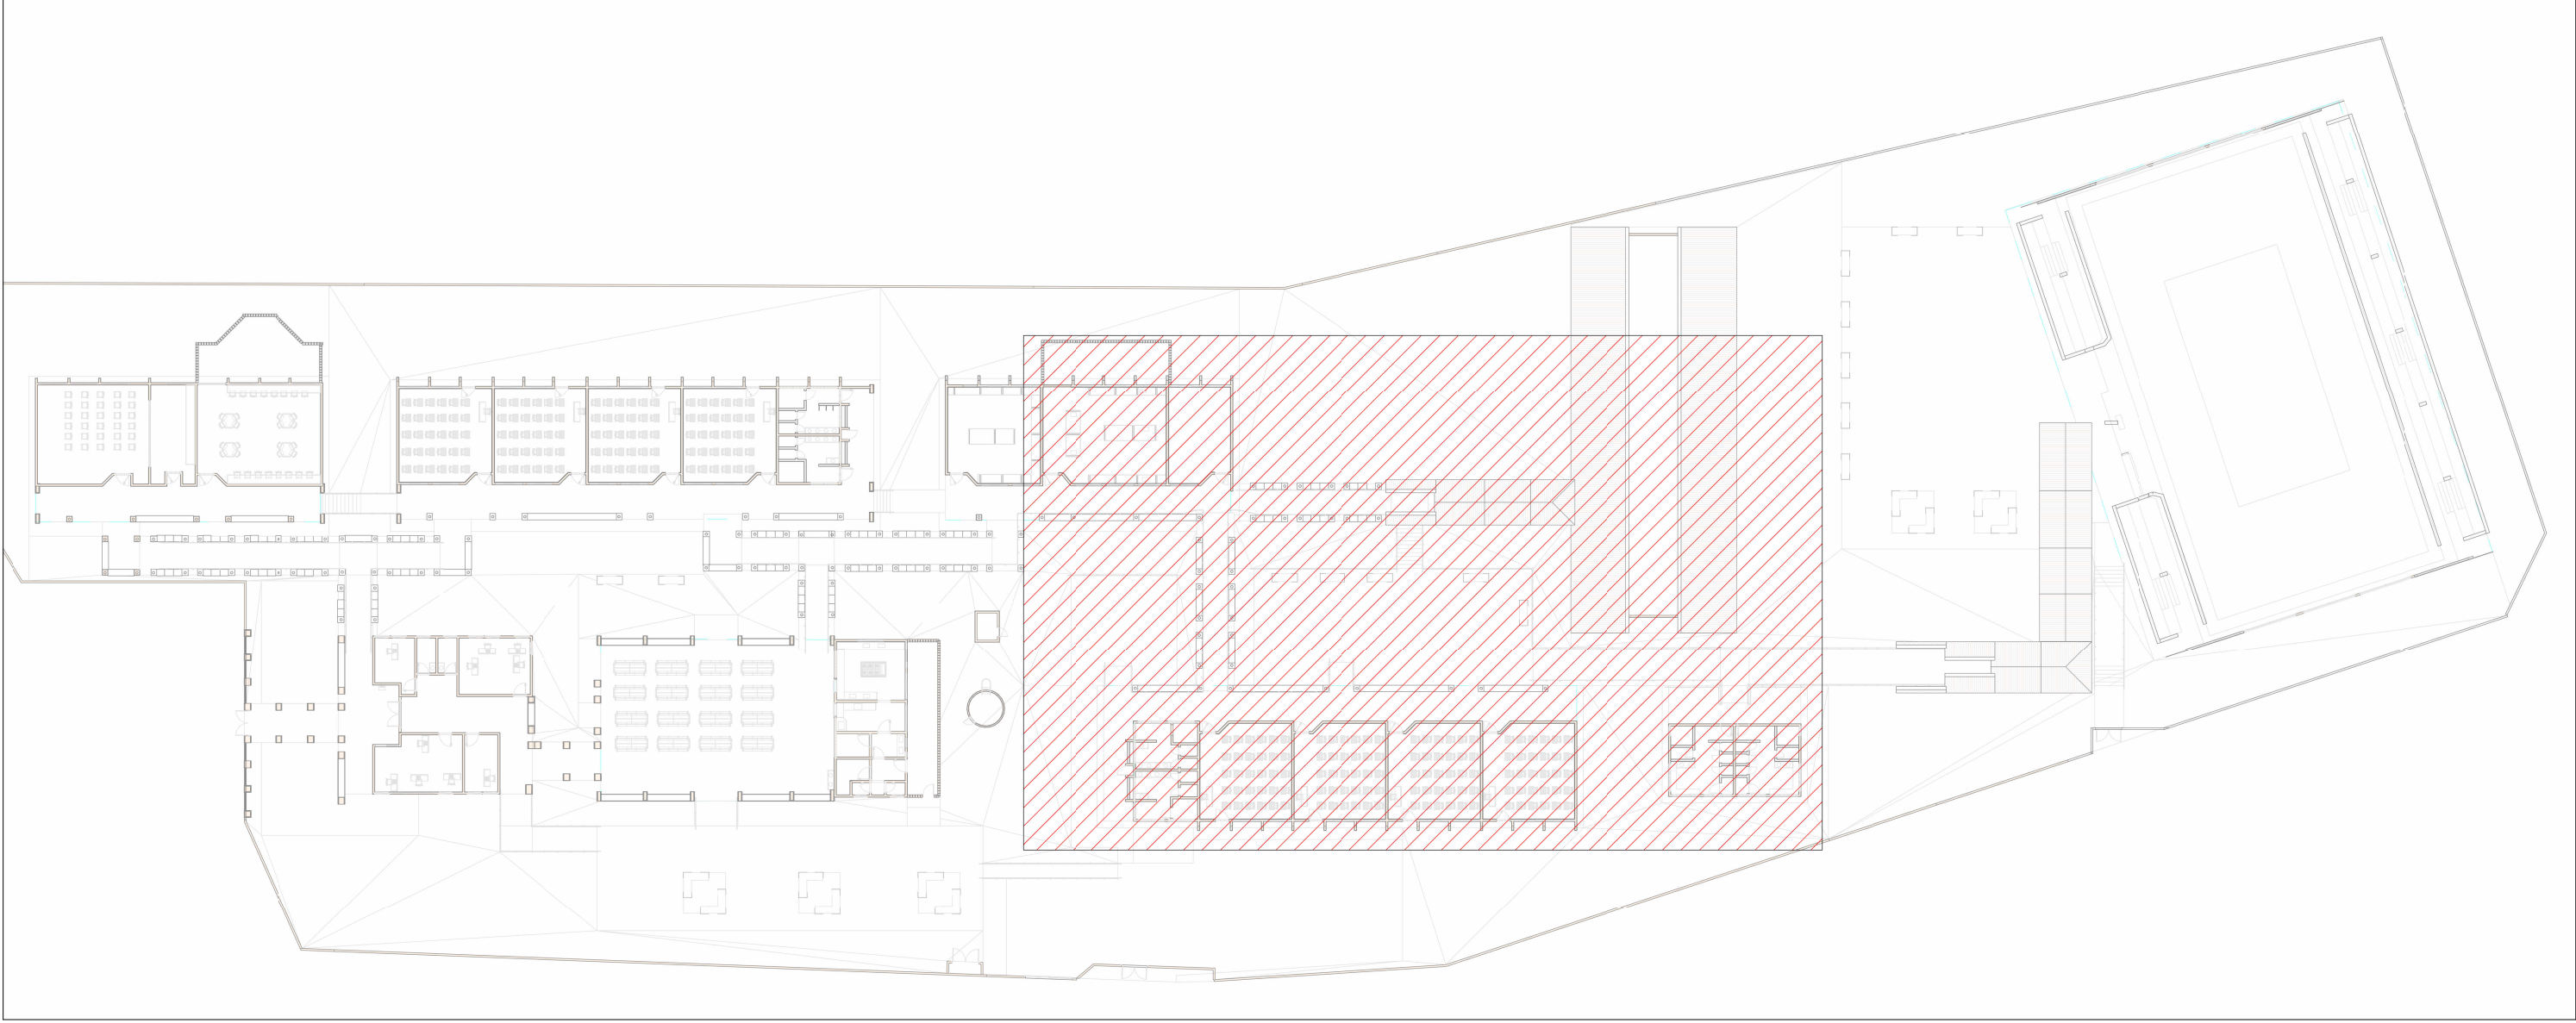

MAPA CHAVE

Escala 1 : 500

Caixas e ralos			
Nome	DarivaBIM: Comprimento	DarivaBIM: Largura	DarivaBIM: Profundidade
CE-01	0,60	0,60	0,30
CE-02	0,60	0,60	0,70
CGE-01	1,13	0,90	0,80
CGE-02	1,13	0,90	0,80

LEGENDA DE PEÇAS

CAIXA DE INSPEÇÃO DE ESGOTO

CAIXA DE GORDURA ESPECIAL

LEGENDA DE TUBULAÇÃO CORES

 Esgoto - Sanitário

LEGENDA DE TROCA DE PEÇAS

 01 Troca lavatório

- NOTAS
- DIÂMETRO DAS TUBULAÇÕES EM mm E COTAS EM cm;
 - TODA TUBULAÇÃO DE ESGOTO SERÁ EM PVC RÍGIDO SÉRIE NORMAL; TODA TUBULAÇÃO DE GORDURA SERÁ EM PVC RÍGIDO SÉRIE REFORÇADA;
 - AS VÁLVULAS DE ADMISSÃO DE AR DEVEM SER INSTALADAS A UMA ALTURA DE 15 CENTÍMETROS ACIMA DA SAÍDA DO DESCONECTOR SANITÁRIO DE MAIOR ALTURA;
 - TODAS AS CAIXAS DE PASSAGEM DE ESGOTO SANITÁRIO DEVERÃO SER DEVIDAMENTE VEDADAS E SUAS TAMPAS DEVERÃO SER DE FÁCIL REMOÇÃO, A FIM DE PERMITIR FUTURAS MANUTENÇÕES E LIMPEZAS;
 - AS ALTURAS DAS CAIXAS DE ESGOTO E POÇOS DE VISITA SÃO VARIÁVEIS E DEVERÃO SER AFERIDAS EM OBRA, DE ACORDO COM O NÍVEL REAL DO TERRENO;
 - O ESPAÇAMENTO MÁXIMO ENTRE SUPORTES P/ FIXAÇÃO DE TUBULAÇÕES HORIZONTAIS SERÁ: TUBOS DE Ø150mm: 2,30m; TUBOS DE Ø100mm: 1,80m; TUBOS DE Ø75mm E INFERIORES: 1,5m;
 - AS DECLIVIDADES MÍNIMAS DEVERÃO SER:
-TUBULAÇÕES DE ESGOTO COM DIÂMETRO NOMINAL IGUAL OU INFERIOR A 75mm: 2%;
TUBULAÇÕES COM DIÂMETRO NOMINAL IGUAL OU SUPERIOR A 100mm: 1%; TUBULAÇÕES DE VENTILAÇÃO: 1%;
 - A TUBULAÇÃO DE ESGOTO SANITÁRIO SEGUE PARA LIGAMENTO EM REDE PÚBLICA, A POSIÇÃO E COTA DE FUNDO DA MESMA DEVERÃO SER AFERIDAS IN LOCO;
 - AS COTAS DE TOPO E DE FUNDO DAS CAIXAS DE PASSAGEM E PVS SÃO DE ACORDO COM O NÍVEL DO PROJETO ARQUITETÔNICO;
 - PARA DEMAIS INFORMAÇÕES E ANÁLISES, CONSULTAR MEMORIAL DESCRITIVO DO PROJETO.

ESTADO DE GOIÁS
SECRETARIA DE ESTADO DA EDUCAÇÃO
SUPERINTENDÊNCIA DE INFRAESTRUTURA
GERÊNCIA DE PROJETOS E INFRAESTRUTURA

GERÊNCIA DE PROJETOS E INFRAESTRUTURA
APROVADO

TÉCNICO RESPONSÁVEL PELA APROVAÇÃO

**CENTRO DE ENSINO EM PERÍODO INTEGRAL
MONT SERRAT**

ENDEREÇO RUA 03, QD.14, S/Nº, MONT SERRAT, NOVO GAMA - GO					
ÁREA DO TERRENO	ÁREA PERMEAB.	ÁREA EXISTENTE	ÁREA A DEMOLIR	ÁREA A CONSTRUIR	ÁREA TOTAL CONSTRUÇÃO
9229,09m²	4020,94m²	2470,31m²	0,00m²	0,00m²	2470,31m²

AUTOR: JULIANA GONÇALVES OLIVEIRA ENGENHEIRA CIVIL CREA - 239787/D

RT DA OBRA:

PROPRIETÁRIO: SECRETARIA DE ESTADO DA EDUCAÇÃO CNPJ: 01.409.705/0001-20
PREPOSTO: SABRINA SILVA VIEIRA VALENTE CPF: 041.530.091-84

PROJETO HIDROSSANITÁRIO

TIPO DE PROJETO

MAPA CHAVE
PLANTA BAIXA ESGOTO SANITÁRIO - TÉRREO (PARTE 02)

ASSUNTO:

DATA: JAN/2025	ESCALA: INDICADA	REVISÃO: 00	Nº RRT/ART:
-------------------	---------------------	----------------	-------------

REV.	DATA	DESCRIÇÃO	VISTO
00	01/2025	EMIÇÃO INICIAL	JGO

03/13

FOLHA: