




LOCAL A SER IMPLANTADA A SEE (VISTA INTERNA)

Escala - sem




LOCAL A SER IMPLANTADA A SEE (VISTA EXTERNA)

Escala - sem

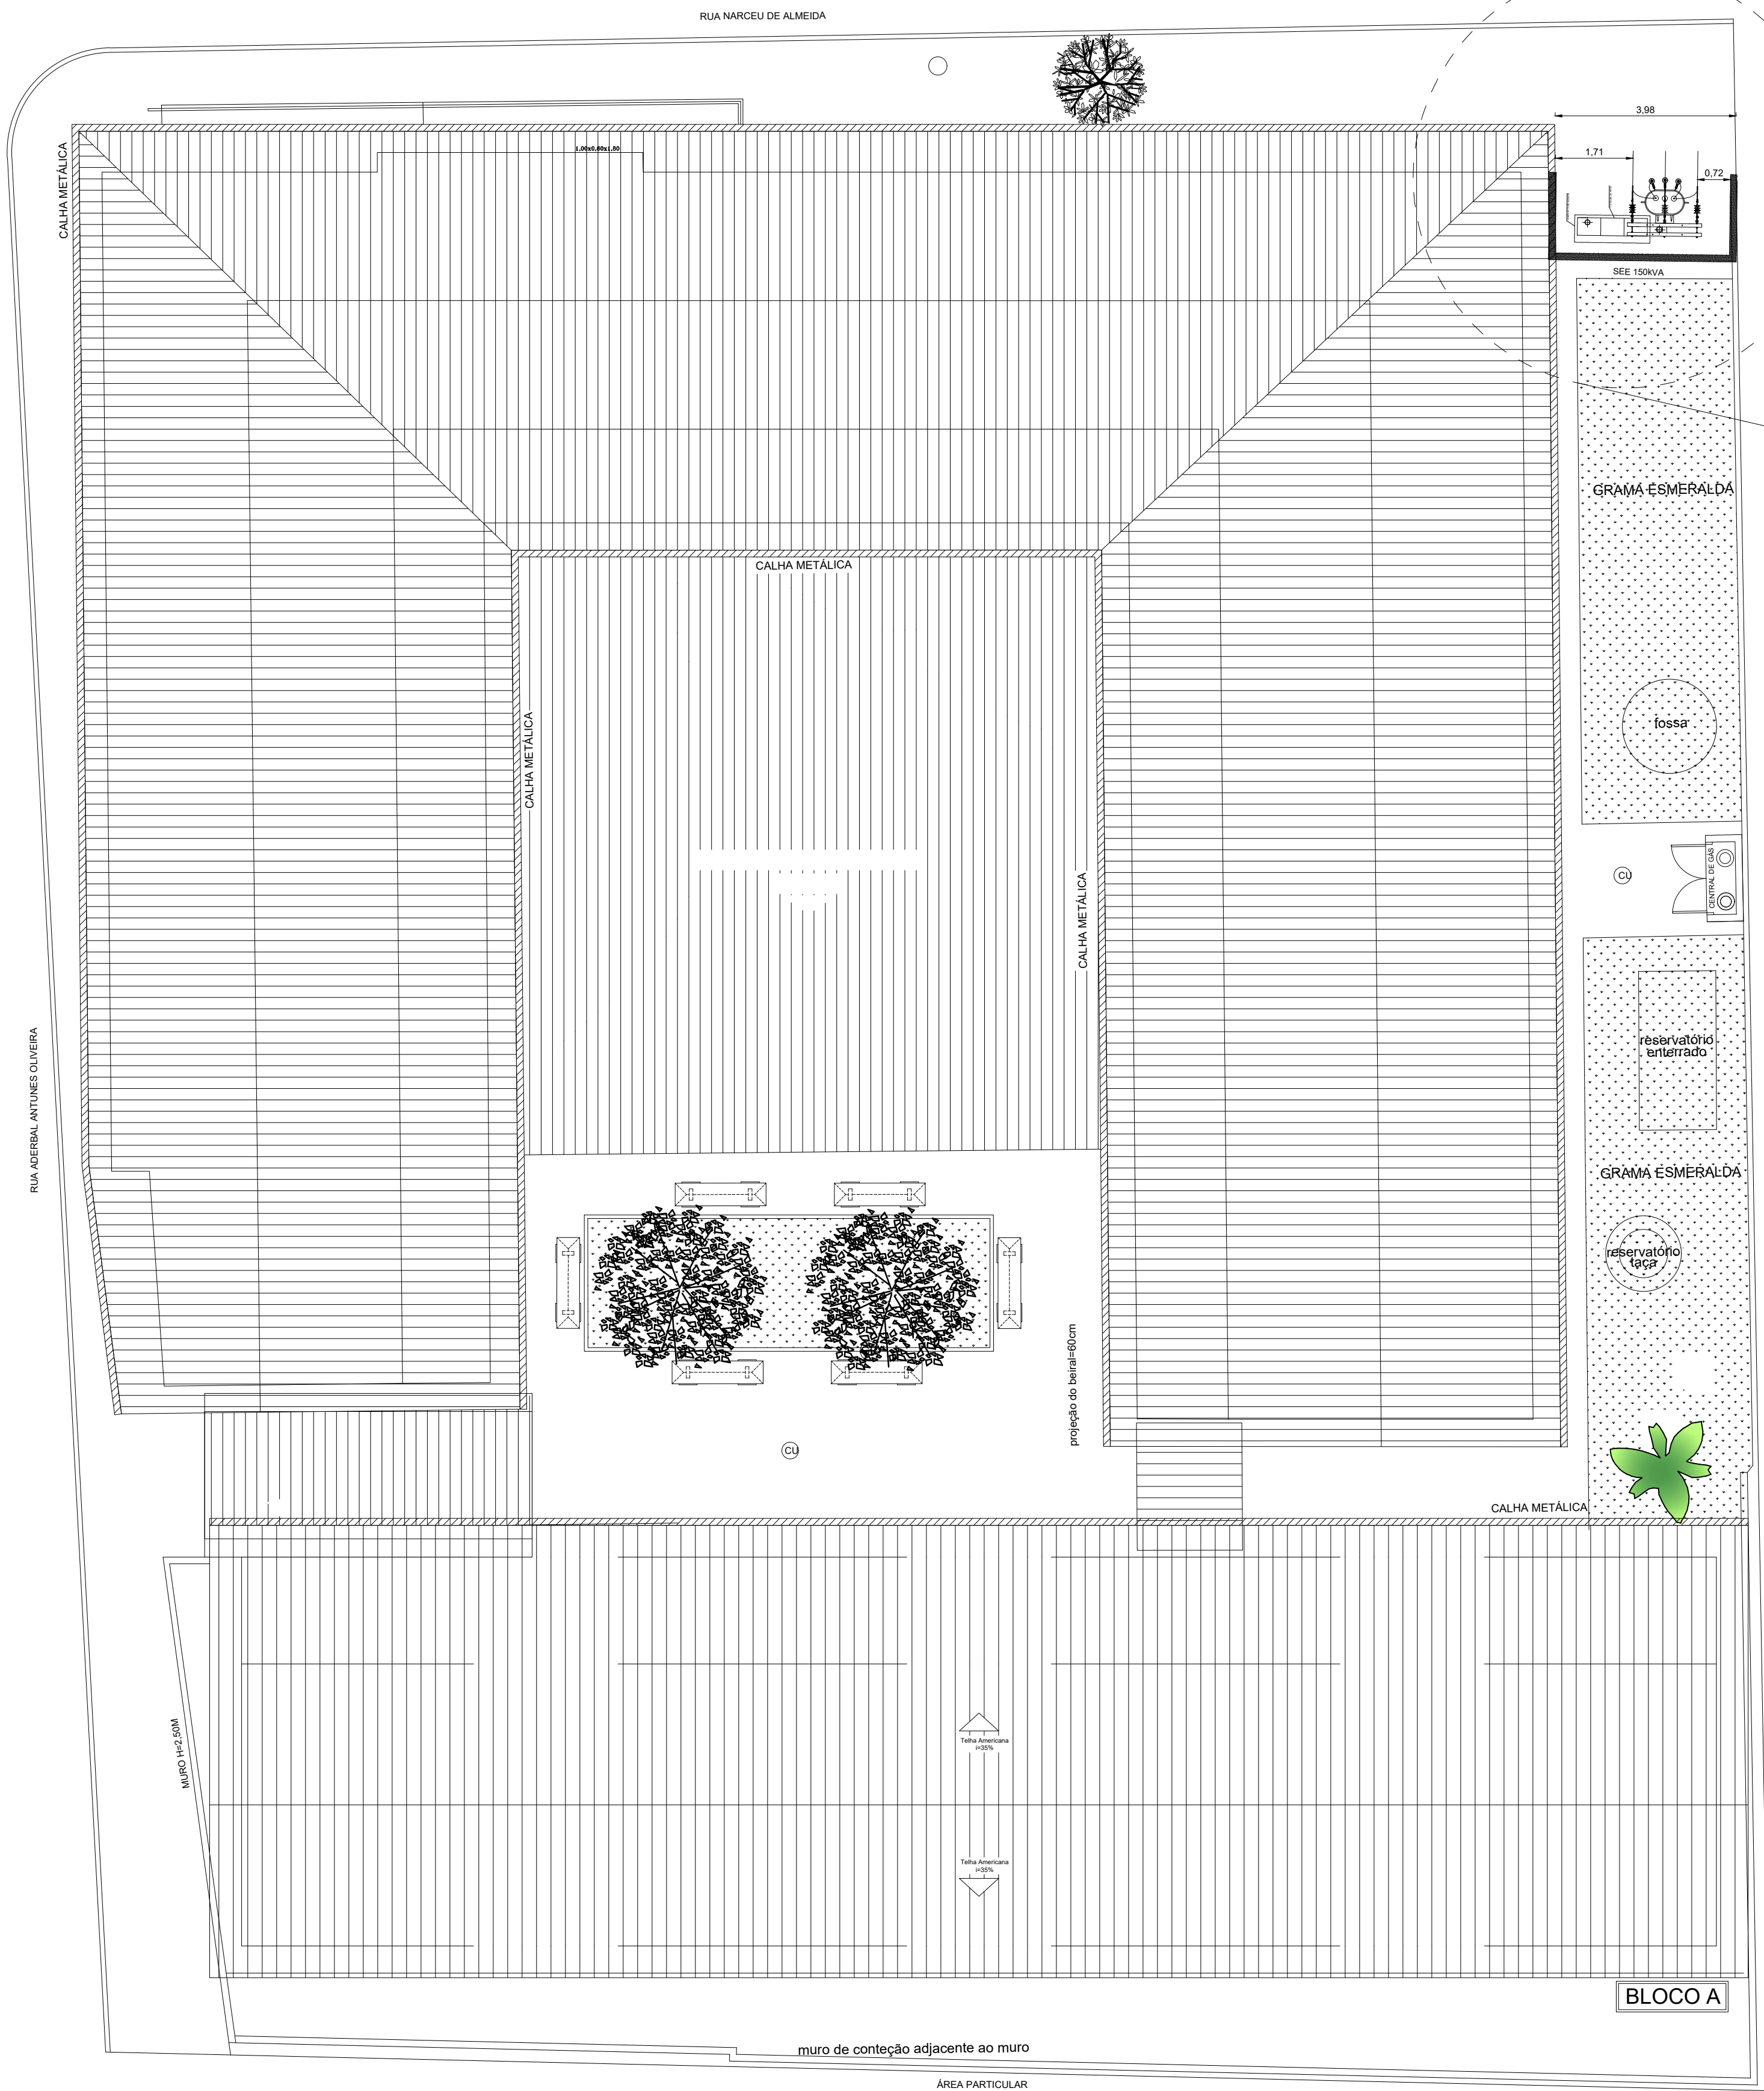

PLANTA DE COBERTURA - FINAL

Escala 1:100

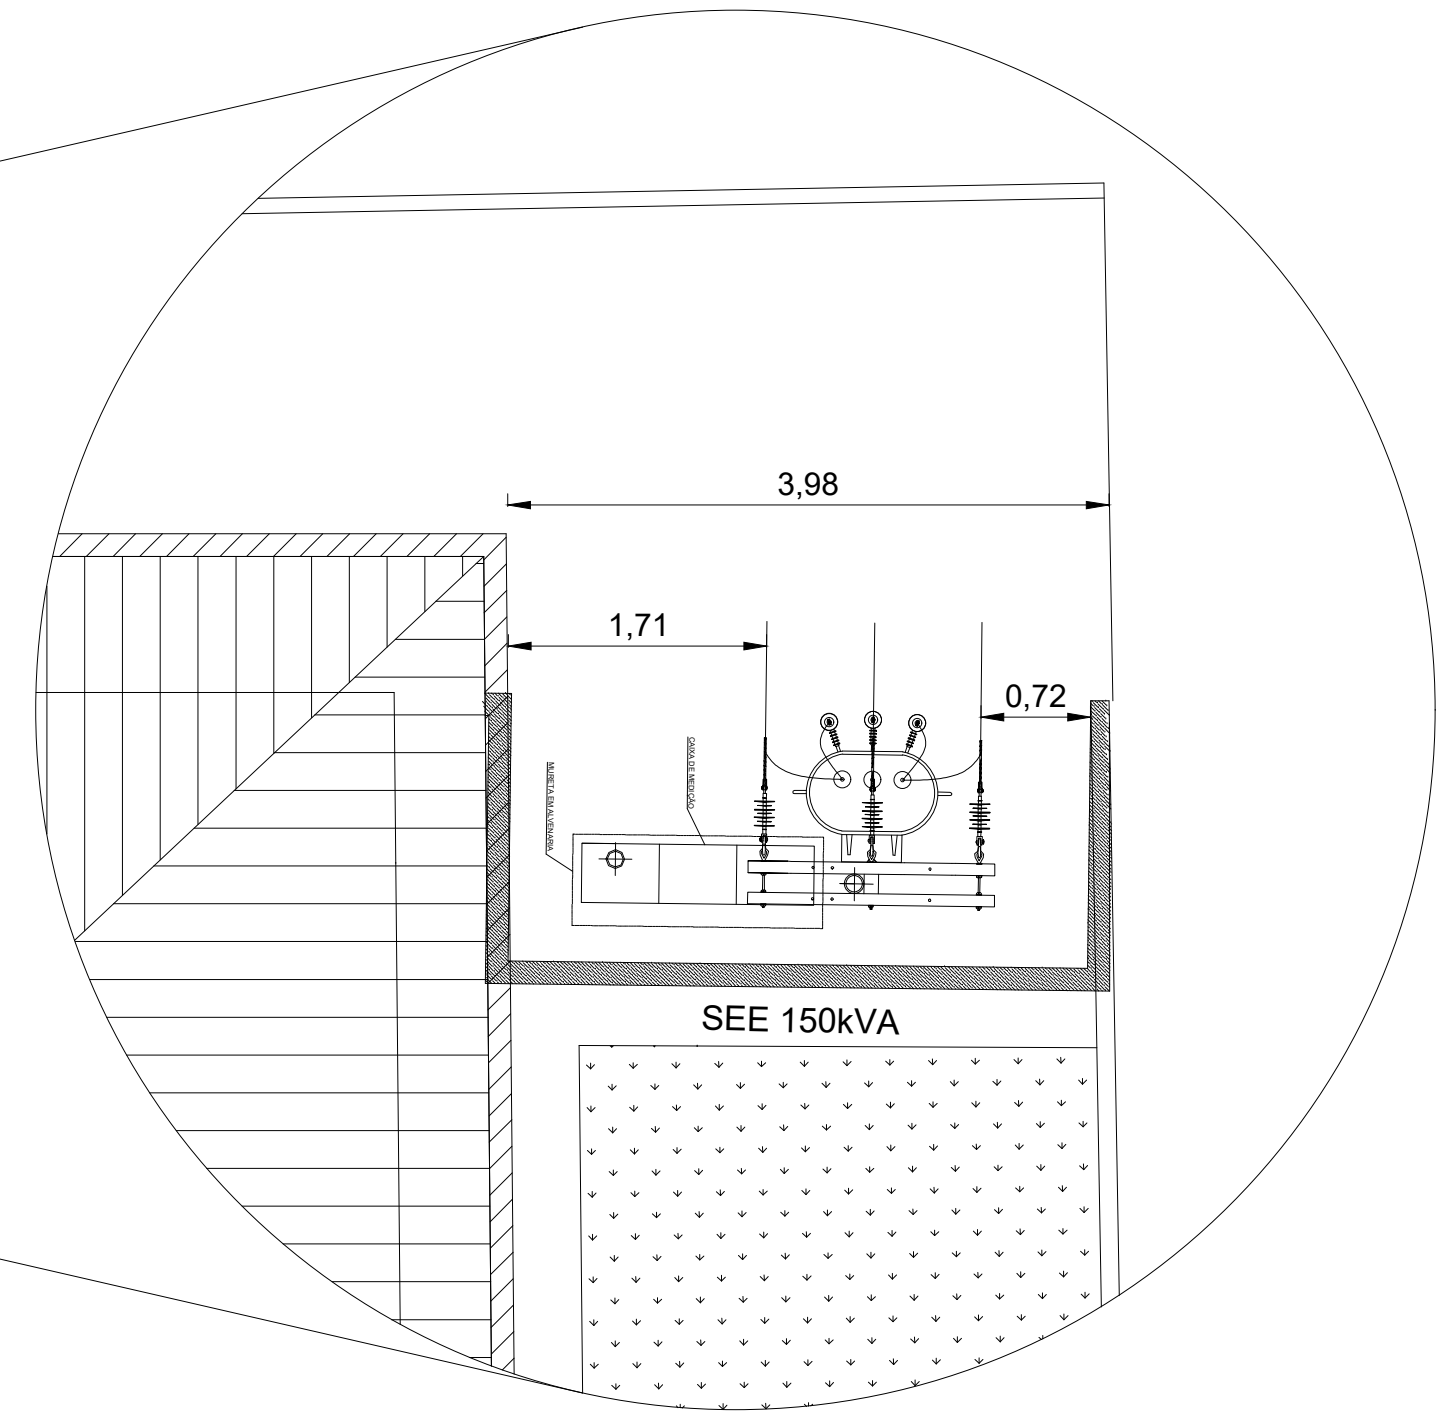

CARIMBO DE APROVAÇÃO:					
UNIDADE ESCOLAR					
COLÉGIO ESTADUAL JOSÉ VALENTE					
TIPO DE PROJETO					
AMPLIAÇÃO/REFORMA					
ENDEREÇO					
PRAÇA SÃO BENEDITO, S/N, CENTRO, NERÓPOLIS - GO.					
ÁREA DO TERRENO	ÁREA PERMEAB.	ÁREA EXISTENTE	ÁREA A DEMOLIR	ÁREA A CONSTRUIR	ÁREA TOTAL CONSTRUÇÃO
1.485,88M²		958,65M²	—	592,20M²	1.287,00M²
AUTOR: ENG. ELETRICISTA MARISE DE PAULA ALVES					
ART Nº 1020340283042					
CREA: 214610-D-GO					
TÍT DA OBRA:					
PROPRIETÁRIO: SECRETARIA DE ESTADO DE EDUCAÇÃO - CPMU 31.490.760-0001-00					
PROPOSTO: MARCELO SILVA VIEIRA VALENTE					
CPF: 041.533.041-84					
SUBESTAÇÃO 112,5 kVA					
TIPO DE PROJETO					
SUBESTAÇÃO 112,5kVA: VISTA FRONTAL, LATERAL E SUPERIOR;					
DETALHE DA CAIXA DE ATERRAMENTO E LEGENDA DO ATERRAMENTO;					
DIAGRAMA UNIFILAR, CÁLCULO DE DEMANDA;					
NOTAS, LEGENDA, OBSERVAÇÕES;					
ASSUNTO:					
DATA:	ESCALA:	DESENHO:	REVISÃO:	NOME DO ARQUIVO:	
SET/2024	INDICADA	Marise de Paula Alves	00		
REV	DATA	DESCRIÇÃO	VISTO		
00	09/2024	Desenho Final	Marise Alves		
02/02					
FOLHA					