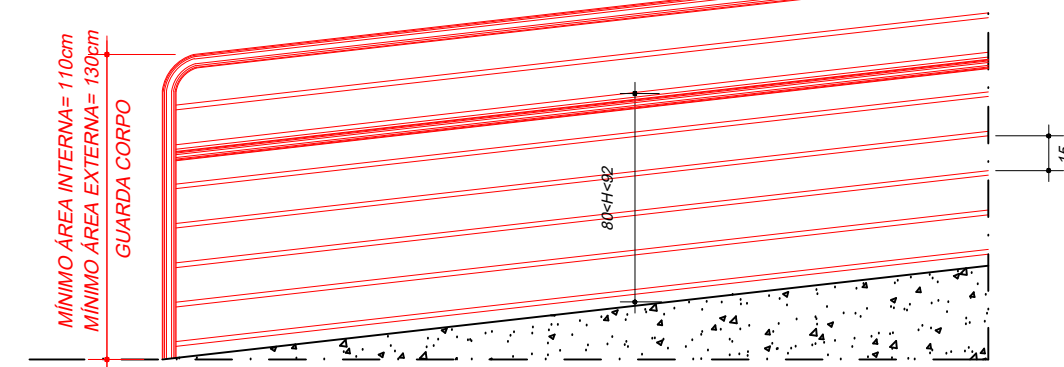
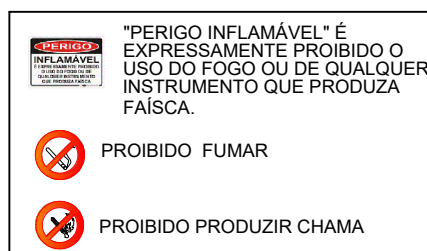
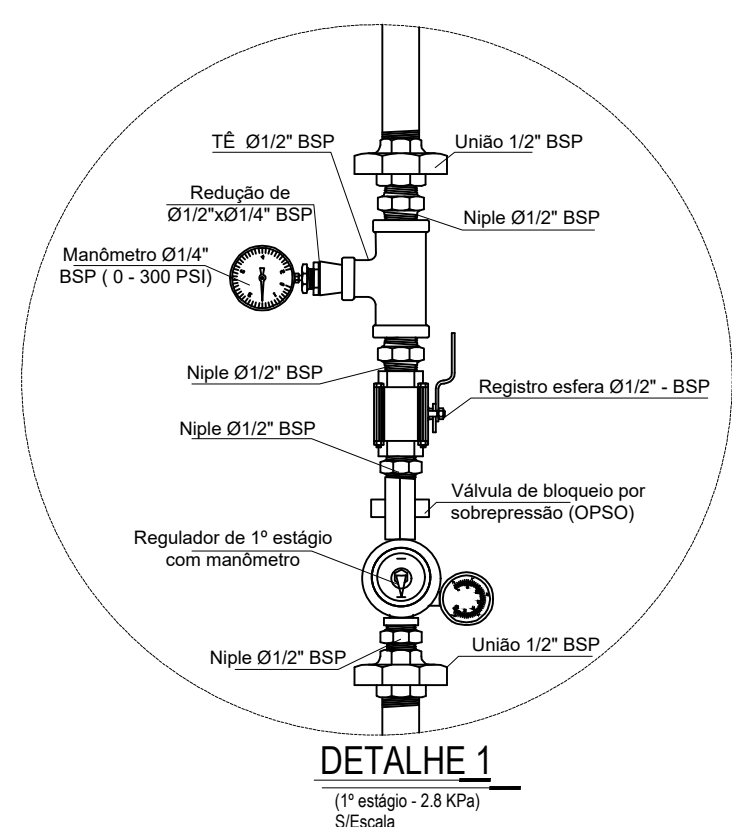
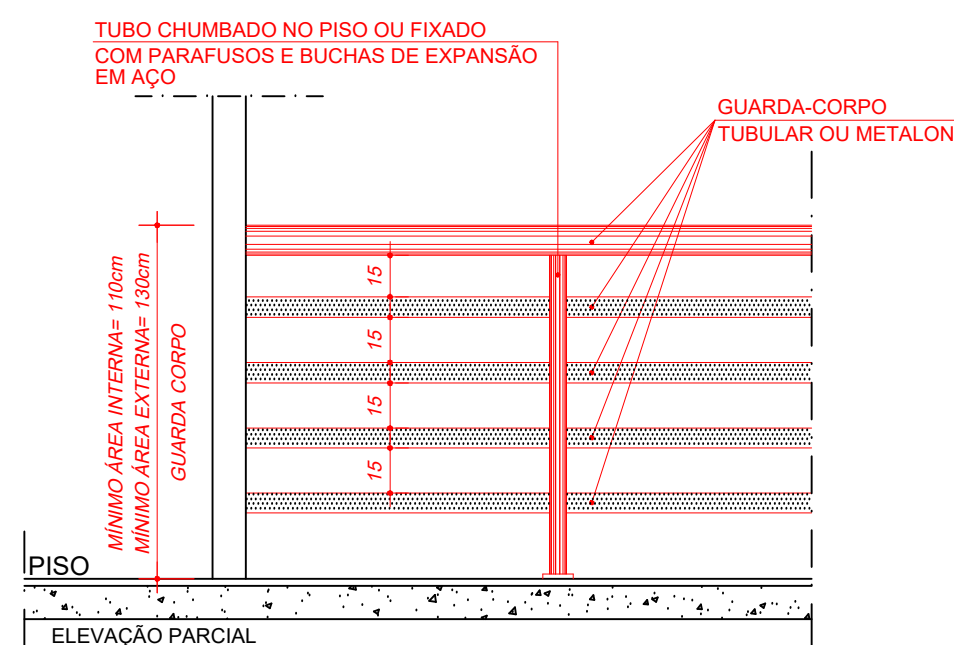
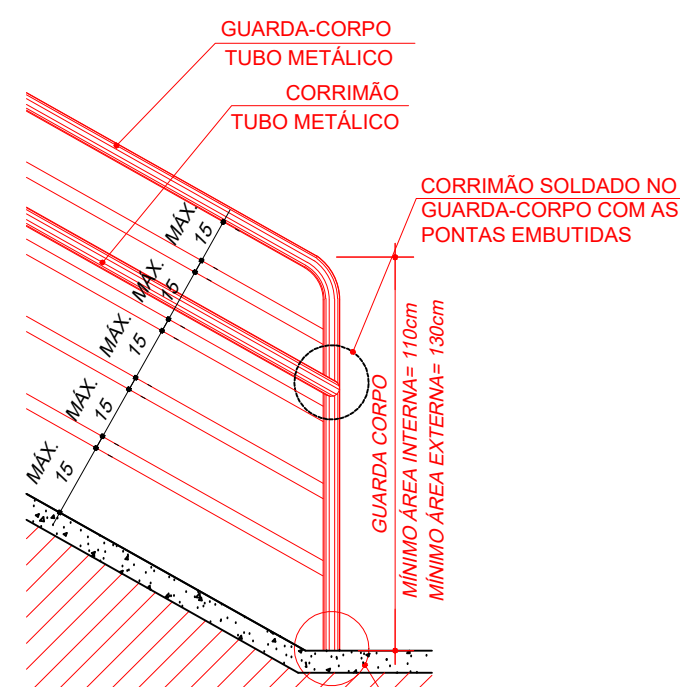
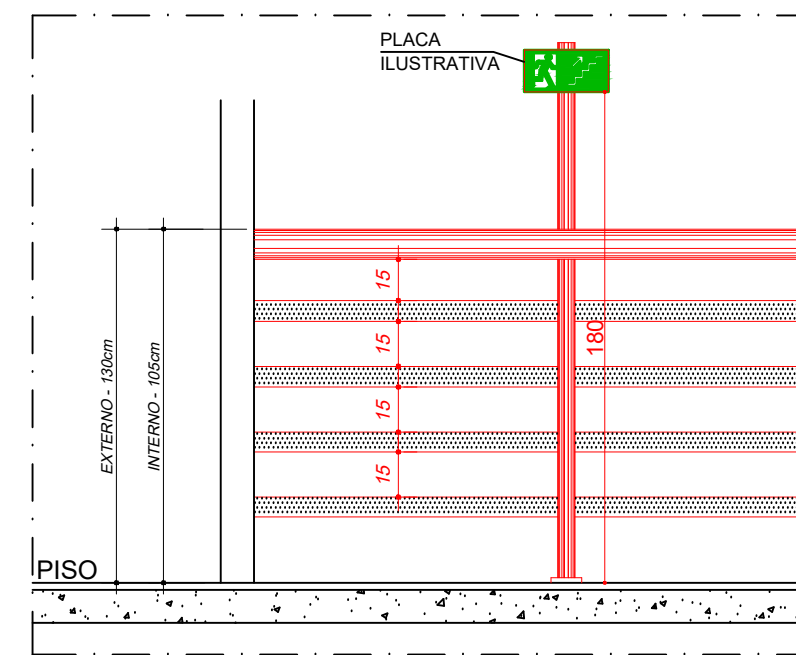
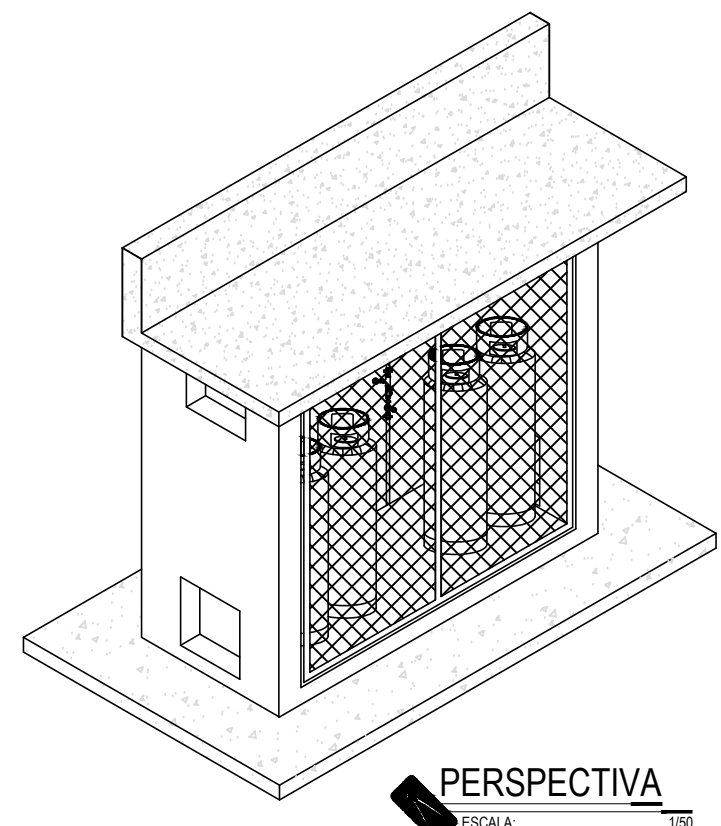
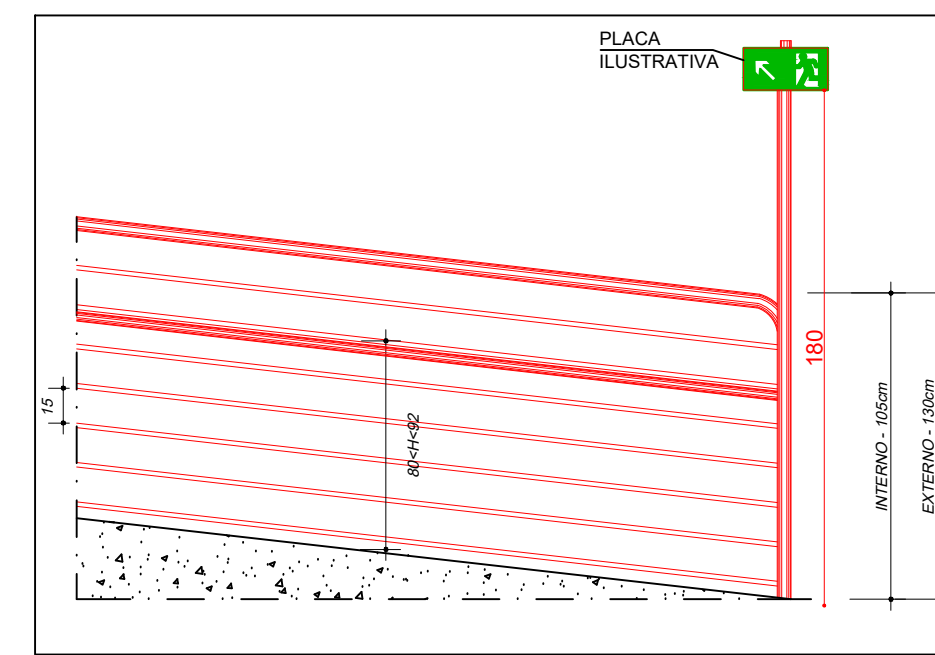
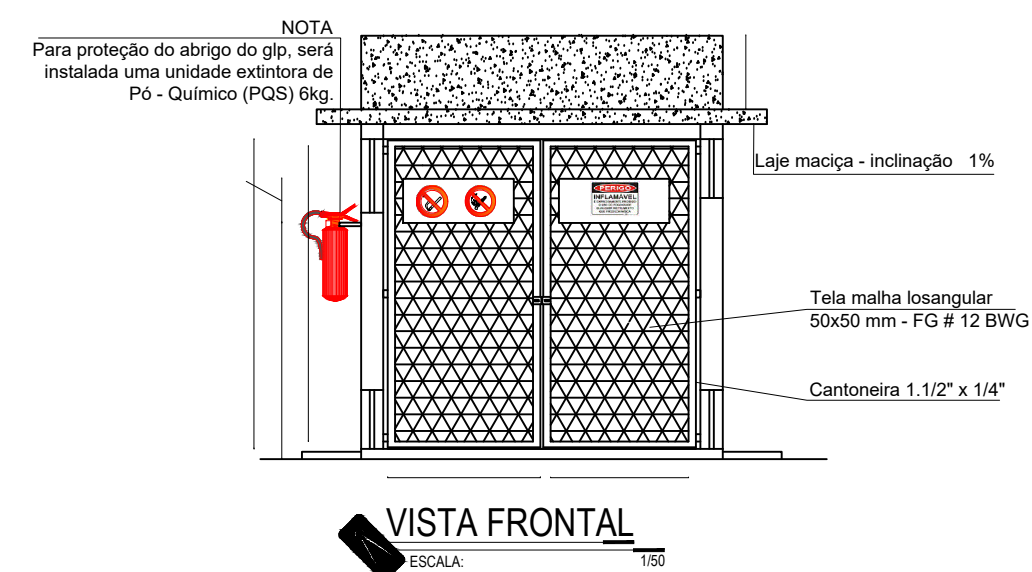
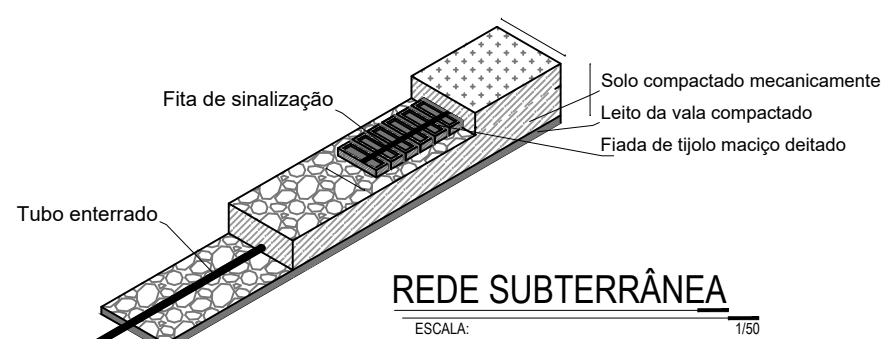





DETALHAMENTO DE GUARDA CORPO E CARGAS QUE ELE DEVE RESISTIR

DETALHE 03  
GUARDA-CORPO E CORRIMÃO EM RAMPA  
SEM ESCALADETALHE 04  
GUARDA-CORPO METÁLICO  
SEM ESCALAVISTA LATERAL  
DETALHE 03  
GUARDA-CORPO E CORRIMÃO EM RAMPA  
SEM ESCALASUPORTE 02  
SUPORTE PARA PLACA NO GUARDA-CORPO  
SEM ESCALAPERSPECTIVA  
ESCALA: 1:50VISTA FRONTAL  
ESCALA: 1:50REDE SUBTERRÂNEA  
ESCALA: 1:50

NOTAS:

1 - A TUBULAÇÃO DESTINA À CONDUÇÃO DE GLP DEVERÁ SER PROTEGIDA MECANICAMENTE POR MEIO DE UMA CAMADA DE TUBOS MACIÇOS E SOBRE ESSA CAMADA, UMA FITA DE SINALIZAÇÃO NA COR AMARELA, COM AS INSCRIÇÕES: "CUIDADO GÁS".

2 - A FITA DE SINALIZAÇÃO DEVERÁ SER INSTALADA NUMA COTA DE 20 cm (VINTE CENTÍMETROS) ACIMA DO EIXO DA TUBULAÇÃO DE GLP.

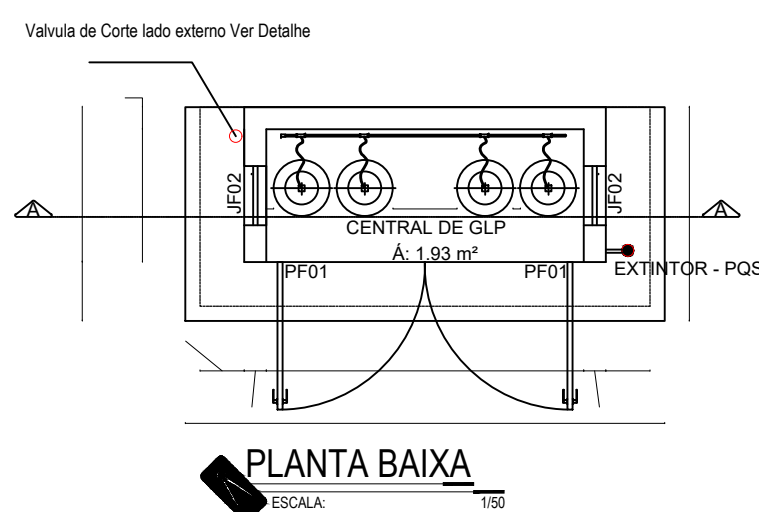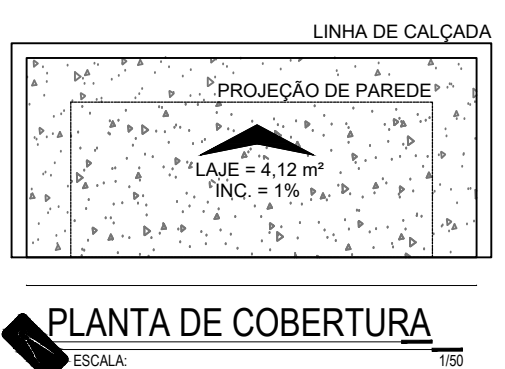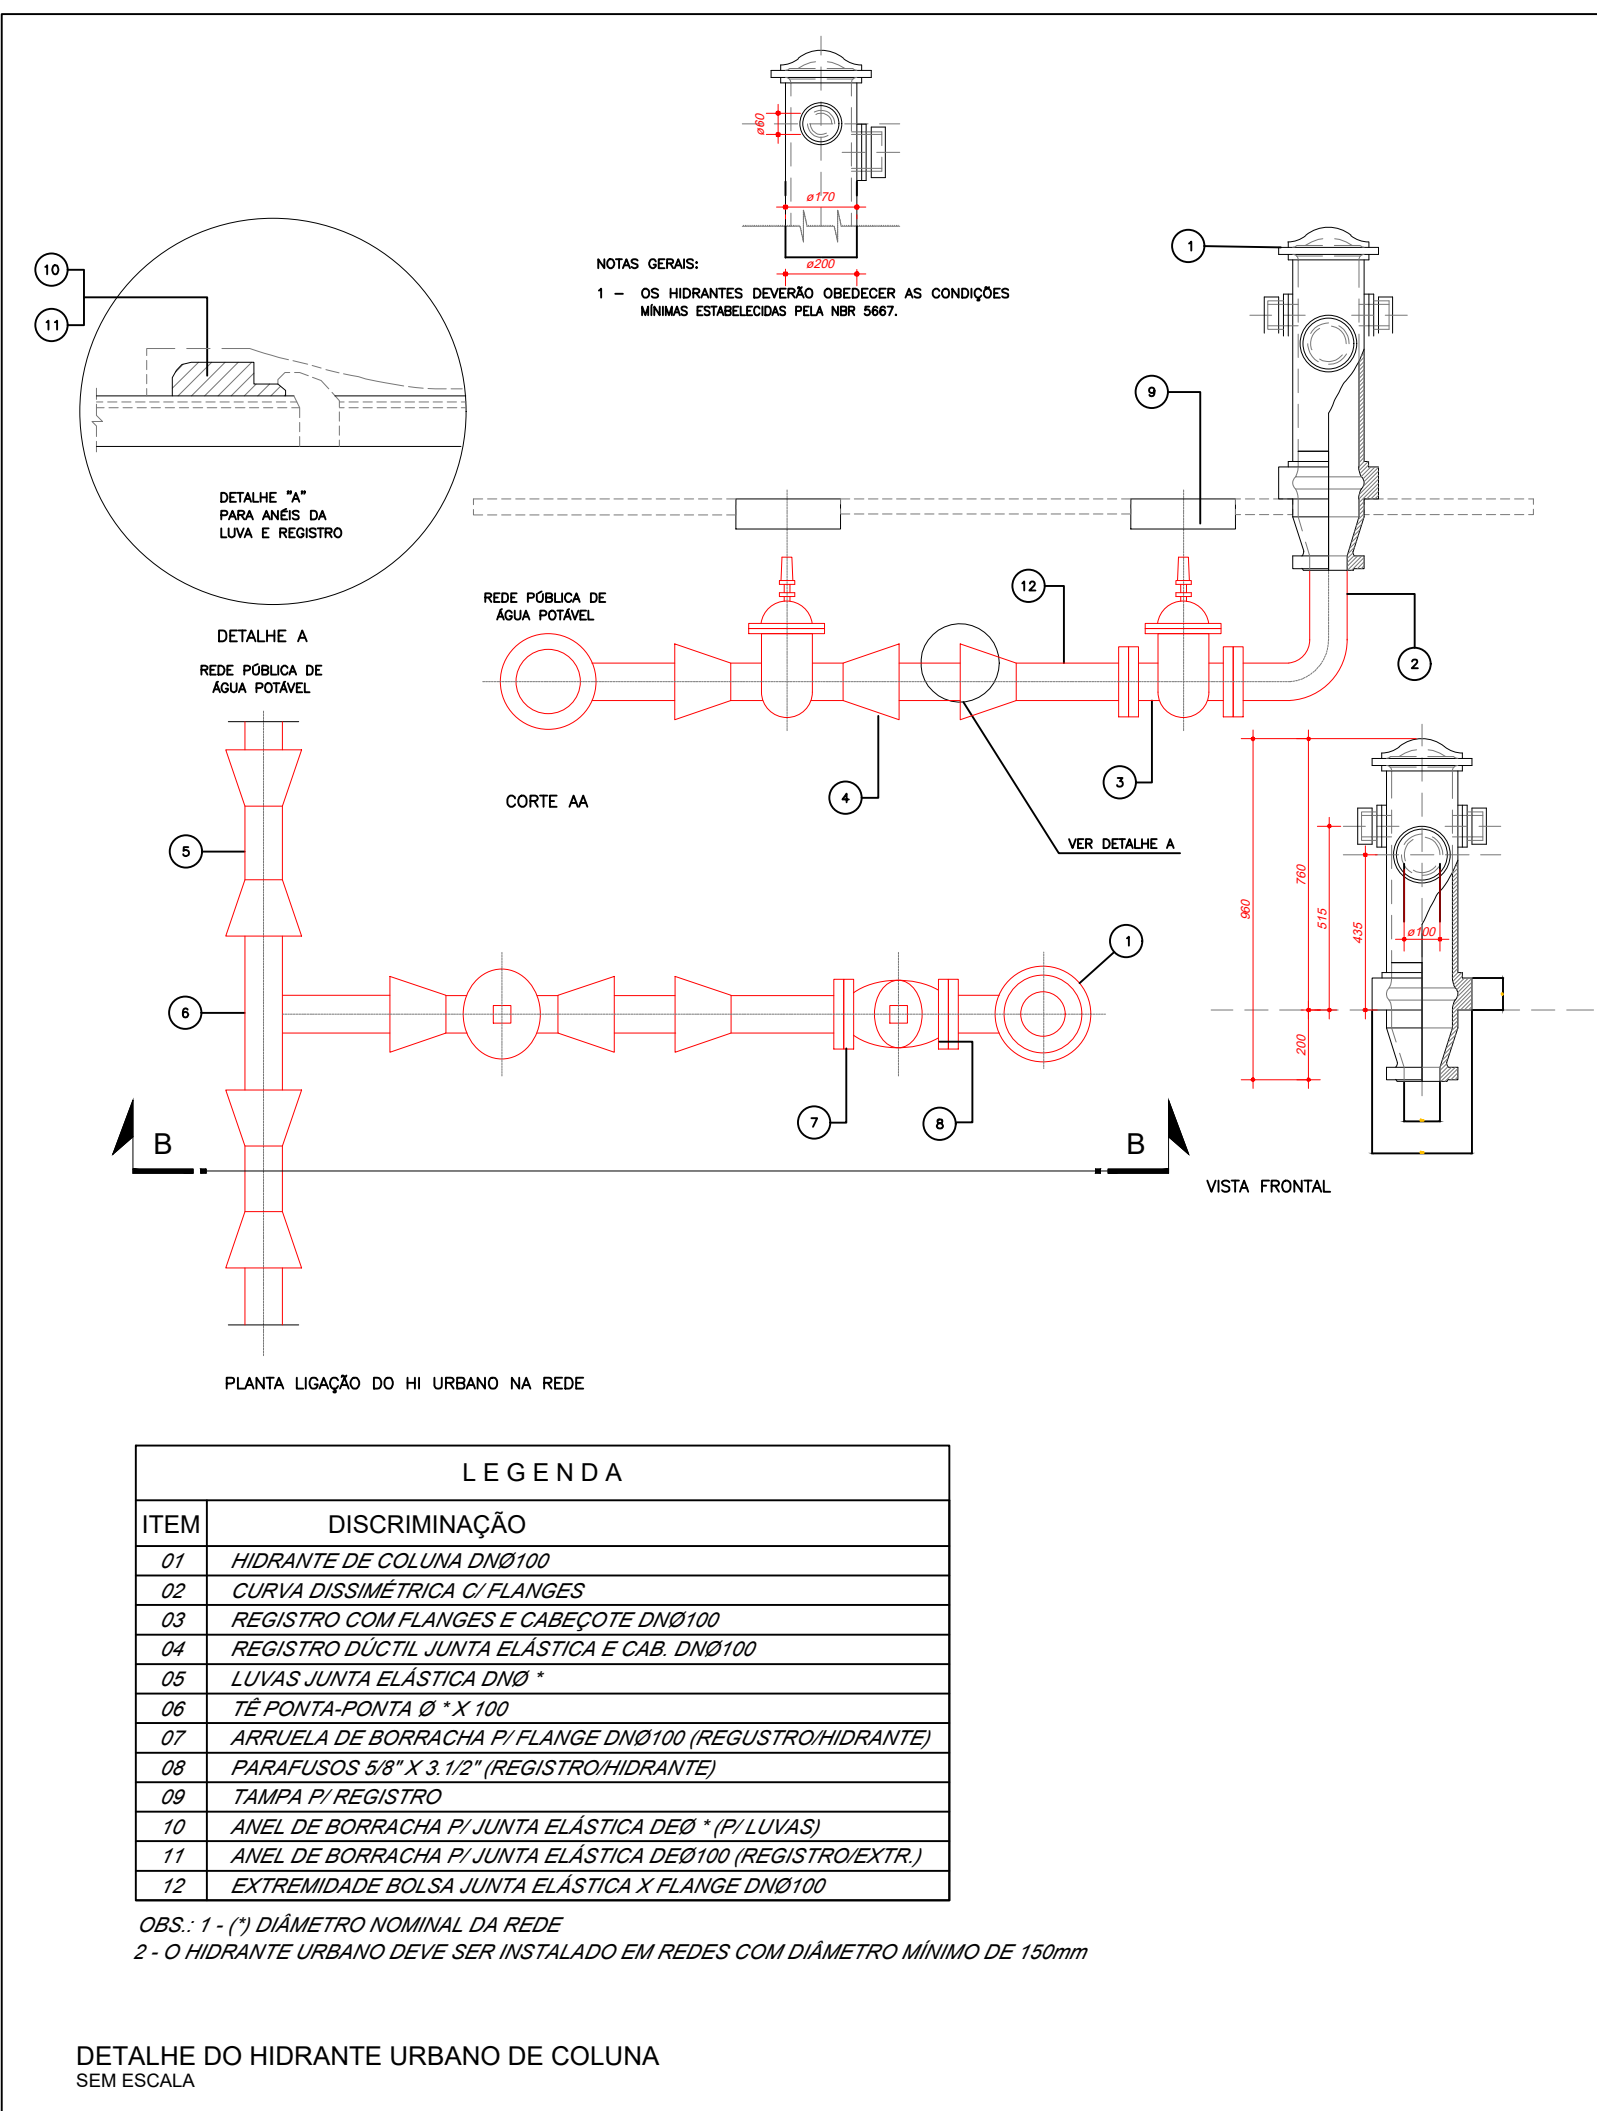PLANTA BAIXA  
ESCALA: 1:50PLANTA DE COBERTURA  
ESCALA: 1:50

ESTADO DE GOIÁS  
SECRETARIA DE ESTADO DA EDUCAÇÃO  
SUPERINTENDÊNCIA DE INFRAESTRUTURA  
GERÊNCIA DE PROJETOS E INFRAESTRUTURA

GERÊNCIA DE PROJETOS E INFRAESTRUTURA  
APROVADO  
TÉCNICO RESPONSÁVEL PELA APROVAÇÃO

CEPI DOM PRADA

## PROJETO LEGAL

ENDEREÇO					
RUA CERES, S/Nº, CENTRO, CIDADE DE URUAQU - GO - CEP.: 76400-000					
ÁREA DO TERRENO	ÁREA PERMEAB.	ÁREA EXISTENTE	ÁREA A DEMOLIR	ÁREA A CONSTRUIR	ÁREA TOTAL CONSTRUÇÃO
4.411,49 m²	1.880,64 m²	1.851,80 m²	273,85 m²	575,09 m²	2.362,25 m²
RT PROJETO: ENG. MATEUS COMANDUCI FERNANDES NETO - CREA GO - 38152					
RT DA OBRA:					
PROPRIETÁRIO: SECRETARIA DE ESTADO DA EDUCAÇÃO CNPJ: 01.409.705.0001-20					
PREPOSTO: SABRINA SILVA VIEIRA VALENTE CPF: 041.530.091-64					

## INCÊNDIO

TIPO DE PROJETO

DETALHES E INFORMATIVOS DE INSTALAÇÃO

ASSUNTO:

DATA:MAIO/2025

ESCALA:INDICADA

REVISÃO:000

Nº RRT/ART:

REV.	DATA	DESCRIÇÃO	VISTO
00	05/05/25	EMIÇÃO INICIAL	LARISSA S.

3/6

FOLHA:

3/6