




PLANTA BAIXA DO PAVIMENTO TÉRREO - ESGOTO E DRENAGEM
ESCALA 1:175

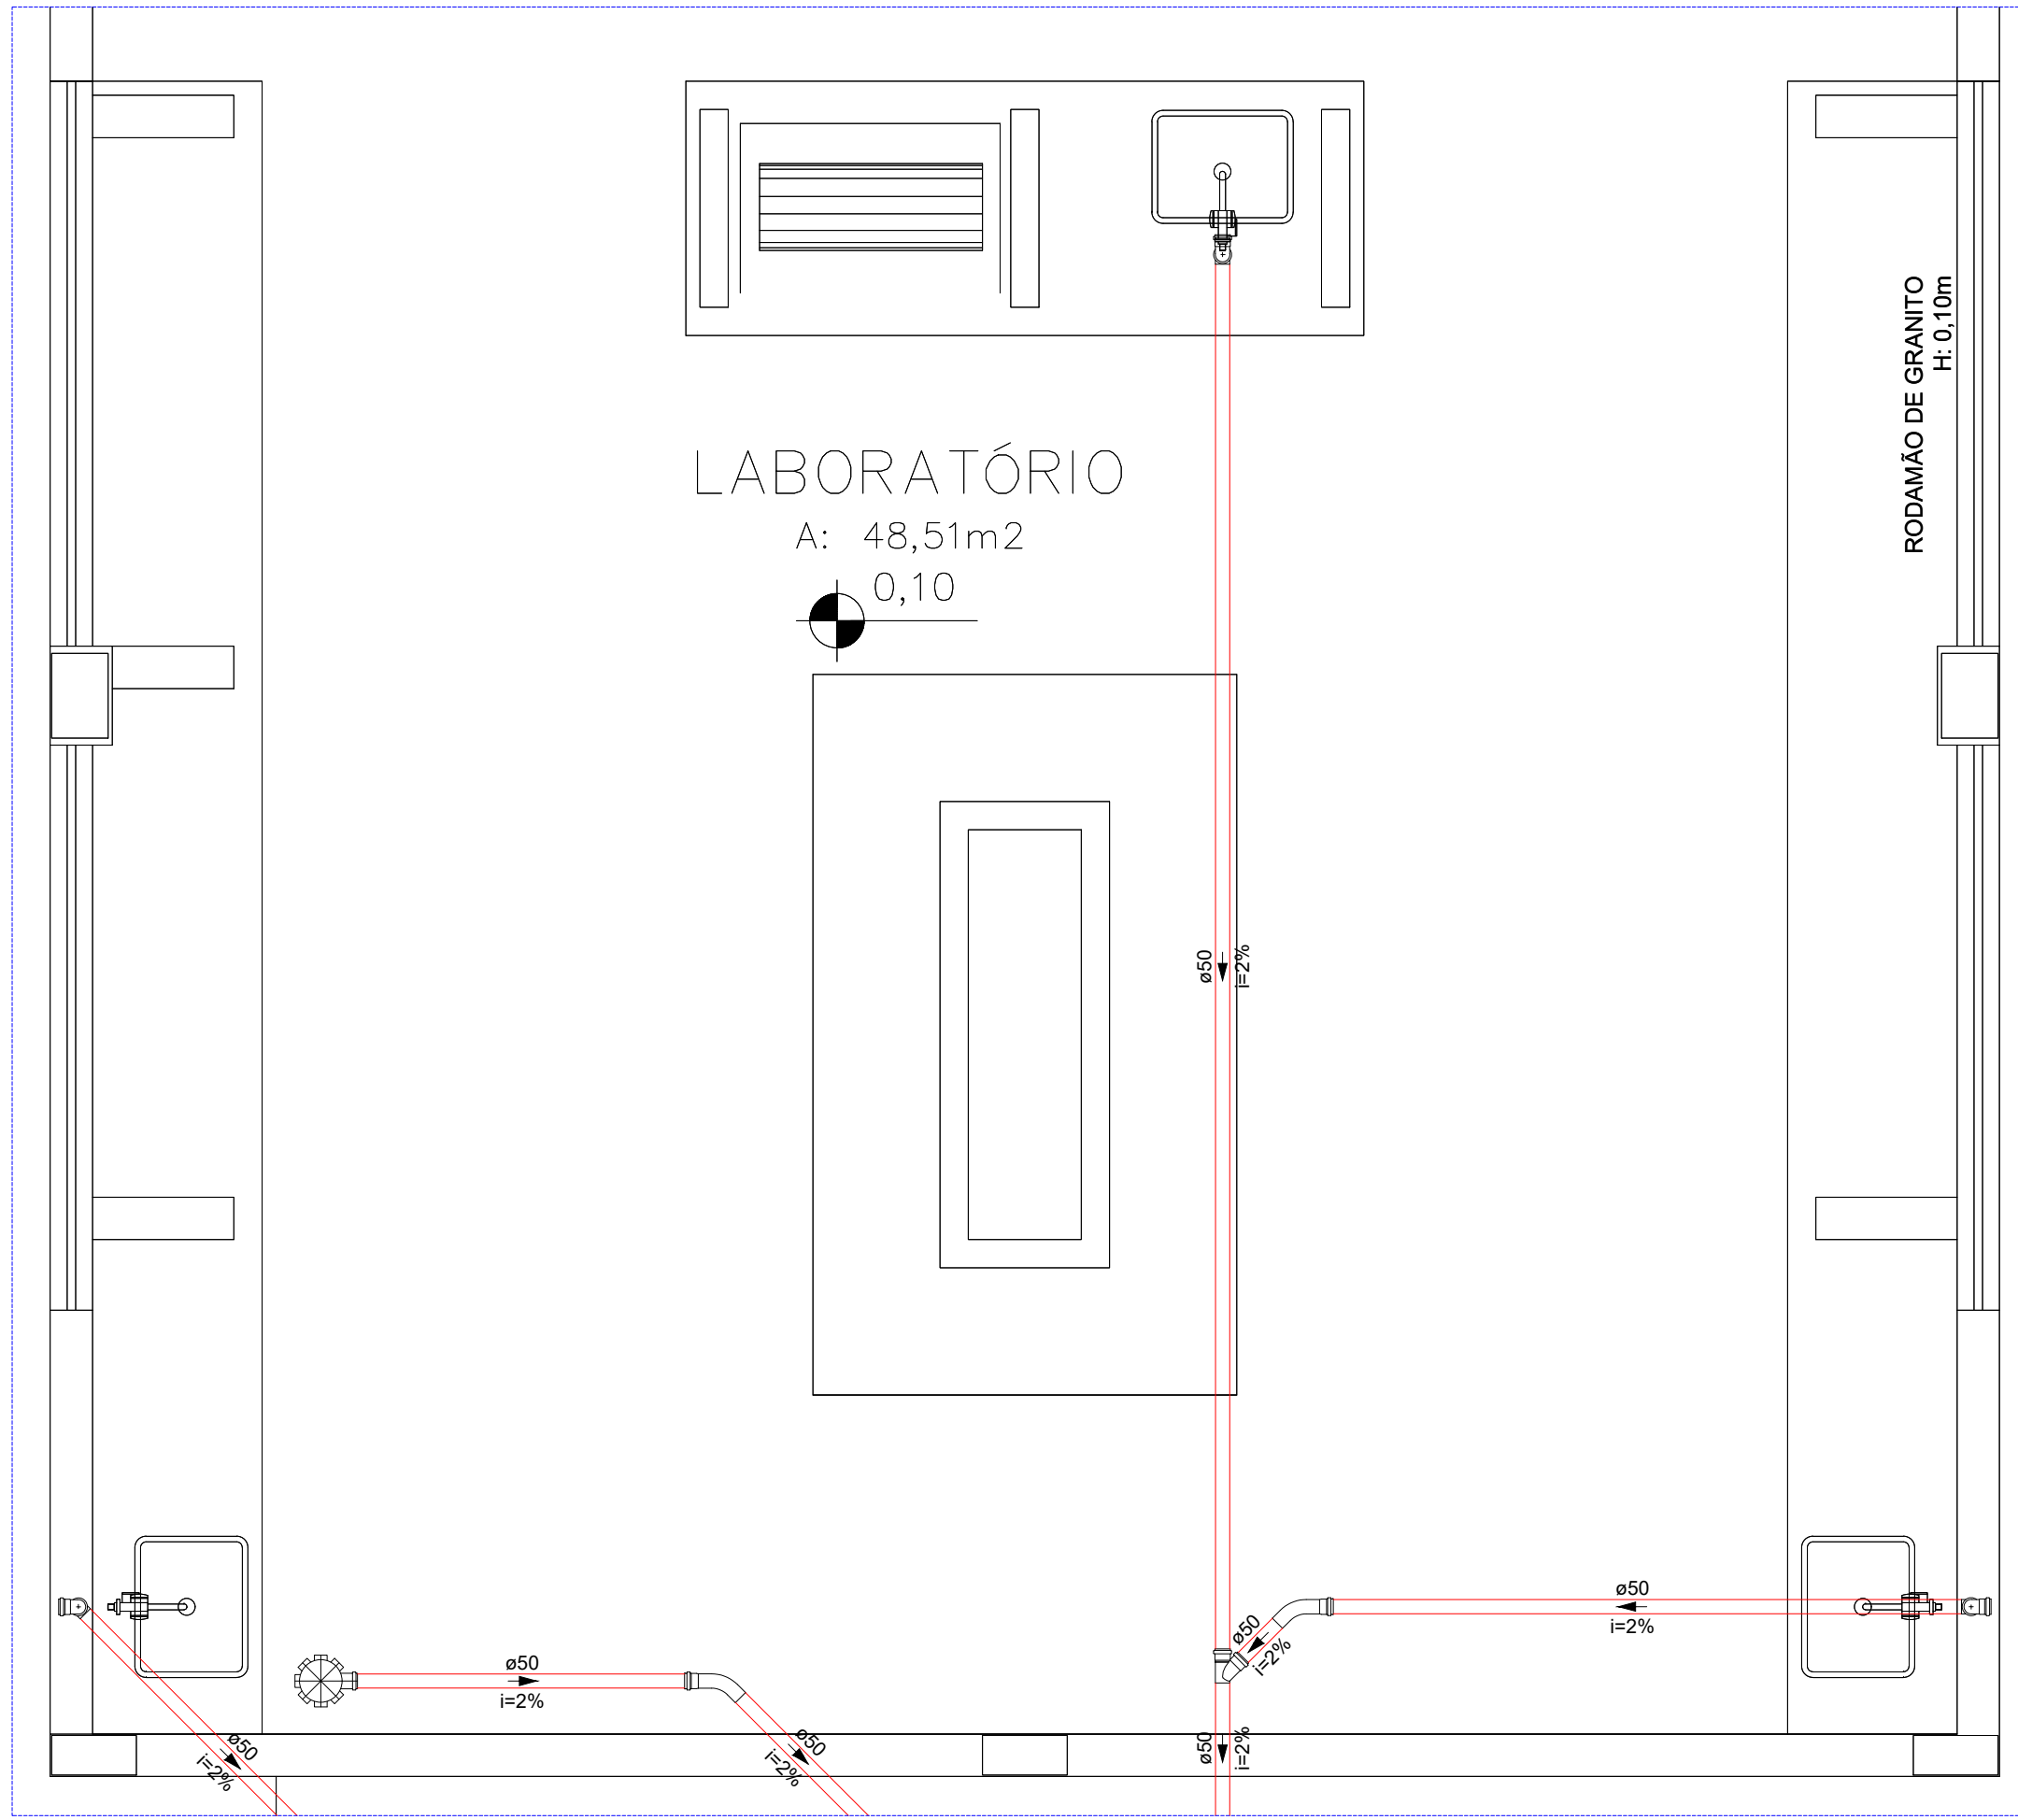


DETALHE S6
ESCALA 1:25

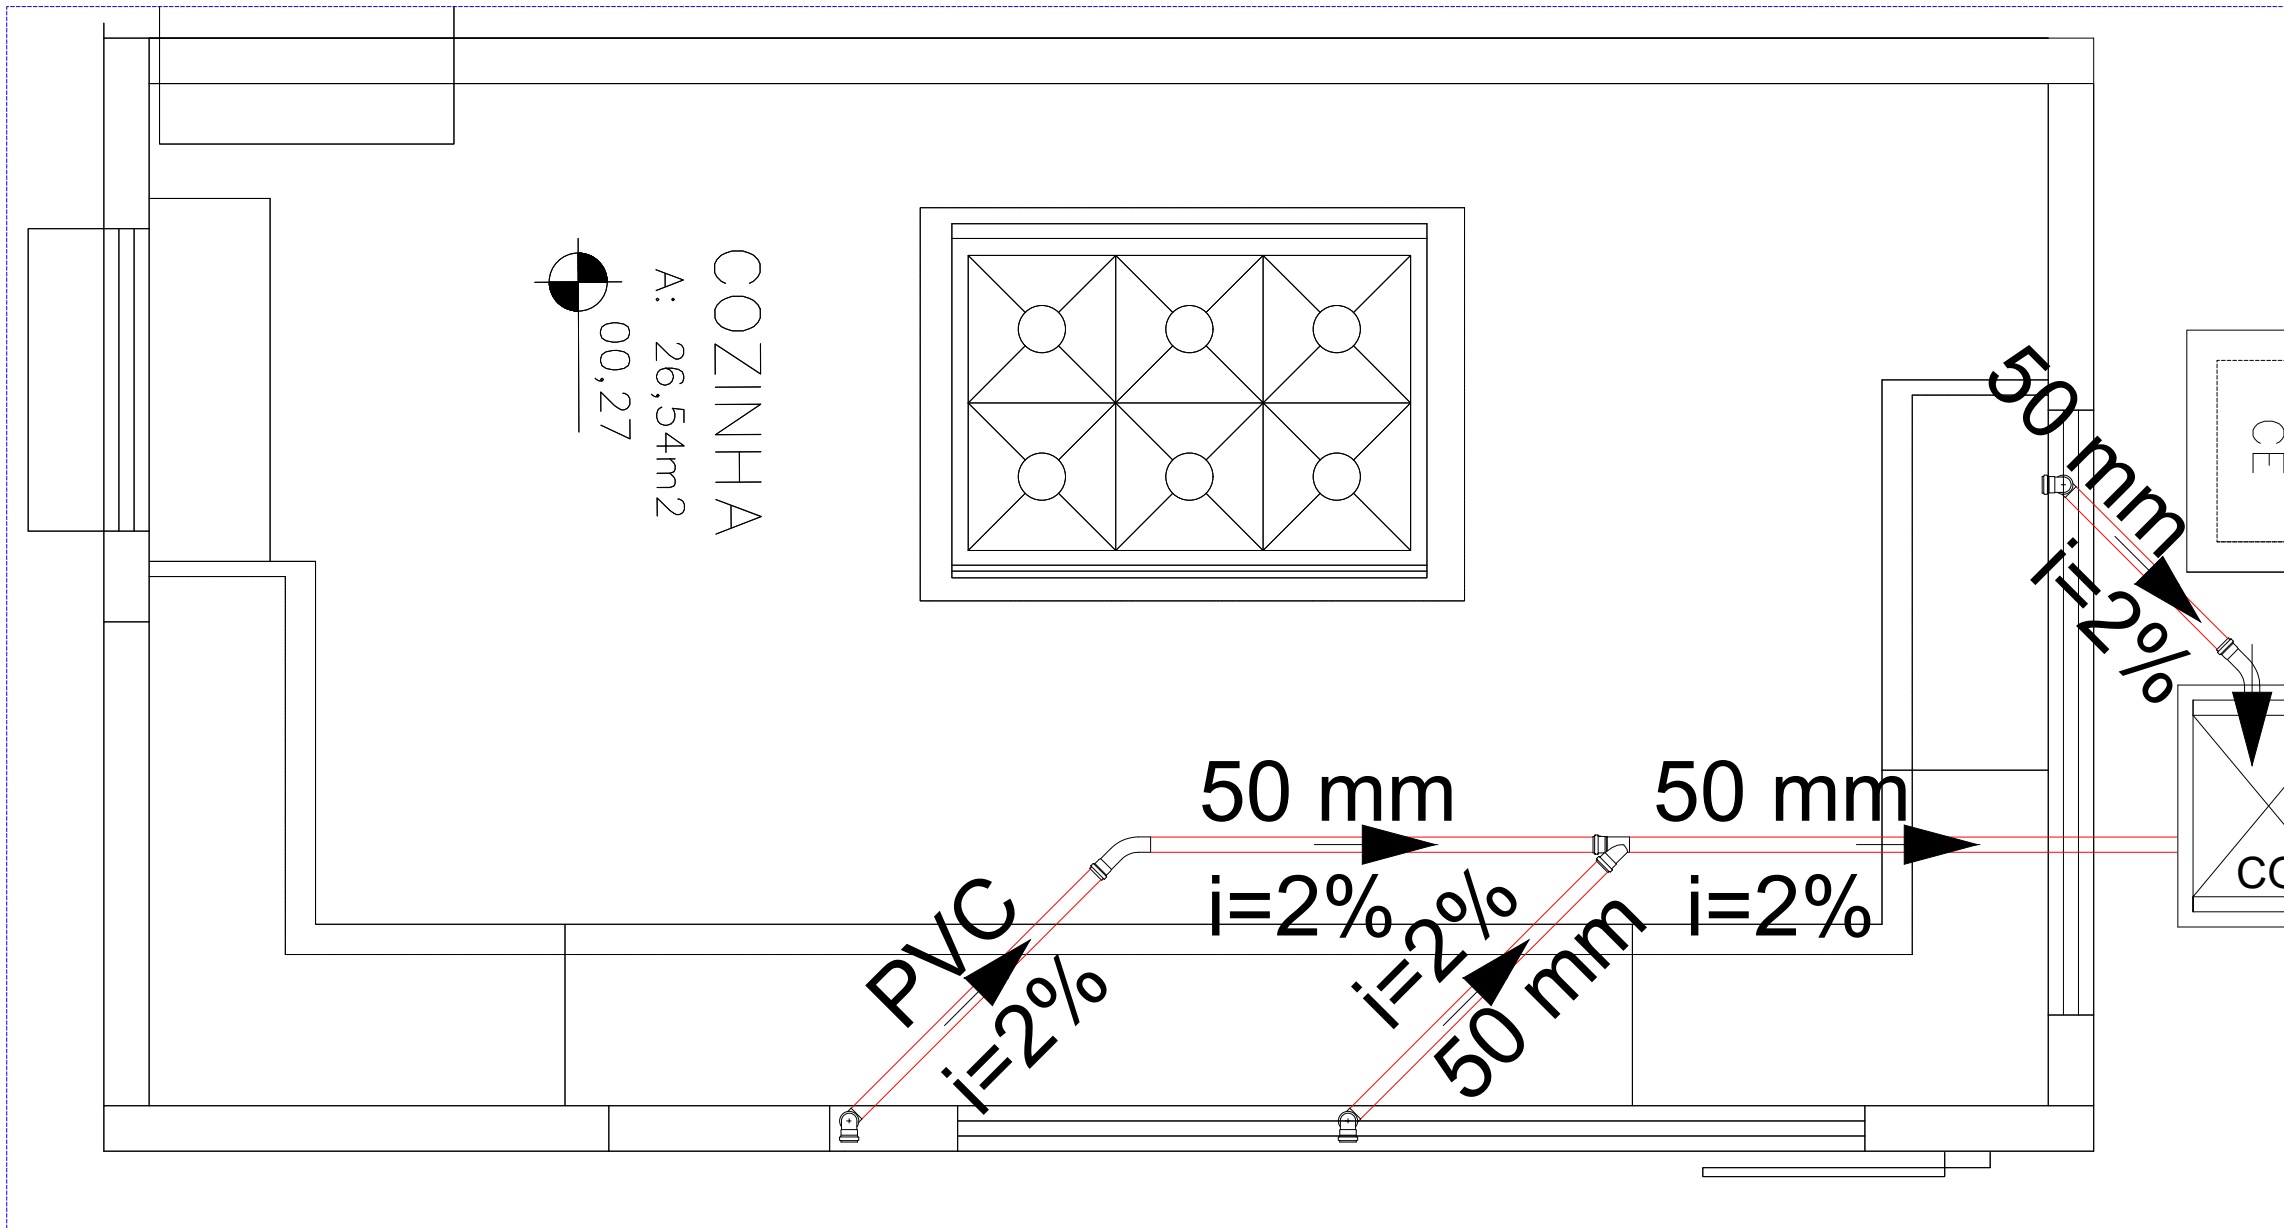


DETALHE S3
ESCALA 1:25

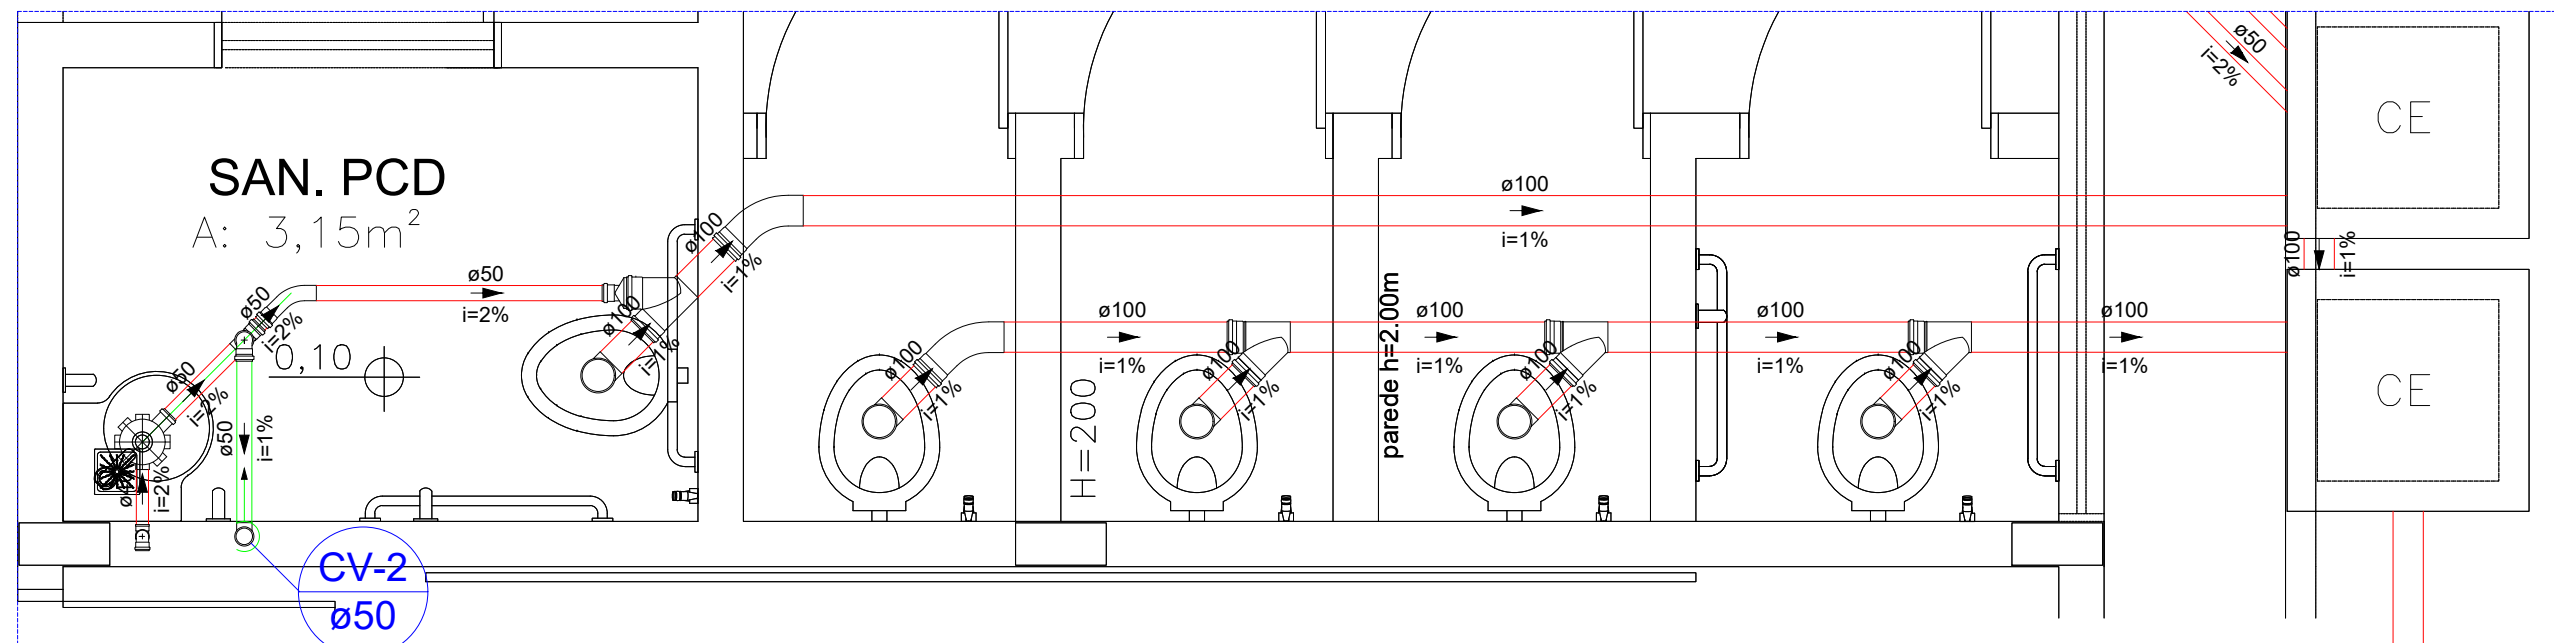


DETALHE S5
ESCALA 1:25

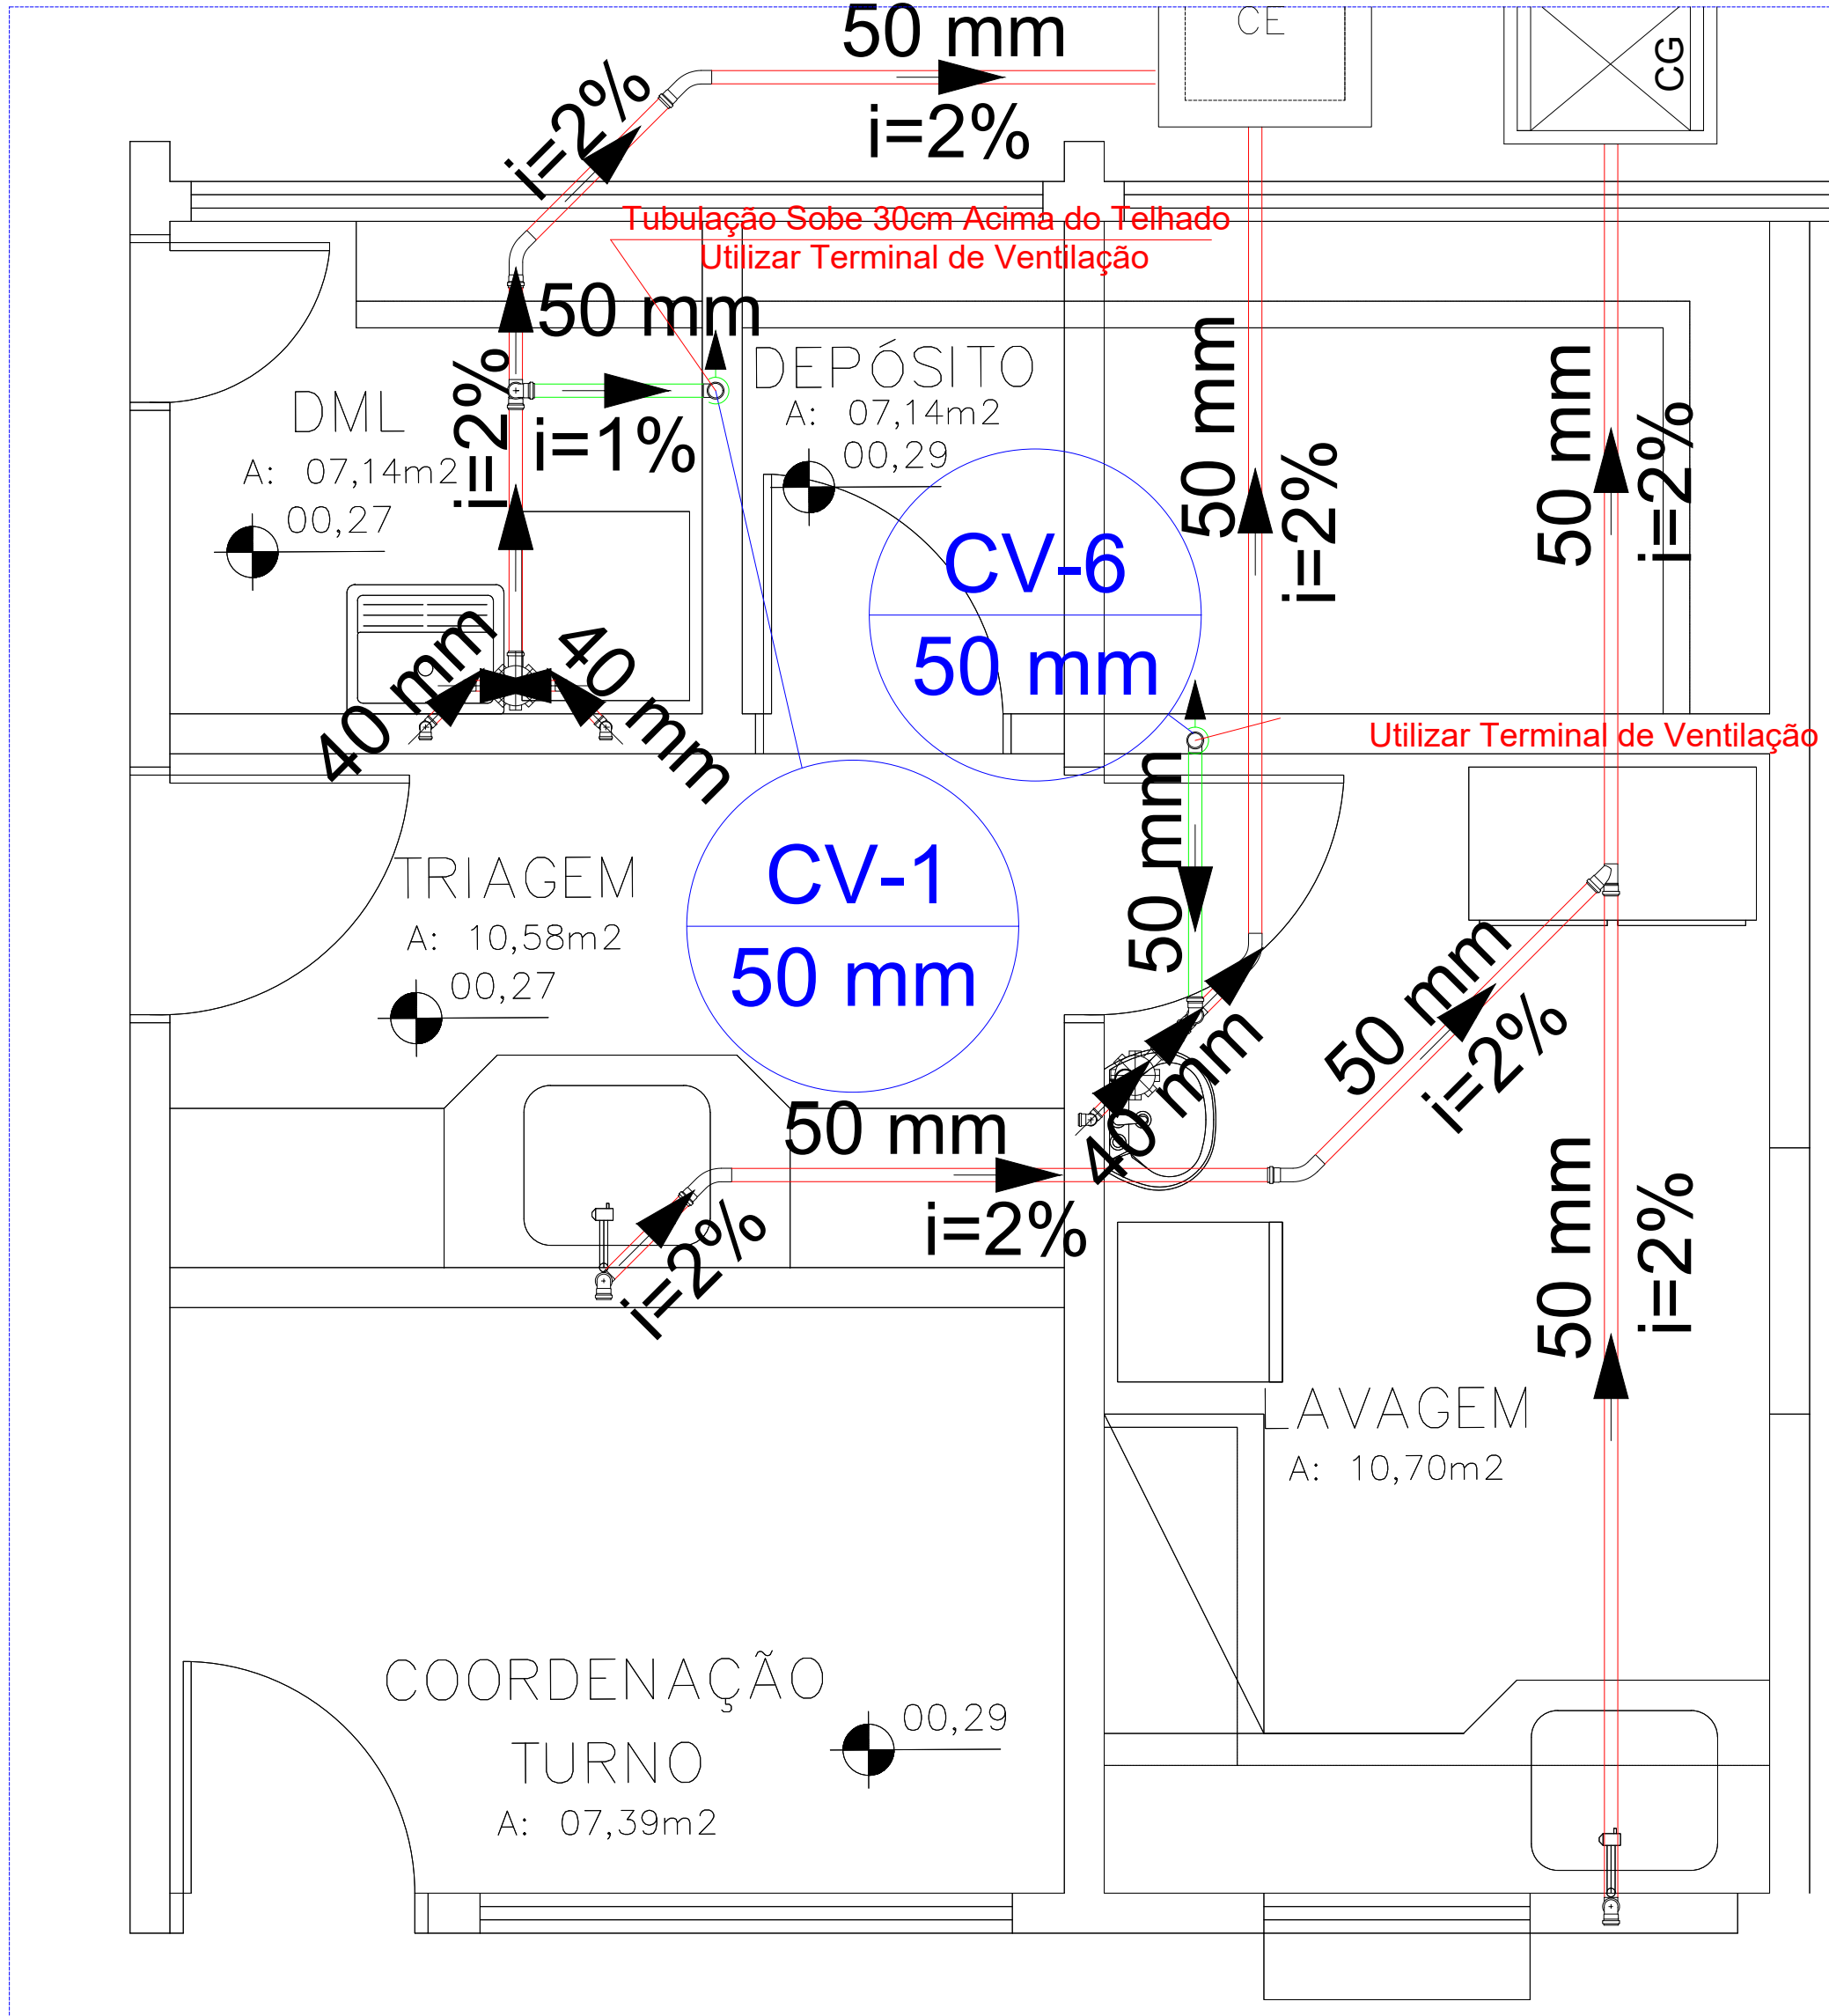

DETALHE S2
ESCALA 1:25

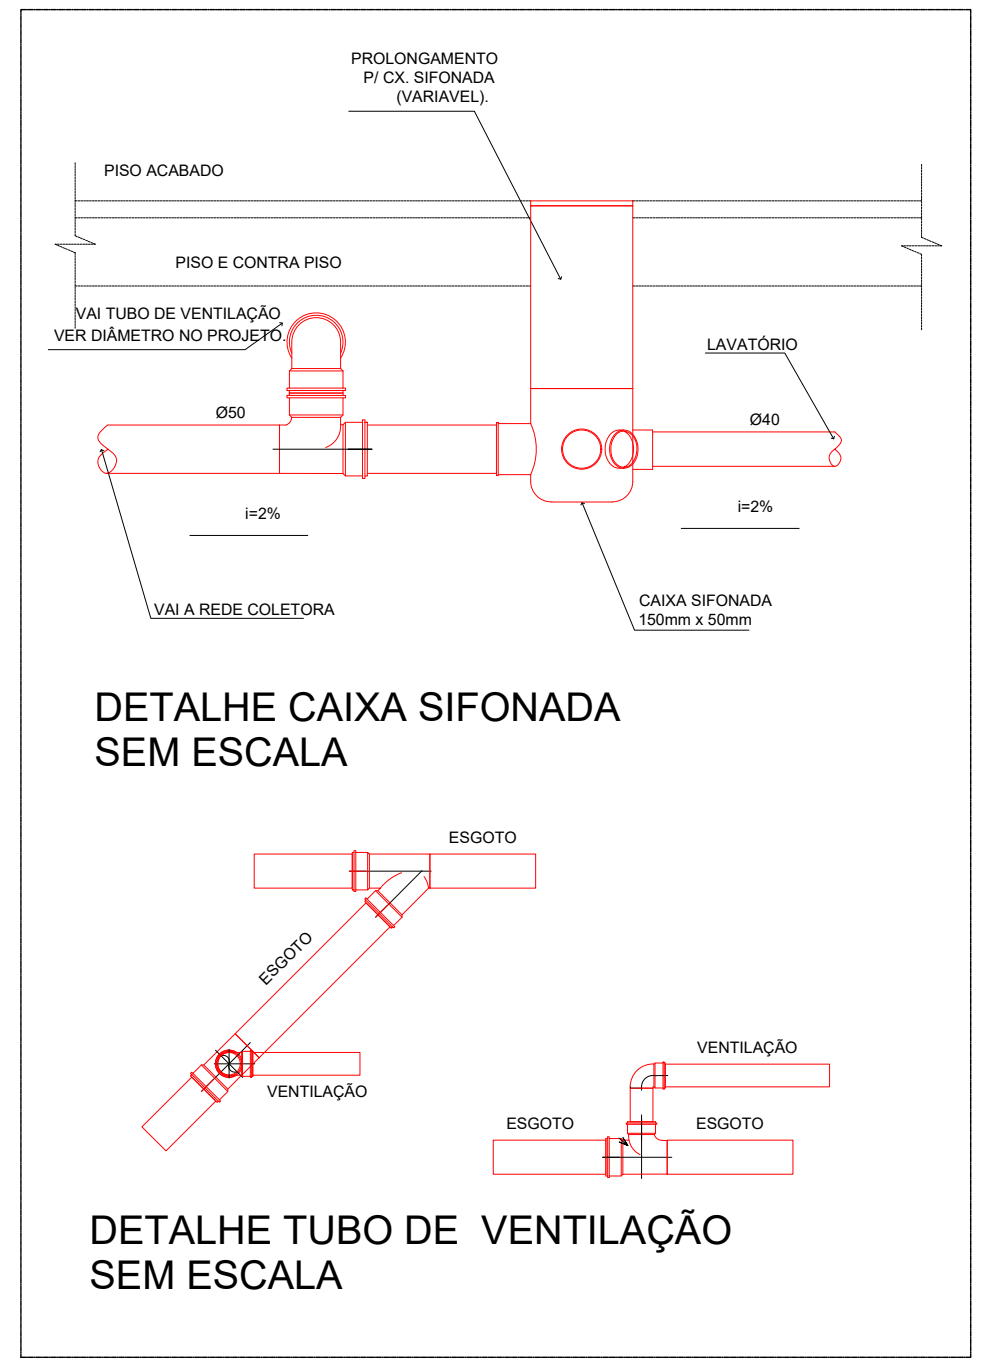

DETALHE S4
ESCALA 1:25

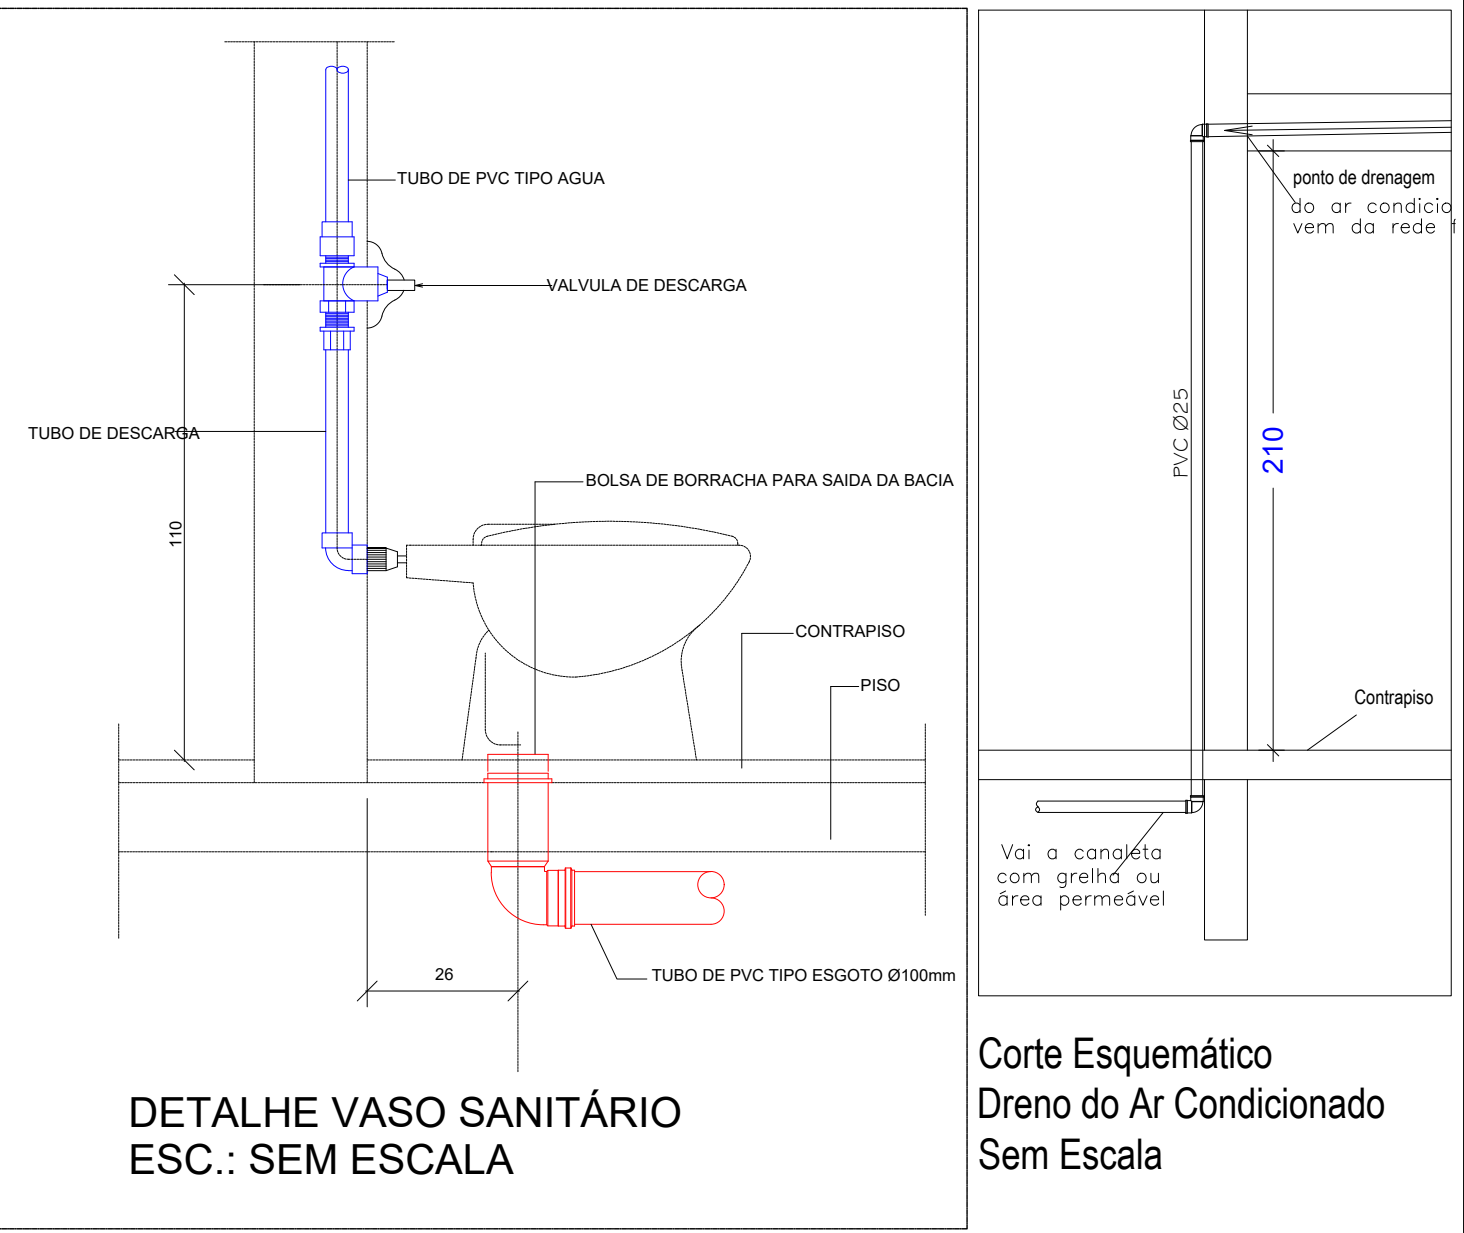

DETALHE S1
ESCALA 1:25

Legenda	
	Caixa Sifonada
	Caixa de gordura
	Caixa de areia pluvial sem grelha
	Caixas Inspeção Esgoto Simples
	Curva 90 curta- coluna
	Junção simples c/ redução
	Lavatório Residencial com sifão
	Ramais de Ventilação
	Vaso Sanitário c/ J90°

OBS.:
- Conferir todas as MEDIDAS
no local antes de executar.

- Favor conferir medidas no local.
- Qualquer dúvida consultar o autor do projeto ou a Rede Física do Seduc.



ESTADO DE GOIÁS
SECRETARIA DE ESTADO DA EDUCAÇÃO
SUPERINTENDÊNCIA DE INFRAESTRUTURA
GERÊNCIA DE PROJETOS E INFRAESTRUTURA

GERÊNCIA DE PROJETOS E INFRAESTRUTURA
APROVADO
TECNICO RESPONSÁVEL PELA APROVAÇÃO

COLÉGIO ESTADUAL ARY RIBEIRO VALADÃO FILHO

AMPLIAÇÃO/ REFORMA

ENDEREÇO
RUA JESUS ALFREDO DA SILVA, 32, ACREÚNA, GOIÁS, CEP:75960000

ÁREA DO TERRENO	ÁREA PERMEAR	ÁREA EXISTENTE	ÁREA A DEMOLIR	ÁREA A CONSTRUIR	ÁREA TOTAL CONSTRUÍDA
5.930,34 m²	2.121,67m²	1.914,82m²	26,02m²	211,00m²	2.125,82m²

AUTOR: ENG. LETICIA GABRIELA DE SOUSA SILVA - CREA: 101768702/GO

RT DA OBRA:

PROPRIETÁRIO: SECRETARIA DE ESTADO DA EDUCAÇÃO CNPJ: 01.409.705/0001-20
PREPOSTO: SABRINA SILVA VIEIRA VALENTE CPF: 041.530.091-64

HIDROSSANITÁRIO

TIPO DE PROJETO:

PLANTA BAIXA ESGOTO E DRENAGEM

DETALHES

LEGENDAS

LASSUNTO:

DATA: JUNHO/2025 ESCALA: INDICADA REVISÃO: 000 Nº RRT/ART: 1020250176164

REV. DATA DESCRIÇÃO VISTO

1/3
FOLHA: PROJETISTA
LETICIA GABRIELA

OBSERVAÇÃO: TODAS AS TUBULAÇÕES DE ESGOTO DEVERÃO TER NO MÍNIMO 1% DE INCLINAÇÃO
TODAS AS TUBULAÇÕES DE ÁGUA PLUVIAL DEVERÃO TER NO MÍNIMO 2% DE INCLINAÇÃO