




Corte AA
Escala 1:150

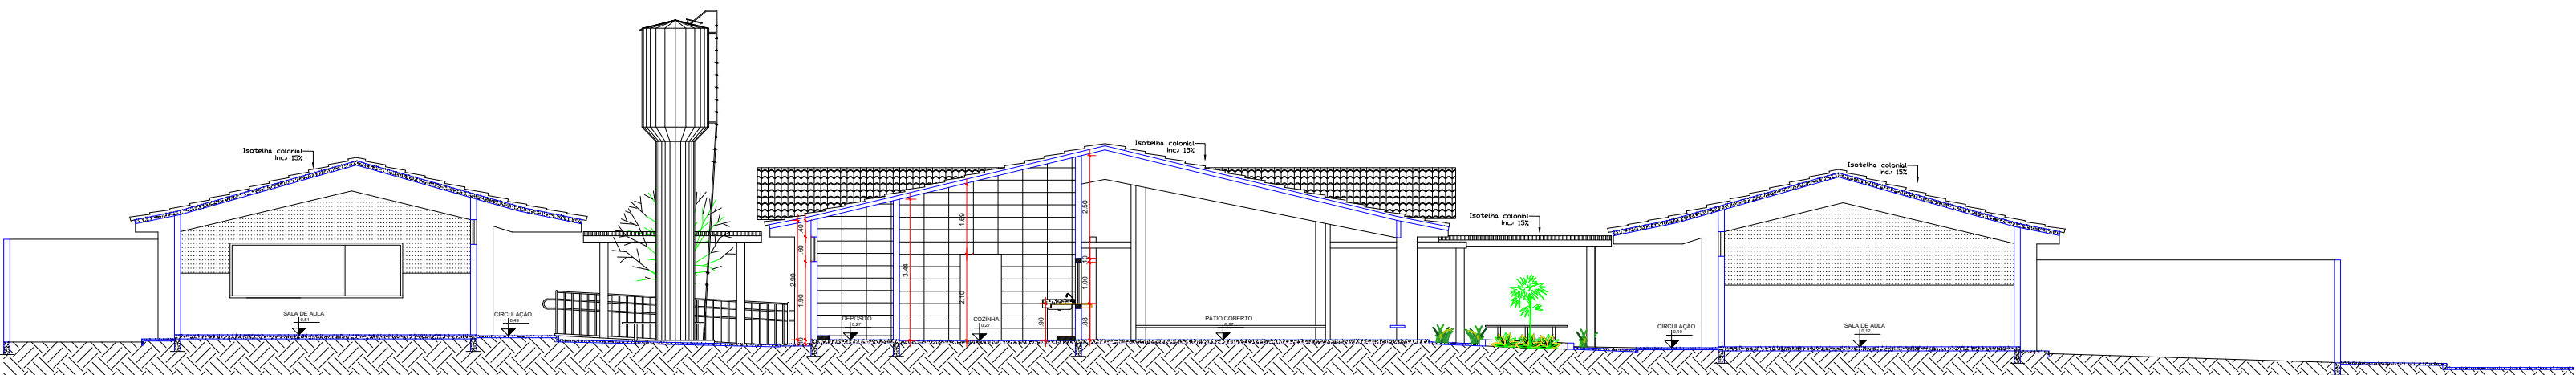

Corte BB
Escala 1:150

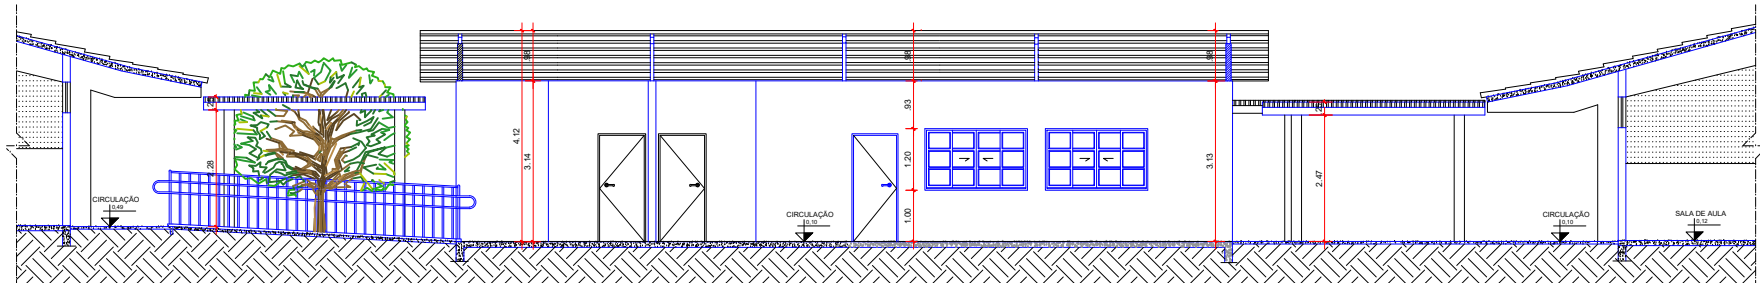

Corte CC
Escala 1:150

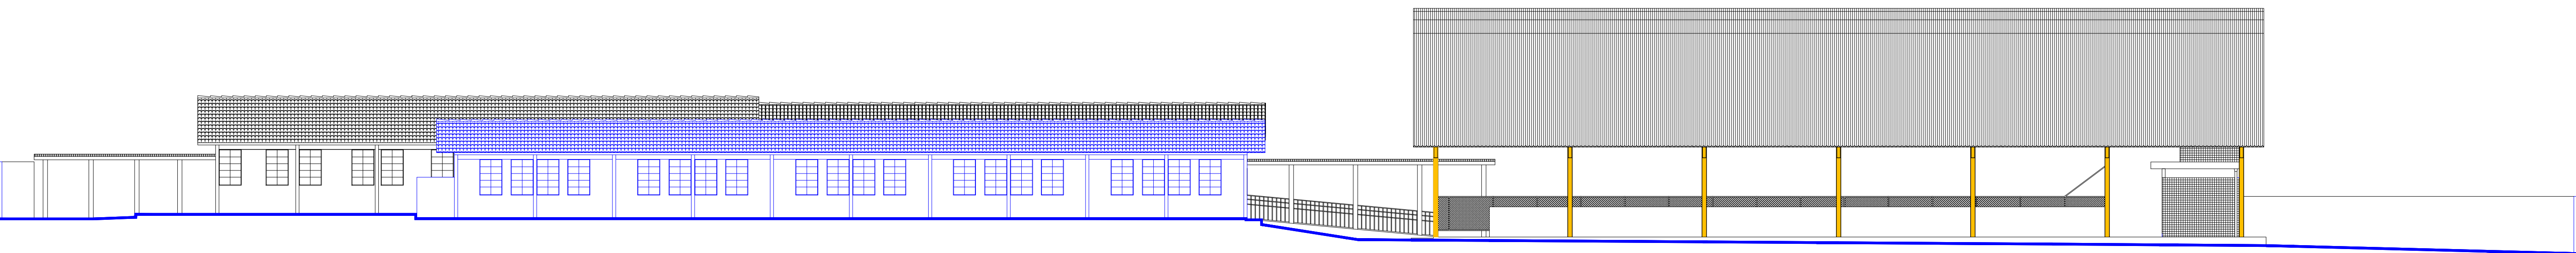


Fachada lateral
Escala 1:150




Fachada frontal
Escala 1:150

AV. PARANOÁ

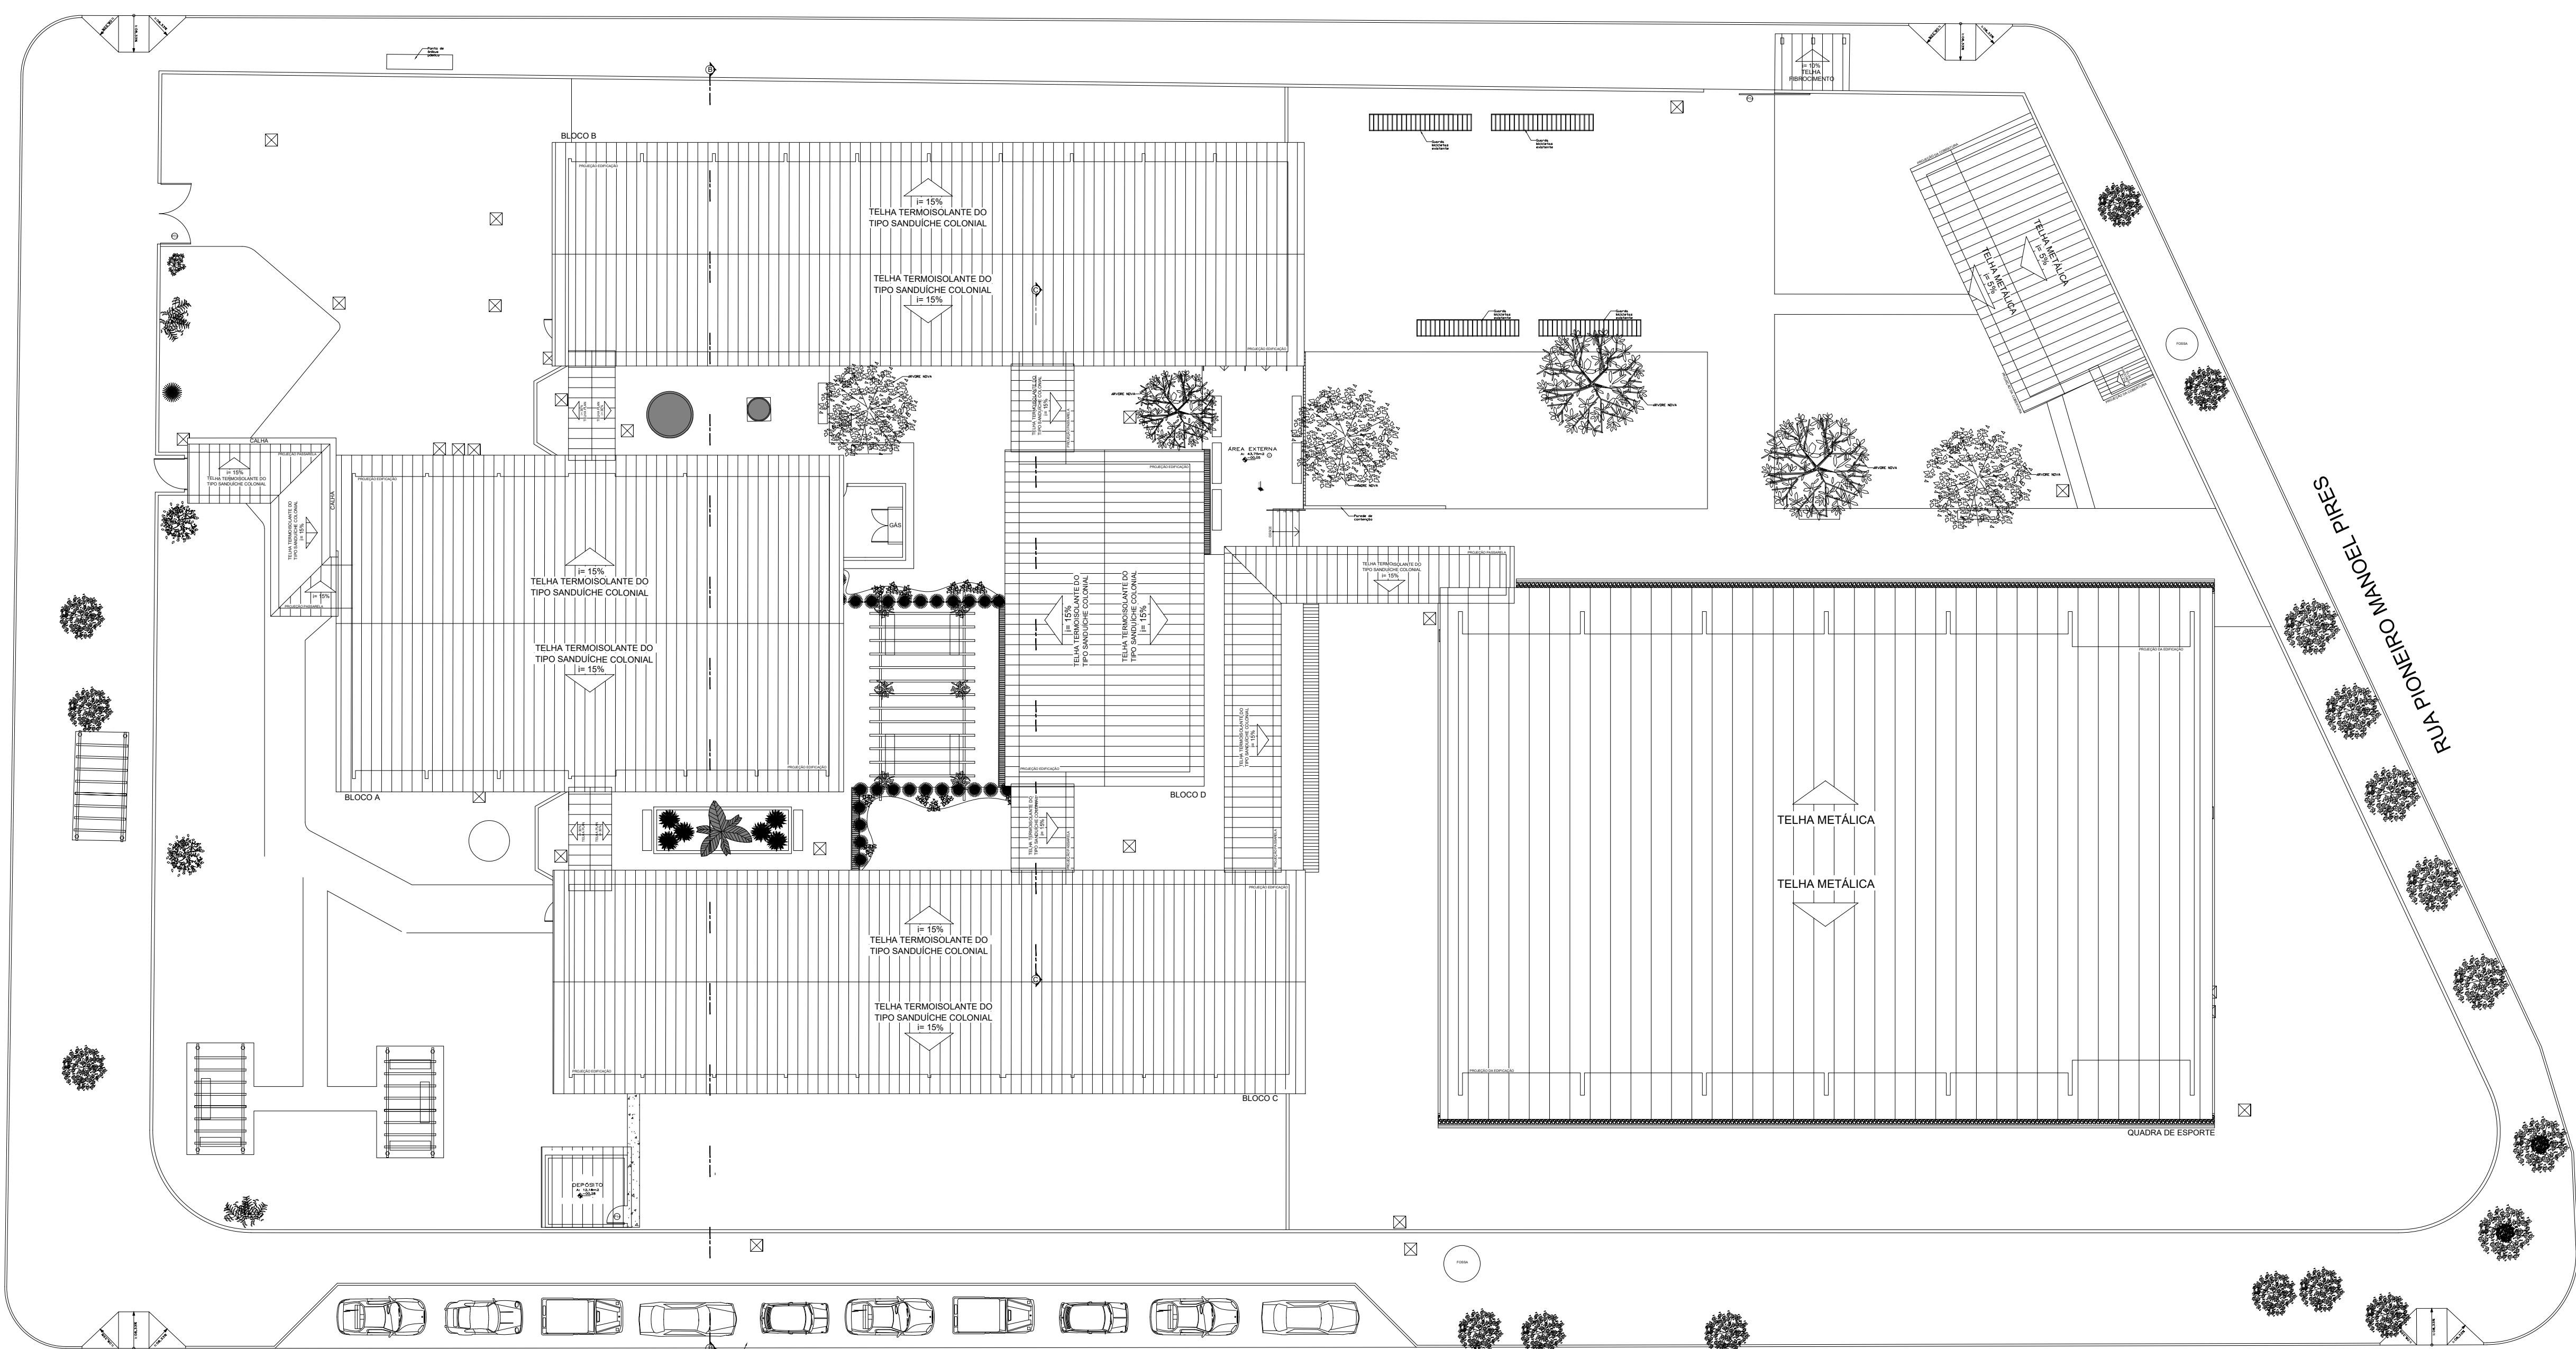

Planta de Cobertura
Escala 1:200

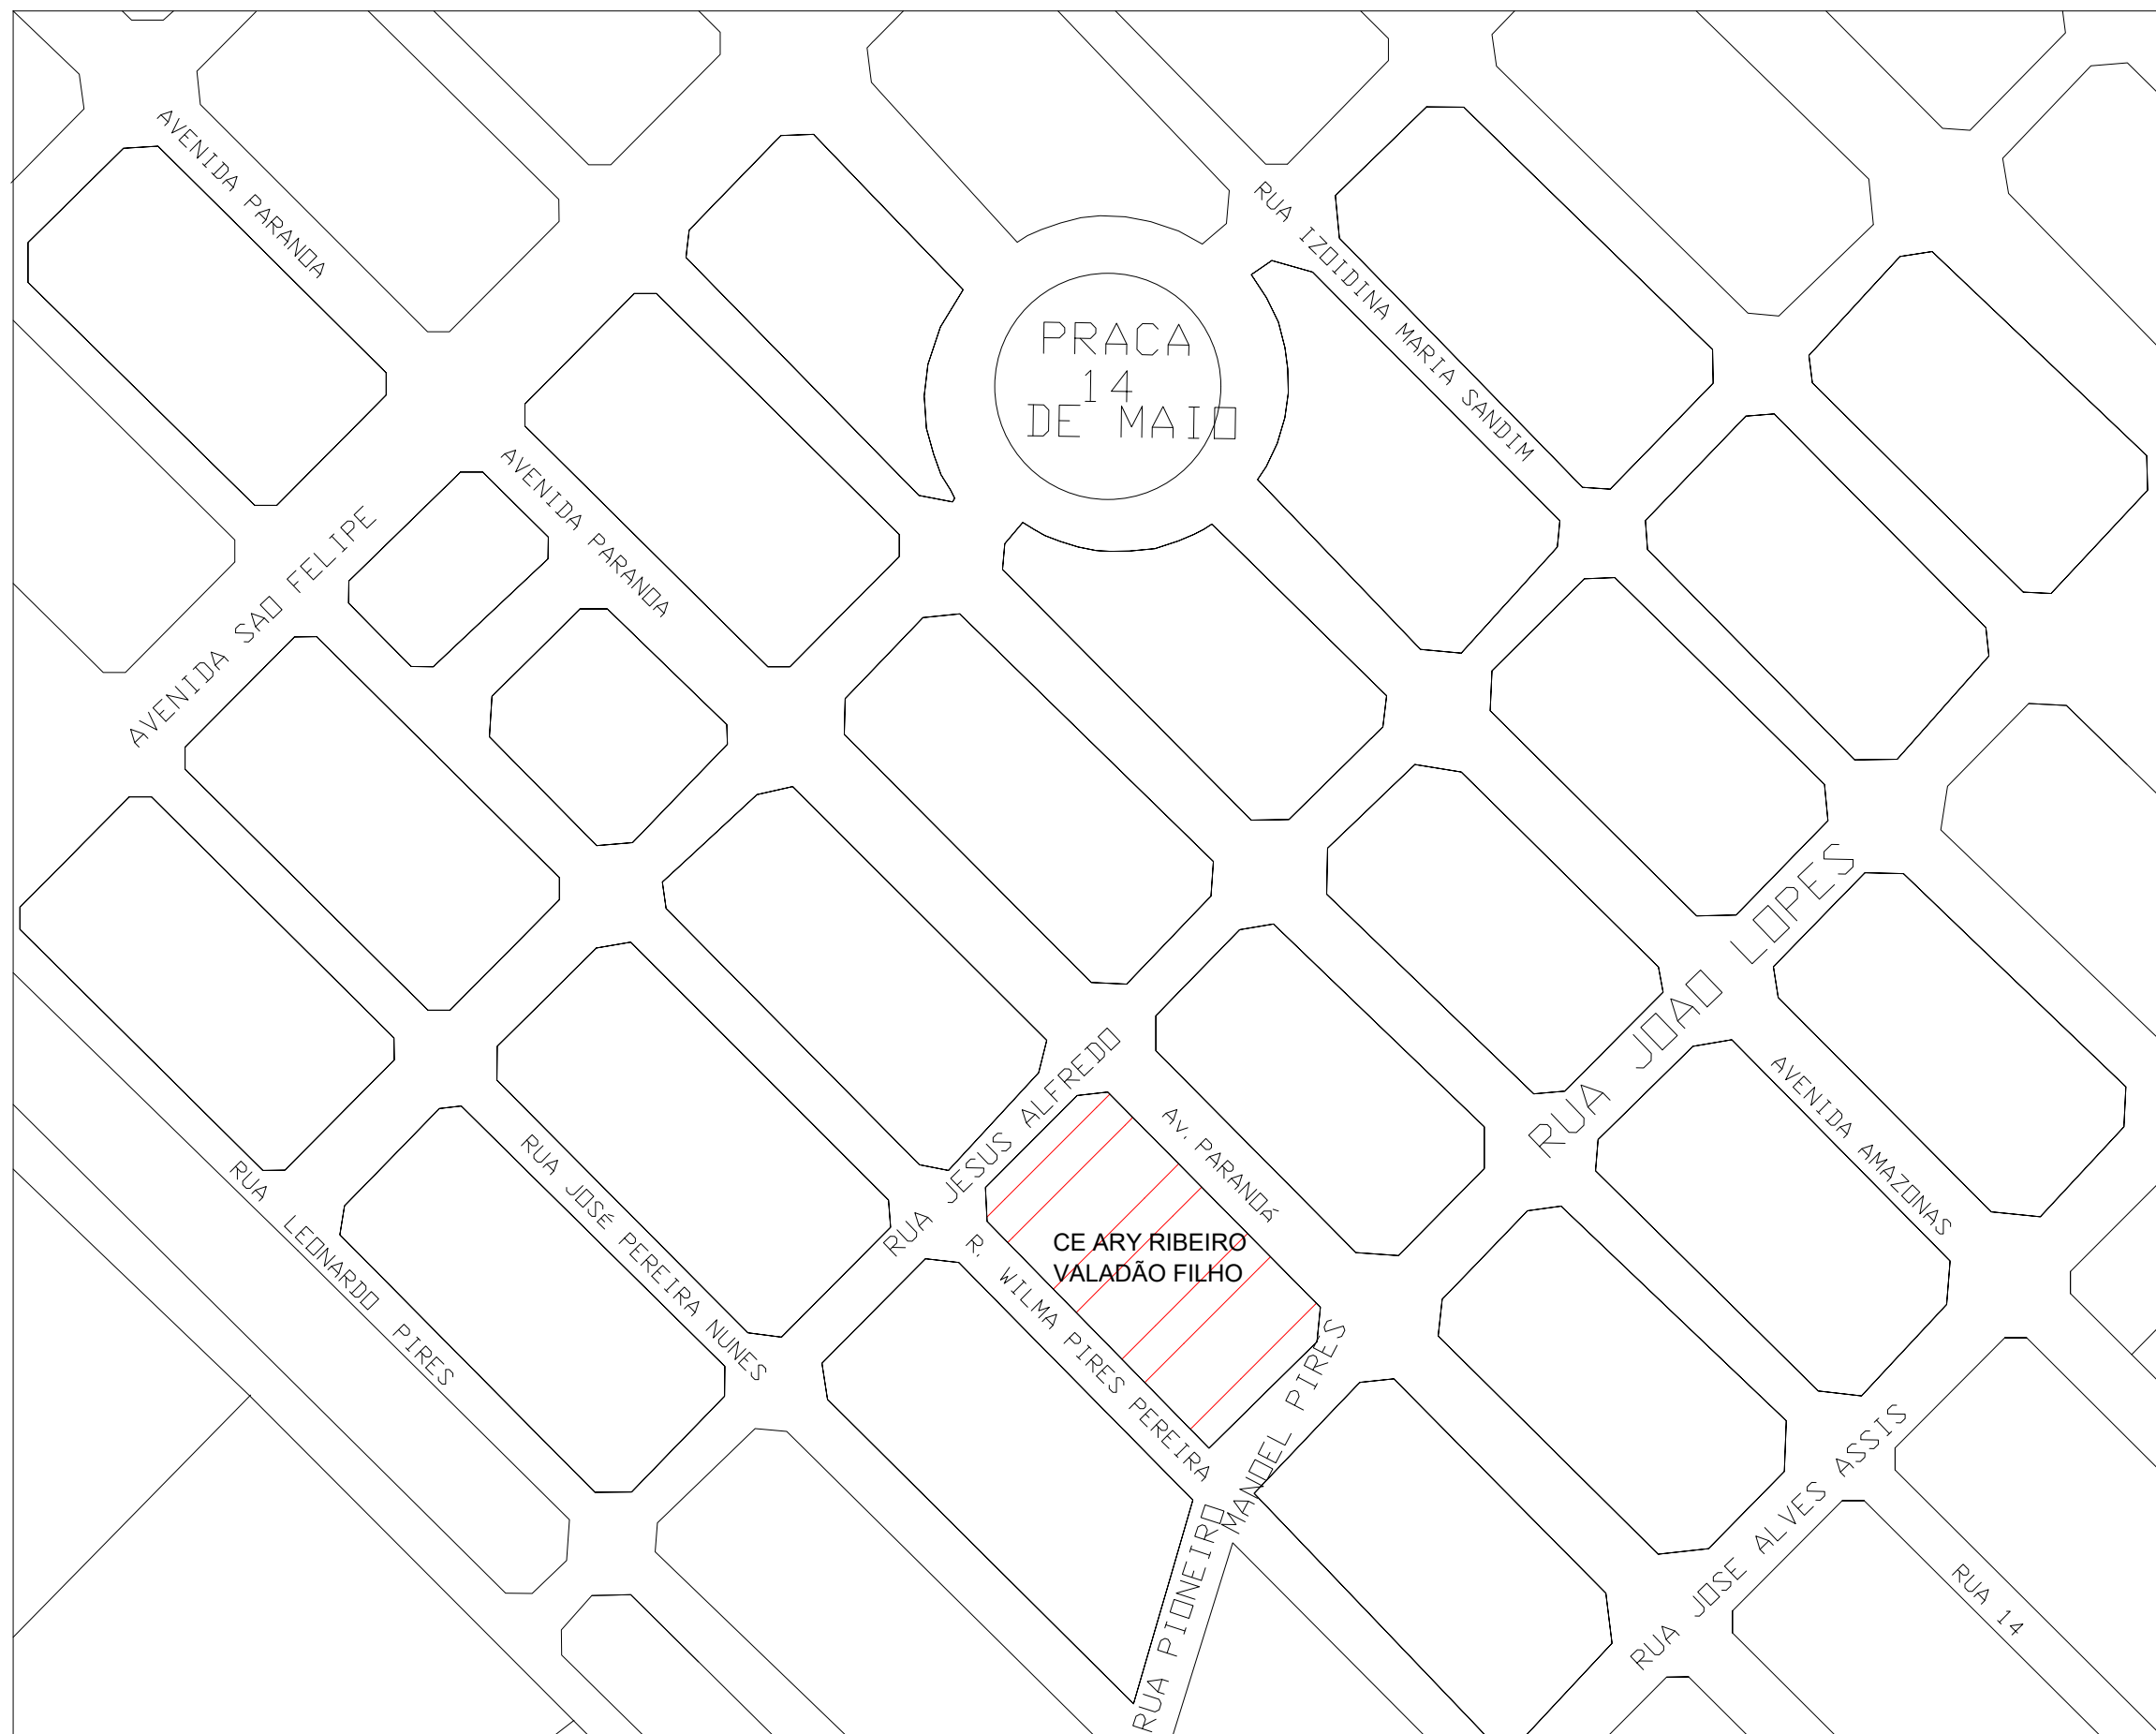

Planta de Situação
Escala 1:350

O quadro resume das Instalações Preventivas de Proteção Contra Incêndio e Pânico conforme modelo constante na Norma Técnica do CBMGO 01.			
LEI Nº 15.802 - N.T. Nº 01/2021/CBMGO - ANEXO D			
QUADRO RESUMO DAS MEDIDAS DE SEGURANÇA			
Segurança Estrutural Edificações	Conforme Norma Técnica - NT 08		
Controle de Materiais de Acabamento e Revestimento	Conforme Norma Técnica - NT 10		
Saída de Emergência	Conforme NT-11/21; Tabela - A-1; Divisão E-1		
Iluminação de Emergência	Conforme Norma Técnica - NT 18		
Alarme de Incêndio	Conforme Norma Técnica - NT 19		
Sinalização de Emergência	Conforme Norma Técnica - NT 20/2022		
Hidrantes	Conforme Norma Técnica - NT 22		
Extintores	Conforme Norma Técnica - NT 21		
Central de GLP	Conforme Norma Técnica - NT 28		
Hidráulica Urbana	Conforme Norma Técnica - NT 34		
SPDA	Conforme Norma Técnica - NT 40		
CLASSIFICAÇÃO QUANTO A OCUPAÇÃO E USO			
GRUPO	OCUPAÇÃO	DIVISÃO	TIPIFICAÇÃO
E	Educacional e Cultura Física	E-1	Escola Geral Escola de Primeiro, Segundo e Terceiro Grau
CARGA DE INCÊNDIO - NT 14/2020			
OCUPAÇÃO/USO	DESCRIÇÃO	DIVISÃO	CARGA DE INCÊNDIO EM MJ/m²
Educacional e Cultura Física	Escola Geral	E-1	300 MJ/m²
MEMÓRIA DE CÁLCULO DA CARGA DE INCÊNDIO - NT-14 Anexo A			
- Carga de Incêndio adotada = 300 MJ/m²			
CONTROLE DE MATERIAIS DE ACABAMENTO E REVESTIMENTO (NT 10)			
Piso	acabamento	CLASSE I	
Paredes	revestimento	CLASSE I	
Teto e forro	revestimento	CLASSE I	
CLASSIFICAÇÃO DAS EDIFICAÇÕES E ÁREAS DE RISCO QUANTO À CARGA DE INCÊNDIO			
RISCO	CARGA DE INCÊNDIO EM MJ/m²		
Baixo	300 MJ/m²		
SEGURANÇA ESTRUTURAL			
TRRF - TEMPO REQUERIDO DE RESISTÊNCIA AO FOGO	Conforme Norma Técnica - NT 08		
CONTROLE DE MATERIAIS DE ACABAMENTO REPRESENTADOS EM CORTES OU NOTAS			
Conforme Norma Técnica - NT 10			
NOTA			
- O quadro resume das Instalações Preventivas de Proteção Contra Incêndio e Pânico conforme modelo constante na Norma Técnica do CBMGO 01.			

- OBS.:
- Deverá ser providenciada a instalação de extintores em conformidade com o projeto de proteção contra incêndio.
 - Deverá ser instalado o sistema de alarme, conforme especificado em projeto, com central de alarme, acionadores manuais, sinalizadores audiovisuais, atendendo integralmente às normas técnicas aplicáveis (como a NT 19/2022).
 - Toda a sinalização de emergência — incluindo localização de extintores, hidrantes, rotas de fuga, saídas de emergência e demais elementos de segurança — deverá ser instalada conforme previsto em projeto e de acordo com as normas técnicas pertinentes (como a NT 20/2022 e correlatas).
 - Toda a tubulação do hidrante exposta deverá ter a pintura vermelha.



INSTITUTO DE OBRAS
CORPO DE BOMBEIROS MILITARES
PROCESSO Nº 9917125

1 - (Descrição de Projeto: Projeto original)
2 - (Cópia do Projeto: Projeto original)
3 - (Projeto de Arquitetura: Data de aprovação da obra)
4 - (Projeto de Engenharia: Data de aprovação da obra)
5 - (Projeto de Instalação: Data de aprovação da obra)
6 - (Projeto de Instalação: Data de aprovação da obra)
7 - (Projeto de Instalação: Data de aprovação da obra)
8 - (Projeto de Instalação: Data de aprovação da obra)
9 - (Projeto de Instalação: Data de aprovação da obra)
10 - (Projeto de Instalação: Data de aprovação da obra)

NOME: _____

ESPACIO DESTINADO AO OBRA

VERIFICADO



ESTADO DE GOIÁS
SECRETARIA DE ESTADO DA EDUCAÇÃO
SUPERINTENDÊNCIA DE INFRAESTRUTURA
GERÊNCIA DE PROJETOS E INFRAESTRUTURA

GERÊNCIA DE PROJETOS E INFRAESTRUTURA
APROVADO

TECNICO RESPONSÁVEL PELA APROVAÇÃO

COLÉGIO ESTADUAL ARY RIBEIRO VALADÃO FILHO

REFORMA

ENDEREÇO
RUA JESUS ALFREDO DA SILVA, 32, ACREÚNA, GOIÁS, CEP:75960000

ÁREA DO TERRENO 5.930,34 m²

ÁREA PERMEÁVEL 2.121,67 m²

ÁREA EXISTENTE 1.914,82 m²

ÁREA A DEMOLIR 26,02 m²

ÁREA A CONSTRUIR 211,09 m²

ÁREA TOTAL CONSTRUTORA 2.125,82 m²

AUTOR: ENG. LETICIA GABRIELA DE SOUSA SILVA - CREA: 101780702D-GO

RT DA OBRA:

PROPRIETÁRIO: SECRETARIA DE ESTADO DA EDUCAÇÃO CNPJ: 01.409.705.0001-20

PREPOSTO: SHERINA SILVA VIEIRA VALENTE CPF: 041.150.091-64

INCÊNDIO

TIPO DE PROJETO

PLANTA BAIXA - COBERTURA

CORTES E FACHADAS

QUADRO DE MEDIDAS DE SEGURANÇA

DETAHES / LEGENDA

—ASSUNTO—

DATA: JUNHO/2025

ESCALA: INDICADA

REVISÃO: 000

Nº PRJART: 1020250176164

REV. DATA DESCRIÇÃO VISTO

3/4

FOLHA: