





PLANTA BAIXA - SANITARIO
ESC. 1:150

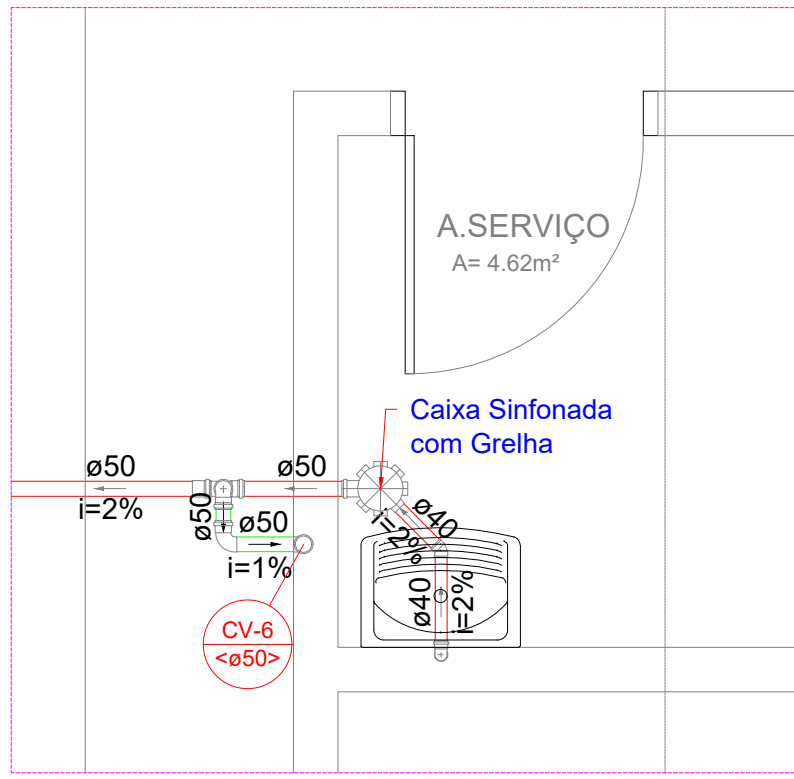


DETALHE S4
ESCALA 1:25


Legenda	
	Caixa Sifonada
	Caixa de areia pluvial c/grelha
	Caixas Inspeção Esgoto Simples
	Curva 45 Longa para Esgoto Sanitário
	Curva 90 curta
	Joelho 45
	Joelho 90- coluna
	Junção invertida
	Junção simples
	Junção simples c/ redução
	Lavatório de Uso Geral
	Mictório de Caixa de Descarga- DN 50mm
	Máquina de Lavar Louças- DN 50mm
	Pia de Cozinha Residencial com Sifão 50mm
	Poço de visita de esgoto
	Ramais de Ventilação
	Vaso Sanitário c/ J90°

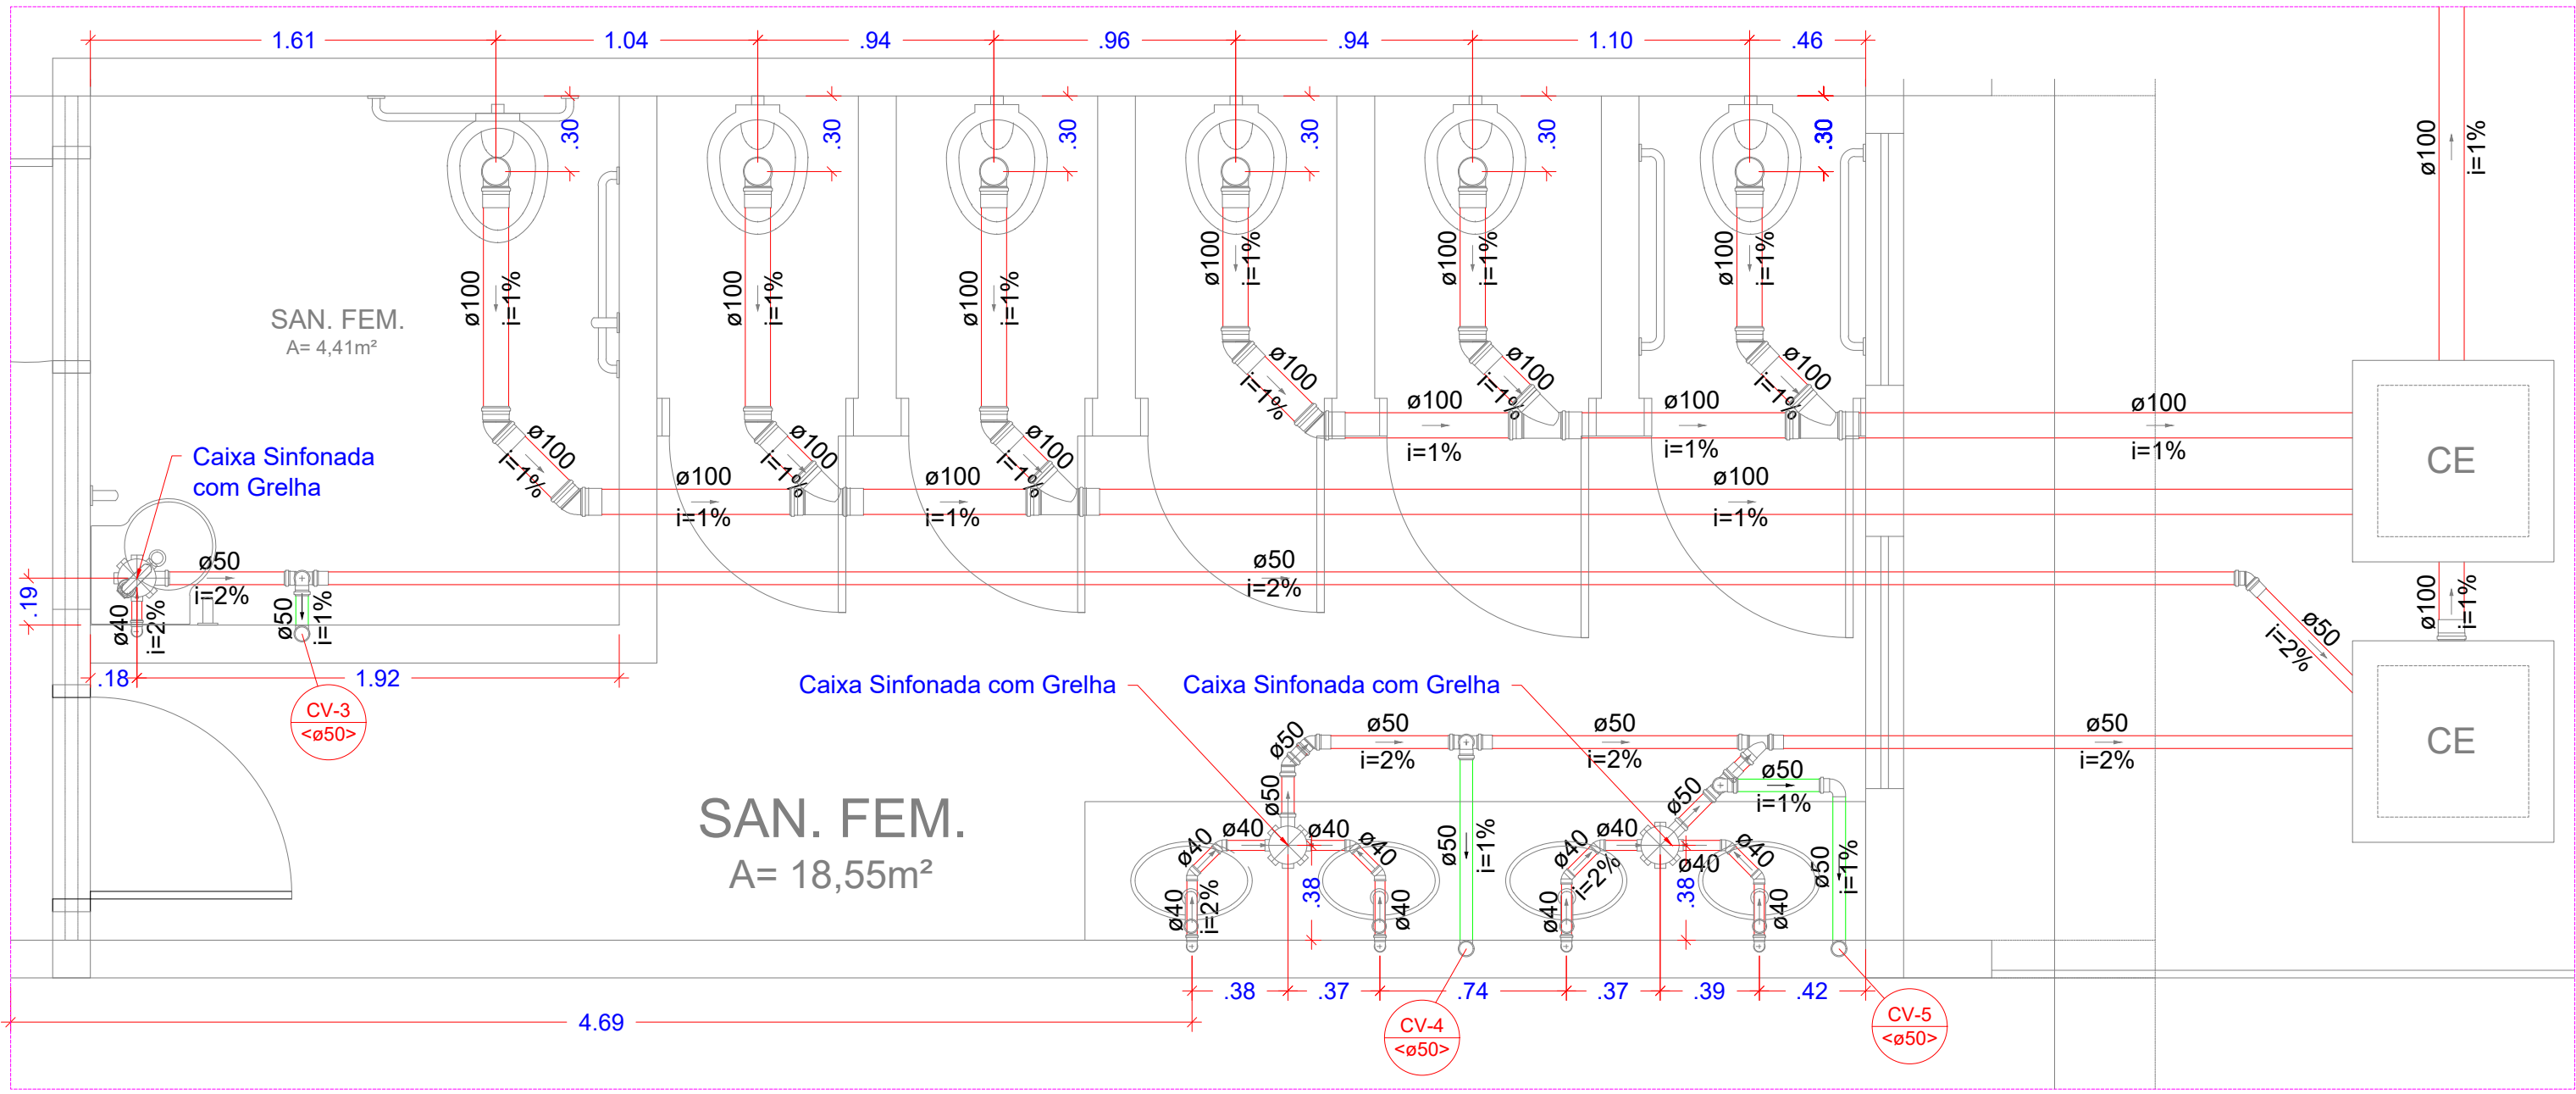

DETALHE S2
ESCALA 1:25

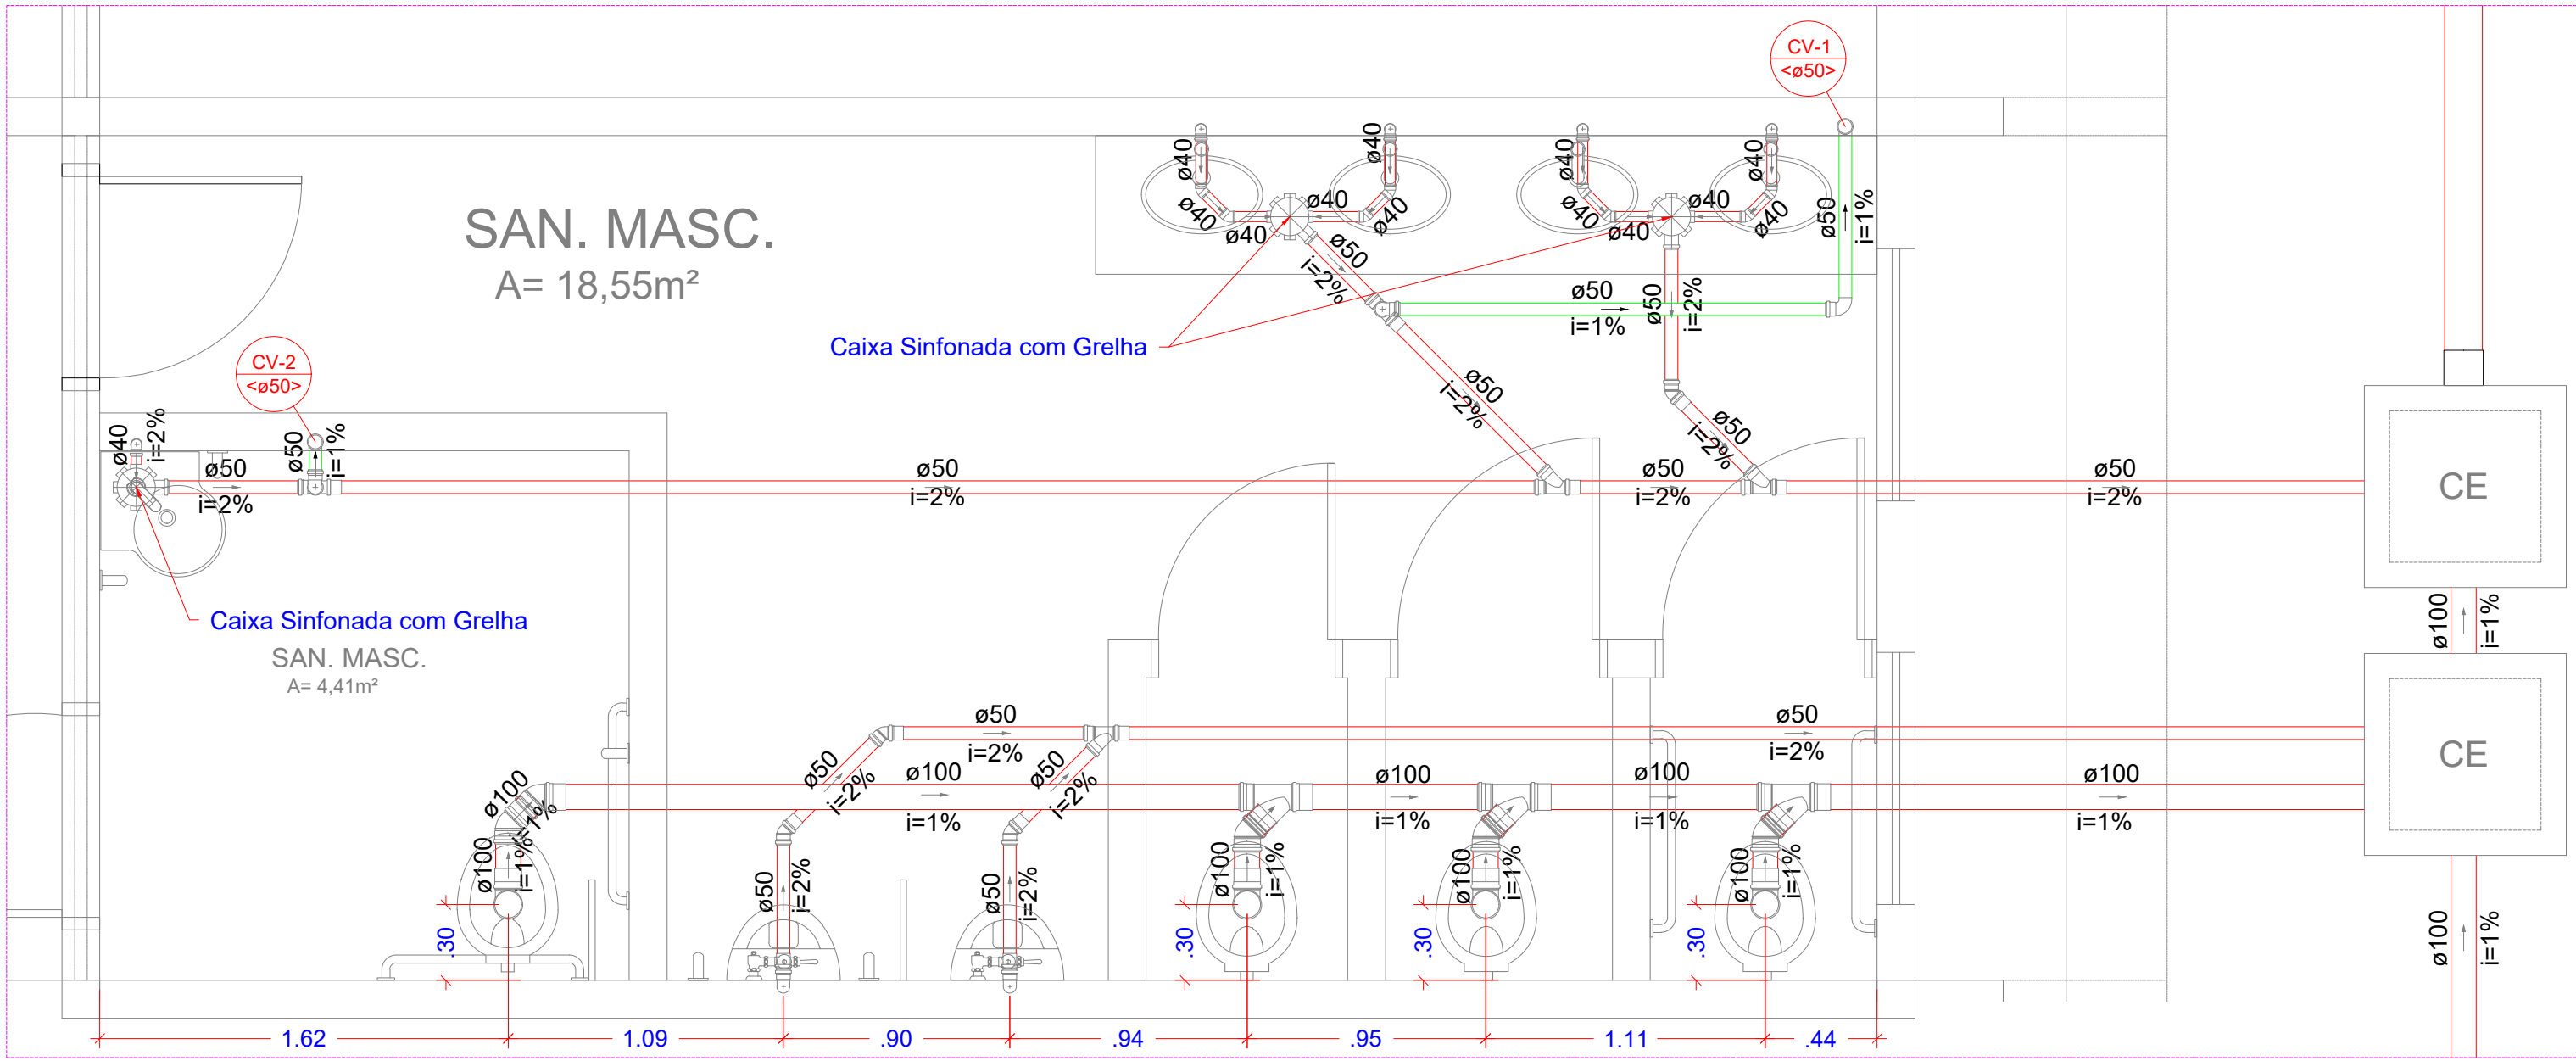

DETALHE S3
ESCALA 1:25

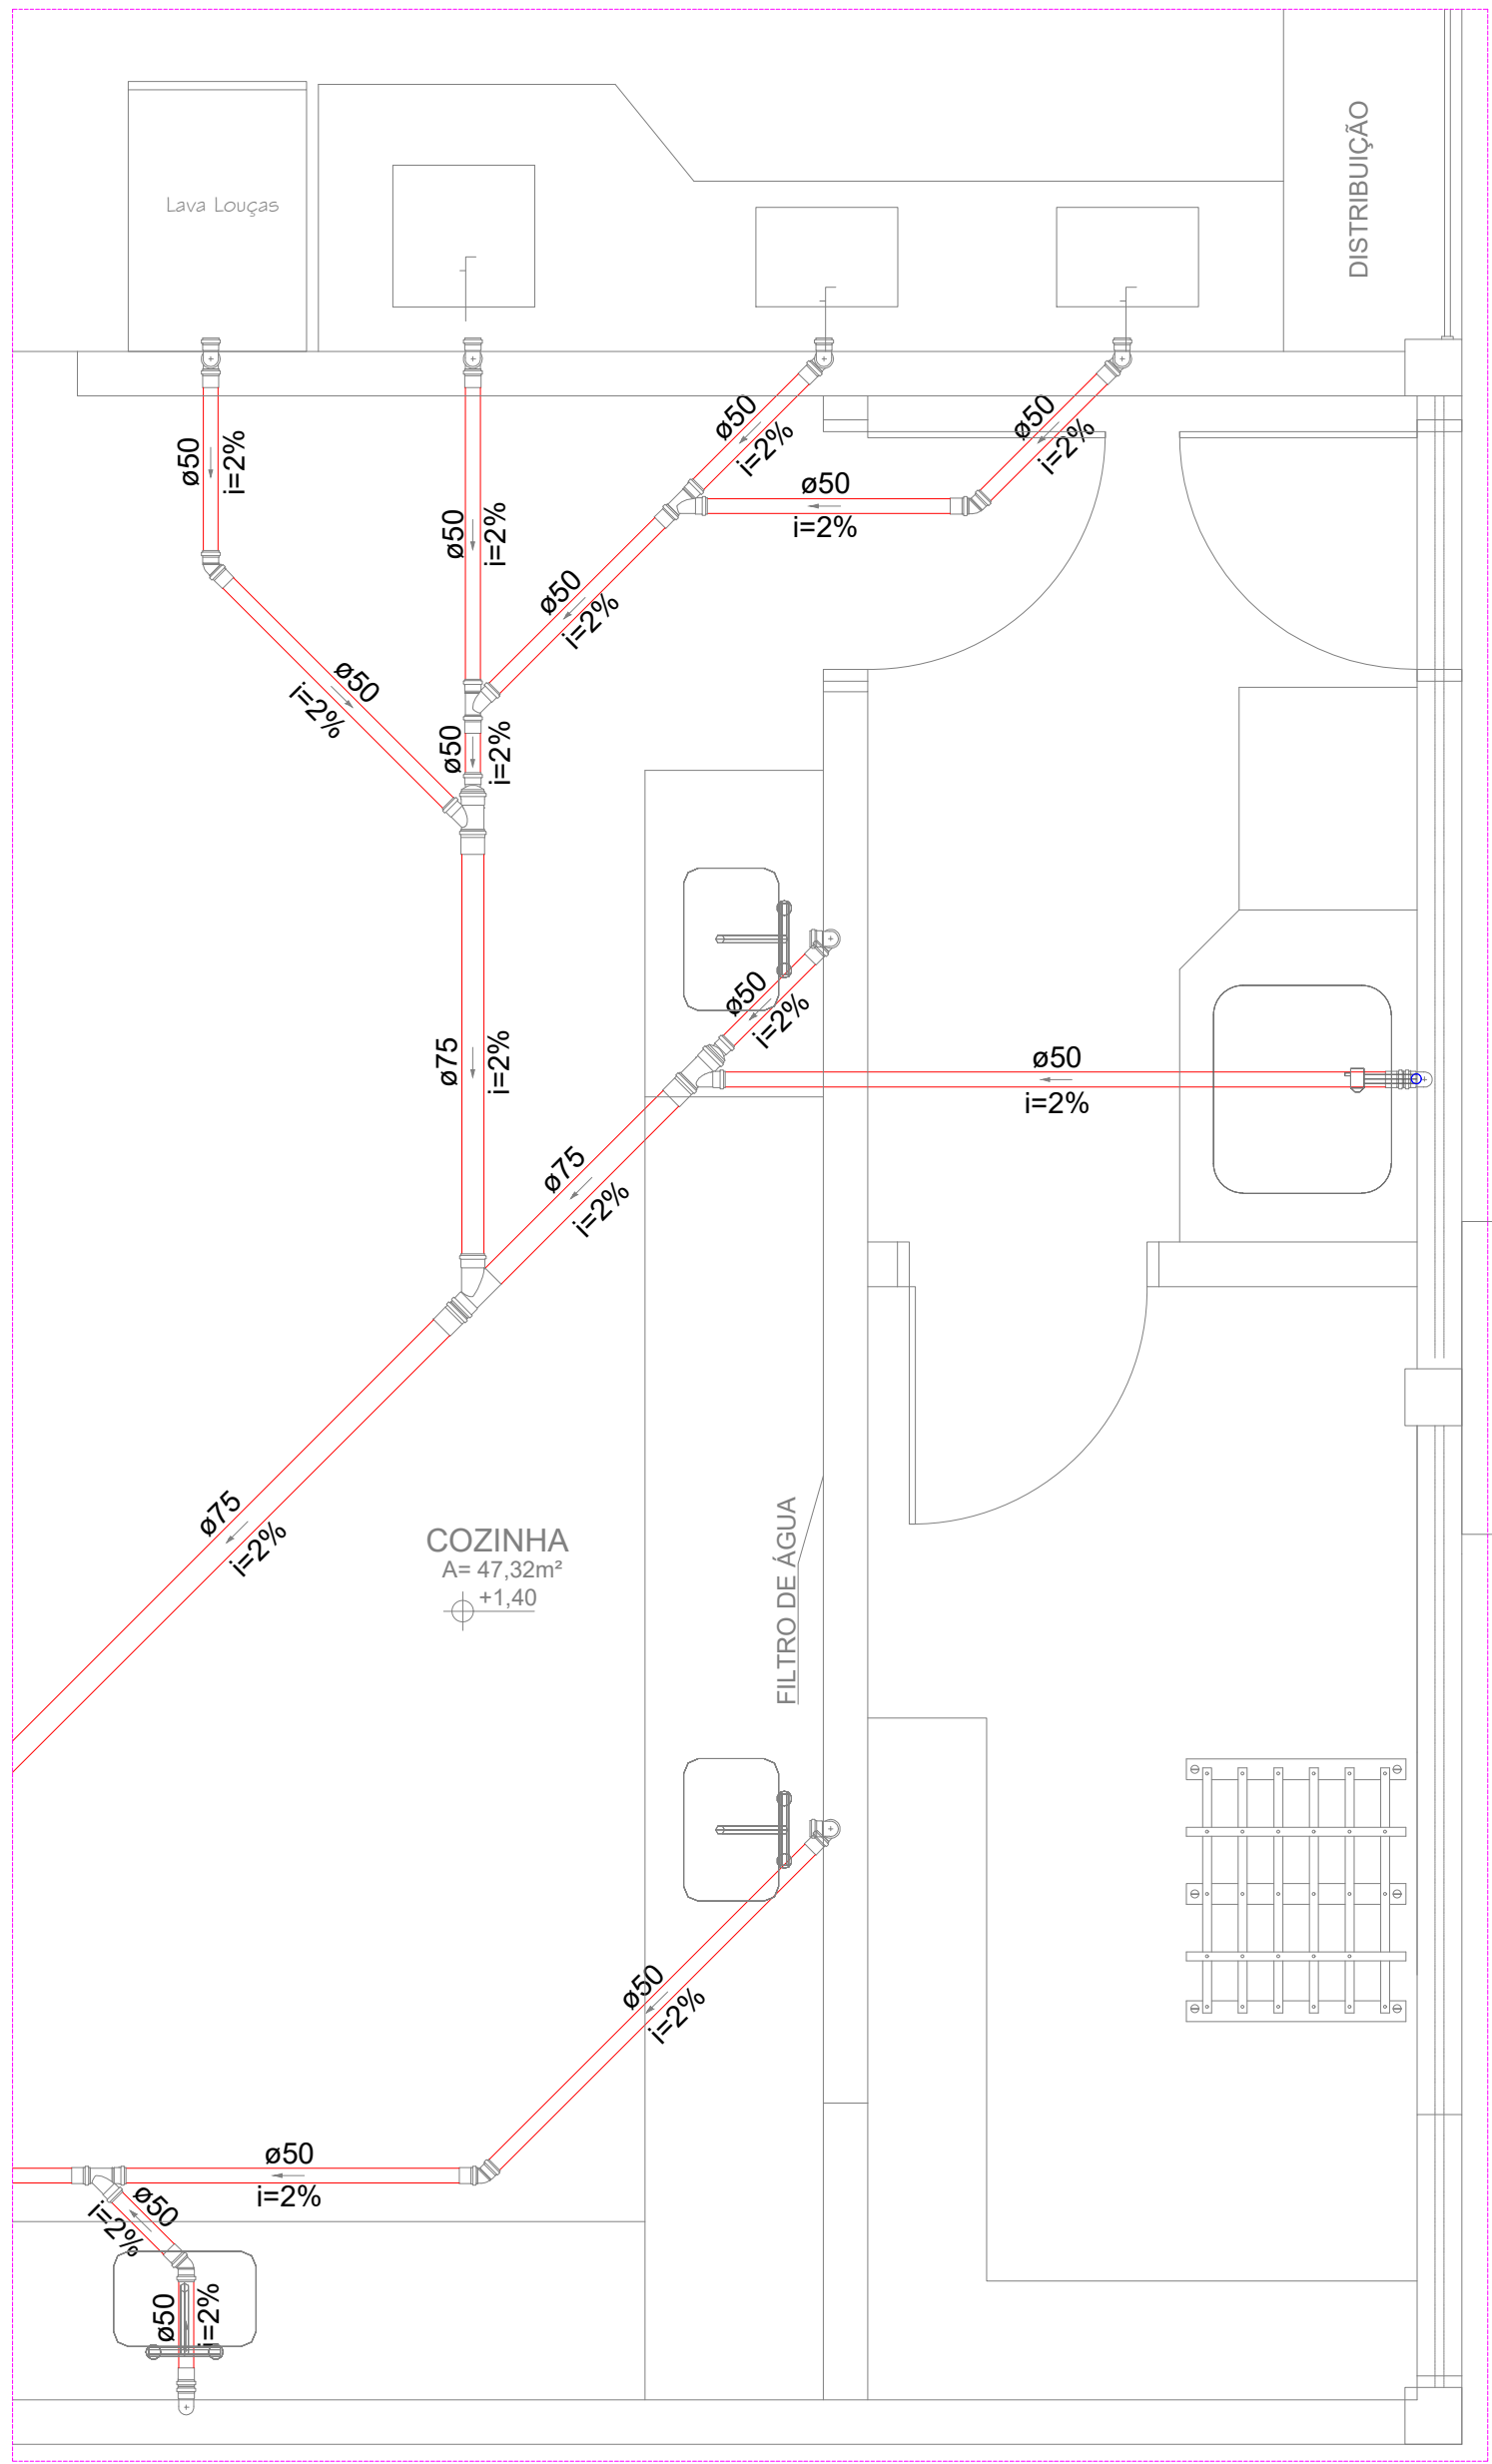

DETALHE S5
ESCALA 1:25



ESTADO DE GOIÁS
SECRETARIA DE ESTADO DA EDUCAÇÃO
SUPERINTENDÊNCIA DE INFRAESTRUTURA
GERÊNCIA DE PROJETOS E INFRAESTRUTURA

GERÊNCIA DE PROJETOS E INFRAESTRUTURA
APROVADO _____
TÉCNICO RESPONSÁVEL PELA APROVAÇÃO

CE PROFESSORA EVA ASSUNÇÃO

REFORMA

ENDEREÇO
AV LEOPOLDO DE BULHOES S/N, VERA CRUZ II, GOIÂNIA - GO

ÁREA DO TERRENO	ÁREA PERMEÁVEL	ÁREA EXISTENTE	ÁREA A DEMOLIR	ÁREA A CONSTRUIR	ÁREA TOTAL CONSTRUÇÃO
6.538,47 m²					2.172,58m²

AUTOR: BRUNO FRANÇA DE MOURA CREA: 10212081380-GO

RT DA OBRA: _____

PROPRIETÁRIO: SECRETARIA DE ESTADO DA EDUCAÇÃO CNPJ: 01.468.703.0001-20
PREPOSTO: SABRINA SILVA VIEIRA VALENTE CPF: 041.530.591-64

HIDROSSANITÁRIO

TIPO DE PROJETO
PLANTA BAIXA - PAVIMENTO TERREIRO SANITÁRIO

LEGENDAS

ASSUNTO: _____

DATA: SETEMBRO/2019 ESCALA: INDICADA REVISÃO: 000 V. REVISÃO: 1020240236925

REV. DATA. DESCRIÇÃO VISTO

1/3

FOUN. PROJETISTA: BRUNO FRANÇA