






PLANTA BAIXA - AGUA FRIA  
ESC. 1:150

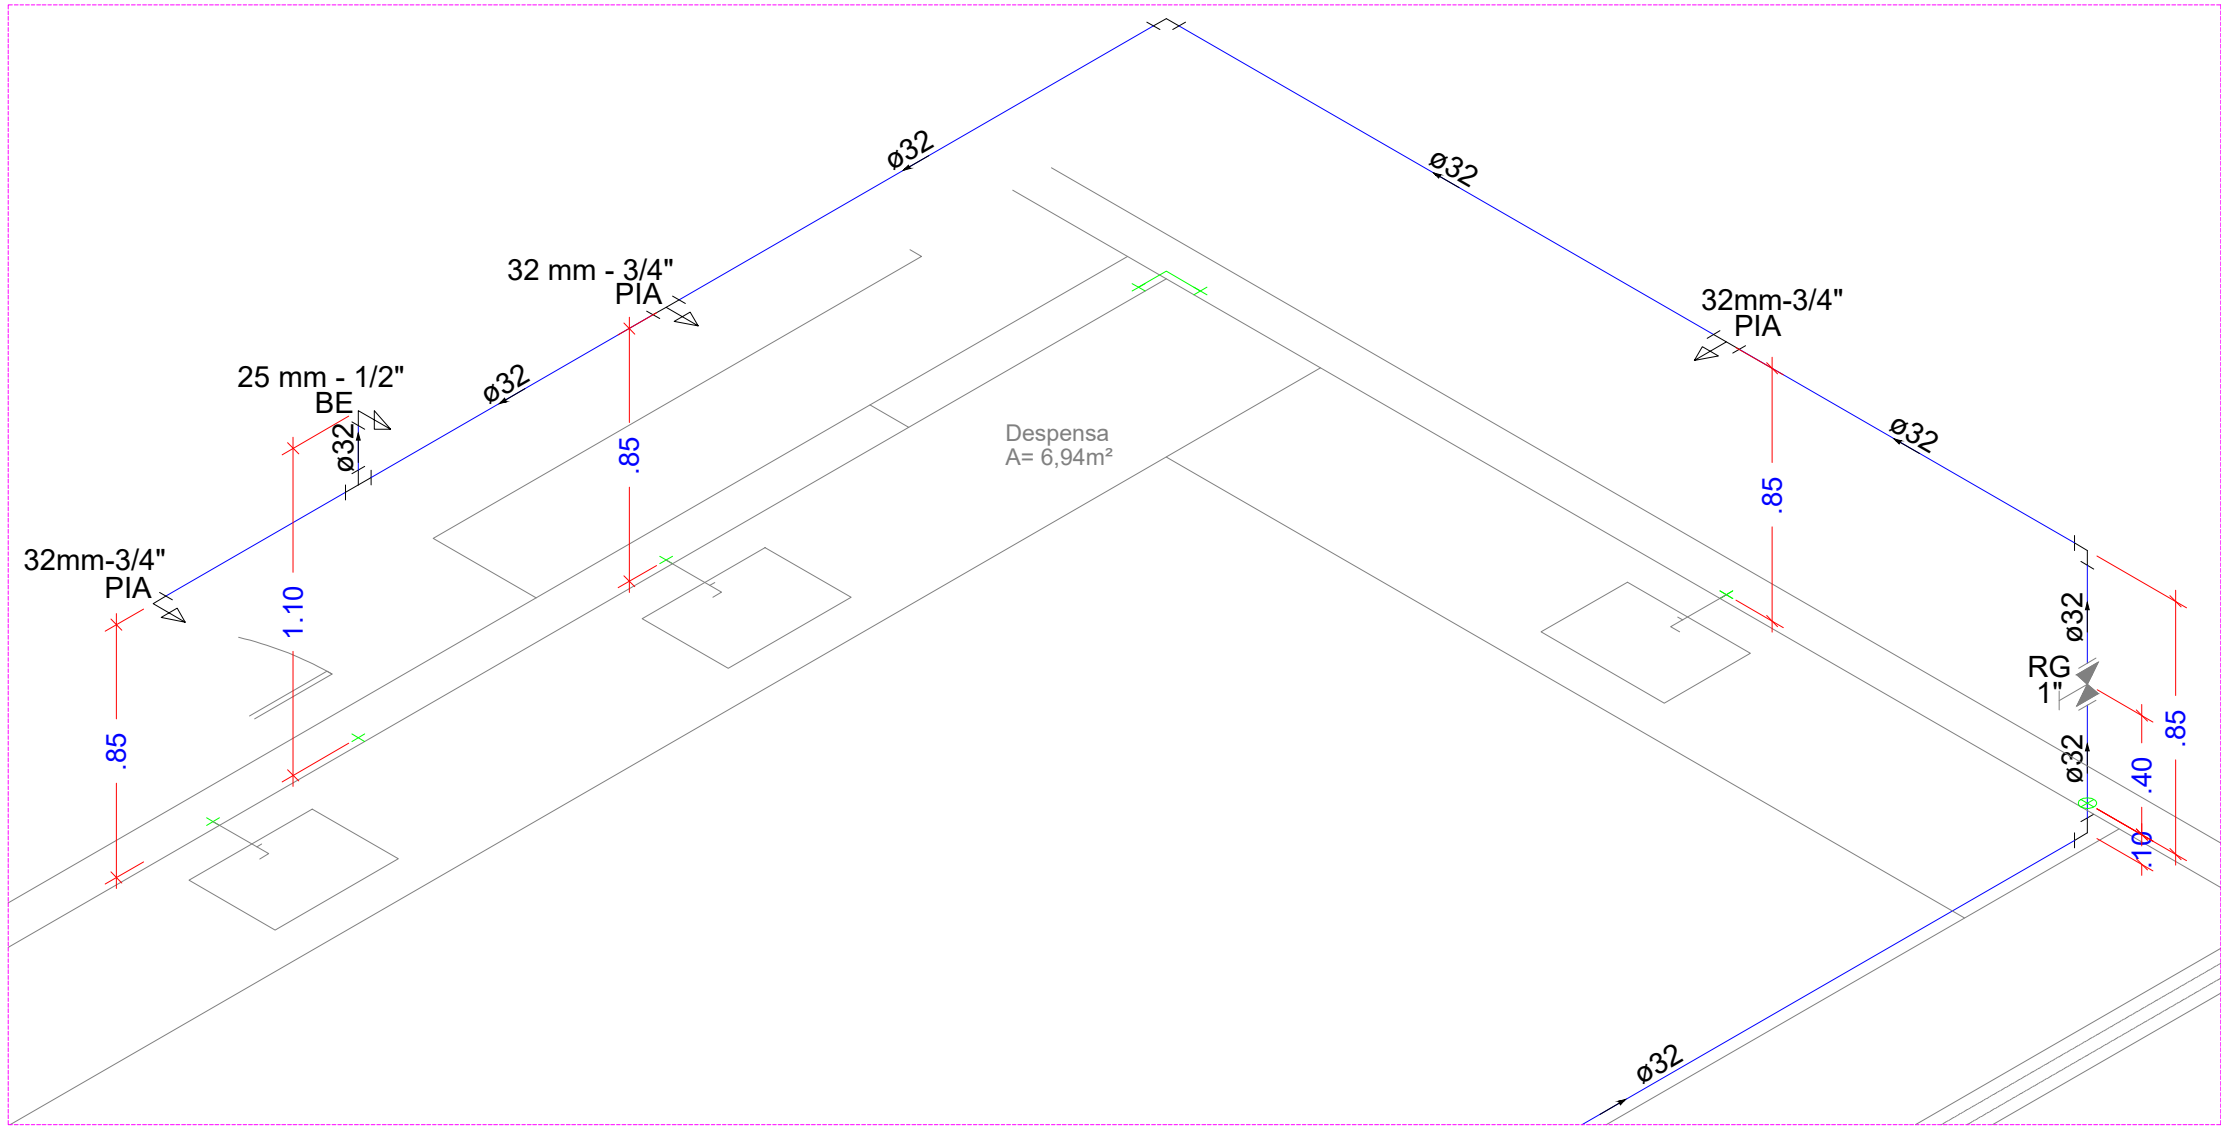


DETALHE ISOMETRICO H5  
ESCALA 1:25

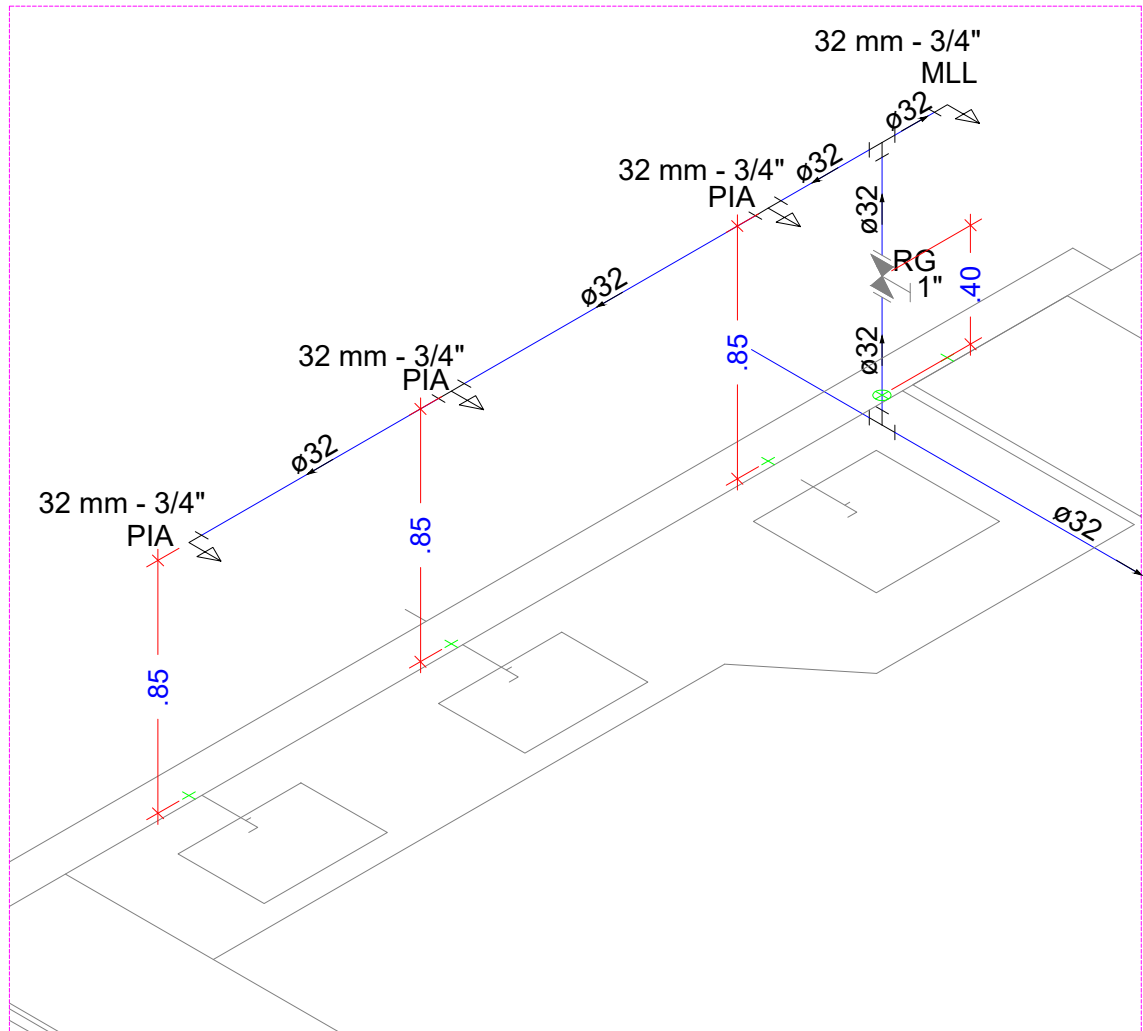


DETALHE ISOMETRICO H3  
ESCALA 1:25

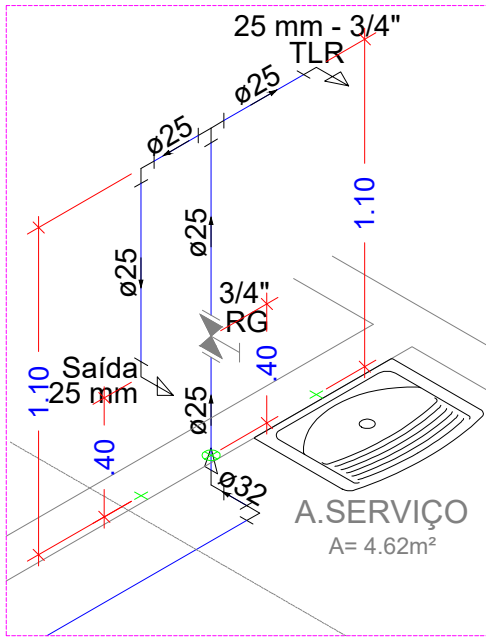


DETALHE ISOMETRICO H2  
ESCALA 1:25

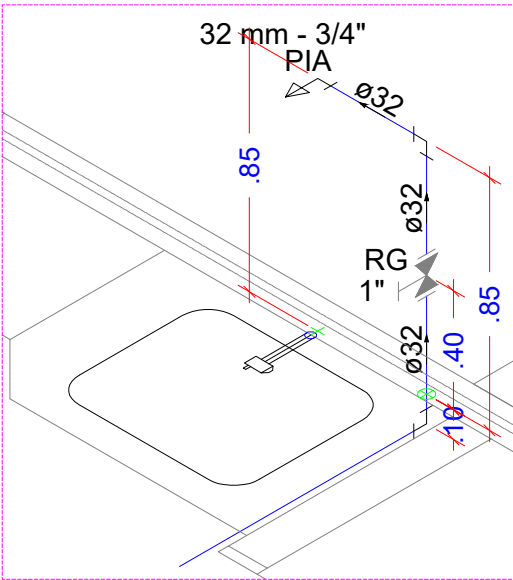


DETALHE ISOMETRICO H4  
ESCALA 1:25

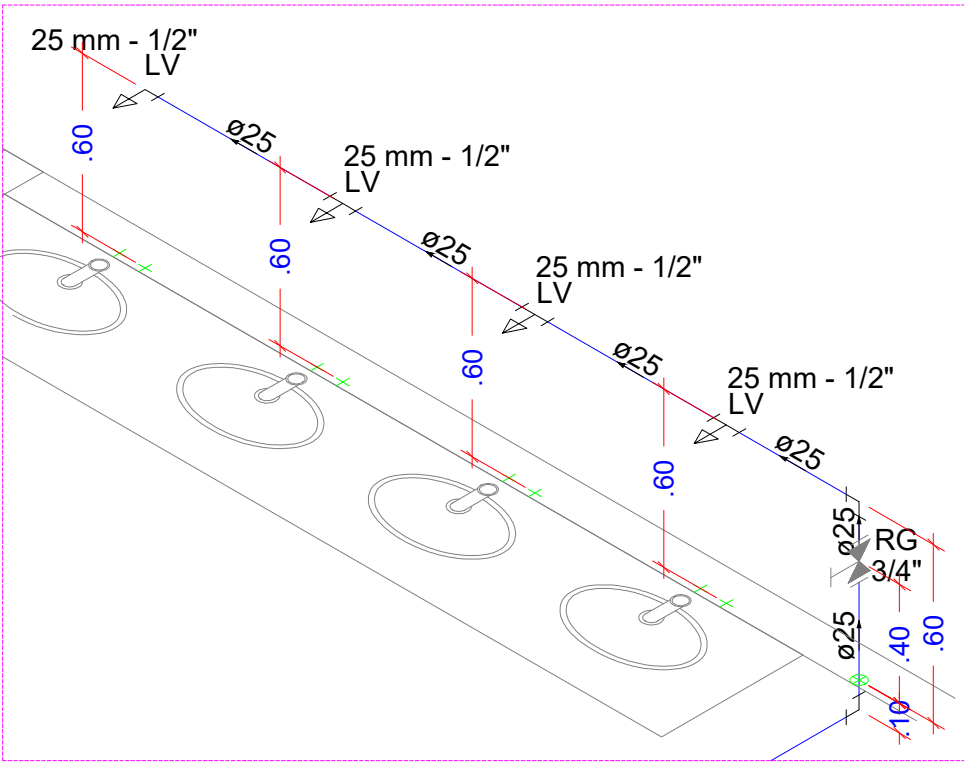


DETALHE ISOMETRICO H12  
ESCALA 1:25

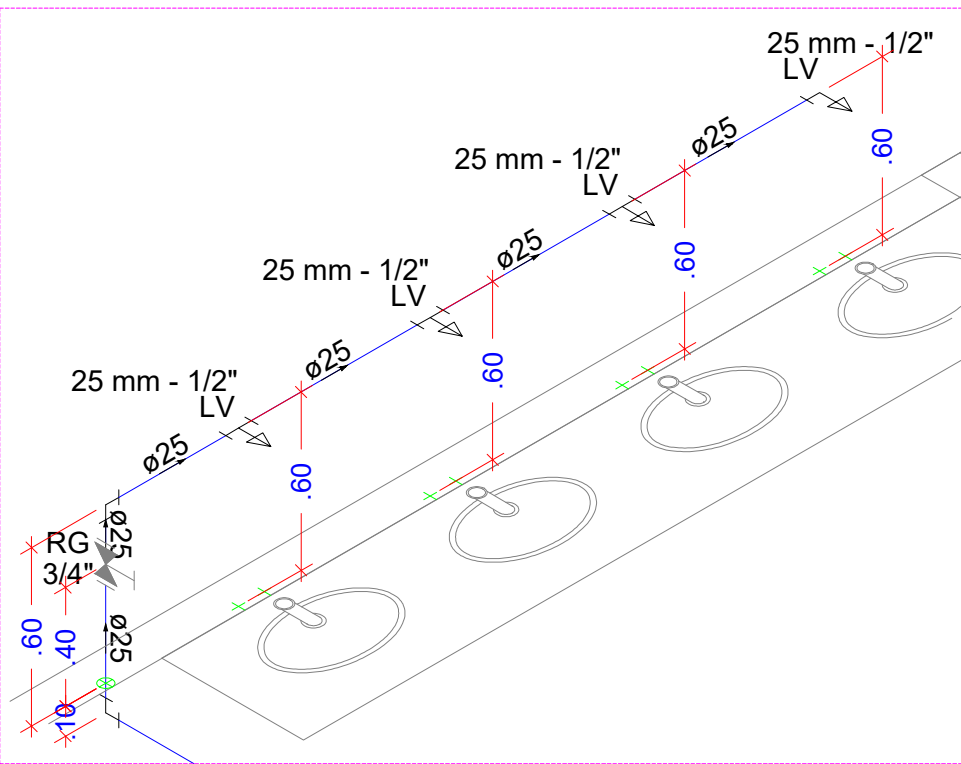


DETALHE ISOMETRICO H13  
ESCALA 1:25

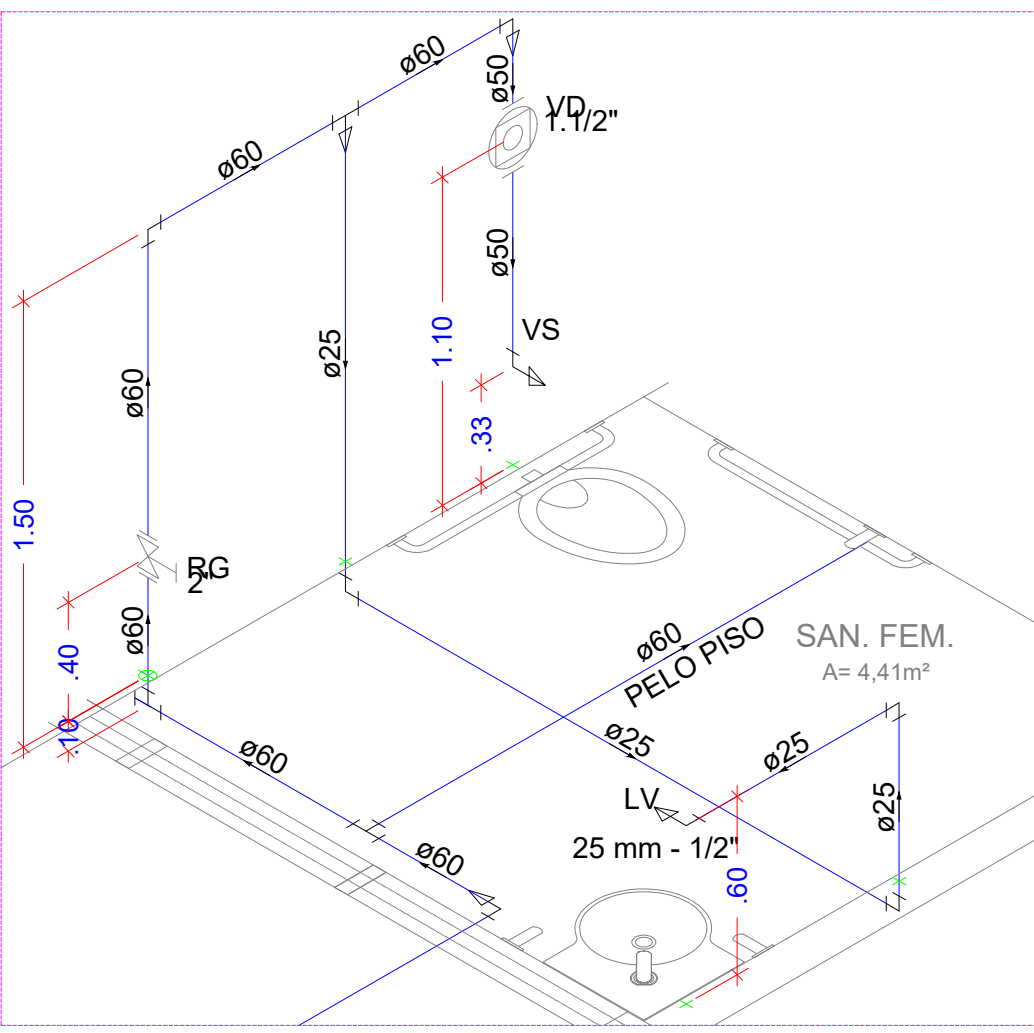


DETALHE ISOMETRICO H6  
ESCALA 1:25

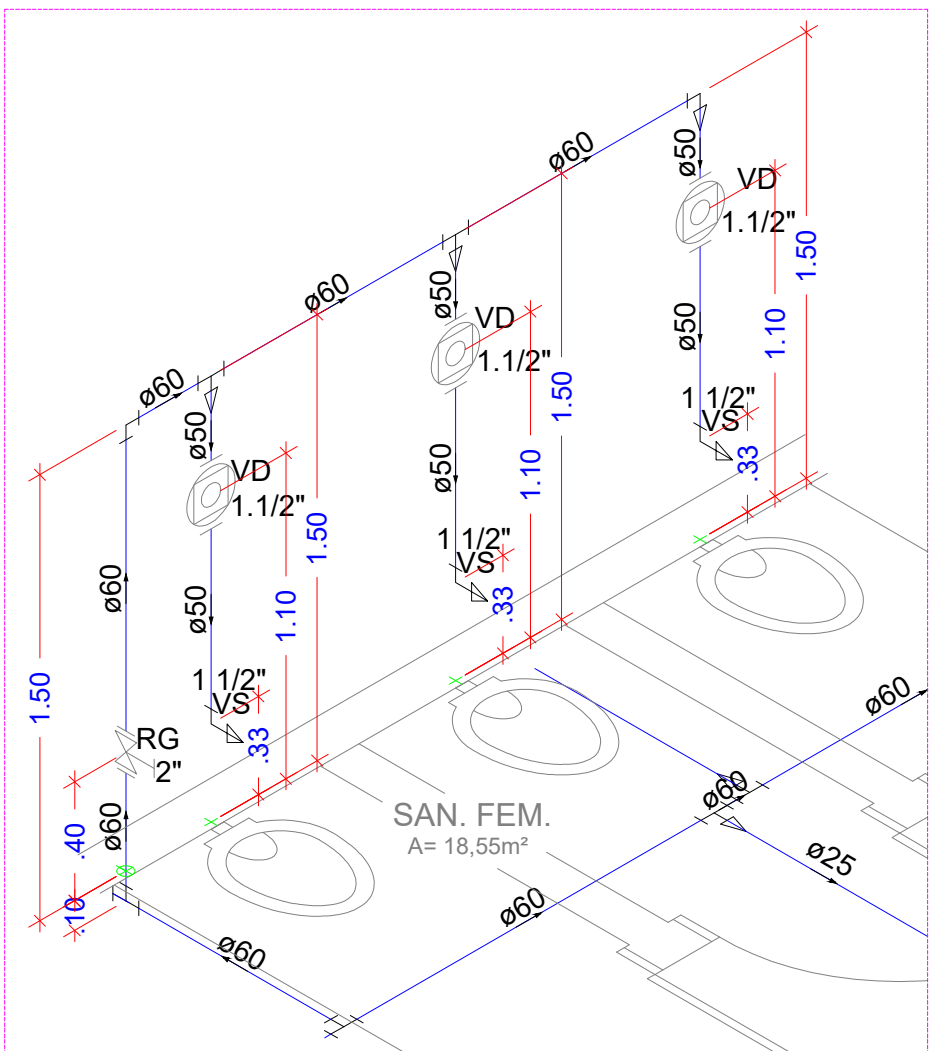


DETALHE ISOMETRICO H7  
ESCALA 1:25

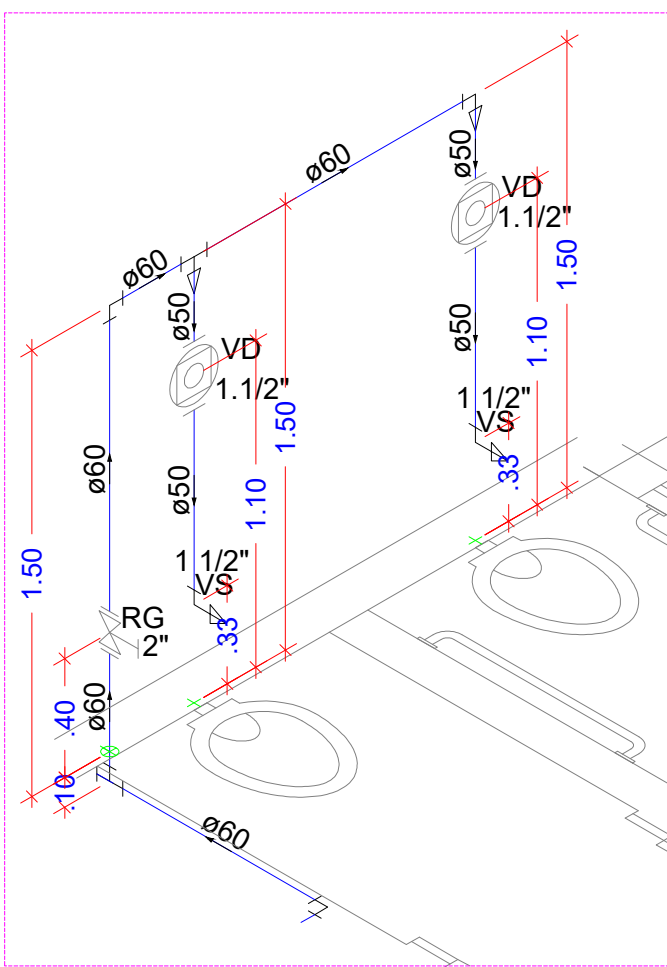


DETALHE ISOMETRICO H8  
ESCALA 1:25

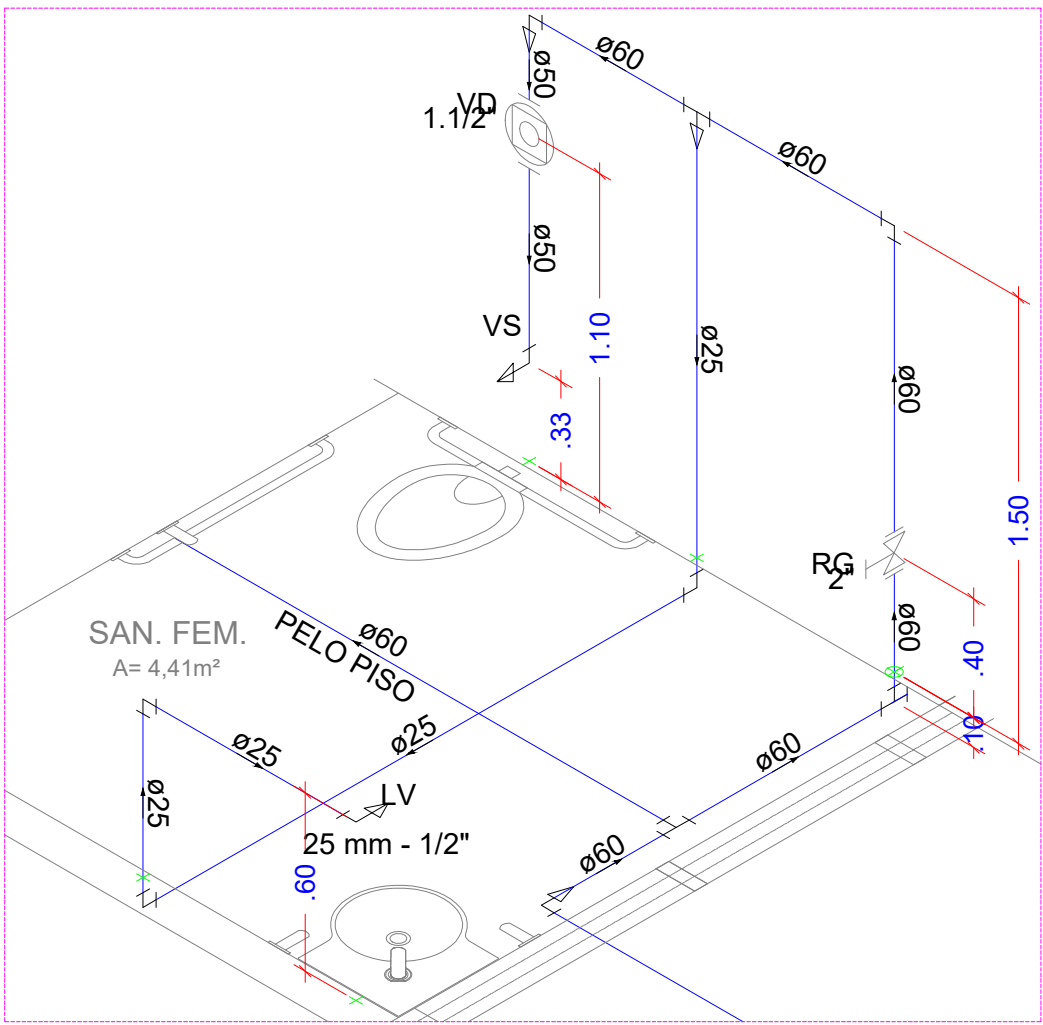


DETALHE ISOMETRICO H9  
ESCALA 1:25

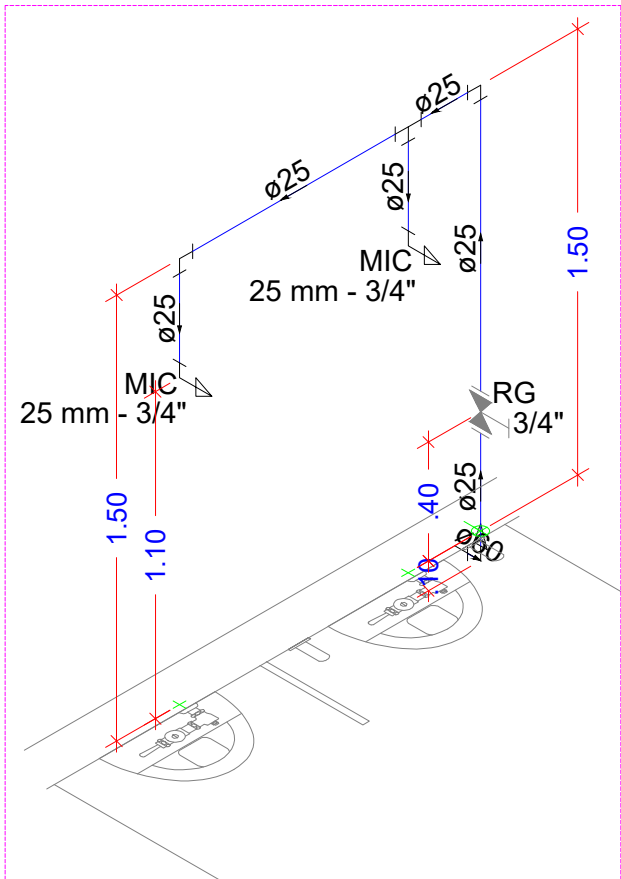

DETALHE ISOMETRICO H10  
ESCALA 1:25

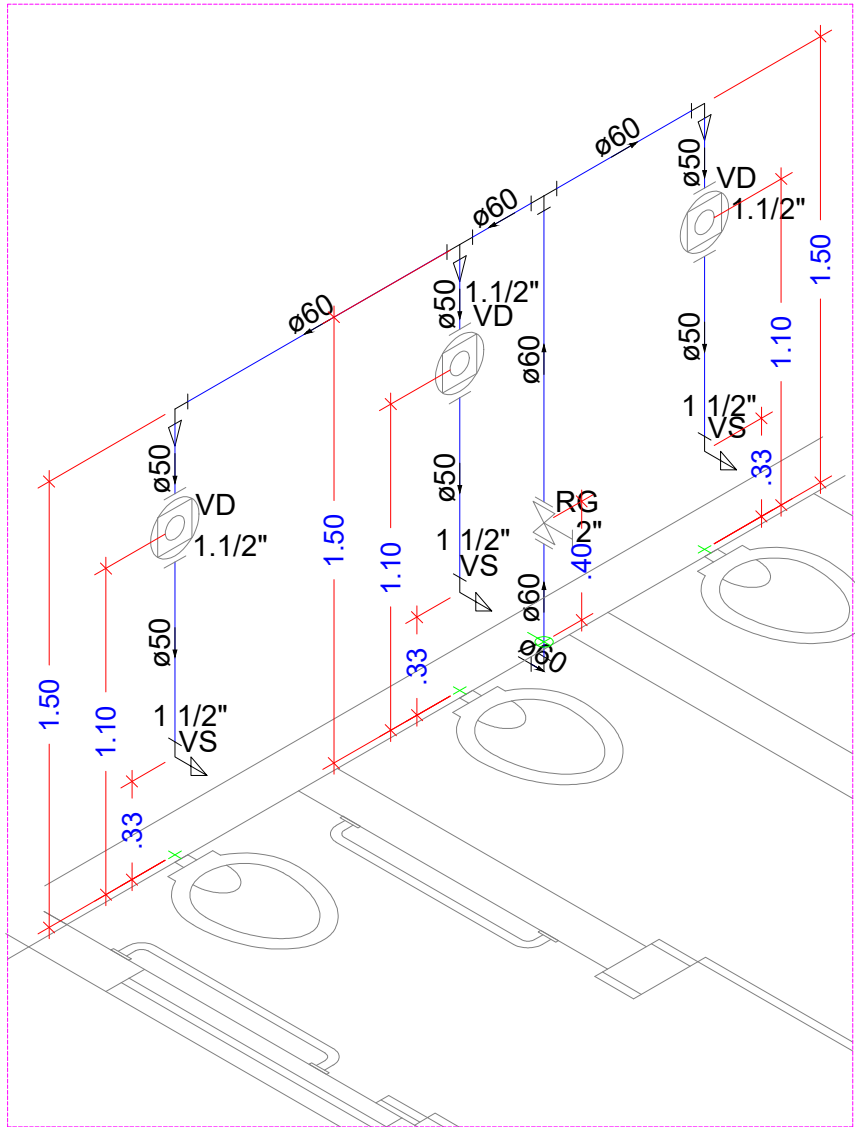

DETALHE ISOMETRICO H11  
ESCALA 1:25



ESTADO DE GOIÁS  
SECRETARIA DE ESTADO DA EDUCAÇÃO  
SUPERINTENDÊNCIA DE INFRAESTRUTURA  
GERÊNCIA DE PROJETOS E INFRAESTRUTURA

GERÊNCIA DE PROJETOS E INFRAESTRUTURA  
APPROVADO  
\_\_\_\_\_  
TÉCNICO RESPONSÁVEL PELA APROVAÇÃO

CE PROFESSORA EVA ASSUNÇÃO

REFORMA

ENDEREÇO  
AV LEOPOLDO DE BULHOES S/N, VERA CRUZ II, GOIÂNIA - GO

ÁREA DO TERRENO  
6.538,47 m²

ÁREA PERMEÁVEL  
ÁREA EXISTENTE  
ÁREA A DEMOLIR  
ÁREA A CONSTRUIR  
ÁREA TOTAL  
CONSTRUÇÃO  
2.172,59m²

AUTOR: BRUNO FRANÇA DE ARAÚJO CREA: 10212011380-GO

RT DA OBRA: 

PROPRIETÁRIO: SECRETARIA DE ESTADO DA EDUCAÇÃO - CNPJ: 01.468.703.0001-20  
PREPOSTO: SABRINA SILVA VIEIRA VALENTE - CPF: 041.530.591-64

HIDROSSANITÁRIO

TIPO DE PROJETO  
PLANTA BAIXA - PAVIMENTO AGUA FRIA  
DETALHE ISOMETRICO  
LEGENDAS

ASSUNTO:  
DATA: AGOSTO/2024  
ESCALA: INDICADA  
REVISÃO: 000  
V. REVISÃO: 10202402269225

REV. DATA: DESCRIÇÃO: VISTO: EQUIPA: PROJETISTA: BRUNO FRANÇA

2/3