



PLANTA BAIXA - PAVIMENTO COBERTURA  
ESCALA 1:200


DESCRIÇÃO DOS SERVIÇOS	UNID	QUANT
REFORMA	UN	1,00
SERVIÇOS PRELIMINARES	-	
DEMOLIÇÃO MANUAL EM CONCRETO SIMPLES COM TRANSPORTE ATÉ CAÇAMBA E CARGA	M3	1,00
TRANSPORTES	-	
TRANSPORTE DE ENTULHO EM CAMINHÃO INCLUSO A CARGA MANUAL	M3	1,00
SERVIÇO EM TERRA	-	
ESCAVACAO MANUAL DE VALAS < 1 MTS. (OBRAS CIVIS)	M3	4,25
REATERRO COM APIOLOAMENTO	M3	4,25
INSTALAÇÕES ESPECIAIS	-	
PREVENÇÃO E COMBATE A INCÊNDIO	-	
CONJUNTO MOTOR-BOMBA ELÉTRICA TRIFÁSICO 380/220 V PARA VZ= 24,33 M/H, HM= 46,24 M POTÊNCIA= 7,5 CV (GOINFRA + COT)	UN	1,00
CHAVE DE FLUXO 3/4"	UN	1,00
PINTURA ESMALTE ALQUIDICO ESTRUTURA METALICA 2 DEMAOS	M2	20,00
TUBO FERRO GALVANIZADO 2 1/2"	M	72,00
EXTINTOR PO QUIMICO SECO (6 KG) - CAPACIDADE EXTINTORA 20 BC	UN	2,00
EXTINTOR MULTI USO EM PO A B C (6 KG) - CAPACIDADE EXTINTORA 3A 20BC	UN	10,00
ADAPTADOR PARA ENGATE STORZ 2 1/2" X 1 1/2"	UN	5,00
NIPLE DUPLO FERRO GALVANIZADO 2 1/2"	UN	10,00
CHAVE DUPLA P/ CONEXÕES TIPO STORZ EM LATÃO ENGATE RÁPIDO 1 1/2" X 2 1/2" (GOINFRA + SINAPI)	UN	5,00
TÊ DE FERRO GALVANIZADO 90º X 2 1/2"	UN	3,00
COTOVELO DE FERRO GALV. 90º X 2 1/2" (GOINFRA + SINAPI)	UN	3,00
BOTOEIRA BOMBA DE INCÊNDIO COM MARTELO CONVENCIONAL / ANALÓGICA - FORNECIMENTO E INSTALAÇÃO (GOINFRA + ORSE)	UN	2,00
CENTRAL DE ALARME E DETECÇÃO DE INCENDIO, COM 01 BATERIA, CAPACIDADE: 2 BATERIAS, 8 LAÇOS 20 DISPOSITIVOS CADA), COM 2 LINHAS - FORNECIMENTO E INSTALAÇÃO (GOINFRA + ORSE)	UN	1,00
LUMINÁRIA DE EMERGÊNCIA, COM 30 LÂMPADAS LED DE 2 W, SEM REATOR - FORNECIMENTO E INSTALAÇÃO AF_02/2020	UN	15,00
LUMINÁRIA DE EMERGÊNCIA LED 1200 LUMENS   2 FARÓIS (GOINFRA + COT)	UN	4,00
SIRENE METALICA ALCANCE 500 M	UN	1,00
SINALIZADOR FOTOLUMINESCENTE PARA EXTINTOR (GOINFRA + SINAPI)	UN	12,00
SINALIZADOR FOTOLUMINESCENTE DE EMERGÊNCIA (GOINFRA + SINAPI)	UN	20,00
PLACA DE SINALIZAÇÃO EM PVC COD 17 - (316X158) MENSAGEM "SAÍDA" (GOINFRA + SINAPI)	UN	4,00
REVESTIMENTO DE PISO	-	
PISO CONCRETO DESEMPENADO ESPESSURA = 5 CM 1:2,5:3,5	M2	15,00

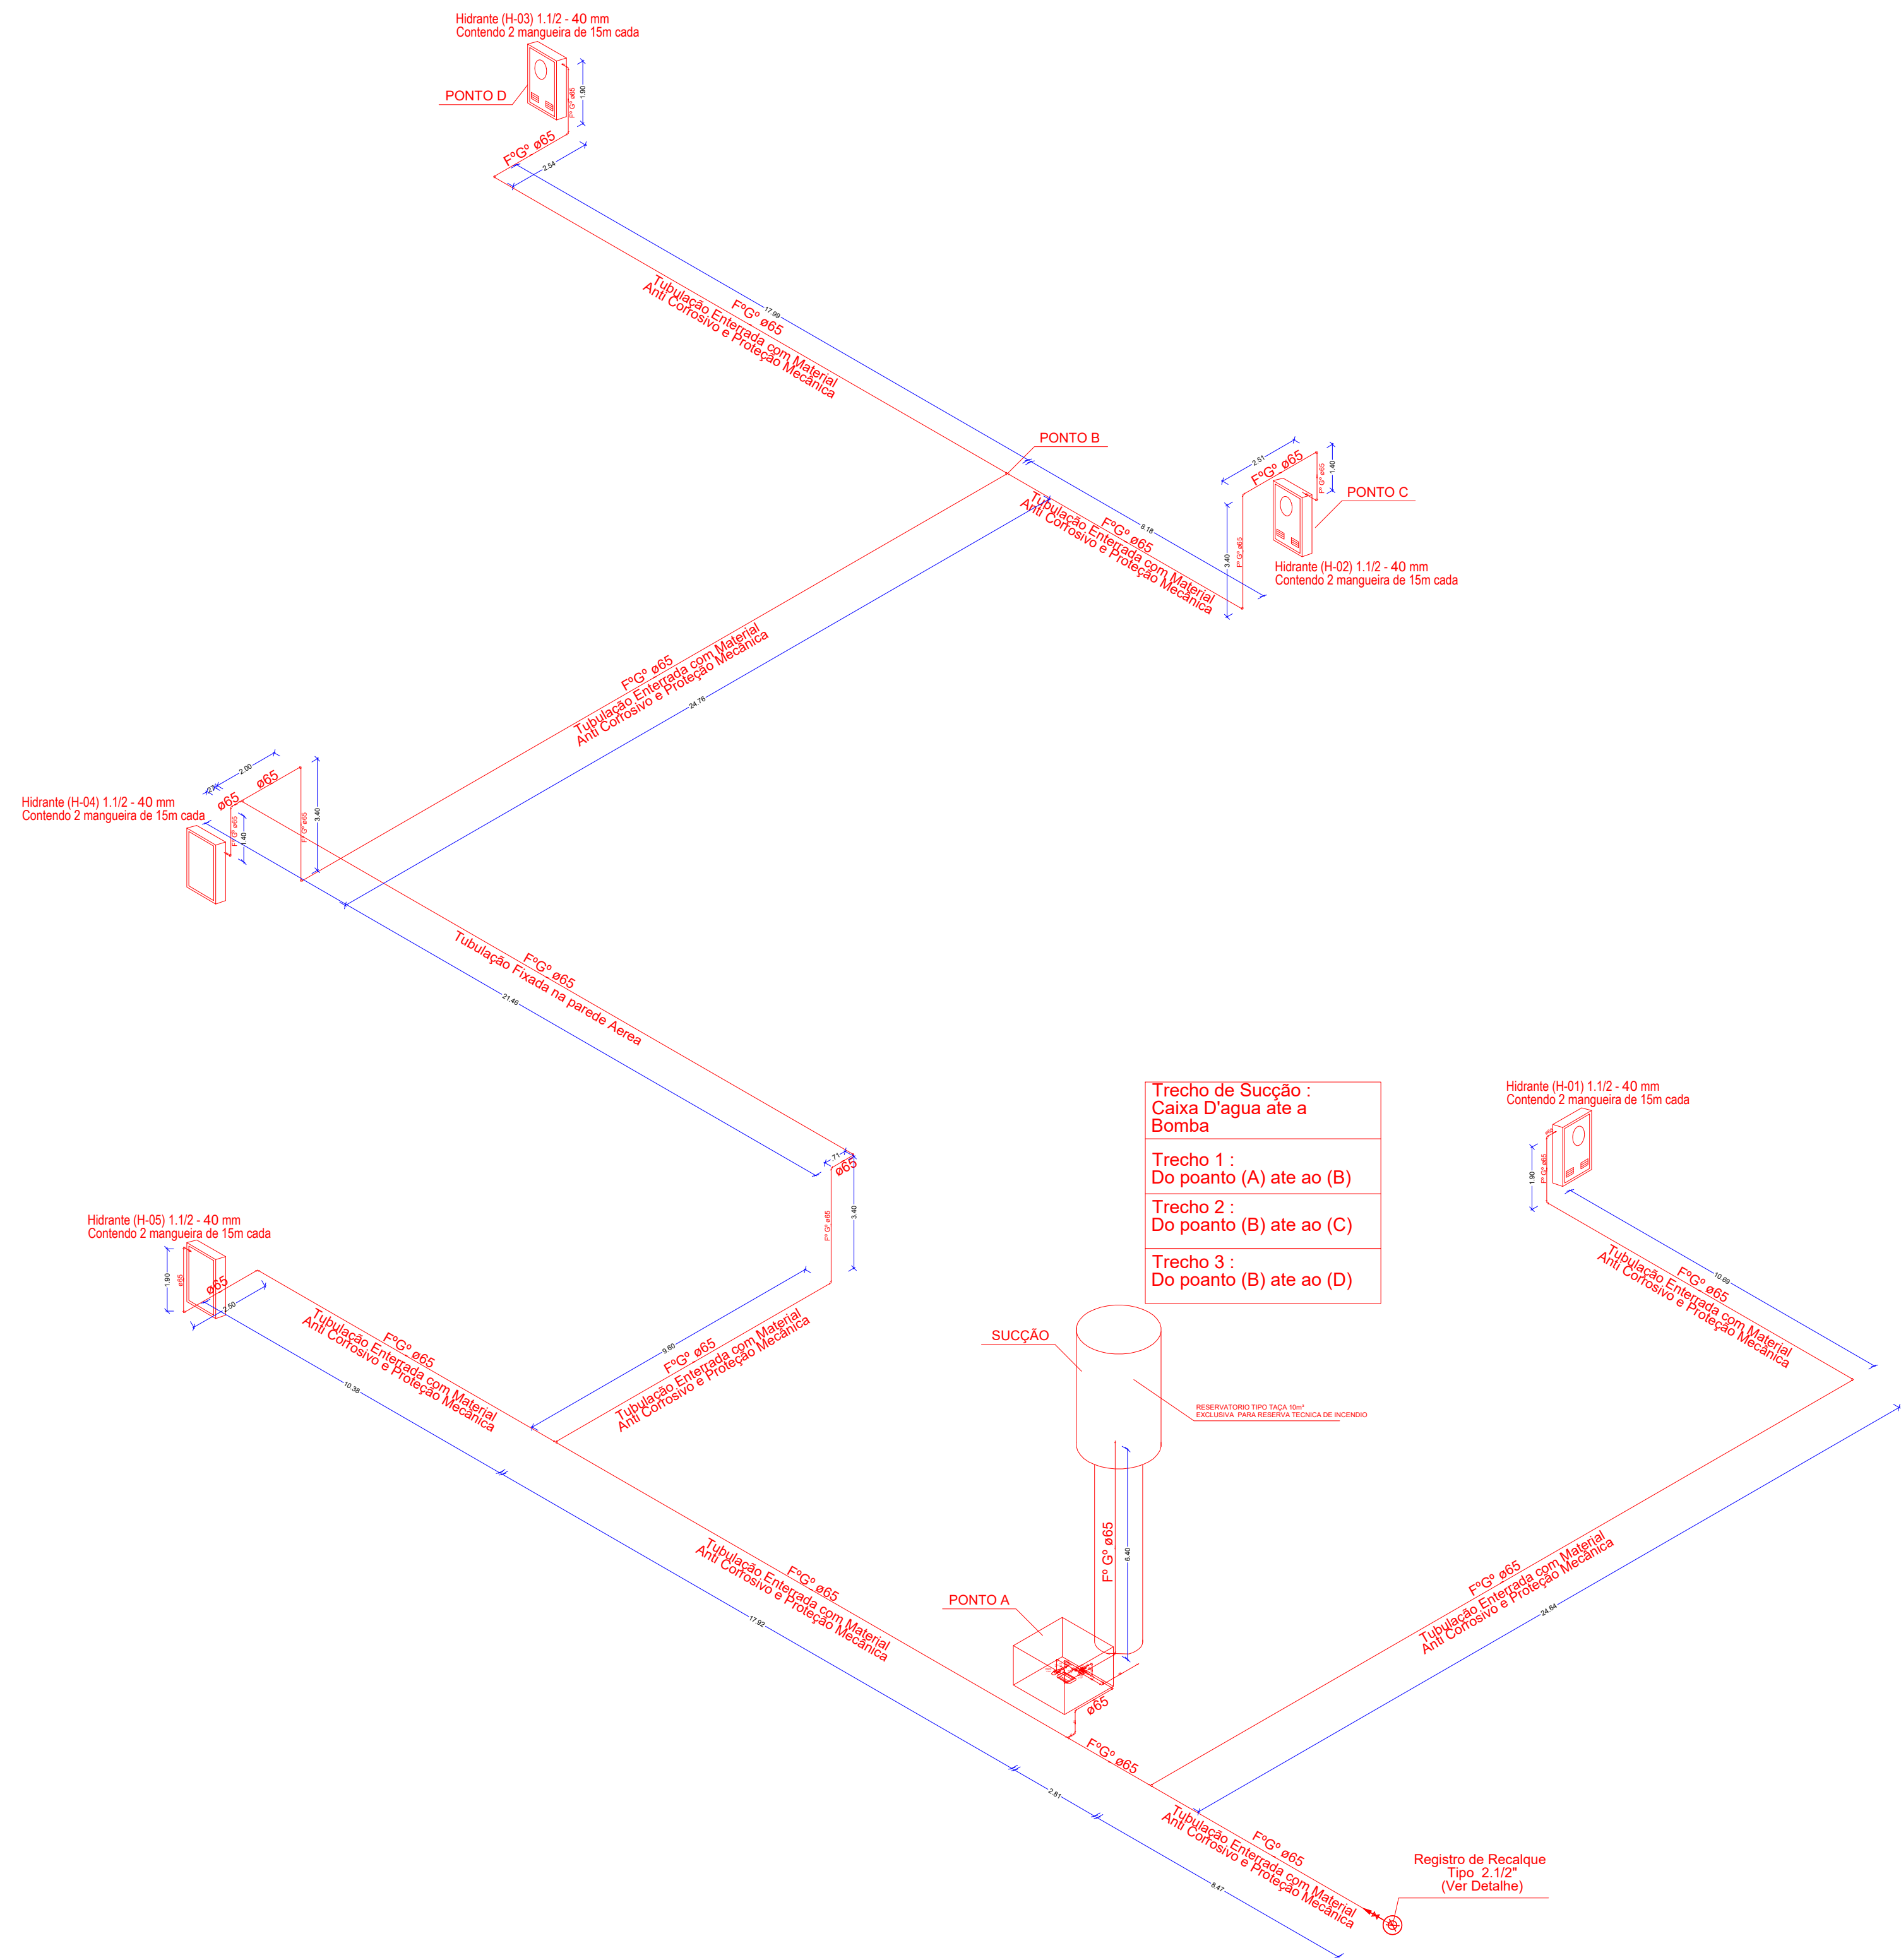


DETALHE ISOMETRICO  
SEM ESCALA

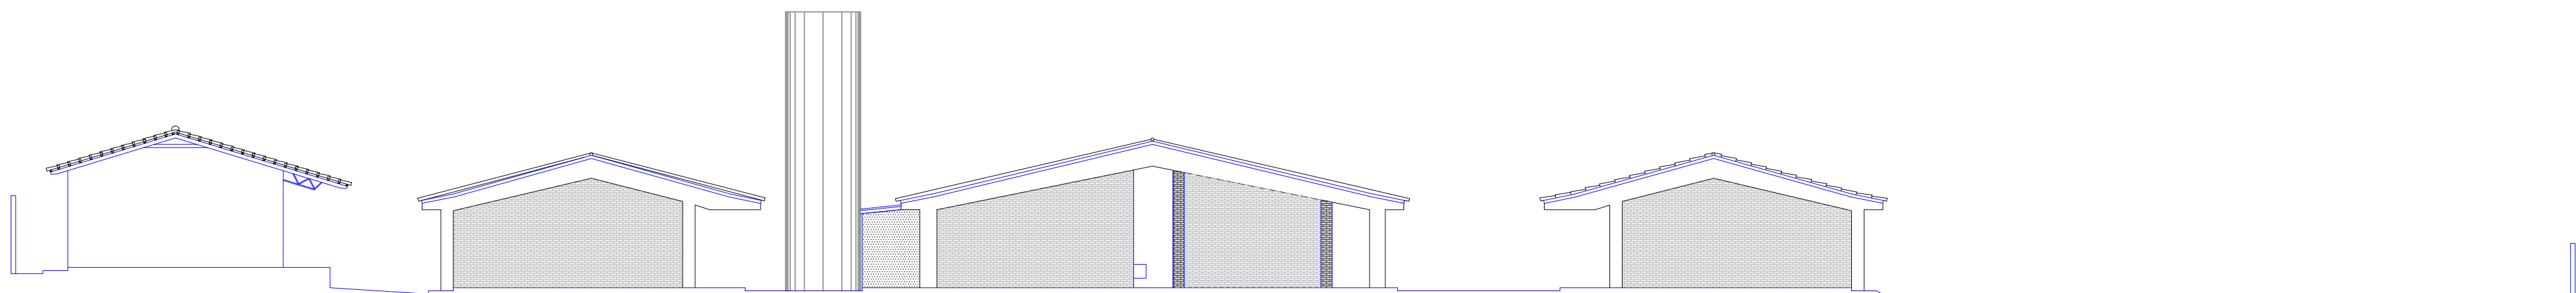


Fachada  
Escala 1:100

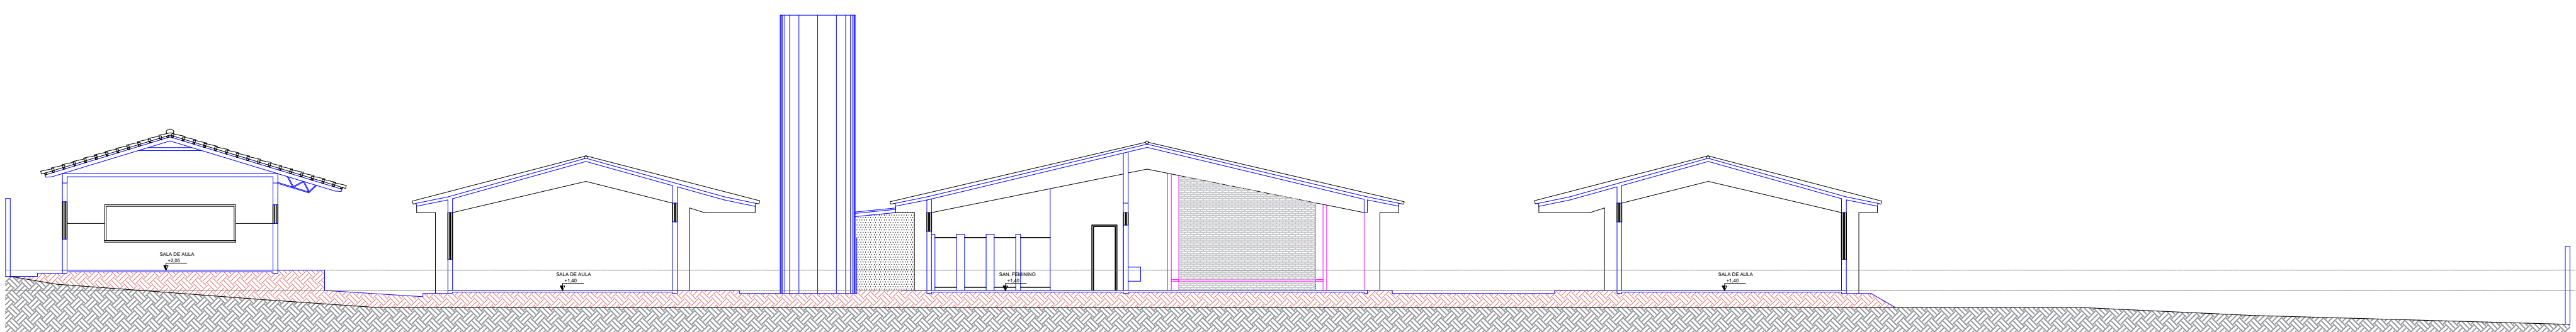


Corte AA  
Escala 1:100

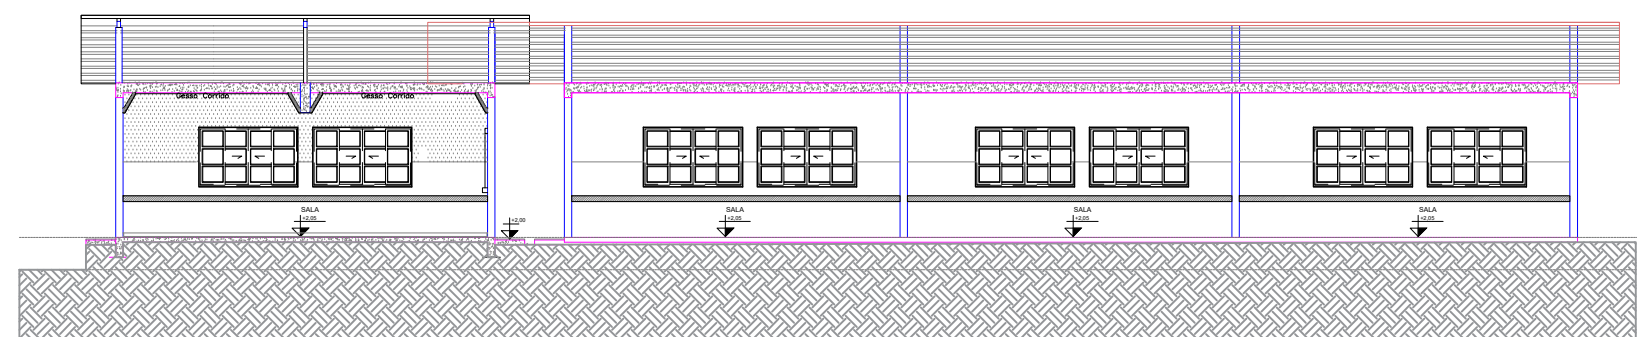


Corte CC  
Escala 1:100

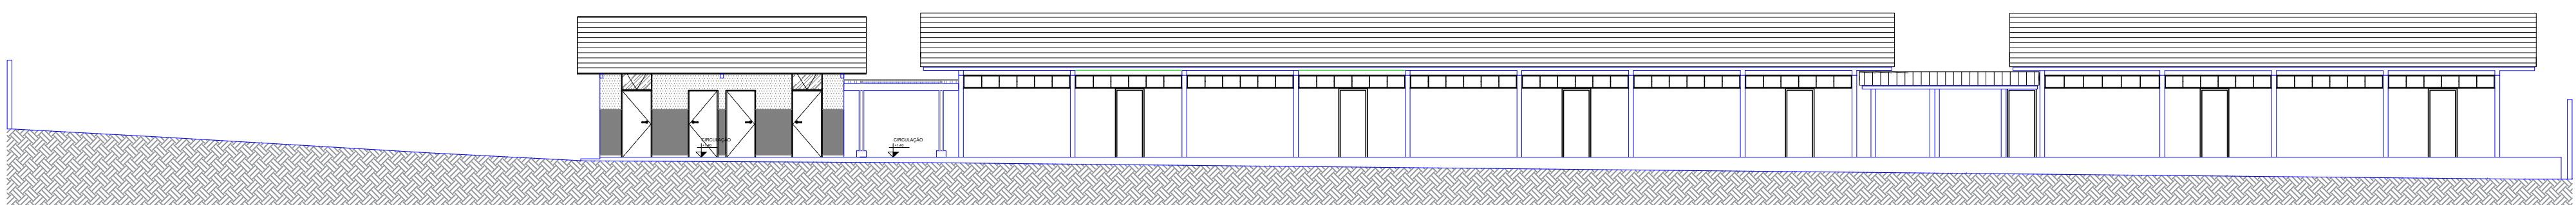

Corte BB  
Escala 1:100

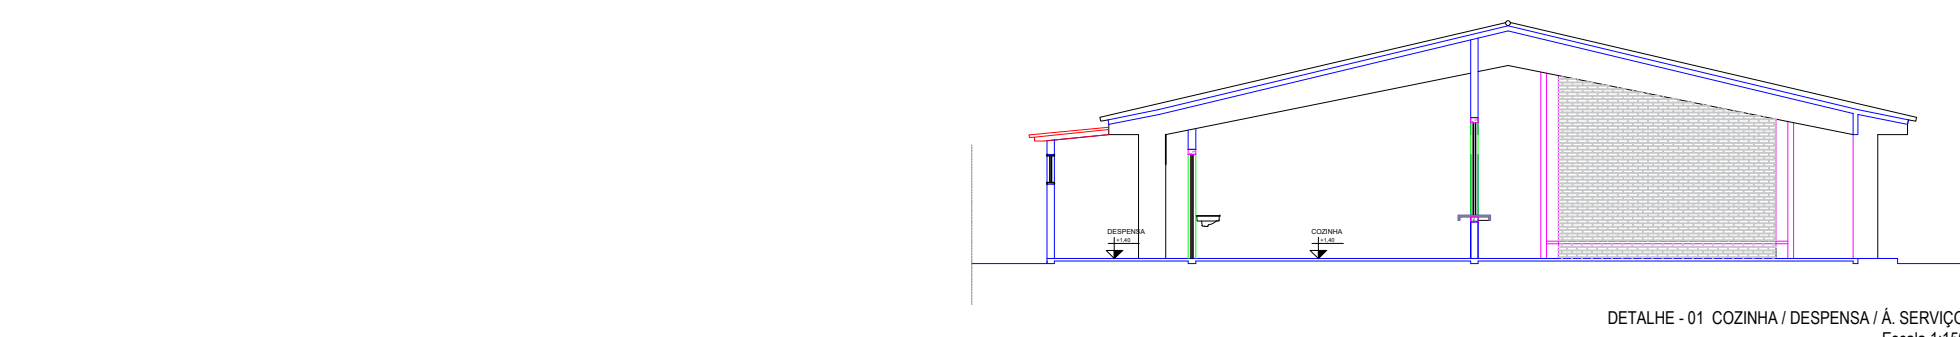

DETALHE - 01 CORNISA DE PROTEÇÃO A SERVIÇO  
Escala 1:100

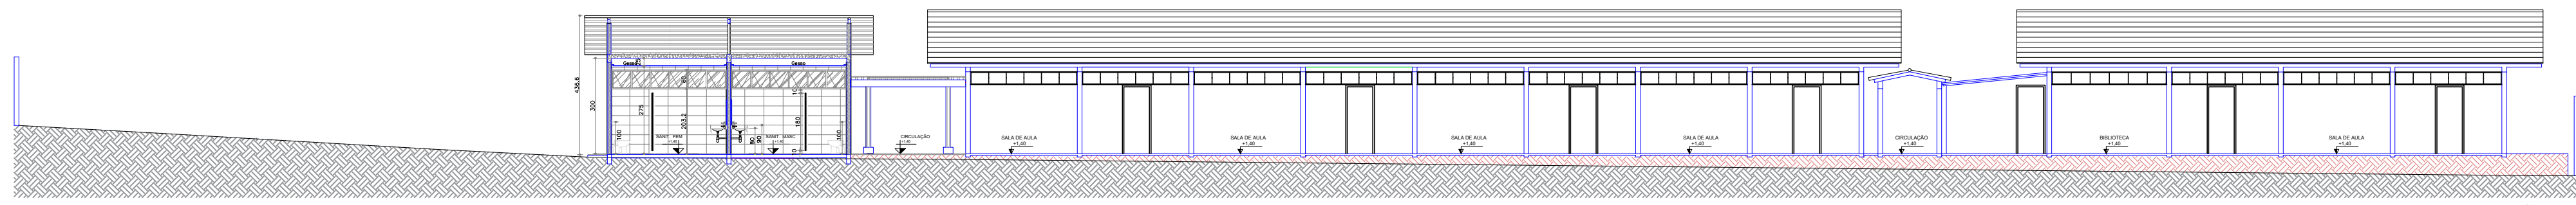

Corte BB  
Escala 1:100



ESTADO DE GOIÁS  
CORPO DE BOMBEIROS MILITAR  
PROCESSO N° 13393524

1. (X) Apreciação inicial do projeto;  
2. ( ) Classificação de Projeto: Processo original nº \_\_\_\_\_  
3. ( ) Com CROD - Processo nº \_\_\_\_\_  
4. ( ) Projeto de Arquivo - Data de conclusão da elaboração: \_\_\_\_/\_\_\_\_/\_\_\_\_  
5. ( ) Projeto de Arquivo - Data de conclusão da elaboração: \_\_\_\_/\_\_\_\_/\_\_\_\_  
6. ( ) Projeto de Arquivo - Data de conclusão da elaboração: \_\_\_\_/\_\_\_\_/\_\_\_\_

ANALISADO E APROVADO  
DIGITALMENTE POR:  

APROVADO DESTINADO AO CROD  
APROVADO DESTINADO AO CROD

Exatidão e QR CODE no lado do acesso a site  
QR CODE no lado do acesso a site  
QR CODE no lado do acesso a site

GERÊNCIA DE PROJETOS E INFRAESTRUTURA  
APROVADO  
TÉCNICO RESPONSÁVEL PELA APROVAÇÃO

COLEGIO ESTADUAL PROFESSORA EVA ASSUNÇÃO

AMPLIAÇÃO/ REFORMA

ENDEREÇO  
AVENIDA LEOPOLDO DE BULHOES, VERA CRUZ II - GOIANIA - GO  
CEP:74493-130

ÁREA DO TERRENO	ÁREA PERMEAB.	ÁREA EXISTENTE	ÁREA A DEMOLIR	ÁREA A CONSTRUIR	ÁREA TOTAL CONSTRUÇÃO
6.518,87m²					2.172,98m²

AUTOR: ENG. CIVIL BRUNO FRANÇA DE SOUZA CREA 1021201380-GO

RT DA OBRA: 

PROPRIETÁRIO: SECRETARIA DE EDUCAÇÃO - CNPJ: 01.488.765/0001-29  
PREPOSTO: SÁBINA SILVA VERA VALENTE - CPF: 041.530.091-64

INCÊNDIO

TIPO DE PROJETO

PLANTA BAIXA - COBERTURA  
DETALHE ISOMETRICO REDE DE HIDRANTE  
FACHADAS

ASSUNTO:

DATA: AGOSTO/2024  
REV. DATA: INDICADA  
REVISÃO: 000  
Nº PROJETO: 1020240236925

REV. DATA: DESCRIÇÃO  
VISTO  
FOLHA: 3/3  
PROJETISTA: BRUNO FRANÇA