


Lista de materiais - Interligações externas		
Esgoto - geral		
Caixas de Passagem		
Caixa de inspeção de esgoto sifonada		
CES- 60x60 cm	20	pc
PVC Esgoto		
Tubo rígido 1" ponta lisa	17,60	m
50 mm - 2"	182,36	m
100 mm - 4"		
Curva 90 curta		
50 mm	2	pc

Legenda	
	Caixa Sifonada
	Caixa Inspeção Esgoto Sifonada
	Caixa de gordura
	Chuveiro Residencial
	Curva 45 Longa para Esgoto Sanitário
	Curva 45 Longa para Esgoto Sanitário - sobre
	Jogo 45
	Junção simples
	Lavatório Residencial com sifão
	Pia de Cozinha Industrial - Lavagem de panelas com Sifão
	Ramais de Ventilação
	Tanque de Lavar Roupas DN 40mm
	Vase Sanitário c/ J90°

Legenda	
	Coluna de Ventilação
	Diâmetro da Tubulação
	Tubulação - Esgoto

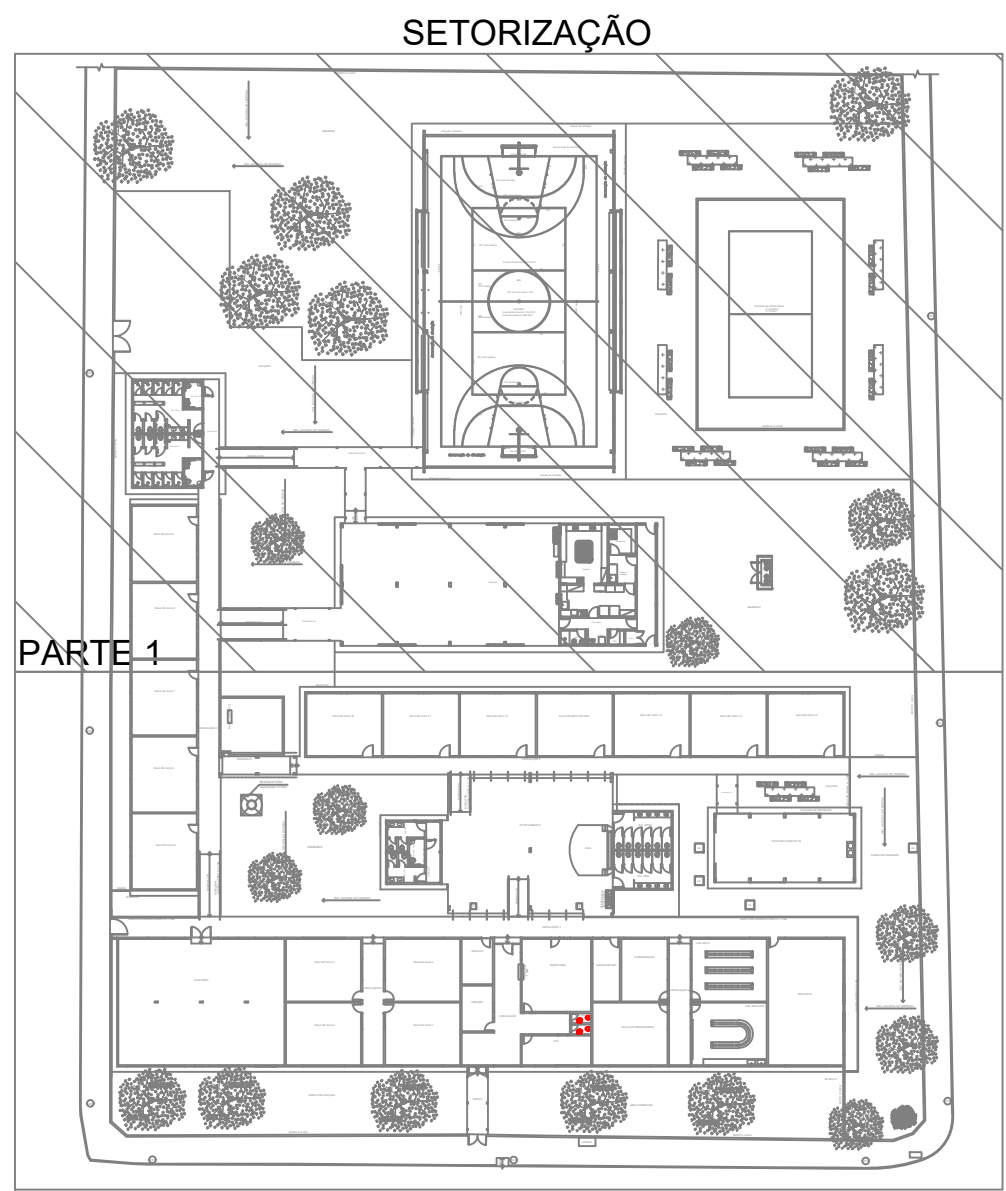

#### ESPECIFICAÇÕES E REFERÊNCIAS PROJETO SANITÁRIO

- 01 - A EXTREMIDADE ABERTA DE UM TUBO VENTILADOR PRIMÁRIO OU COLUNA DE VENTILAÇÃO DEVE SER PROVIDA DE TERMINAL TIPO CHAMINE, TÊ OU OUTRO DISPOSITIVO QUE IMPEÇA A ENTRADA DAS ÁGUAS PLUVIAIS DIRETAMENTE AO TUBO DE VENTILAÇÃO;
- 02 - TODA TUBULAÇÃO DE VENTILAÇÃO DEVE SER INSTALADA COM ACLIVE MÍNIMO DE 1%, DE MODO QUE QUALQUER LÍQUIDO QUE PORVENTURA NELA VENHA A INGRESSAR POSSA ESCOAR;
- 03 - O TERMINAL DE VENTILAÇÃO DEVERÁ TRANSPASSAR UMA ALTURA ≥ 30 CM. DEVEDO PROCEDER O FLUXO NA "ONDULAÇÃO" DA TELHA E DEVERÁ SER VEDADO COM FITA AUTOadesIVA PARA VEDAÇÃO DE TELHADO;
- 04 - A NBR 8160 RECOMENDA A DECLIVIDADE MÍNIMA DE 2% PARA TUBULAÇÕES COM DIÂMETRO NOMINAL IGUAL OU INFERIOR A 75 E 1% PARA TUBULAÇÕES COM DIÂMETRO NOMINAL IGUAL OU SUPERIOR A 100;
- 05 - AS MUDANÇAS DE DIREÇÃO NOS TRECHOS HORIZONTAIS DEVEM SER FEITAS COM PEÇAS COM ÂNGULO CENTRAL IGUAL OU INFERIOR A 45° E HORIZONTAL PARA VERTICAL DEVEM SER EXECUTADAS COM PEÇAS COM ÂNGULO CENTRAL IGUAL OU INFERIOR A 90°.



GERÊNCIA DE PROJETOS E INFRAESTRUTURA  
APROVADO \_\_\_\_\_  
TÉCNICO RESPONSÁVEL PELA APROVAÇÃO \_\_\_\_\_

## CEPI CRUZEIRO DO SUL

### AMPLIAÇÃO E REFORMA

ENDEREÇO  
AV. DAS ROSAS QD. 03 S/N, CRUZEIRO DO SUL -  
APARECIDA DE GOIÂNIA

ÁREA DO TERRENO	ÁREA PERMEAB.	ÁREA EXISTENTE	ÁREA A DEMOLIR	ÁREA A CONSTRUIR	ÁREA TOTAL CONSTRUÇÃO
Idem ARQ 1	Idem ARQ 1	Idem ARQ 1	---	Idem ARQ 1	Idem ARQ 1

AUTOR: CARLOS ALBERTO DIAS JUNIOR | CREA-SP: 56624149/0

RT DA OBRA:

PROPRIETÁRIO: SECRETARIA DE ESTADO DA EDUCAÇÃO CNPJ: 01.409.705/0001-30  
PREPOSTO: SABRINA SILVA VIEIRA VALENTE CPF: 041.530.091-64

## HIDROSSANITÁRIO

TIPO DE PROJETO

PLANTA BAIXA IMPLANTAÇÃO GERAL - PROJETO SANITÁRIO - PARTE 1  
DETALHES / LEGENDAS

ASSUNTO:

DATA: MARÇO/2024 ESCALA: INDICADA REVISÃO: 000 Nº PRATARI:

REV.	DATA	DESCRIÇÃO	VISTO

1/13

FOLHA

PLANTA BAIXA - IMPLANTAÇÃO GERAL - PROJETO SANITÁRIO - PARTE 1  
ESCALA: 1:100

