


PLANTA BAIXA - PROJETO HIDRÁULICO - WC'S
ESCALA: 1/50


Legenda - TERREO	
	Registro bruto gaveta ABNT c/PVC soldável
	Válvula de descarga c/PVC soldável

Legenda das indicações - TERREO	
LV	Lavatório com joelho de 90° - 25 mm - 1/2"
TJ	Torneira de uso geral com joelho 90° - 25 mm x 3/4"
VD	Válvula de descarga c/PVC soldável - 1.1/2"
VS	Vaso Sanitário com válvula de descarga - 1.1/2"

Lista de materiais - TERREO	
Água fria	
Aparelho	
Torneira de Jardim	2 pç
25 mm x 3/4"	
Torneira de lavatório	8 pç
25 mm - 1/2"	
Vaso Sanitário p/ Válvula de Descarga de 1 1/2"	12 pç
40mm - 1 1/2"	
Metais	
Registro de gaveta bruto ABNT	1 pç
1"	
1.1/2"	3 pç
Válvula de descarga baixa pressão	12 pç
1.1/2"	
PVC Acessórios	
Bolsa de ligação p/ vaso sanitário	12 pç
1.1/2"	
Engate flexível plástico	8 pç
1/2 - 30cm	
Tubo de descarga VDE:	12 pç
38 mm	
Tubo de ligação latão cromado c/ canopla p/ vaso Sa.	12 pç
38 mm	
PVC rígido soldável	
Adapt sold curto c/bolsa-rosca p registro	2 pç
32 mm - 1"	
50 mm - 1.1/2"	18 pç
Bucha de redução sold. longa	1 pç
50 mm - 32 mm	
Curva 90 soldável	2 pç
25 mm	
32 mm	2 pç
50 mm	21 pç
Joelho de redução 90 soldável	1 pç
32 mm - 25 mm	
Tubos	
25 mm	9.25 m
32 mm	11.05 m
50 mm	56.60 m
Tê 90 soldável	8 pç
25 mm	
50 mm	10 pç
Tê de redução 90 soldável	1 pç
50 mm - 25 mm	
PVC soldável azul c/ bucha latão	
Joelho 90° soldável com bucha de latão	2 pç
25 mm - 3/4"	
Joelho de redução 90° soldável com bucha de latão	8 pç
25 mm- 1/2"	

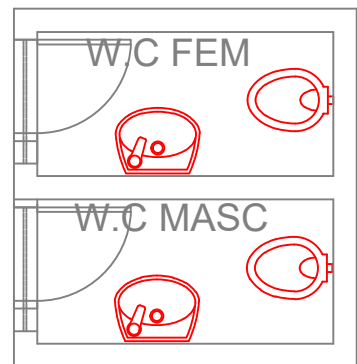


Lista de materiais - TERREO	
Água fria	
Aparelho	
Torneira de lavatório	2 pç
25 mm - 1/2"	
Vaso Sanitário p/ Válvula de Descarga de 1 1/2"	2 pç
40mm - 1 1/2"	

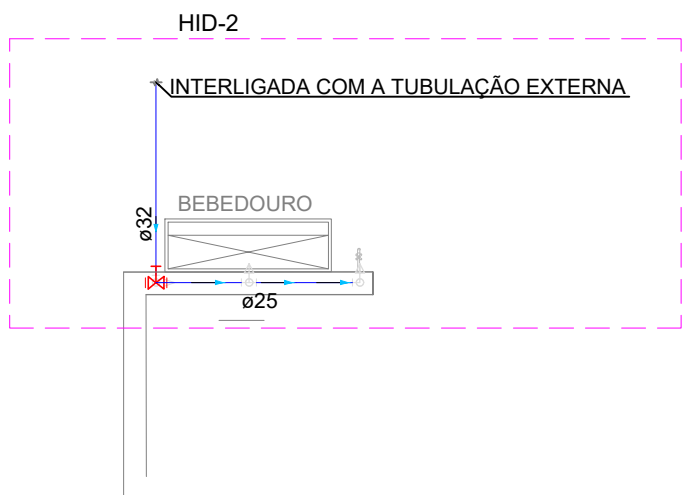

PLANTA BAIXA - PROJETO HIDRÁULICO - BEBEDOURO
ESCALA: 1/50


Lista de materiais	
Água fria	
Aparelho	
Bebedouro	1 pç
25mmx 1/2"	
Torneira de Jardim	1 pç
25 mm x 3/4"	
Metais	
Registro de gaveta bruto ABNT	1 pç
1"	
PVC Acessórios	
Engate flexível plástico	1 pç
1/2 - 30cm	
PVC rígido soldável	
Adapt sold curto c/bolsa-rosca p registro	2 pç
32 mm - 1"	
Curva 90 soldável	1 pç
25 mm	
32 mm	1 pç
Joelho de redução 90 soldável	1 pç
32 mm - 25 mm	
Tubos	
25 mm	2.98 m
32 mm	3.77 m
Tê 90 soldável	1 pç
25 mm	
PVC soldável azul c/ bucha latão	
Joelho 90° soldável com bucha de latão	1 pç
25 mm - 3/4"	
Joelho de redução 90° soldável com bucha de latão	1 pç
25 mm- 1/2"	

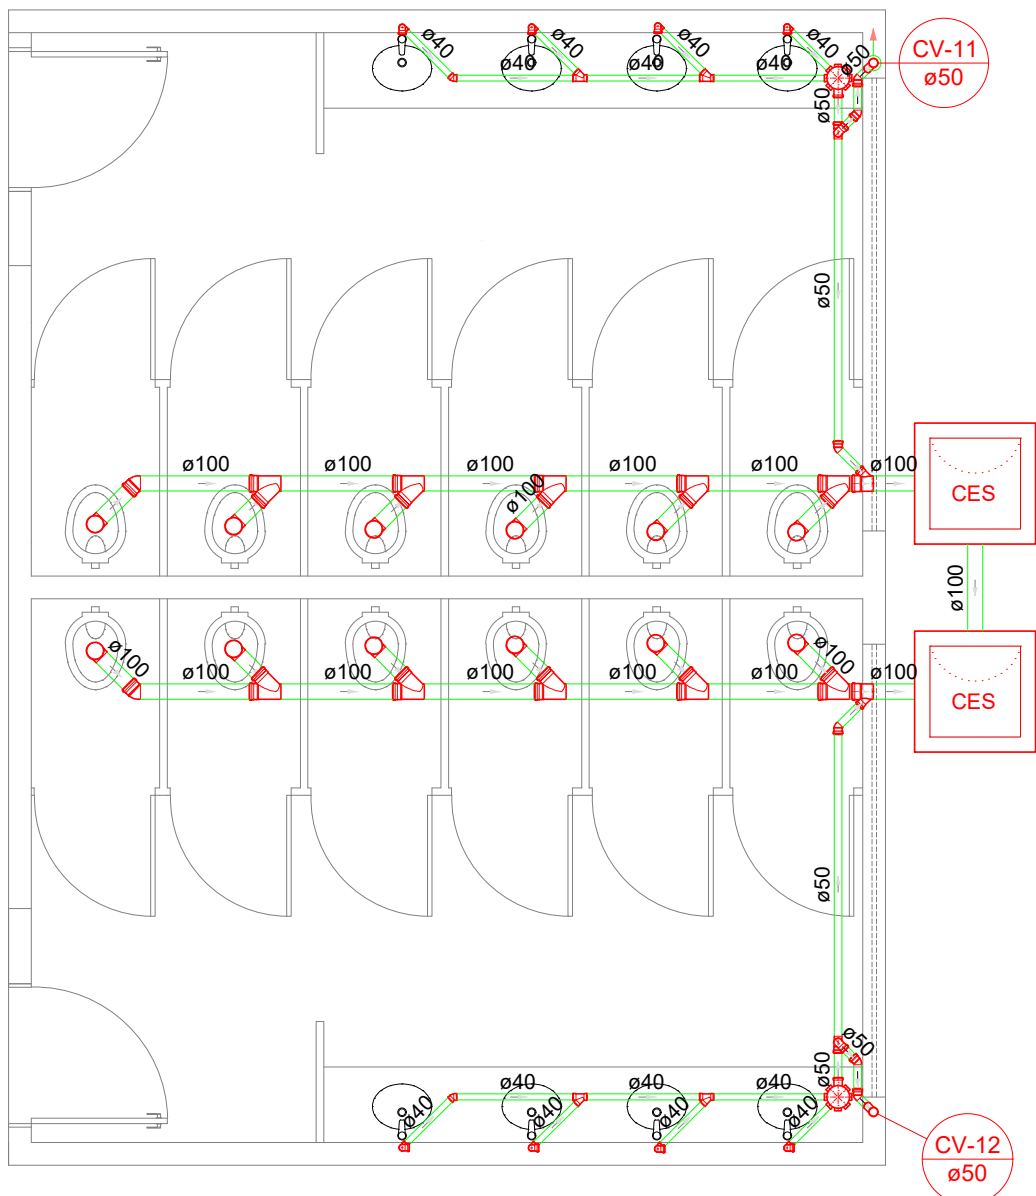

PLANTA BAIXA - PROJETO SANITÁRIO - WC'S
ESCALA: 1/50

Legenda - TERREO	
	Caixa Sifonada
	Caixas Inspeção Esgoto Sifonada
	Curva 45 Longa para Esgoto Sanitário- sobe
	Joelho 45
	Junção simples
	Lavatório de Uso Geral
	Ramais de Ventilação
	Vaso Sanitário c/ J90°

Lista de materiais - TERREO	
Esgoto	
Caixas de Passagem	
Caixa de inspeção de esgoto sifonada	2 pç
CES- 60x60 cm	
PVC Acessórios	
Caixa sifonada	2 pç
150x150x50	
Sifão de copo p/ pia e lavatório	8 pç
1" - 1.1/2"	
Válvula p/ lavatório e tanque	8 pç
1"	
PVC Esgoto	
Curva 90 curta	8 pç
40 mm	
Joelho 45	2 pç
100 mm	2 pç
40 mm	2 pç
50 mm	2 pç
Joelho 90	12 pç
100 mm	
Joelho 90 c/anel p/ esgoto secundário	8 pç
40 mm - 1.1/2"	
Junção simples	2 pç
100 mm - 50 mm	10 pç
100 mm- 100 mm	4 pç
40 mm x 40 mm	
Tubo rígido c/ ponta lisa	10.80 m
100 mm - 4"	
40 mm	13.40 m
50 mm - 2"	4.90 m
Ventilação	
PVC Esgoto	
Curva 45 longa	2 pç
50 mm	
Joelho 45	4 pç
50 mm	
Joelho 90	2 pç
50 mm	
Tubo rígido c/ ponta lisa	9.60 m
50 mm - 2"	
Tê sanitário	2 pç
50 mm - 50 mm	

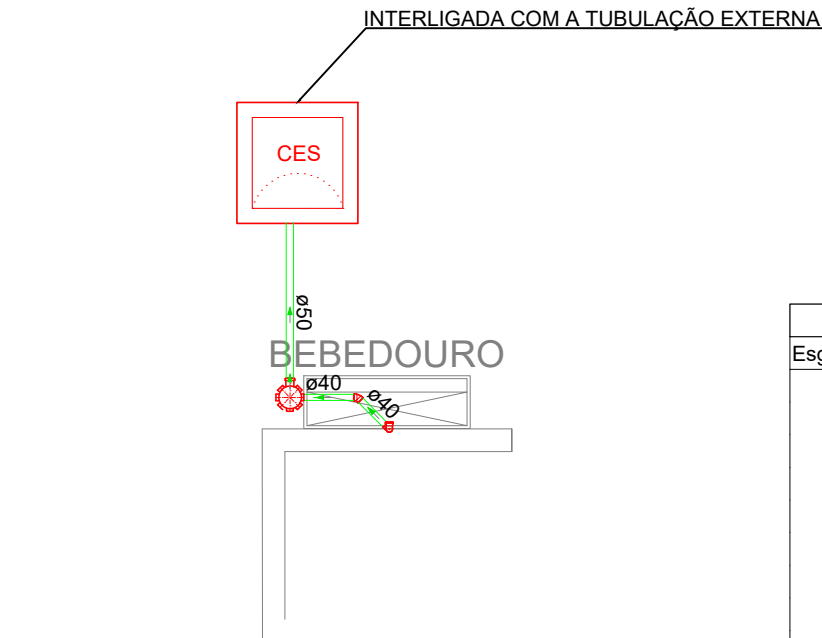

Legenda	
	Bebedouro
	Caixa Sifonada
	Caixas Inspeção Esgoto Sifonada
	Curva 45 Longa para Esgoto Sanitário- sobe
	Joelho 45
	Ramais de Ventilação

Legenda	
	Coluna de Ventilação
	Diâmetro da Tubulação
	Tubulação - Esgoto

Lista de materiais	
Esgoto	
Caixas de Passagem	
Caixa de inspeção de esgoto sifonada	1 pç
CES- 60x60 cm	
PVC Acessórios	
Caixa sifonada	1 pç
150x150x50	
PVC Esgoto	
Curva 90 curta	1 pç
40 mm	
Joelho 45	1 pç
Joelho 90 c/anel p/ esgoto secundário	1 pç
40 mm - 1.1/2"	
Tubo rígido c/ ponta lisa	1.25 m
40 mm	0.22 m
50 mm - 2"	

PLANTA BAIXA - PROJETO SANITÁRIO - BEBEDOURO
ESCALA: 1/50



GERÊNCIA DE PROJETOS E INFRAESTRUTURA
APROVADO _____
TECNICO RESPONSÁVEL PELA APROVAÇÃO

CEPI CRUZEIRO DO SUL

AMPLIAÇÃO E REFORMA

ENDEREÇO
AV. DAS ROSAS QD. 03 S/N, CRUZEIRO DO SUL -
APARECIDA DE GOIÂNIA

ÁREA DO TERRENO	ÁREA PERMEAB.	ÁREA EXISTENTE	ÁREA A DEMOLIR	ÁREA A CONSTRUIR	ÁREA TOTAL CONSTRUÇÃO
Idem ARQ 1	Idem ARQ 1	Idem ARQ 1	—	Idem ARQ 1	Idem ARQ 1

AUTOR: CARLOS ALBERTO DIAS JUNIOR | CREA-SP: 5062414910

RT DA OBRA:

PROPRIETÁRIO: SECRETARIA DE ESTADO DA EDUCAÇÃO CNPJ: 01.409.705.0001-20
PREPOSTO: SABRINA SILVA VIEIRA VALENTE CPF: 041.530.091-64

HIDROSSANITÁRIO

TIPO DE PROJETO

PLANTA BAIXA PROJETO SANITÁRIO - WC'S E BEBEDOURO
PLANTA BAIXA PROJETO HIDRÁULICO - WC'S E BEBEDOURO
DETALHES / LEGENDAS

ASSUNTO:

DATA: MARÇO/2024
ESCALA: INDICADA
REVISÃO: 000
Nº RRT/ART: _____

REV.	DATA	DESCRIÇÃO	VISTO

9/13

FOLHA: