



PLANTA BAIXA - PAVIMENTO TERREO AGUA FRIA
ESCALA 1:150

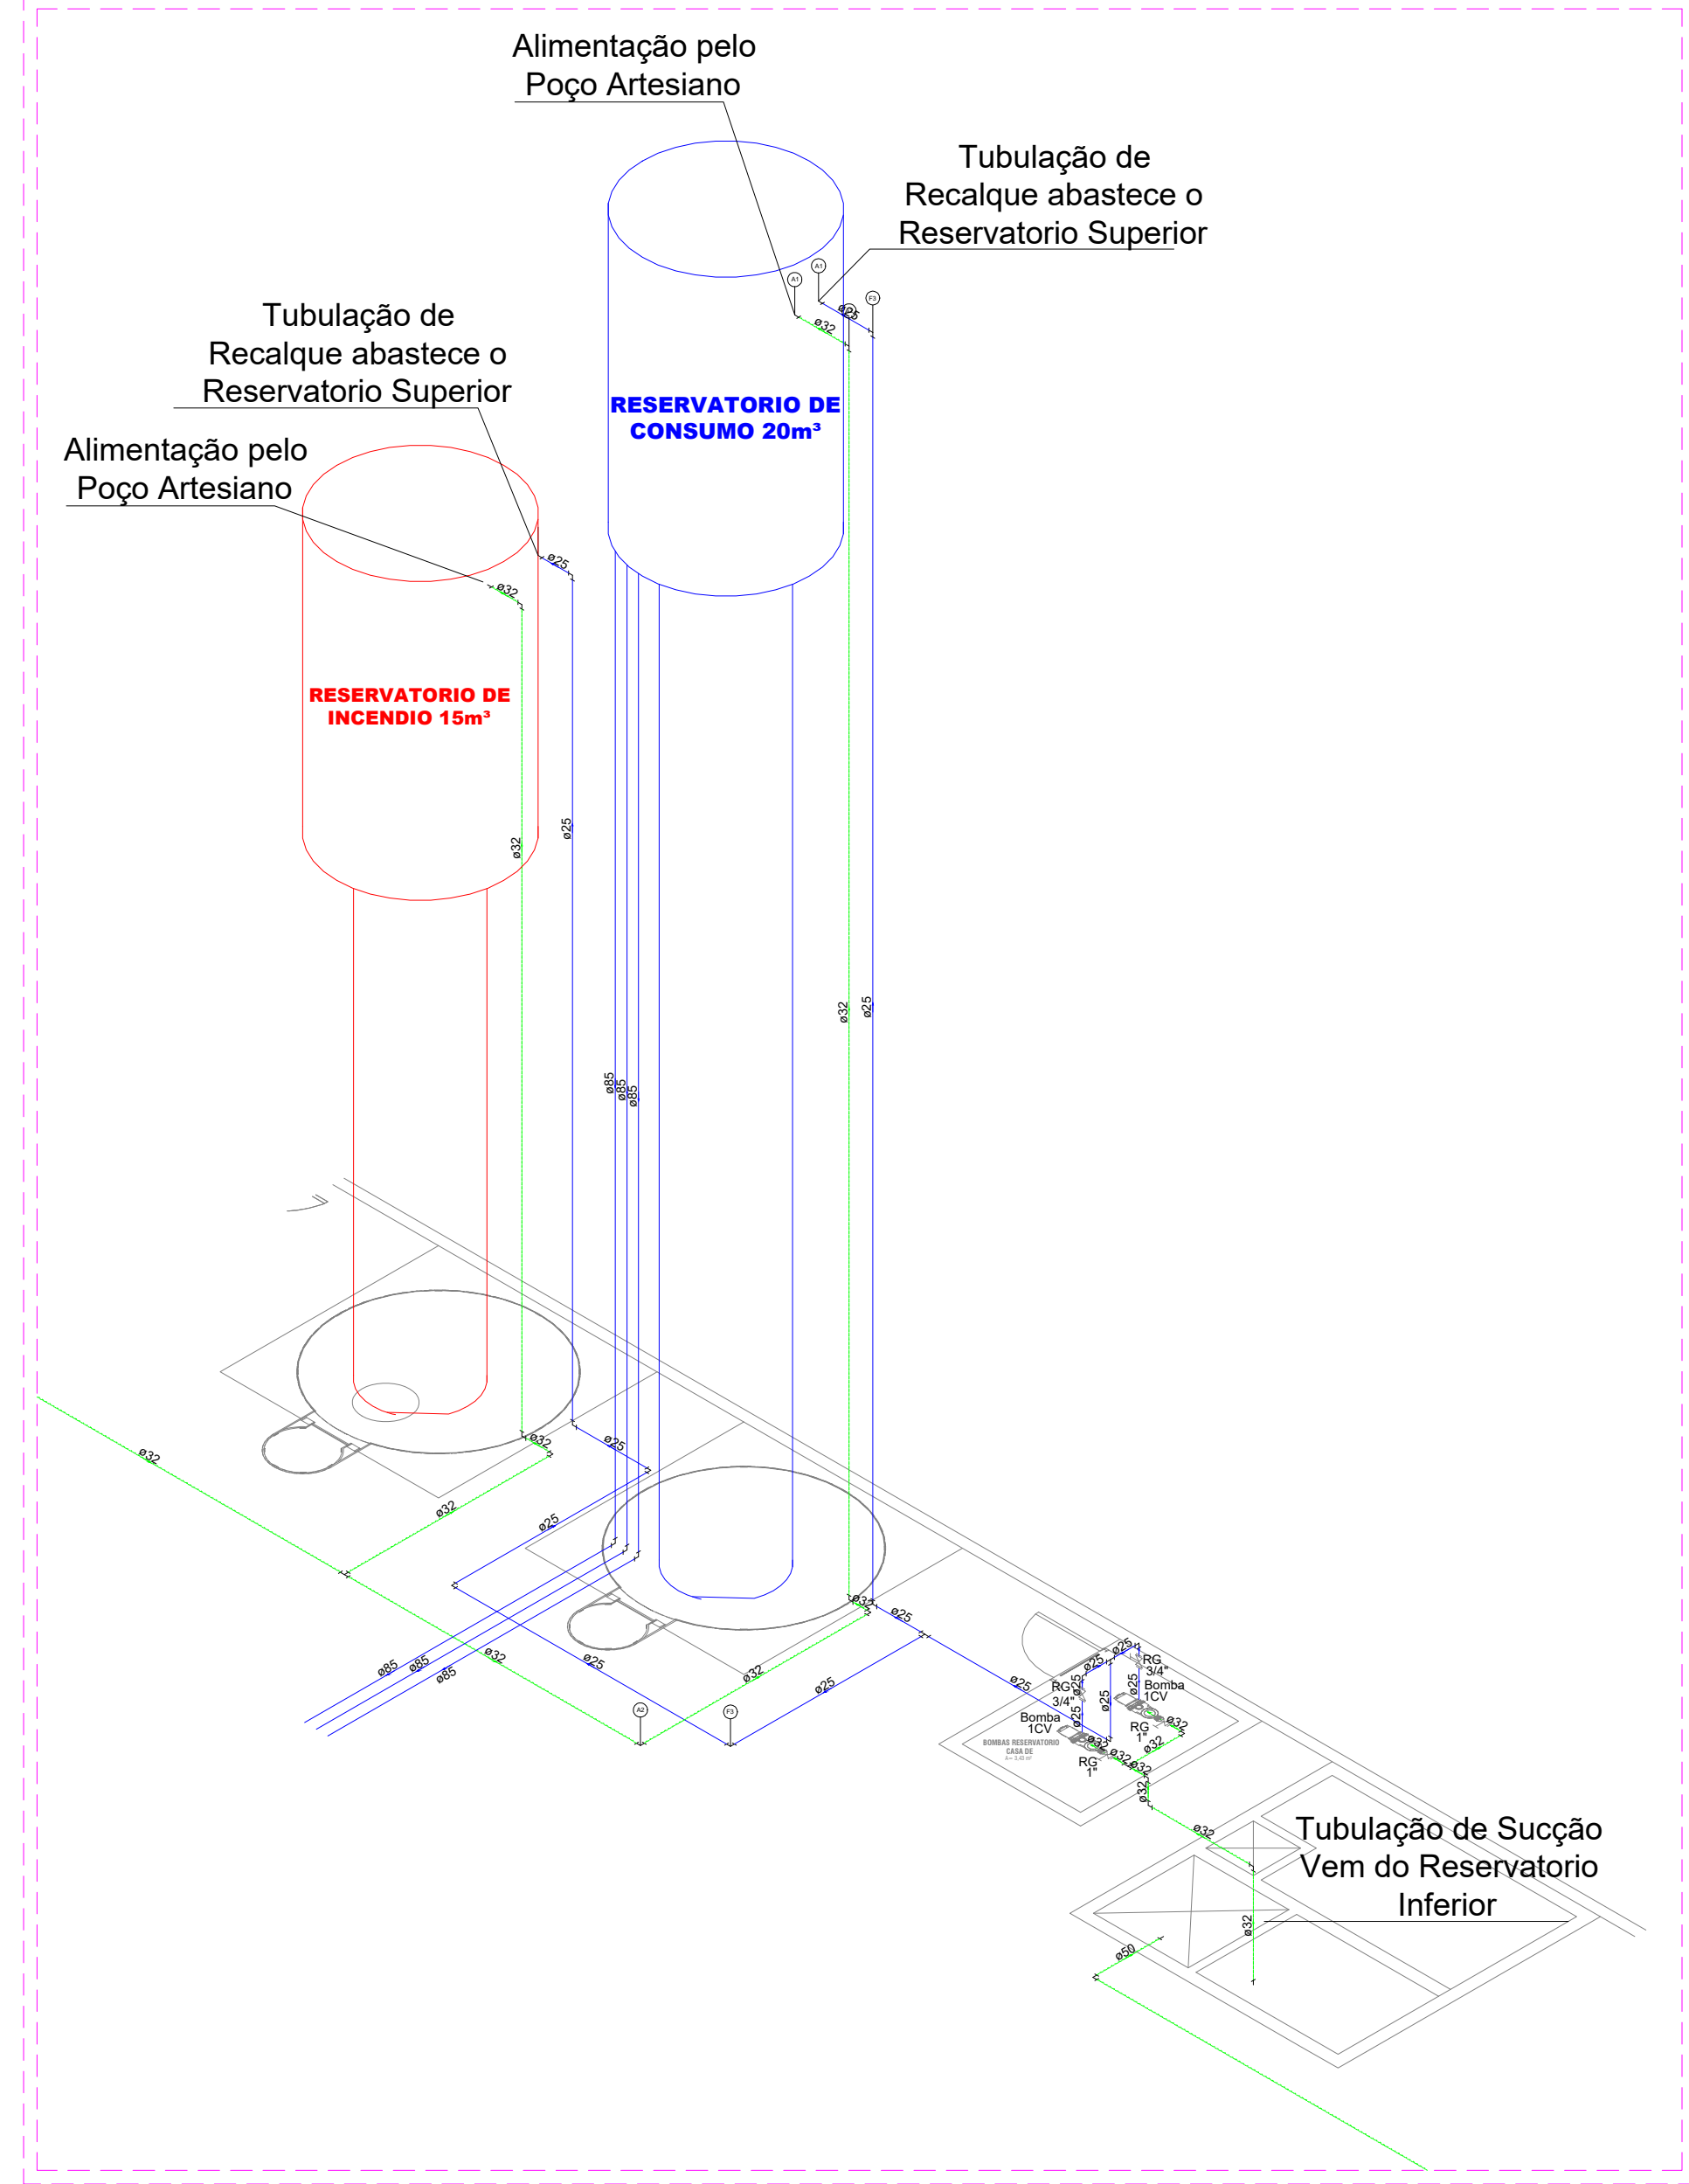


DETALHE ISOMETRICO DAS CAIXAS D'AGUA
ESCALA 1:75

LEGENDA

- DH DUCHA HIGIENICA
- CH CHUVEIRO
- DH DUCHA HIGIÊNICA
- BE FILTRO
- LV LAVATÓRIO
- MLL MÁQUINA DE LAVAR LOUÇA
- MLR MÁQUINA DE LAVAR ROUPA
- PIA PIA
- RG REGISTRO DE GAVETA
- RP REGISTRO DE PRESSÃO
- TJ TORNEIRA DE JARDIM
- TLR TANQUE DE LAVAR ROUPA
- TUBULAÇÃO DE ÁGUA FRIA
- TUBULAÇÃO DE ALIMENTAÇÃO

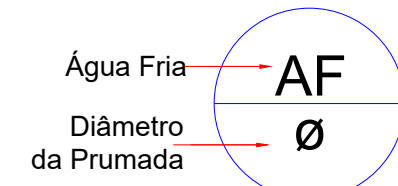

COLONA DE ÁGUA FRIA

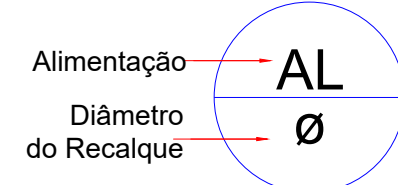

COLONA DE ALIMENTAÇÃO



ESTADO DE GOIÁS
SECRETARIA DE ESTADO DA EDUCAÇÃO
SUPERINTENDÊNCIA DE INFRAESTRUTURA
GERÊNCIA DE PROJETOS E INFRAESTRUTURA

GERÊNCIA DE PROJETOS E INFRAESTRUTURA
APPROVADO _____
TÉCNICO RESPONSÁVEL PELA APROVAÇÃO

CE RESIDENCIAL ALPHAVILLE - SEC XXI

CONSTRUÇÃO DE ESCOLA PADRAO SEC XXI

ENDEREÇO: AVENIDA ALPHAVILLE - LOTEAMENTO ALPHAVILLE - ST SIGMA -
DIST. CAMPOS LINDOS - CRISTALINA GO CEP: 73850-000

ÁREA DO TERRENO	ÁREA PERMEAB.	ÁREA EXISTENTE	ÁREA A DEMOLIR	ÁREA A CONSTRUIR	ÁREA TOTAL CONSTRUÇÃO
8.000,00m²					3.208,69m²

AUTOR: ENG CIVIL BRUNO FRANÇA DE MOURA - CREA: 1021209159D-GO

PROPRIETÁRIO: SECRETARIA DE ESTADO DA EDUCAÇÃO - CNPJ: 01.459.709.0001-20
PROPOSTO: SABRINA SILVA VIEIRA VALENTE - CPF: 041.520.991-64

HIDROSSANITÁRIO

TIPO DE PROJETO: PLANTA BAIXA - PAVIMENTO TERREO AGUA FRIA

DETALHE ISOMETRICO DAS CAIXAS D'AGUA

LEGENDAS:

— ASSUNTO: —

— DATA: OUTUBRO/2025 — ESCALA: INDICADA — REVISÃO: 000 — Nº PRÉ-ART: —

REV. DATA DESCRIÇÃO VISTO

2/3

FOLHA

PROJETISTA

BRUNO FRANÇA