



Planta baixa - Instalação de Gás
Escala 1:100

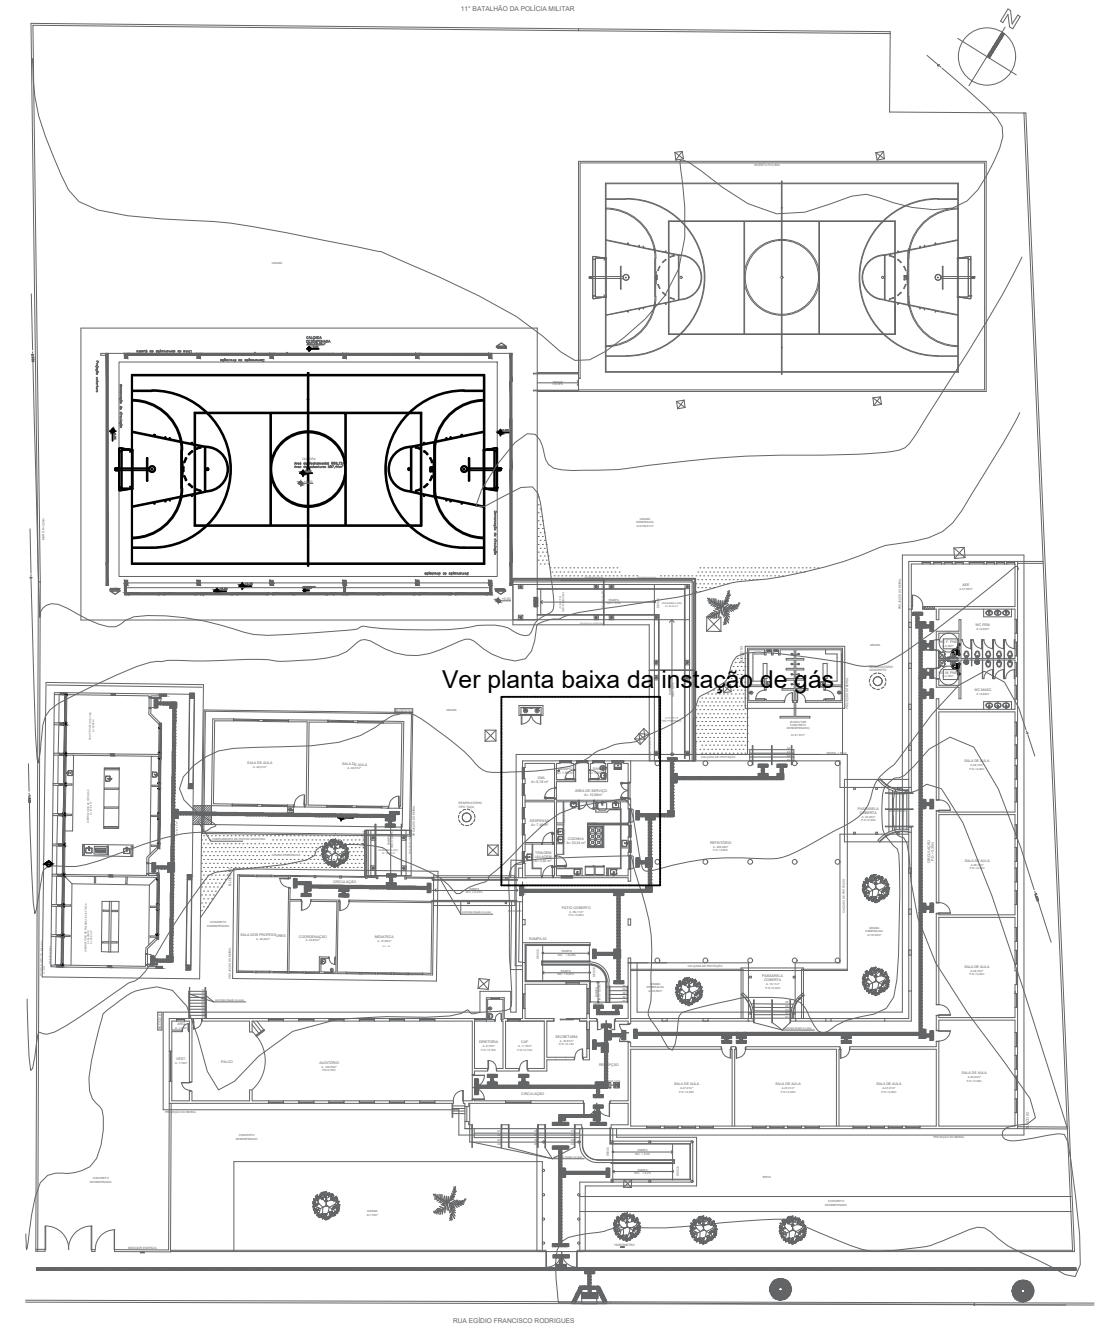

Planta de situação - Instalação de Gás
Escala 1:600

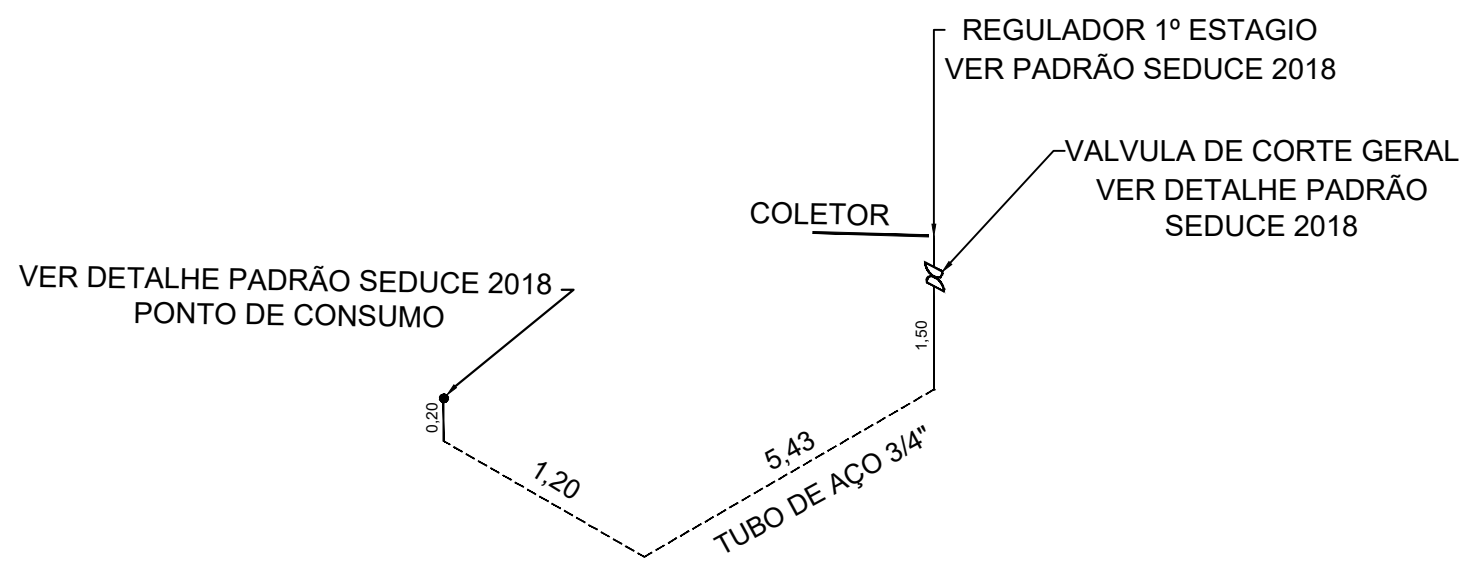

CODIGO	SÍMBOLO	SIGNIFICADO	FORMA E COR	APLICAÇÃO
1		Proibido fumar	Símbolo: Circular Fundo: branco Pictograma: preto Faixa circular e barra diametral: vermelhas	Todo local onde o fumo possa aumentar o risco de incêndio
6		Cuidado, Risco de Incêndio	Símbolo: Triangular Fundo: amarelo Pictograma: preto Faixa triangular: preto	Proximo a materiais ou áreas com presença de produtos altamente inflamável

REDE PRIMARIA = ENTRE REGULADORES DE 1º E 2º ESTAGIO = 150 kPa
REDE SECUNDARIA - APOS O REGULADORES DE 2º ESTAGIO = 5kPa

- PONTO DE SUBIDA
- PONTO DE DECIDA
- ➔ PONTO DE CONSUMO
- TUBULAÇÃO APARENTE (VAPOR)
- - - TUBULAÇÃO ENTERRADA (VAPOR)

 ESTADO DE GOIÁS SECRETARIA DE EDUCAÇÃO SUPERINTENDÊNCIA DE INFRAESTRUTURA GERÊNCIA DE PROJETOS E INFRAESTRUTURA		MUNICÍPIO: POSSE ESCOLA: COLEGIO ESTADUAL MÃE BELA ENDEREÇO: RUA RAMIRO VIEIRA DE MELO, SEM N°, SETOR MÃE BELA		
Projeto: GÁS CANALIZADO		AUTOR: JOÃO PEDRO MOREIRA PIRES - ARQUITETO E URBANISTA - CAU: A187684-8 - RRT: 16049053 PROPRIETÁRIO: SECRETARIA DE ESTADO DA EDUCAÇÃO CNPJ: 01.409.705.0001-20 PREPOSTO: SABRINA SILVA VIEIRA VALENTE CPF: 041.530.091-64		
Área terreno: 11.179,77M2	Descrição: Instalação do Gás Canalizado Composta por 2- P45	Área a construir: 3.377,37M2	Data: 16/09/2025	Prancha: 01/01